


PLANIMETRIA GENERALE PIANO TERRA
QUOTA PAVIMENTO


Scala 1 : 50

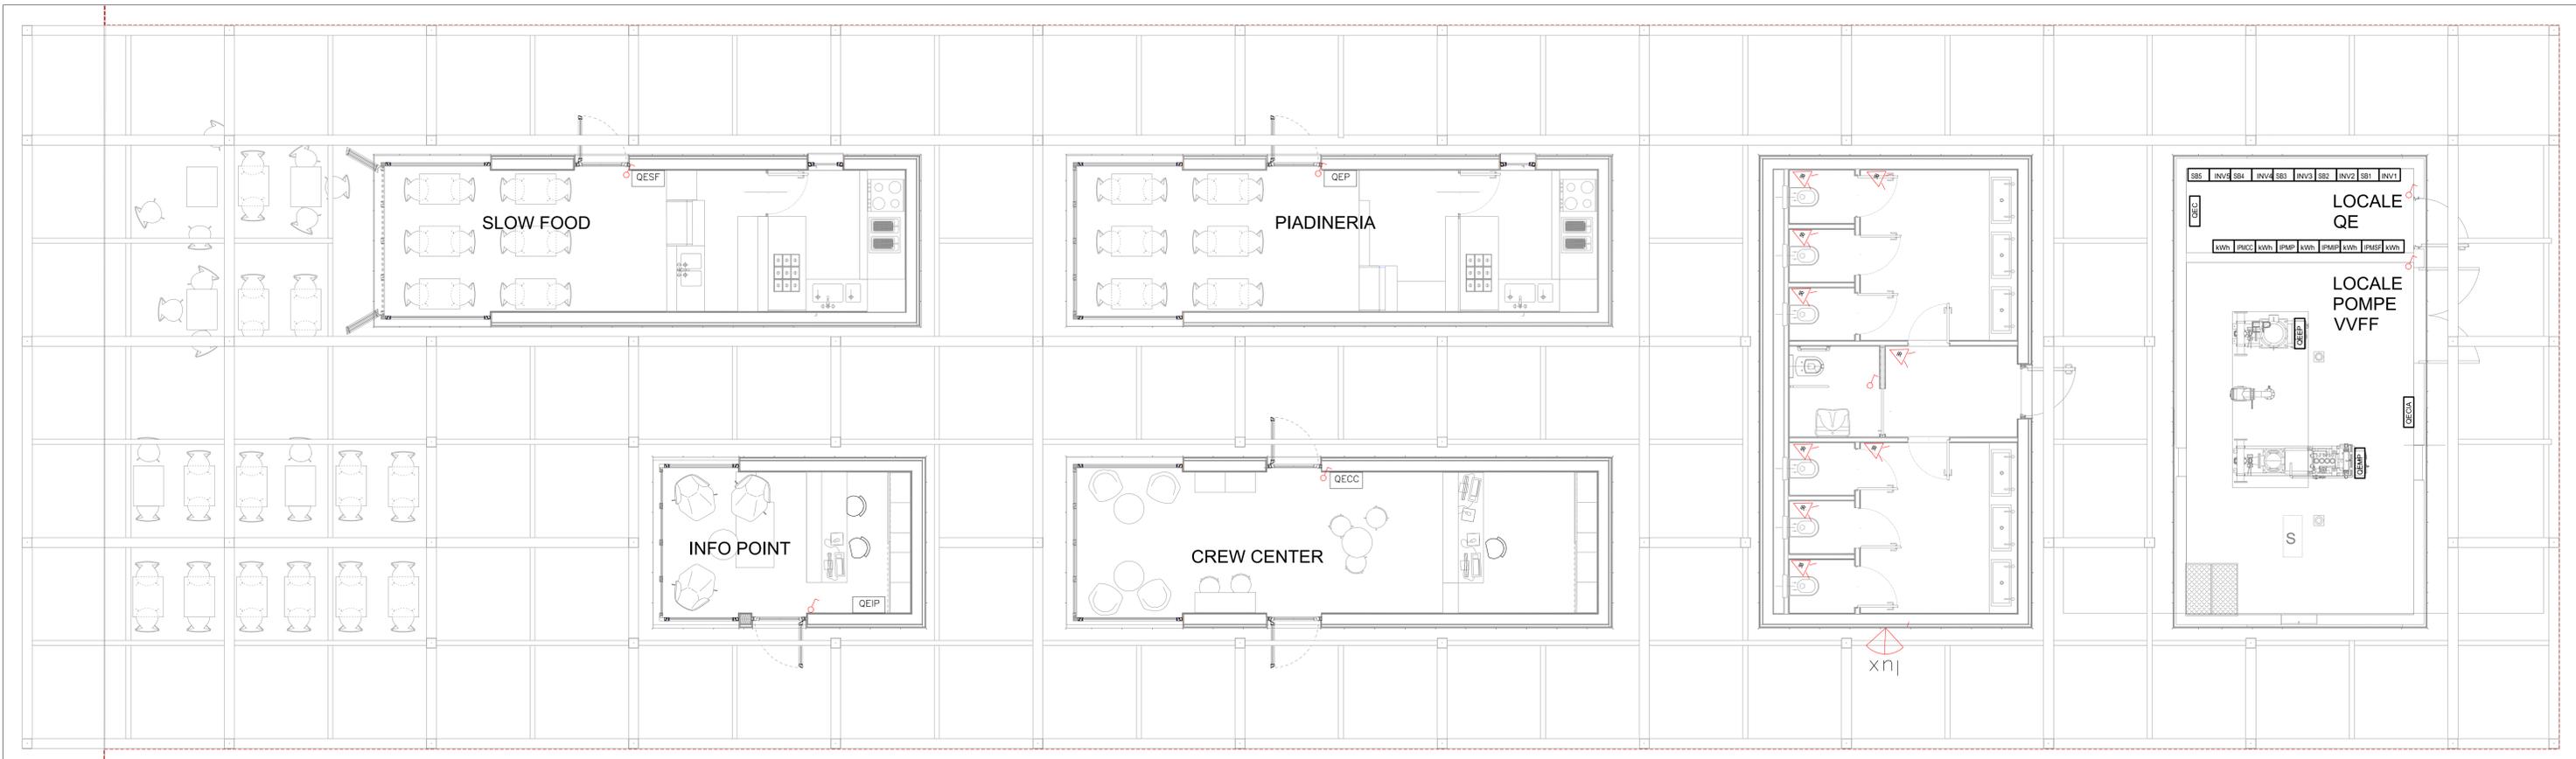

LEGENDA SIMBOLI


Simbolo	Descrizione
kWh	Contatore Ente Fornitore
QESF	Quadro elettrico Slow Food
QEP	Quadro elettrico piadineria
QECC	Quadro elettrico Crew Center
QEIP	Quadro elettrico Info Point
IPMP	Interruttore protezione montante Slow Food
IPMP	Interruttore protezione montante Piadineria
IPMCC	Interruttore protezione montante Crew Center
IPMP	Interruttore protezione montante Info Point
INx	Inverter x
SBx	String Box x
QEC	Quadro elettrico "condominiale" Volumi Commerciali
QEEP	Quadro elettrico Elettropompa
QEMP	Quadro elettrico Motopompa
QECIA	Quadro elettrico Centrale Idrica Antincendio
⊠	Sensore di presenza comando luce
⊞	Interruttore unipolare comando luce
⊞ LUX	Interruttore crepuscolare comando luce

TIPICO QUOTE INSTALLATIVE

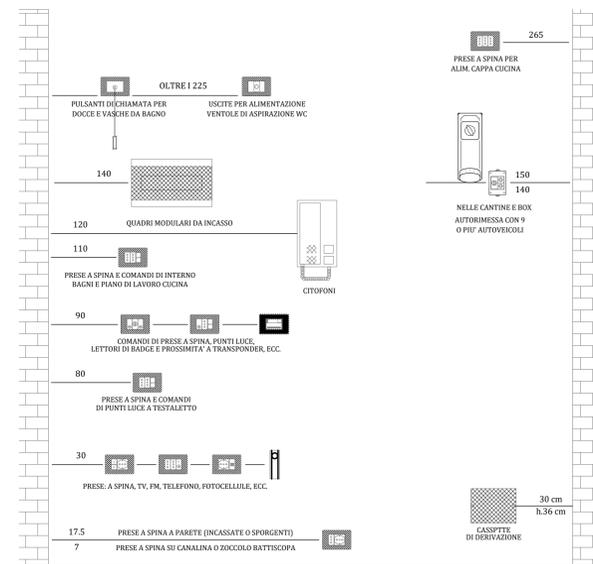

NOTA: Tutte le apparecchiature devono essere installate ad una distanza minima di 10 cm da qualsiasi serramento finito (porta o finestra) e dai vigili delle pareti dei locali.
Le quote indicate (cm) sono riferite alle mezzette, salvo diversa indicazione, ed a quota pavimento finito.

ZONE DI RISPETTO BAGNI

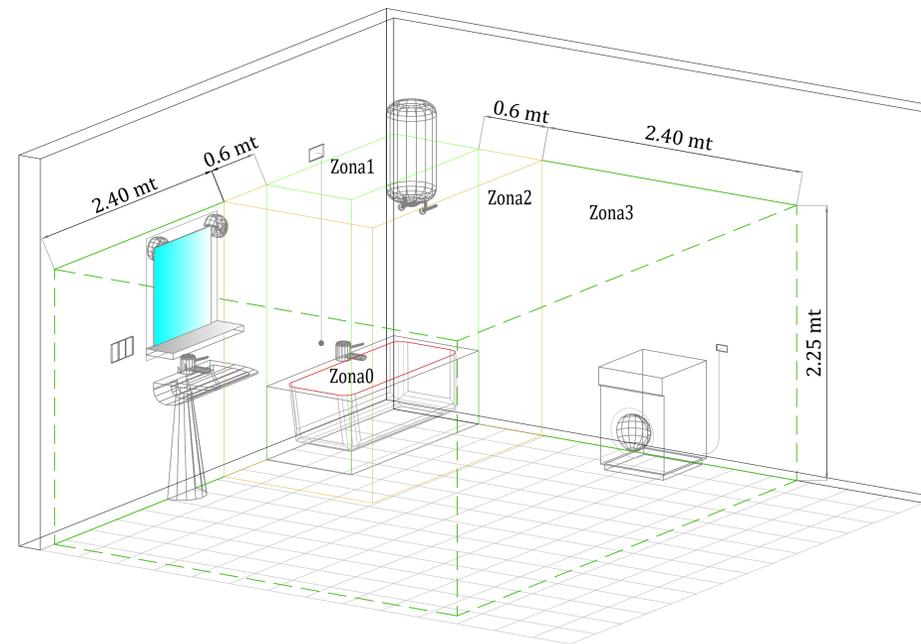

COMUNE DI RAVENNA
CONCESSIONE MEDIANTE PROJECT FINANCING DEL SERVIZIO DI ASSISTENZA PASSEGGIERI E DI STAZIONE MARITTIMA NEL PORTO DI RAVENNA, NONCHÉ DELLE AREE PER LA REALIZZAZIONE E GESTIONE DELLA NUOVA STAZIONE MARITTIMA E DEGLI ALTRI BENI STRUMENTALI E/O COMPLEMENTARI ALLA PRESTAZIONE DEL SUDDETTO SERVIZIO DA REALIZZARE SULLA BANCHINA CROCIERE PORTO CORSINI (RA) E AREE DEMANIALI ADIACENTI.

PROGETTO ESECUTIVO

Team Progettisti
RCCP

AF571 ALFONSO FEMIA (RELIER)

RINA CONSULTING SPA

Responsabile progettazione prevenzione incendi

Responsabile progettazione impiantistica strutturale

Responsabile progettazione impiantistica elettrica

Responsabile progettazione impiantistica idraulica

Responsabile progettazione impiantistica impiantistica

Responsabile progettazione impiantistica impiantistica

Responsabile progettazione impiantistica impiantistica

L'UTILIZZAZIONE E LA RIPRODUZIONE DEL PRESENTE DOCUMENTO SONO RISERVATE A NORMA DI LEGGE