



PLANIMETRIA PIANO TERRA TERMINAL 2/2

Scala 1 : 100

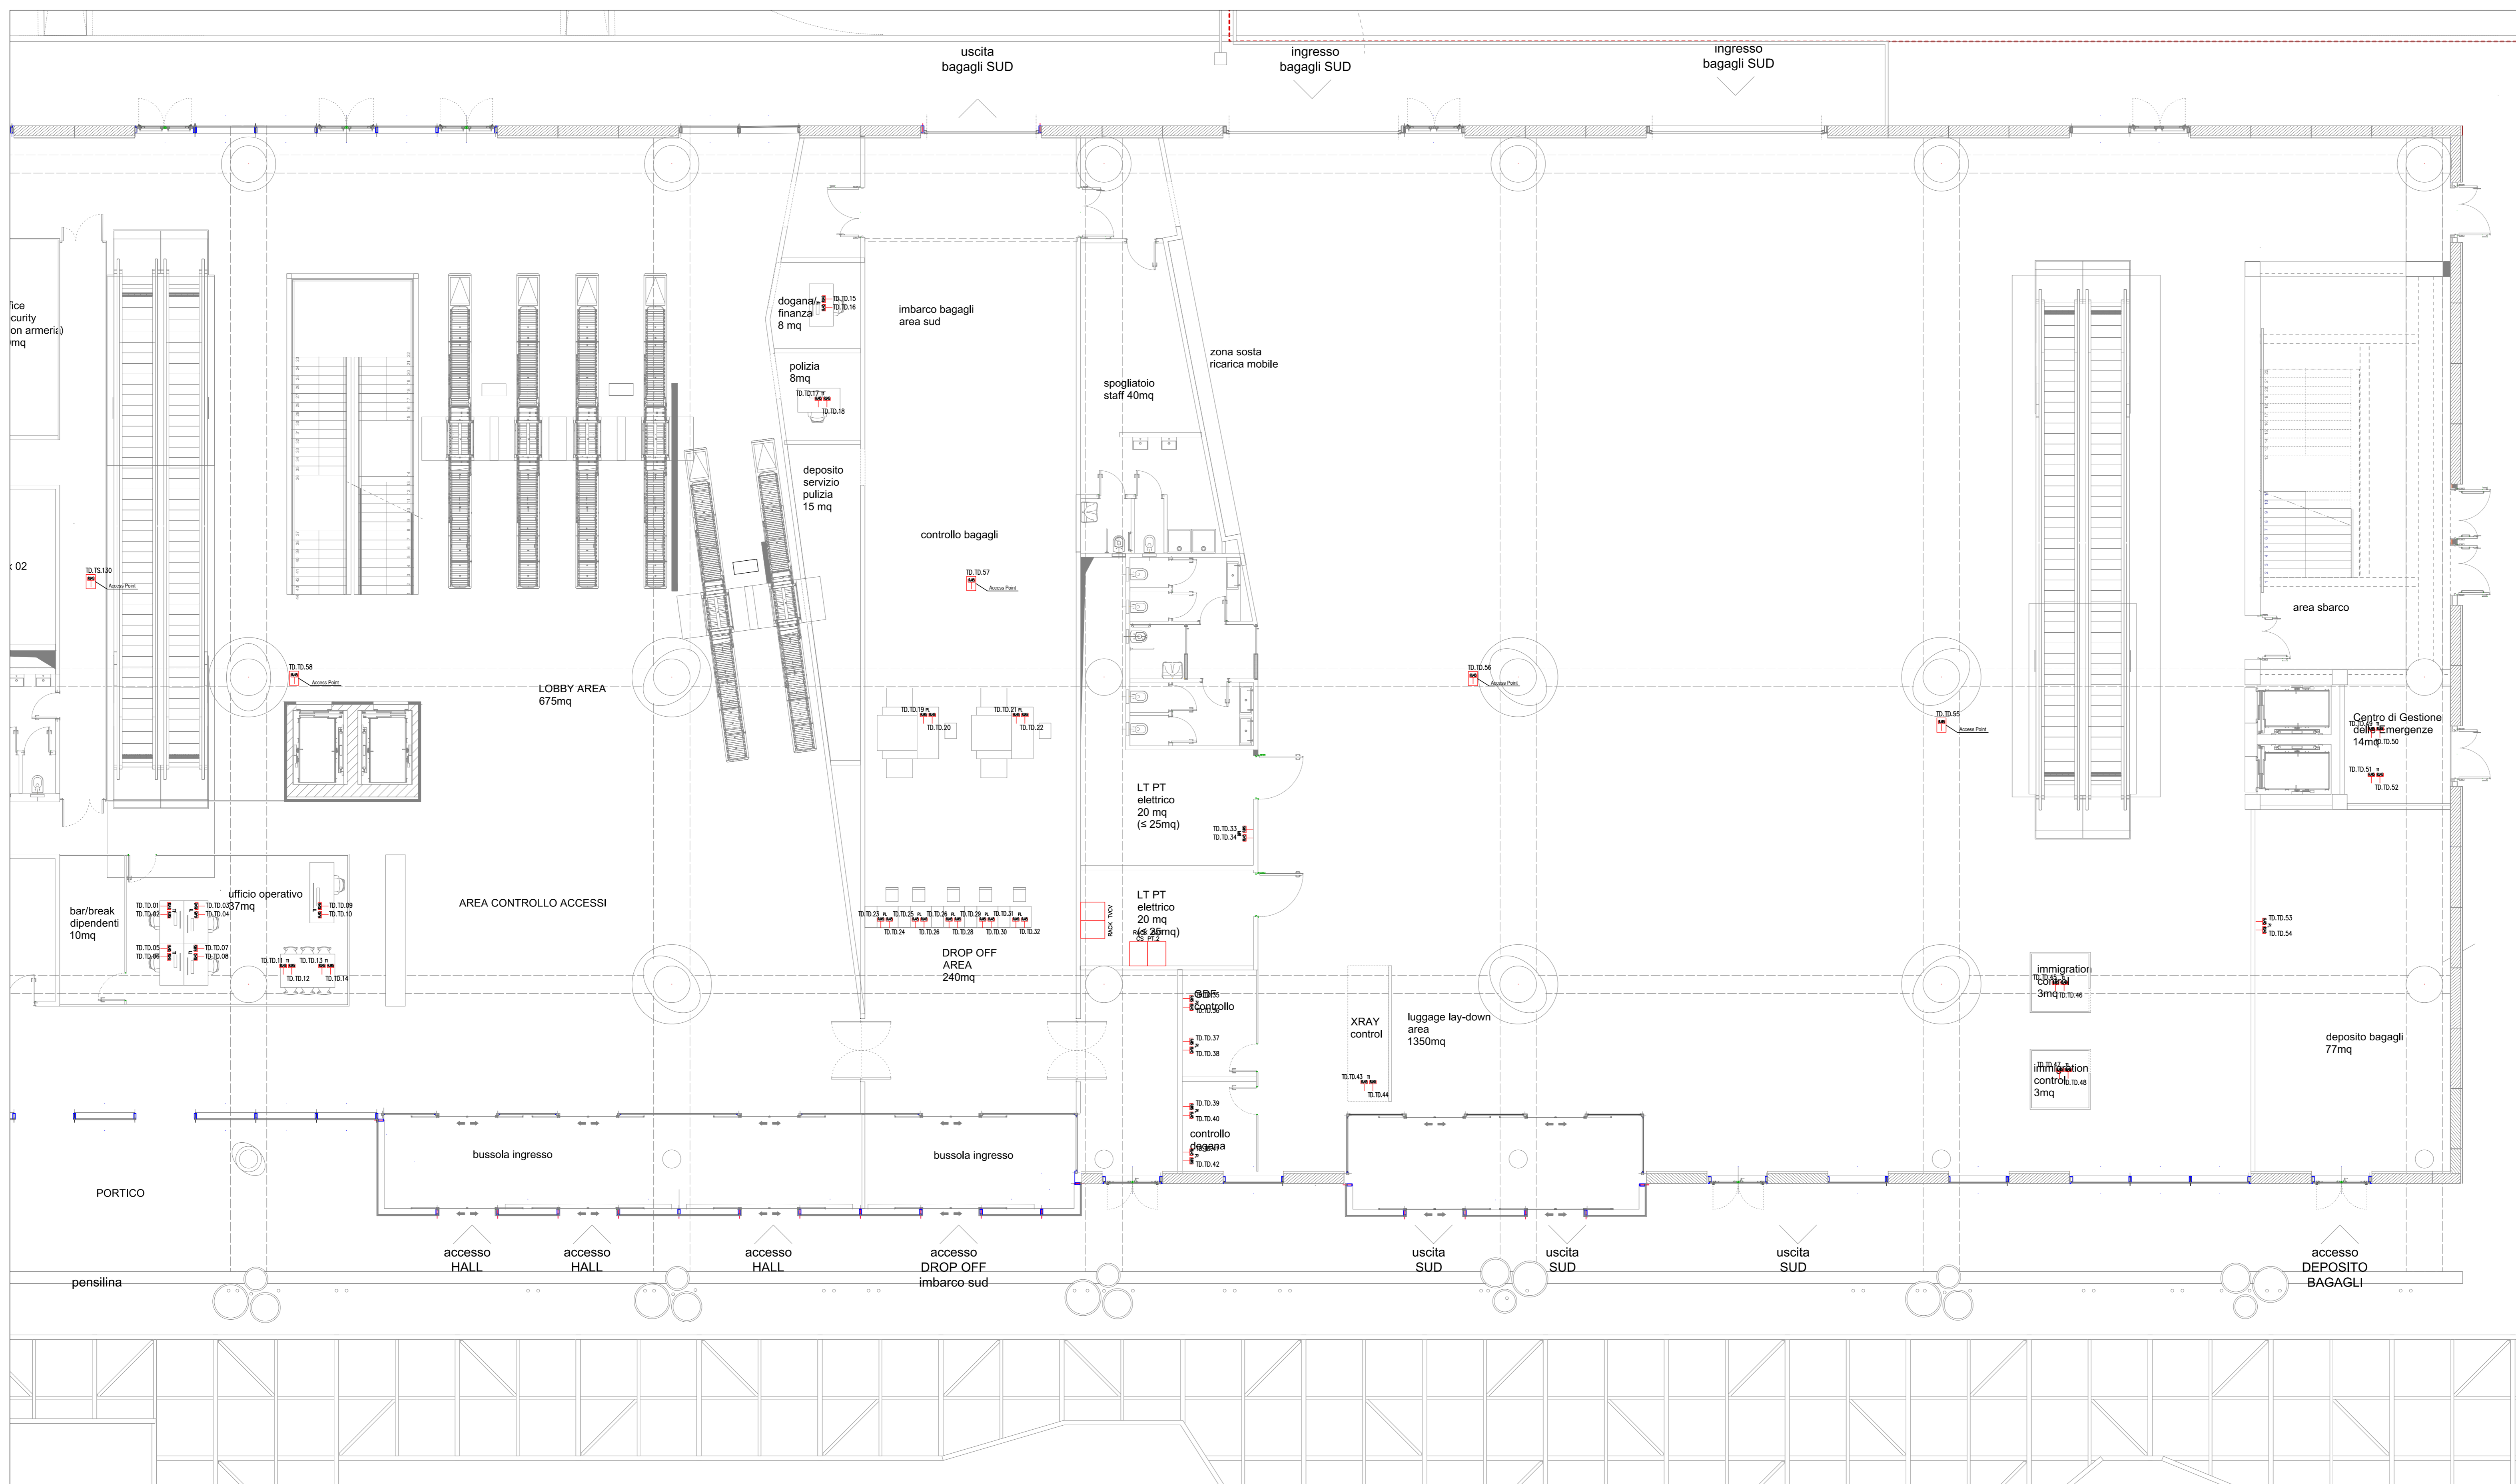

TIPICO QUOTE INSTALLATIVE

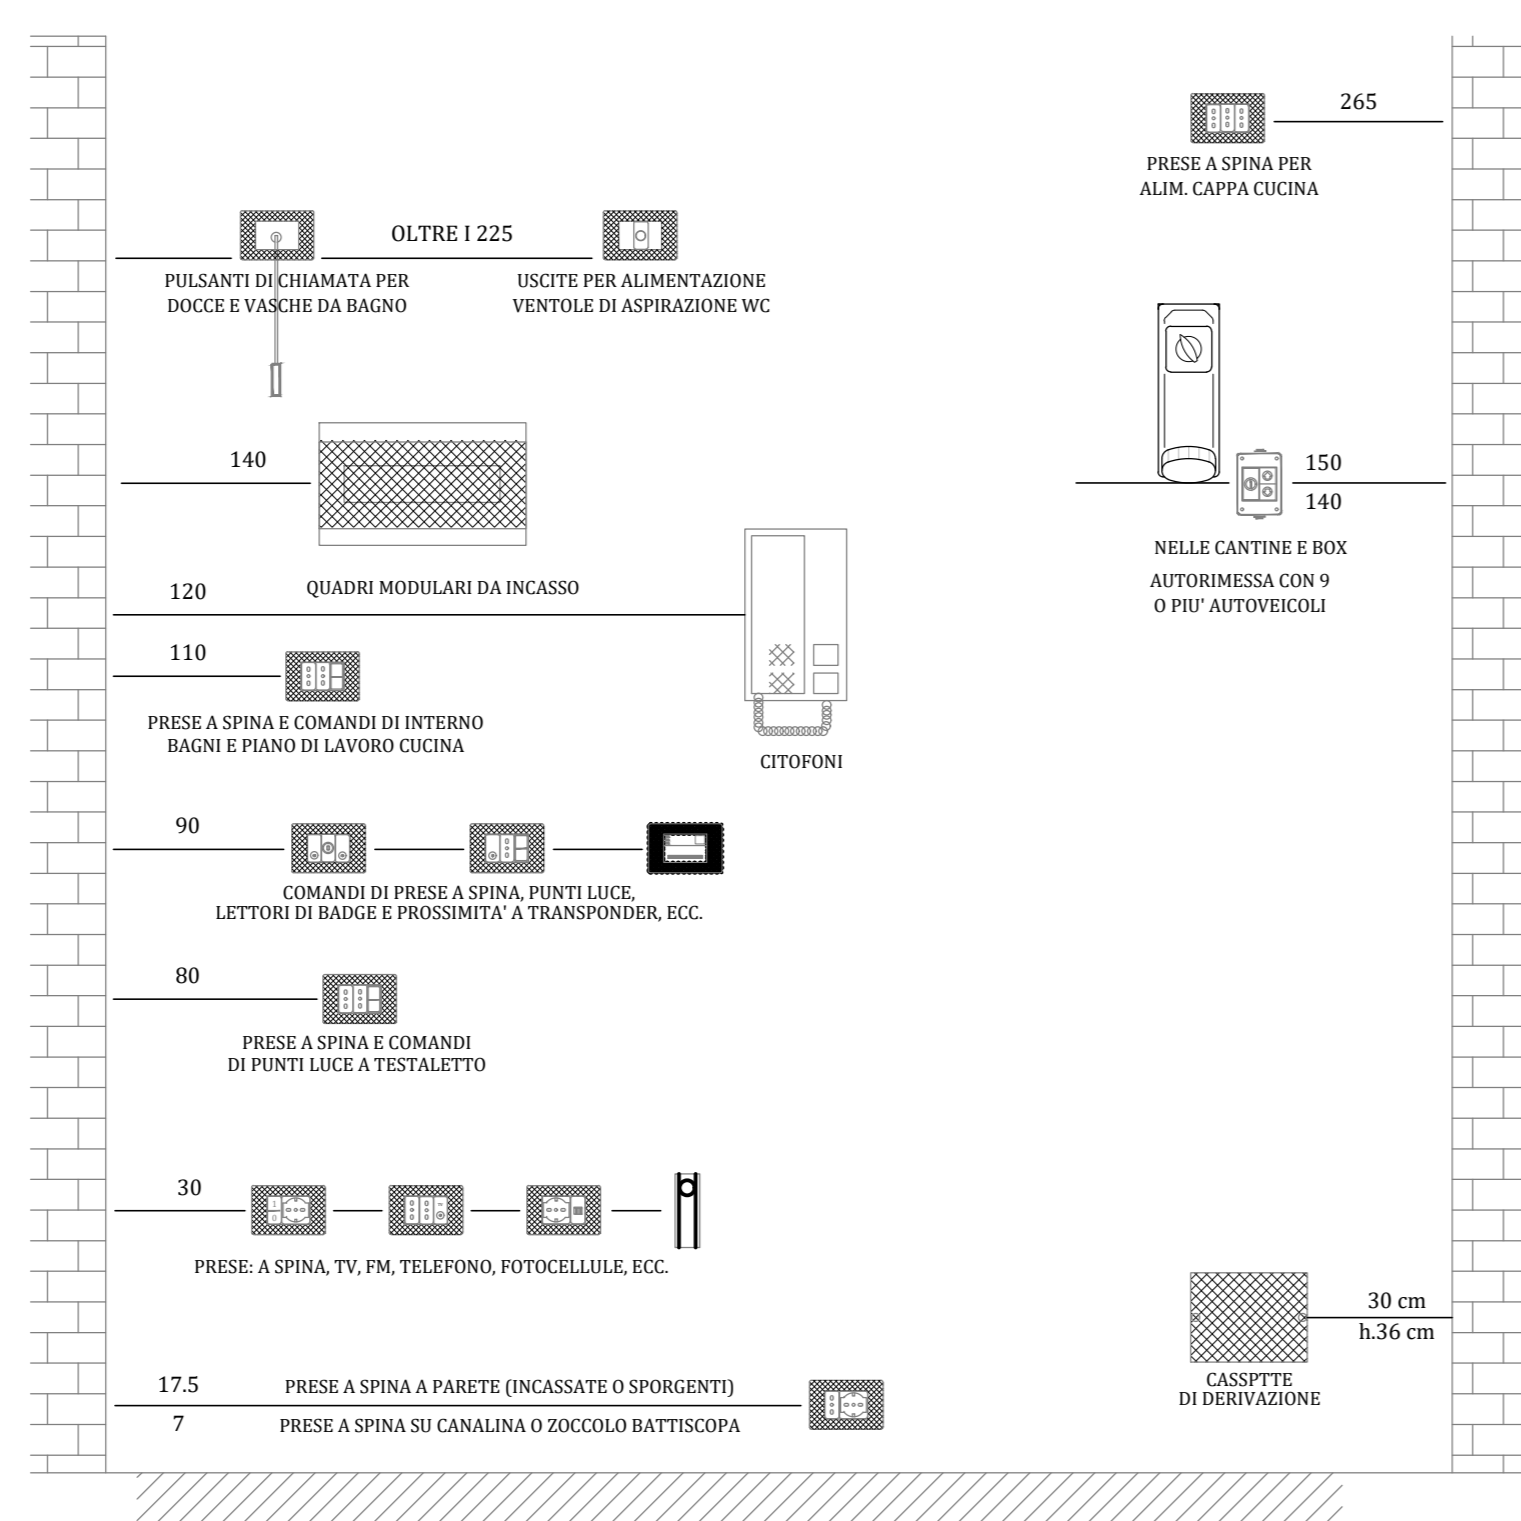

NOTA: Tutti le apparecchiature dovranno installarsi ad una distanza minima di 10 cm da qualsiasi sovrano filo fissa o fissata e di tutti i cavi delle parti di livello. Le quote indicate (cm) sono riferite alla massima salita diversa indicazione, ed a quota pavimento finito.

LEGENDA SIMBOLI

Simbolo	Descrizione
RACK DATI CS PT.1	Rack Dati Centro Stella piano terra lato SX
RACK DATI PT.2	Rack Dati piano terra lato DX
RACK DATI P1	Rack Dati piano primo
SCA	Server controllo accessi
CRi	Centrali rivelazione incendi
EVAC	Centrale EVAC
RACK SX	Rack Dati garitta SX
RACK DX	Rack Dati garitta DX
RACK MG	Rack Dati magazzino
●	Connessione al Quadro PBB x
PL	Presse dati RJ45 (PL: in postazione di lavoro per PC; T1: in torretta a pavimento per PC; TF: in torretta a pavimento per fiere e manifestazioni; BP: in blocco prese locale tecnico; PLS: in postazione di lavoro per Sniffer)
PLC	Presse dati RJ45 in custodia isolante a parete per Access Point




COMUNE DI RAVENNA
 «CONCESSIONE MEDIANTE PROJECT FINANCING DEL SERVIZIO DI ASSISTENZA PASSEGGERI E DI STAZIONE MARITTIMA NEL PORTO DI RAVENNA, NONCHÉ DELLE AREE PER LA REALIZZAZIONE E GESTIONE DELLA NUOVA STAZIONE MARITTIMA E DEGLI ALTRI BENI STRUMENTALI E/O COMPLEMENTARI ALLA PRESTAZIONE DEL SUDDETTO SERVIZIO DA REALIZZARE SULLA BANCHINA CROCIERE PORTO CORSINI (RA) E AREE DEMANIALI ADIACENTI»

PROGETTO ESECUTIVO

Comittente: **RCCP**
 Team Progettisti:
ASTALDI (S. Alfredo Famiglia s.r.l.)
 via Venezia 3111 - 41124 Carpi (MO) - Tel. 0521/200004
 via Salaria 10218 - 00198 Roma - Tel. 06/47819711 - Fax 06/47819712
 88 via del Ponte Acqua - 70010 Porto San Paolo (BA) - Tel. 080/4300004
 gennar@astaldi.com - www.astaldi.com
RINA CONSULTING SPA
 via Salaria 10218 - 00198 Roma - Italia
 tel. 06/47819711
 info@rina.org - www.rina.org
 Professionista Responsabile progettazione Antincendio:
 Arch. Roberto Paganò
 Professionista Responsabile progettazione Impianti Strutturale:
 Ing. Francesco Citterio
 Geom. Roberto Paganò
 Responsabile Coordinamento Sicurezza:
 Ing. Federico Santoro

Responsabile progettazione prevenzione incendi:
 AFG SA
 Ing. Andrea Costa
 Via Leon Battista Alberti, 6 - 39100 Bolzano
 Tel. 0471/302200
 www.afg.it

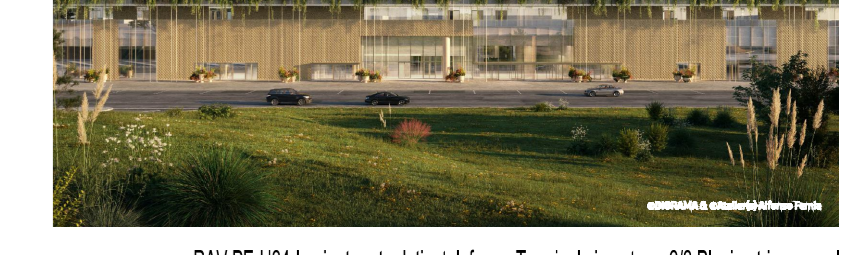

cod. tavola: **RAV PE-H24-Impianto rete dati e telefono - Terminal piano terra 2/2 Planimetria generale**
 scala: **1:100**
 oggetto: **Impianti Speciali Terminal**
 data: **17 ottobre 2022**
 nome file: **RAV PE-H24-Impianto rete dati e telefono - Terminal piano terra 2/2 Planimetria generale**
 commessa: **P0020304**

rev.	data	redatto	verificato	approvato	oggetto revisione
0	17/10/2022	FM	DRA02	RINA / AO	Progetto esecutivo

L'UTILIZZAZIONE E LA RIPRODUZIONE DEL PRESENTE DOCUMENTO SONO RISERVATE ALLA RINA DI LEGGE