


LEGENDA CABINA ELETTRICA DI RACCOLTA	
SIMBOLO	DESCRIZIONE
[Linea blu]	ILLUMINAZIONE 2x30 W
[Lampadina]	LAMPADA DI EMERGENZA
[Interruttore]	INTERRUTTORE BIPOLARE
[Presa]	ESTRATTORE
[Presa]	PRESA SHUKO 10 A - PRESA 2P+T
[Presa]	IEC309 1P+N+PE
[Presa]	IEC309 3P+N+PE
[Presa]	ESTINTORE
[Presa]	ESTINTORE IN BOX
[Presa]	RIVELATORE FUMI OTTICO
[Presa]	TERMOSTATO
[Presa]	ALLARME MAGNETICO
[Presa]	PULSANTE DI EMERGENZA
01	ARRIVO SBARRA 36 kV
02	CELLA MISURE
03	CELLA AUSILIARI CABINA
04	CELLA RAMO C1-1
05	CELLA RAMO C1-2
06	CELLA RAMO CS1
07	CELLA RAMO CS2
08	CELLA RISERVA (OPZIONALE)
09	CELLA RIFASAMENTO
10	CELLA REATTANZE SHUNT
11	TRASFORMATORE AUSILIARIO
12	QUADRO DI RIFASAMENTO
13	QUADRO REATTANZE SHUNT
14	QUADRO AUSILIARIO BASSA TENSIONE
15	DISPOSITIVI UPS
16	QUADRO GENERATORE DIESEL
17	CONTATORE FISCALE AUSILIARI
18	CONTATORE FISCALE IMPIANTO EDILICO
19	SCADA + VIDEOSORVEGLIANZA WORKSTATION
20	CONDIZIONATORE ARIA

NOTE:

- 1) LE DIMENSIONI E L'ALLESTIMENTO RAPPRESENTATI FANNO RIFERIMENTO ALLA CABINA DI RACCOLTA; SONO DA INTENDERSI COME LE MASSIME PREVISTE E SONO SUSCETTIBILI DI DIMINUIZIONE.
- 2) LE CABINE DI SMISTAMENTO INTERNE ALL'IMPIANTO MANTERRANNO LE MEDESIME DIMENSIONI DELLA CABINA RAPPRESENTATA AVENDO PERO' UN ALLESTIMENTO INTERNO RIDOTTO RISPETTO AL PRESENTE TIPOLOGICO.
- 3) PER MAGGIORE DETTAGLIO FARE RIFERIMENTO ALLA TAVOLA DELLO SCHEMA ELETTRICO UNIFILARE.

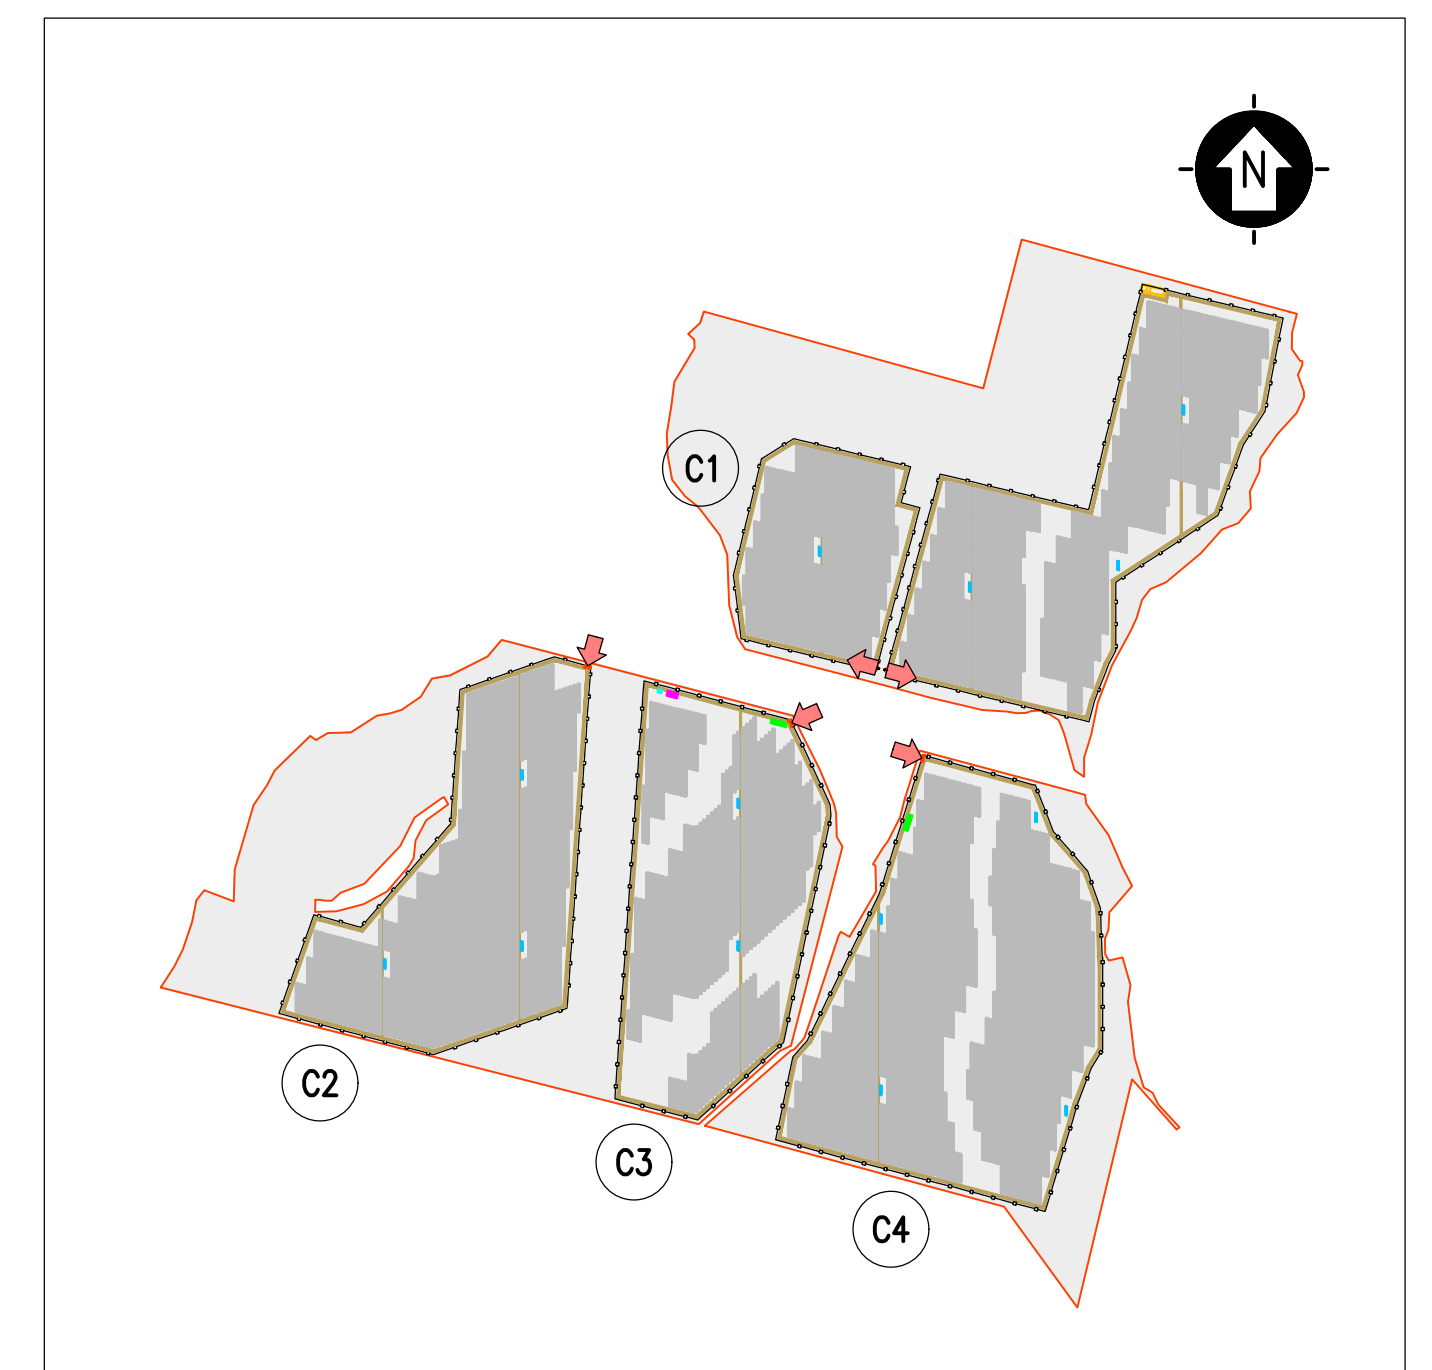

KPLAN
 SCALA 1:10000 - 1 cm = 100 m
 0 100 200 500 m
 0 1 2 5 cm

LEGENDA	
[Linea grigia]	SITO CATASTALE
[Linea tratteggiata]	RECINZIONE IN PROGETTO
[Fleccina]	ACCESSO AREA IMPIANTO
[Linea gialla]	VIABILITA' DI PROGETTO
[Linea nera]	TRACKER
[Linea verde]	CABINA ELETTRICA DI SMISTAMENTO
[Linea blu]	CABINA ELETTRICA DI CAMPO
[Linea ciano]	LOCALE GUARDIANA E CONTROLLO ACCESSI
[Linea magenta]	MAGAZZINO
[Linea gialla]	CABINA ELETTRICA DI RACCOLTA 36 kV

SCALA 1:100 - 1 cm = 1 m
 0 1 2 5 m
 0 1 2 5 cm

0	PRIMA EMISSIONE	MP	CP	LC	05/2023
REV.	DESCRIZIONE	DISSEG.	CONTROL.	APPROV.	DATA

Montana
 Milano SpA
 Via Carlo Farini 10, 20143 Milano
 Tel. +39 02 54118173
 Fax +39 02 54129866
 www.montana.com
 P.IVA 10414270156
 Cap. Soc. 600.000,00 €
 Milano (sede certificata ISO) | Brescia | Palermo | Cagliari | Roma
 DNV-GL
 ISO 9001 | ISO 14001

Committente		BURANO SOLAR S.R.L.	
Progettati		ING. LAURA CONTI Iscritta all'Ordine degli Ingegneri della Provincia di Pavia al n. 1726	
Oggetto		IMPIANTO FOTOVOLTAICO COLLEGATO ALLA RTN POTENZA NOMINALE 45 MW COMUNE DI MANCIANO (GR)	
Tavola	CABINE ELETTRICHE - TIPOLOGICO CABINE ELETTRICHE DI IMPIANTO		N. Tav.
N. Riv.			T14
E' VIETATA LA RIPRODUZIONE DI QUESTO DOCUMENTO SENZA PREVENTIVA AUTORIZZAZIONE SCRITTA DELLA MONTANA SPA		Scala	1:100