


61,20

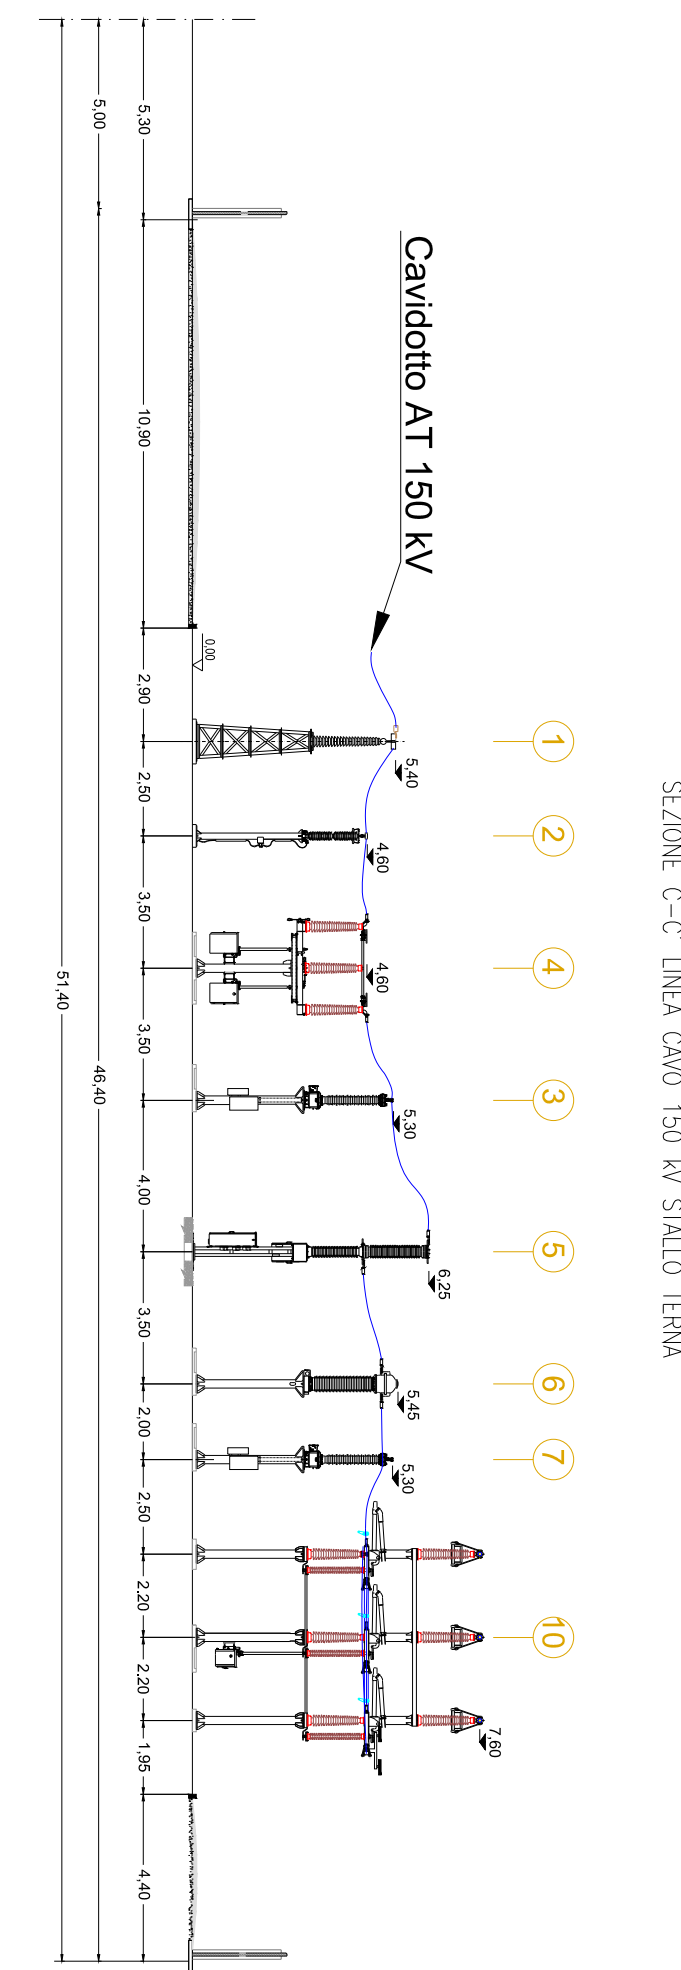

- Legenda**
- | | |
|---|--|
| 1 Terminali arrivo cavo | 11 Portale sbarre 150 kV |
| 2 Scaricatore | 12 Vasca IMHOFF |
| 3 Trasformatore di tensione capacitivo | 13 Palina illuminazione |
| 4 Sezionatore tripolare orizzontale con lame di messa a terra e comando motorizzato | 14 Colonnina |
| 5 Interruttore tripolare | 15 Trasformatore di potenza MT/AT |
| 6 Trasformatore di corrente | 16 Vasca raccolta oli del trasformatore di potenza |
| 7 Trasformatore di tensione induttivo | 17 Manichetta idrante antincendio |
| 8 Trasformatore di tensione | 18 Locale pompe |
| 9 Sezionatore con lame di terra | --- SE 30/150 kV |
| 10 Sezionatore verticale | --- SE Condivisa 150 kV |

PROGETTO DEFINITIVO PER LA REALIZZAZIONE DI UN PARCO EOLICO DA 46,8 MW NEL COMUNE DI ORUNE (NU) CON OPERE DI CONNESSIONE NEL COMUNE DI NUORO (NU)

Proprietà	<p>LOTO RINNOVABILI S.R.L. Largo Augusto n.3 20122 Milano pec:lotorinnovabili@legalmail.it</p>																		
Progettazione	<p>Viale Michelangelo, 71 80129 Napoli TEL. 081 579 7998 mail: tecnico@inse.it</p>	<p>INGEGNERE DELLA PROVINCIA DI NUORO NICOLA GALDERISI SEGNATA N° ISCRIZIONE: 17370</p>	<p>INGEGNERE DELLA PROVINCIA DI NUORO PASQUALE ESPOSITO SEGNATA N° ISCRIZIONE: 17962</p>	<p>Collaboratori: Dott. Geol. L. Sanciu Dott. F. Mascia Dott. Arch. M. Tatti Dott. M. Meola Arch. C. Gaudiero Ing. F. Quarto Ing. M. Ciano Studio Rinnovabili Srl Ing. R. D'Onofrio</p>	<p>Nome Elaborato:</p> <p style="text-align: center;">PIANTA PROSPETTI E SEZIONI STALLO ARRIVO CAVO 150 kV</p>	<table border="1" style="width: 100%; border-collapse: collapse;"> <tr> <td style="width: 10%;">00</td> <td style="width: 10%;">Giugno 2023</td> <td style="width: 40%;">PRIMA EMISSIONE</td> <td style="width: 10%;">INSE Srl</td> <td style="width: 10%;">INSE Srl</td> <td style="width: 10%;">Loto Rinnovabili s.r.l.</td> </tr> <tr> <td>Rev.</td> <td>Data</td> <td>Oggetto della revisione</td> <td>Elaborazione</td> <td>Verifica</td> <td>Approvazione</td> </tr> </table>	00	Giugno 2023	PRIMA EMISSIONE	INSE Srl	INSE Srl	Loto Rinnovabili s.r.l.	Rev.	Data	Oggetto della revisione	Elaborazione	Verifica	Approvazione	<p>Scala: 1:200</p> <p>Formato: 1000x420</p> <p>Codice Pratica: S289</p> <p>Codice Elaborato: NS289-OEL18-D</p>
00	Giugno 2023	PRIMA EMISSIONE	INSE Srl	INSE Srl	Loto Rinnovabili s.r.l.														
Rev.	Data	Oggetto della revisione	Elaborazione	Verifica	Approvazione														