


LEGENDA	
Simbolo	Descrizione
	Estintore portatile a polvere cap. 6Kg - 34A, 144B C
	Estintore carrellato cap. 50Kg
	Rilevatore di gas
	Rilevatore di fumo
	Segnale sonoro di allarme

Nel layout antincendio sono stati inseriti i seguenti dispositivi:

**Sottostazione**

- n. 4 estintori carrellati (disposti a più di 3m di distanza dal trasformatore)
- n. 6 estintori portatili (disposti nei pressi di ogni struttura)
- n. 1 sistema rilevatore gas
- n. 1 sistema rivelamento fumi
- n. 1 segnale sonoro di allarme

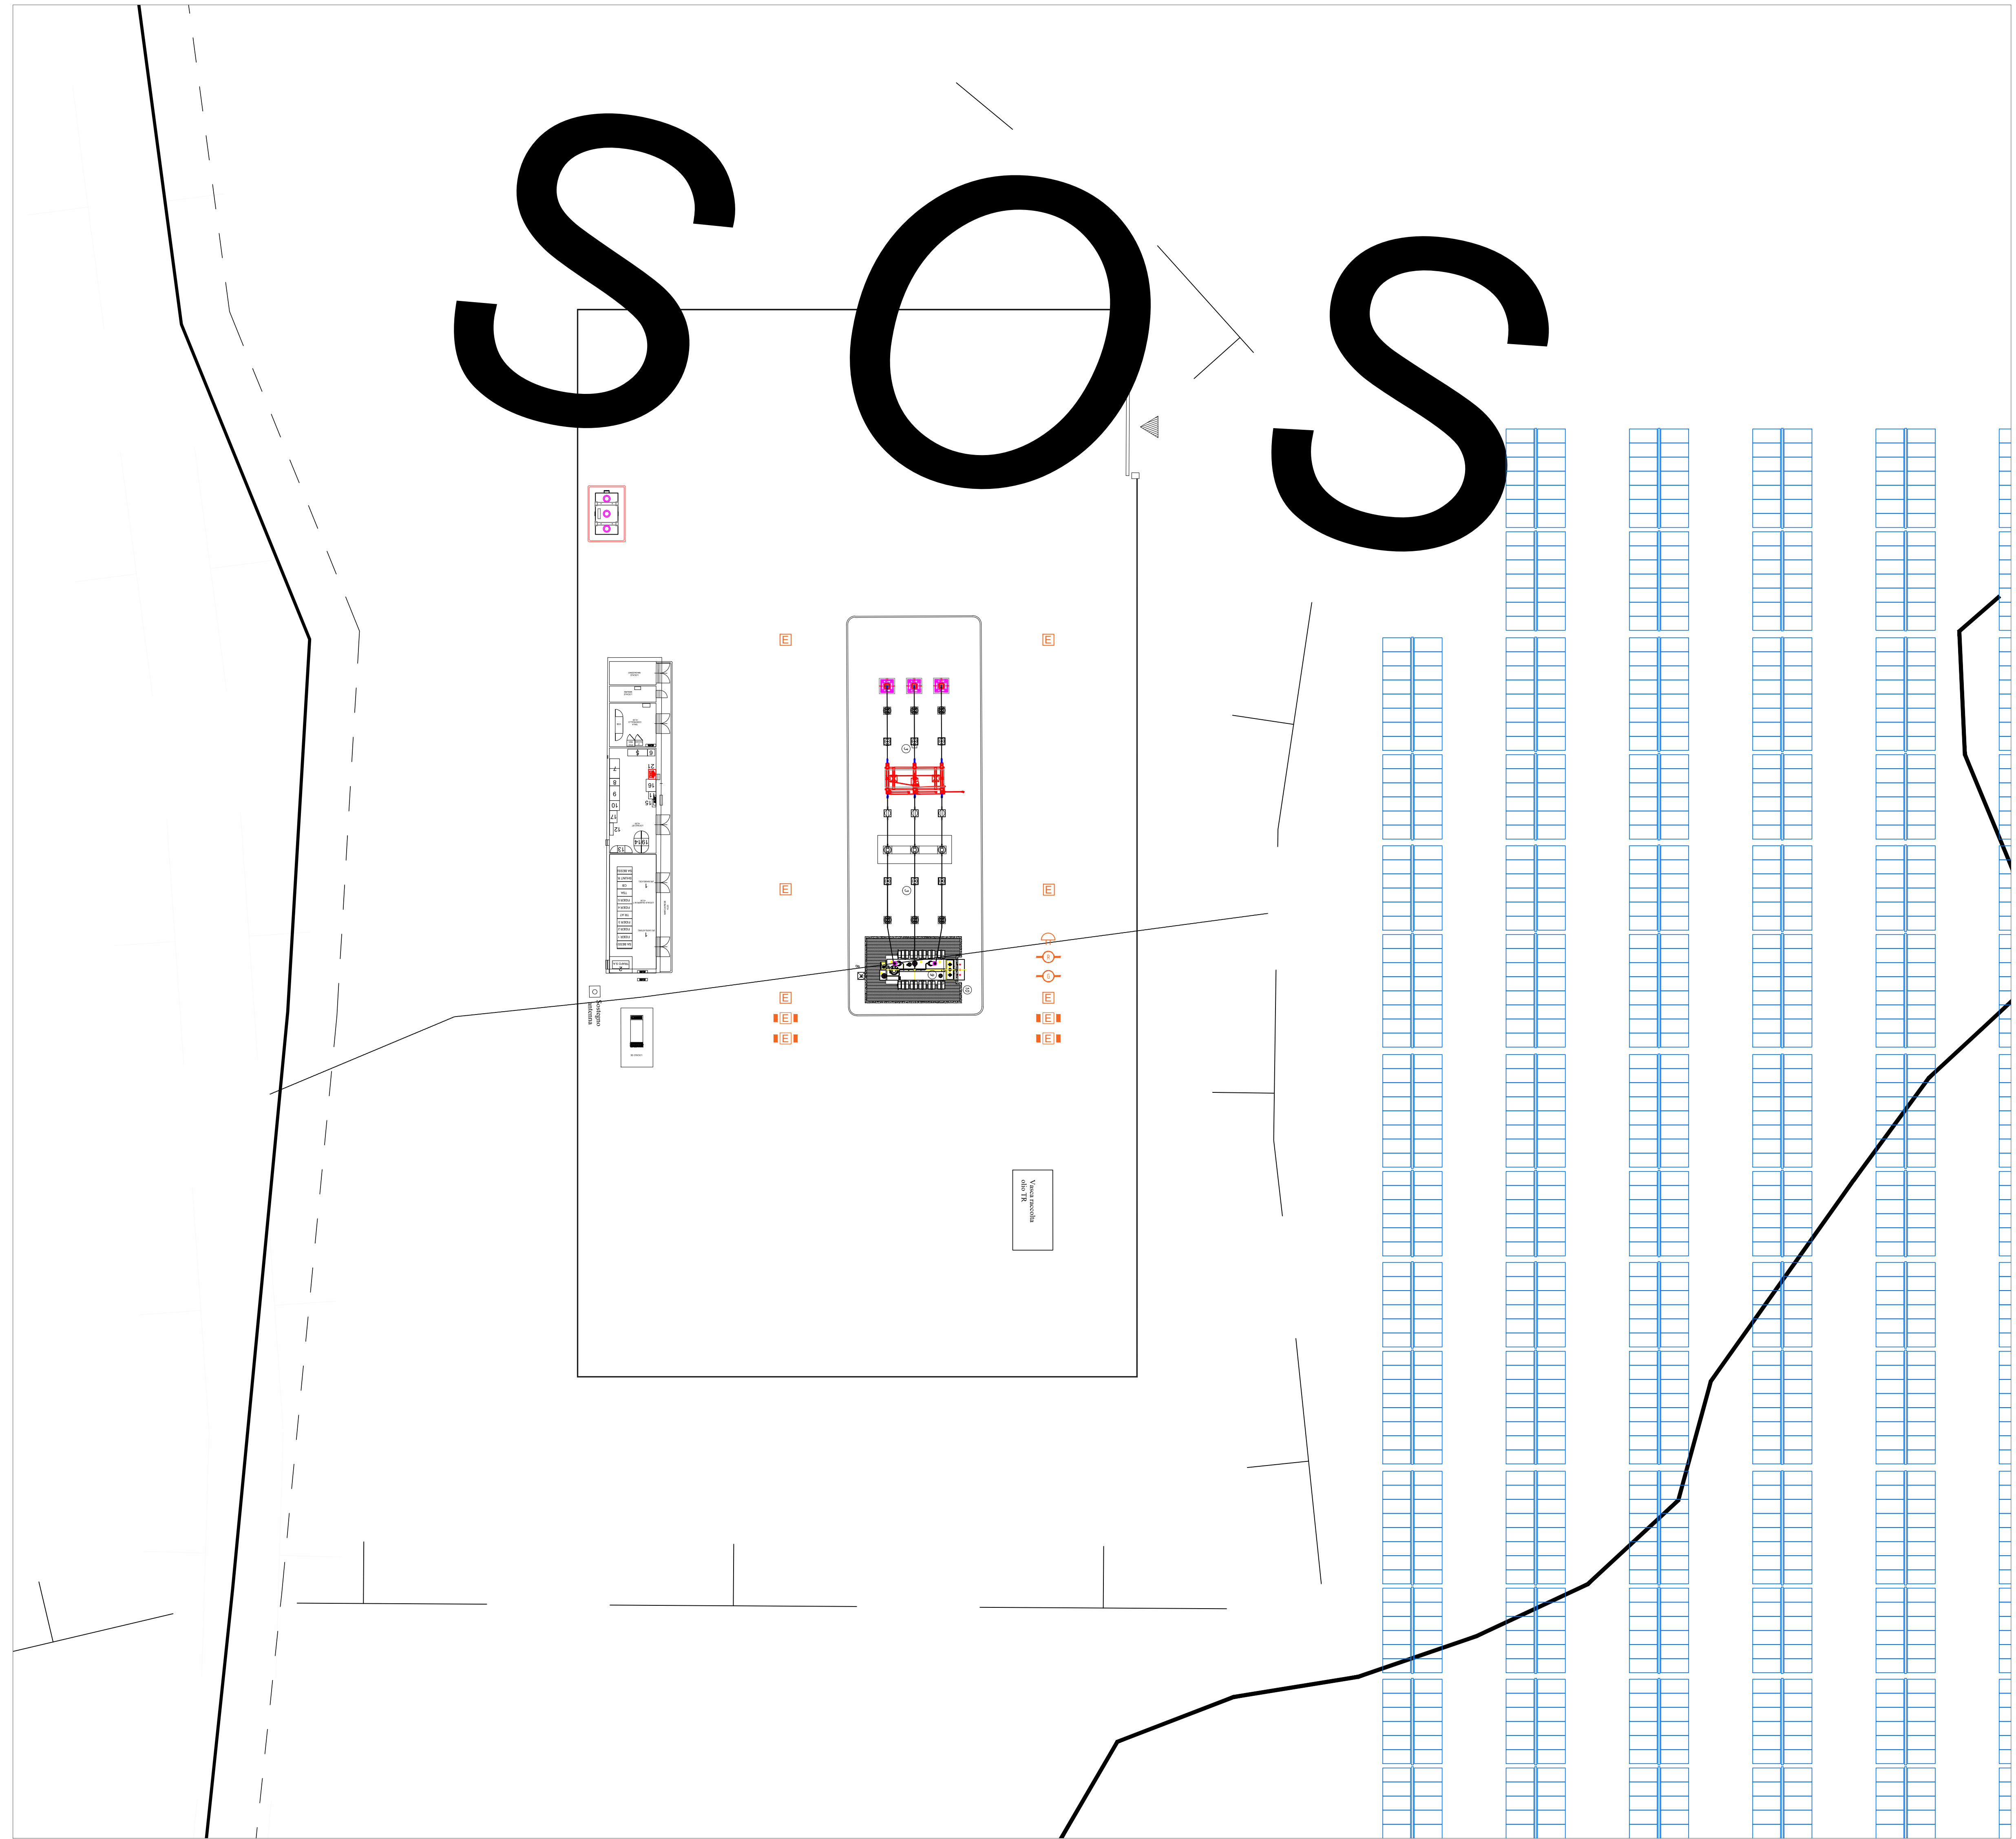

**STUDIO ALCHEMIST**  
Ing. Stefano Floris - Arch. Cinzia Nieddu

Via Isola San Pietro 3 - 09126 Cagliari (CA)  
Via Semplicio Spano 10 - 07026 Olbia (OT)

stefano.floris@studioalchemist.it  
cinzia.nieddu@studioalchemist.it

www.studioalchemist.it

---

**COMUNE DI LAERRU (SS)**

---

OGGETTO  
**REALIZZAZIONE DI IMPIANTO AGRIVOLTAICO A TERRA DA 39,58 MW IN IMMISSIONE - SU TRACKER DI TIPO AD INSEGUIMENTO MONOASSIALE "LAERRU"**

---

COMMITTENTE  
ENERGYLAERRU SRL P. IVA 02954120909  
Via Semplicio Spano 10 - 07026 Olbia (SS)

---

**PROGETTO DEFINITIVO**

---

ELABORATO <b>LAYOUT ANTINCENDIO</b>	NUMERO ELABORATO <b>AU 19</b>
	SCALA: 1 : 250
	DATA: LUGLIO 2023

---

3	Terza emissione	
2	Seconda emissione	
1	Prima emissione	Arch. Valentina Madeddu Arch. Chiara Martis Ing. S. Floris
REV.	DATA	DESCRIZIONE

---

CODICE COMMESSA	NOME FILE	<b>DEF</b>	<b>IMPIANTI 00</b>
		FASE PROGETTUALE	CATEGORIA
		REV.	

---

STUDIO ALCHEMIST: Ing. Stefano Floris Arch. Cinzia Nieddu	PROGETTISTA - TIMBRO E FIRMA  ORDINE INGEGNERI PROVINCIA DI CAGLIARI N. 5777	PROGETTISTA - TIMBRO E FIRMA 
COLLABORATORI: Arch. Chiara Martis Arch. Valentina Madeddu Arch. Michela Melis Arch. Martina Sias Arch. Luigi Mereu Arch. Matteo De Curtis Geol. Mario Sinna		

PLANIMETRIA LAYOUT ANTINCENDIO\_ Scala 1: 250

