


REGIONE BASILICATA

Comune di Craco (MT)

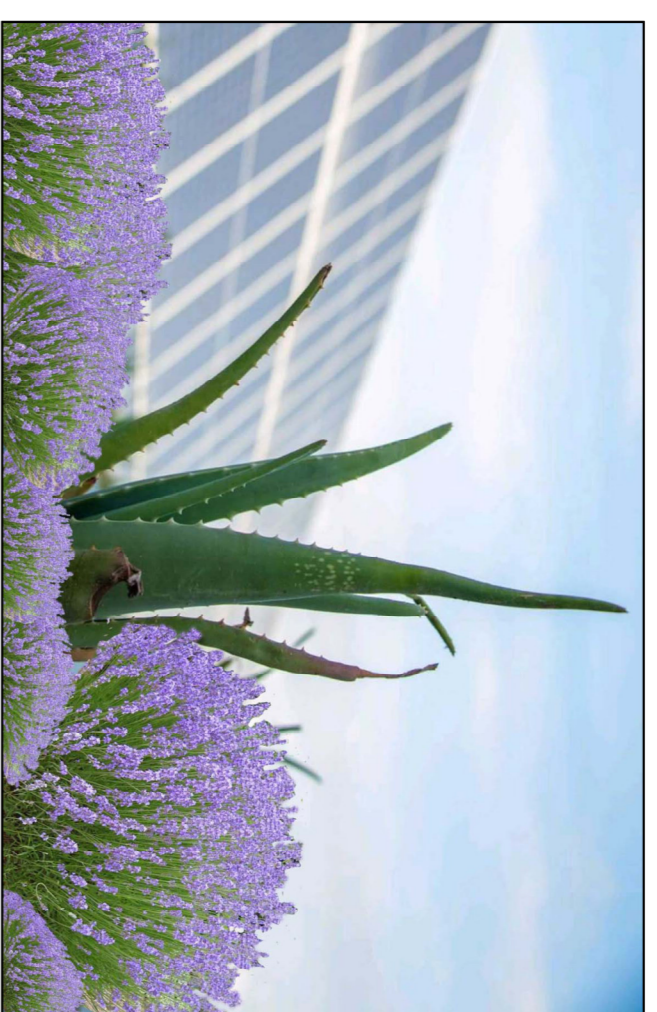

IMPIANTO AGRIVOLTAIICO DA 20 MW

Per la Coltivazione di Erbe Officinali e Simili

Craco - Canzonieri

- COROGRAFIA DEI BACINI -

Travoli:	D.13	Nome File:	Data:	Agosto 2022	Scala:	1:25.000
----------	------	------------	-------	-------------	--------	----------

Architettonico	Strutture	Impianti	Antincendio
----------------	-----------	----------	-------------


Progettisti: Arch. Nunzio Paolo SIMMARANO

Committente: **Beta Gemini S.r.l.**

Collaboratori:
Dott. Arch. Filippo TAURO
Arch. Carmela VENTURA
Ing. Maria SATRIANO

Via Merello, 3 - 20121 Milano - C.F./P.IVA 1298770961

STRALCIO PLANIMENTRICO DEL TERRITORIO DI CRACO

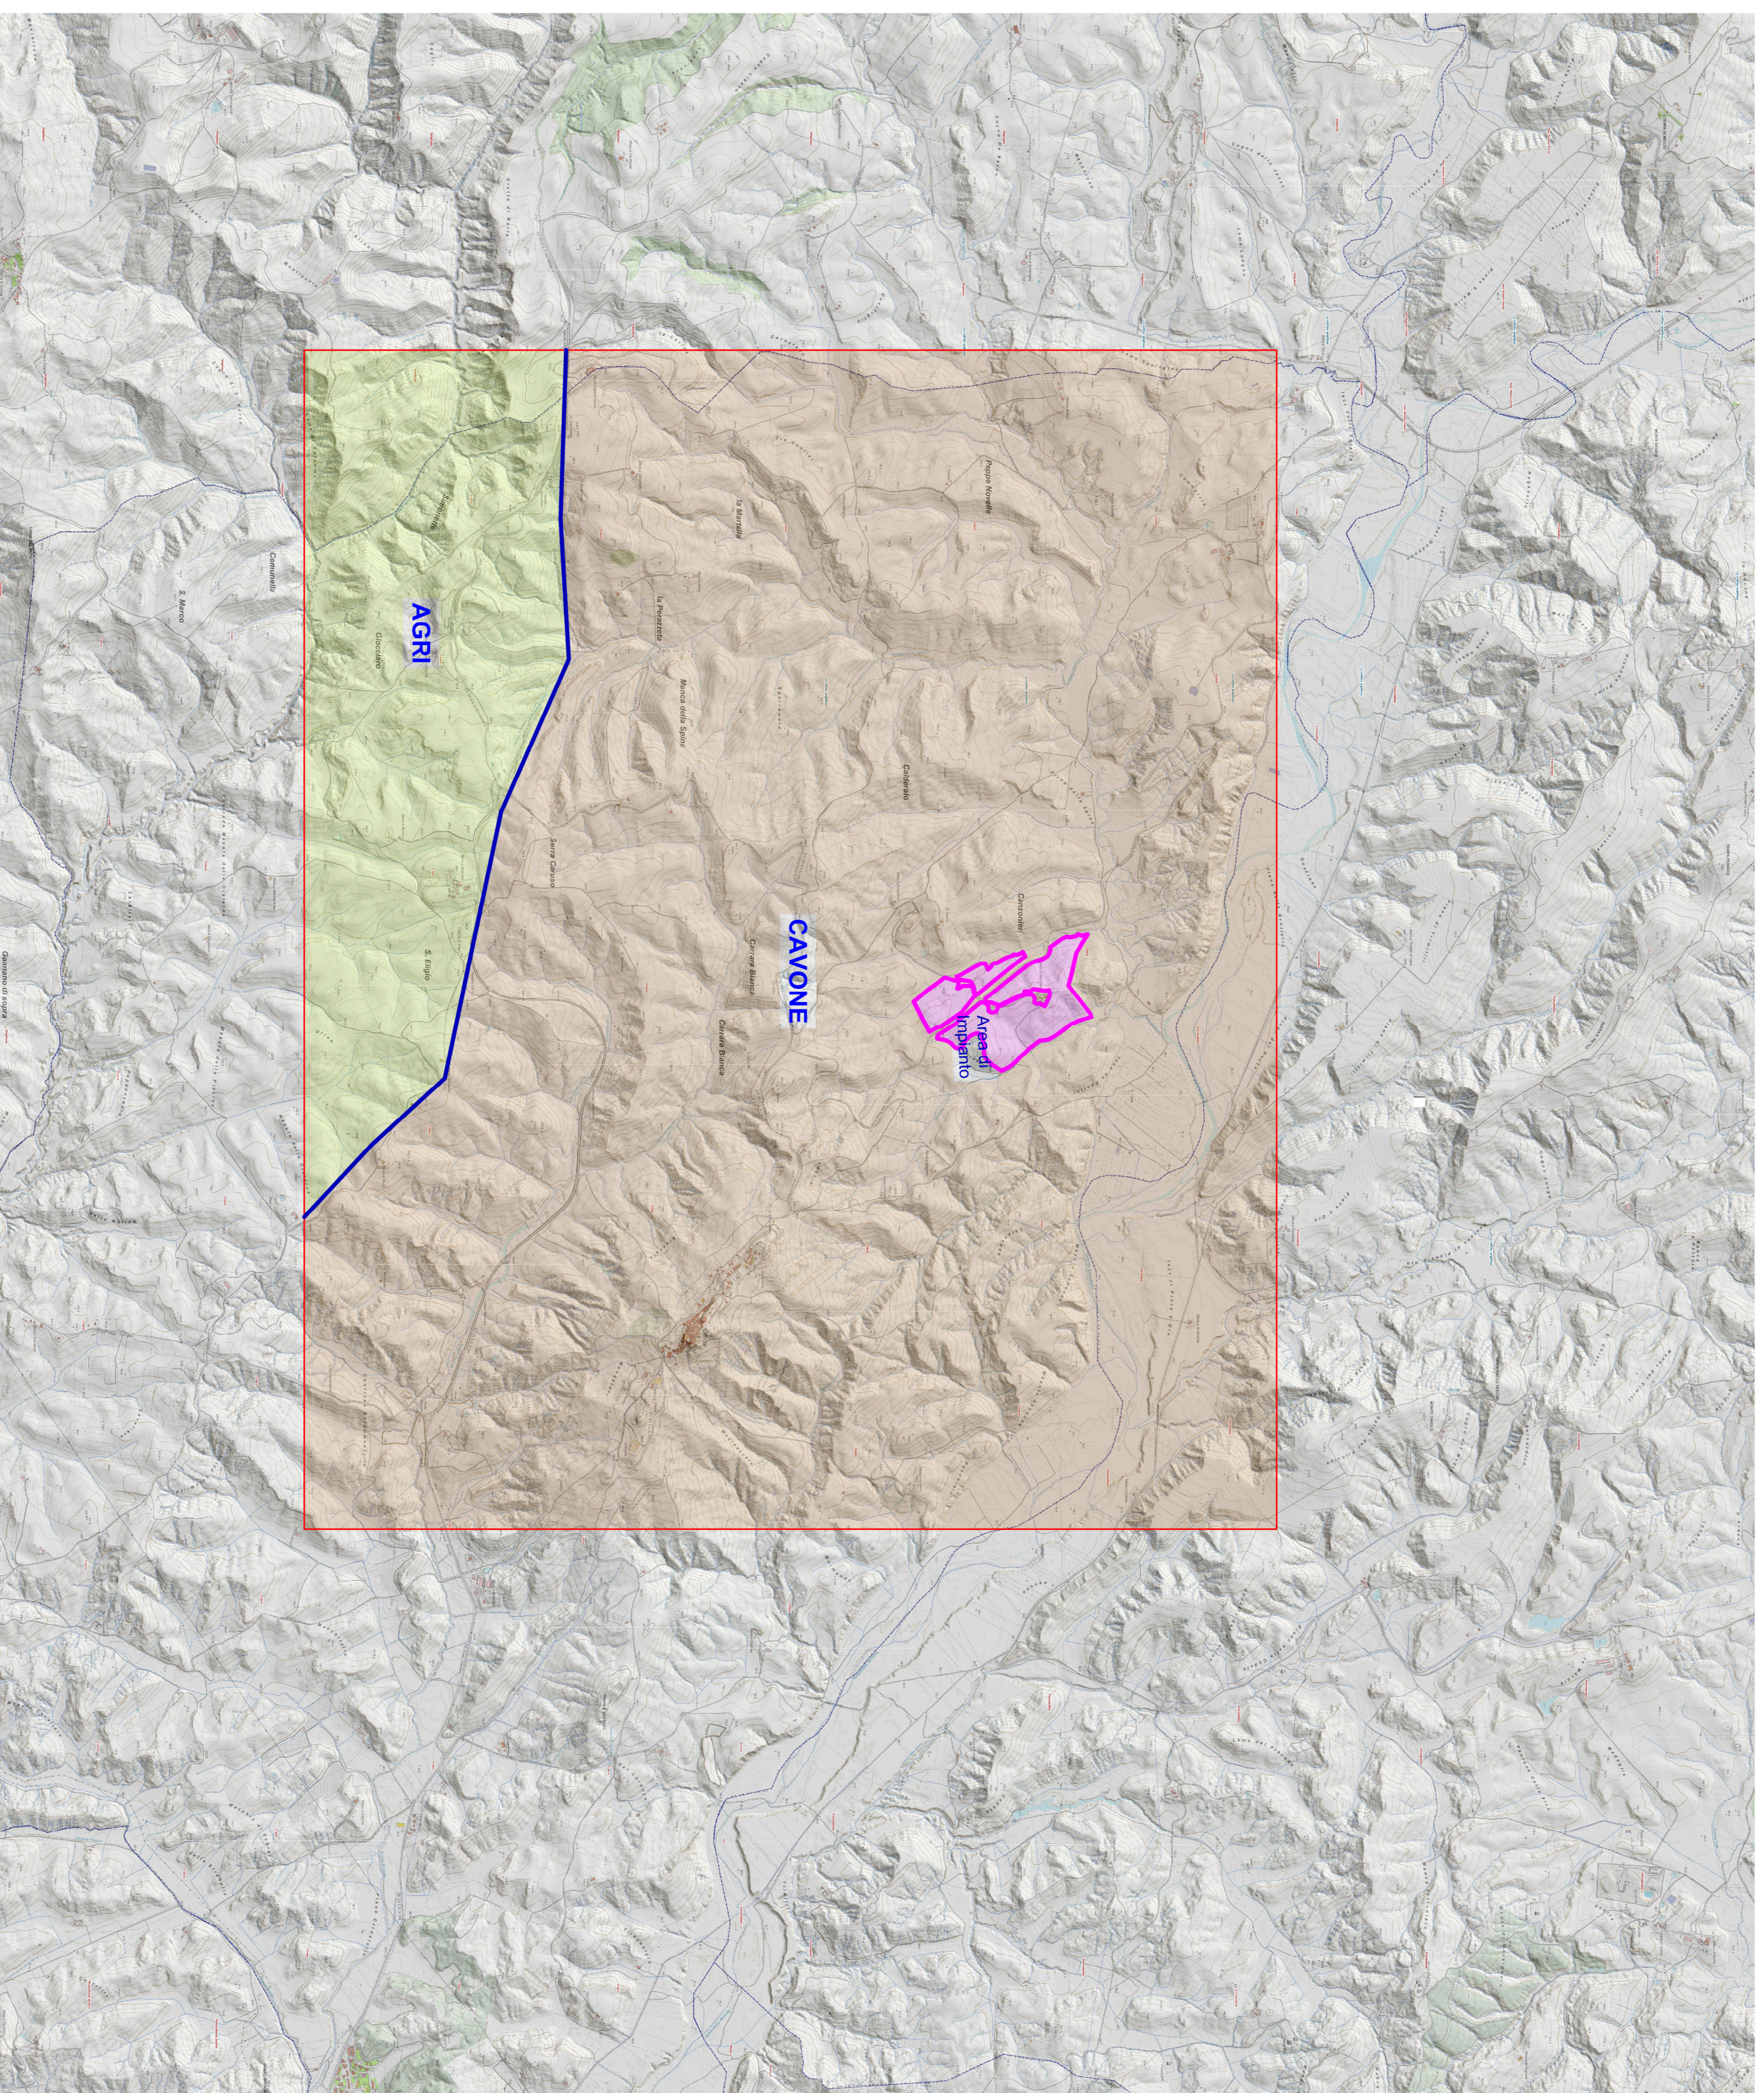

SCALA 1:25.000

LEGENDA

Perimetro area dell'Impianto

Linea di confine tra Bacini

Bacino del Cavone

Bacino del aGRI