


Impianto Fotovoltaico

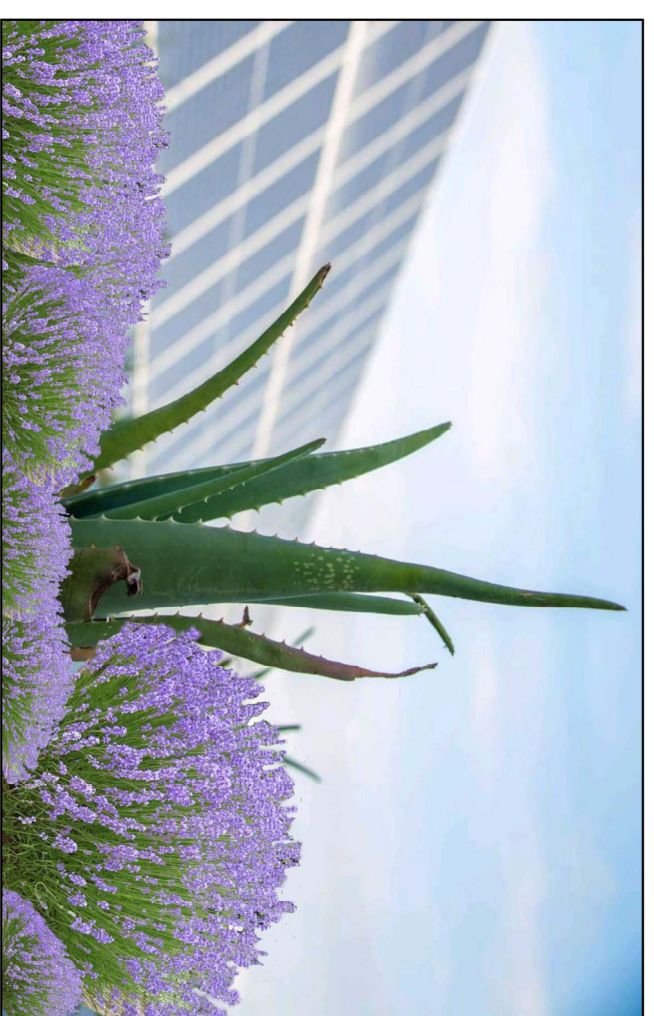


IMPIANTO AGRIVOLTAIICO DA 20 MW

Per la Coltivazione di Erbe Officinali e Simili
Craco - Canzonieri
- PLANIMETRIA DEL TRACCIATO ELETTRODOTTO -

REGIONE BASILICATA
Comune di Craco (MT)

Tavola:	Nome File:	Data:	Scala:
D.21		Agosto 2022	1:10.000
Achievtonico	Strutture	Impianti	Antincendio
Comittente:			
Arch. Nunzio Paolo SIMMARANO			
Beta Gemini S.r.l.			
Collaboratori:			
Dot. Arch. Filippo TAURO			
Arch. Carmela VENTURA			
Ing. Maria SATRIANO			
Via Mercurio, 3 - 20121 Milano - C.F./P.IVA 12298770961			

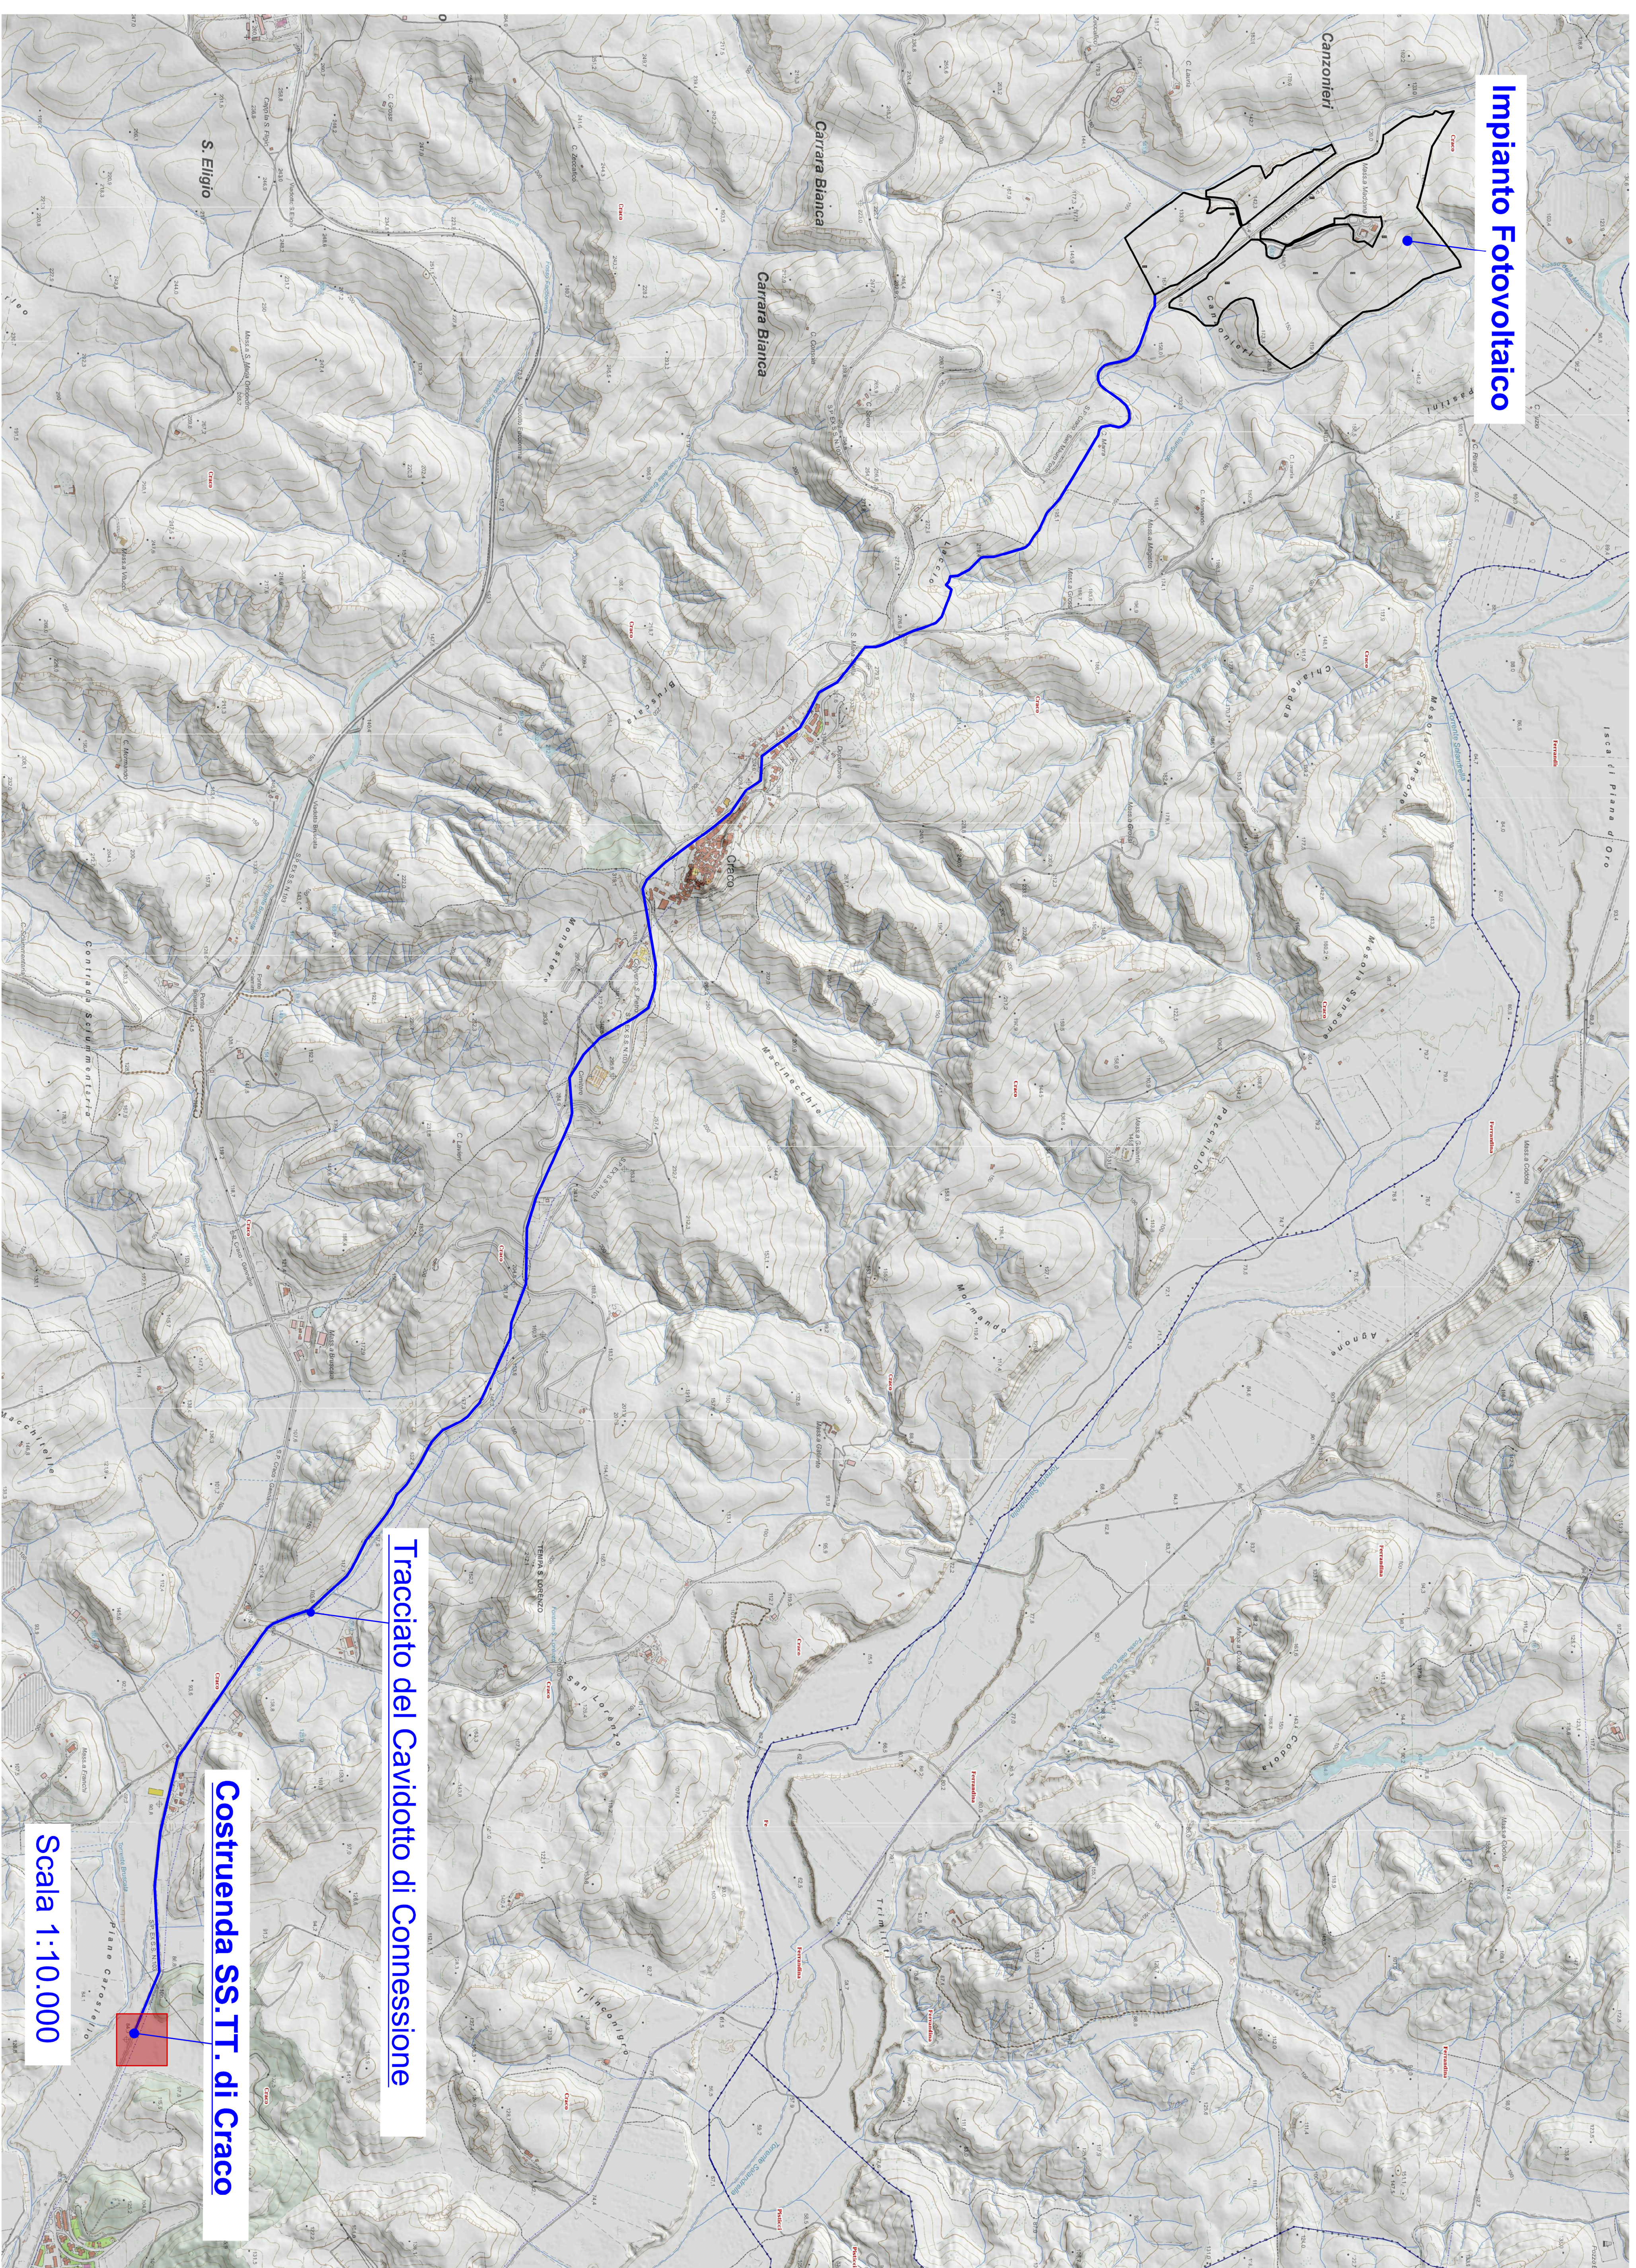

Tracciato del Cavidotto di Connessione

Costruenda SS.T.T. di Craco

Scala 1:10.000

Stampa and signatures of the project team, including the architect Filippo Tauro and the engineer Maria Satriano, along with official seals and stamps.