


### CANTIERE OPERATIVO C.A.38

POS.	DESCRIZIONE FABBRICATI E MANUFATTI
1	UFFICI
2	GRUPPI ELETTROGENI
3	CABINA ENEL
4	DEPOSITO MATERIALI
5	PARCHEGGI
6	VENTILAZIONE
7	SERVIZI IGIENICI
8	SPOGLIATOI
9	LAVAGGIO GOMME
10	ARIA COMPRESSA
11	SERBATOIO ACQUA INDUSTRIALE
12	IMPIANTO DI DEPURAZIONE 10LT/SEC
13	SERBATOIO ACQUA POTABILE
14	SERBATOIO ACQUA ANTINCENDIO

### LEGENDA

-  DISFACIMENTO RECINZIONE
-  RIMOZIONE DEI FABBRICATI
-  DEMOLIZIONI DI MANUFATTI INQUINANTI E RIMOZIONI ATTREZZATURE
-  DEMOLIZIONI DI PAVIMENTAZIONI IN ASFALTO
-  DEMOLIZIONI DI PAVIMENTAZIONI IN STABILIZZATO

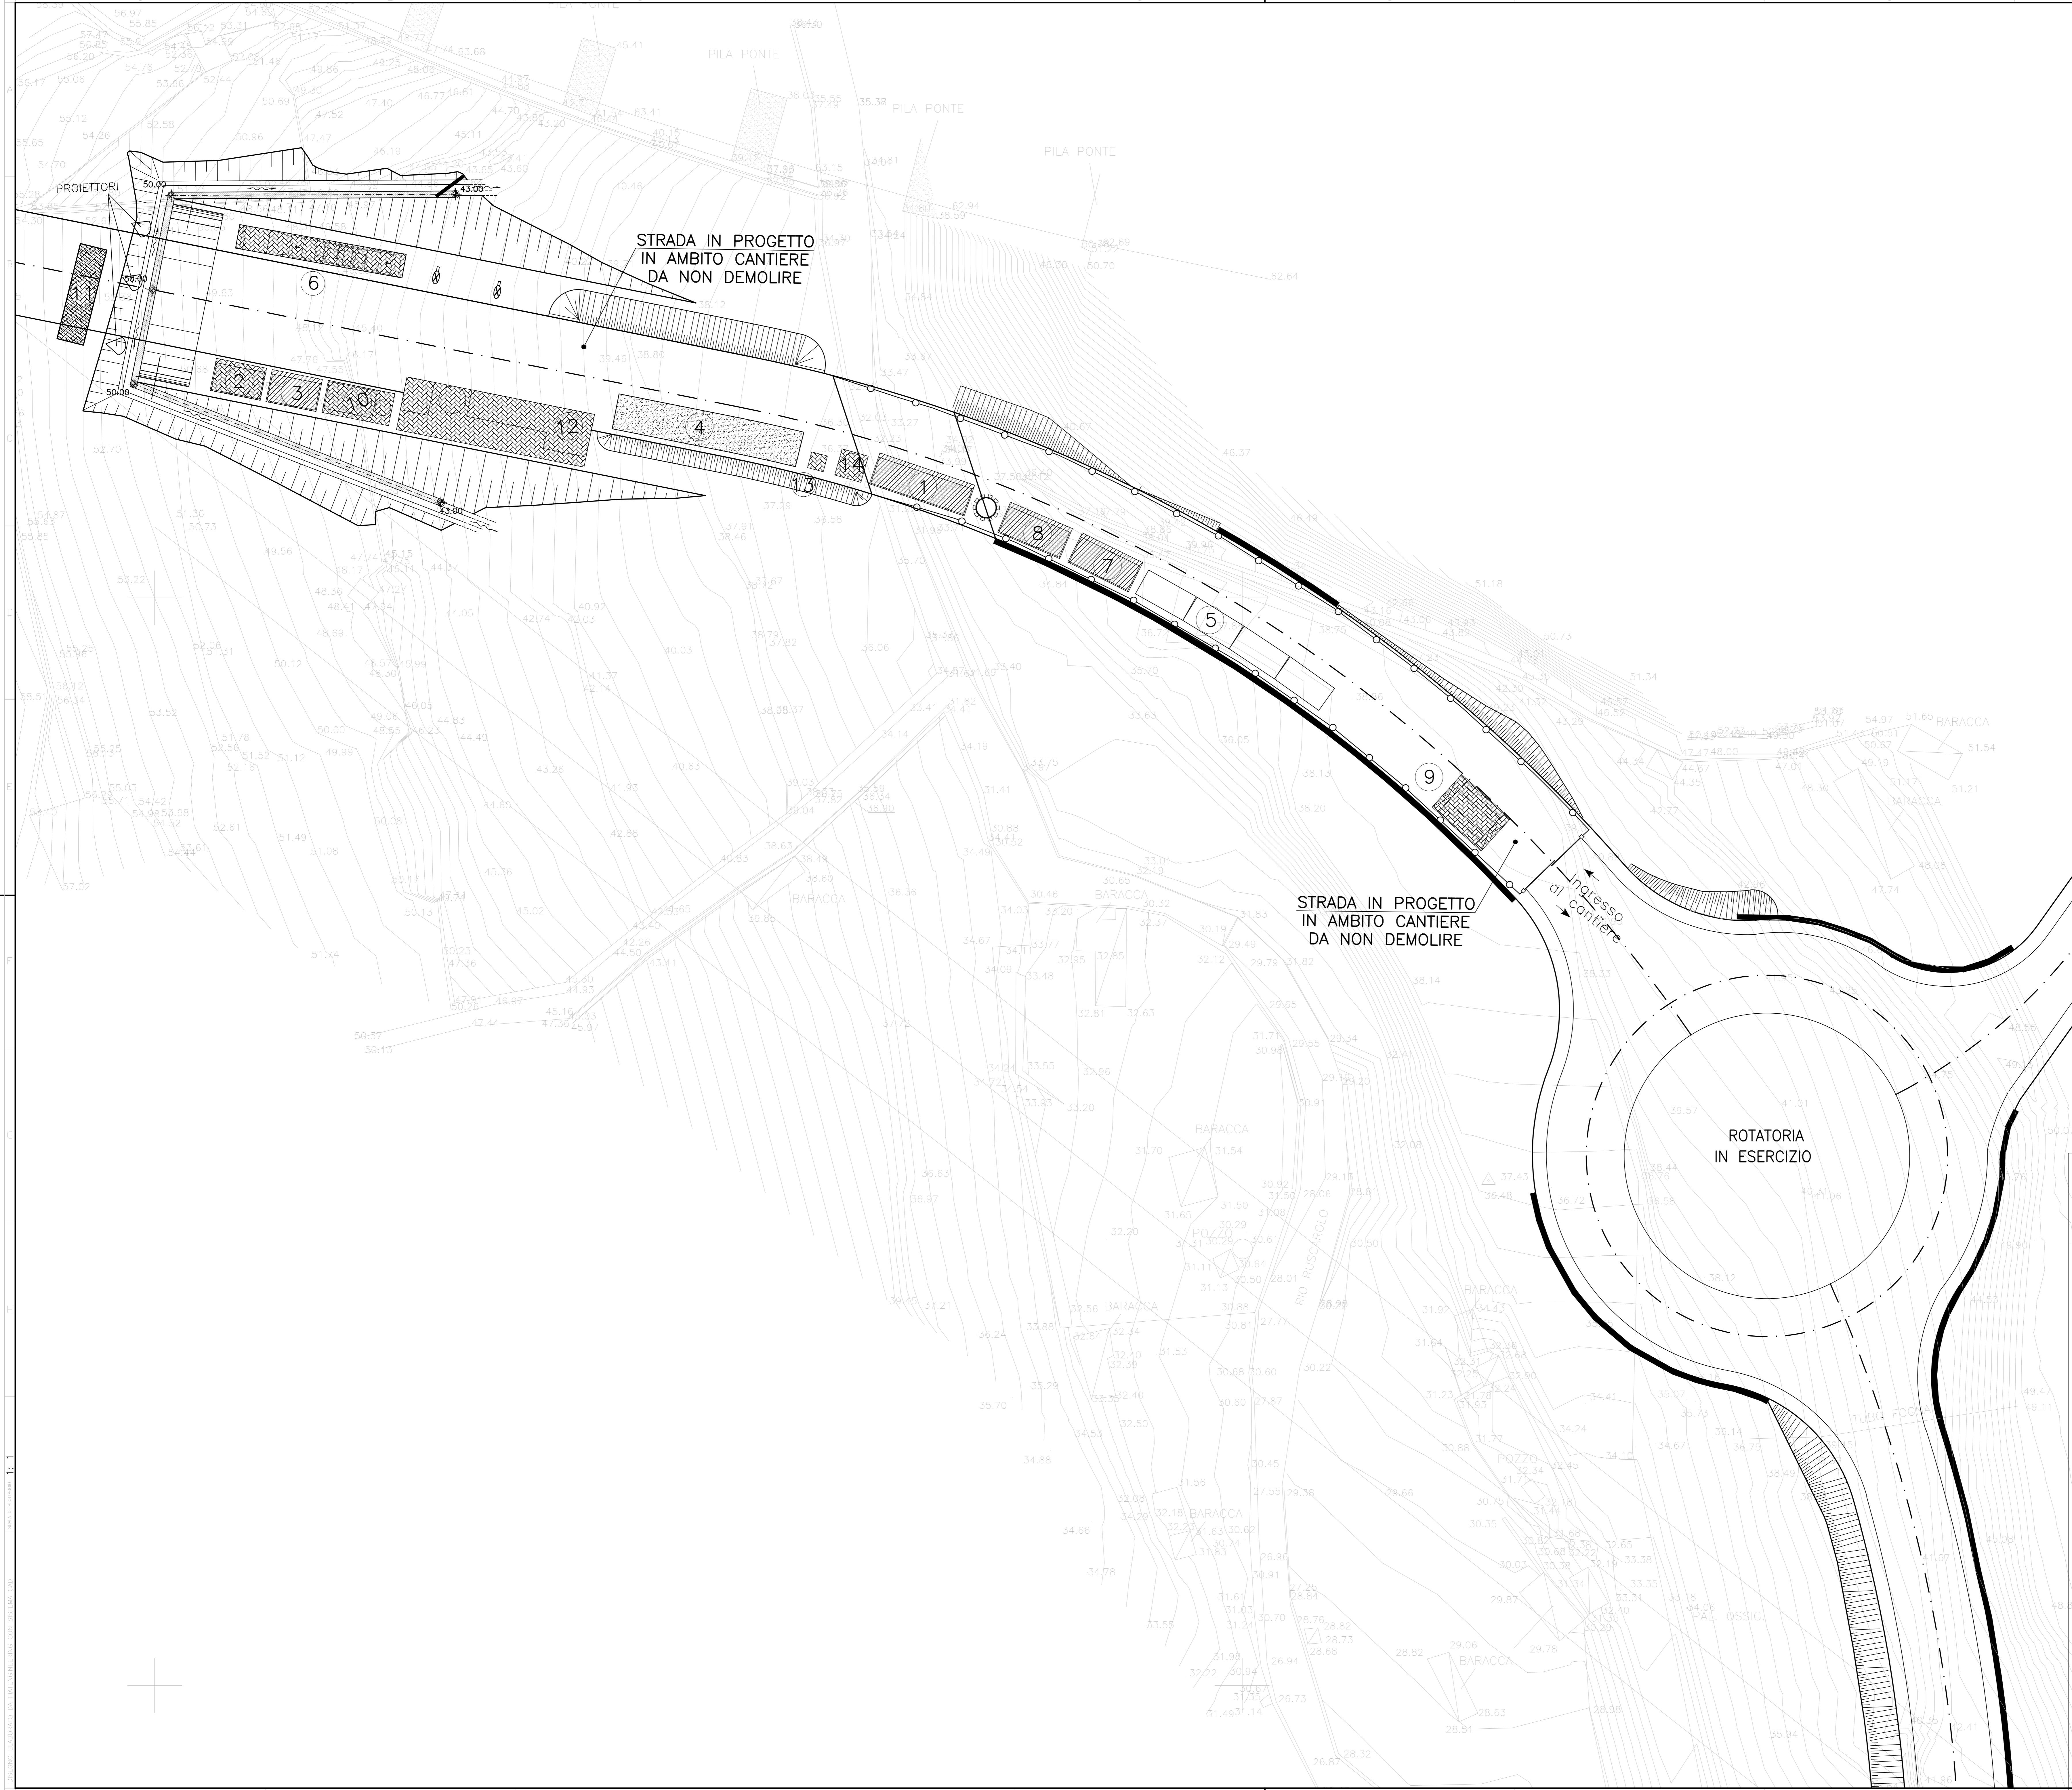

COMMITTENTE:  **RFI**  
RETE FERROVIARIA ITALIANA  
GRUPPO FERROVIE DELLO STATO ITALIANO

ALTA SORVEGLIANZA:  **ITALFERR**  
GRUPPO FERROVIE DELLO STATO ITALIANO

GENERAL CONTRACTOR:  **COV**  
Costruzioni e Impianti Integrati Valchi

INFRASTRUTTURE FERROVIARIE STRATEGICHE DEFINITE DALLA  
LEGGE OBIETTIVO N.443/01  
TRATTA A.V./A.C. TERZO VALICO DEI GIOVI  
PROGETTO ESECUTIVO

CANTIERE OPERATIVO CHIARAVAGNA - BORZOLI - COV3  
Rimozione cantiere - Planimetria generale

GENERAL CONTRACTOR <b>Cociv</b> Via P. F. Biondelli	DIRETTORE LAVORI	SCALA: 1:200
---	------------------	-----------------

COMMESSA	LOTTO	FASE	ENTE	TIPO DOC.	OPERA/DISCIPLINA	PROGR.	REV.
I 6 5 1	0 0	E	C V	P 9	C A 3 8 0 1	0 0 6	A

Rev.	Descrizione emissione	Redatto	Data	Verificato	Data	Progettista	Data	IL PROGETTISTA
ASD	Prima emissione	L.Patrica	28/06/2013	P.Ricc	28/06/2013	A. Palomba	28/06/2013	

In. Etab. Nome File: E:\2013\CHIARAVAGNA\BORZOLI\COV3\F18\0000000000