



PROSPETTO FRONTALE

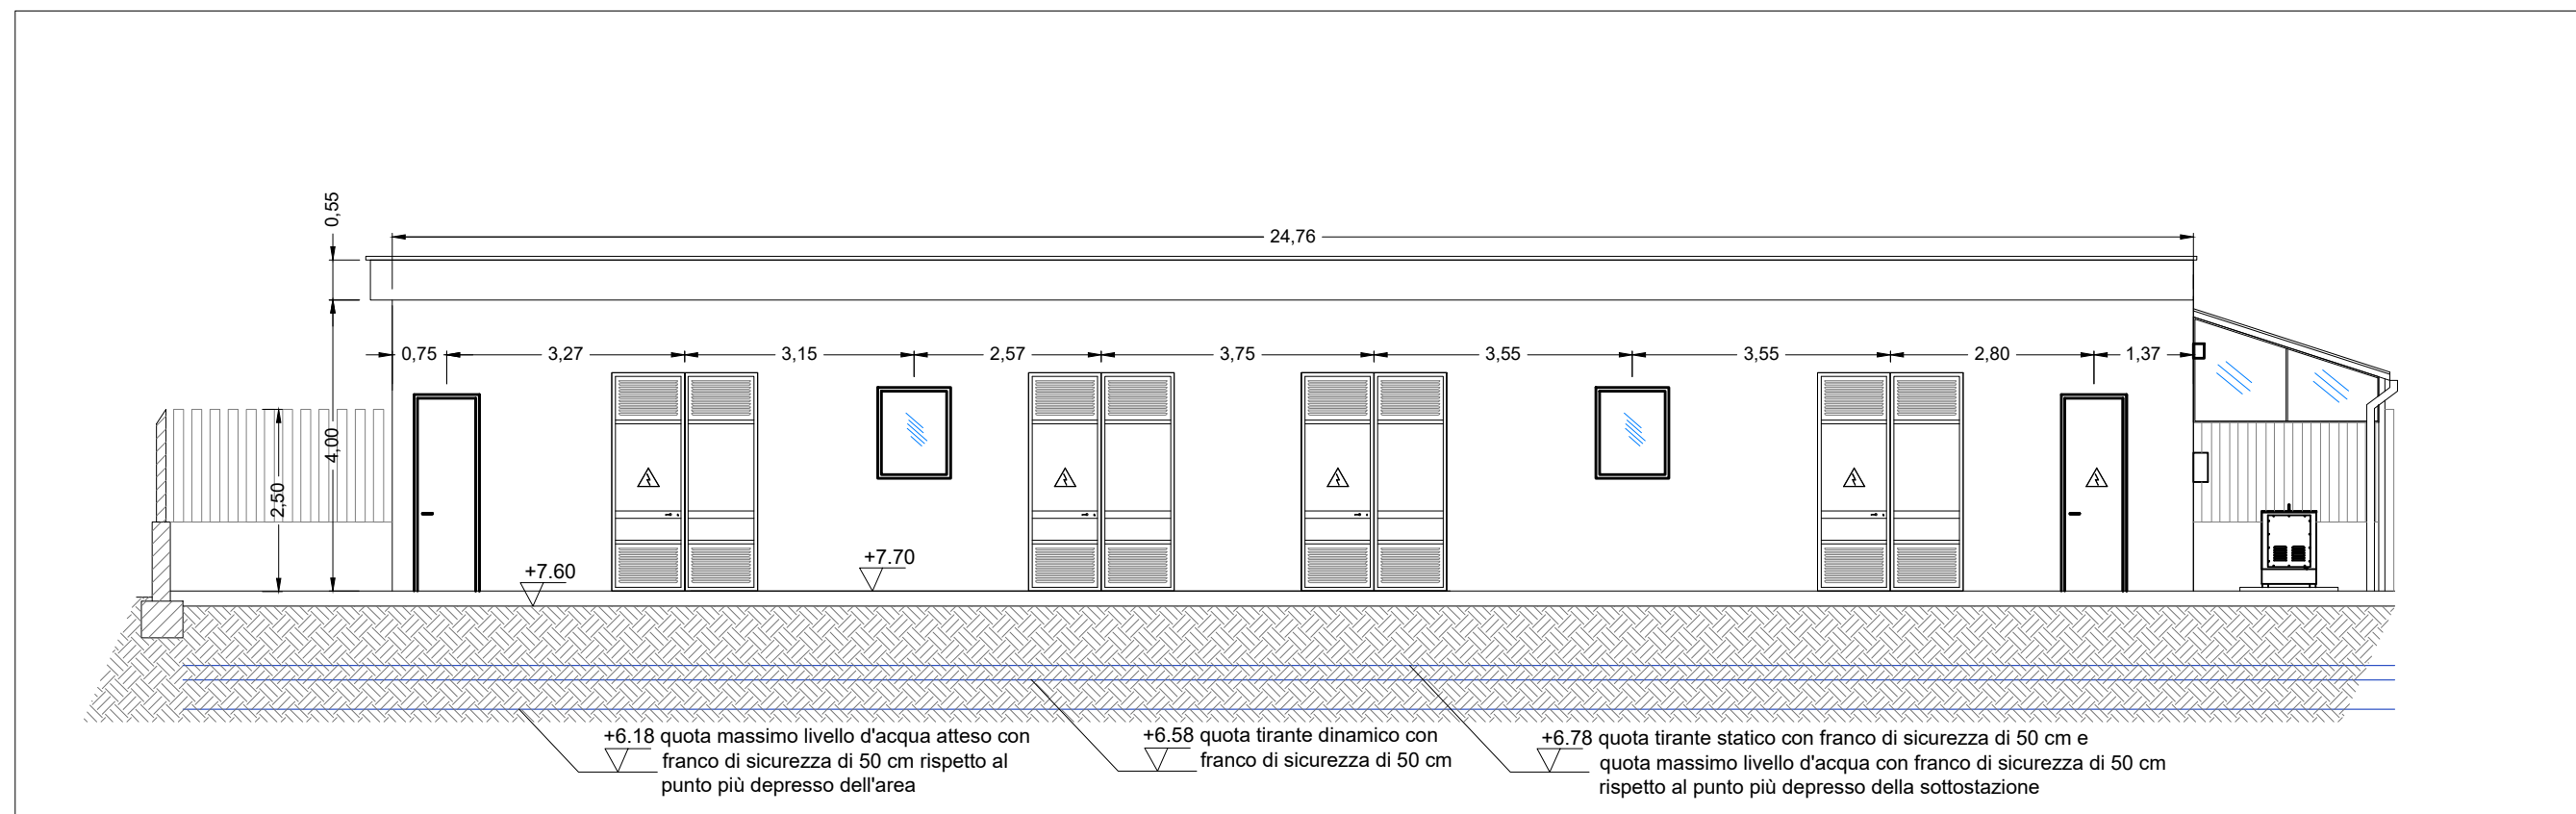


PIANTA PIANO TERRA

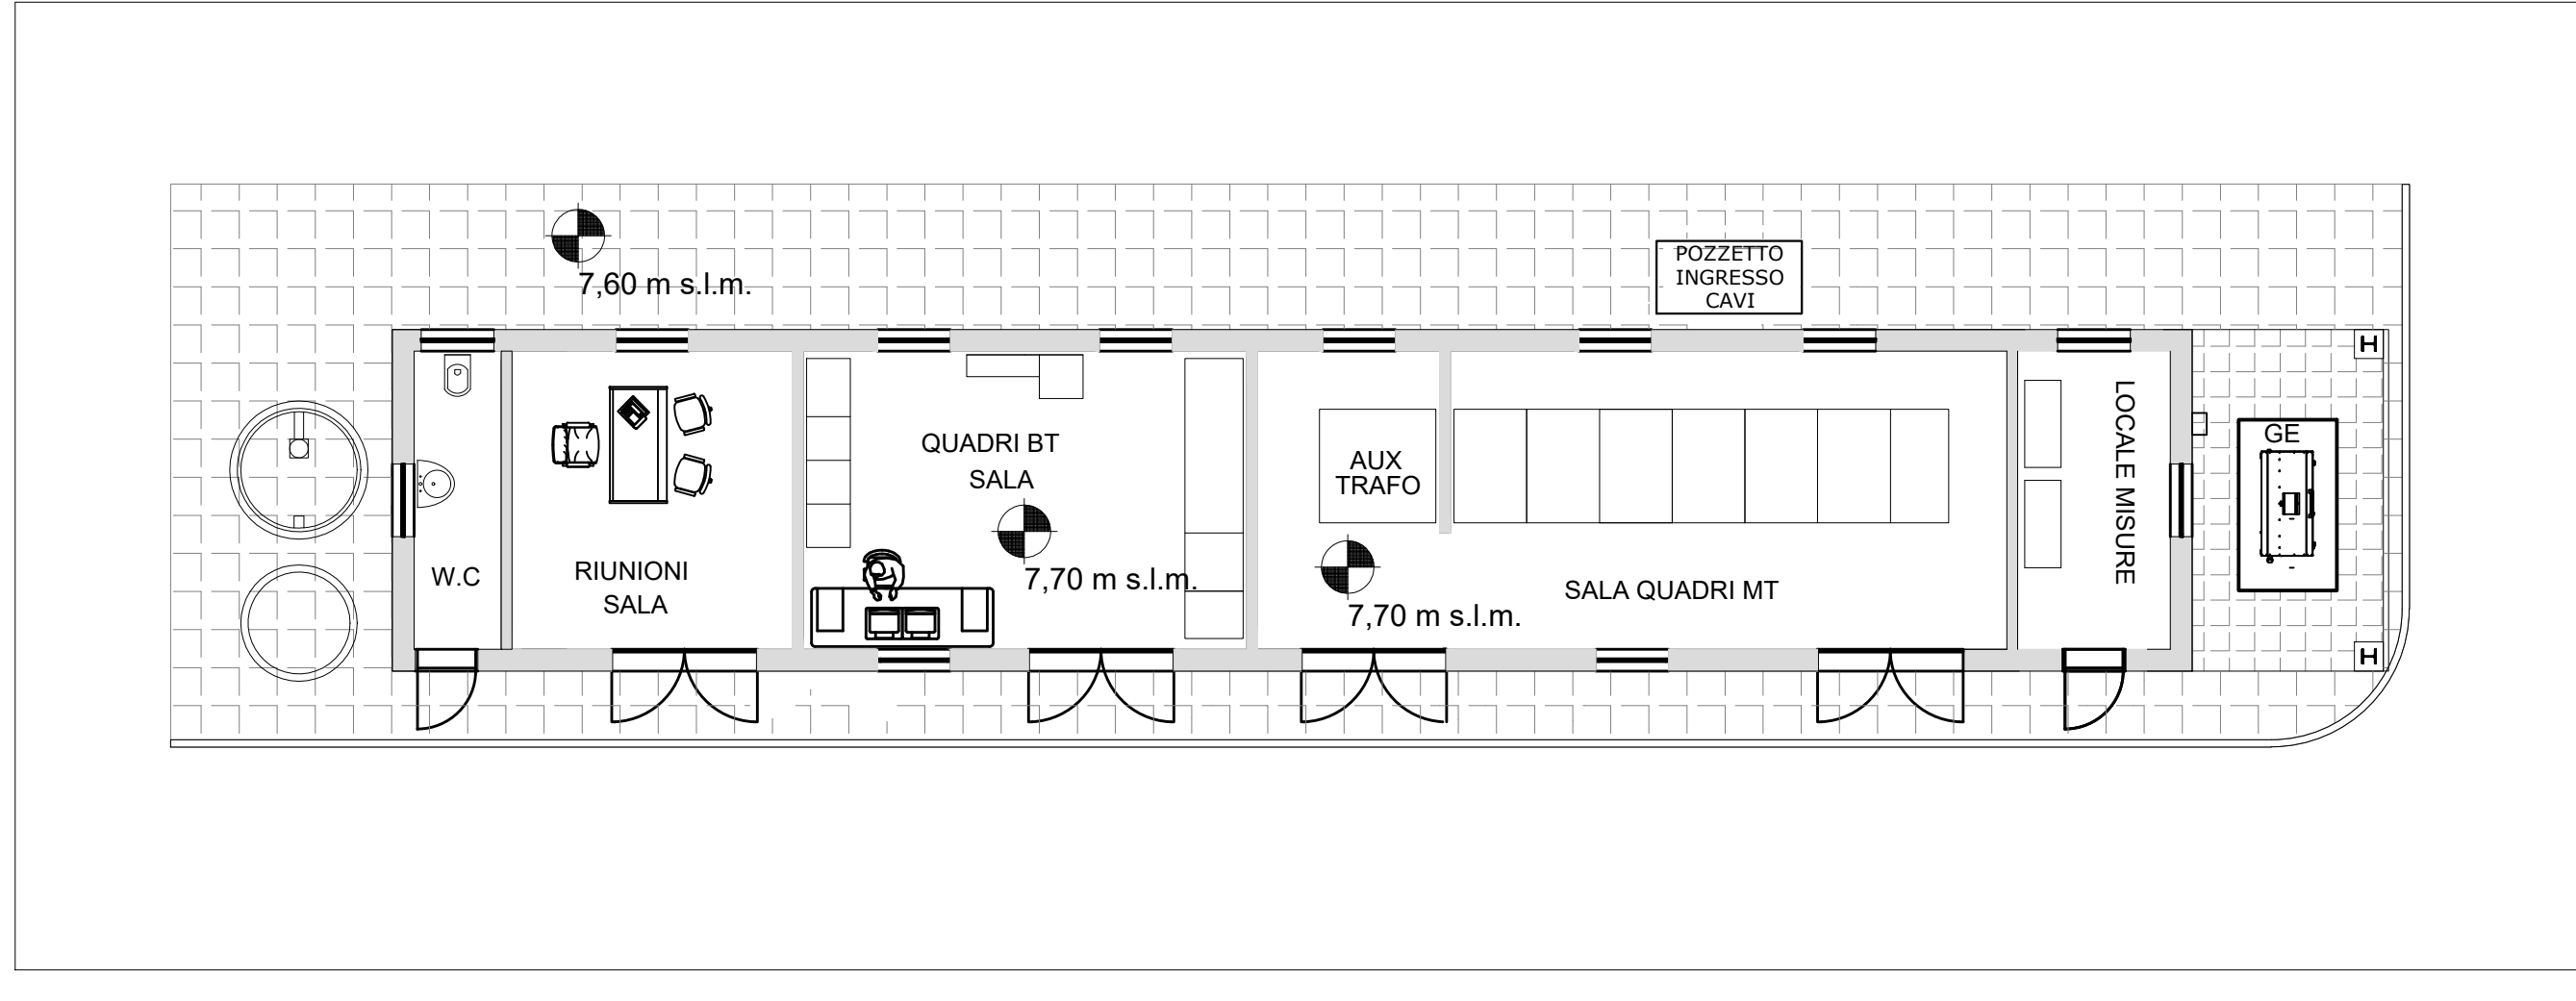


STAZIONE UTENTE - SCALA 1:100




INQUADRAMENTO ZONA OGGETTO DI INTERVENTO

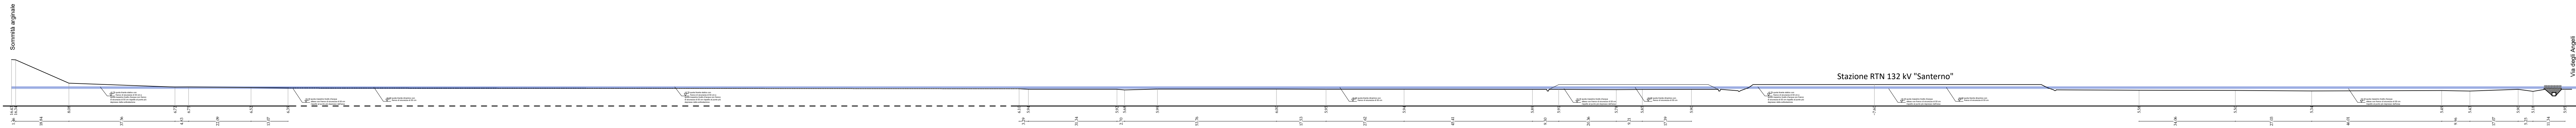


PROFILO

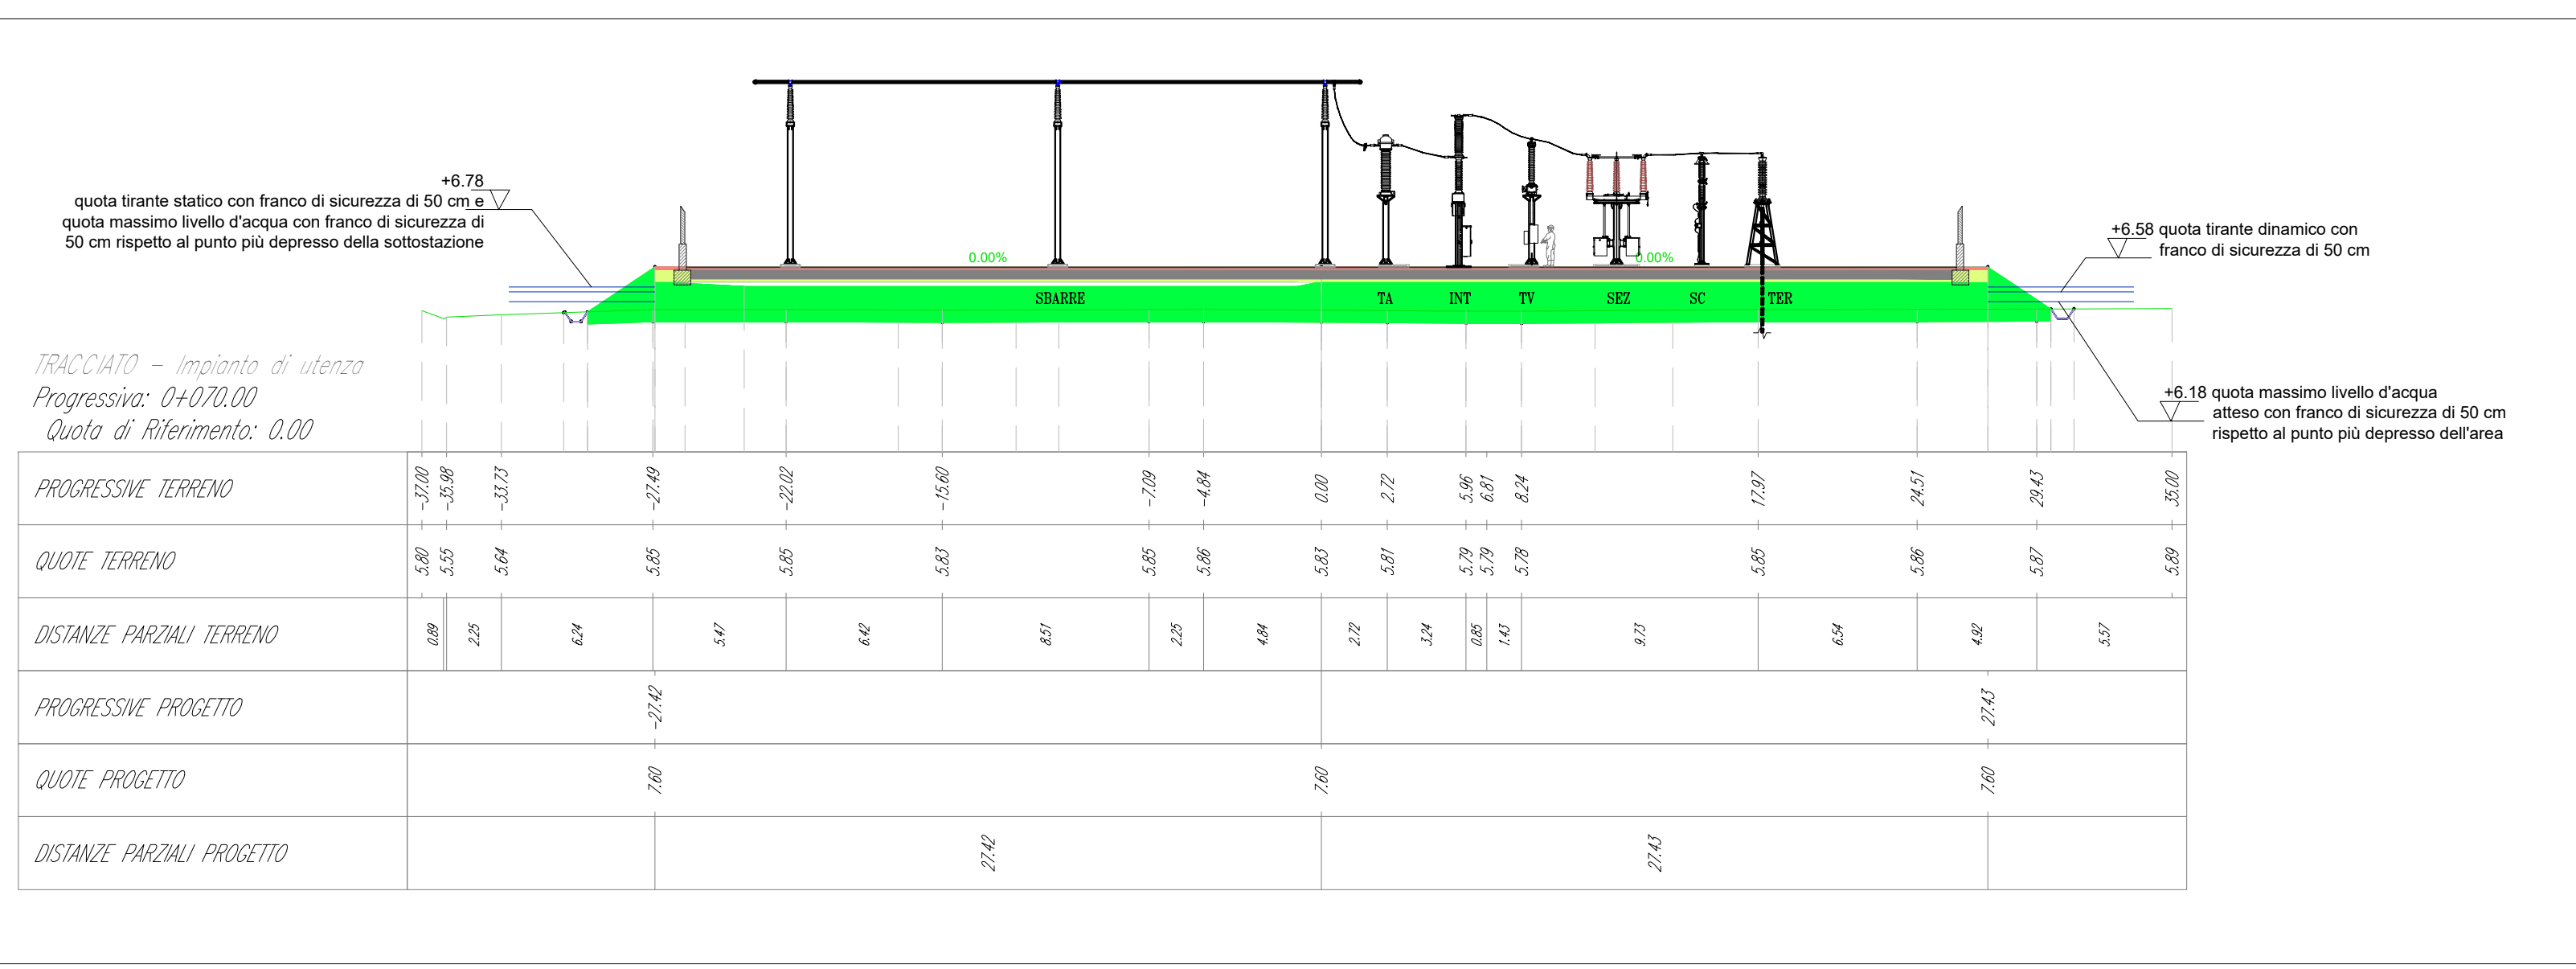

PROSPETTO SUD

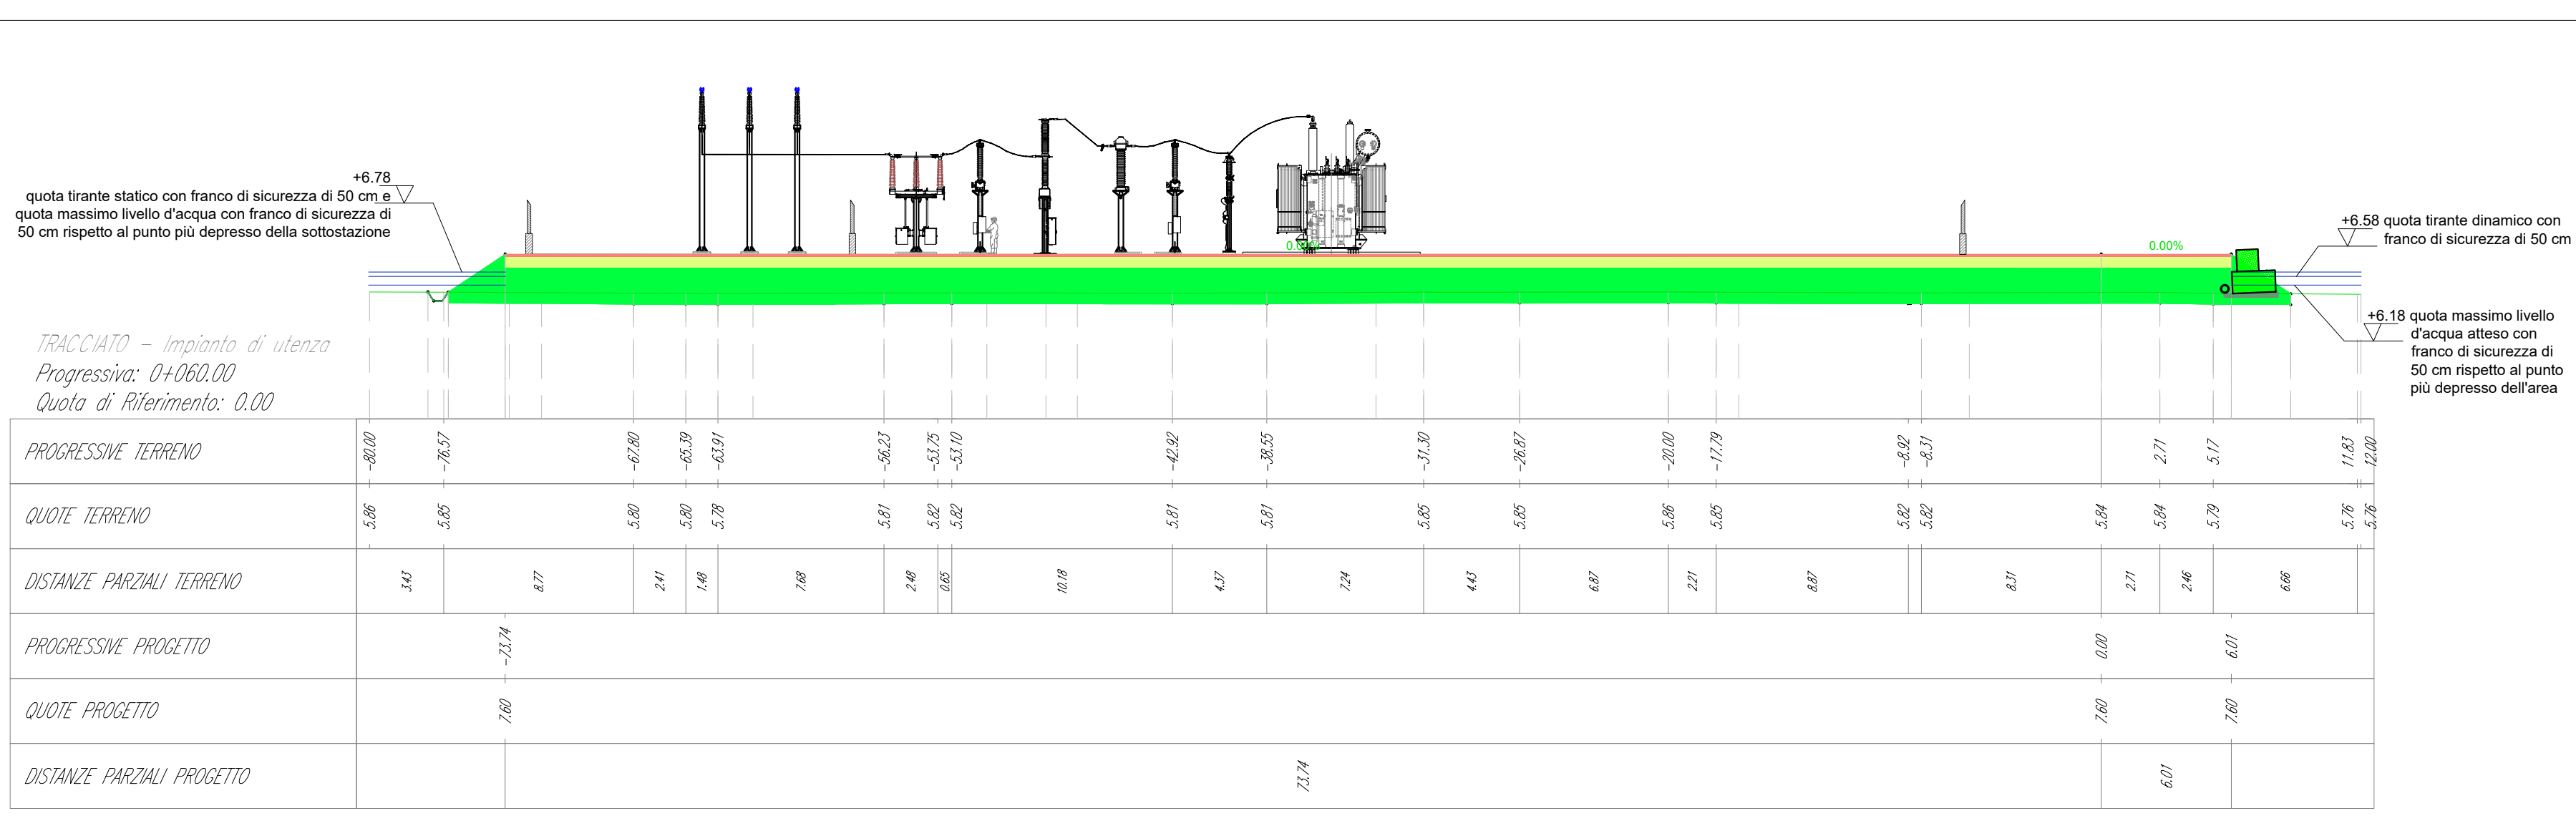

PROSPETTO OVEST

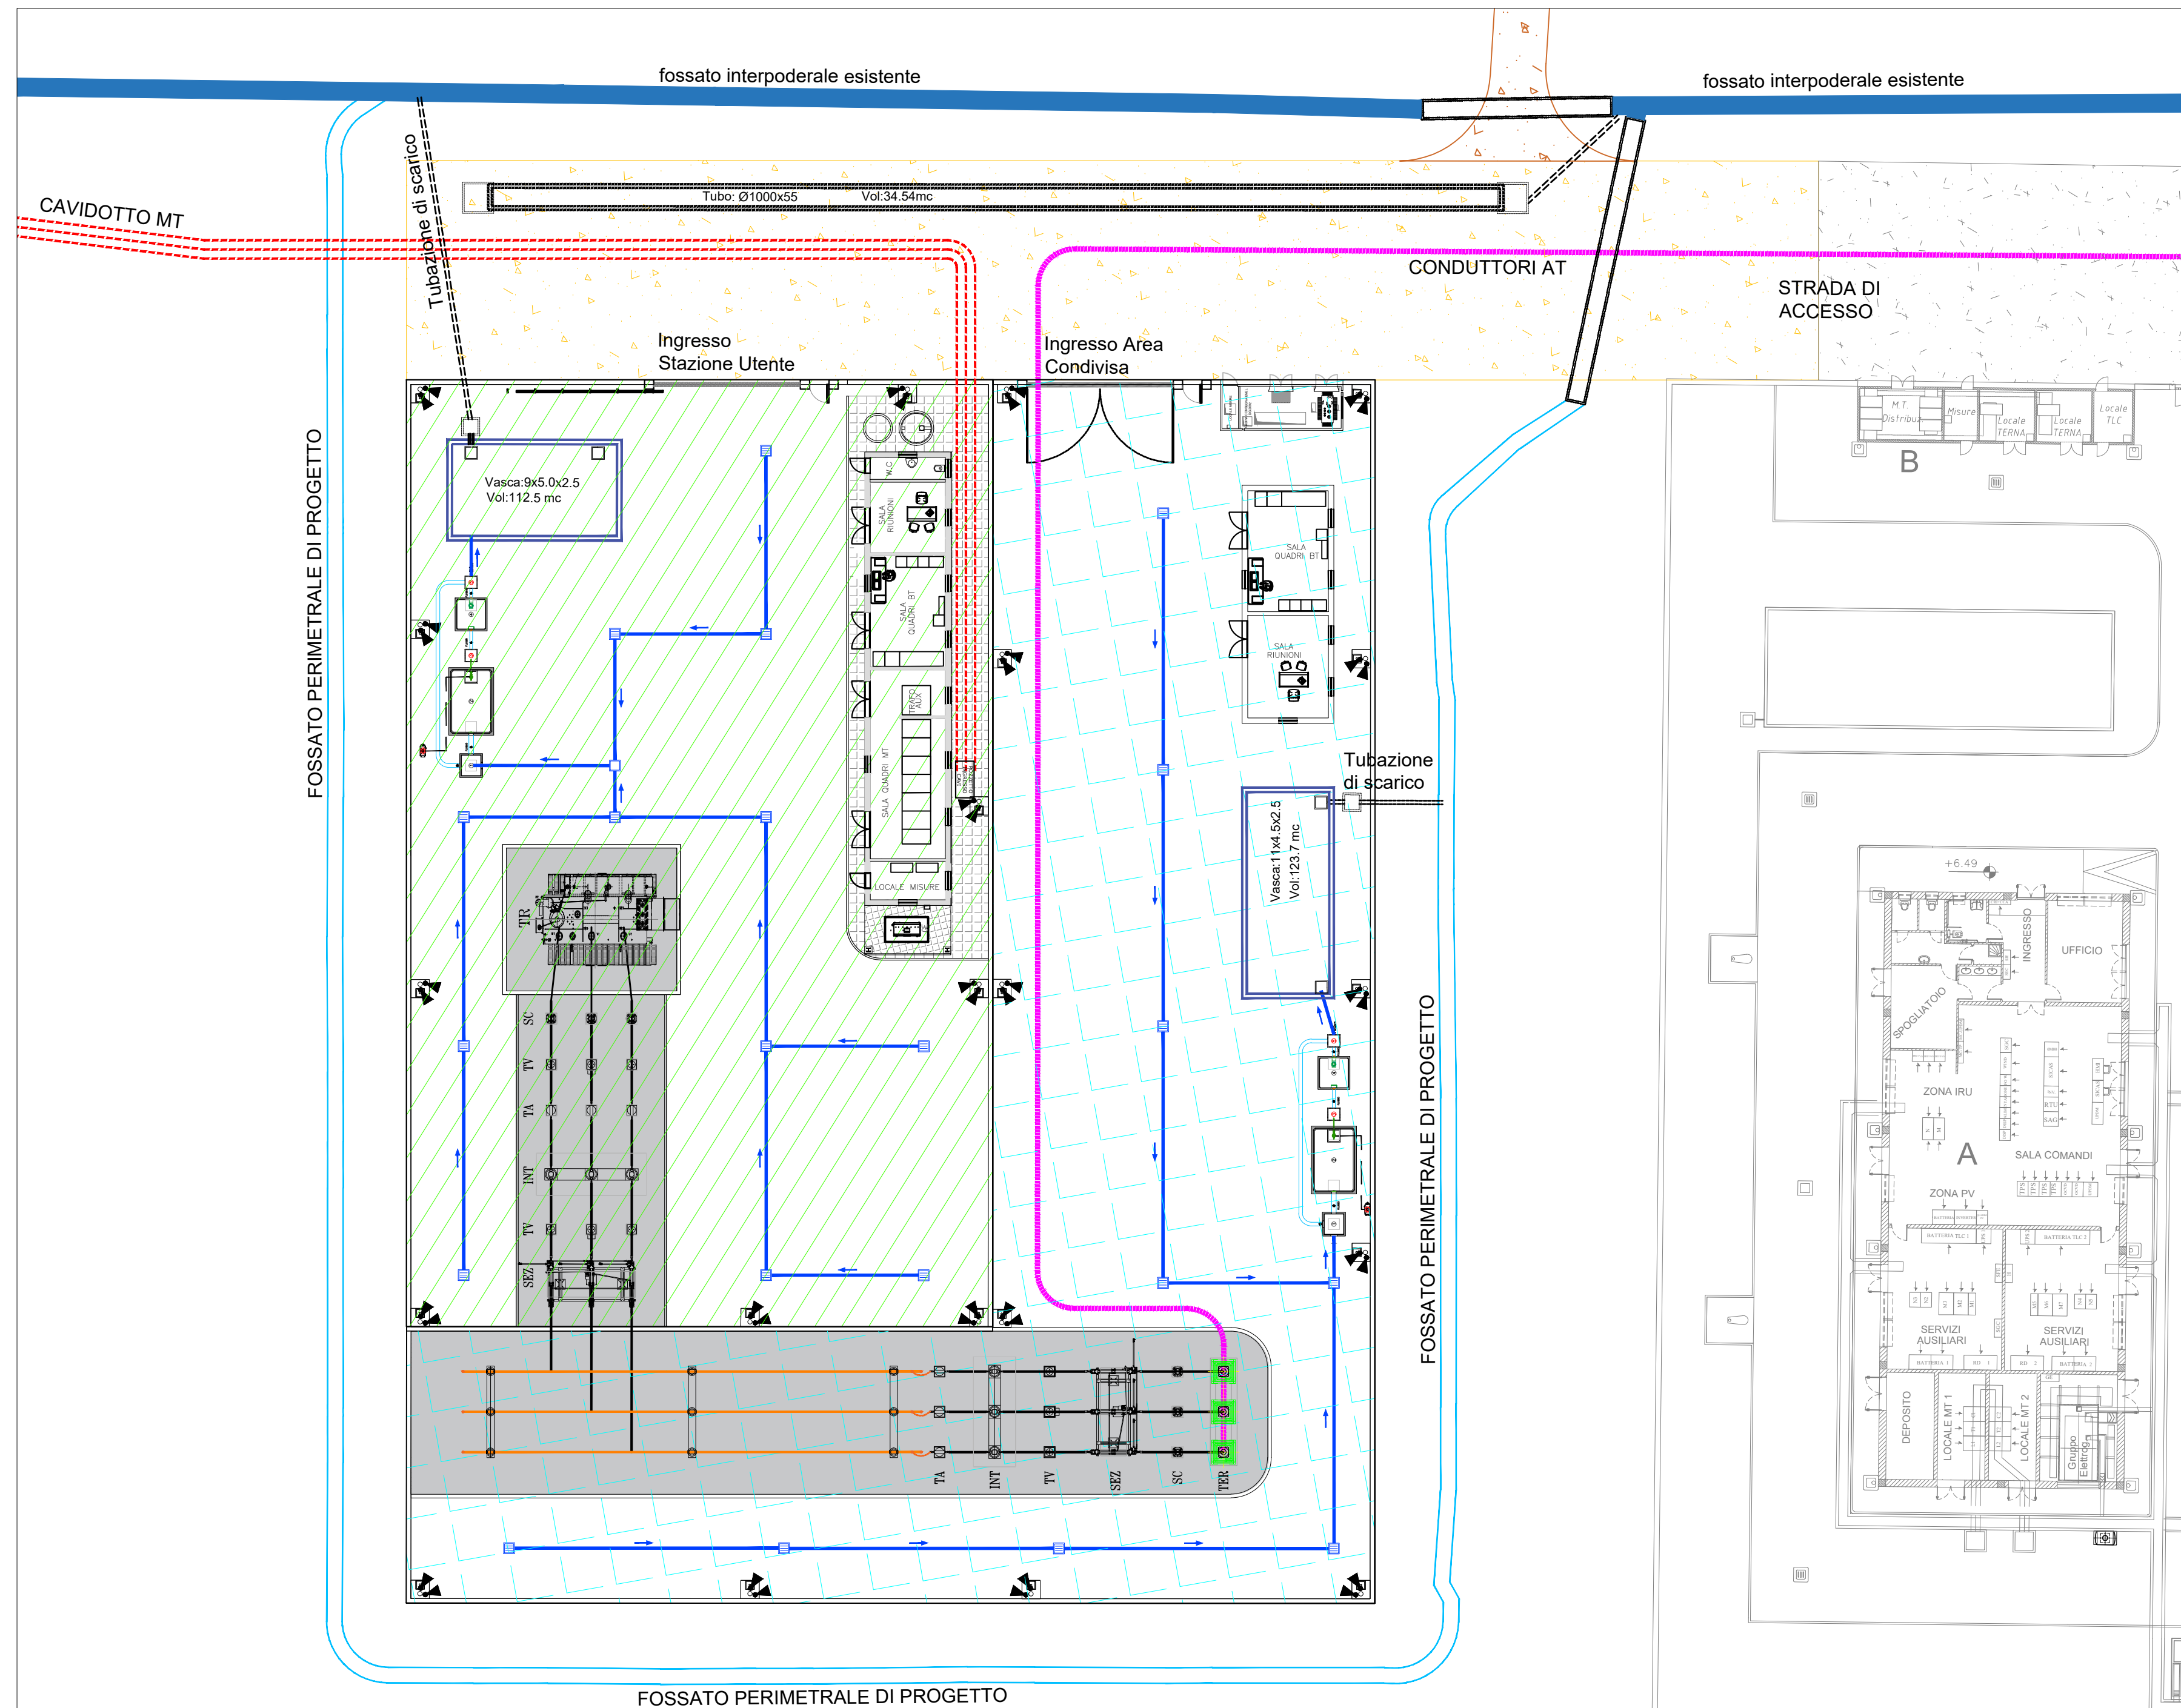

PLANIMETRIA GENERALE

- LEGENDA
- Quote assolute m s.l.m.
 - Area Stazione Utente di Progetto
 - Area Condivisa per futuri ampliamenti
 - CAVIDOTTO MT
 - Conduitori AT
 - Strada di accesso alla stazione utente
 - Tratturo esistente da adeguare
 - Caditoia
 - Rete Fognaria Acque Meteoriche

COMMITENTE: wood. STUDIO DI PROGETTAZIONE: LIBRA RAVENNA

Concetto Green S.r.l. Via Sebastiano Caboto, 15 20094 Corsico (MI)

Libra Ravenna s.r.l. Viale V. Randi, 90 48121 Ravenna (RA) info@libravravenna.it

REVISIONS

REV.	DATE	DESCRIPTION	DC	VC	RM
0	MAG-23	EMESSO PER ITER AUTORIZZATIVO			

APPROVED FOR CONSTRUCTION

DWG. REV. DATE

SIGNATURE

ORDER N°

SUPPLIER

CONTRACT N° 02N1019A

SUBPROJECT CODE:

THIS DWG. SUPERSEDES BY

SCALE

FOR DWG. N°

REV.

SHEET 01

CAD FILE NAME:

OBJECT: A.I.L.C.08.TAV.01
Definizione del tirante idrico di riferimento per la sicurezza idraulica - Impianto di Utenza

Questo documento è di proprietà di Concetto Green S.r.l. e il detentore certifica che il documento è stato ricevuto legalmente. Ogni utilizzo, riproduzione o distribuzione del documento deve essere oggetto di specifica autorizzazione da parte di Concetto Green S.r.l.