



NOTA
 Per le lavorazioni in cui è riportata la nota "(vedi elaborati specifici)" si rimanda agli elaborati tecnici specifici sia per quanto riguarda la descrizione che il posizionamento.

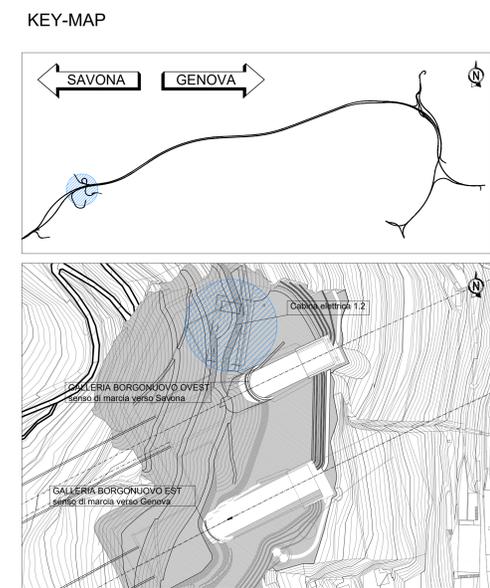


LEGENDA


	STRUTTURA IN C.A.	EPU: B.03.031 c / B.05.030
	STRUTTURA IN C.A. REI 120	EPU: B.03.031 c / B.05.030
	STRUTTURA IN C.A. REI 60	EPU: B.03.031 c / B.05.030
	DRENAGGIO CON TUBO DN200mm	EPU: A.02.000 / PA.1.050
	MAGRONE	EPU: B.03.025 a
	PAVIMENTO FLOTTANTE	EPU: PA.311
	CODICE SERRAMENTO	MISURE NETTE DI PASSAGGIO (B/H) REF. TAV. "Rinacci infissi" - 110728-LL8C-PE-A1-G01-GF01E-CBE12-D-AUA632-2
	COORDINATE X/Y DEL PUNTO DI INSERIMENTO DEL BLOCCO	X = xxxxx,xxxxx Y = yyyyy,yyyyy
	QUOTA ALTIMETRICA PIANO DI CALPESTIO	xx.xx
	QUOTA LINEARE AL FINITO	xx.xx
	FILO FISSO	
	LINEA E ORIENTAMENTO SEZIONE	
	DIREZIONE PENDENZA	
	DIMENSIONI SCALA	
	ALTEZZA VANO DA PAVIMENTO FINITO A INTRADOSO SOLAIO SUPERIORE	
	IMPERMEABILIZZANTE CON VERNICE MONOCOMPONENTE A BASE DI CLOROCAUCIUM COME SPECIFICATO NELLA RELATIVA RELAZIONE	
	POZZETTO OPERE IDRAULICHE VEDI ELABORATI SPECIFICI IDR	

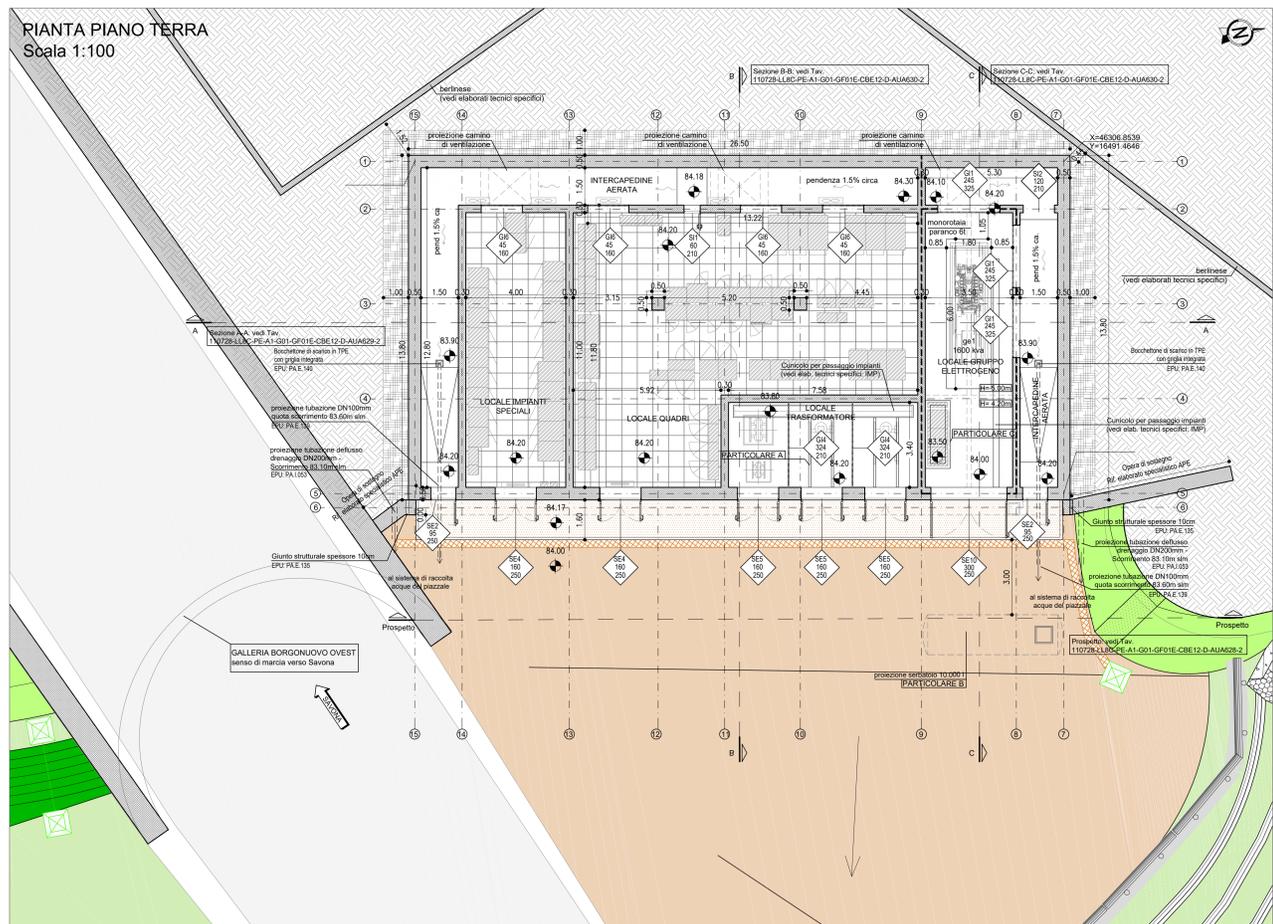


PARTICOLARE A
 Installazione guida trasformatore - scala 1:10

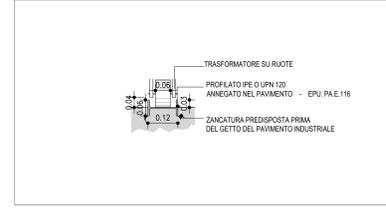

PARTICOLARE B - Vedi elaborati tecnici specifici
 Posizionamento serbatoio - scala 1:100

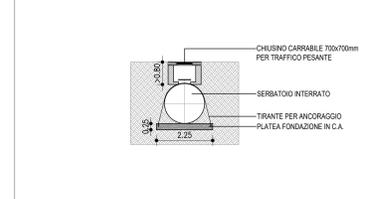

PARTICOLARE C - Vedi elaborati tecnici specifici
 Basamento quadro elettrico GE - scala 1:50

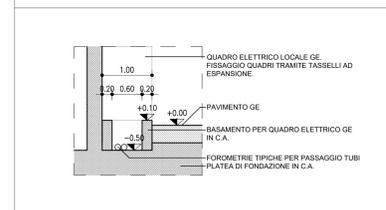

autostrade per l'italia

NODO STRADALE E AUTOSTRADALE DI GENOVA

Adeguamento del sistema A7 - A10 - A12

LOTTO 8 - AMBITO OVEST POLCEVERA TERZO STRALCIO (8C)

PROGETTO ESECUTIVO

A1 - GRONDA DI PONENTE

SISTEMAZIONE FINALE IMB. GALL. BORGONUOVO EST

GF01E

Cabina Elettrica 1.2

Pianta copertura - Pianta piano terra

IL PROGETTISTA SPECIALISTICO Arch. Enrico Ferrarini Ord. Arch. Milano n. 16688 RESPONSABILE ARCHITETTURA E PIANIFICAZIONE	IL RESPONSABILE AUTORIZZAZIONE PRESTAZIONI SPECIALISTICHE Ing. Simona Corti Ord. Ingg. Milano n. 18014	IL DIRETTORE TECNICO Ing. Orlando Mazza Ord. Ingg. Pavia n. 1806
CODICE IDENTIFICATIVO 110728 LL8C PE A1 G01 GF01E CBE12 DAUA 0627 -2		OPERATORI
RIFERIMENTO PROGETTO 110728 LL8C PE A1 G01 GF01E CBE12 DAUA 0627 -2		REVISIONE
PROGETTO MANAGER Ing. Sara Frisani Ord. Ingg. Genova n. 9810A		1 2 3 4
SUPPORTO SPECIALISTICO HYDEA		DATA 16 LUGLIO 2019 1 OTTOBRE 2019 2 FEBBRAIO 2020
VISTO DEL COMMITTENTE autostrade per l'italia IL RESPONSABILE LAVORO DI PROCEDIMENTO Ing. Adriano Sabatini		VISTO DEL CONCESSIONARIO Ministero delle Infrastrutture e dei Trasporti RIPARTIZIONE REGIONALE DEL TERRITORIO

IL PRESENTE DOCUMENTO HA FINITO IL CICLO OPERATIVO. IL PRESENTE DOCUMENTO È STATO REDATTO IN UN UNICO ATTO E NON È PERMETTIBILE LA SEPARAZIONE DEI SUOI CONTENUTI. IL PRESENTE DOCUMENTO È STATO REDATTO IN UN UNICO ATTO E NON È PERMETTIBILE LA SEPARAZIONE DEI SUOI CONTENUTI. IL PRESENTE DOCUMENTO È STATO REDATTO IN UN UNICO ATTO E NON È PERMETTIBILE LA SEPARAZIONE DEI SUOI CONTENUTI.