




Pianta

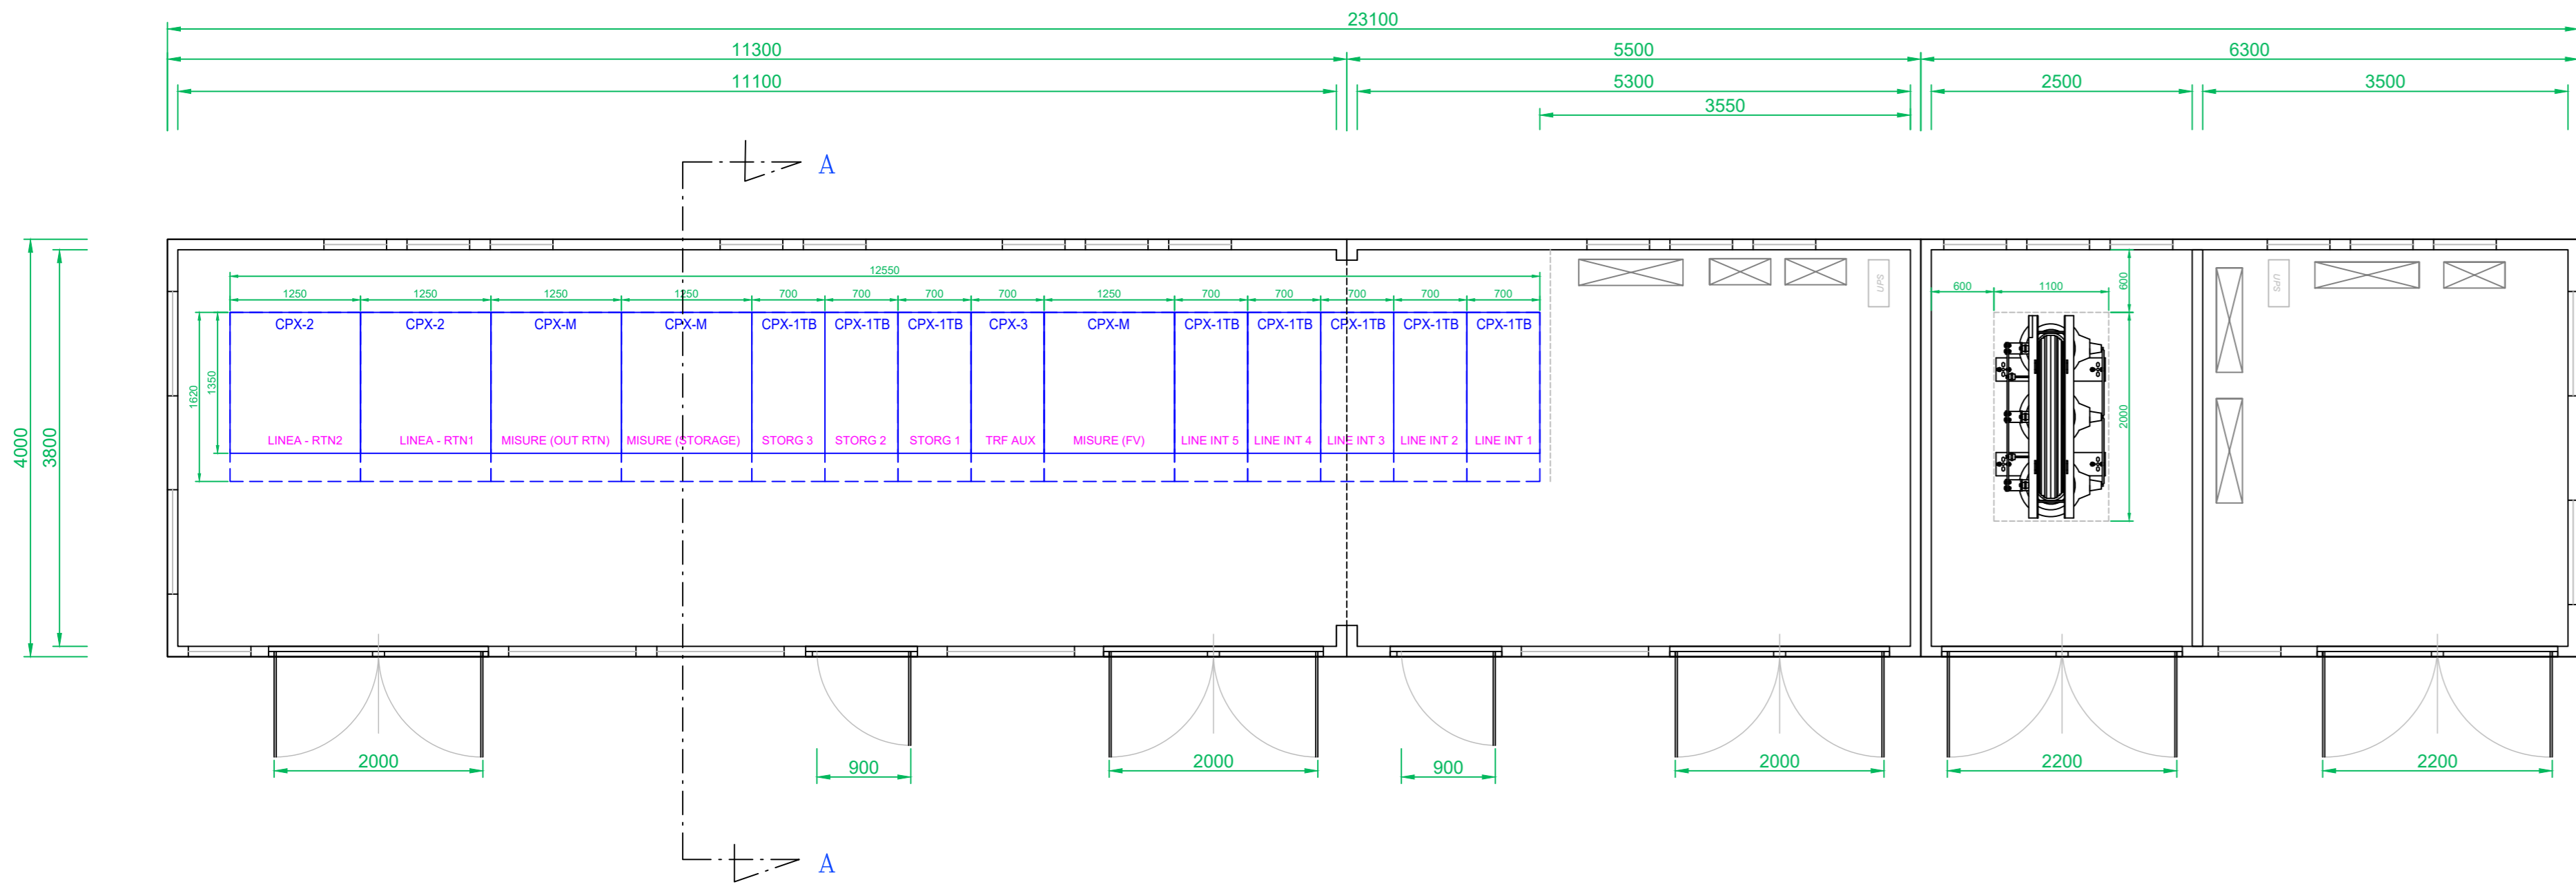


Sezione A-A

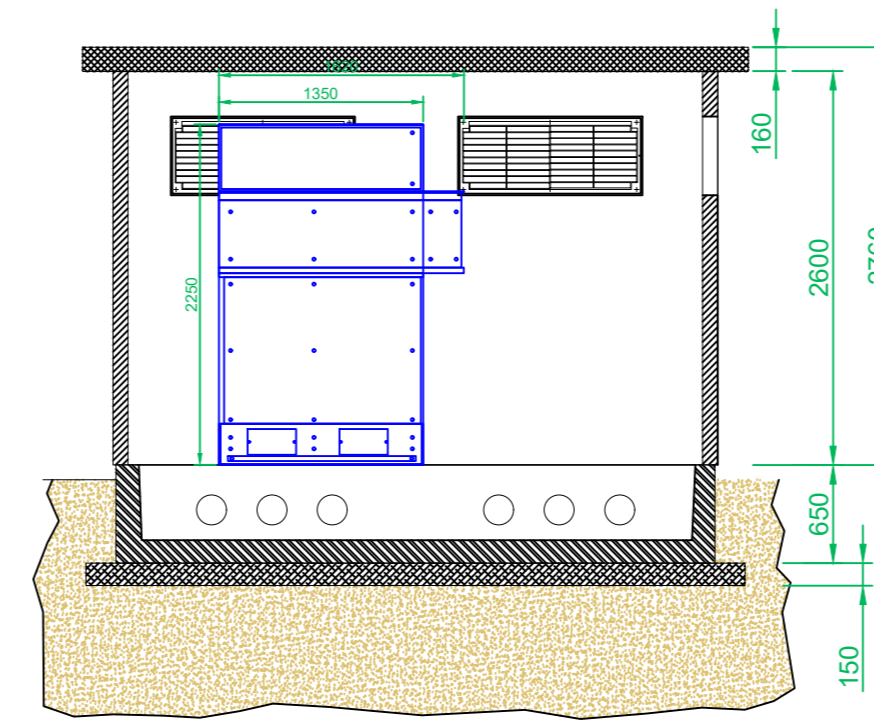



Prospetto Anteriore

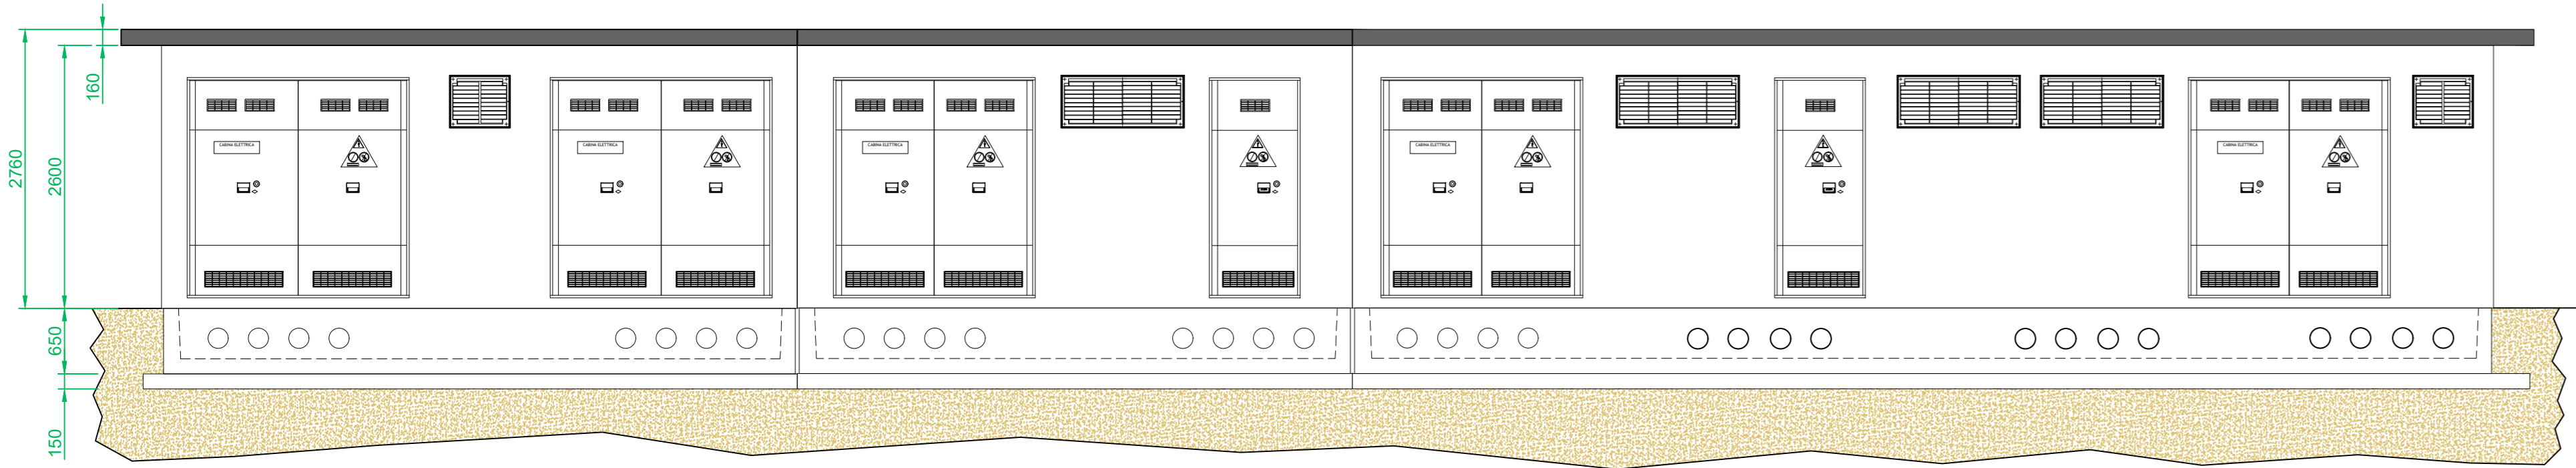


Prospetto Laterale

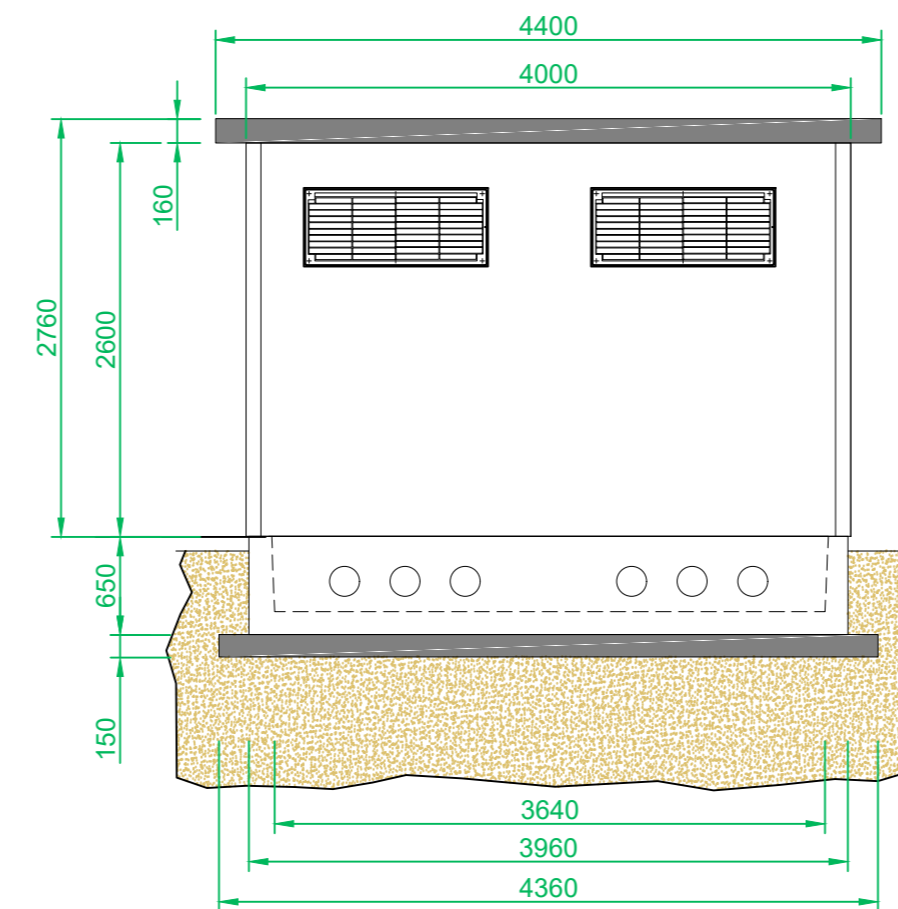


LAYOUT GENERALE DELL'INTERVENTO

 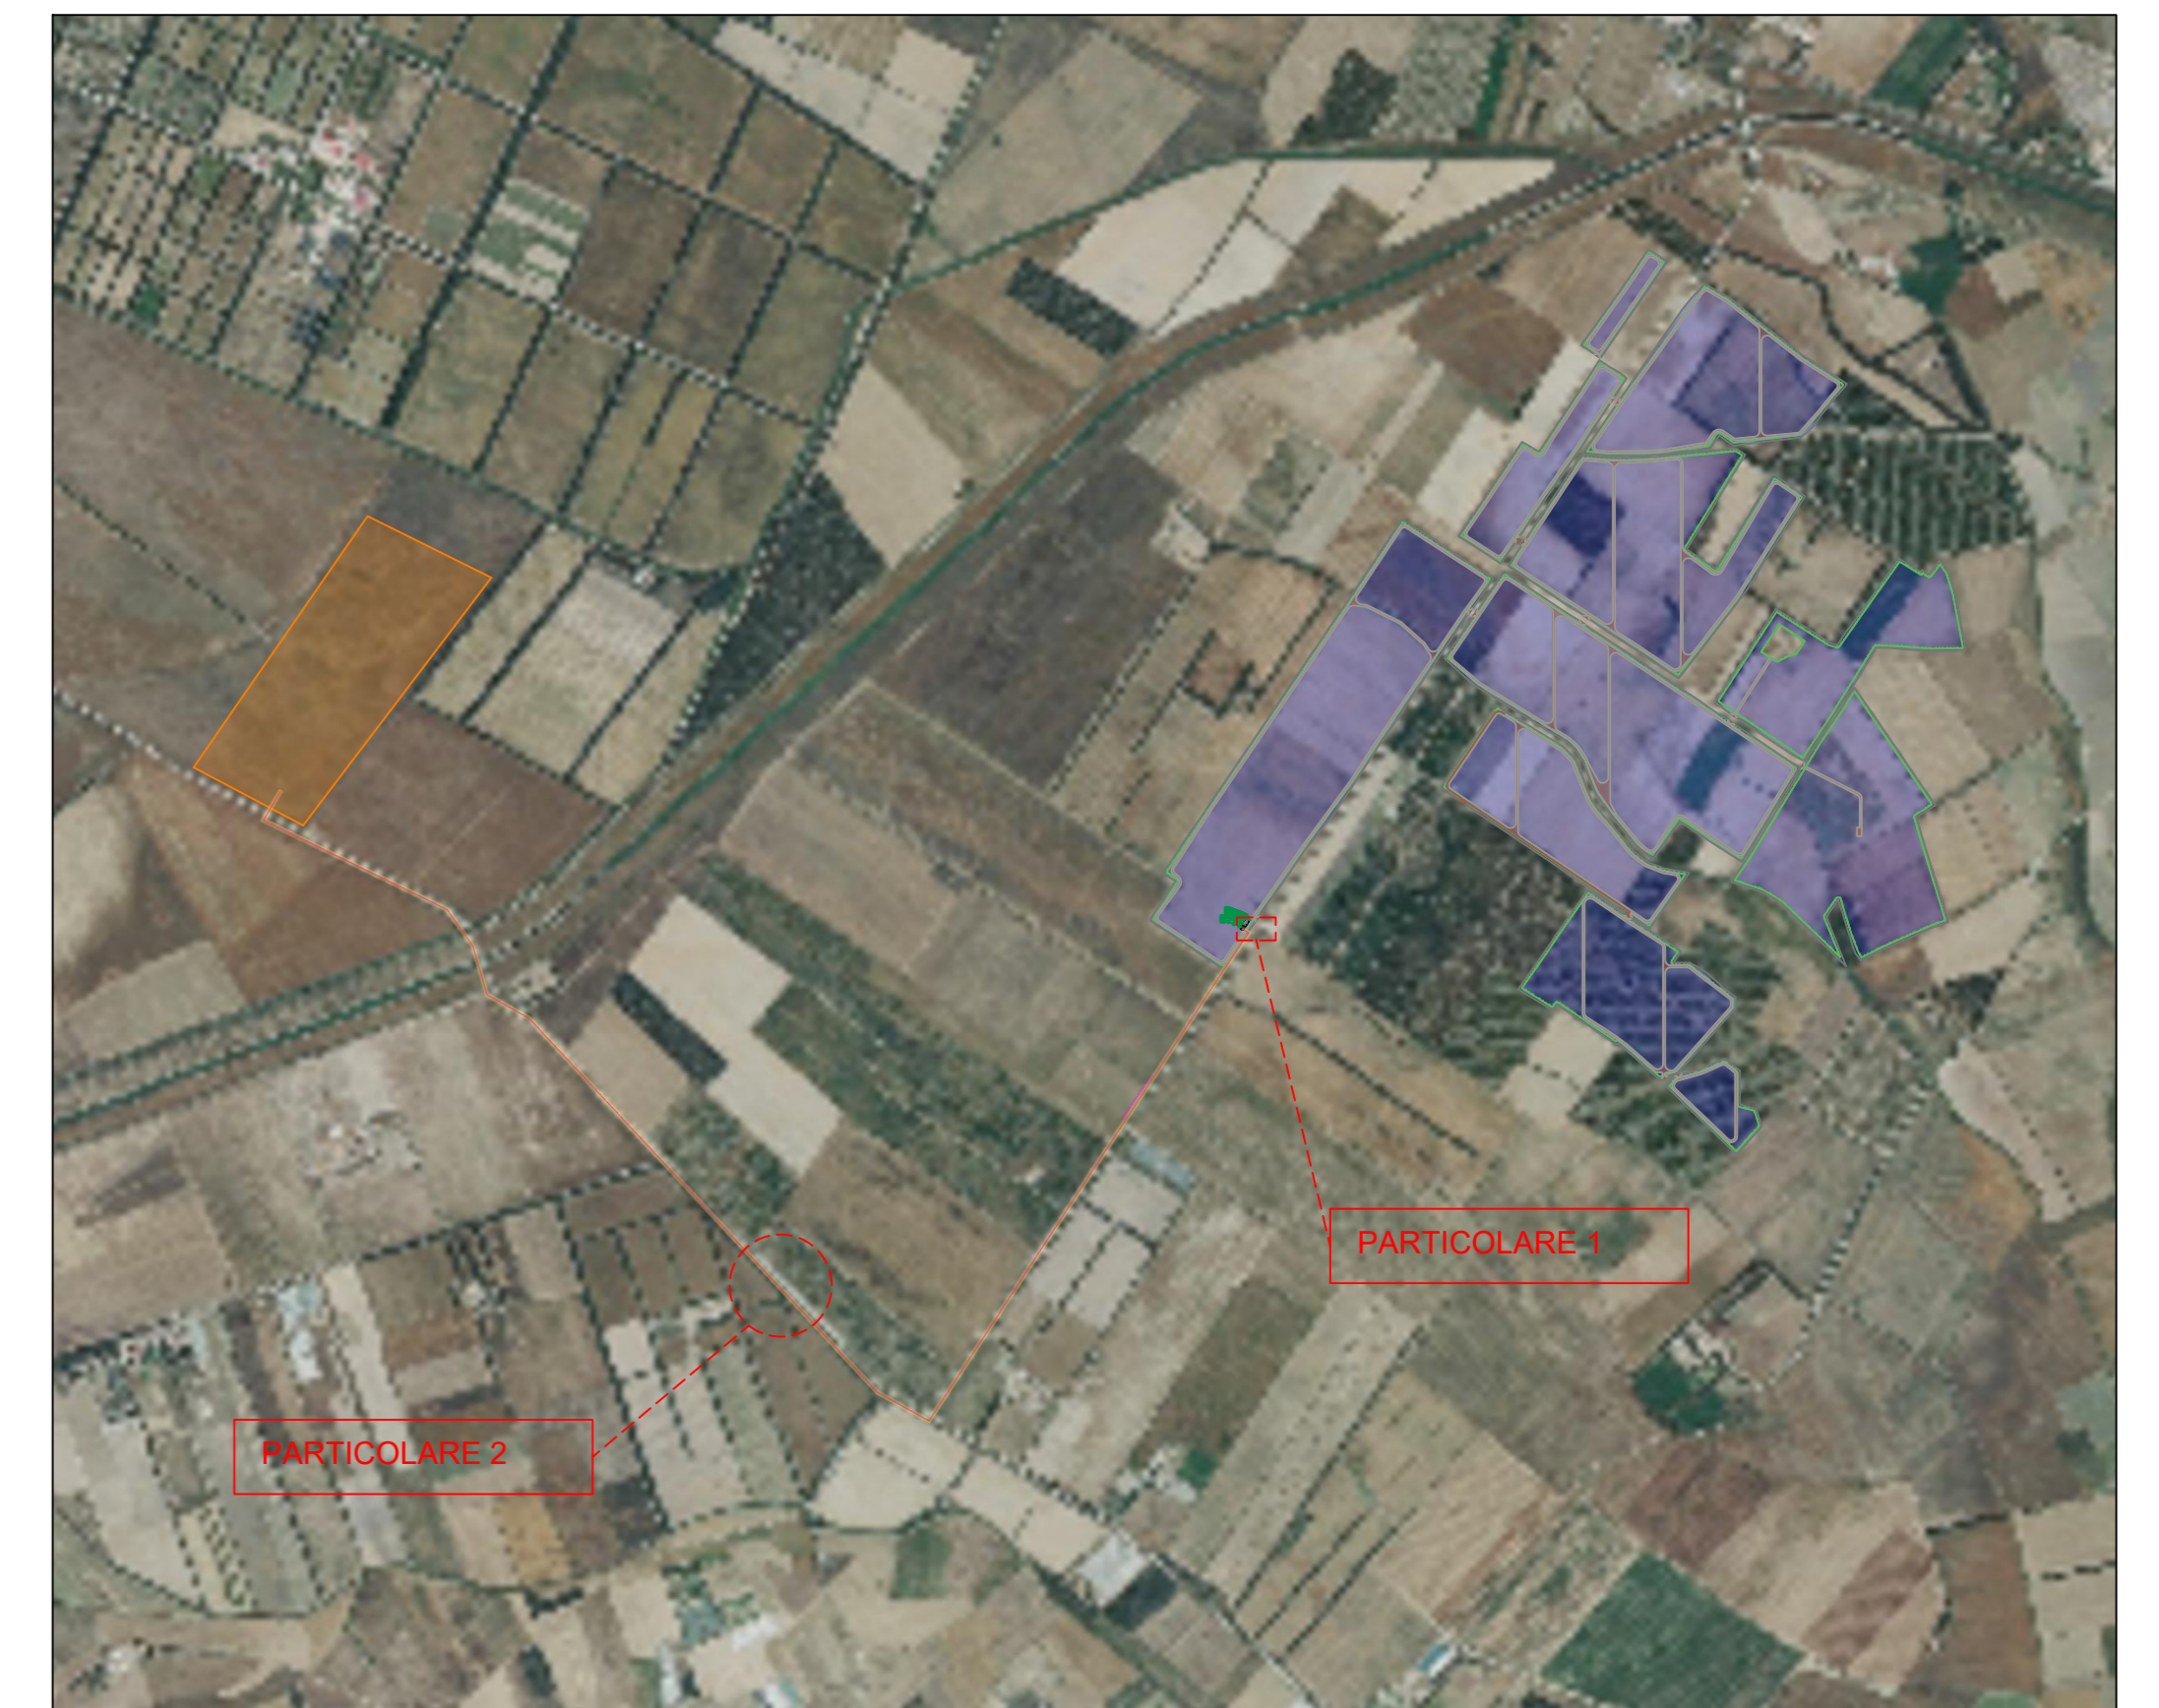


LEGENDA

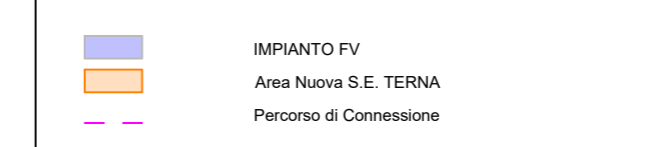


IMPIANTO DI TERRA DI CABINA

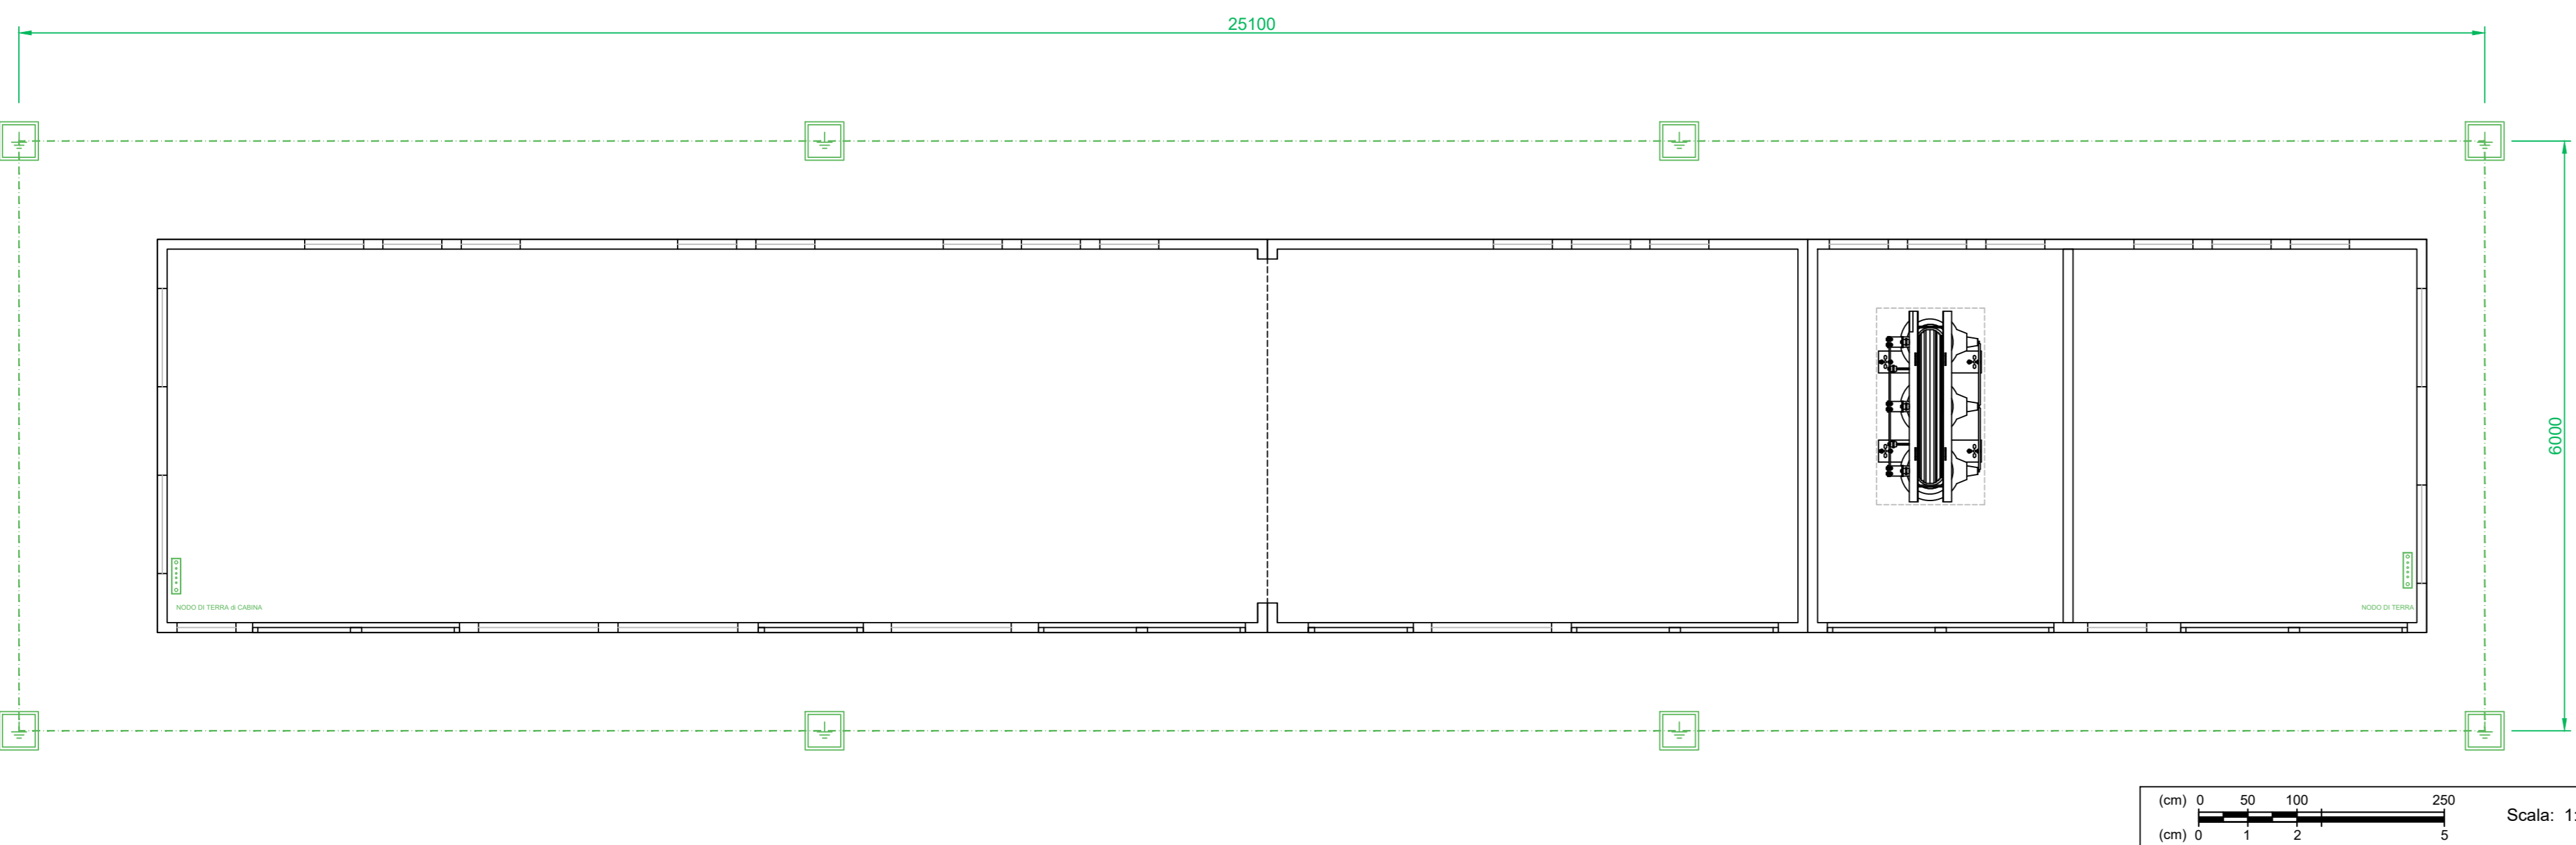


PARTICOLARE 1: SEZIONE TIPO per cavidotto di connessione

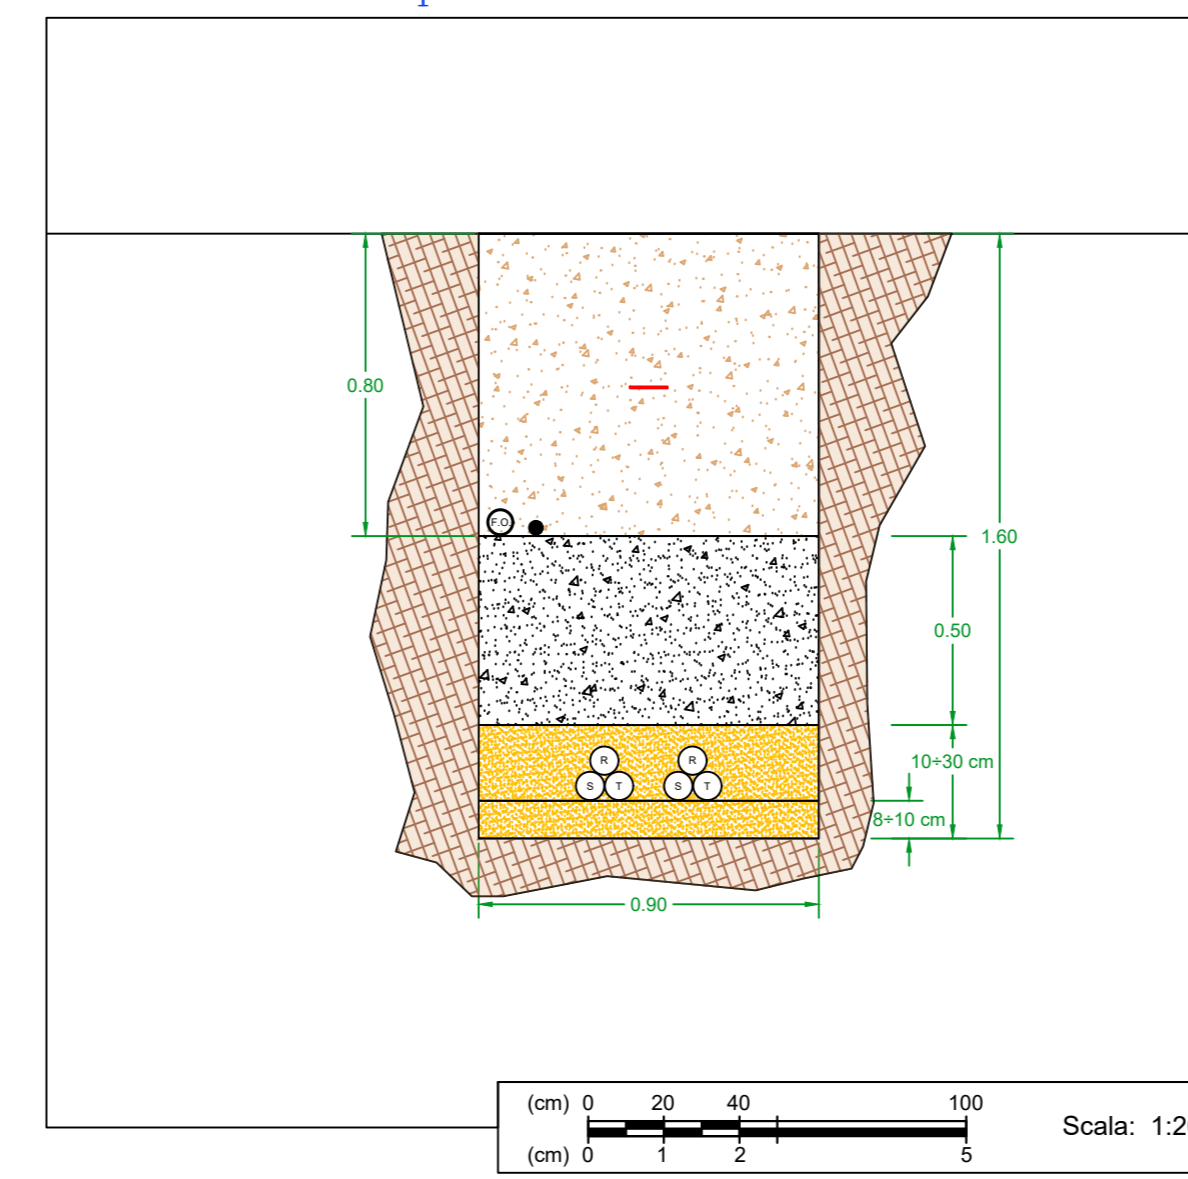


PARTICOLARE 1: CABINA DI RACCOLTA GENERALE (Partenza linea di connessione alla RTN)

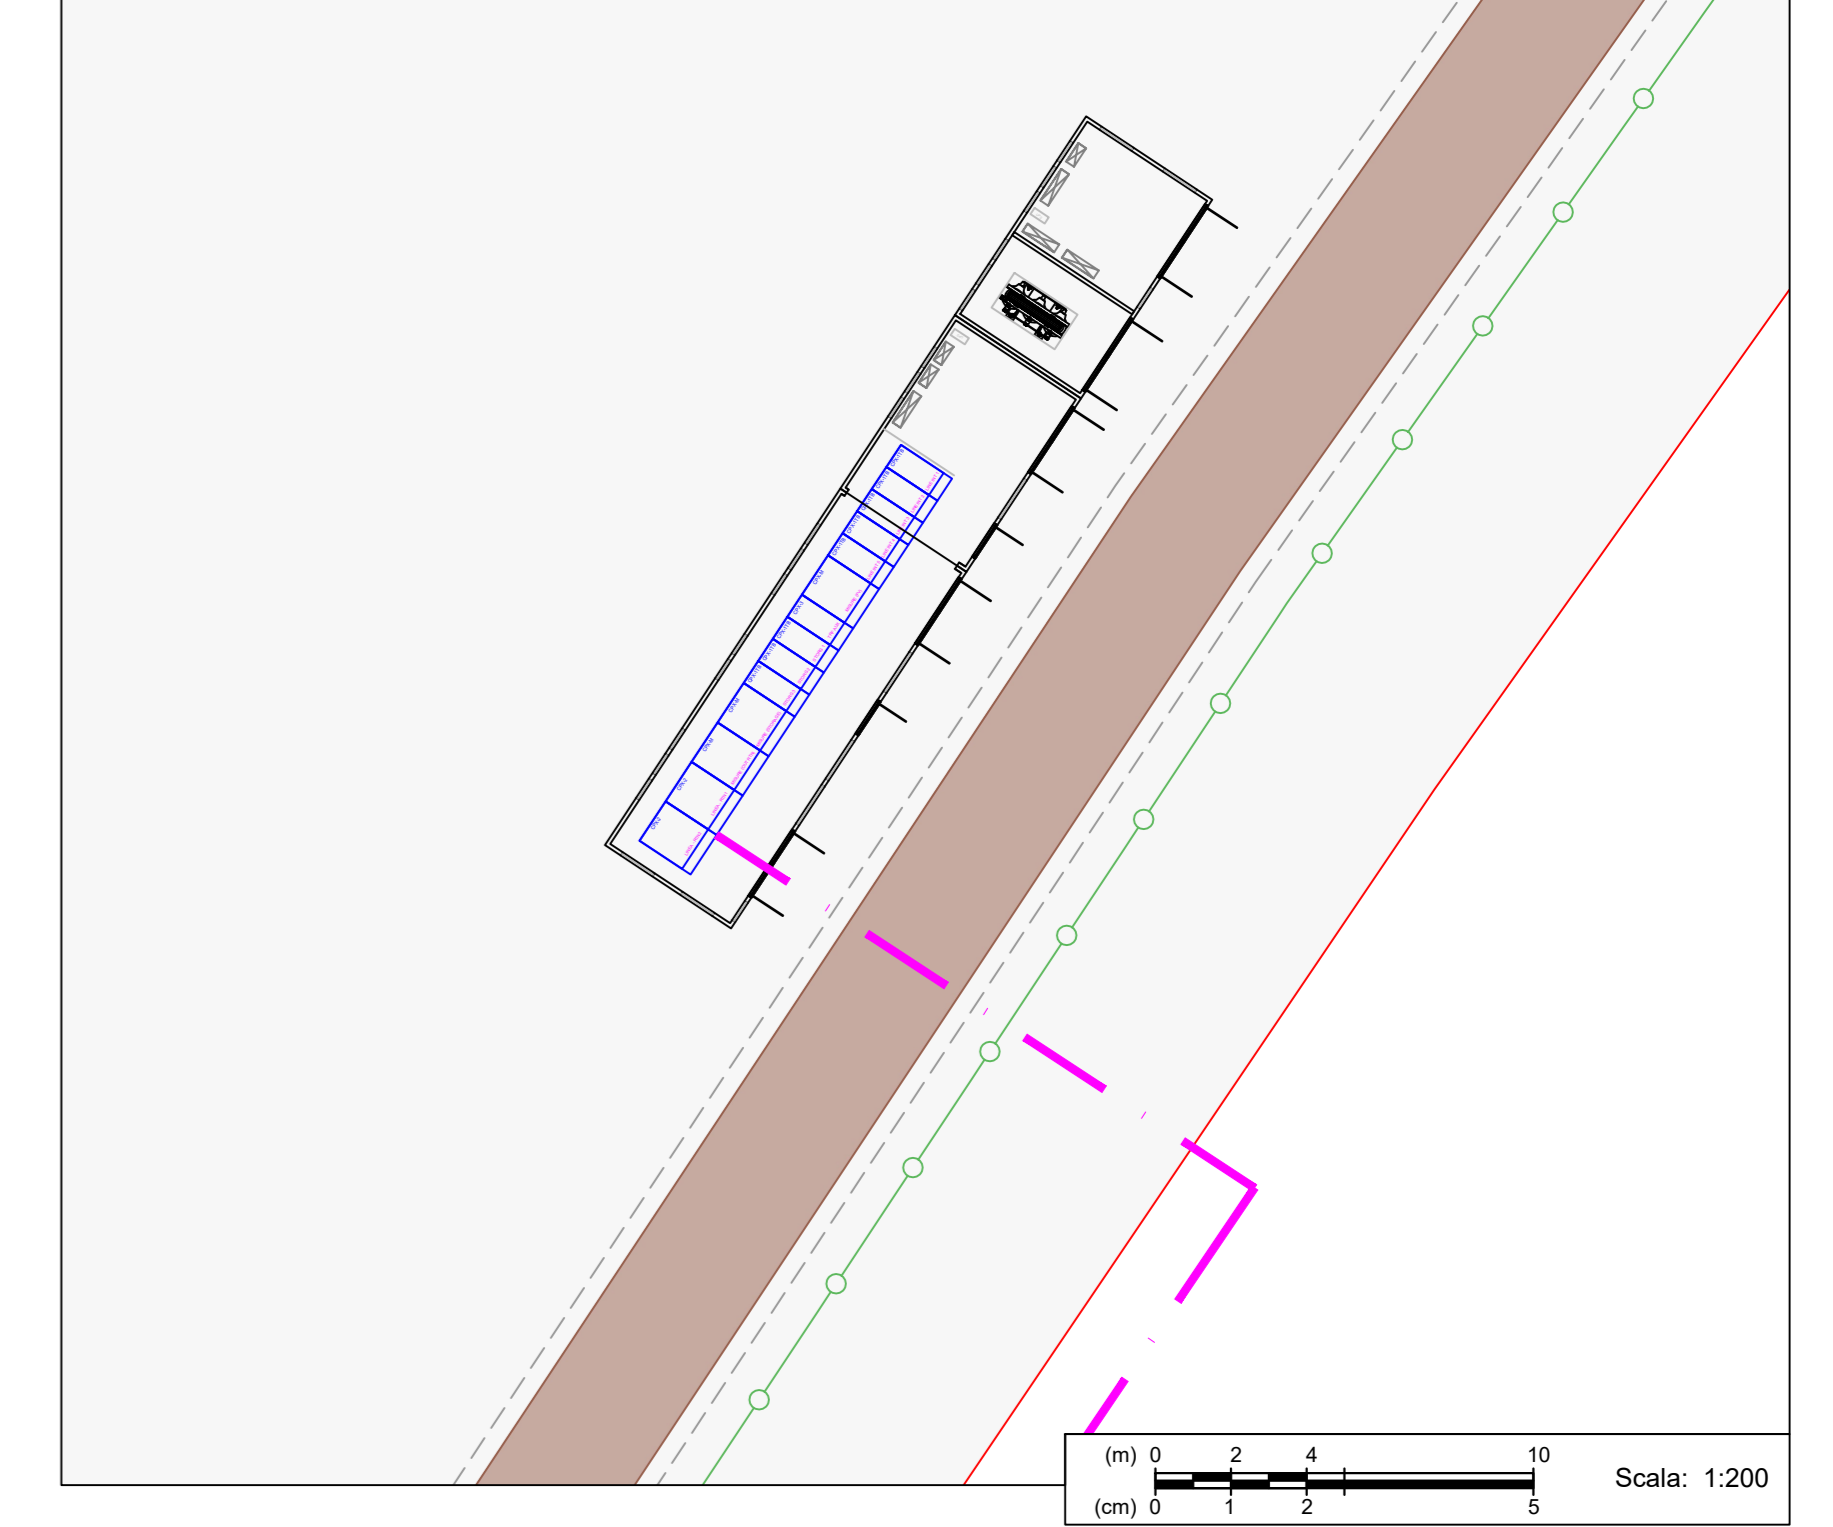


QUADRO ELETTRICO GENERALE AT

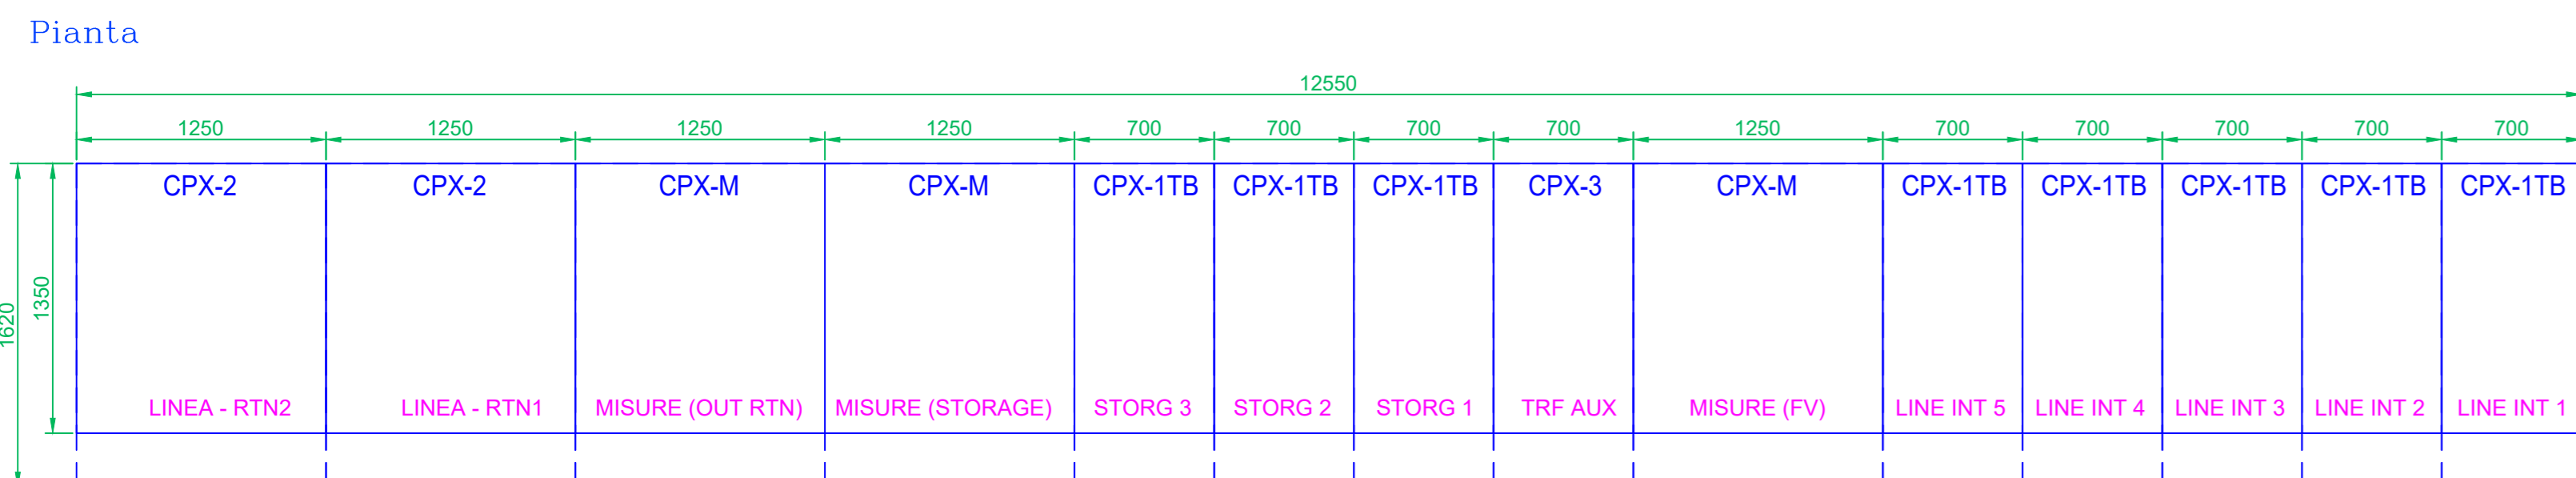

QUADRO ELETTRICO GENERALE AT: SCHEMA UNIFILARE

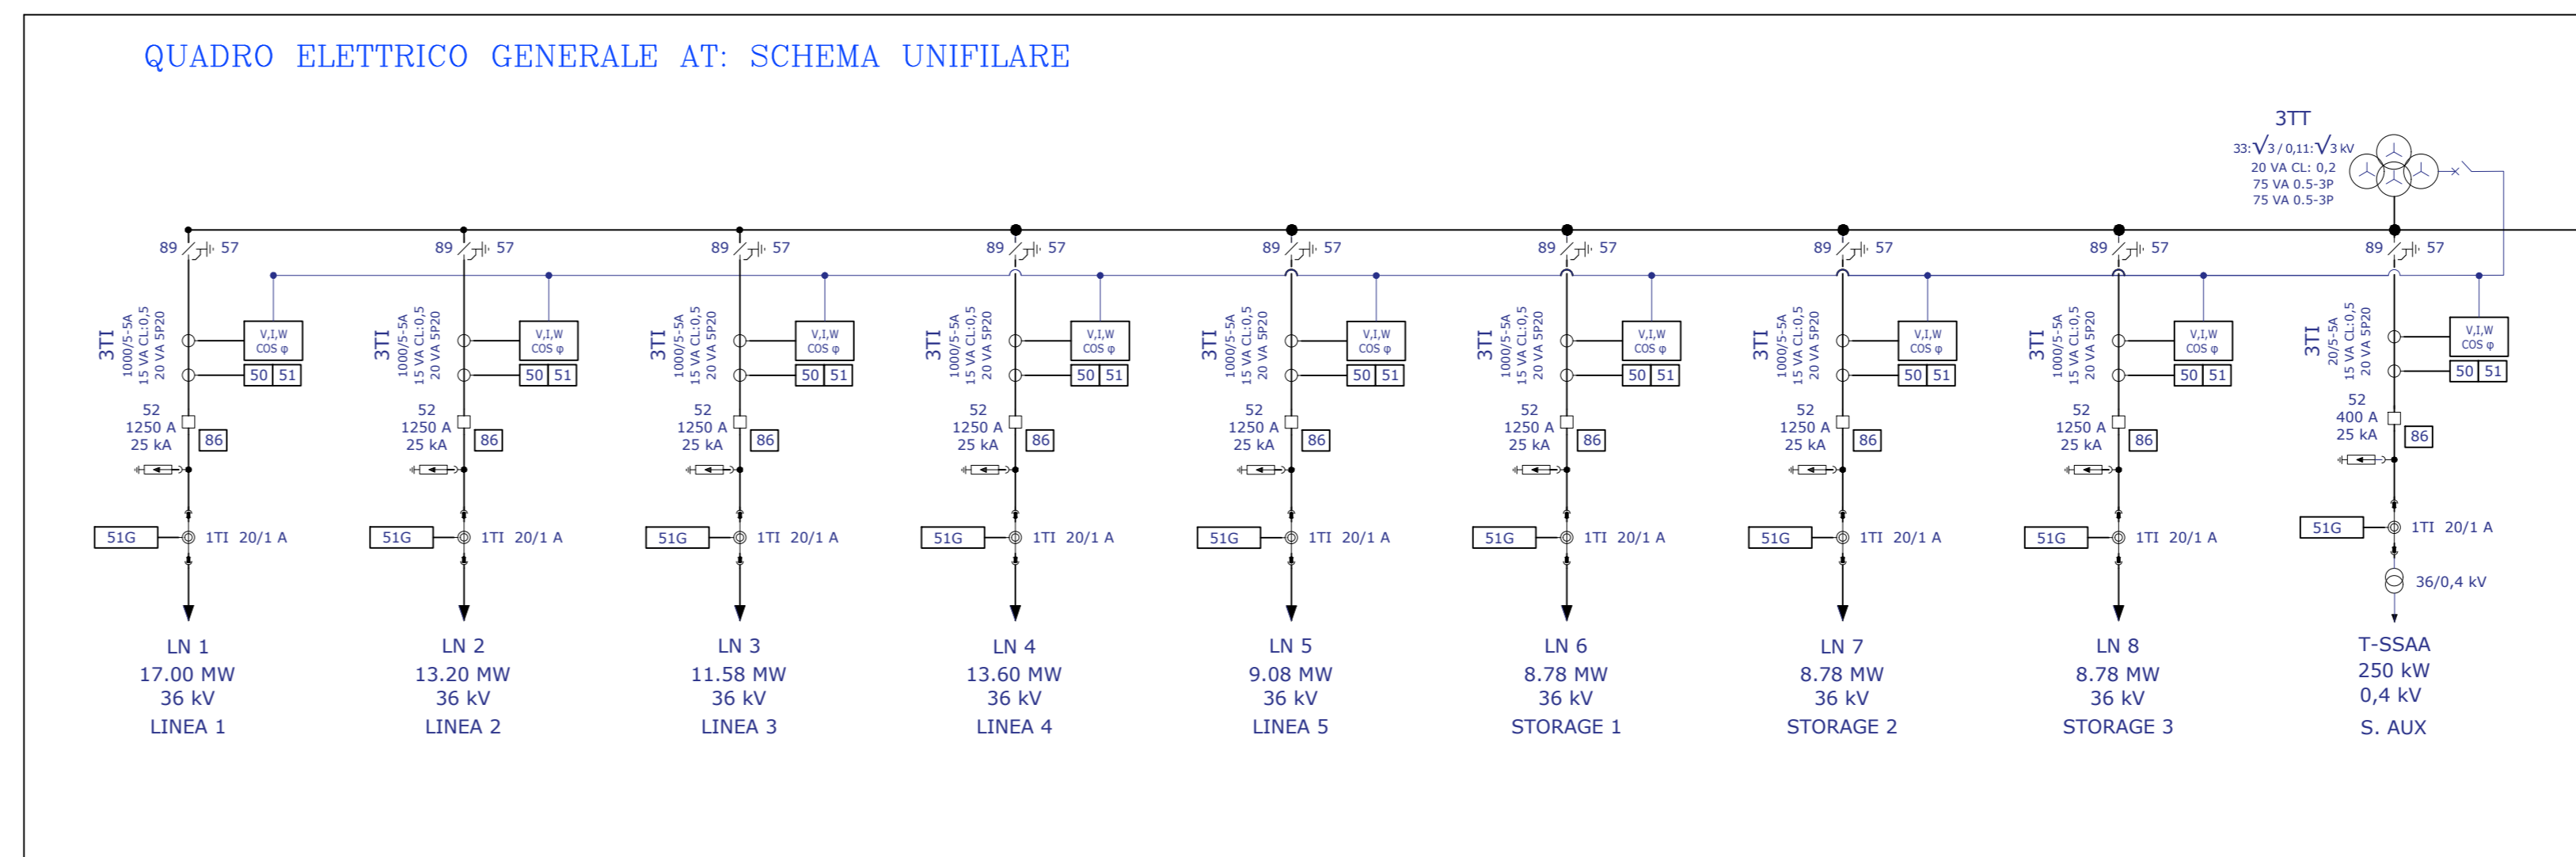

Vista Frontale

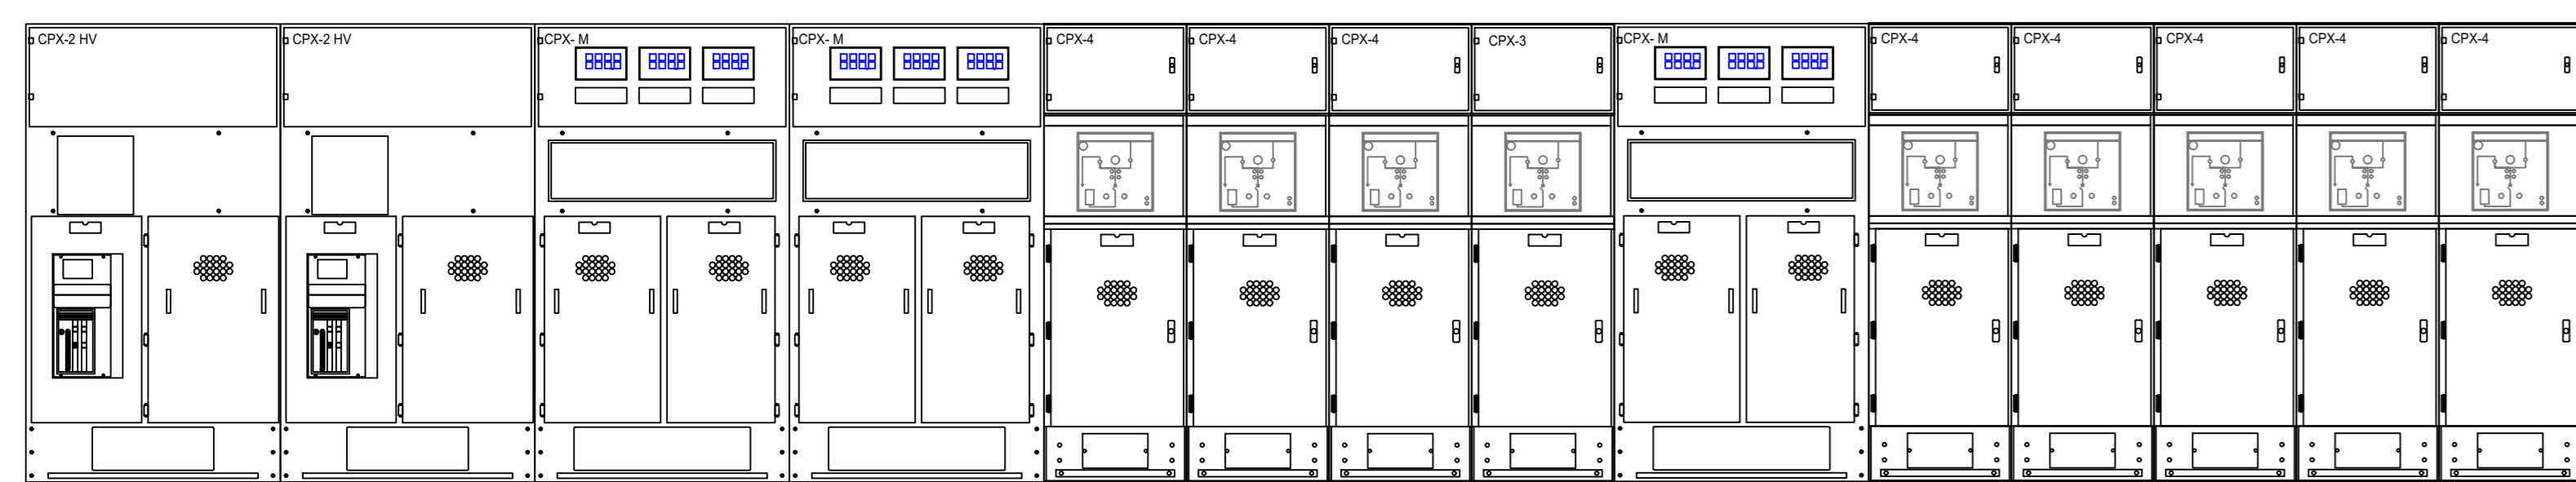

**REGIONE AUTONOMA DELLA SARDEGNA**  
**COMUNE DI VILLASOR**  
**Provincia del Sud Sardegna (SU)**

**PROGETTO DEFINITIVO PER LA REALIZZAZIONE DI UN IMPIANTO AGRO-FOTOVOLTAICO DENOMINATO VILLASOR**  
Loc. "Su Pranu", Villasor (SU) - 09034, Sardegna, Italia  
Potenza Nominale 72'063 kWp + Sistema di accumulo Potenza Nominale 26'340 kW

**Coordinamento Progettisti**  
INNOVA SERVICE S.r.l.  
Via Santa Margherita n. 4 - 09124 Cagliari (CA)  
P.IVA 03379940921, PEC: innovaservice@pec.it

**Coordinamento gruppo di lavoro VIA**  
S.I.G.E.A. S.r.l.  
Via Cavalotti n. 1 - 09047 Selargius (CA)  
P.IVA 02099200926, PEC: sigeamacconi@pec.it

**Committente - Sviluppo progetto FV:**  
ALFA ARIETE S.r.l.  
Via Mercato n. 315 - 20121 Milano (MI)  
P.IVA 1185080960, PEC: alfaarietes@lamspec.it

**Gruppo di lavoro VIA (S.I.G.E.A. S.r.l.)**  
Dott. Geol. Luigi Macconi - Coordinamento VIA  
Ing. Manuela Macconi - Passaggio  
Dr. Ann. Roberto Cogoni - Fattoria Flora Vegetazione  
Dott.ssa Cristiana Cella - Archeologia  
Dott. Geol. Stefano Demaris - Georisorse  
Dott. Geol. Valterio Demaris - Georisorse

**Progettazione Agronomica**  
Agr. Stefano Atzeni - Agronomo

**Progettazione Elettrica**  
Ing. Silvio Matta - Ing. Elettrico

**Altri Progettisti**  
Ing. Luca Marmocchi - Ing. Civile - Strutture  
Arch. Giorgio Roberto Parigola - Progettista  
Geom. Aurora Melis - Progettista

**Rilievo Piano-Altimetrico - La SIA S.p.a.**  
Viale Luigi Schiavonetti n. 296 - Roma (RM)  
P.IVA 08207411053, PEC: direzione.lasia@pec.it

**Sviluppo progetto Agricolo:**  
Azienda Agricola Lotta Marco Michele  
Via Ponti sa Murta n. 21 - 09097 San Nicolò D'Arcidano (OR)  
P.IVA 01134970951, PEC: marcomichelotta@pec.it

**Elaborato**  
**CABINA GENERALE E LINEA DI CONNESSIONE ALLA RTN**

REV.	DATA	ESEGUITO	VERIFICATO	APPROVATO
00	Luglio 2023	Ing. Silvio Matta		ALFA ARIETE S.r.l.

Code elaborato: TAV\_CAB\_CONS\_LIN  
Scala: 1:200  
Formato: A0

Note