




LEGENDA

- Elettrdotto interrato 150 kV - Opera di Utente per la connessione alla RTN
- Area SSE TOZZI GREEN A.p.A. 2 Pratica 202002260
- SSE Altri Produttori facenti parte della condivisione stallo
- Nuova viabilità di accesso alla Sottostazione Utente ed area condivisa
- Area COMUNE - SISTEMA DI CONDIVISIONE SBARRE 150KV COMUNE AI PRODUTTORI



LEGENDA APPARECCHIATURE ELETTROMECCANICHE

POS	DESCRIZIONE APPARECCHIATURA
1	TERMINALE CAVO
2	SCARICATORE DI SOVRATENSIONE AT
3	SEZIONATORE 170kV CON LAME DI TERRA
4	INTERRUTTORE con TRASFORMATORE DI CORRENTE
4.1	INTERRUTTORE
5	TRASFORMATORE DI TENSIONE T.V.
6	TRASFORMATORI DI CORRENTE T.A.
7	ISOLATORE C8 - SUPPORTO SBARRE TRIP.
8	ISOLATORE C4 - SUPPORTO SBARRE TRIP.

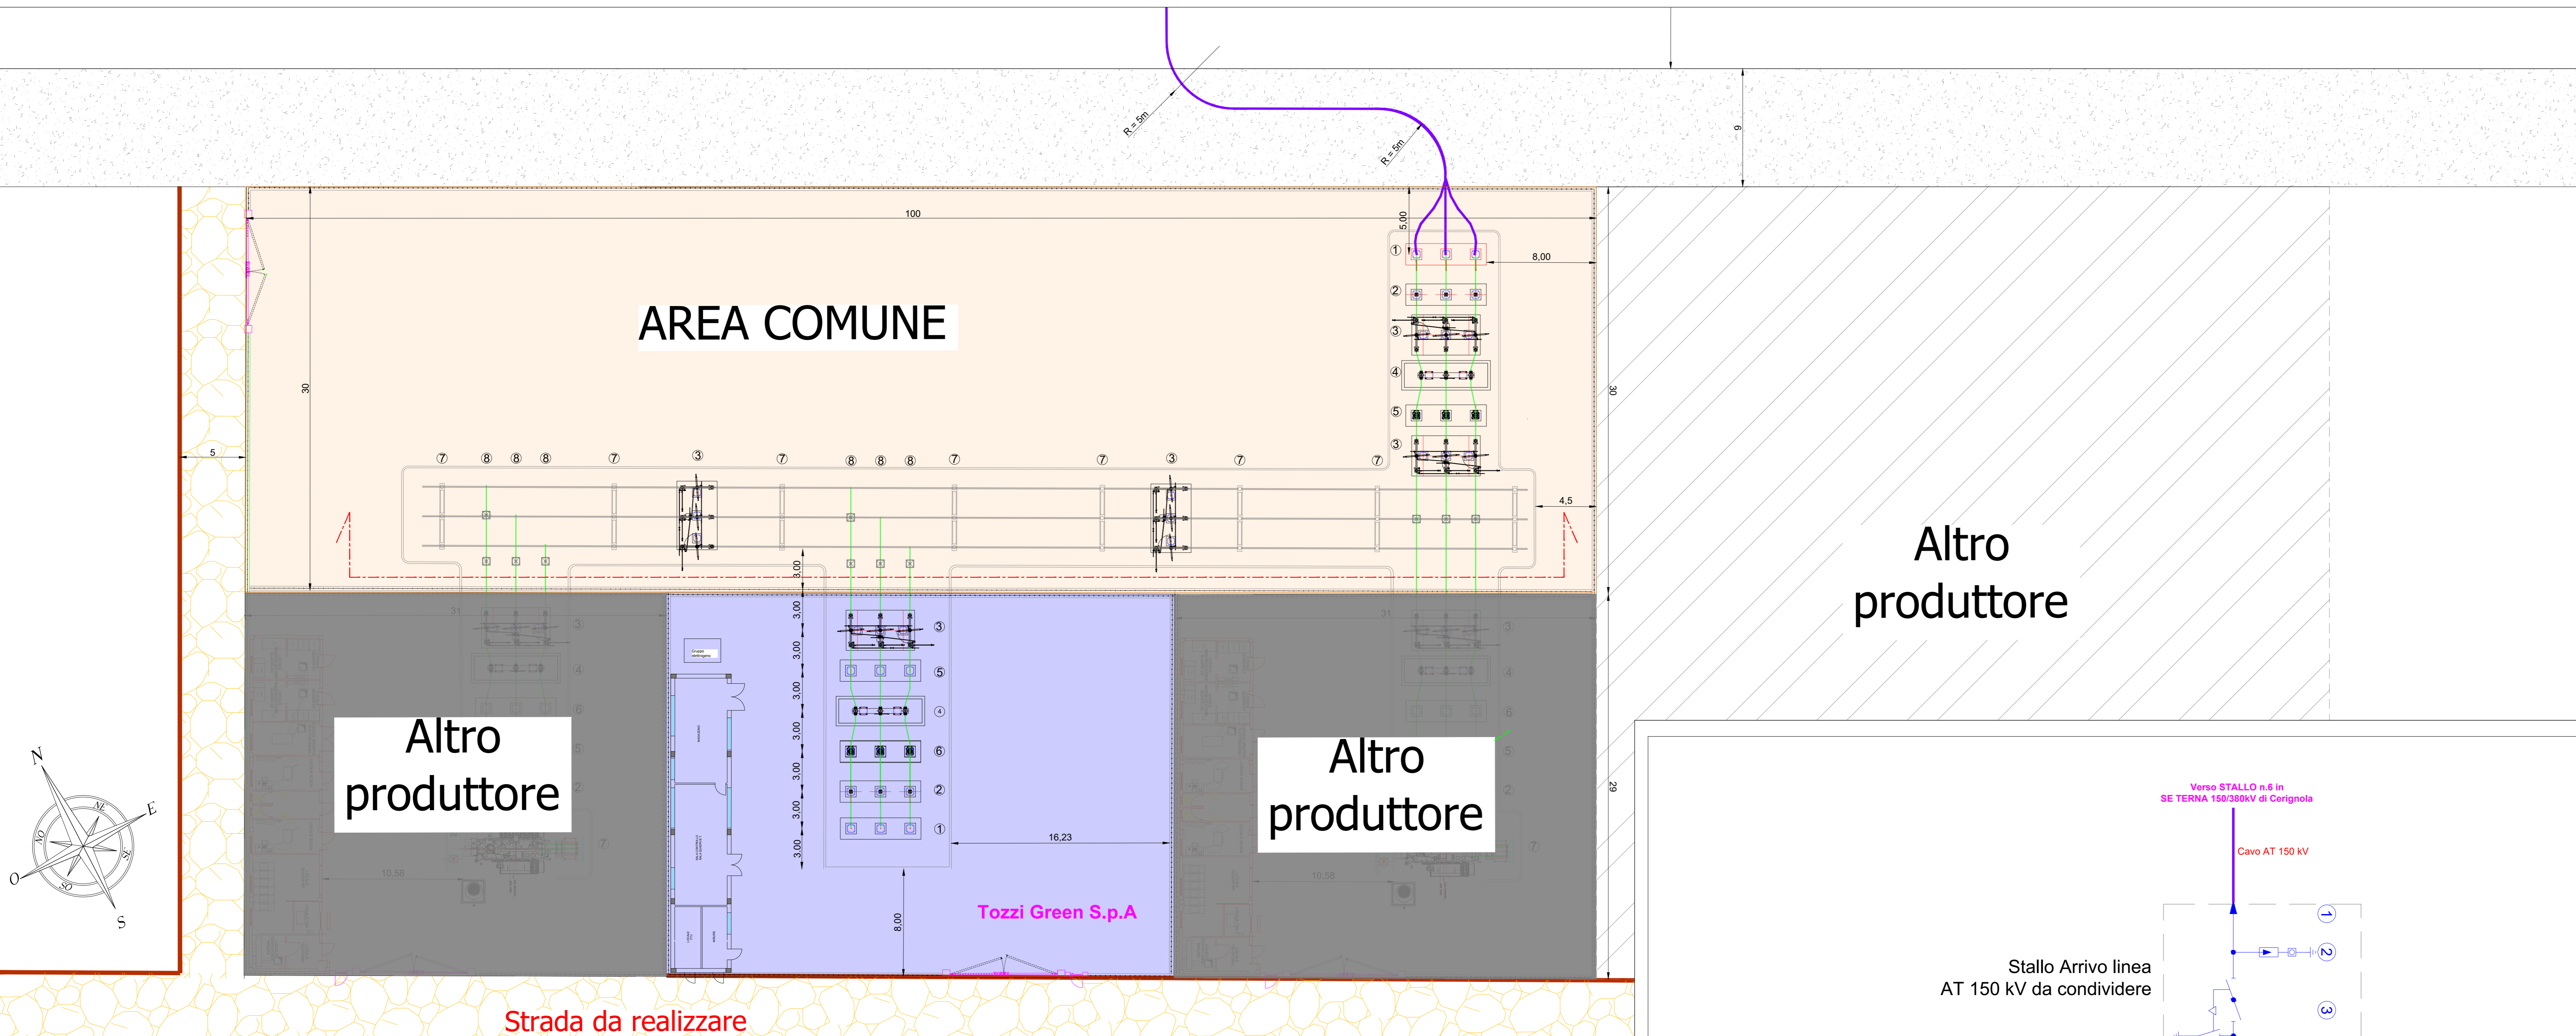


Strada da realizzare

Schema unifilare sbarre principali di condivisione

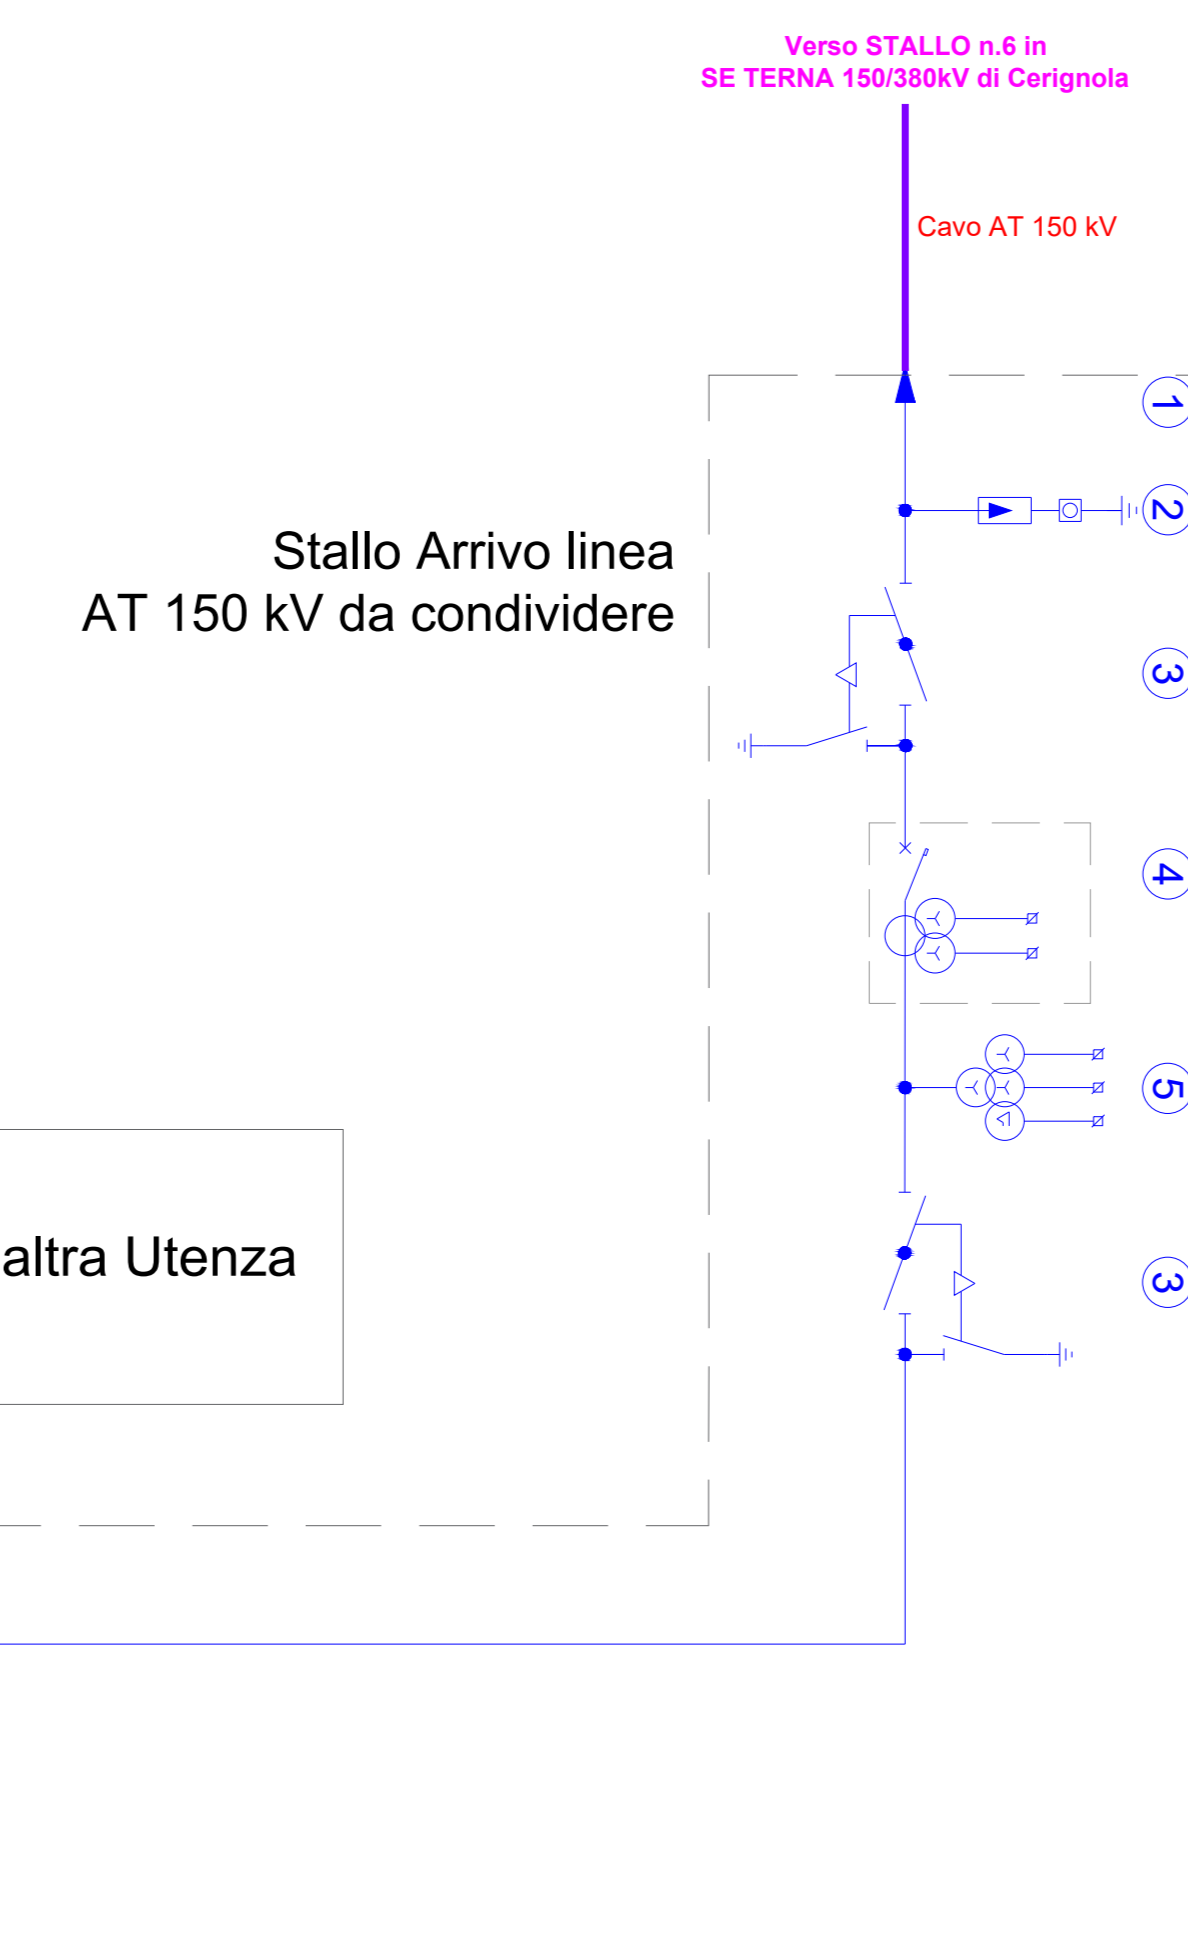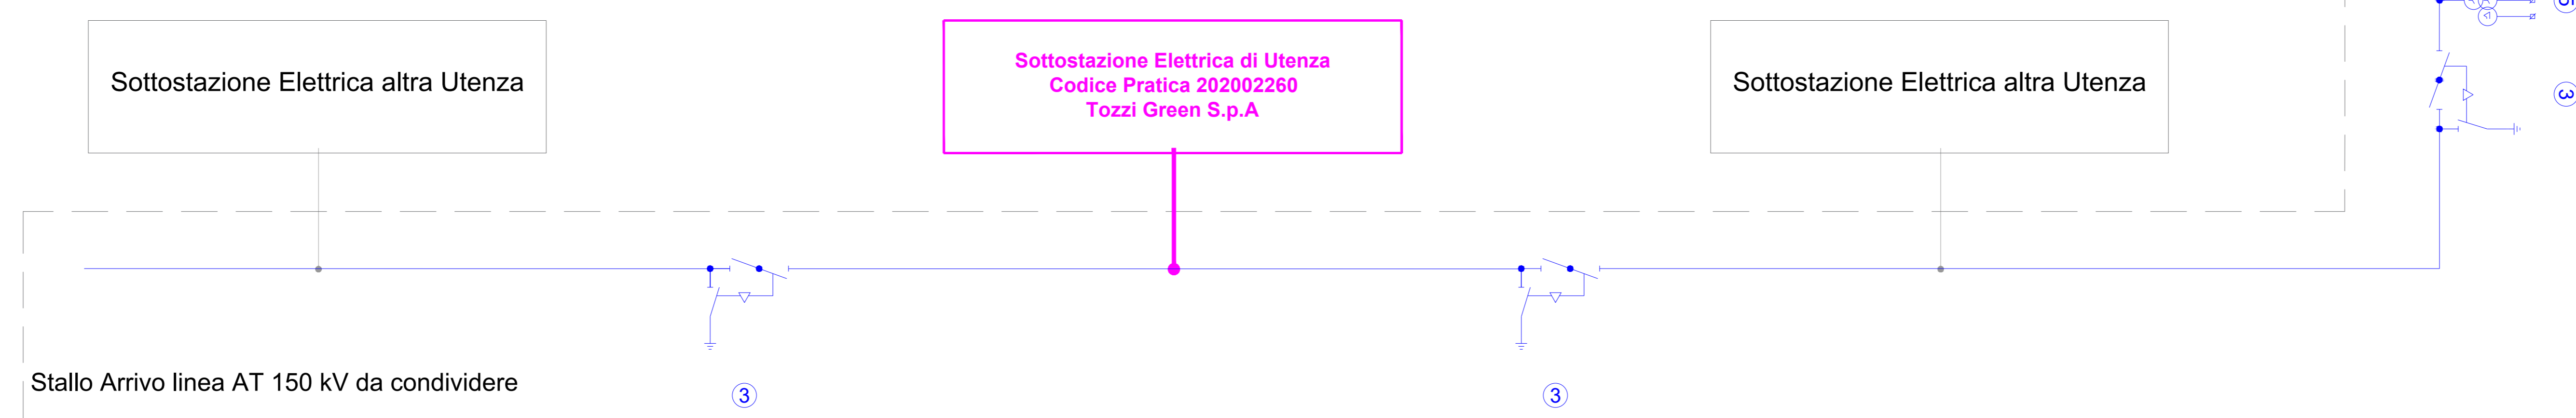

Profilo elettromeccanico longitudinale sbarre principali di condivisione (scala 1: 100)

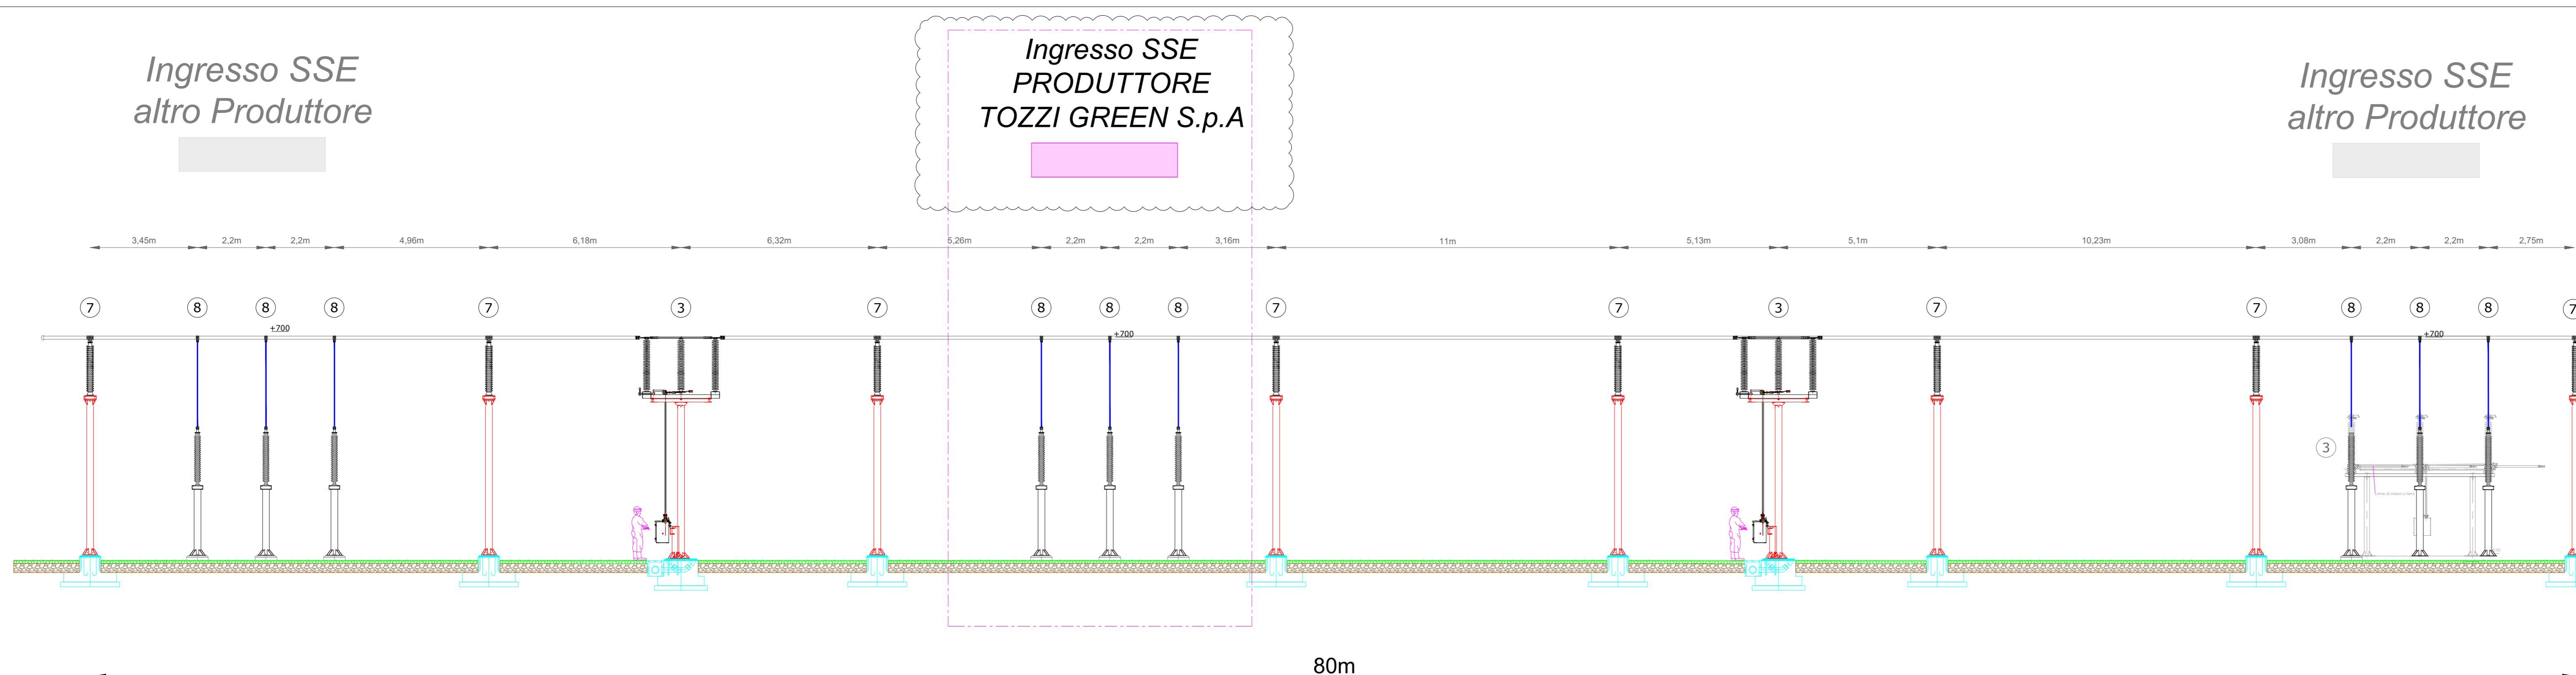

**IMPIANTO AGRI-NATURALISTICO-VOLTAICO (ANaV)
CERIGNOLA SAN GIOVANNI IN FONTE**
REGIONE PUGLIA
PROVINCIA DI FOGGIA
COMUNE DI CERIGNOLA

Progetto per la realizzazione dell'impianto (ANaV) per la produzione di energia elettrica da fonte solare della potenza complessiva di 99,42 MW, sito nel comune di Cerignola, località "San Giovanni in Fonte" e relative opere di connessione nei comuni di Stomarella, Orta Nova e Stornara (FG)

PROGETTO DEFINITIVO

Elaborato:	Titolo:
E40	Particolari del collegamento tra opere condivise e stallo assegnato nella SE-RTN di TERNA

Scala:	Formato Stampa:	Codice Identificatore Elaborato:
Varie	A0	Y1CRT40_ElaboratoGrafico_E40

<p>Elaborato:</p> <p>Università degli Studi di Firenze Dipartimento di Ingegneria Piazzale della Cascina, 10 - 50139 Firenze Comunicazione n. 055 235960</p> <p>ALIA ALIA SOCIETA' SEMPLICE Prof. Ing. Giovanni Carlini Via della Libertà, 2 - 51100 Firenze Tel. 055 235960 aliali@aliali.com - gcarlini@aliali.com</p> <p>Studio Tecnico Calcarella Dot. Ing. Fabio Calcarella Via S. Maria Goretti, 11 - 71013 Lucera Tel. 0872 929173 fabio.calcarella@stc.com - fabio.calcarella@stc.com</p> <p>SE-ARCH - S.r.l. Dot. Stefano Di Stefano Via dell'Industria, 11 - 02019 Roma (RM) - Italia se.arch@se-arch.it</p>	<p>Comittente:</p> <p>TOZZIgreen TOZZI GREEN S.p.A. Via Roma, 10 - 71013 Lucera (FG) Tel. 0872 929173 - Fax 0872 929174 info@tozzigreen.com - tozzi@tozzigreen.it www.tozzigreen.com</p> <p>Industrial service S.r.l. Via Roma, 21 - 71013 Lucera (FG) Tel. 0872 929173 - Fax 0872 929174 info@iservice.it</p>
--	---

Data	Motivo della revisione	Redatto	Controllato	Approvato
1 luglio 2023	Prima emissione	STC	FC	Tozzi Green