



PIANTA SSEU  
(scala 1:500)

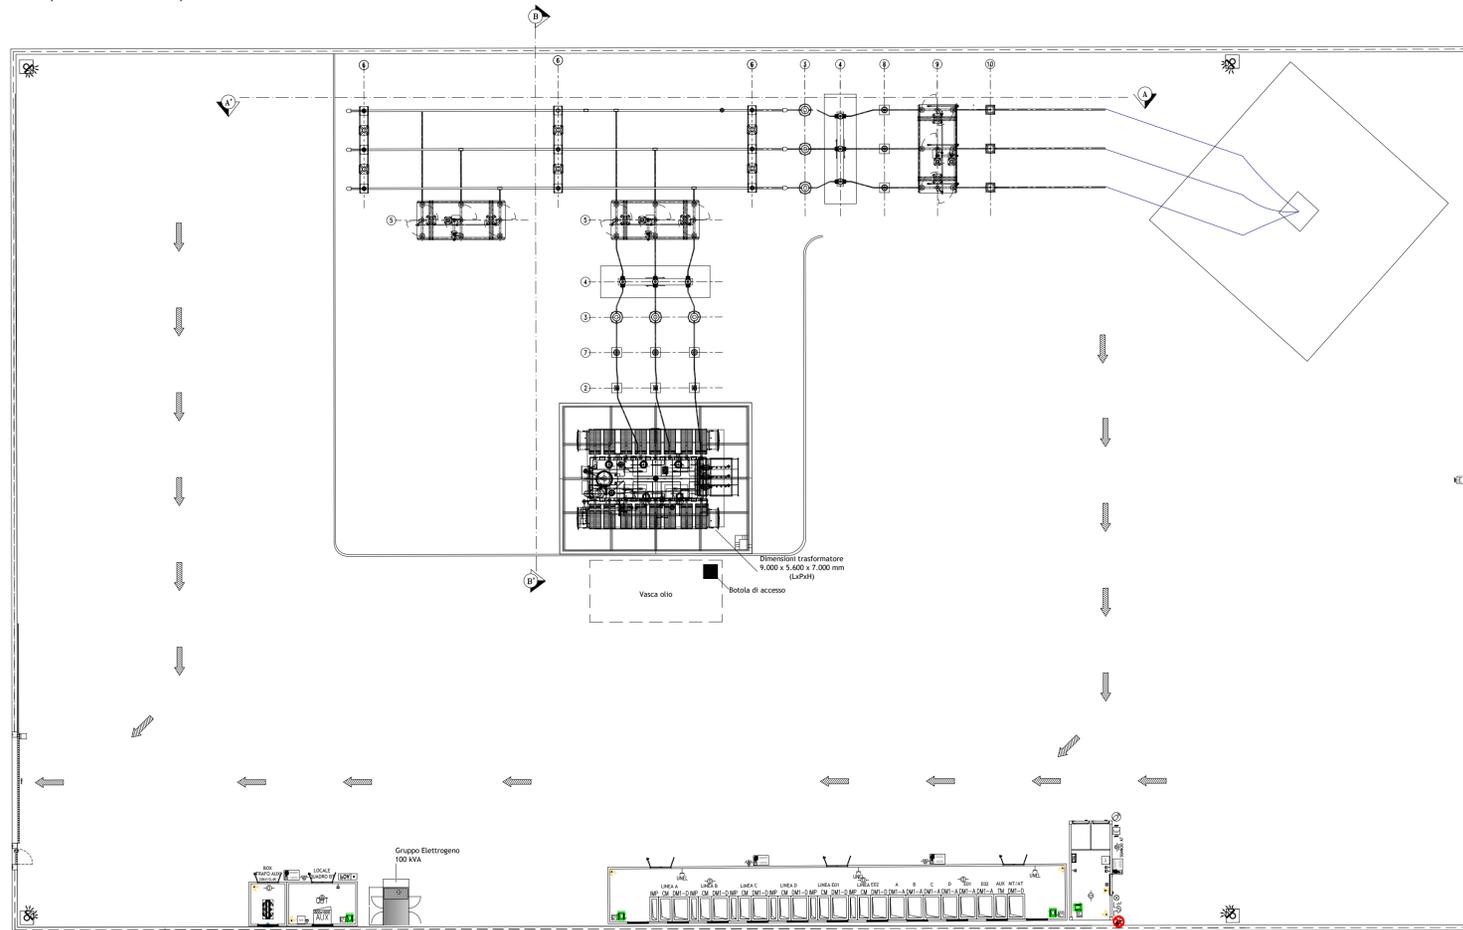

CABINA BT  
(scala 1:100)

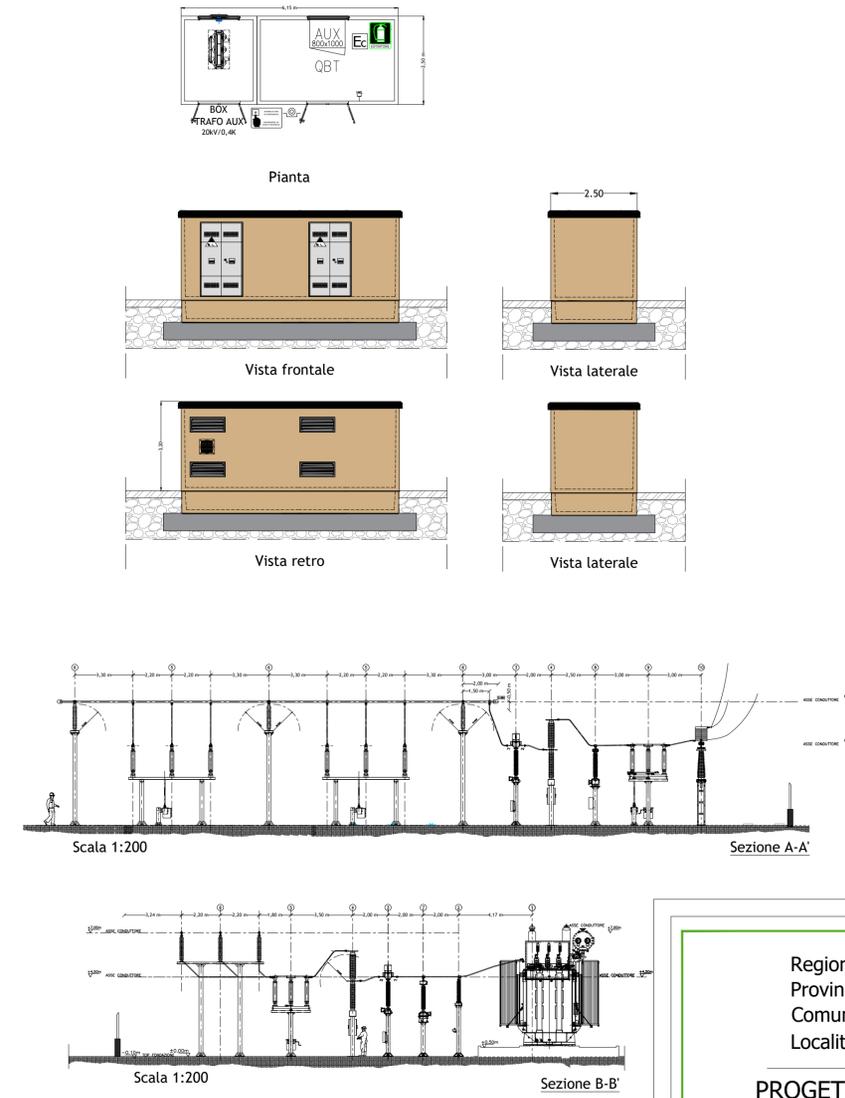


**LEGENDA**

	Centrale rivelazione fumi
	Rivelatore ottico di fumo e calore
	Pulsante di allarme manuale - h = 1,20 m
	Pannello allarme ottico acustico
	Pulsante di sgancio energia elettrica a rottura di vetro
	Sirena di allarme antincendio ottico-sonora da esterno
	Estintore a CO2
	Estintore esterno con carrello
	Cartello estintore
	Cartello interruttore di emergenza
	Cartello divieto di spegnimento con acqua
	Percorsi di fuga in piano


**LISTA APPARECCHIATURE**

POS.	DESCRIZIONE
(1)	TRASFORMAZIONE AT/MT
(2)	SCALIFICAZIONE AT
(3)	TRASFORMAZIONE DI CORRENTE AT
(4)	INTERRUTTORE AT
(5)	INTERRUTTORE AT
(6)	INTERRUTTORE AT
(7)	INTERRUTTORE AT
(8)	ISOLATORE PORTANTE AT
(9)	TRASFORMAZIONE DI TENSIONE AT PER MISURE PICCOLI
(10)	TRASFORMAZIONE DI TENSIONE AT PER MISURE MEDIE/GRANDI
(11)	ISOLAZIONE AT CON LAMINE DI TERZOL
(12)	TERMINALE DI CAVO AT

CABINA LOCALE TLC E UFFICI  
(scala 1:100)

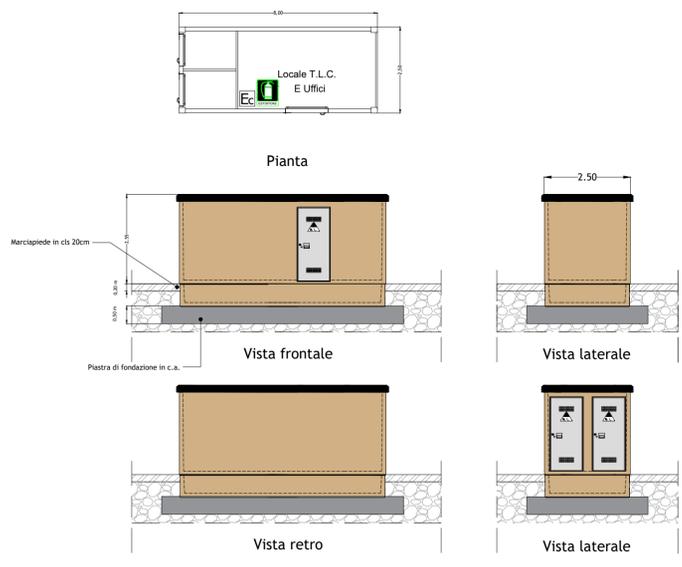

CABINA DI RACCOLTA MT  
(scala 1:100)

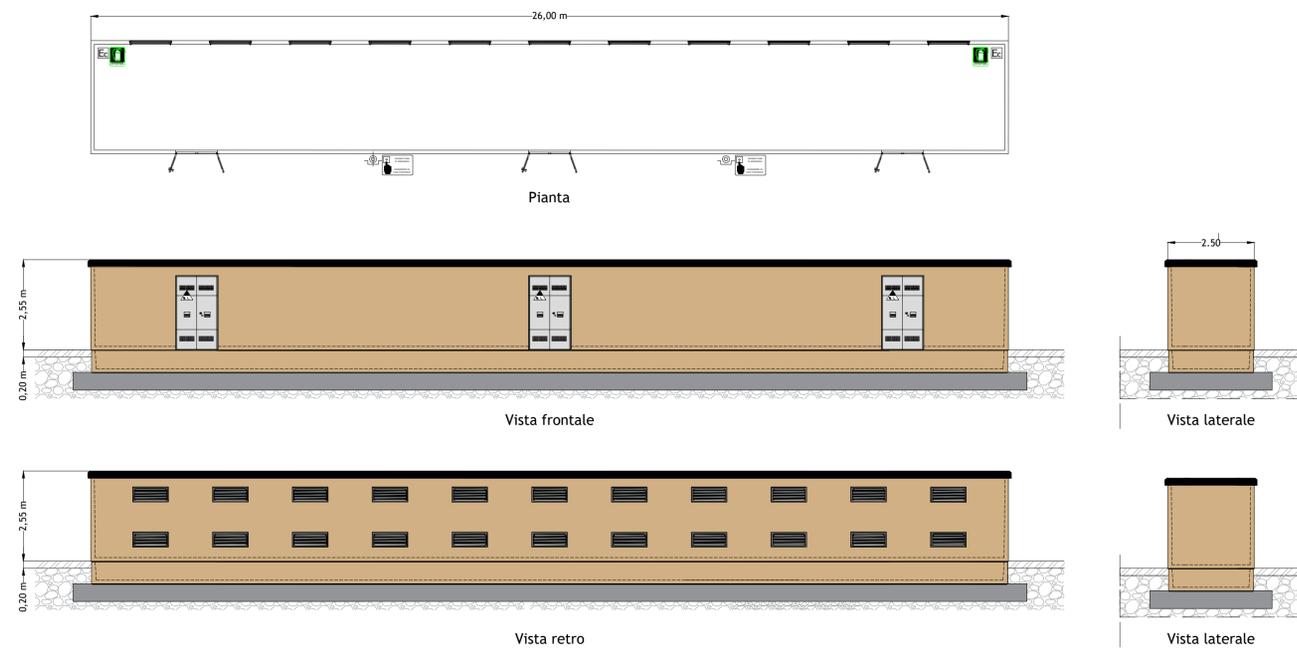

Regione: Sicilia  
 Provincia: Catania - Enna  
 Comuni: Mineo-Ramacca-Aidone  
 Località: Liotta-Malaricotta-Olivo-Magazzinazzo-Russotto-Ogliastro

**PROGETTO "MINEO" IMPIANTO FOTOVOLTAICO  
 DA 263 MWp E 195 MW IN IMMISSIONE  
 PROGETTAZIONE DEFINITIVA**

Titolo: RS06EPD0047A0  
 PLANIMETRIA E SEZIONI SSEU AT/MT (CABINA GENERALE DI IMPIANTO)

Tavola: **CV. 17**

Progettazione:  
  
 ARCADIA s.r.l.s.  
 Via Miodè 25, 90138 - Palermo  
 info@arcadiaprogetti.it  
 arcadiaprogetti@arubapec.it

Visti / Firme / Timbri:  
  
 Ing. Maurizio Moscoloni

Note: .....

Data	Rev.	PRIMA EMISSIONE	Descrizione revisioni	Elaborato da:	Controllato da:	Approvato da:
01.06.2023	0			Ing. Maurizio Moscoloni	Arcadia srls	IBVI 22 srl

**REVISIONI**