


NUMERAZIONE INTERNA	SEZIONE DI RIFERIMENTO / REFERENZE DIMENSIONI	NUMERO DESIGNIO / DWG NUMBER
STANDARDIZZAZIONE	P-1434_GAS-0105-210	P-1434_GAS-0105-210

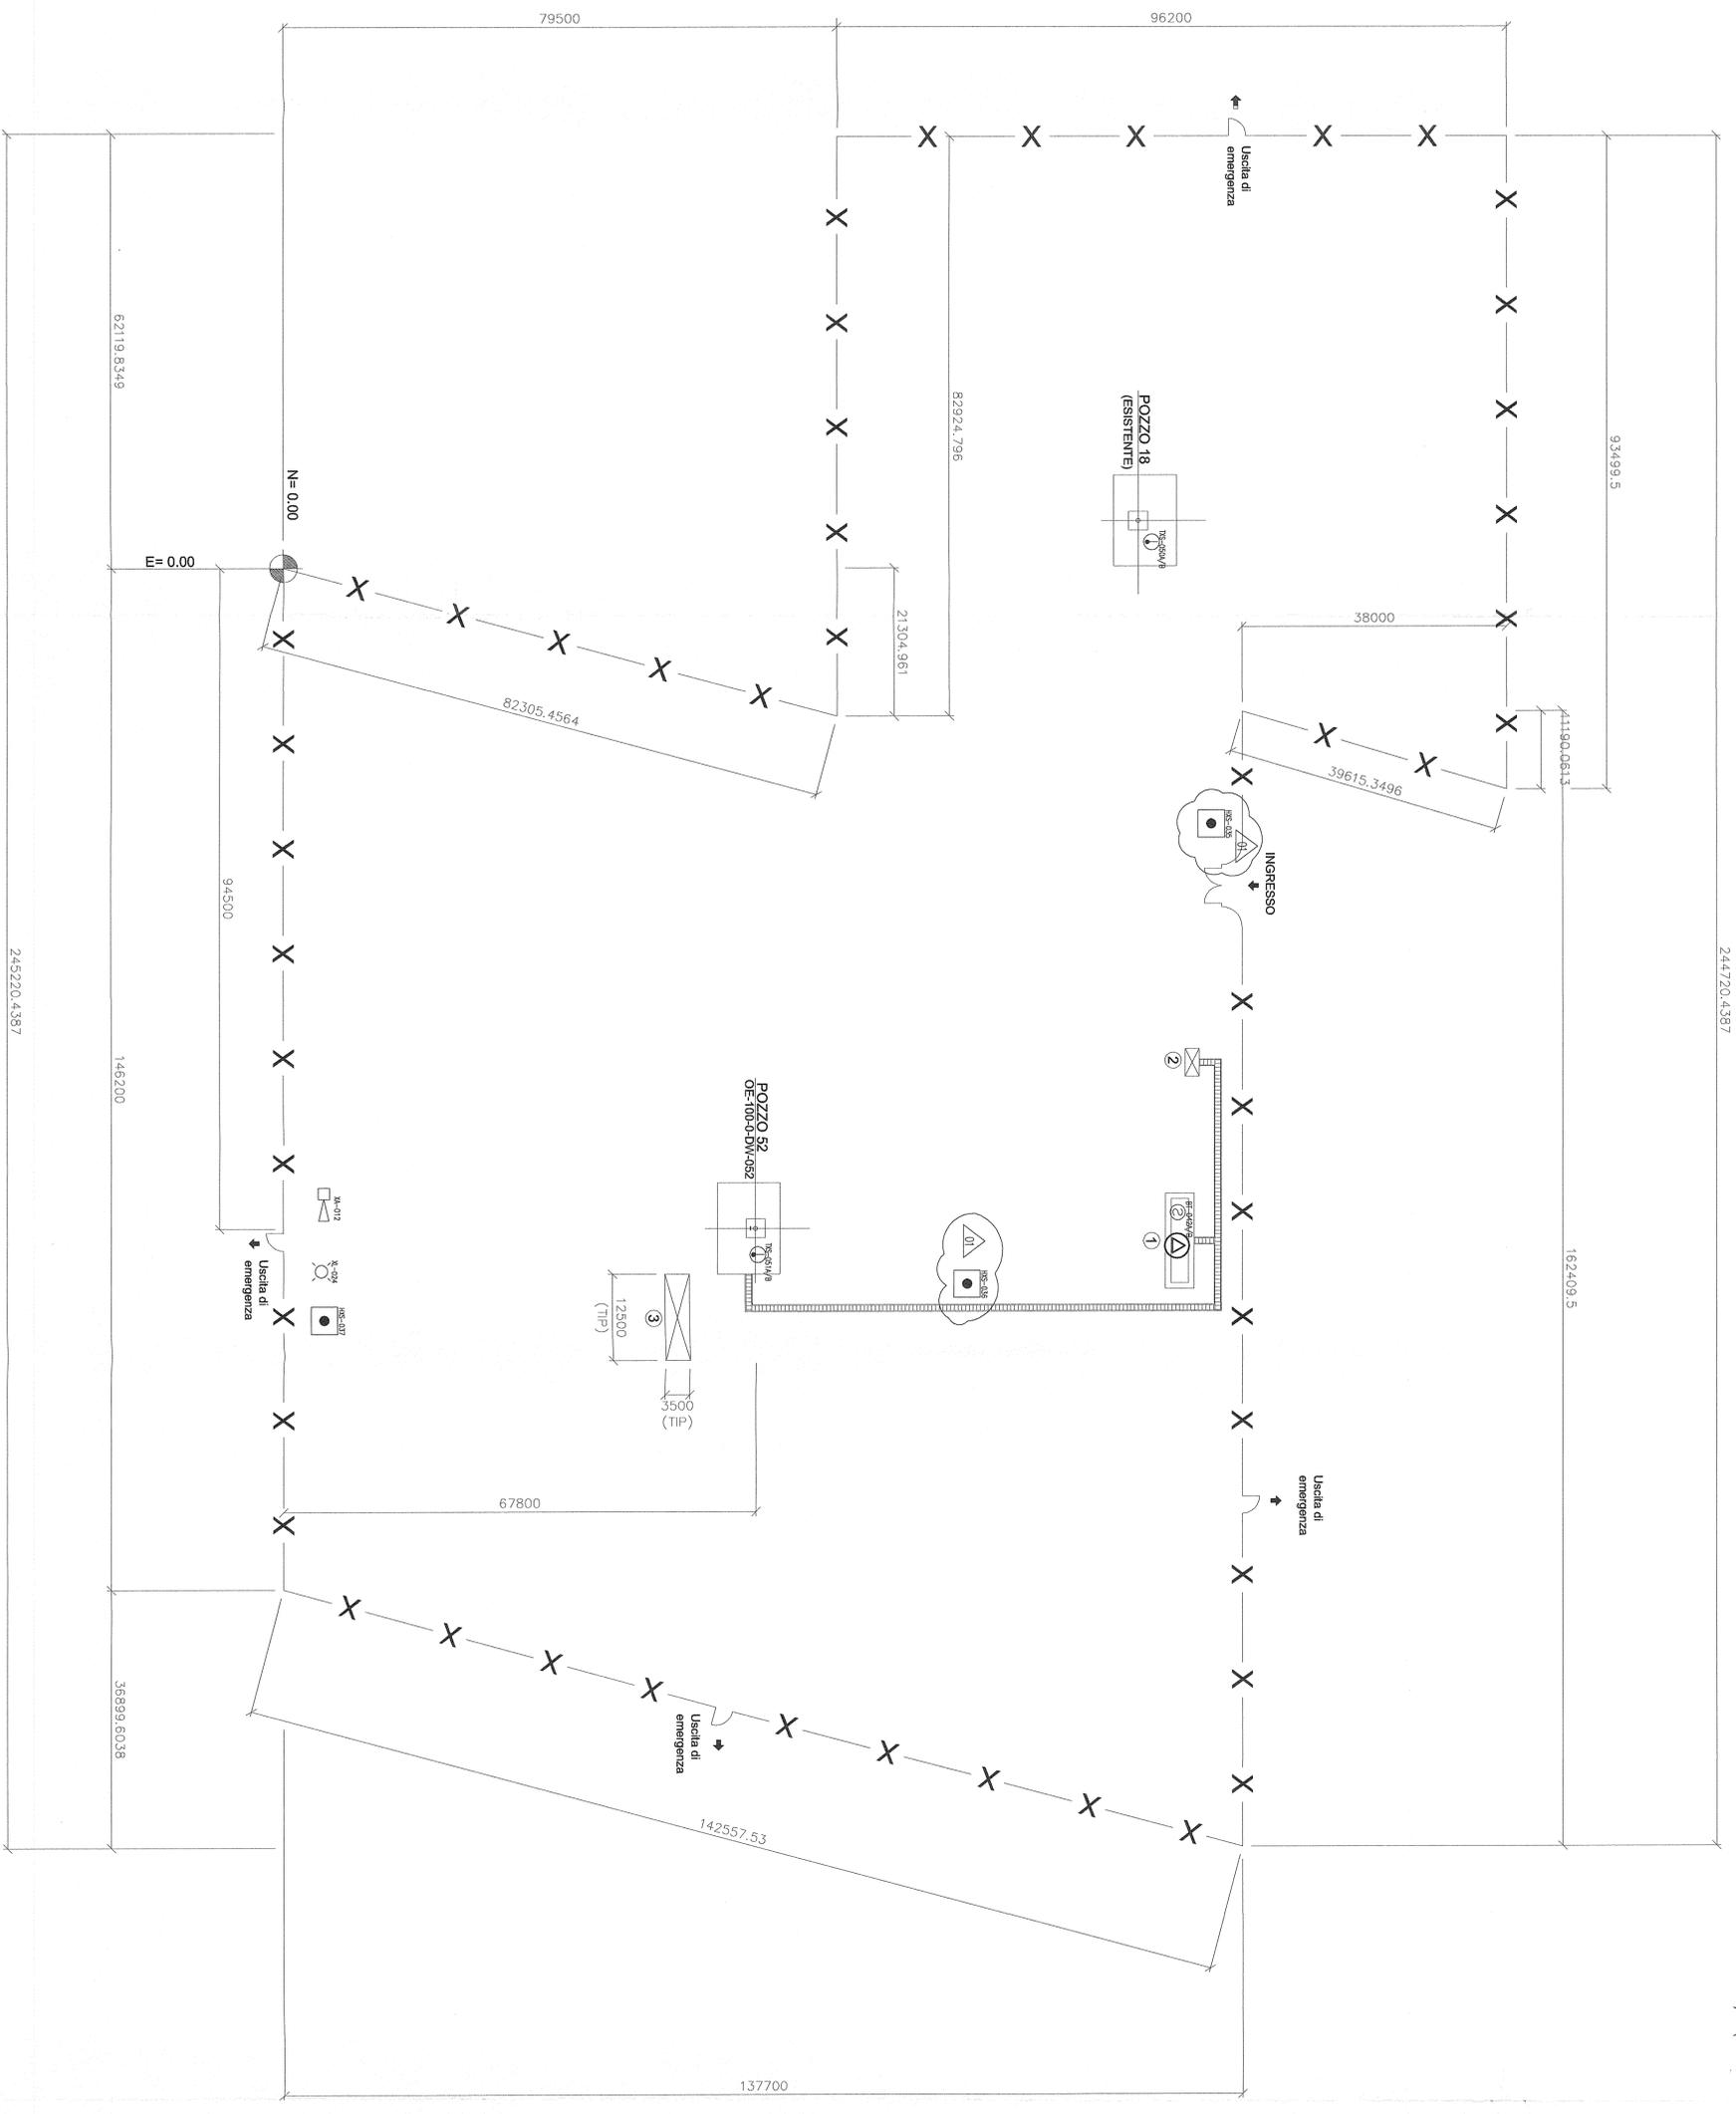

244720.4387



- Note:
- 1) LE QUOTE IN ELEVAZIONE SONO RIFERITE ALLA QUOTA 0.00 DELL'IMPIANTO CORRISPONDENTE ALLA QUOTA IN CA.XX SLAMM.
  - 2) TUTTE LE DIMENSIONI SONO IN MM.
  - 3) TUTTE LE COORDINATE SONO IN MM E RIFERITE A N=0.00 E=0.00 CORRISPONDENTI ALLE COORDINATE GEOGRAFICHE N=XXXX E=XXXX.
  - 4) LE COORDINATE DEI NUOVI POZZI VERRANNO CONFERMATE DA STOGIT.
  - 5) LE SIGLE DEGLI STRUMENTI E DELLE APPARECCHIATURE SONO DA INTENDERSI PRECEDUTE DALLA SIGLA DEL CLUSTER (0A), DAL NUMERO DELL'UNITA' (700) ED INFINE DAL NUMERO DEL TRENO (0).
  - 6) NEI FABBRICATI PRESENTI SA IN CENTRALE CHE NELLE AREE CLUSTER SONO PREVISTI SISTEMI DI RIVELAZIONE INCENDIO IN ACCORDO ALLA SPECIFICA 0100.00.BSFT.24018 REV.4 E LA PROGETTAZIONE DI QUESTI SARAN' A CARICO DEL FORNITORE DEI FABBRICATI.
  - 7) LA CENTRALINA FIRE&GAS PER RILEVAMENTO FUMI DELLE AREE CLUSTER SARAN' DEDICATA E COLLEGATA TRAMITE RETE DI FIBRE OTTICHE ALLA CENTRALE (RIF. "SPECIFICA TECNICA SISTEMA DI CONTROLLO INTEGRATO DCS-E30-F&G").

**LEGENDA**

SIMBOLO	DESCRIZIONE
	IMPIANTO FISSO DI ESTINZIONE INERGEN AUTOMATICO
	RILEVATORI DI CALORE A CAVI TERMOSENSIBILI
	RILEVATORI DI FUMO OTTICI
	PULSANTE MANUALE D'EMERGENZA
	SIRENA ANTINCENDIO
	LUCE FISSA ROSSA PER INCENDIO

P-1434\_PKY-0105-210

01	31/03/13	EMISSIONE FINALE	V.Lovoglia/Lecce	Ufficiali	1
00	22/01/13	EMISSIONE PER APPROVAZIONE	V.Lovoglia/Lecce	Ufficiali	0

STOGIT  
CENTRALE STOCCAGGIO GAS ALFONSINE  
INGEGNERIA DI BASE PER LA REALIZZAZIONE DELLA CENTRALE DI STOCCAGGIO GAS

APPS  
PROGETTO E REALIZZAZIONE

REVISIONI	DATA	DESCRIZIONE	PRODOTTORE	VERIFICATORE
01	24/166			

FILE: P-1434\_PKY-0105-210