 



LEGENDA CABINA ELETTRICA DI CONNESSIONE

SIMBOLO	DESCRIZIONE
[Linea blu]	ILLUMINAZIONE 2x30 W
[Cilindro con lampadina]	LAMPADA DI EMERGENZA
[Quadrato con X]	INTERRUTTORE BIPOLARE
[Quadrato con T]	ESTRATTORE
[Quadrato con P]	PRESA SHUKO 10 A - PRESA 2P+T
[Quadrato con 2]	IEC309 1P+N+PE
[Quadrato con 3]	IEC309 3P+N+PE
[Quadrato con E]	ESTINTORE
[Quadrato con E in box]	ESTINTORE IN BOX
[Cilindro con fiamma]	RIVELATORE FUMI OTTICO
[Quadrato con T]	TERMOSTATO
[Quadrato con A]	ALLARME MAGNETICO
[Quadrato con P]	PULSANTE DI EMERGENZA
01	ARRIVO SBARRA 36 kV
02	CELLA MISURE
03	CELLA RAMO 1
04	CELLA RIFASAMENTO
05	CELLA REATTANZE SHUNT
06	CELLA RISERVA
07	CELLA RISERVA
08	AUSILIARI DI CABINA
09	QUADRO DI RIFASAMENTO
10	QUADRO REATTANZE SHUNT
11	TRASFORMATORE AUSILIARIO
12	QUADRO AUSILIARIO BASSA TENSIONE
13	DISPOSITIVI UPS
14	QUADRO GENERATORE DIESEL
15	CONTATORE FISCALE AUSILIARI
16	CONTATORE FISCALE IMPIANTO EDUCO
17	SCADA + VIDEOSORVEGLIANZA WORKSTATION
18	CONDIZIONATORE ARIA

NOTE:
 1) LE DIMENSIONI DELLA CABINA SONO DA INTENDERSI COME LE MASSIME PREVISTE E SONO SUSCETTIBILI DI DIMINUIZIONE.
 2) PER MAGGIORE DETTAGLIO FARE RIFERIMENTO ALLA TAVOLA DELLO SCHEMA ELETTRICO UNIFILARE.

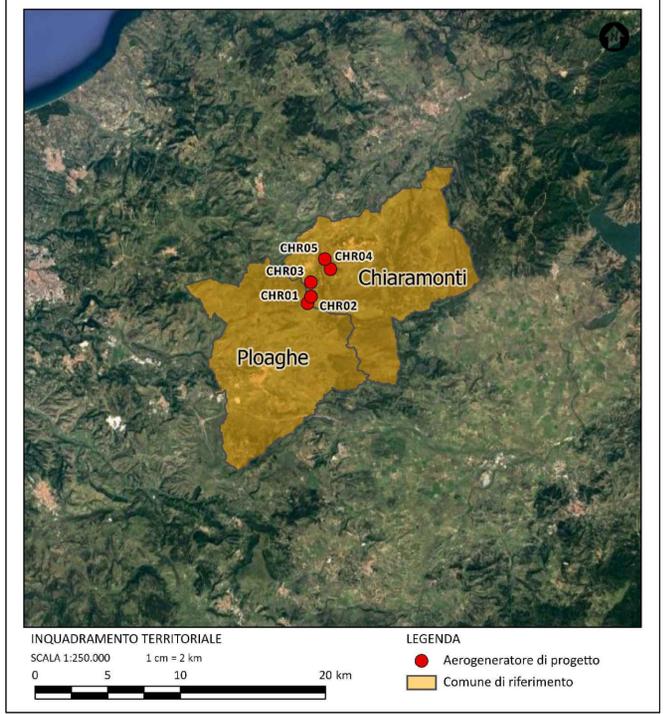

0	-	MP	EL	LC	10/2023
REV.	DESCRIZIONE	DISCON.	CONTROL.	APPROV.	DATA

Montana
 MontanoSA Tel: +39025418879 Fax: +39025422980 PIAZZA GARIBOLDI 106
 20124 Milano www.montanaitalia.com Cas.Soc. 030330302
 Milano | Padova | Roma | Bari | Salerno | Cagliari | Palermo | Catania | Siracusa

Committente: **POVEGLIA WIND GRUPPONOVELLO** POVEGLIA WIND S.R.L.
 VIA FRIULI VENEZIA GIULIA 75, 30030 PIANIGA (VE)
 C.F. 04788640276

Progettisti: ING. LAURA CONTI
 iscritta all'Ordine degli Ingegneri della Provincia di Pavia al n. 1726

Oggetto: IMPIANTO EOLICO "CHIARAMONTI" DA 34 MW
 Comuni di Chiaromonti e Ploaghe (SS)

Tavola: **DISEGNI ARCHITETTONICI CABINA ELETTRICA** N. Tav. **R16_T04**

N. Riv. 2799_4965_CHR_PFT_R16_T04_REV0_DISEGNI ARCHITETTONICI C.E. CONNESSIONE Scala 1:100
 È VIETATA LA RIPRODUZIONE DI QUESTO DOCUMENTO SENZA PREVENTIVA AUTORIZZAZIONE SCRITTA DELLA MONTANA SPA