
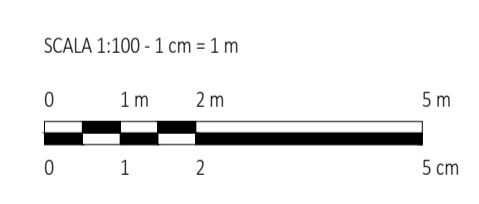
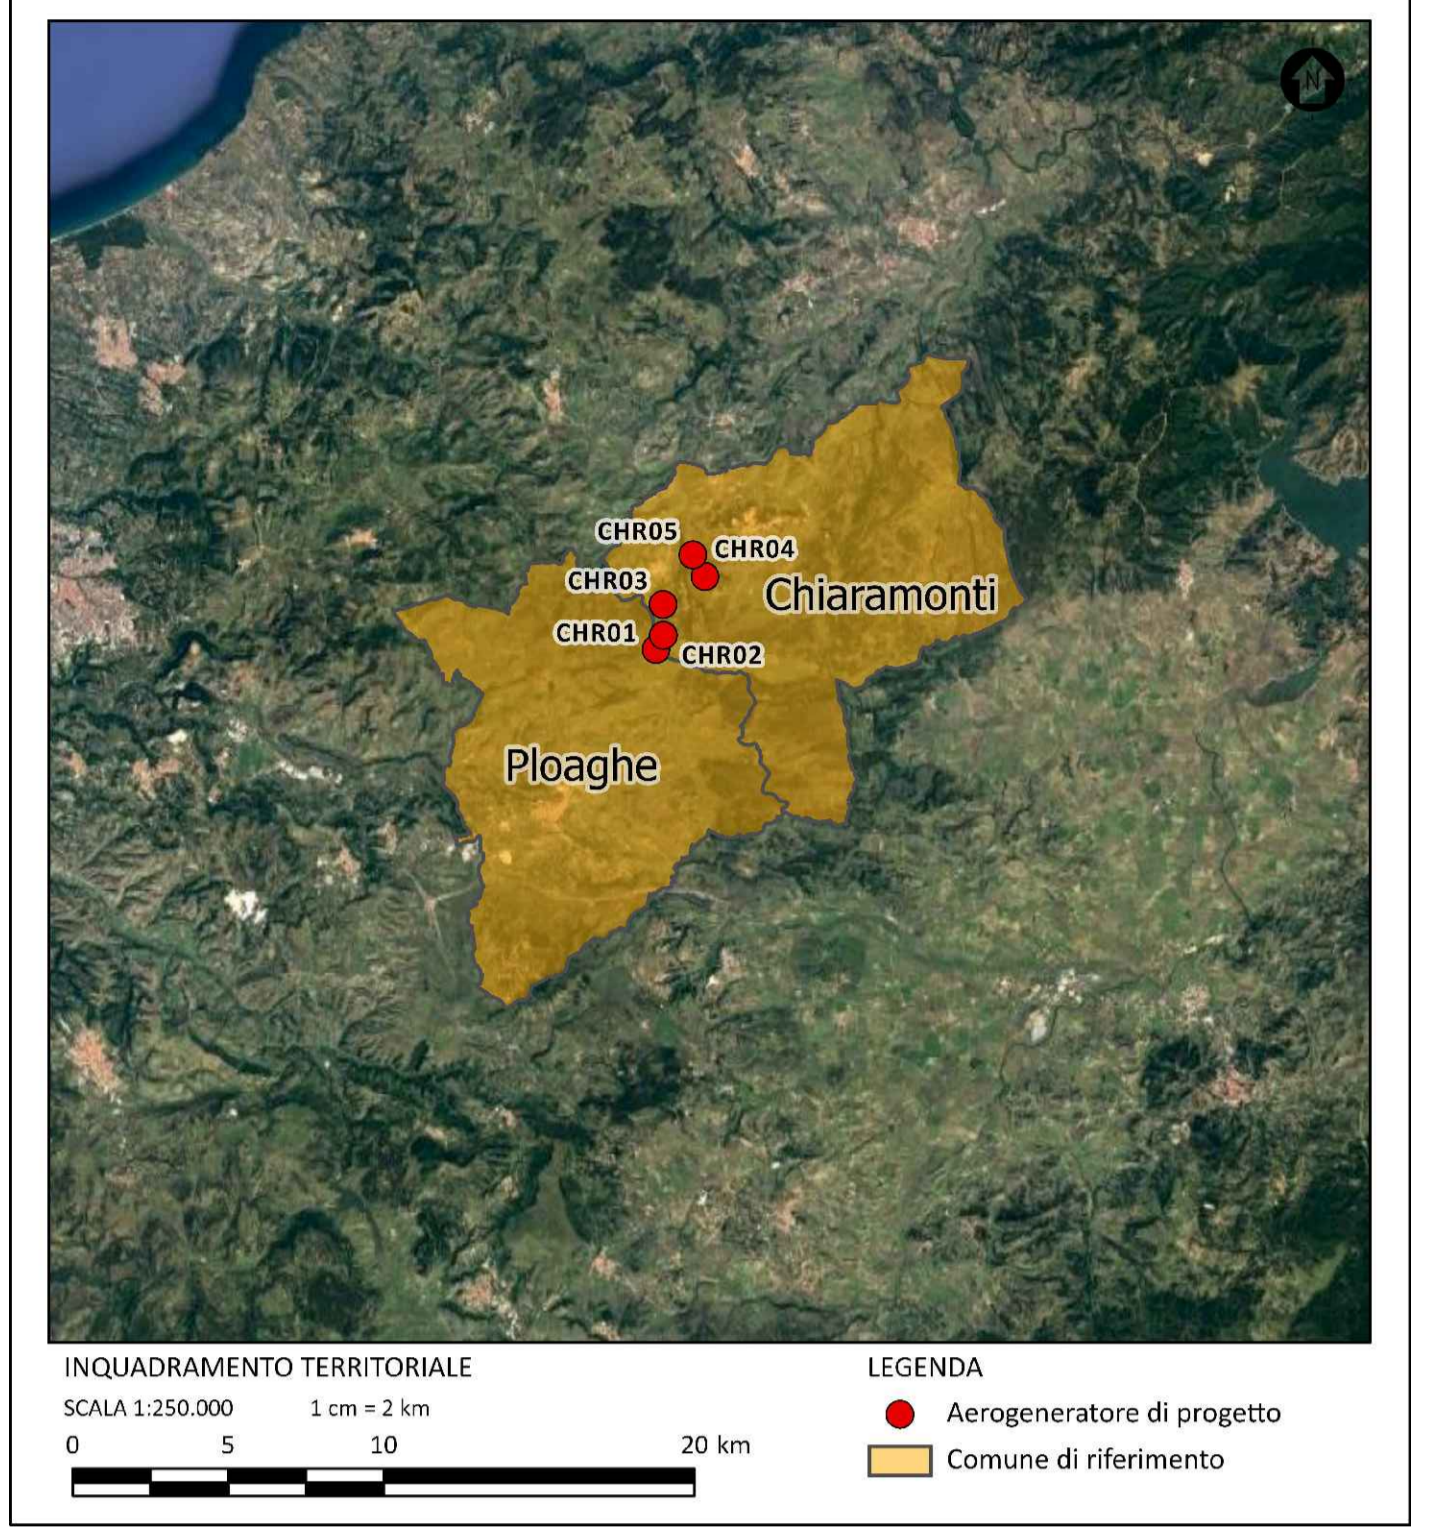
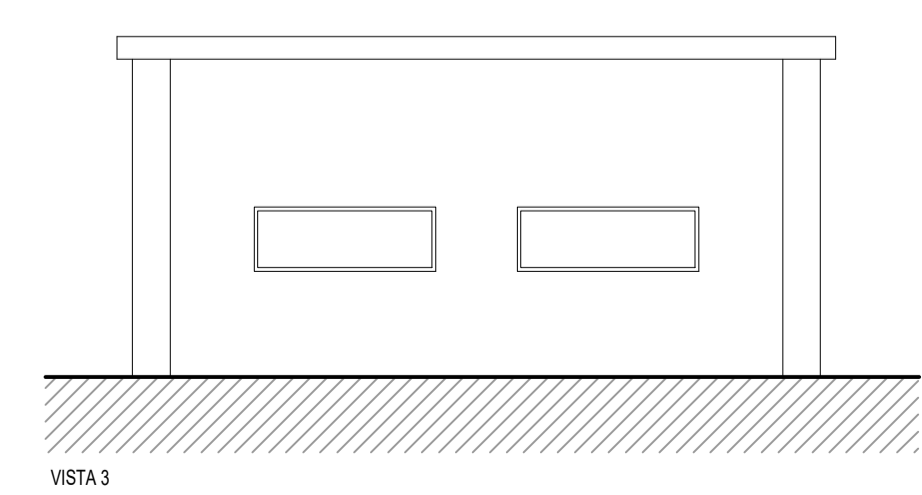


LEGENDA CABINA ELETTRICA	
SIMBLO	DESCRIZIONE
[Simbolo]	ILLUMINAZIONE 2x30 W
[Simbolo]	LAMPADA DI EMERGENZA
[Simbolo]	INTERRUTTORE BIPOLARE
[Simbolo]	ESTRATTORE
[Simbolo]	PRESA SHUKO 10 A - PRESA 2P+T
[Simbolo]	IEC309 1P+N+PE
[Simbolo]	IEC309 3P+N+PE
[Simbolo]	ESTINTORE
[Simbolo]	ESTINTORE IN BOX
[Simbolo]	RIVELATORE FUMI OTTICO
[Simbolo]	TERMOSTATO
[Simbolo]	ALLARME MAGNETICO
[Simbolo]	PULSANTE DI EMERGENZA
[Simbolo]	ARRIVO SBARRA 36 kV
[Simbolo]	CELLA MISURE
[Simbolo]	CELLA AUSILIARI DI CABINA
[Simbolo]	CELLA RAMO CLUSTER 1
[Simbolo]	CELLA RAMO CLUSTER 2
[Simbolo]	CELLA RISERVA
[Simbolo]	CELLA RISERVA
[Simbolo]	TRASFORMATORE AUSILIARIO
[Simbolo]	QUADRO AUSILIARIO BASSA TENSIONE
[Simbolo]	DISPOSITIVI UPS
[Simbolo]	QUADRO GENERATORE DIESEL
[Simbolo]	CONTATORE FISCALE AUSILIARI
[Simbolo]	CONTATORE FISCALE IMPIANTO EOLICO
[Simbolo]	VIDEOSORVEGLIANZA WORKSTATION
[Simbolo]	CONDIZIONATORE ARIA

NOTE:
 1) LE DIMENSIONI DELLA CABINA SONO DA INTENDERSI COME LE MASSIME PREVISTE E SONO SUSCETTIBILI DI DIMINUZIONE.
 2) PER MAGGIORE DETTAGLIO FARE RIFERIMENTO ALLA TAVOLA DELLO SCHEMA ELETTRICO UNIFILARE.

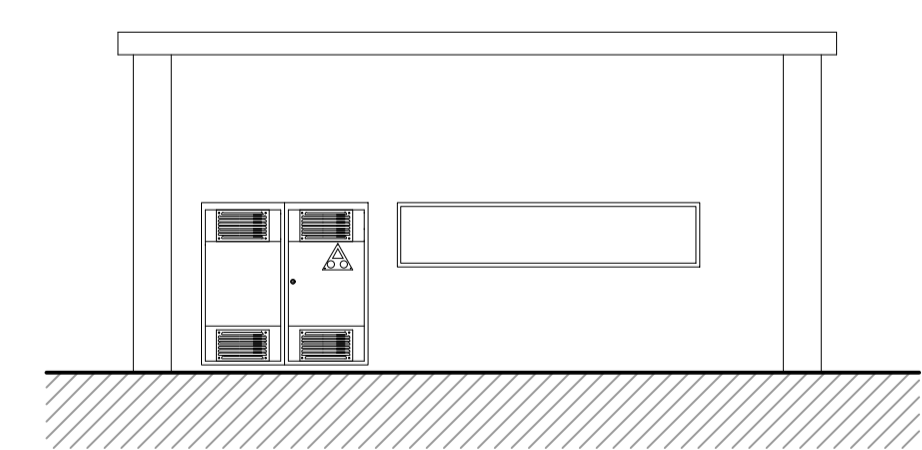

REV.	DESCRIZIONE	MP	EL	LC	10/2023
0	-				


 Montana S.p.A. Tel: +39025418879 Fax: +39025422890 P.IVA: 0248270156
 Via Carlo Azeglio 6/6 20124 Milano www.montanaspa.com Cas.Soc. 02030006

POVEGLIA WIND GRUPPONOVELLO

POVEGLIA WIND S.R.L.
 VIA FRIULI VENEZIA GIULIA 75, 30030 PIANIGA (VE)
 C.F. 04788640276

ING. LAURA CONTI
 iscritta all'Ordine degli Ingegneri della Provincia di Pavia al n. 1726

IMPIANTO EOLICO "CHIARAMONTI" DA 34 MW
 Comuni di Chiaromonti e Ploaghe (SS)

N. Tav. **R16_T05**

N. Rev. 2799_4965_CHR_PFTT_R16_T05_REV0_DISEGNI ARCHITETTONICI C.E. SMISTAMENTO Scala 1:100

E' VIETATA LA RIPRODUZIONE DI QUESTO DOCUMENTO SENZA PREVENTIVA AUTORIZZAZIONE SCRITTA DELLA MONTANA SPA