


PARTICOLARE PRESA ANTINCENDIO SOPRASUOLO

SEZIONE A-A

PIANTA

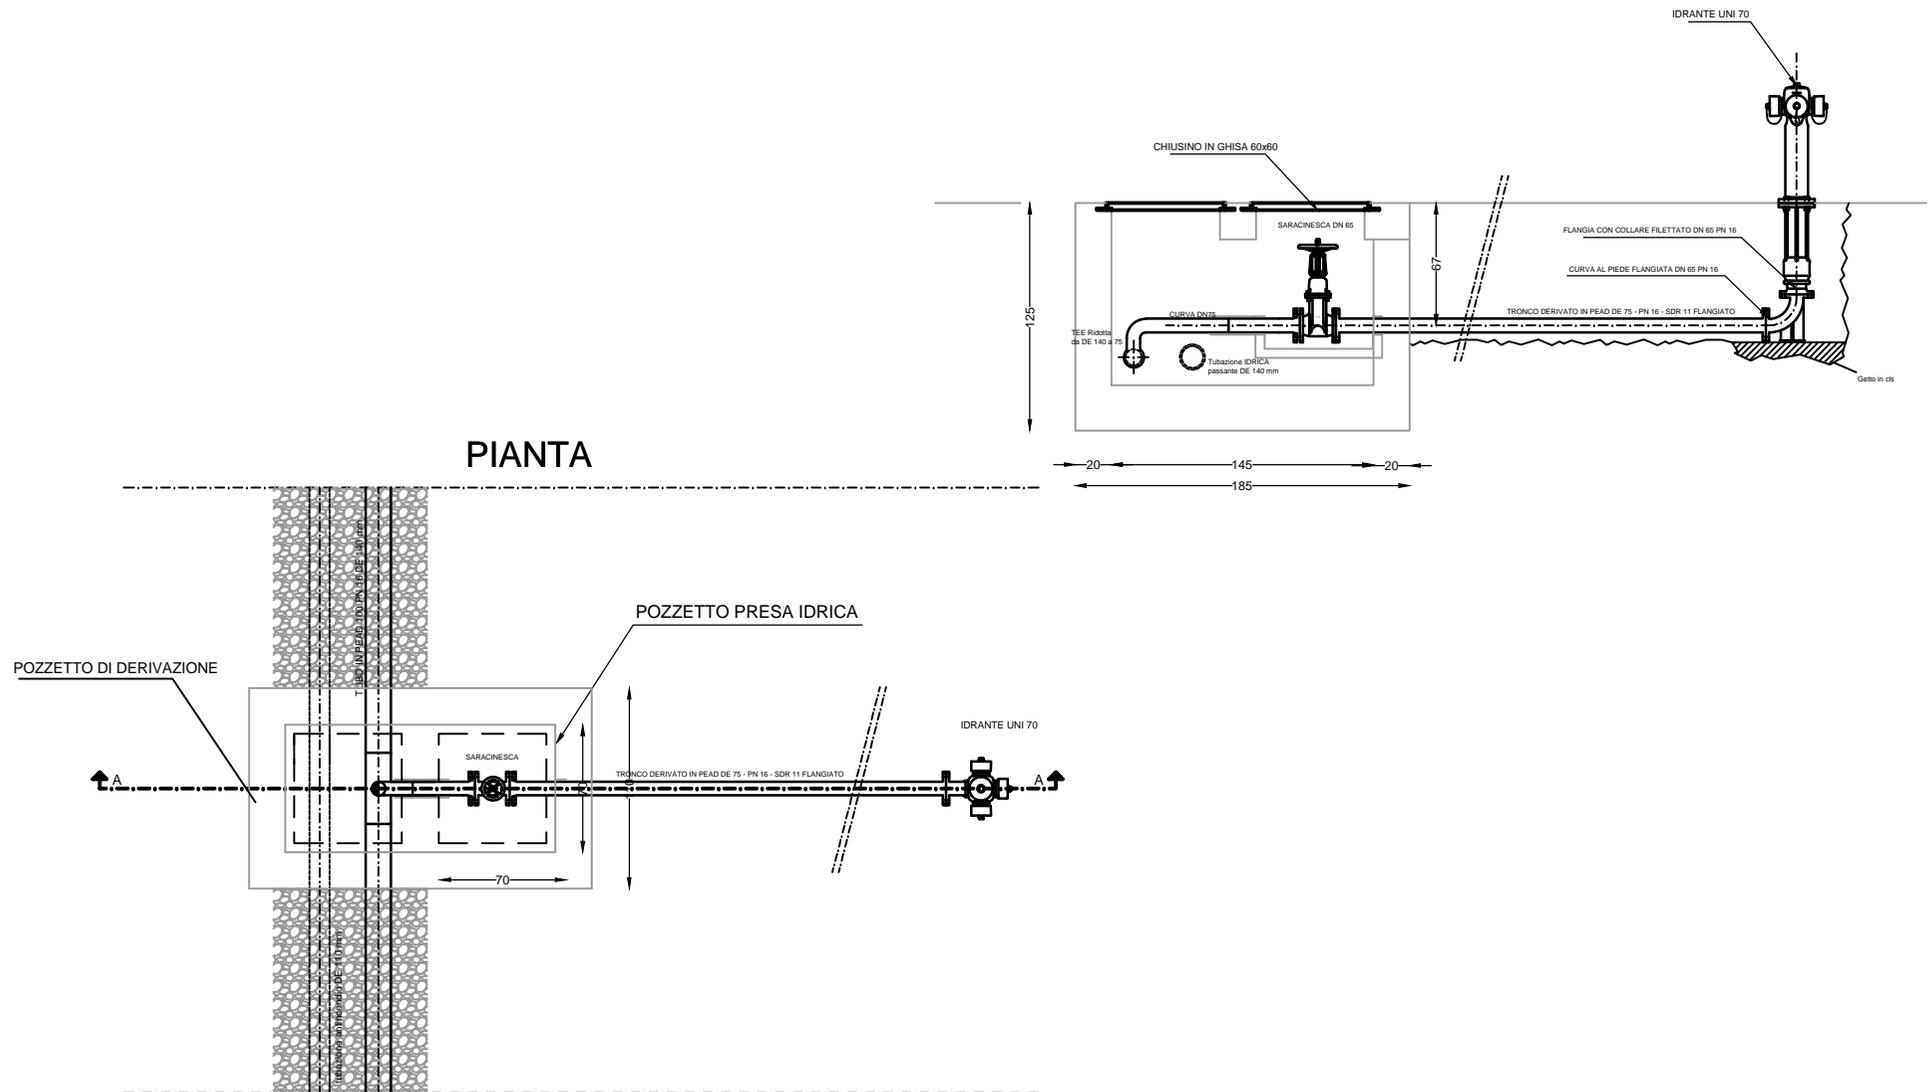

Elaborati grafici: <i>Capitolo 5 - Impianti tecnologici</i>		Scala 1:20	Foglio 1/1	Data 18/06/2013	Archivio 689
Tavola 3.5.2.4	Particolari costruttivi degli impianti idrico ed antincendio - Particolare presa antincendio soprasuolo	Elaborato Petralla - Tusa	Verificato Petralla - Tusa	Progetto Definitivo	19/06/2013
		Validato Mallardino	Proprietà riservata L. 633 del 22/04/41		