


Pianta Quota Banchina - 2/4

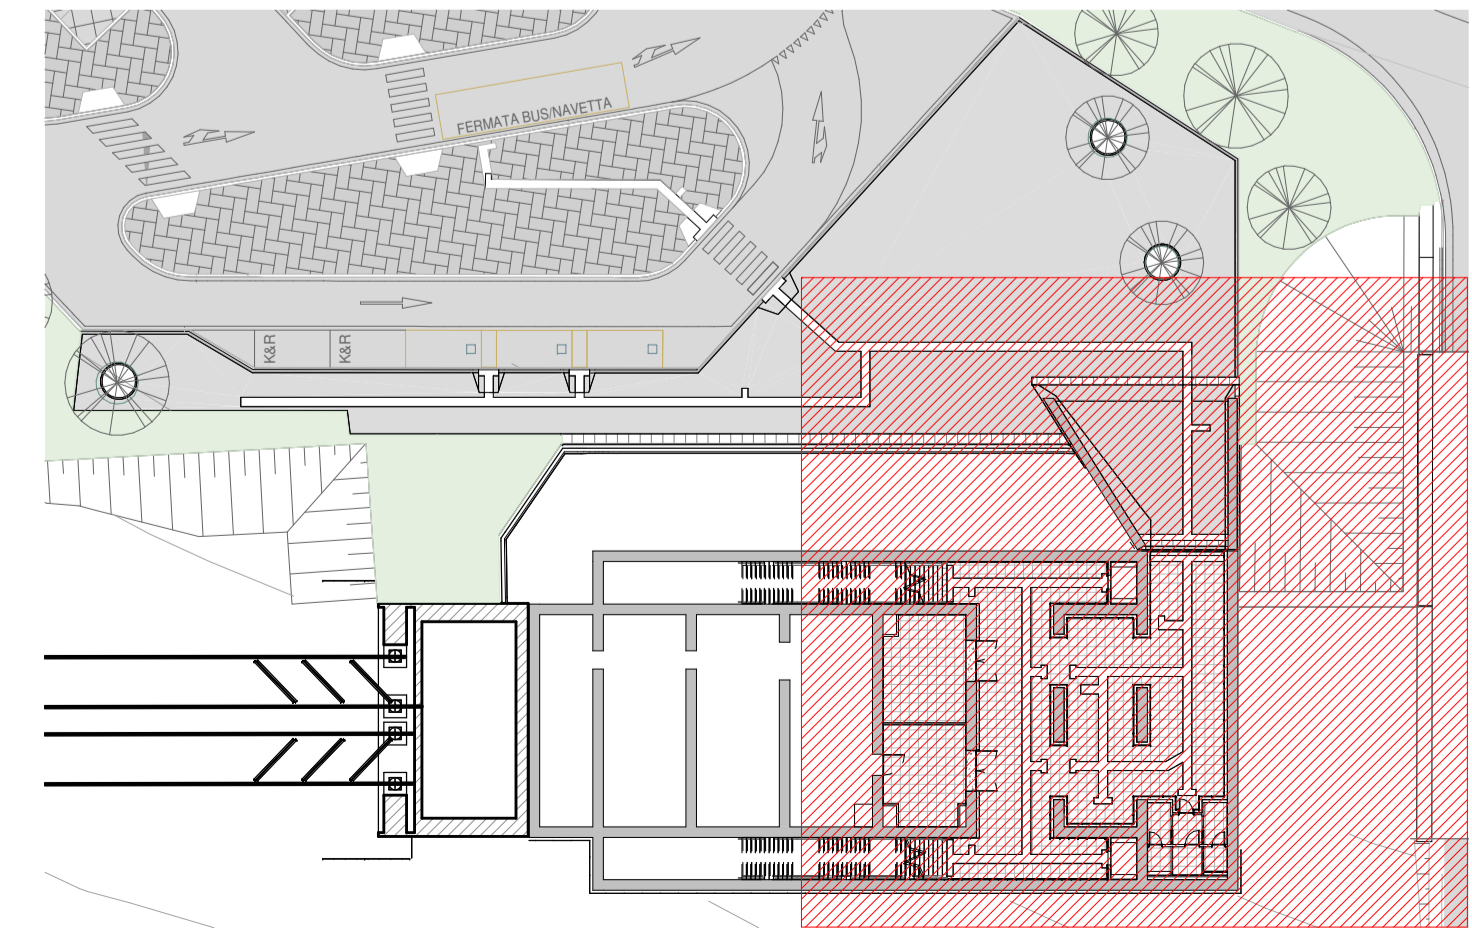

LEGENDA SIMBOLOGIA GENERALE

ASSE STRUTTURALE	QUOTE ALTIMETRICHE	PERIMETRO D'INTERVENTO
(X) - - - - -	grezzo: ± 0.00 ± 0.00 ± 0.00 finito: ± 0.00 ± 0.00 ± 0.00	- - - - -
CODICE LOCALE	QUOTE TRACCIAMENTI	QUOTE TRACCIAMENTI LOGES
XXXX h=n.nn m an.nn m ² altezza netta superficie	0.02	0.02
	PANNELLI IN CALCESTRUZZO G.F.R.C.	
	Pannello sp. 12-15 mm	
PENDENZA	ELEMENTI STRUTTURALI	LASTRE IN CEMENTO COMPOSITO ECOLOGICO
n %	■	Lastra sp. 8 mm Lastra sp. 12 mm

NOTE GENERALI

- LA QUOTA RELATIVA ± 0.00 DI PROGETTO È RIFERITA ALLA QUOTA DEL PAVIMENTO FINITO DEL FABBRICATO VIAGGIATORI CON LA QUOTA ASSOLUTA COINCIDENTE CON 356.85 m s.l.m.
- LE QUOTE ALTIMETRICHE SONO ESPRESSE IN METRI.
- LE MISURE SONO ESPRESSE IN METRI PER SCALA DI DETTAGLIO INFERIORE A 1:100, IN CENTIMETRI PER SCALA DI DETTAGLIO COMPRESA TRA 1:50 E 1:10, IN MILLIMETRI PER SCALA DI DETTAGLIO DA 1:5 A 1:1.

ELABORATI DI RIFERIMENTO

ELABORATI GRAFICI:	Tracciamenti e finiture	IF3A02ZZPB FV0109000C-012C
	Sezioni architettoniche	IF3A02ZZPB FV0109000C-007C
	Abacchi di dettaglio	IF3A02ZZB FV0109000C-002C
		IF3A02ZZB FV0109000C
		IF3A02ZZB FV0109000C
		IF3A02ZZB FV0109000C
		IF3A02ZZB FV0109000C
MODELLI BIM:	Modello architettonico Stazione Orsara	IF3A02ZENETM3FV01IARC001
	Modello strutturale Stazione Hirpinia	IF3A02ZENETM3FV01STR001
	Modello ventilazione/climatizzazione	IF3A02ZENETM3FV01MVC001
	Modello impianti idrico sanitari/rete idranti	IF3A02ZENETM3FV01MID001
	Modello impianti elettrici	IF3A02ZENETM3FV01LFM001
	Modello trazione elettrica	IF3A02ZENETM3FV01TRED001
	Modello strutture Viadotto VIO1	IF3A02ZENETM3FV01STR001
	Modello idraulico smaltimento FV01	IF3A02ZENETM3FV01SID001
	Modello idraulico smaltimento VIO1	IF3A02ZENETM3FV01IDR001

COMMITTENTE: **RFI** RETE FERROVIARIA ITALIANA GRUPPO FERROVIE DELLO STATO ITALIANO

DIREZIONE LAVORI: **ITALFERR** GRUPPO FERROVIE DELLO STATO ITALIANO

APPALTATORE: **HIRPINIA-ORSARA AV**

CONSORZIO: **webuild Italia**

SOCI: **PIZZAROTTI** SINCE 1910

MANDATARIA: **ROKSOJIL** S.p.A.

MANDANTI: **NETENGINEERING**, **OPINI**, **G.F.**, **ELETTRI-FER**

PROGETTO ESECUTIVO

ITINERARIO NAPOLI - BARI
RADDOPPIO TRATTA APICE - ORSARA
II LOTTO FUNZIONALE HIRPINIA - ORSARA
FV - STAZIONI E FERMATE
FV01 - STAZIONE ORSARA
ELABORATI ARCHITETTONICI
Funzionale Architettonico - Pianta Piano quota banchina 2/4

APPALTATORE Consorzio HIRPINIA - ORSARA AV Il Direttore Tecnico Ing. P. M. Giamvechio	DIRETTORE DELLA PROGETTAZIONE Il Responsabile integrazione fra le varie prestazioni specialistiche Ing. G. Cassani	PROGETTISTA NETENGINEERING Ing. R. Zanoni						
COMMESSA IF3A	LOTTO 02	FASE E	ENTE ZZ	TIPO DOC. PA	OPERA/DISCIPLINA FV0100	PROGR. 002	REV. C	SCALA: 1:100
Rev.	Descrizione	Redatto	Data	Verificato	Data	Approvato	Data	Autorizzato Data
A	C 08.00 - Emissione 180g	M. Mizzi	08/10/2022	R. Gallo	08/10/2022	C. Vanali	08/10/2022	Ing. R. Zanoni
B	C 08.01 - A valle del contraddittorio	M. Mizzi	08/09/2022	C. Castagna	08/09/2022	C. Vanali	08/09/2022	
C	C 08.03 - A valle del contraddittorio	M. Mizzi	30/09/2022	C. Castagna	30/09/2022	C. Vanali	30/09/2022	

File: IF3A02ZZPAFV0100002C.dwg n.Elabor.: _____