


PIANTA DISPOSIZIONE APPARECCHIATURE TVCC FA01A
1:50

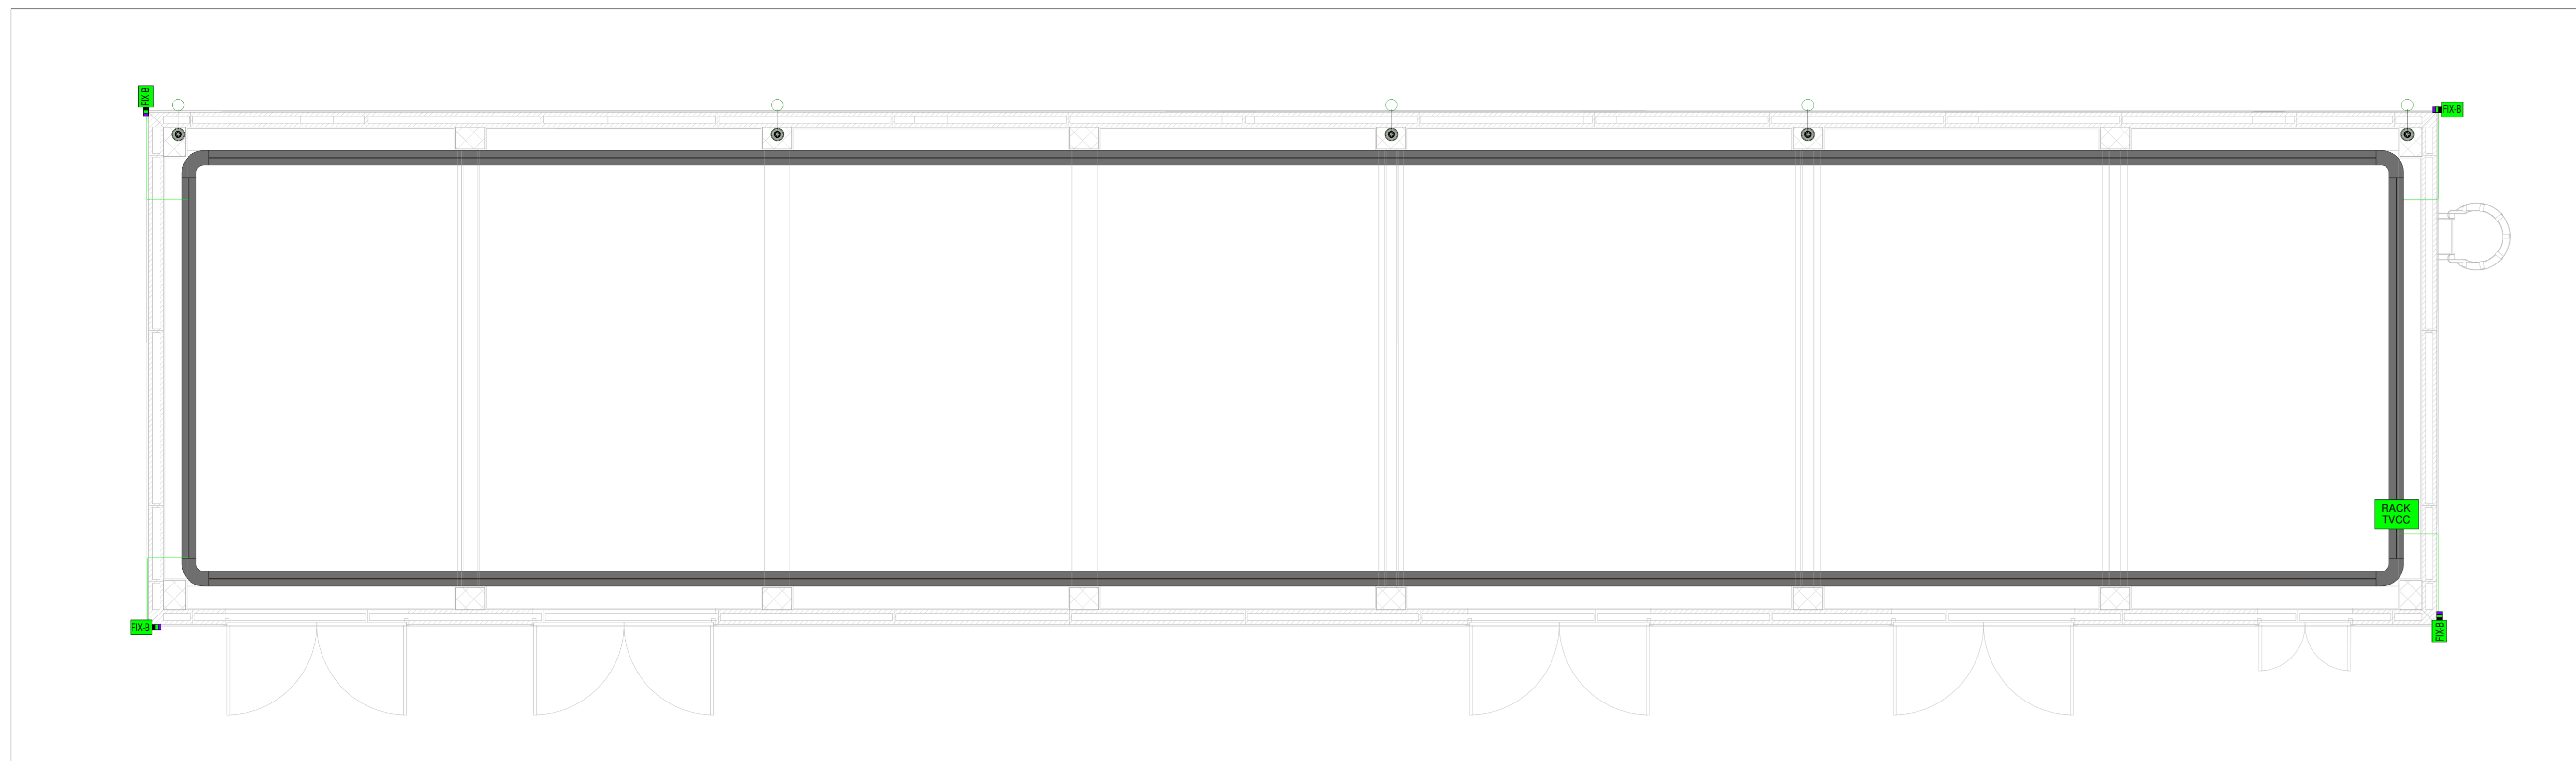

LEGENDA DISTRIBUZIONE APPARECCHIATURE E CANALIZZAZIONI

- DISTRIBUZIONE IMPIANTO REALIZZATA CON TUBO RIGIDO IN PVC DEDICATO Ø30mm DOVE NON DIVERSAMENTE INDICATO
- CANALE PORTACAVI BT-SP IN ACCIAIO ZINCATO A CALDO (DM 20X75 mm)
- CASSETTA PRINCIPALE DI DERIVAZIONE, IN TECNOPOLIMERO, COMPLETA DI COPRICHIO, A VISTA, IP44, INSTALLATA A PARETE/SOFFITTO - DM: 150x150/75 mm
- CASSETTA SECONDARIA DI DERIVAZIONE, IN TECNOPOLIMERO, COMPLETA DI COPRICHIO, A VISTA, IP44, INSTALLATA A PARETE/SOFFITTO - DM: 100x100/50 mm


LEGENDA APPARECCHIATURE TVCC

- TELECAMERA CON SENSIBILITÀ A 30 IRE, 0.4 LUX (COLORE) E 0.15 LUX (BIANCO E NERO), VARIFOCAL, (S-3) MM, RISOLUZIONE MINIMA 2 MP, IP68 COLLEGATA SU RETE LAN
- TELECAMERA CON BRANDEGGIO ORIZZONTALE E 300° BRANDEGGIO VERTICALE 100° - SENSORE CON DIAGONALE DI 17° SENSIBILITÀ A 30 IRE, 1.0 LUX (COLORE) E 0.1 LUX (BIANCO E NERO), VARIFOCAL, (S-30) MM, RISOLUZIONE MINIMA 2 MP COLLEGATA SU RETE LAN - IP68
- RACK TVCC


LEGENDA COLORI

- IMPIANTI SPECIALI GENERICI (SP)
- IMPIANTI RILEVAZIONE INCENDIO (RI)
- IMPIANTI SPECIALI DI COMUNICAZIONE (SC)
- IMPIANTI DI SUPERVISIONE (SV)
- IMPIANTI SPECIALI DI SICUREZZA ANTINTRUSIONE E CONTROLLO ACCESSI (SS)
- IMPIANTO TRASMISSIONE DATI (TD)
- IMPIANTO TVCC

GALLERIA HIRPINIA
KEY PLAN

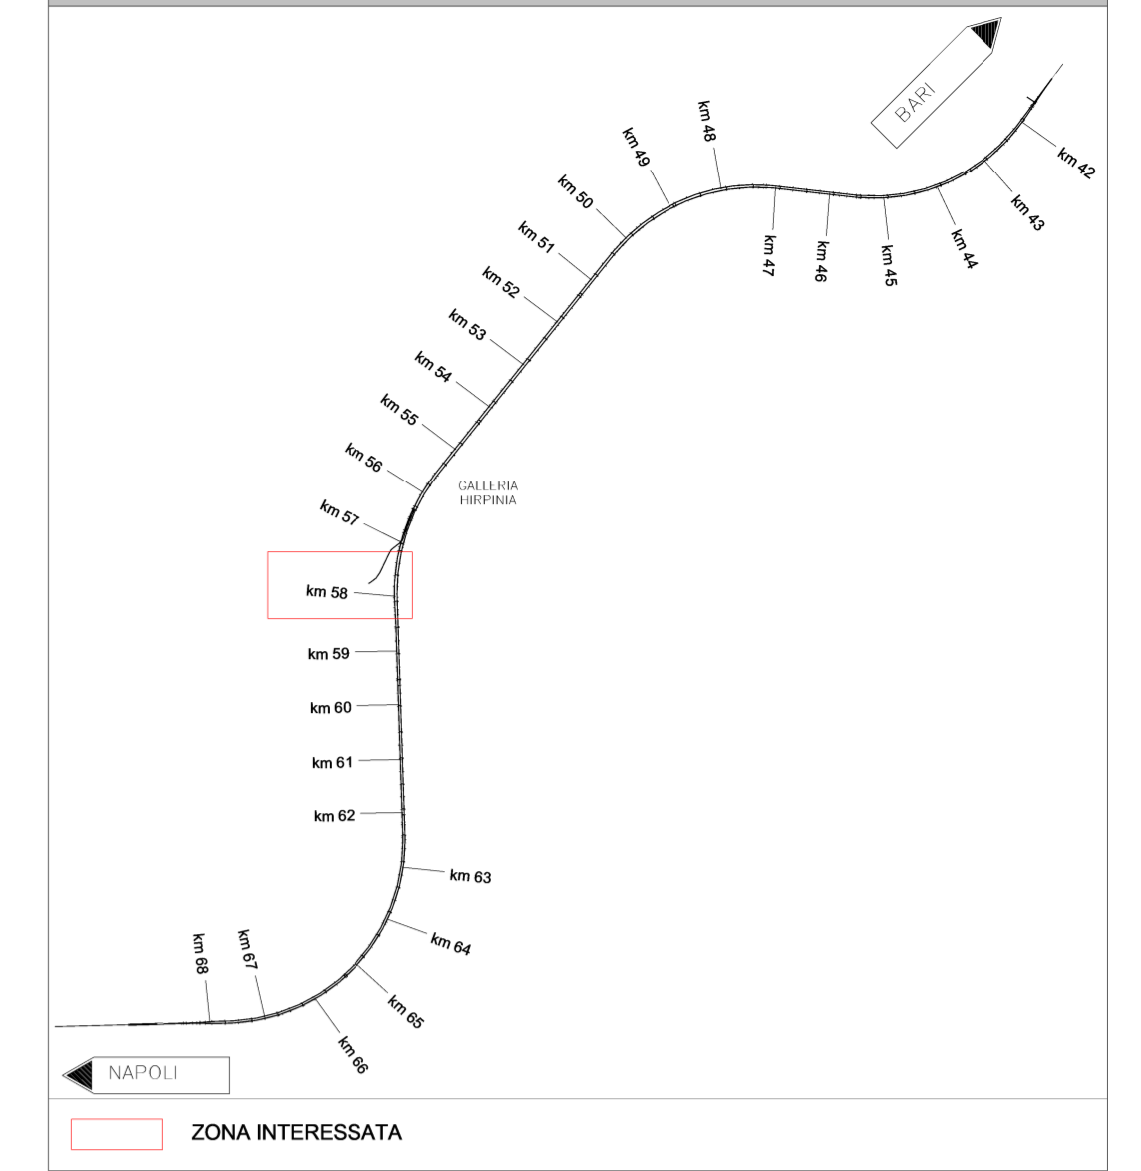


KEY MAP FA01A

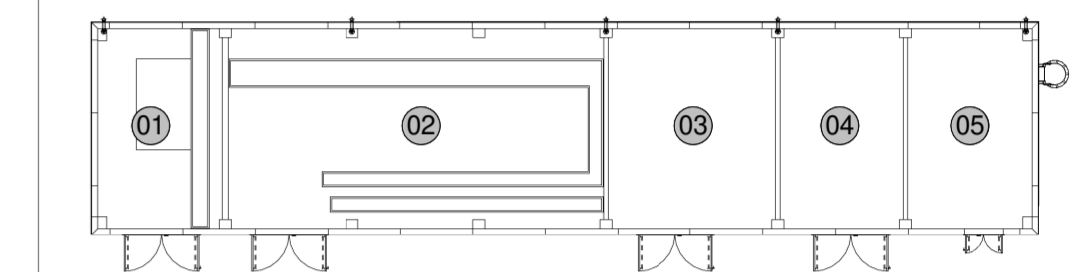


- 11 LOCALE OE
- 12 LOCALE MT
- 13 LOCALE BT
- 14 LOCALE TLC
- 15 LOCALE GESTIONE EMERGENZE

KEY MAP FA01B

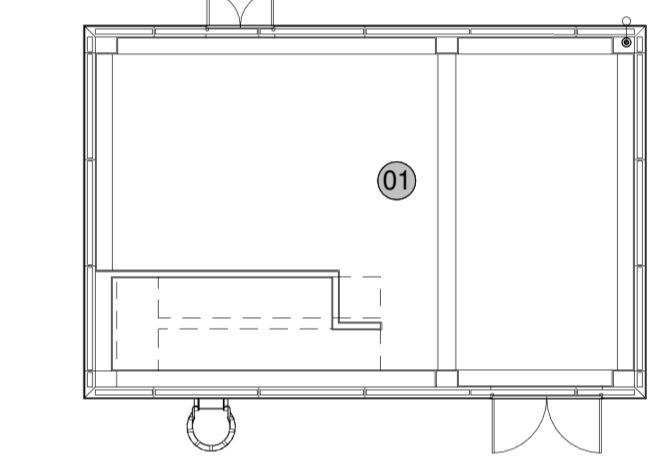


- 16 LOCALE TECNICO VASCA ANTINCENDIO

KEY MAP FA01C

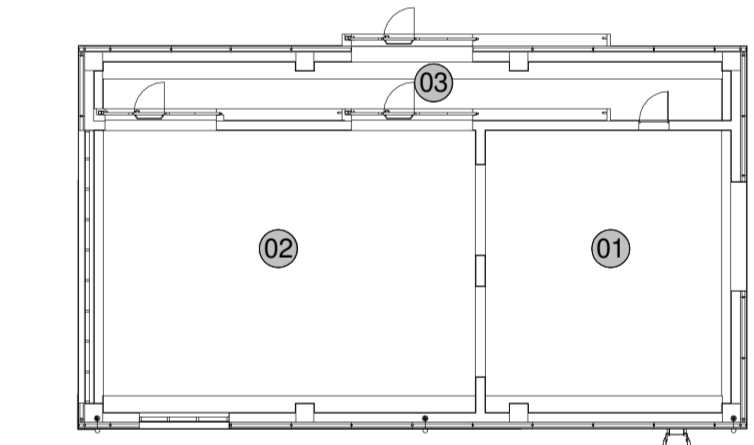


- 17 CAMERA A (VENTILATORI)
- 18 CAMERA B (CONDOTTO)
- 19 CORRIDOIO/LOCALE BT


PIANTA DISPOSIZIONE APPARECCHIATURE TVCC FA01C
1:50

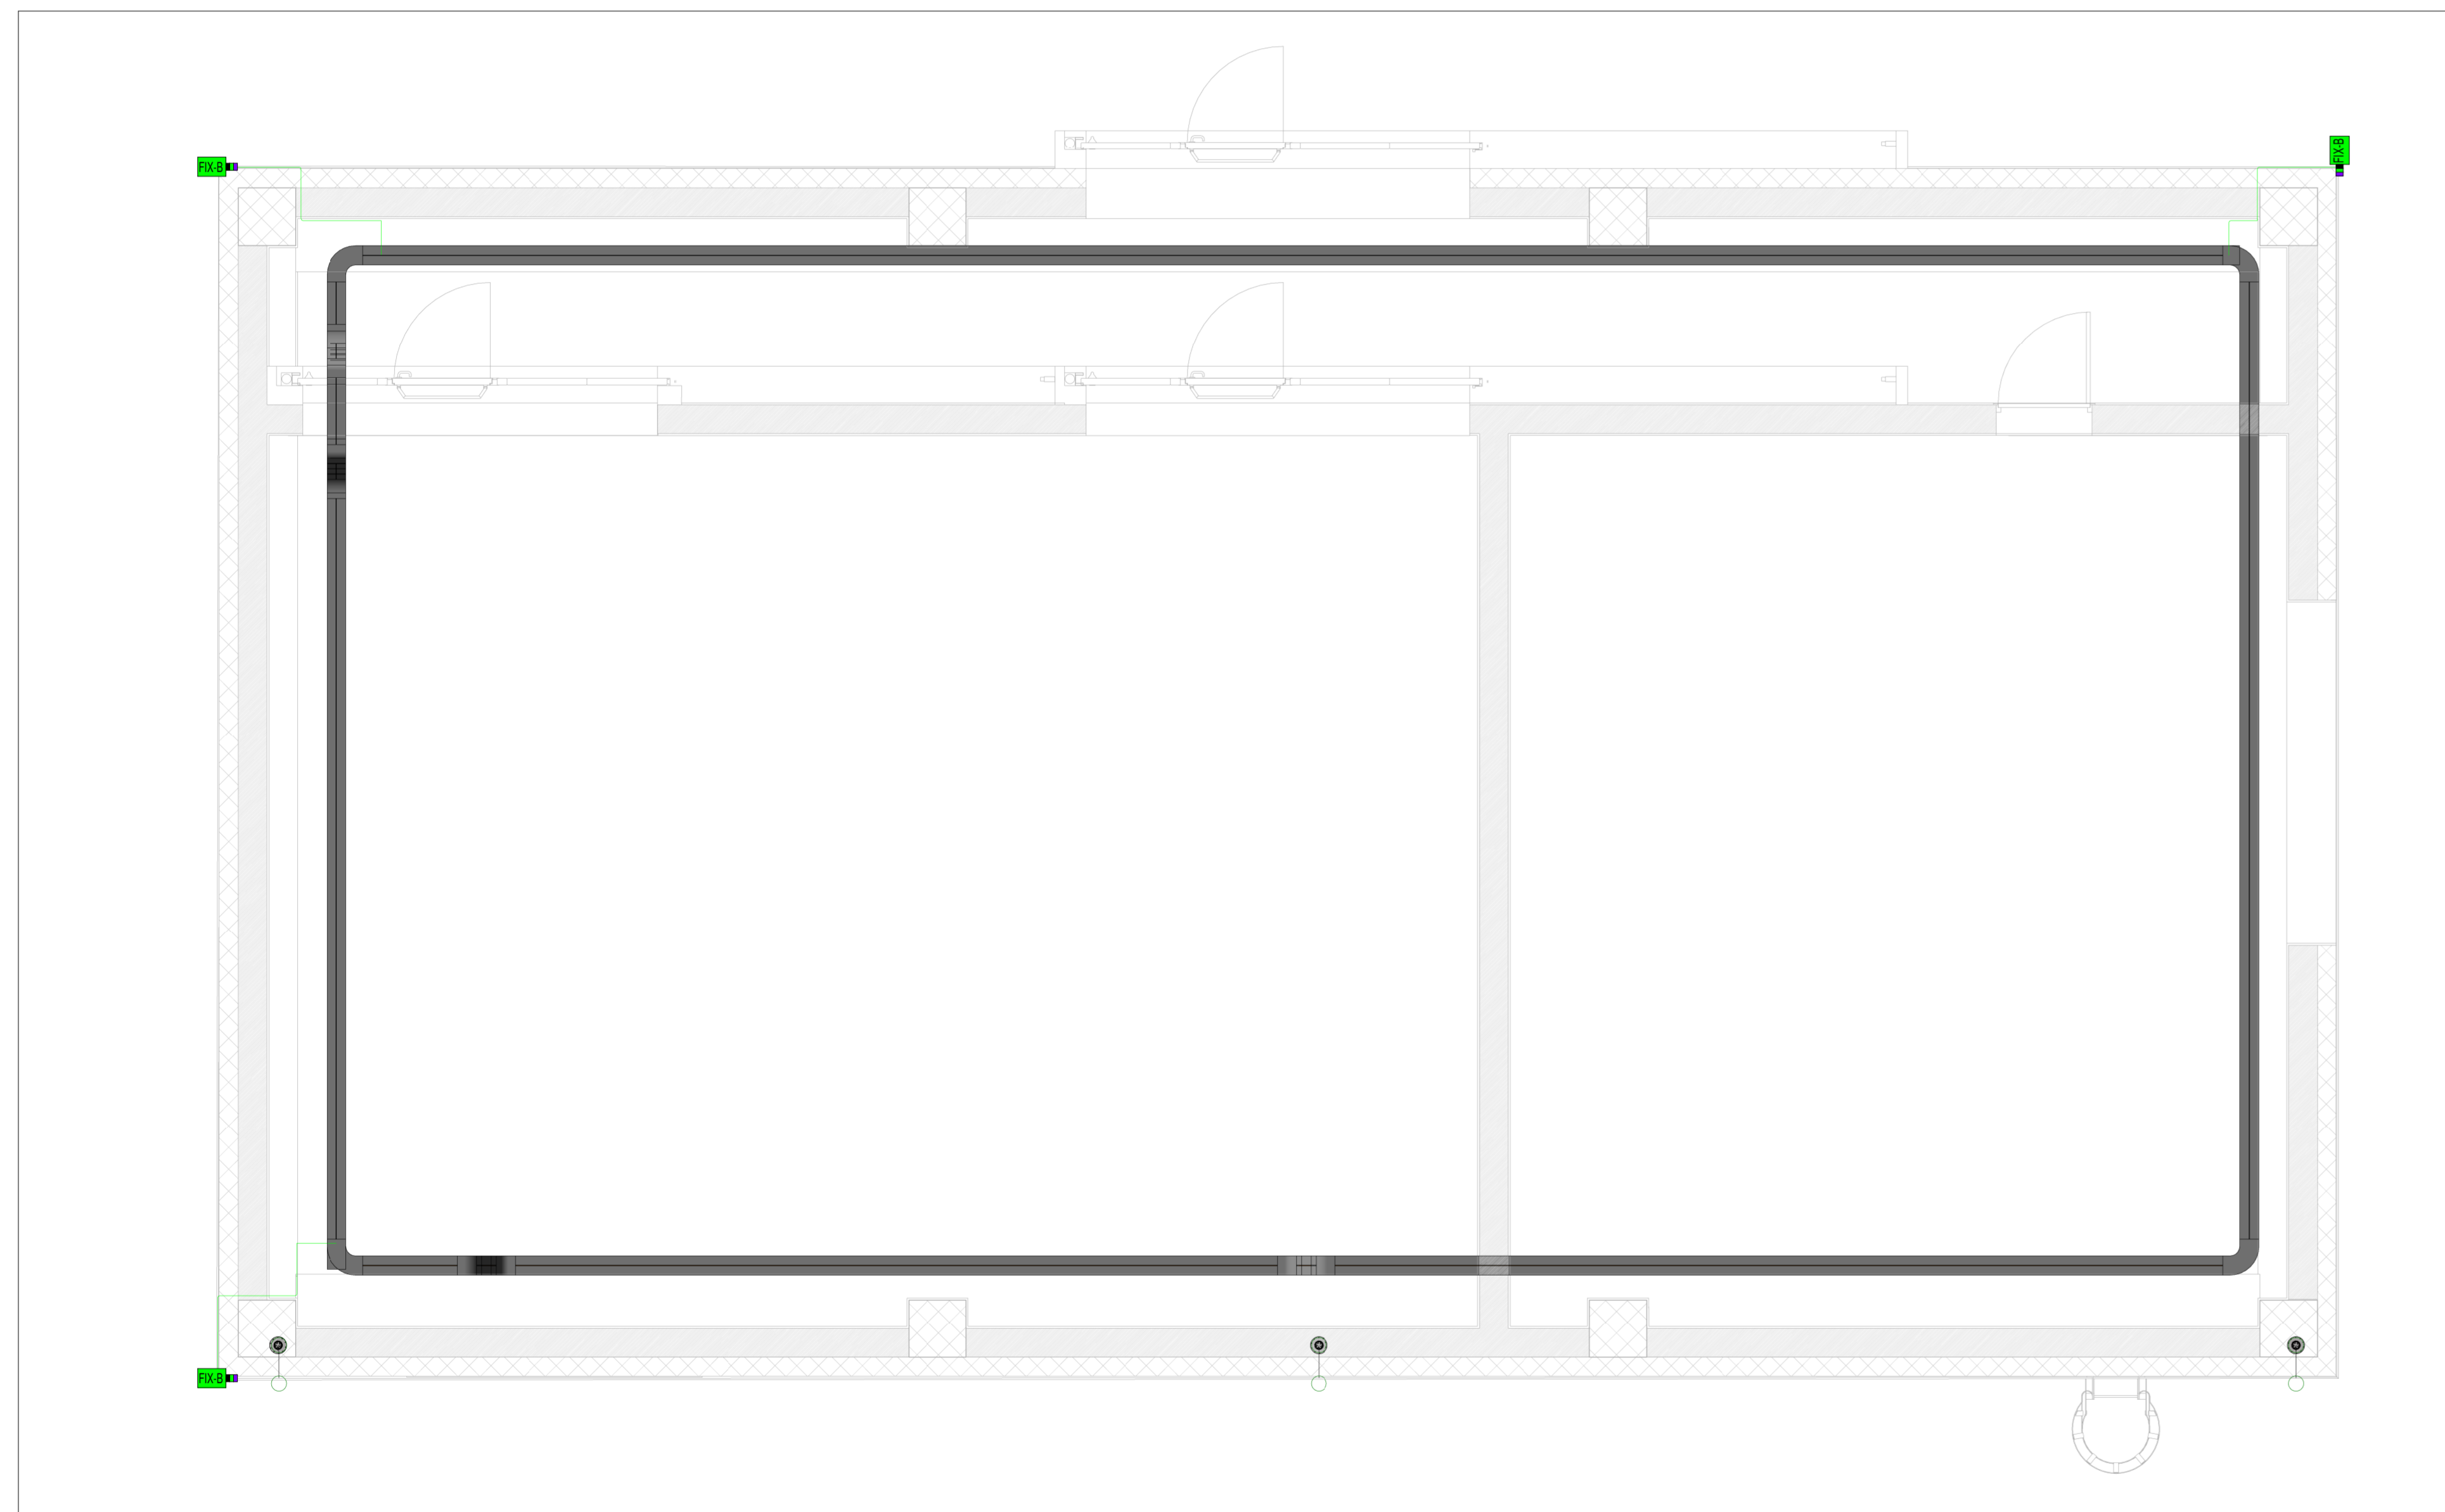

PIANTA DISPOSIZIONE APPARECCHIATURE TVCC FA01B
1:50

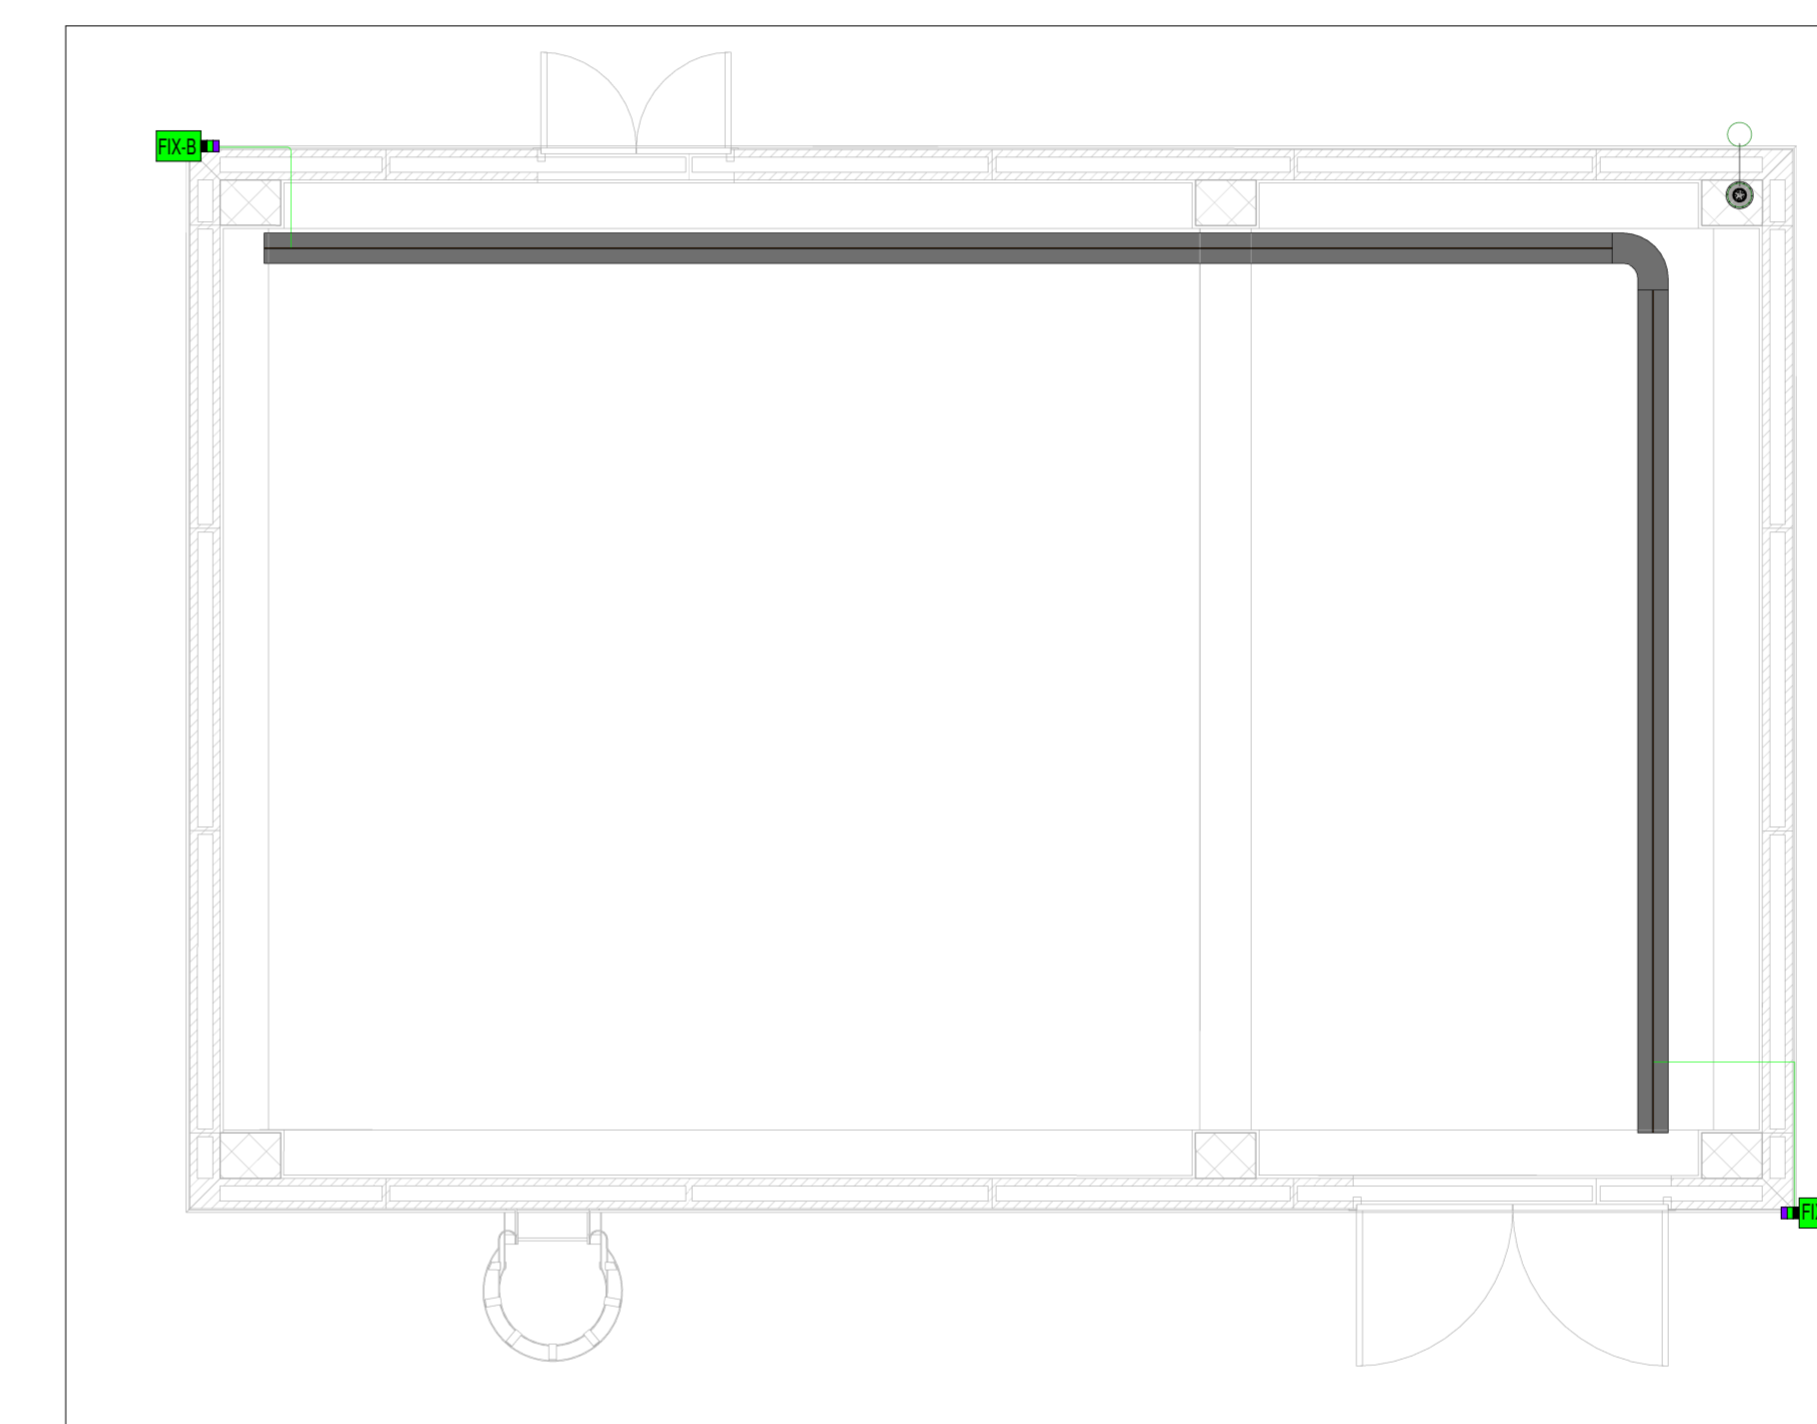

VISTA ASSONOMETRICA VIDEOSORVEGLIANZA

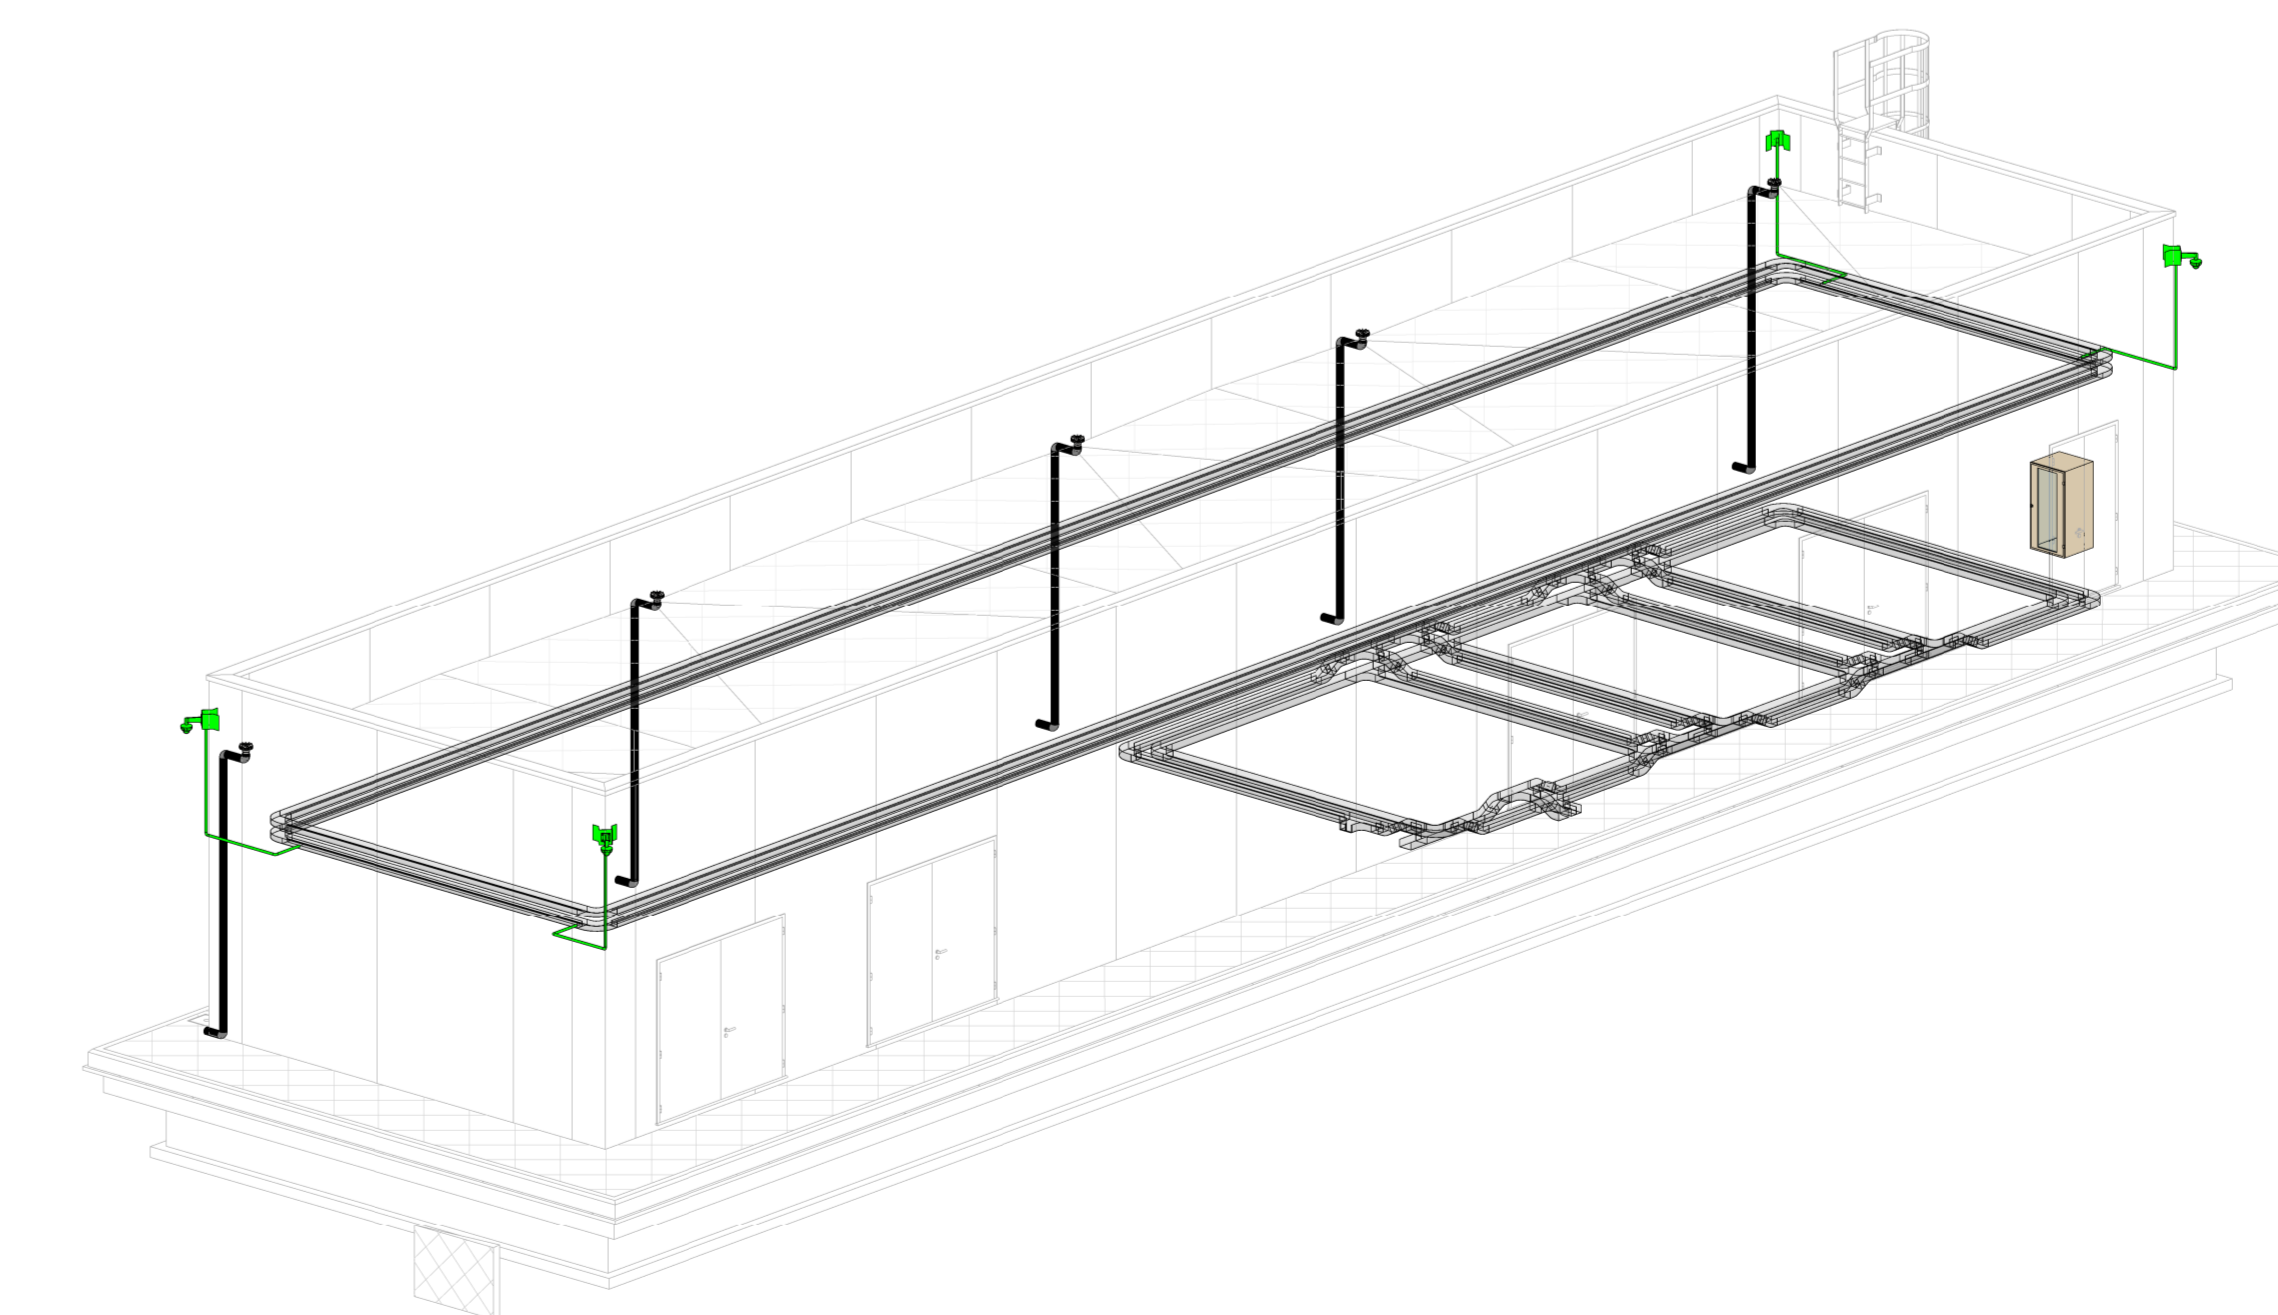

COMMITTENTE:
RFI
RETE FERROVIARIA ITALIANA
GRUPPO FERROVIE DELLO STATO ITALIANE

DIREZIONE LAVORI:
ITALFERR
GRUPPO FERROVIE DELLO STATO ITALIANE

APPALTATORE:
HIRPINIA - ORSARA AV
CONSORZIO:
SOCI:
webuild Italia **PIZZAROTTI**
1962 1916

PROGETTAZIONE:
MANDATARIA:
ROCKSOUL **NETENGINEERING** **PINI** **GCF** **RIELETTRI-PER**

PROGETTO ESECUTIVO
ITINERARIO NAPOLI - BARI
RADDOPPIO TRATTA APICE - ORSARA
II LOTTO FUNZIONALE HIRPINIA - ORSARA
IMPIANTI INDUSTRIALI
IM01 - FABBRICATI FA01
VIDEO SORVEGLIANZA
LAYOUT IMPIANTISTICO E DISPOSIZIONE APPARECCHIATURE - TAVOLA 1 DI 2

APPALTATORE: Consorzio HIRPINIA - ORSARA AV
Il Direttore Tecnico: Ing. P. M. Gianvecchio
DIRETTORE DELLA PROGETTAZIONE: Il Responsabile Integrazione tra le varie previsioni specifiche: Ing. G. Cassani
PROGETTISTA: **NETENGINEERING**
Ing. V. Moro

COMMESSA: **IF3A** LOTTO: **02** FASE: **E** ENTE: **ZZ** TIPO DOC.: **PB** OPERA/DISCIPLINA: **AN0102** PROGR.: **001** REV.: **B** SCALA: **1:50**

Rev.	Descrizione	Redatto	Data	Verificato	Data	Approvato	Data	Autorizzato	Data
A	C.08.01 - Esame 168g	N. Di Stefano	08/03/22	C. Picardo	08/03/22	V. Moro	08/03/22	Ing. S. Fani	
B	C.08.01 - A-valori convalidati	N. Di Stefano	08/03/22	C. Picardo	08/03/22	V. Moro	08/03/22		