


PIANTA PIANO TERRA VIDEOSORVEGLIANZA
1:50

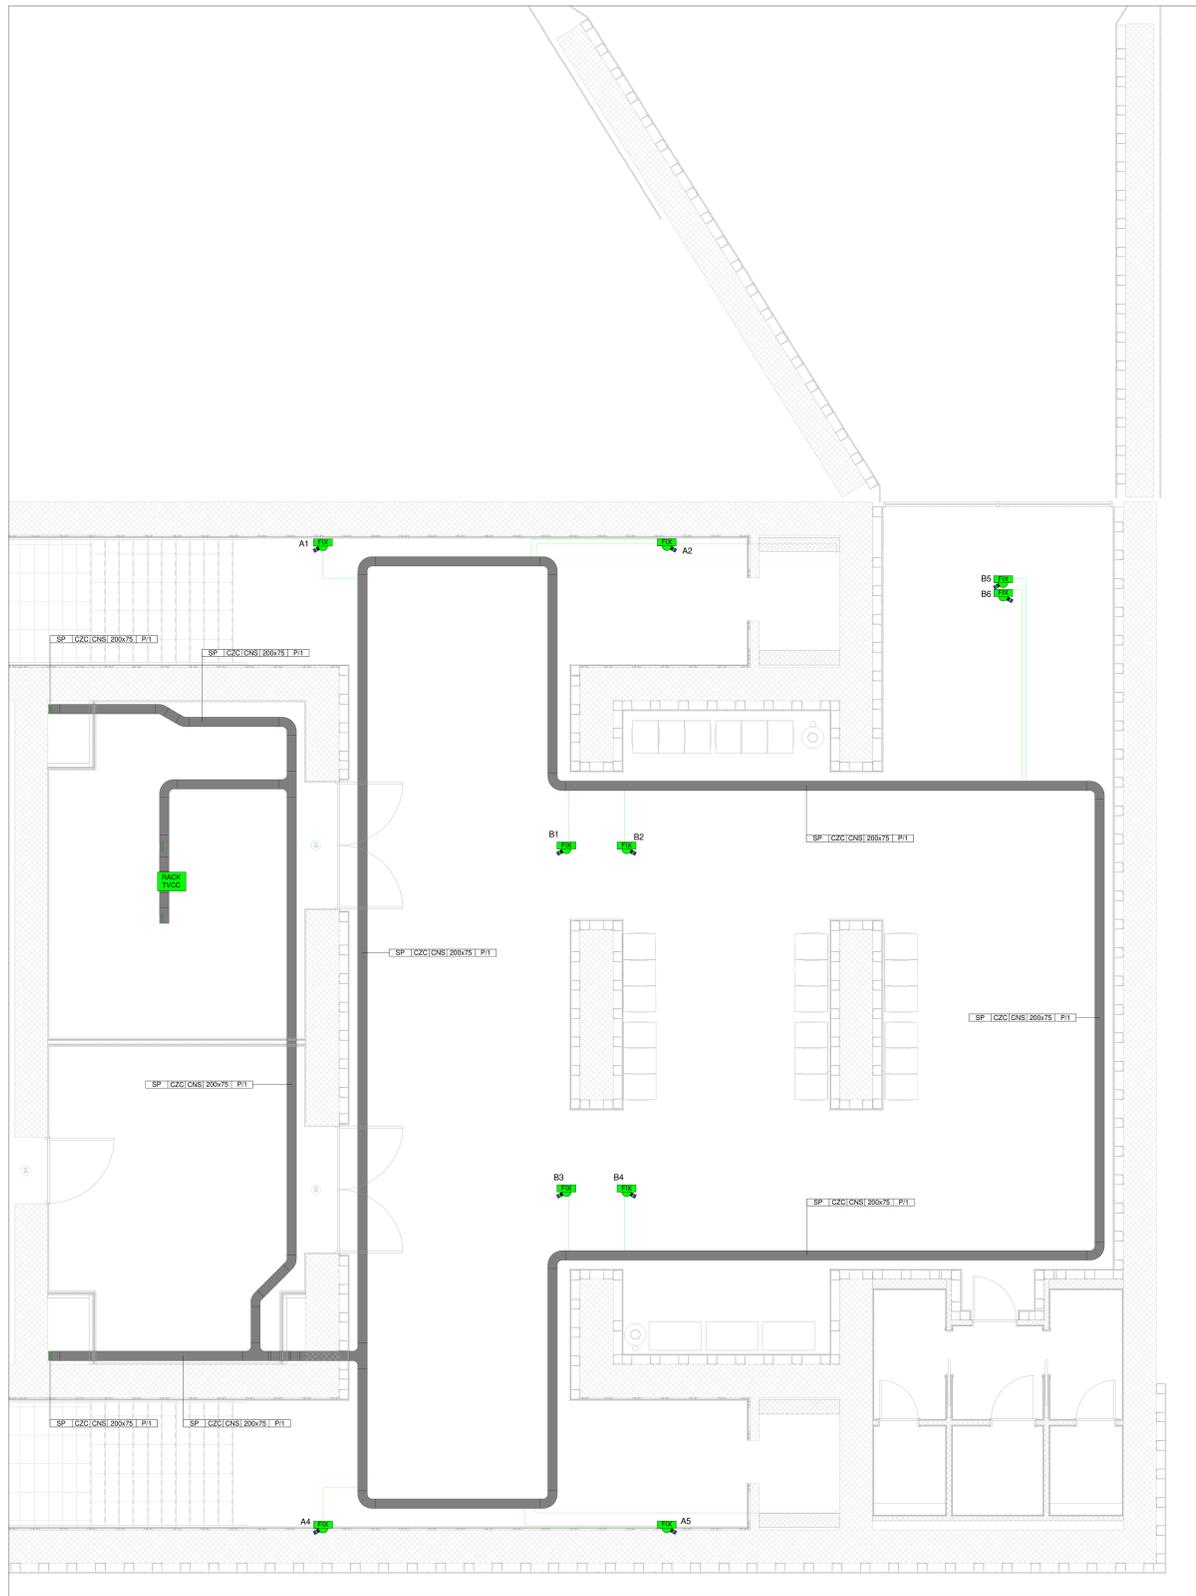

LEGENDA DISTRIBUZIONE APPARECCHIATURE E CANALIZZAZIONI

	DISTRIBUZIONE IMPIANTO REALIZZATA CON TUBO RIGIDO IN PVC DEDICATO 303mm DOVE NON DIVERSAMENTE INDICATO
	CANALE PORTACAVI BT-SP IN ACCIAIO ZINCATO A CALDO (DIM. 200x75 mm) COMPLETO DI SETTO RIPARTITORE
	CASSETTA PRINCIPALE DI DERIVAZIONE, IN TECNOPOLIMERO, COMPLETA DI COPERCHIO, A VISTA, IP44, INSTALLATA A O PARETE/SOFFITTO - DIM.: 100x100x30 mm
	CASSETTA SECONDARIA DI DERIVAZIONE, IN TECNOPOLIMERO, COMPLETA DI COPERCHIO, A VISTA, IP44, INSTALLATA A PARETE/SOFFITTO - DIM.: 100x100x30 mm

LEGENDA APPARECCHIATURE TVCC

	TELECAMERA CON SENSIBILITÀ A 30 RE: 1 A LUX, COLORE E 1 LUX (BIANCO E NERO), VARIFOCAL (3-8 MM), RISOLUZIONE MINIMA 2 MP, IP66 COLLEGATA SU RETE LAN
	TELECAMERA CON BRANDEGGIO ORIZZONTALE 320° BRANDEGGIO VERTICALE 105°, SENSORE CON DIAGONALE DI 1/3" SENSIBILITÀ A 30 RE: 0.1 LUX (COLORE E 1 LUX (BIANCO E NERO), VARIFOCAL (3-8 MM), RISOLUZIONE MINIMA 2 MP COLLEGATA SU RETE LAN - IP66
	RACK TVCC

LEGENDA COLORI

	IMPIANTI SPECIALI GENERICI (SP)
	IMPIANTI RIVELAZIONE INCENDIO (RI)
	IMPIANTI SPECIALI DI COMUNICAZIONE (SC)
	IMPIANTI DI SUPERVISIONE (SV)
	IMPIANTI SPECIALI DI SICUREZZA ANTINTRUSIONE E CONTROLLO ACCESSI (SS)
	IMPIANTO TRASMISSIONE DATI (TD)
	IMPIANTO TVCC
	IMPIANTO DIFFUSIONE SONORA (DS)
	IMPIANTO I&P

LEGENDA INDICATORE CAVIDOTTI


LEGENDA TIPO:	LEGENDA POSA:
CAI CANALE/PASSERELLA IN ALLUMINIO	INT. INTERIATO
C2Z CANALE/PASSERELLA IN ACCIAIO ZINCATO A CALDO (DOP. LAVAZIONE)	AIR AERIO
C2S CANALE/PASSERELLA IN ACCIAIO ZINCATO SENZO DOP.	SPR. STIPATO A PARETE O A SOFFITTO
CS CANALE/PASSERELLA IN MATERIALE PLASTICO	IN VISTA
TRP TUBO RIGIDO IN POLIETILENE	CUN. ENTRO CUNICOLO O SOTTO PAVIMENTO TECNICO
TRV TUBO RIGIDO IN PVC	CNS CONTROSOFFITTO

ALTRA NOTE: NUMERO SETTI
F CANALE/PASSERELLA PIENNA
F CANALE/PASSERELLA FORATA
R CANALE/PASSERELLA A RETE
C CANALE/PASSERELLA CON COPERCHIO

DIMENSIONI (mm): (L) (T) (P) (D) (A) (R)

KEY MAP STAZIONE - LOCALI PIANO TERRA

01	LOCALE LFM - TLC
02	LOCALE MANUTENZIONE
03	SOTTOPASSO
04	SALA ATTESA
05	ATRIO
06	LOCALI SERVIZI IGIENICI
07	VANO ASCENSORE 1
08	VANO ASCENSORE 2
09	INGRESSO DA PIAZZALE/PARCHEGGIO ESTERNO
10	RAMPA SCALA ALLA PENSILINA 1
11	RAMPA SCALA ALLA PENSILINA 2

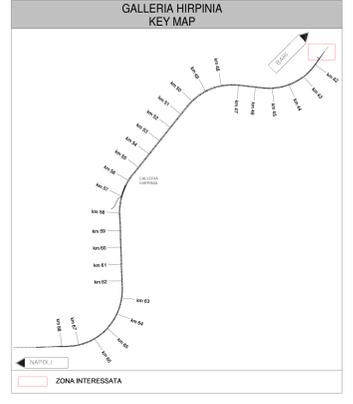

COMMITTENTE:

DIREZIONE LAVORI:

APPALTATORE: SOCI:

PROGETTAZIONE: MANDANTI:

PROGETTO ESECUTIVO

ITINERARIO NAPOLI - BARI RADDOPPIO TRATTA APICE - ORSARA II LOTTO FUNZIONALE HIRPINIA - ORSARA

IMPIANTI INDUSTRIALI
IM03 - FV01 STAZIONE ORSARA
VIDEO SORVEGLIANZA
LAYOUT IMPIANTISTICO E DISPOSIZIONE APPARECCHIATURE - PIANO TERRA

APPALTATORE Consorzio HIRPINIA - ORSARA AV Il Direttore Tecnico Ing. P. M. Gianvecchio	DIRETTORE DELLA PROGETTAZIONE Il Responsabile Integrazione tra le varie previsioni specialistiche Ing. G. Cassani	PROGETTISTA Ing. V. Moro
---	--	---------------------------------

COMMESSA: I F 3 A 0 2 E Z Z P B OPERA/DISCIPLINA: AN 0 3 0 2 PROG. REV. B 0 0 1 SCALA: 1:50

Rev.	Descrizione	Redatto	Data	Verificato	Data	Approvato	Data	Autorizzato	Data
A	C 08.01 - Esame 100g	N. Di Stato	08/03/20	C. Piccolo	08/03/20	V. Moro	08/03/20	Ing. S. Fani	08/03/20
B	C 08.01 - A sala di sorveglianza	N. Di Stato	08/03/20	C. Piccolo	08/03/20	V. Moro	08/03/20		08/03/20

File: IF3A02ZZ PBAN0302001B.dwg n. Elab.: