

**COMUNI DI BELCASTRO E CUTRO**

PROVINCIA DI CATANZARO E CROTONE



**PROGETTO PARCO EOLICO "CANTORATO"**

Elaborato: CA\_T29.1

Scala : 1:200

Data : 12.10.2023

COMMITTENTE :

**ENERGIA LEVANTE S.r.l.**

Società del Gruppo



Il progettista

Ferraro architetto Francesco

N° REVISIONE	Data revisione	Elaborato	Controllato	Approvato	NOTE
1			F.F.	G.M.	

E' vietata la copia anche parziale del presente elaborato

**ENERGIA LEVANTE S.r.l.**




Via Luca Gaucio n°9/11 - Regus Eur - 4° piano - Cap. 00143 ROMA (Italia)  
P.IVA 10240591007 - REA RM1219825 - PEC: energialeventesi@legalmail.it  
Indirizzo email: www.serenewables.com - Telefono: (+39) 0654832107

**LEGENDA**

- ① Sezionatore di neutro TN
- ② Trasformatore AT/MT
- ③ Scaricatore
- ④ TV induttivo
- ⑤ TA
- ⑥ Interruttore
- ⑦ Trasformatore di tensione induttivo
- ⑧ Sezionatore AT con lame di terra
- ⑨ Castelletto risalita cavi MT
- ⑩ Terminali cavo 170kV
- Morsetto in rame a doppia crimpatura
- Term. per corda di rame di sez.125mm<sup>2</sup>
- ┌ Barra in rame di conn. equipotenziale
- Cavo in rame sez. 63 mm<sup>2</sup> int.ta a 0,7 m

- ALTRI PRODUTTORI
- COPERTURA CUNICOLO IN CEMENTO CARRABILE
- TERNE PE CANTORATO
- CAVO AT


ARRIVO TERNE DAL PARCO EOLICO CANTORATO

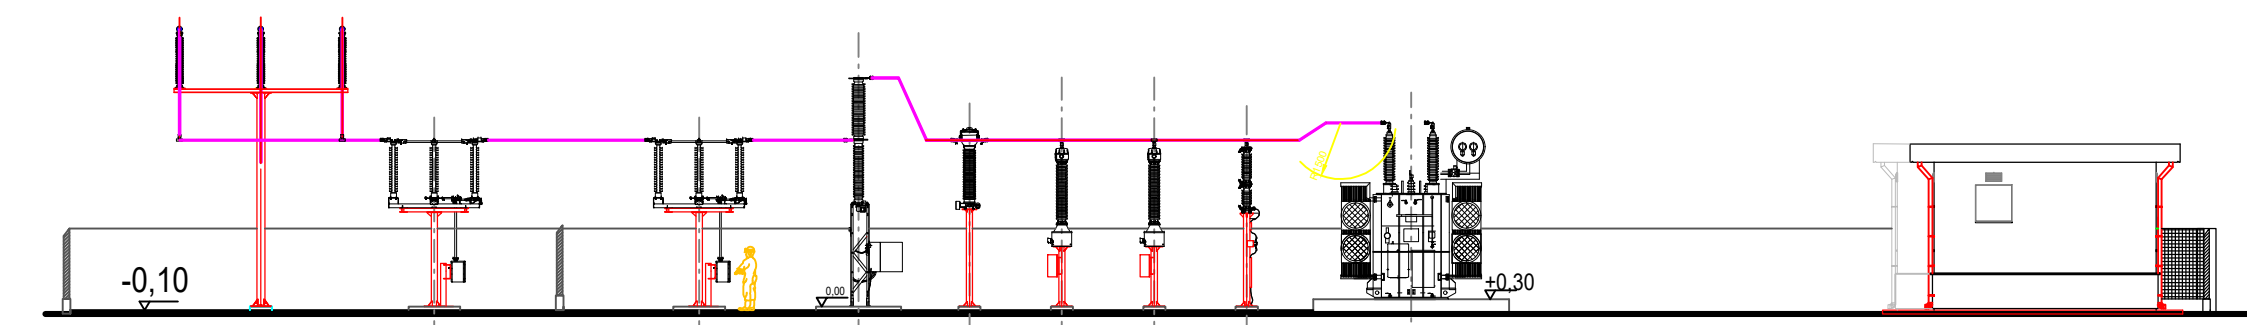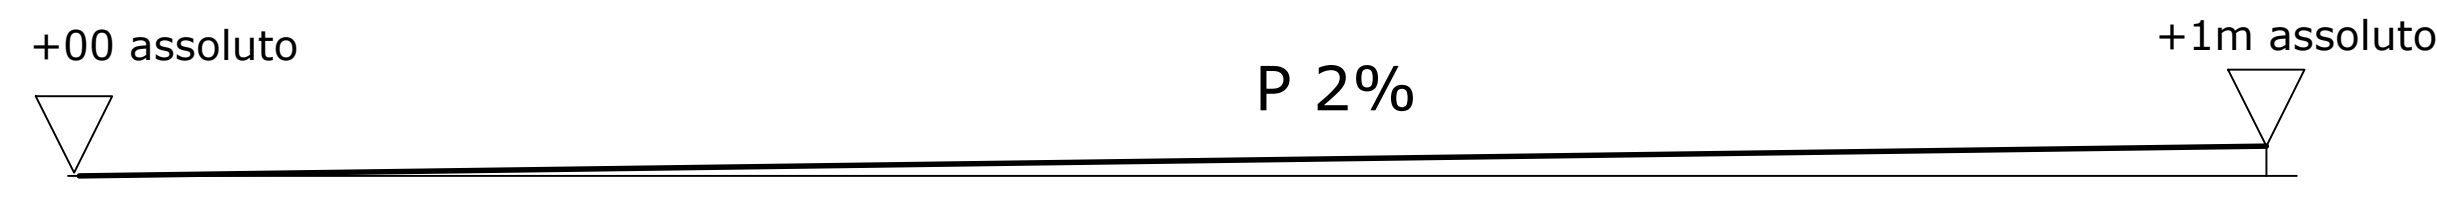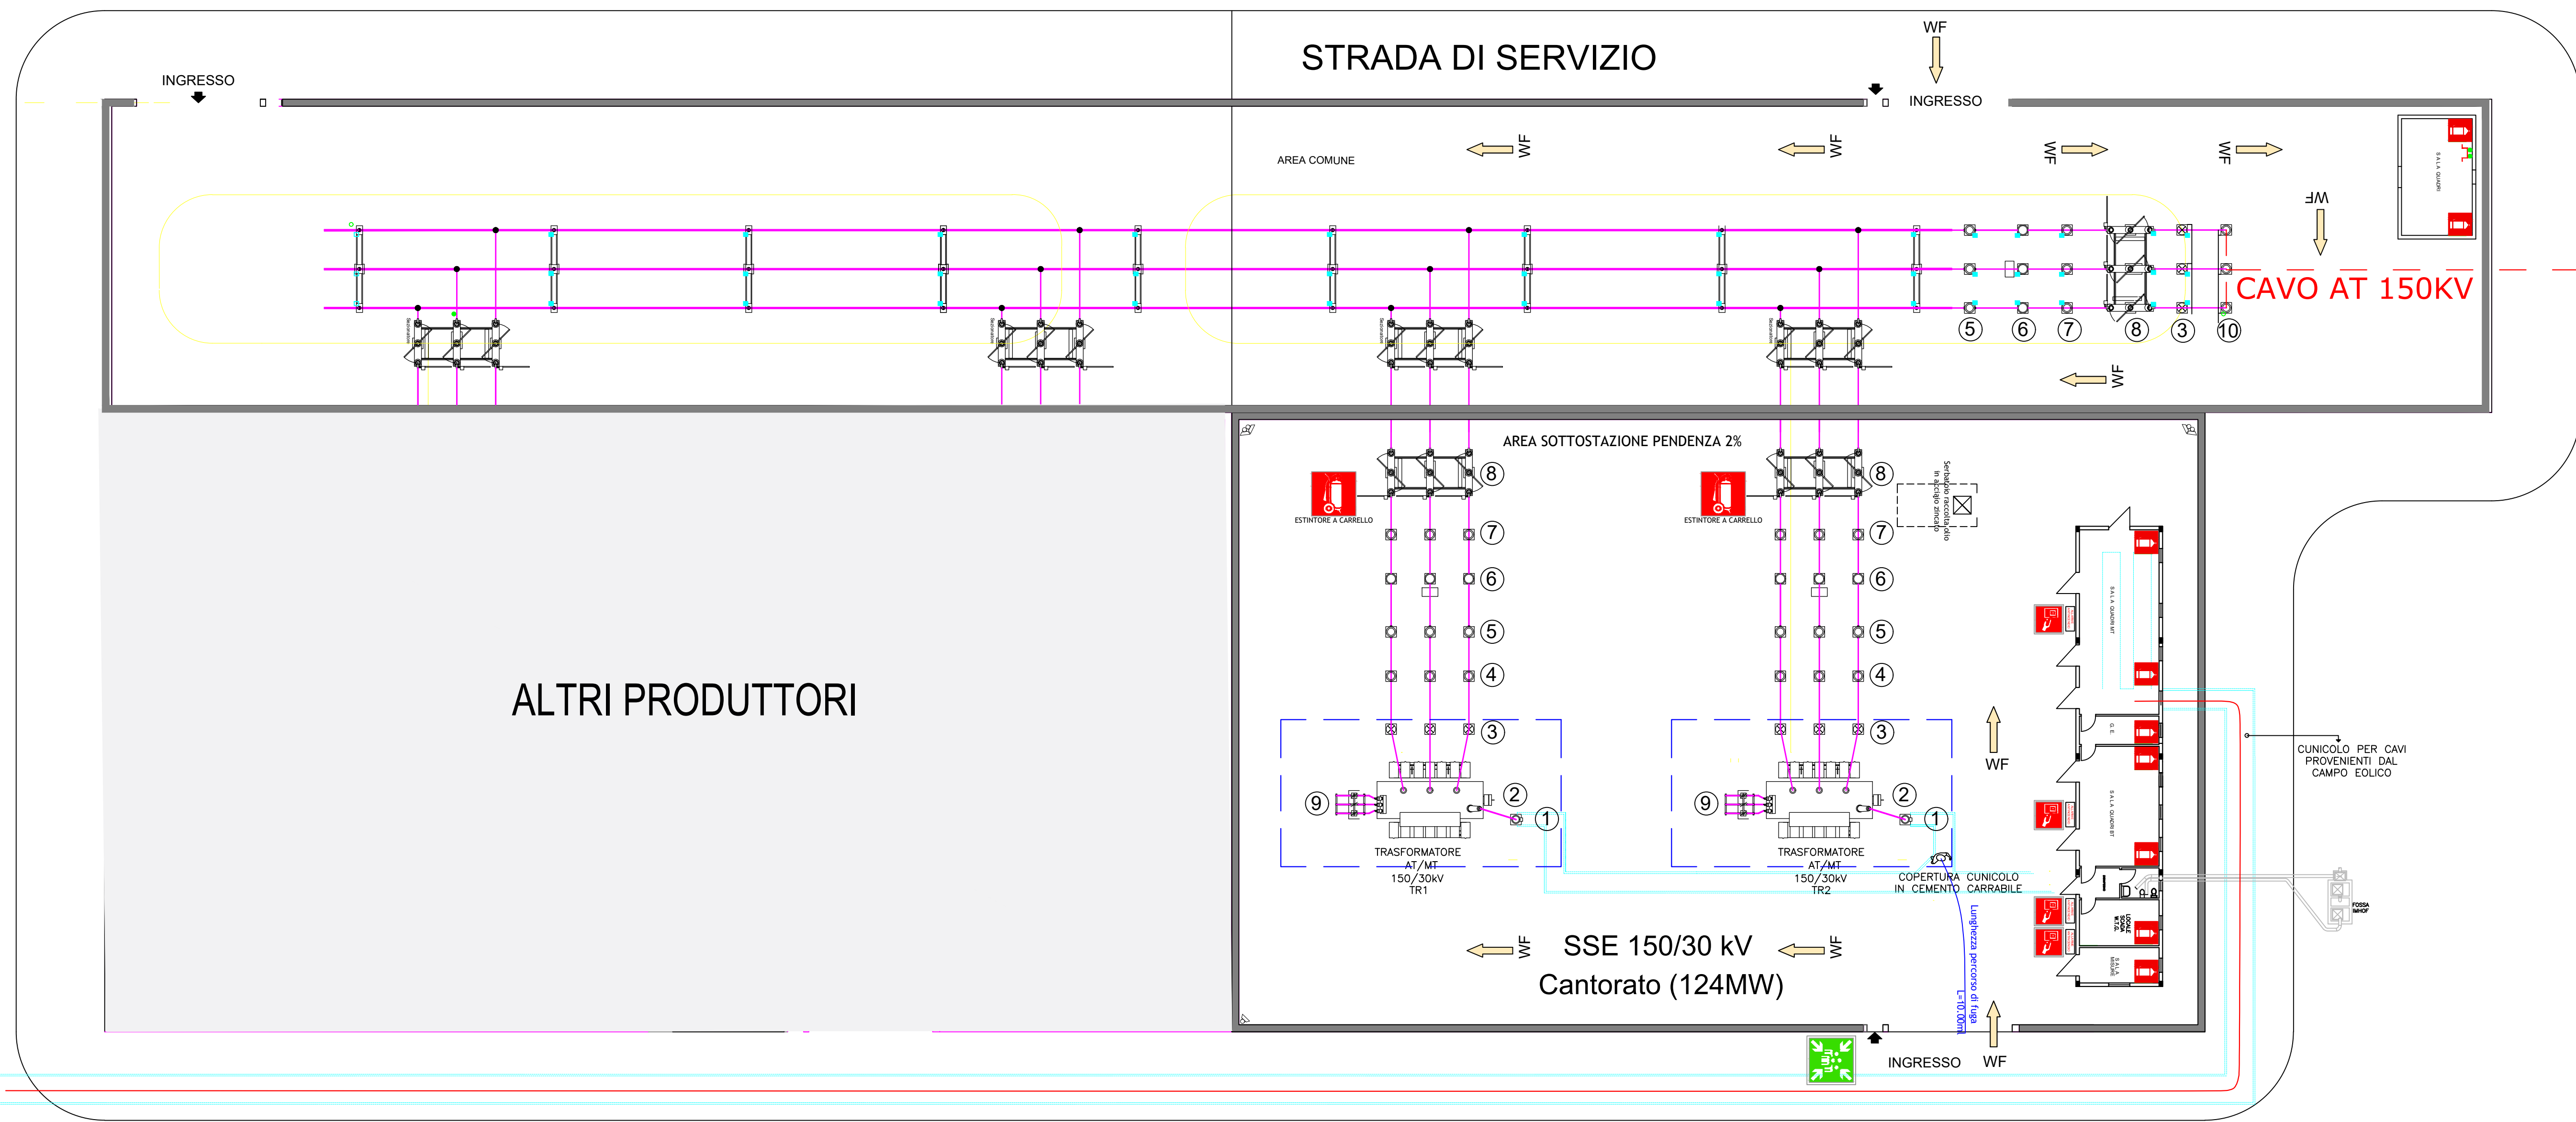

PROFILO DEL TERRENO STATO DI FATTO

SEZIONE STATO FUTURO

**sistema di smaltimento acque meteoriche**

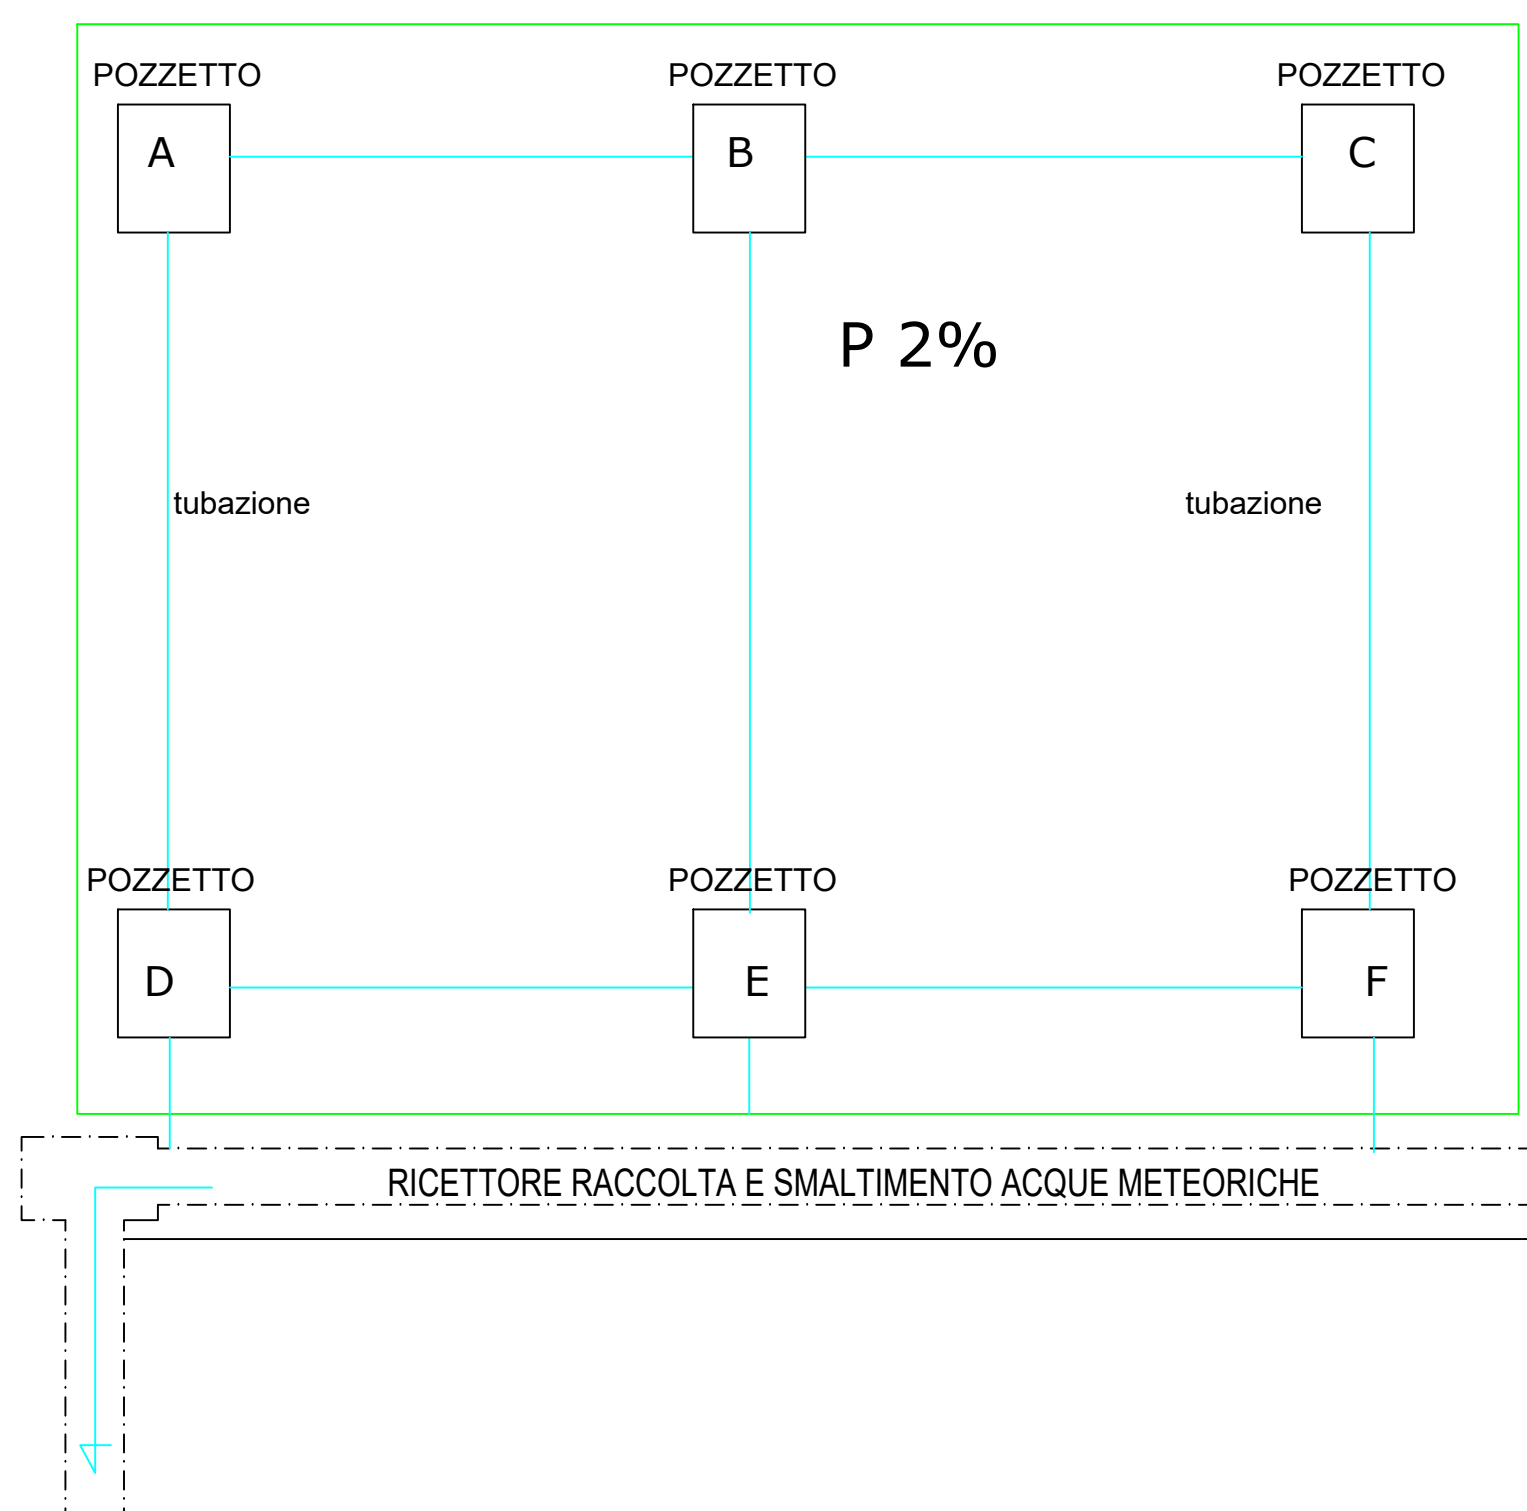

**LEGENDA**

	ALLARME ANTINCENDIO		ALLEGATO I AL D.P.R. 1° AGOSTO 2011 N°151
	PERCORSO AUTOPOMPA VIGILI DEL FUOCO(segnalatica a terra)		DISTANZA DI SICUREZZA ESTERNA
	ESTINTORE PORTATILE		DISTANZA DI SICUREZZA INTERNA
	ESTINTORE A CARRELLO		DISTANZA DI PROTEZIONE
	PUNTO DI RACCOLTA		ALLEGATO I AL D.P.R. 1° AGOSTO 2011 N°151
	APPARECCHIATURE SOTTO TENSIONE		DA ESPORRE
	ATTENZIONE PERICOLO DI FOLGORAZIONE		DA ESPORRE
	VIETATO L'ACCESSO AL PERSONALE NON AUTORIZZATO		DA ESPORRE
	VIETATO USARE FIAMME LIBERE		DA ESPORRE
	VIETATO SPEGNERE CON ACQUA		DA ESPORRE
	VIETATO FUMARE		DA ESPORRE