




QUADRANTE 1

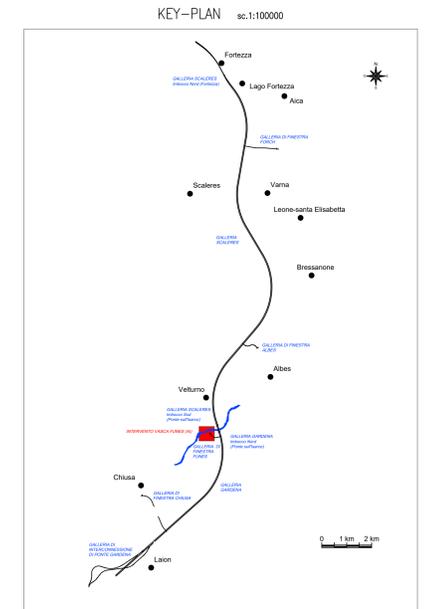

INQUADRAMENTO - SCALA 1:2000

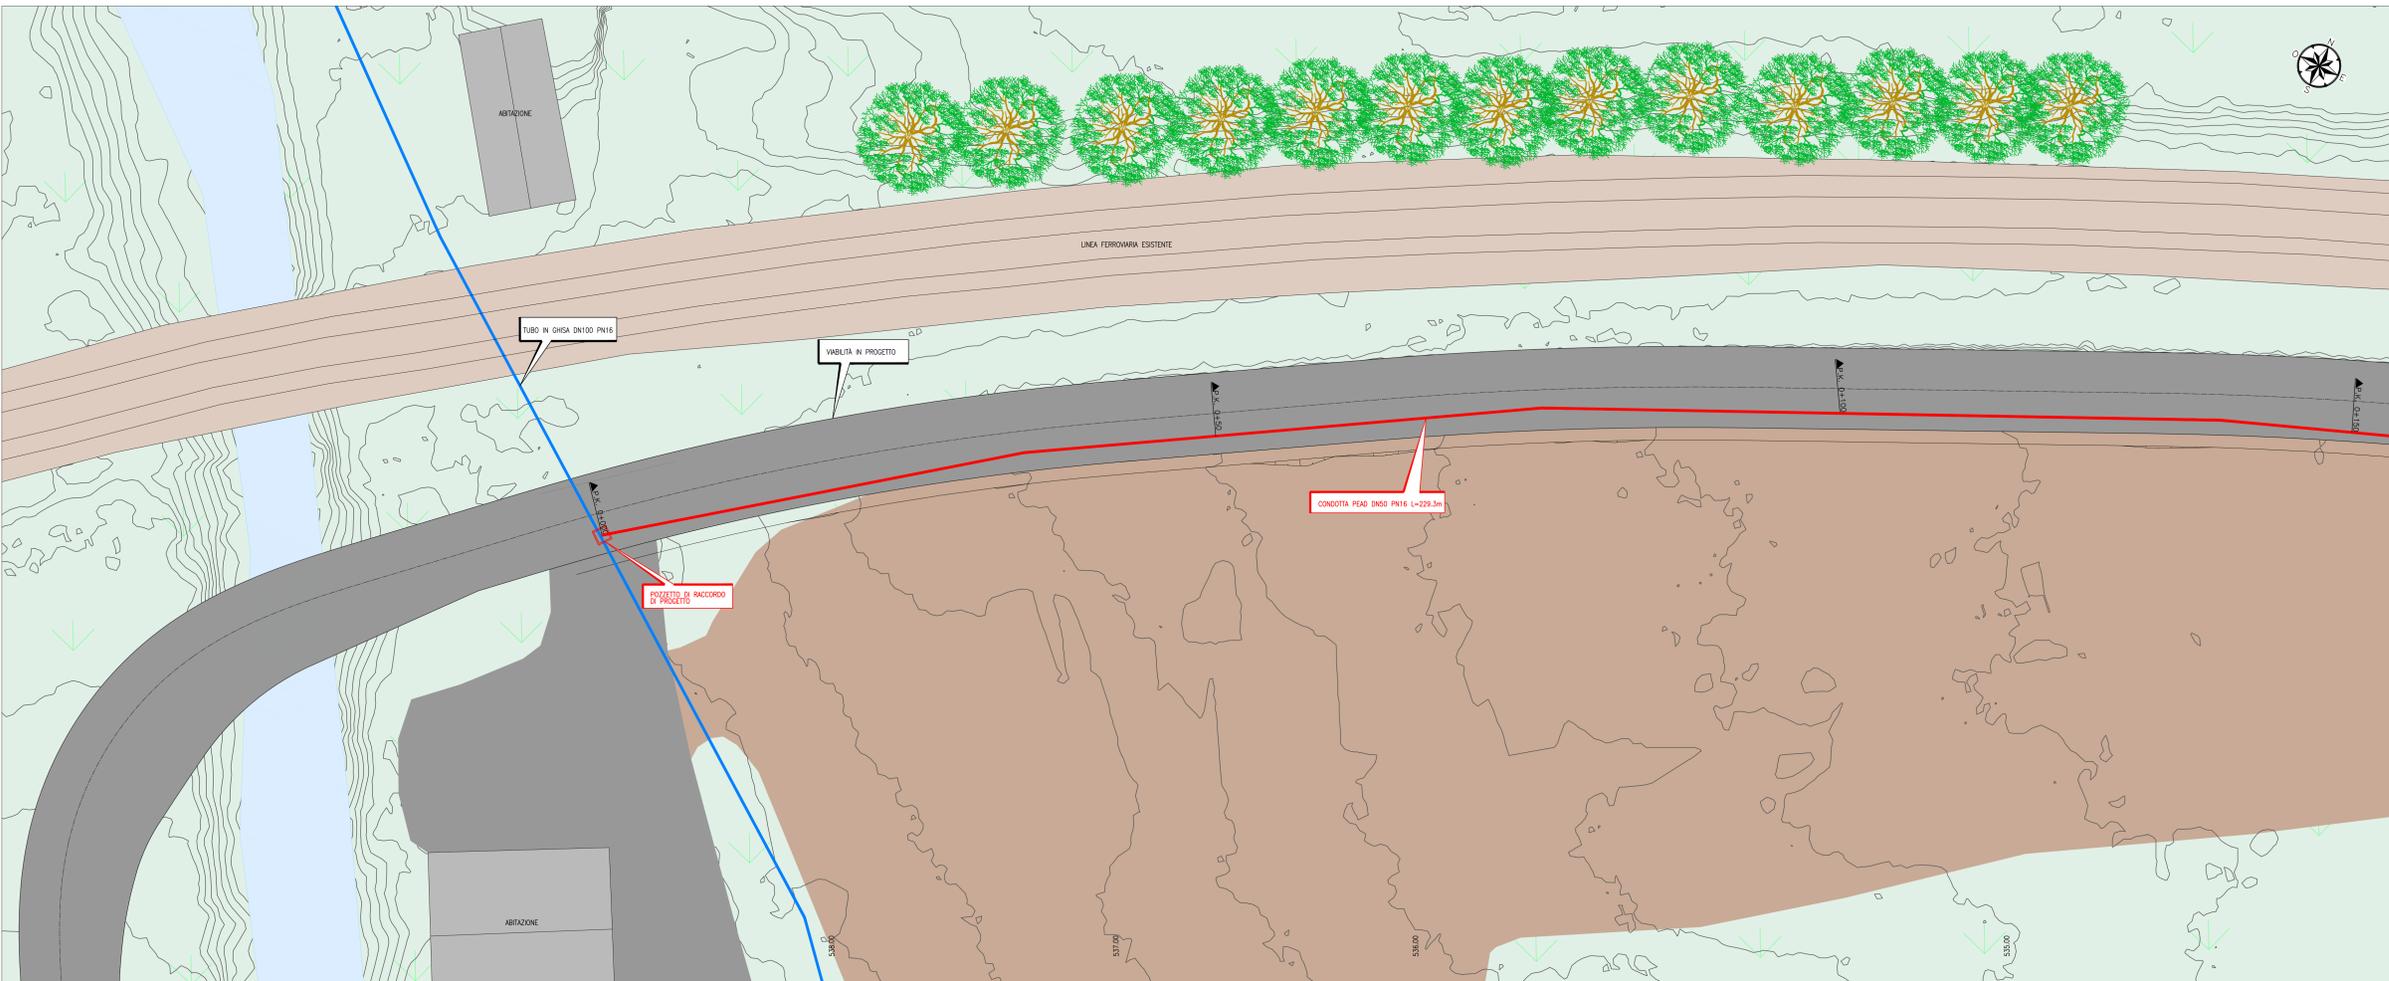

QUADRANTE 2

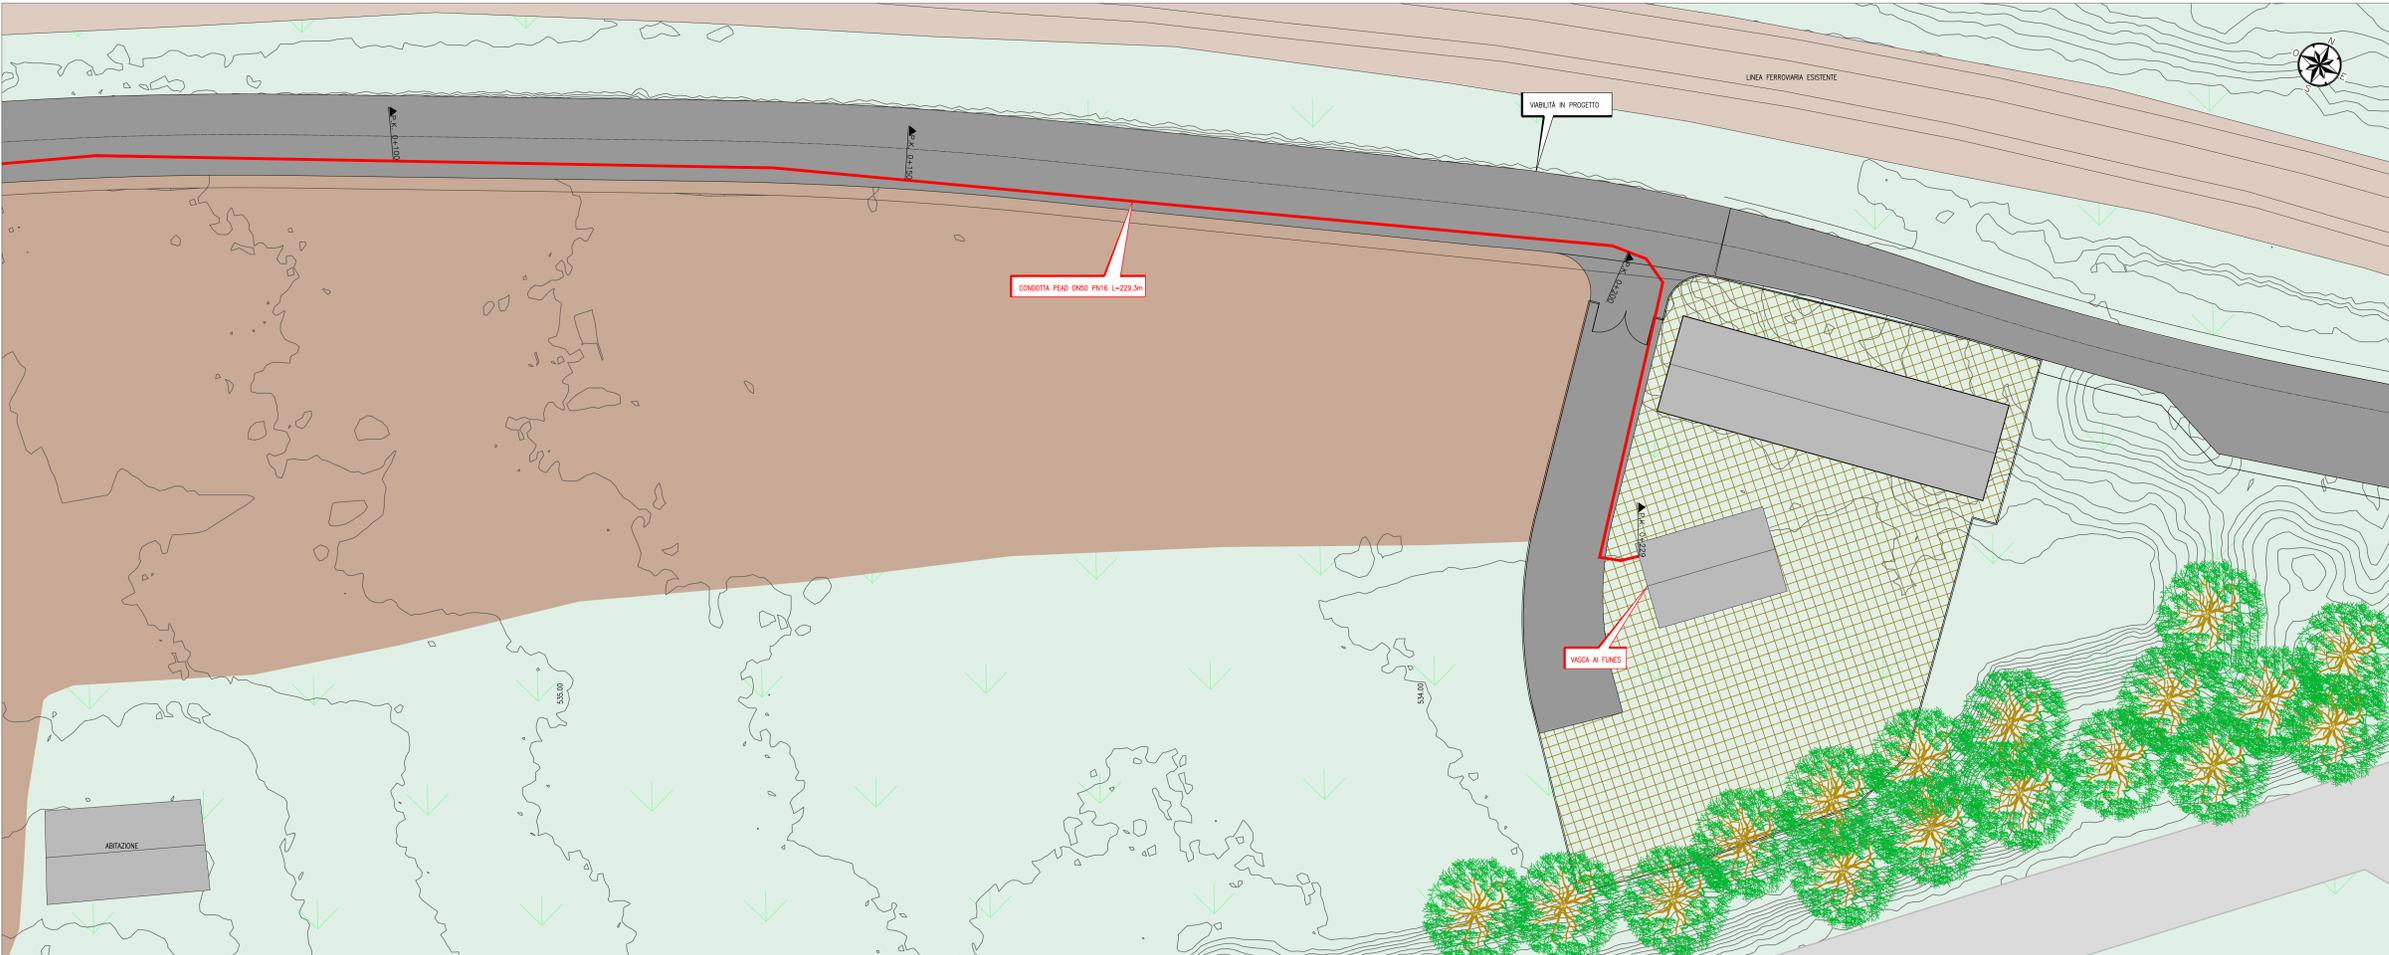

LEGENDA

- POZZETTO DI PROGETTO
- TUBO PEAD DI PROGETTO
- TUBO ACQUEDOTTO ESISTENTE
- LINEA FERROVIARIA

TABELLA DI TRACCIAMENTO

PUNTO	E [m]	N [m]
P.K. 0+000	1698673.656	5170138.280
P.K. 0+050	1698714.059	5170167.436
P.K. 0+100	1698757.942	5170191.504
P.K. 0+150	1698795.298	5170208.541
P.K. 0+200	1698849.608	5170229.373
P.K. 0+229	1698861.266	5170208.008

COMMITTENTE: RFI - Rete Ferroviaria Italiana - Gruppo Ferrovie dello Stato Italiane

DIREZIONE LAVORI: ITALFERR - Gruppo Ferrovie dello Stato Italiane

APPALTATORE: wbuild | Impianti | CONSORZIO DOLOMITI

PROGETTAZIONE: SWS

MANDATARIA: PINI | GEOMINI | SIST | LIREL

MANDANTI: GDP | GEOMINI | SIST | LIREL

IL DIRETTORE DELLA PROGETTAZIONE: [Signature]

PROGETTO ESECUTIVO

PROGETTAZIONE ESECUTIVA ED ESECUZIONE DEI LAVORI DI REALIZZAZIONE DEL LOTTO 1 DEL QUADRUPPLICAMENTO DELLA LINEA FERROVIARIA FORTEZZA - VERONA TRATTA "FORTEZZA - PONTE GARDENA"

DISEGNO
09 - IDROLOGIA ED IDRAULICA
C - ALIMENTAZIONE VASCHE ANTINCENDIO
Area Funes
Planimetria a curve di livello vasca di Funes (AI)

APPALTATORE: [Signature]

SCALA: 1:200

COMMESSA	LOTTO	FASE	ENTE	TIPO DOC.	OPERAZIONE	DISCIPLINA	PROGR.	REV.
IB0U	1B	E	ZZ	P9	1	ID0002	100	B

Rev.	Descrizione	Redatto	Verificato	Data	Autore	Data	Autore
A	Emissione a seguito di iterativo	M. Lottini	D. Neri	31/10/2021	D. Neri	19/10/2021	D. Neri
B	Emissione a seguito di iterativo	M. Lottini	D. Neri	16/01/2022	D. Neri	16/01/2022	D. Neri

File: IB0U1BEZZP9ID0002100B.dwg