

COLLEGAMENTO IDRAULICO PRESIDIATO DA SARACINESCA INTERRATA

VIABILITÀ IN PROGETTO

CONDOTTA IN PROGETTO NELL'AMBITO DELL'INTERVENTO "SOTTOBOTTO FUNZIONALE" PEAD DN90


VASCA AI PONTE GARDENA

TUBO PEAD DN50 PN16 L=89.5 m

TABELLA DI TRACCIAMENTO

PUNTO	E [m]	N [m]
P.K. 0+000	1694162.895	5164384.864
P.K. 0+050	1694152.040	5164355.292
P.K. 0+089	1694137.379	5164322.447

KEY-PLAN sc.1:100000

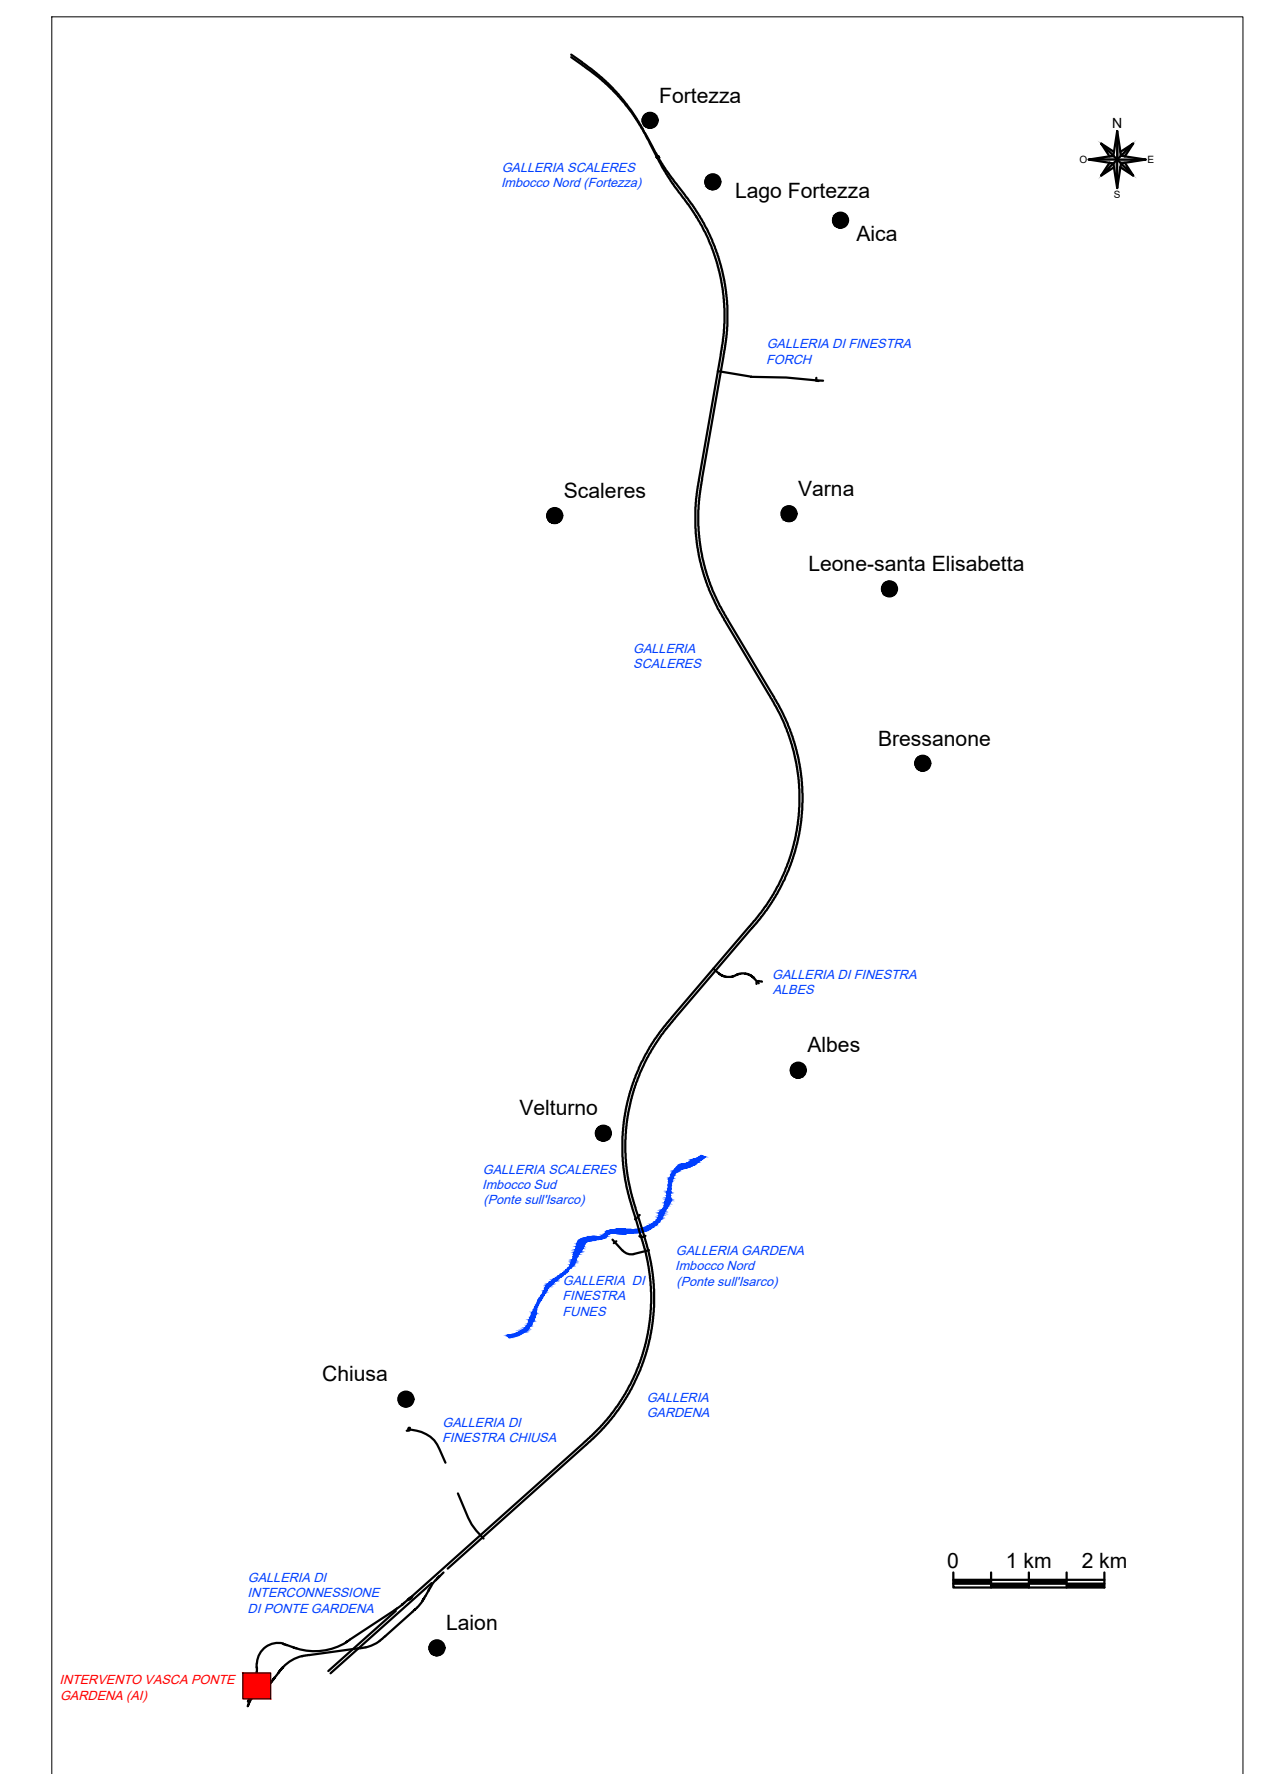

LEGENDA

- LINEA FERROVIARIA
- TUBO PEAD DI PROGETTO
- TUBO REALIZZATO DA ALTRO INTERVENTO
- ⊕ POZZO ACQUA POTABILE

COMMITTENTE:

DIREZIONE LAVORI:

APPALTATORE:

PROGETTAZIONE: MANDATARIA: SWS

MANDANTI: PINI ITALIA, GDP GEOMINI, SIST

IL DIRETTORE DELLA PROGETTAZIONE: Ing. Paolo Cucino

ORDINE DEGLI INGEGNERI DEL TRIESTINO - PRESSIONE SPECIALE - DOTT. ING. PAOLO CUCINO - ISCRIZIONE ALBO N° 2216

**PROGETTO ESECUTIVO**

**PROGETTAZIONE ESECUTIVA ED ESECUZIONE DEI LAVORI DI REALIZZAZIONE DEL LOTTO 1 DEL QUADRUPPLICAMENTO DELLA LINEA FERROVIARIA FORTEZZA - VERONA TRATTA "FORTEZZA - PONTE GARDENA"**

DISEGNO  
IDROLOGIA E IDRAULICA  
ALIMENTAZIONE VASCHE ANTINCENDIO  
Area Ponte Gardena  
Planimetria a curve di livello vasca Ponte Gardena (AI)

APPALTATORE: IL DIRETTORE TECNICO:

SCALA: 1:200

COMMESSA	LOTTO	FASE	ENTE	TIPO DOC.	OPERA/DISCIPLINA	PROGR.	REV.
IB0U	1B	E	ZZ	P9	ID0002	101	B

Rev.	Descrizione	Redatto	Data	Verificato	Data	Approvato	Data	Autorizzato Data
A	Emissione	M. Luterotti	09/12/2021	D. Nave	31/12/2021	D. Buttafoco Dolomiti	19/01/2022	IL PROGETTISTA P. Cucino
B	Emissione a seguito di indicazioni Committenza	M. Luterotti	05/07/2022	D. Nave	15/07/2022	D. Buttafoco Dolomiti		INGEGNERI PAOLO CUCINO - DOTT. ING. PAOLO CUCINO - ISCRIZIONE ALBO N° 2216 - 30/07/2022