


# FIRE-FIGHTING POINT PONTE GARDENA

SCALA 1 : 50

CENTRALE IDRICA ANTINCENDIO  
PIANTA PIANO TERRA

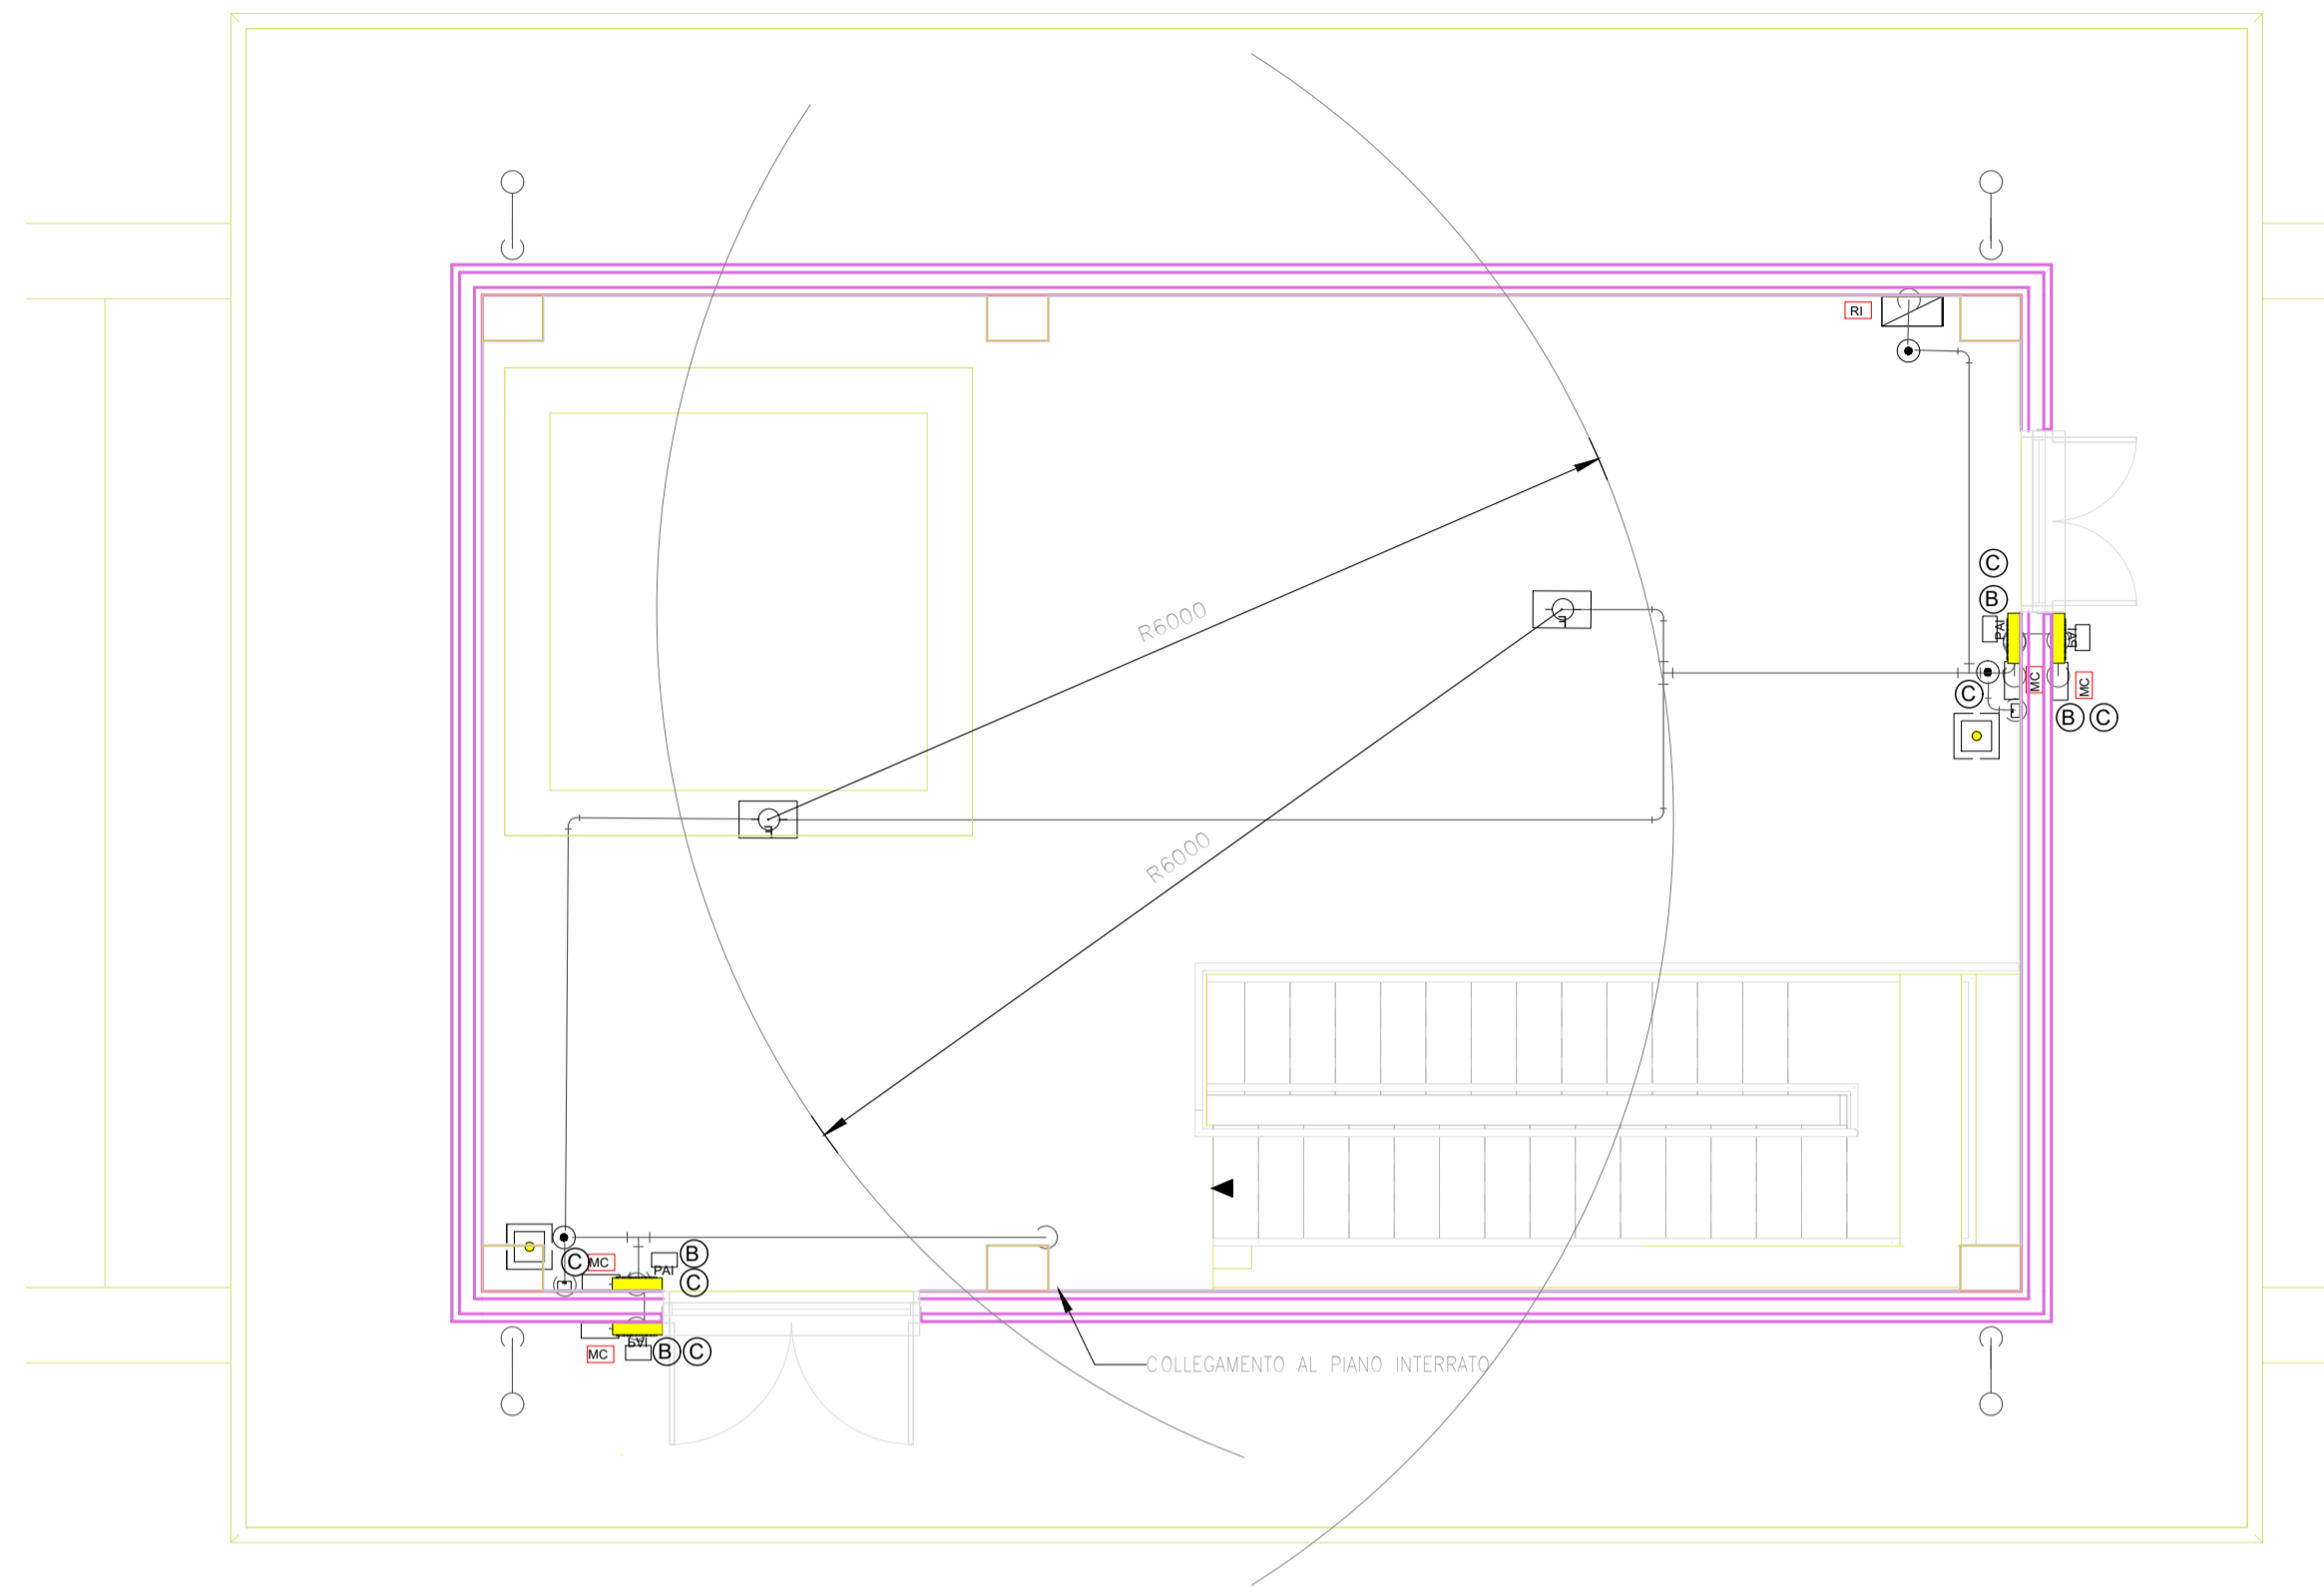


# LEGENDA IMPIANTI

	CENTRALE DI RILEVAZIONE INCENDI
	ALIMENTATORE
	MODULO D'ISOLAMENTO
	RIVELATORE OTTICO DI FUMO
	RIVELATORE OTTICO DI FUMO CONTROSOFFITTO
	RIVELATORE OTTICO DI FUMO SOTTOPAVIMENTO
	RIVELATORE TERMOVELOCIMETRICO
	RIVELATORE DI OSSIGENO
	RIVELATORE DI IDROGENO
	MODULO COMANDO
	MODULO MONITORAGGIO
	RIPETITORE OTTICO
	PULSANTE MANUALE DI ALLARME INCENDIO
	CASSETTA DI DERIVAZIONE
	PANNELLO OTTICO/ACUSTICO "ALLARME INCENDIO"
	PANNELLO OTTICO/ACUSTICO "EVACUARE IL LOCALE"
	PANNELLO OTTICO/ACUSTICO "VIETATO ENTRARE"
	UNITA' DI SPEGNIMENTO INCENDIO
	TUBAZIONE IN PVC ø25
	CANALETTA METALLICA (COMUNE AGLI IMPIANTI CORRENTI DEBOLI)
	CAVO EN50200, LSZH SEZIONE 2x1,5mmq SEGNALE TWISTATO E SCHERMATO
	CAVO EN50200, LSZH SEZIONE 2x1,5mmq ALIMENTAZIONE
	n°2 CAVI EN50200, LSZH SEZIONE 2x1mmq TWISTATO E SCHERMATO
	E <sub>1</sub> ESTINTORE A POLVERE 6 kg
	E <sub>2</sub> ESTINTORE A CO <sub>2</sub> 5 kg
	E <sub>3</sub> POLVERE CARRELLATO 50 kg

L'ELABORATO È RAPPRESENTATIVO DEL SOLO IMPIANTO DI RILEVAZIONE INCENDI, MENTRE PER GLI ALTRI IMPIANTI E PER GLI ASPETTI ARCHITETTONICI SI RIMANDA AI RELATIVI SPECIFICI ELABORATI.


# KEY-PLAN

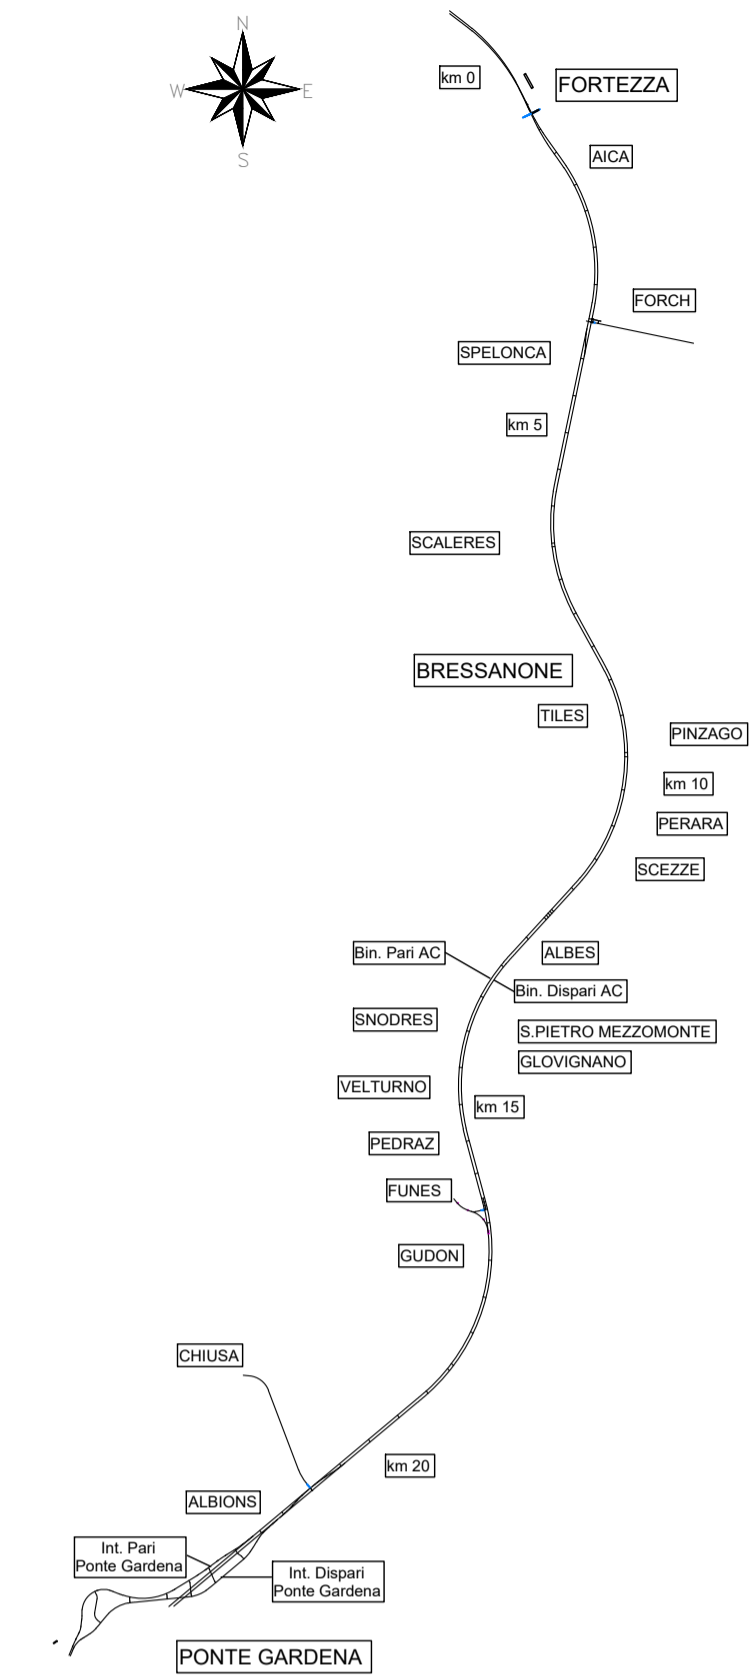

# FIRE-FIGHTING POINT PONTE GARDENA


SCALA 1 : 50

CENTRALE IDRICA ANTINCENDIO  
PIANTA PIANO INTERRATO

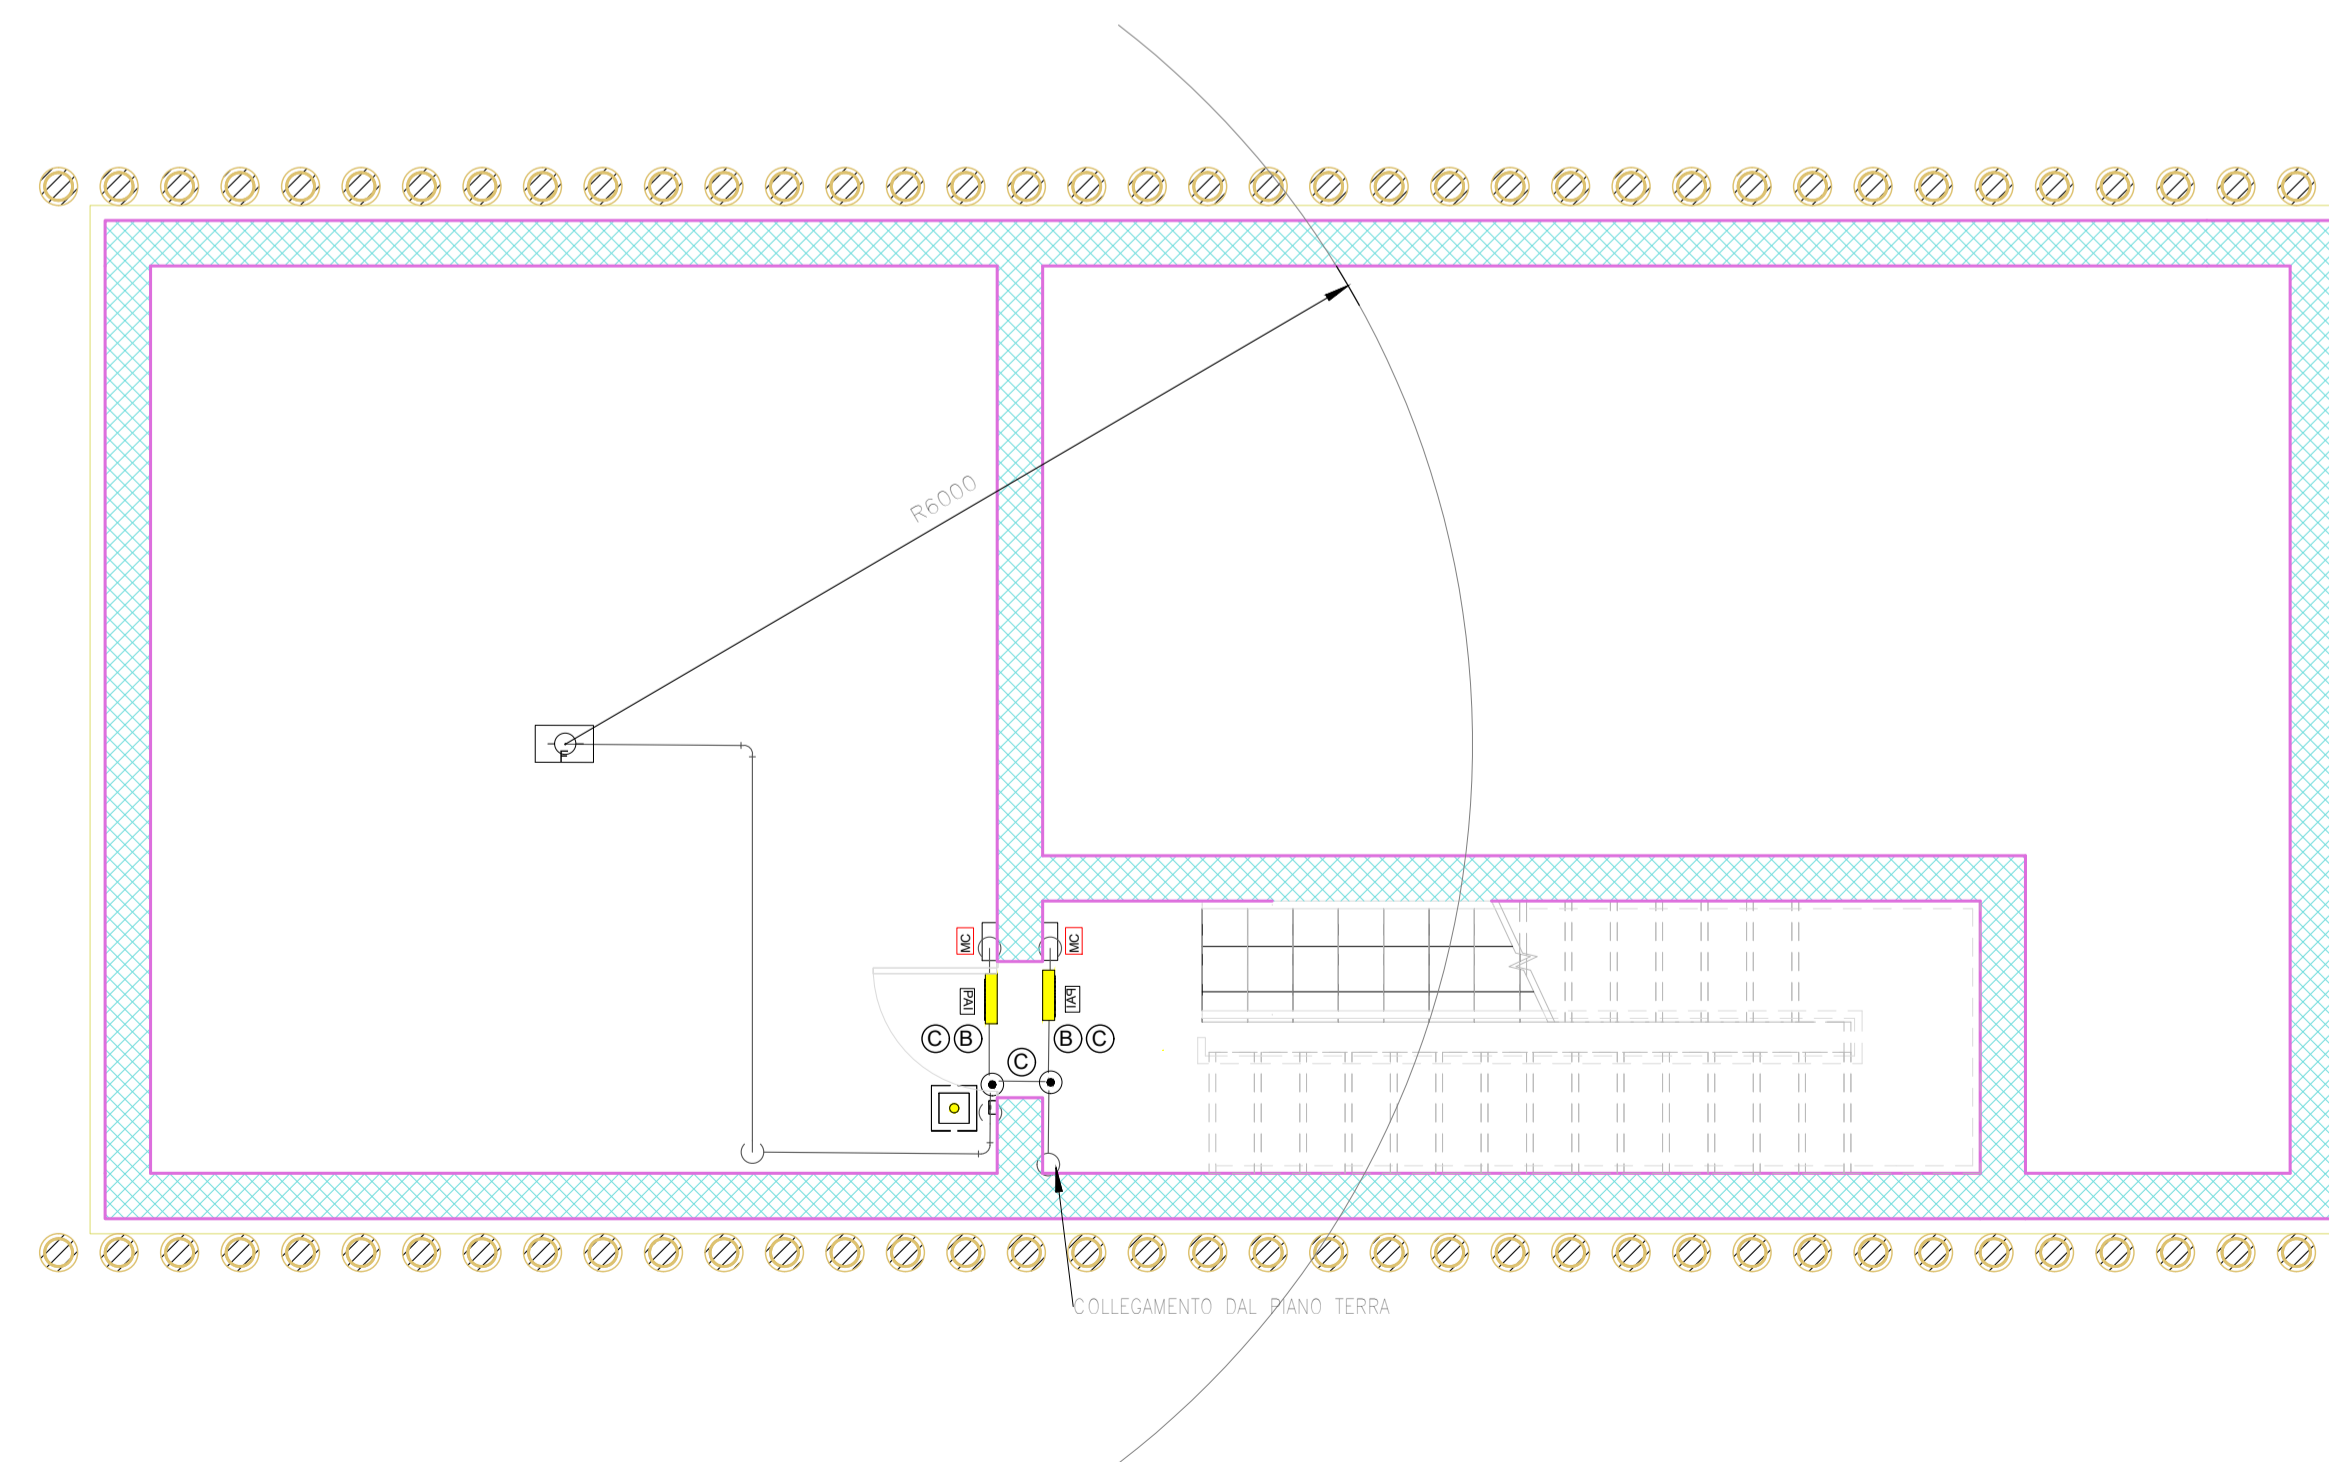

# IMPIANTO RILEVAZIONE FUMO

DISPOSIZIONE APPARECCHIATURE DI SEGNALAZIONE  
DETTAGLIO RILEVATORE

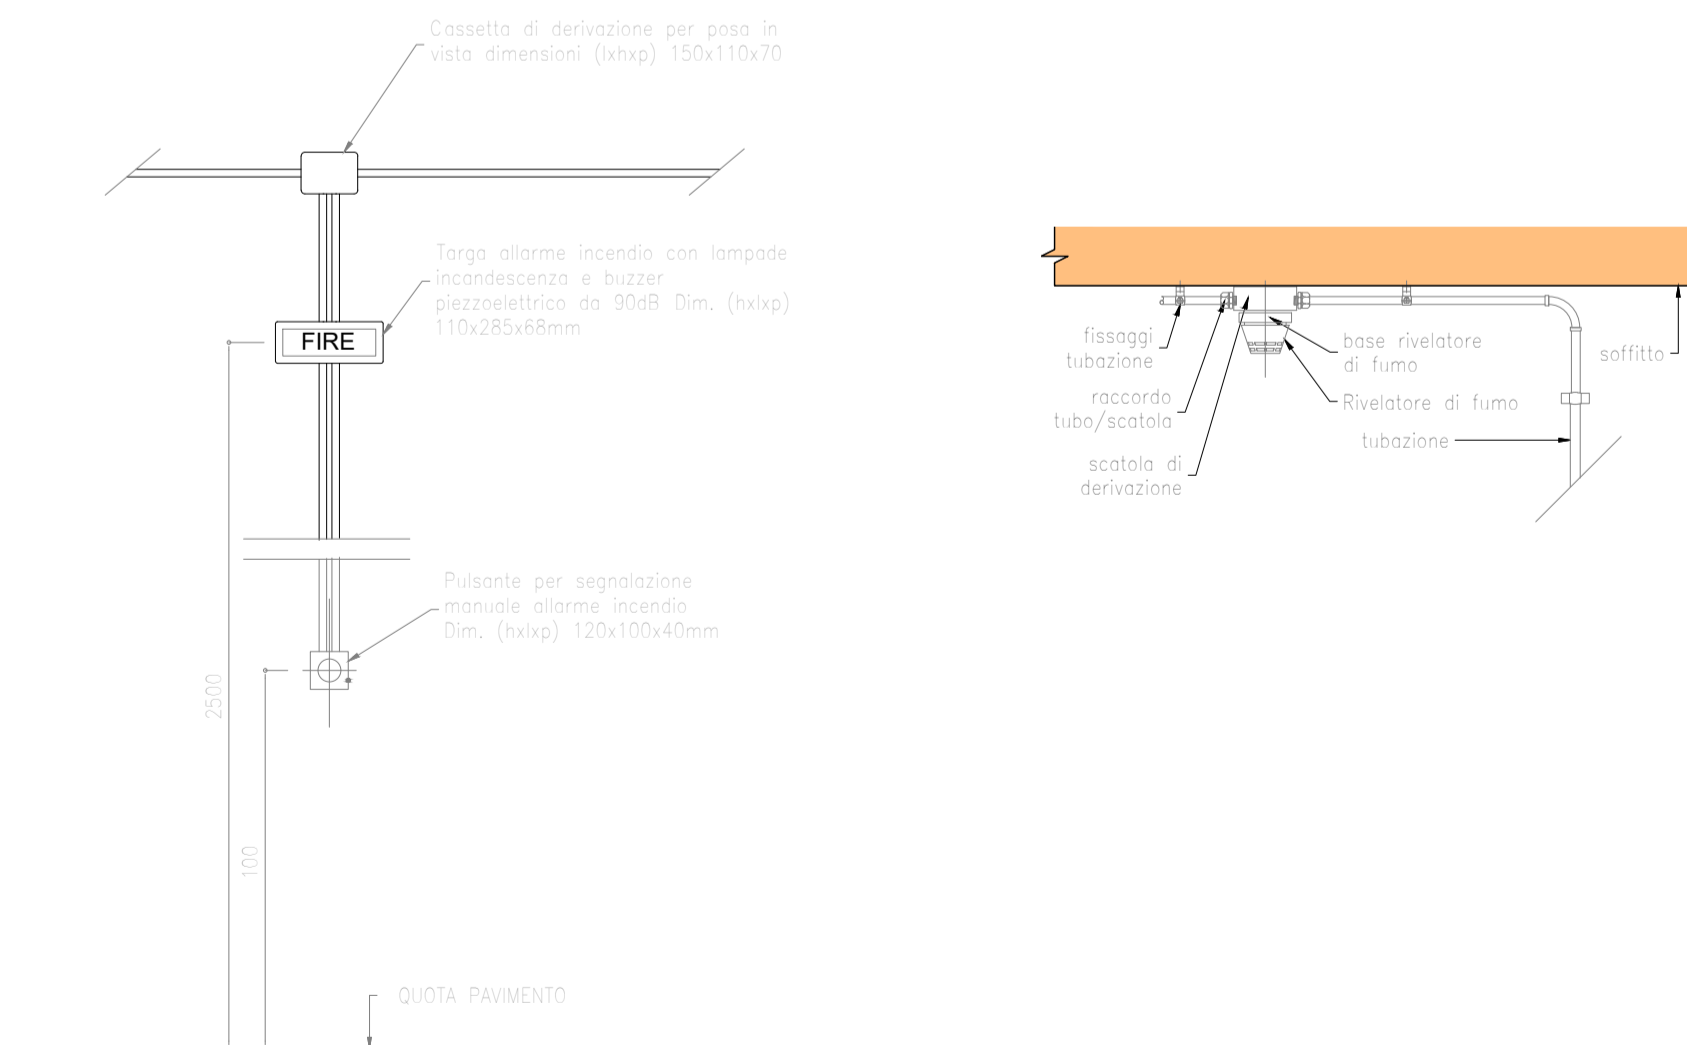

COMMITTENTE:



DIREZIONE LAVORI:



APPALTATORE:



PROGETTAZIONE:

MANDATARIA:



MANDANTI:



IL DIRETTORE DELLA PROGETTAZIONE:

Ing. Paolo Cucino  
ORDINE DEGLI INGEGNERI  
DI TRENTO  
Dottoressa Paola Cucino  
ISCRIZIONE ALBO N° 2216

# PROGETTO ESECUTIVO

PROGETTAZIONE ESECUTIVA ED ESECUZIONE DEI LAVORI DI REALIZZAZIONE DEL LOTTO 1 DEL QUADRUPPLICAMENTO DELLA LINEA FERROVIARIA FORTEZZA - VERONA TRATTA "FORTEZZA - PONTE GARDENA"

# DISEGNO

19 - IMPIANTI MECCANICI

F - PUNTI ANTINCENDIO (FFP)

FIRE-FIGHTING POINT PONTE GARDENA

Impianto Rilevazione incendi - Layout impiantistico e disposizione apparecchiature Centrale Idrica Antincendio

APPALTATORE IL DIRETTORE TECNICO Ing. Paolo Cucino	SCALA: 1:50
--	----------------

COMMESSA	LOTTO	FASE	ENTE	TIPO DOC.	OPERA/DISCIPLINA	PROGR.	REV.
IB0U	1B	EZZ	PB	A11205	001	C	

Rev.	Descrizione	Redatto	Data	Verificato	Data	Approvato	Data	Autorizzato Data
A	Emissione	C.Todeschini	27/12/2021	M.Minunno	31/12/2021	D.Buttacoco (Dolomiti)	19/12/2022	IL PROGETTISTA P. Cucino
B	Emissione a seguito di indicazioni Committenza	C.Todeschini	14/07/2022	M.Minunno	19/07/2022	D.Buttacoco (Dolomiti)	19/12/2022	ORDINE DEGLI INGEGNERI DI TRENTO Dottoressa Paola Cucino ISCRIZIONE ALBO N° 2216
C	Emissione a seguito di istruttoria e interlocazioni	V.Cimino	01/12/2022	M.Minunno	03/12/2022	D.Buttacoco (Dolomiti)	19/12/2022	