



TELECAMERE VIDEOSORVEGLIANZA

DETTAGLIO TELECAMERA FISSA SU PALO
TELECAMERA 360°

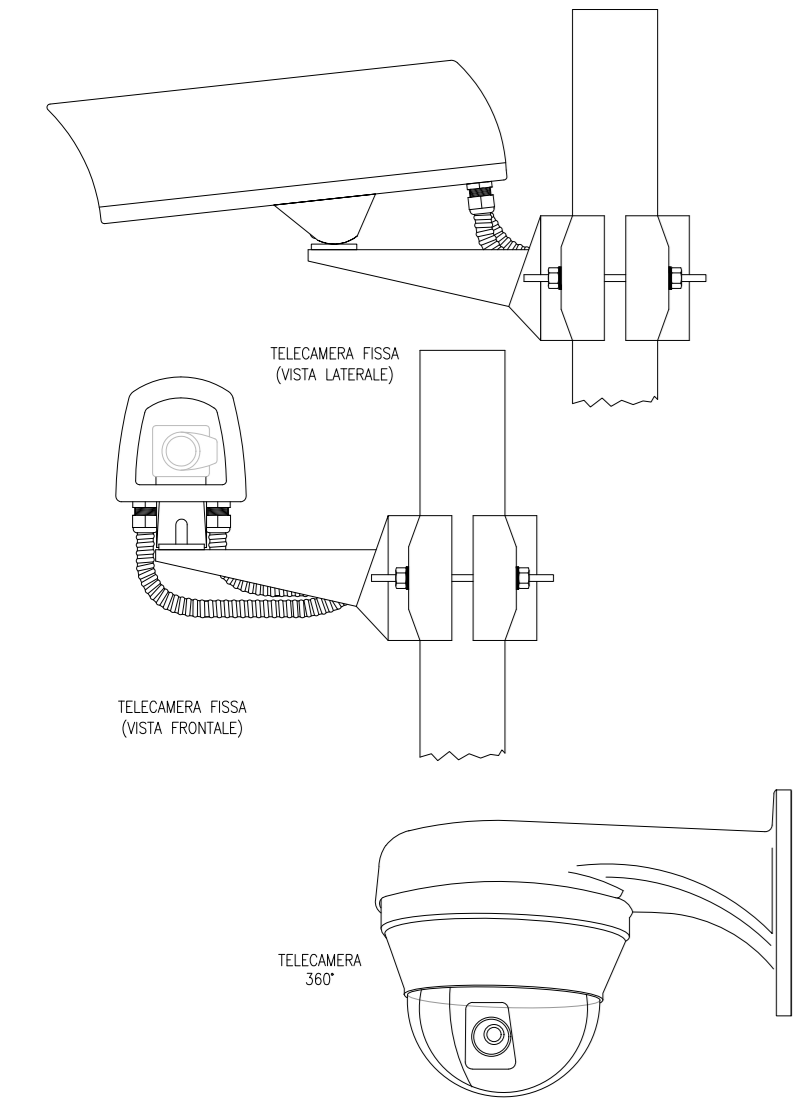


FIRE-FIGHTING POINT PONTE GARDENA
SCALA 1:100
PLANIMETRIA - STRALCIO B

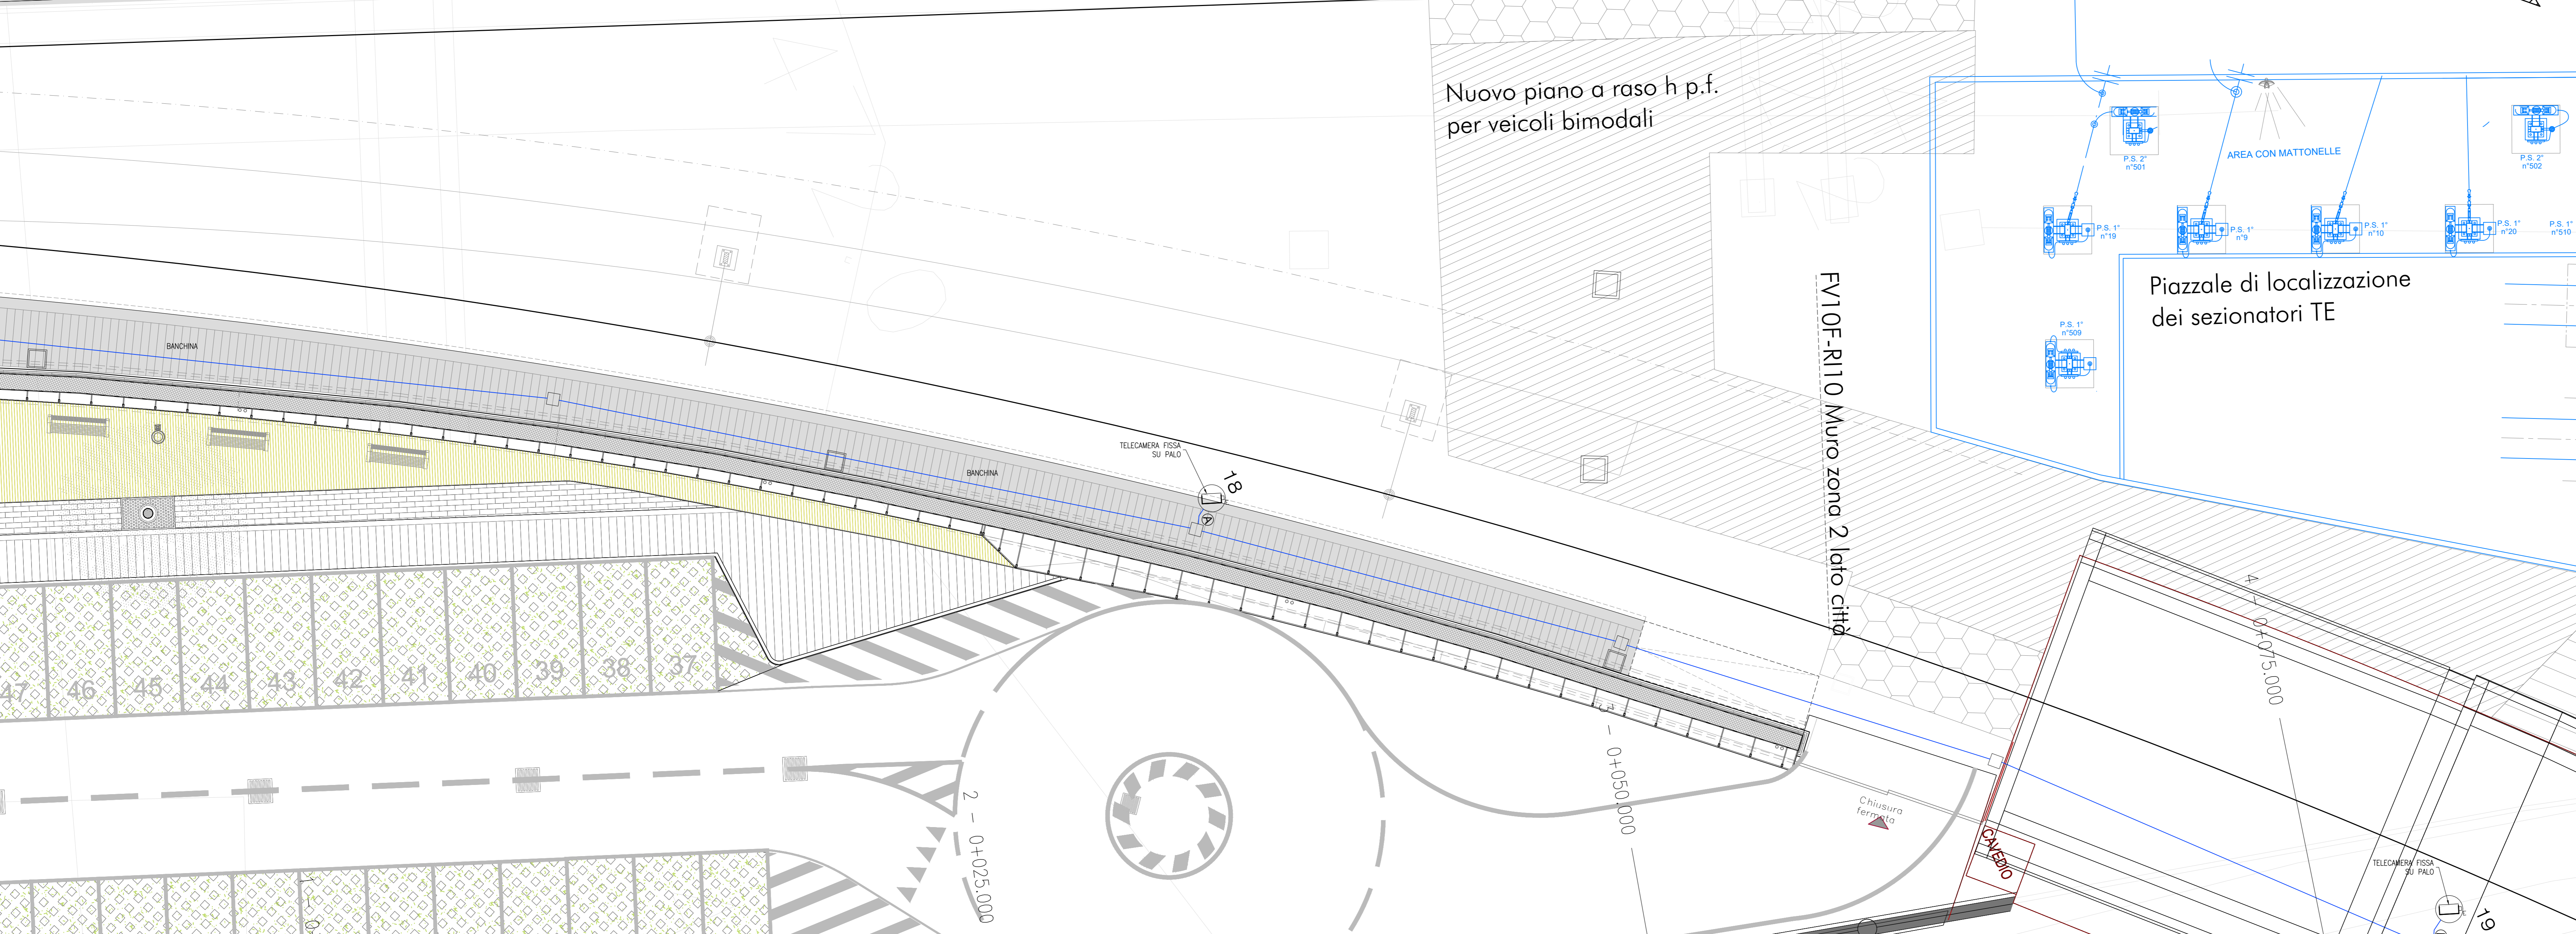

Nuovo piano a raso h.p.f.
per veicoli bimodali

Piazzale di localizzazione
dei sezionatori TE

FV110F-R110 Muro zona 2 lato città

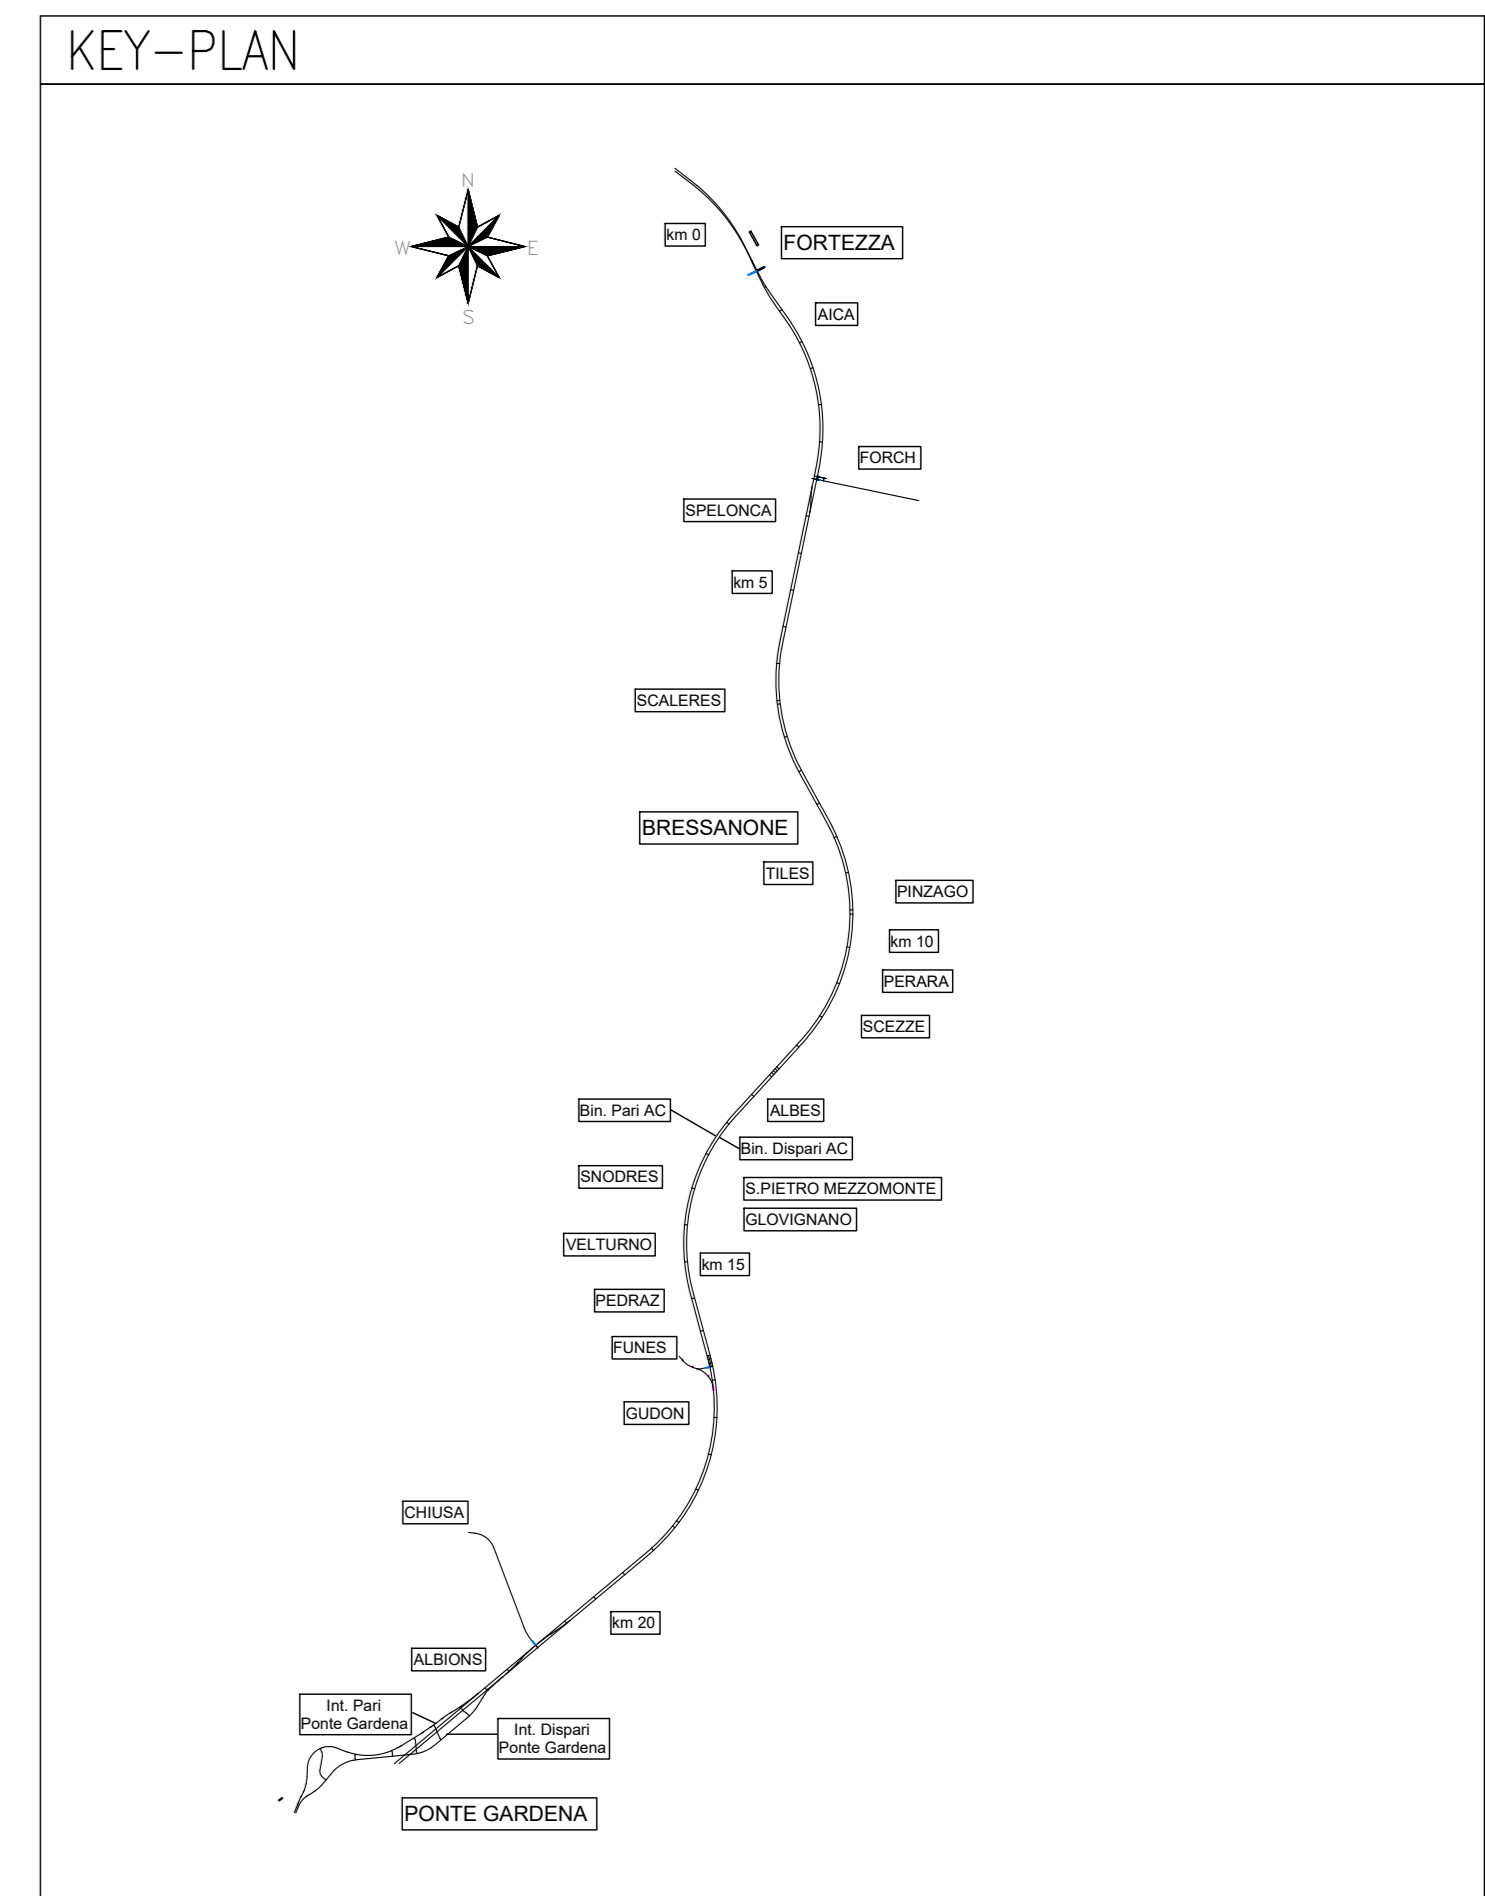

LEGENDA IMPIANTI

	CENTRALE ANTINTRUSIONE E CONTROLLO ACCESSI
	RILEVATORE A CONTATTO MAGNETICO
	LETTORE DI PROSSIMITA' E TASTIERA ASENAMENTO CODICI
	TELECAMERE
	MODULO DI CAMPO
	SWITCH
	SCARICIA DI DERIVAZIONE
	CANALETTA METALLICA
	CABLOTTI INTERRATI
	LINEA BUS
	POZZETTO IN CLS DM. 45X45CM

LEGENDA COLLEGAMENTI

	CAVIO FTP SCHERMATO 4 COPPE
--	-----------------------------

L'ELABORATO E' RAPPRESENTATIVO DEL SOLO IMPIANTO ANTINTRUSIONE E CONTROLLO ACCESSI, MENTRE PER GLI ALTRI IMPIANTI E PER GLI ASPETTI ARCHITETTONICI SI RIMANDA AI RELATIVI SPECIFICI EUROPROVA.

COMMITTENTE: RFI - RETE FERROVIARIA ITALIANA - GRUPPO FERROVIE DELLO STATO ITALIANE

DIREZIONE LAVORI: ITALFERR - GRUPPO FERROVIE DELLO STATO ITALIANE

APPALTATORE: wbuild - Impianti - CONSORZIO DOLOMITI

PROGETTAZIONE: SWS

MANDANTI: PINI, GDP GEOMINI, SIST, LIREL

IL DIRETTORE DELLA PROGETTAZIONE: DR. PAOLO GIUGINO

PROGETTO ESECUTIVO

PROGETTAZIONE ESECUTIVA ED ESECUZIONE DEI LAVORI DI REALIZZAZIONE DEL LOTTO 1 DEL QUADRUPPLICAMENTO DELLA LINEA FERROVIARIA FORTEZZA - VERONA TRATTA "FORTEZZA - PONTE GARDENA"

DISEGNO

19 - IMPIANTI MECCANICI
F-PUNTI ANTINCENDIO (FFP)
FIRE-FIGHTING POINT PONTE GARDENA
Impianto TVCC - Layout impiantistico e disposizione apparecchiature 1/3

APPALTATORE		SCALA:					
I. DIRETTORE TECNICO		1:100					
COMMESSA	LOTTO	FASE	ENTE	TIPO DOC.	OPERAVISCIPLINA	PROGR.	REV.
IB0U	1B	E	Z	PB	AN1202	001	C
Rev.	Descrizione	Redatto	Verificato	Data	Approvato	Data	Autore/Rev. Data
A	Emissione mappa di massima	C. Trabucchi	M. Minerva	27/10/2021	M. Minerva	19/10/2021	IL PROGETTISTA P. GIUGINO
B	Emissione mappa di massima	C. Trabucchi	M. Minerva	14/01/2022	M. Minerva	18/01/2022	DIRETTORE DEL PROGETTO P. GIUGINO
C	Emissione a seguito di istruzione e approvazione	V. Carro	M. Minerva	04/10/2022	M. Minerva	03/10/2022	DIRETTORE DEL PROGETTO P. GIUGINO

File: IB0U1BEZZPBBAN120201C.dwg n. Elab.: