



EX RIMESSA CARRELLI A PONTE GARDENA
 SCALA 1 : 50
 PIANTA PIANO TERRA

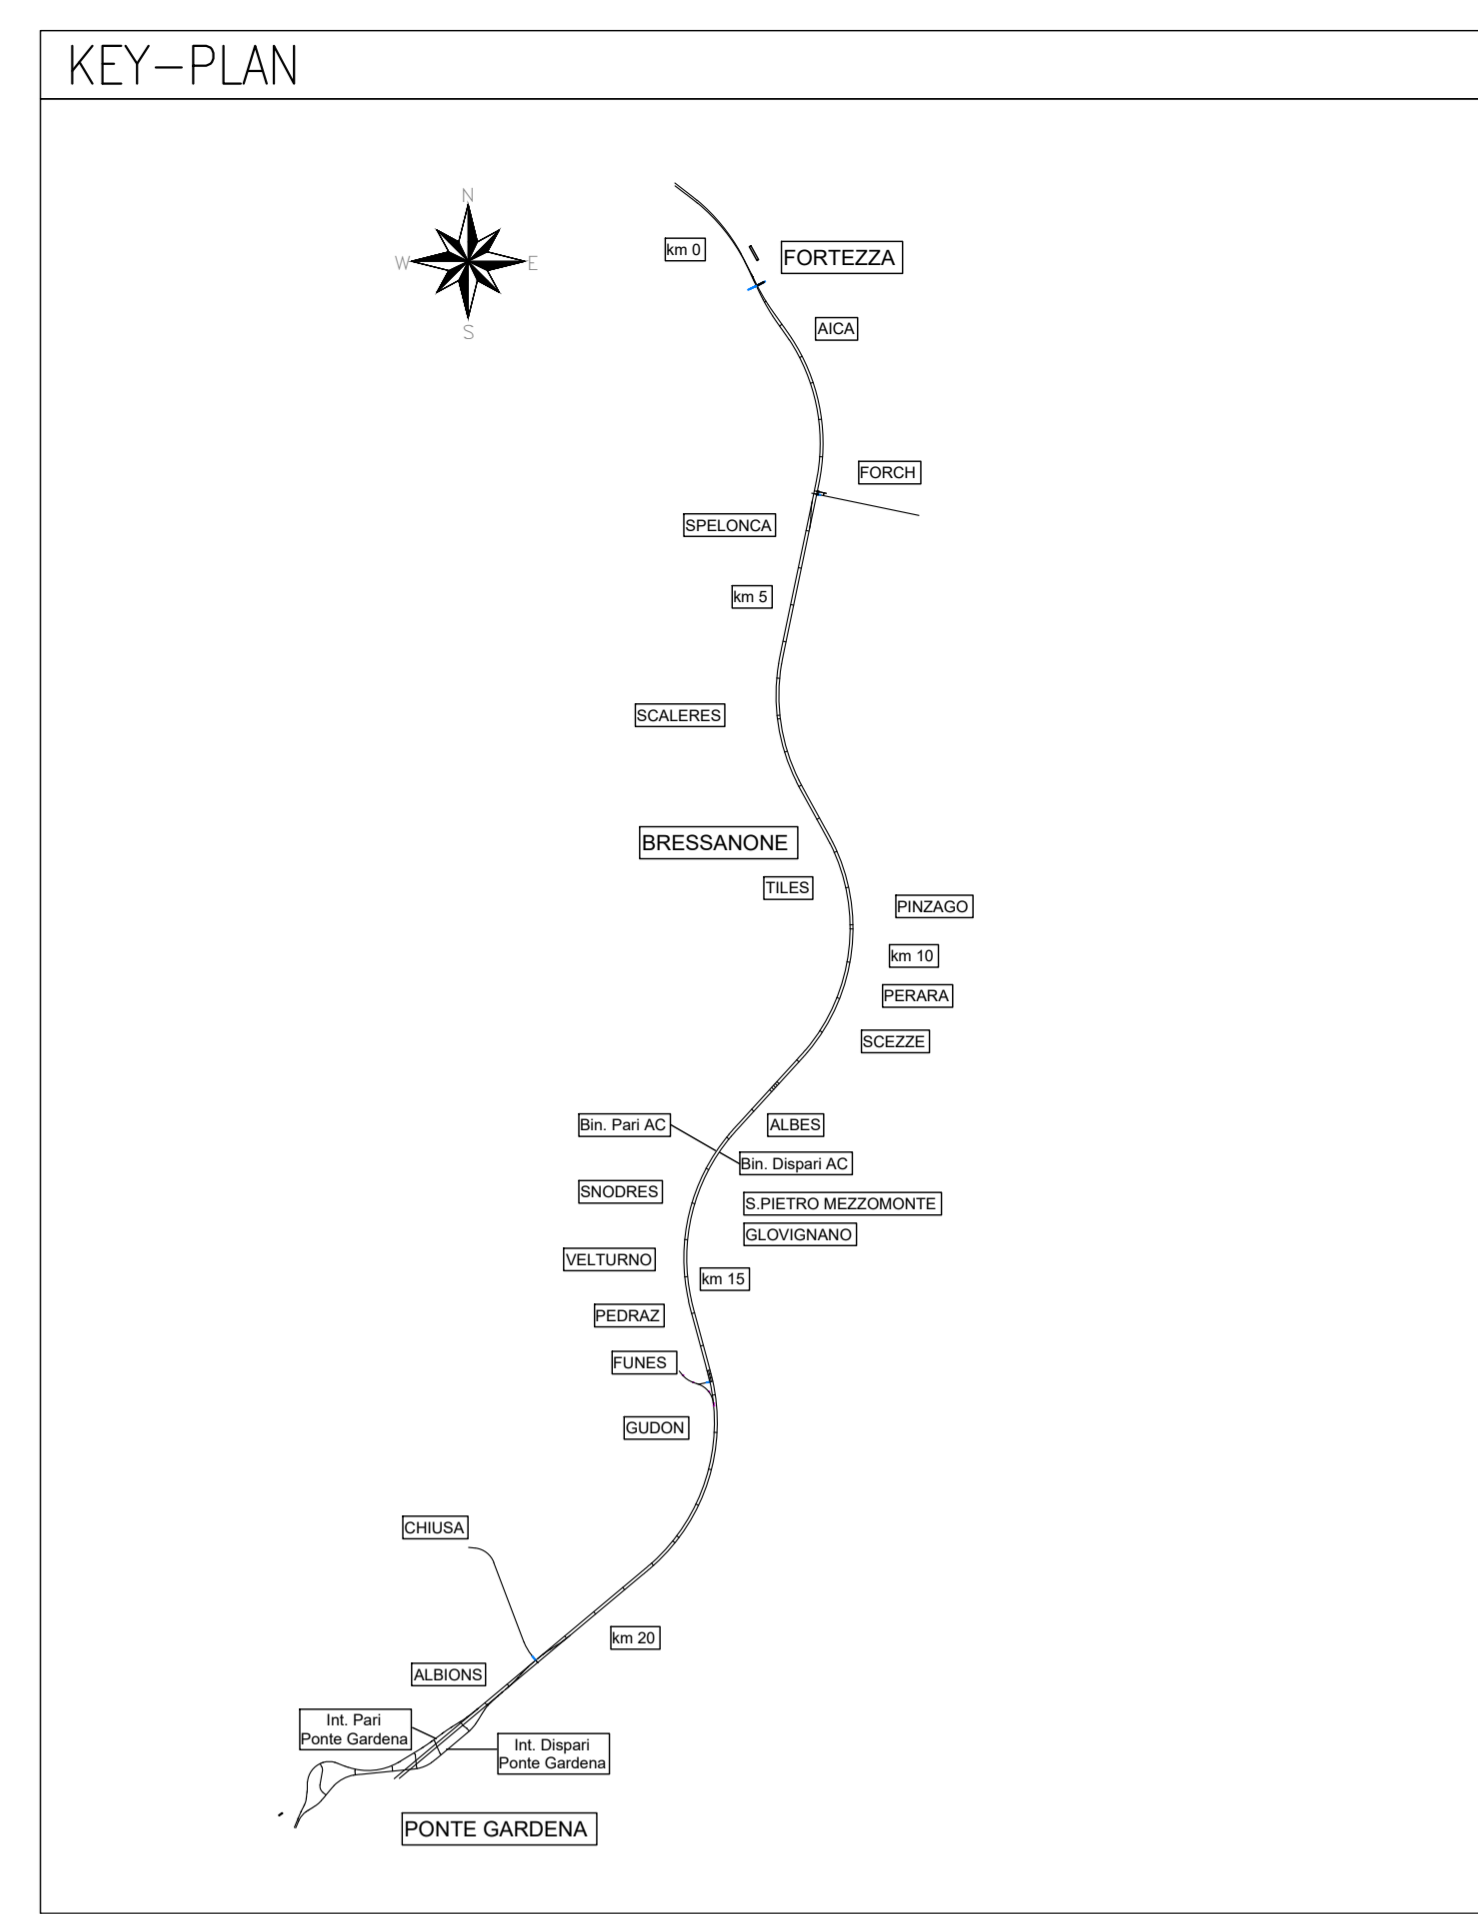

EX RIMESSA CARRELLI A PONTE GARDENA
 SCALA 1 : 50

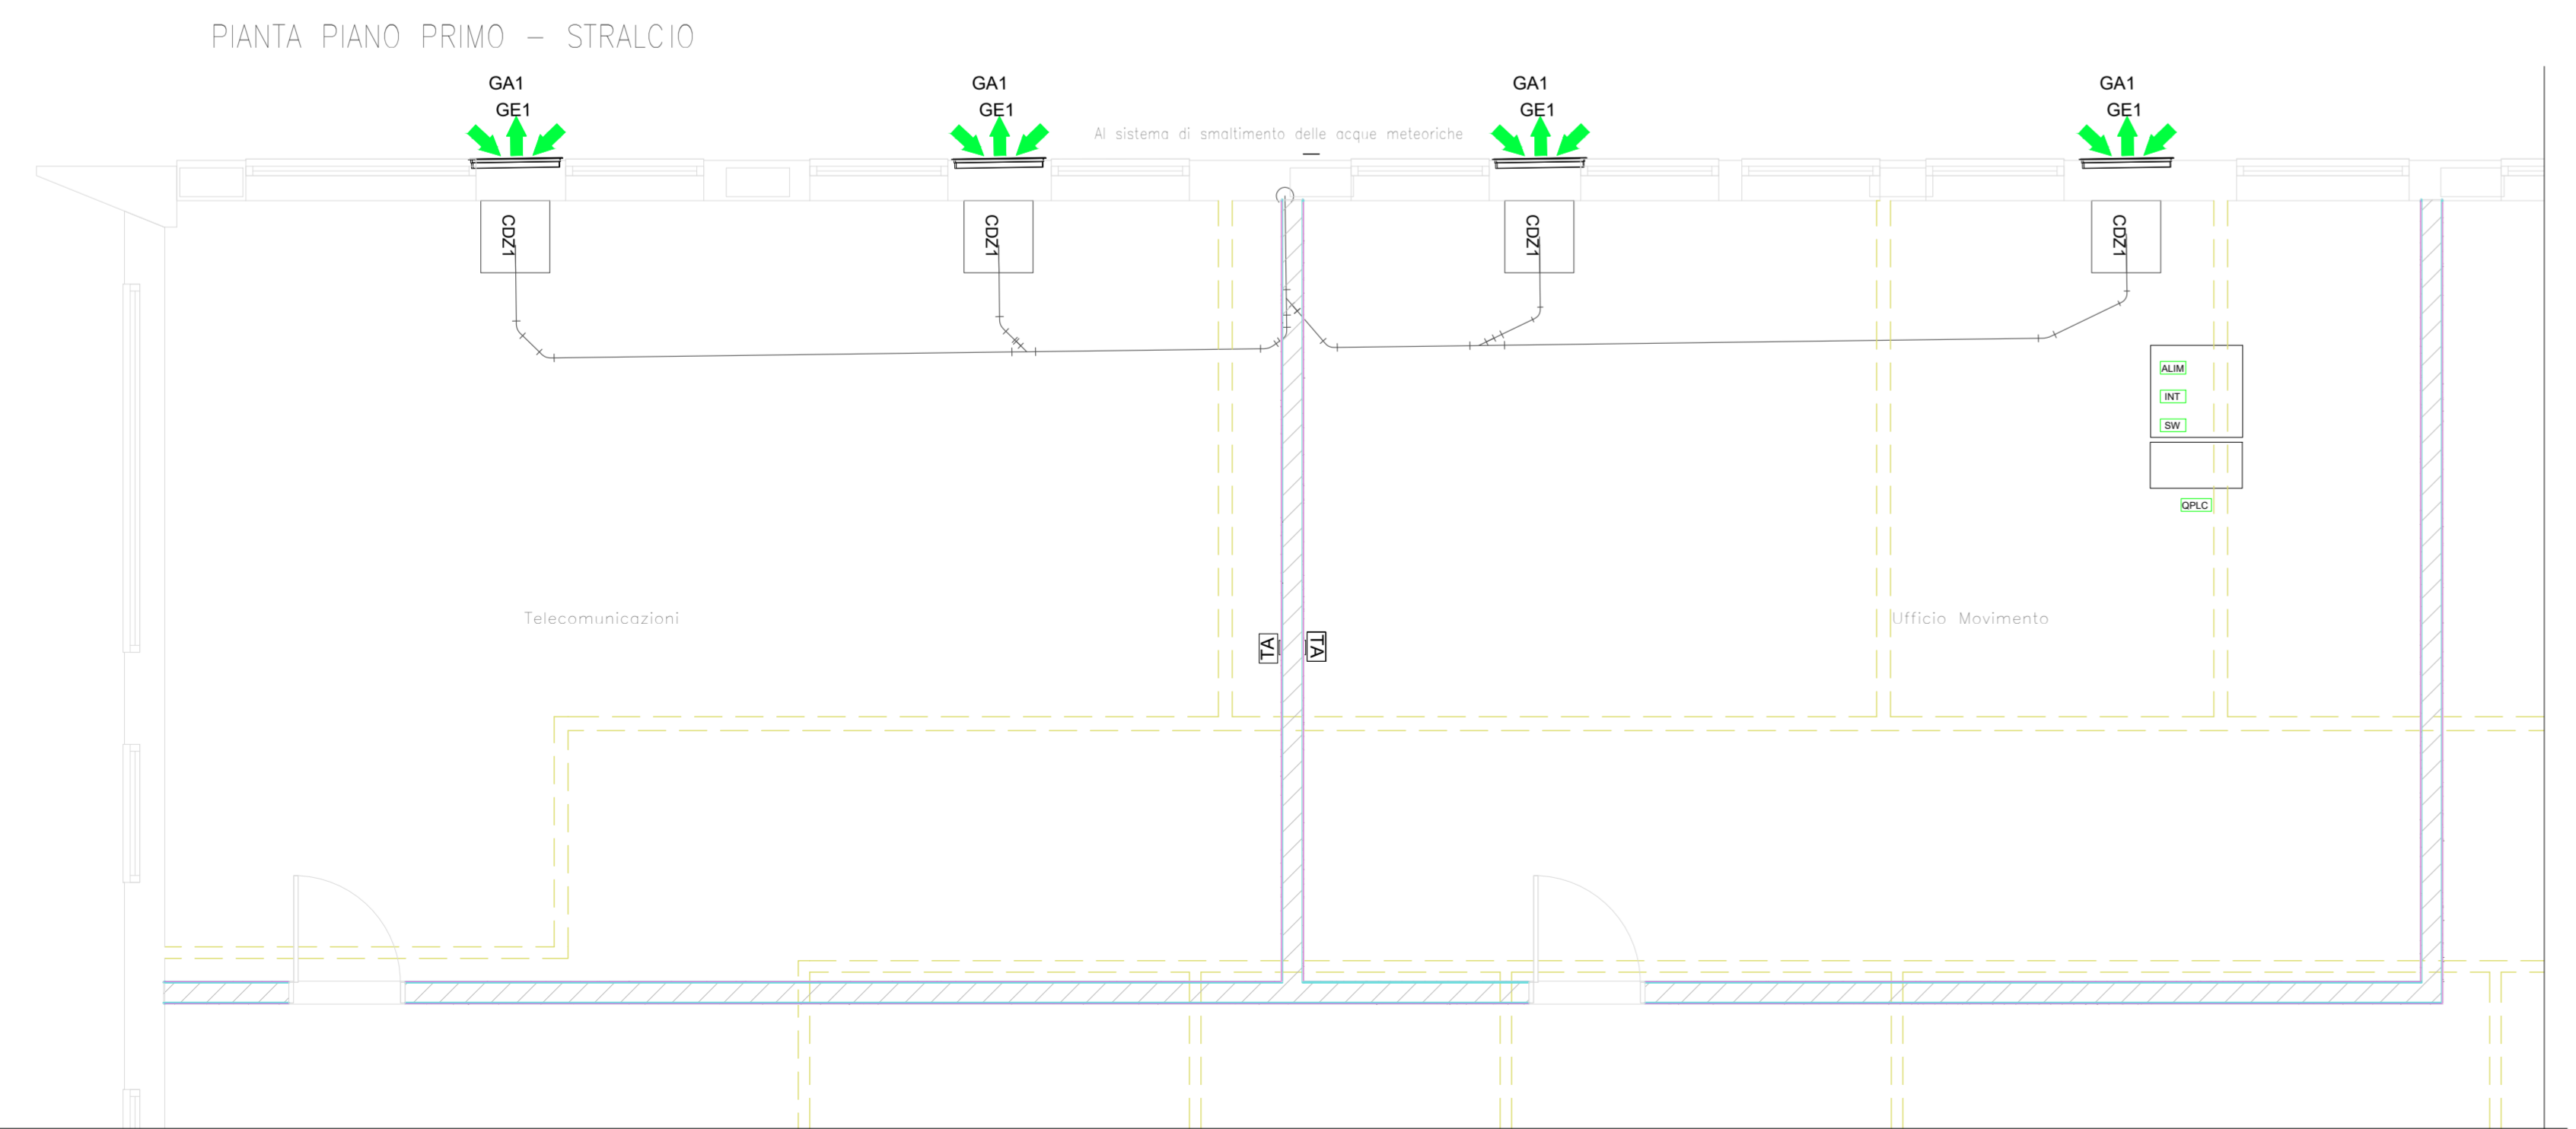

LEGENDA IMPIANTI

---	TUBAZIONE DI SCARICO CONDENSE IN POLIETILENE - PENDENZA=1%		GRIGLIA ESPULSIONE ARIA R20X330	GT1	GRIGLIA DI TRANSITO 800 x 400
---	COLLEGAMENTI ELETTRICI DI REGOLAZIONE (CAV0 FTP)		GRIGLIA PRESA ARIA ESTERNA R20X330	GT2	GRIGLIA DI TRANSITO 600 x 400
CDZ1	CONDIZIONATORE AUTONOMO MONOBLOCCO AD ESPANSIONE DIRETTA TIPO UNDER PORTATA ARIA EVAPORATORE 3020 MC/H POTENZA FRIGORIFERA TOTALE 11,4 kW POTENZA ELETTRICA ASSORBITA 5,5 kW POTENZA TERMICA (CON RISCALDATORE ELETTRICO) 4,5 kW Tipo HIREI mod. HX120		GRIGLIA ESPULSIONE ARIA 570X300	QPLC	QUADRO DI CONTROLLO E COMANDO HVAC - 800X800 H1200
CDZ2	CONDIZIONATORE AUTONOMO MONOBLOCCO AD ESPANSIONE DIRETTA TIPO UNDER PORTATA ARIA EVAPORATORE 3020 MC/H POTENZA FRIGORIFERA TOTALE 10,3 kW POTENZA ELETTRICA ASSORBITA 4,5 kW POTENZA TERMICA (CON RISCALDATORE ELETTRICO) 4,0 kW Tipo HIREI mod. HX090		GRIGLIA PRESA ARIA ESTERNA 570X320		ESTRATTORE ASSIALE A PARETE PORTATA 8000 mc/h PREVALENZA 150 Pa
CDZ3	CONDIZIONATORE AUTONOMO MONOBLOCCO AD ESPANSIONE DIRETTA TIPO UNDER PORTATA ARIA EVAPORATORE 1450 MC/H POTENZA FRIGORIFERA TOTALE 5,3 kW POTENZA ELETTRICA ASSORBITA 2,3 kW POTENZA TERMICA (CON RISCALDATORE ELETTRICO) 1,5 kW Tipo HIREI mod. HX056		BOCCHETTA PEDONABILE 600x300		ESTRATTORE ASSIALE A PARETE PORTATA 2400 mc/h PREVALENZA 62 Pa
TA	TERMOSTATO AMBIENTE				
SG1	SERRANDA A GRAVITA' 600 x 450				

NOTE:
 1. L'ELABORATO E RAPPRESENTATIVO DEL SOLO IMPIANTO HVAC, MENTRE PER GLI ALTRI IMPIANTI E PER GLI ASPETTI ARCHITETTONICI SI RINVIA AL RELATIVO SPECIFICI ELABORATI.
 2. PER I LOCALI CONDIZIONATI GLI ESTRATTORI SONO ACCORPIATI CON UNA SERRANDA DI SOVRAPPRESIONE DI TIPO MICHAMER.
 3. NEI LOCALI UT. LUMINARI DI ESTRAZIONE SARAN' RONDANTI.

COMMITTENTE:

 RETE FERROVIARIA ITALIANA
 GRUPPO FERROVIE DELLO STATO ITALIANE

DIREZIONE LAVORI:

 GRUPPO FERROVIE DELLO STATO ITALIANE

APPALTATORE:

 CONSORZIODOLOMITI

PROGETTAZIONE:
 MANDATARIA:
 MANDANTI:
 IL DIRETTORE DELLA PROGETTAZIONE:

PROGETTO ESECUTIVO
 PROGETTAZIONE ESECUTIVA ED ESECUZIONE DEI LAVORI DI REALIZZAZIONE DEL LOTTO 1 DEL QUADRUPPLICAMENTO DELLA LINEA FERROVIARIA FORTEZZA - VERONA TRATTA "FORTEZZA - PONTE GARDENA"

DISEGNO
 19 - IMPIANTI MECCANICI
 B-FABBRICATI TECNOLOGICI
 EX RIMESSA CARRELLI A PONTE GARDENA
 Impianto HVAC e idrico sanitario - Layout impiantistico e disposizione apparecchiature

APPALTATORE
 IL DIRETTORE TECNICO:
 SCALA: 1:50

COMMESSA LOTTO FASE ENTE TIPO DOC. OPERA/DISCIPLINA Progr. REV.
 IBOU 1B E ZZ PB IT0300 001 C

Rev.	Descrizione	Redatto	Data	Verificato	Data	Approvato	Data	Autorizzato Data
A	Emissione	C. Todevici	27/12/2021	M. Minunno	31/12/2021	D. Bubbico (Disenno)	19/12/2022	IL PROGETTISTA P. Cuccino
B	Emissione a seguito di modificazioni	C. Todevici	14/07/2022	M. Minunno	18/07/2022	D. Bubbico (Disenno)	19/12/2022	IL PROGETTISTA P. Cuccino
C	Emissione a seguito di strutture e introduzioni	V. Cimino	01/12/2022	M. Minunno	03/12/2022	D. Bubbico (Disenno)	19/12/2022	IL PROGETTISTA P. Cuccino