


PGEP PONTE GARDENA (EX RIMESSA CARRELLI)


SCALA 1 : 50

PIANTA PIANO PRIMO

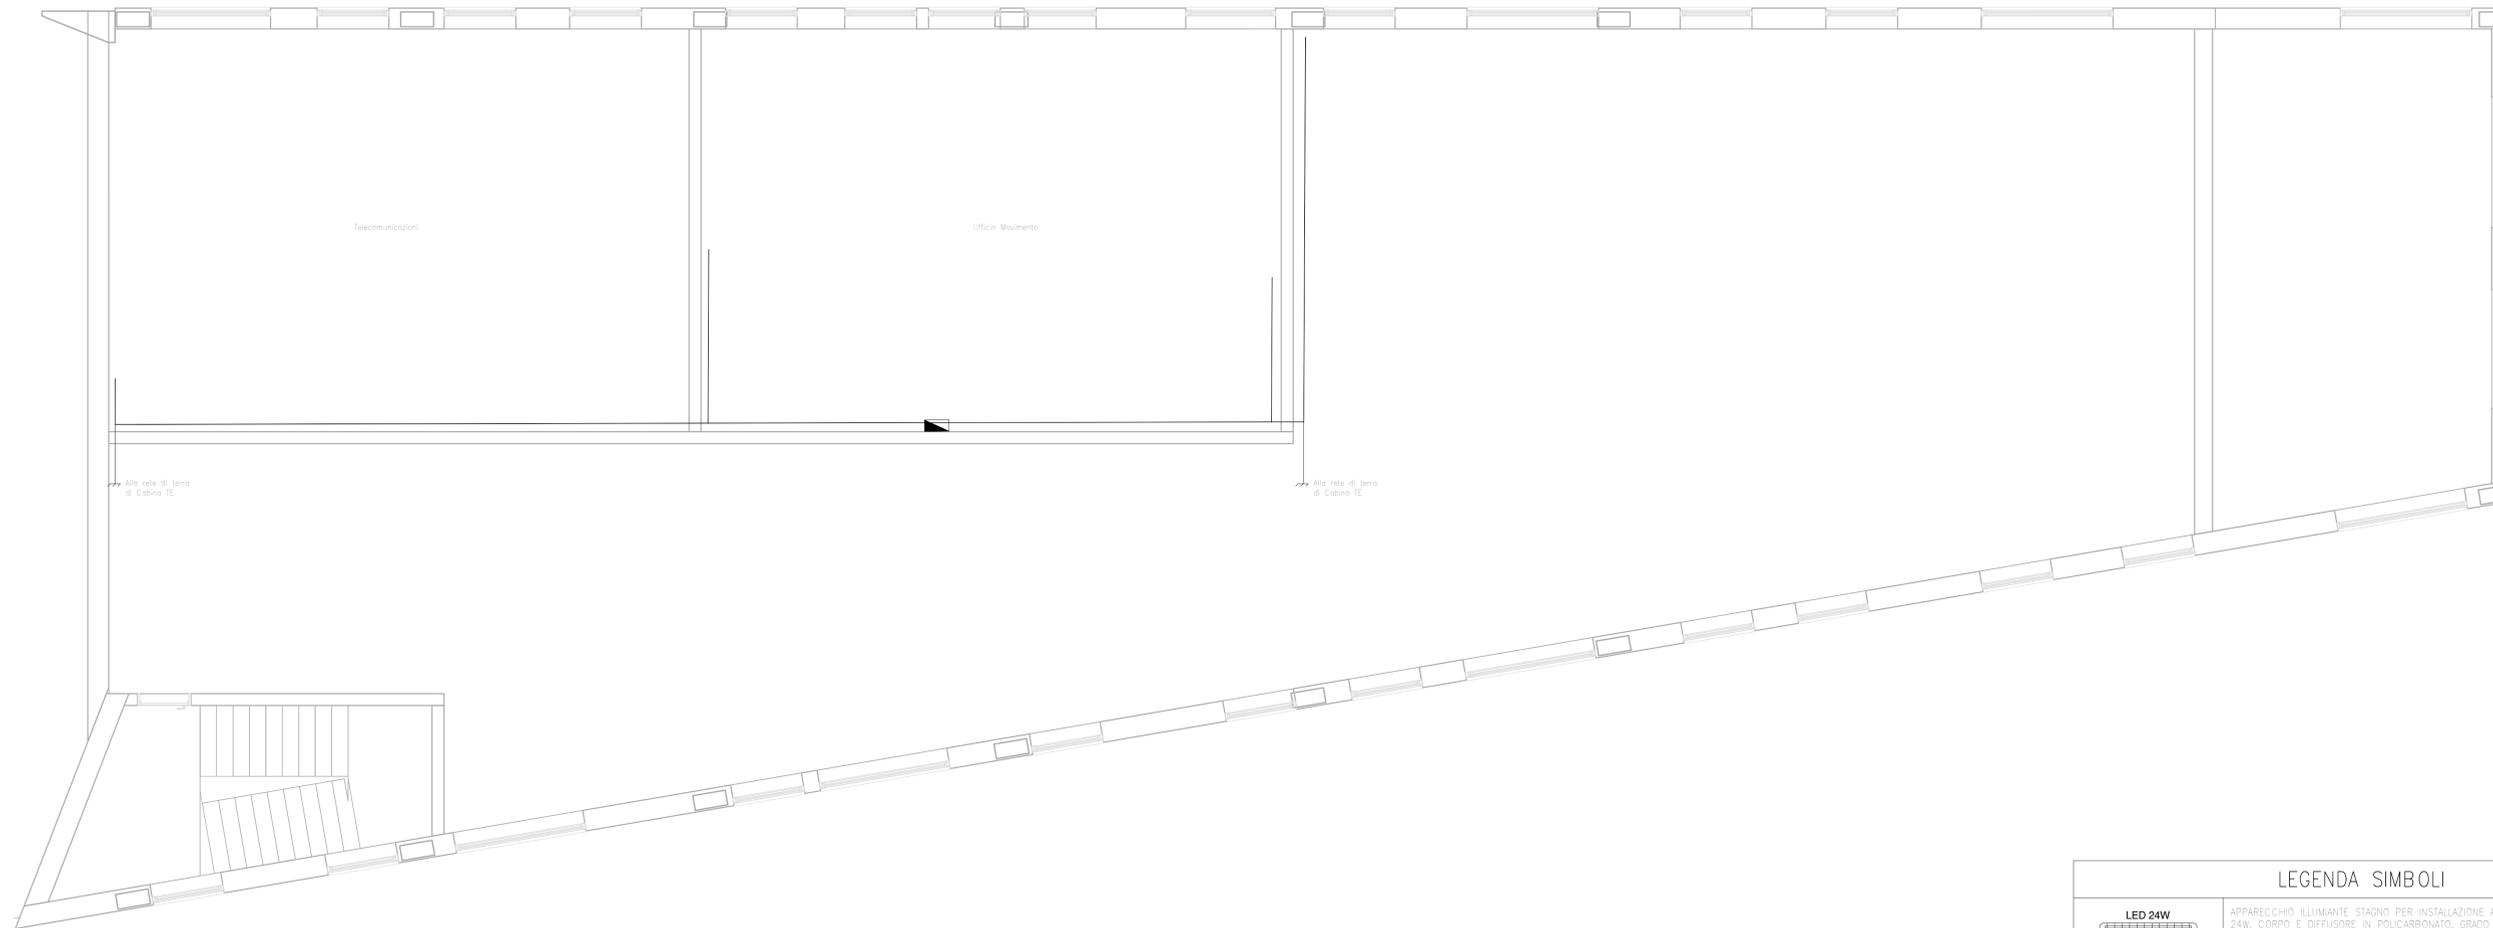

LEGENDA SIMBOLI	
	APPARECCHIO ILLUMINANTE STAGNO PER INSTALLAZIONE A SOSPENSIONE, LAMPADA LED 24W, CORPO E DIFFUSORE IN POLICARBONATO, GRADO DI PROTEZIONE IP66, DOPPIO ISOLAMENTO.
	APPARECCHIO ILLUMINANTE STAGNO PER INSTALLAZIONE A SOSPENSIONE, LAMPADA LED 12W, CORPO E DIFFUSORE IN POLICARBONATO, GRADO DI PROTEZIONE IP66, DOPPIO ISOLAMENTO.
	APPARECCHIATURA ALIMENTATA DA CIRCUITO DI CONTINUITA' (NO-BREAK)
	INTERRUTTORE UNIPOLARE
	DEVIATORE
	PRESA 2P+T 10A 230V AD ALVEDU ALLINEATI - INSTALLAZIONE IN CASSETTA DA ESTERNO A PARETE
	PRESA 2P+T 16A 230V TIPO UNEL COMPLETA DI INTERRUTTORE AUTOMATICO BIPOLARE (1 POLO PROTETTO) - INSTALLAZIONE IN CASSETTA DA ESTERNO A PARETE
	GRUPPO PRESE A PARETE COMPOSTO DA: 1 PRESA IP55 INTERBLOCCATA CEEI7 2P+T 16A 230V 1 PRESA IP55 INTERBLOCCATA CEEI7 3P+T 16A 400V
	COLLETORE DI TERRA IN PIATTO CU 50X5 INSTALLATO A PARETE CON DISTANZIALI ISOLANTI
	CAVO N07V-K GY 1X120 MMQ PER COLLEGAMENTO ALLA RETE DI TERRA DI PIAZZALE

KEY-PLAN

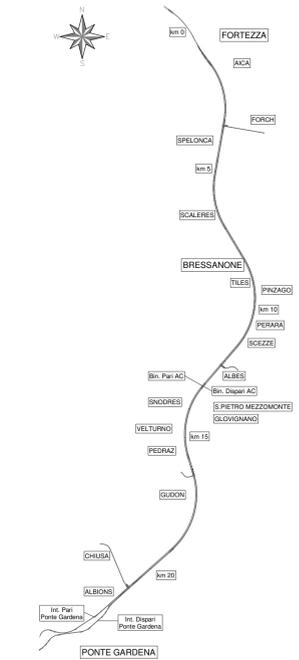

COMMITTENTE:  
**RFI**  
RETE FERROVIARIA ITALIANA  
GRUPPO FERROVIE DELLO STATO ITALIANE

DIREZIONE LAVORI:  
**ITALFERR**  
GRUPPO FERROVIE DELLO STATO ITALIANE

APPALTATORE:  
**webuild** **brplenia**  
CONSORZIO DOLOMITI

PROGETTAZIONE:  
MANDATARIA: **SWS**  
MANDANTI: **PINI ITALIA**, **GDP GEOMIN**, **SIST**  
IL DIRETTORE DELLA PROGETTAZIONE:  
**ING. PAOLO CUCIN**  
ORDINE DELLA PROV. DI TRENTO  
Responsabile integrazione tra le varie prestazioni specialistiche  
ISCRIZIONE ALBO N° 2216

PROGETTO ESECUTIVO

PROGETTAZIONE ESECUTIVA ED ESECUZIONE DEI LAVORI DI REALIZZAZIONE DEL LOTTO 1 DEL QUADRUPPLICAMENTO DELLA LINEA FERROVIARIA FORTEZZA - VERONA TRATTA "FORTEZZA - PONTE GARDENA"

DISEGNO  
16 - LUCE FORZA MOTRICE  
PGEP Ponte Gardena (ex rimessa carrelli)  
-  
Planimetria impianto di terra PGEP

APPALTATORE	SCALA:
IL DIRETTORE TECNICO	1:50

COMMESSA	LOTTO	FASE	ENTE	TIPO DOC.	OPERA/DISCIPLINA	PROGR.	REV.
IB0U	1B	E	ZZ	PB	LF0100	0111	A

Rev.	Descrizione	Redatto	Data	Verificato	Data	Approvato	Data	Autorizzato	Data
A	Emissioni	C. Todeschini	27/12/2021	G. Di Cosimo	31/12/2021	D. Buttafoco (Dolomiti)	19/01/2022	IL PROGETTISTA	29/01/2022