


PGEP PONTE GARDENA (EX Rimessa Carrelli)

SCALA 1 : 50


CENTRALE IDRICA ANTINCENDIO  
PIANTA PIANO TERRA

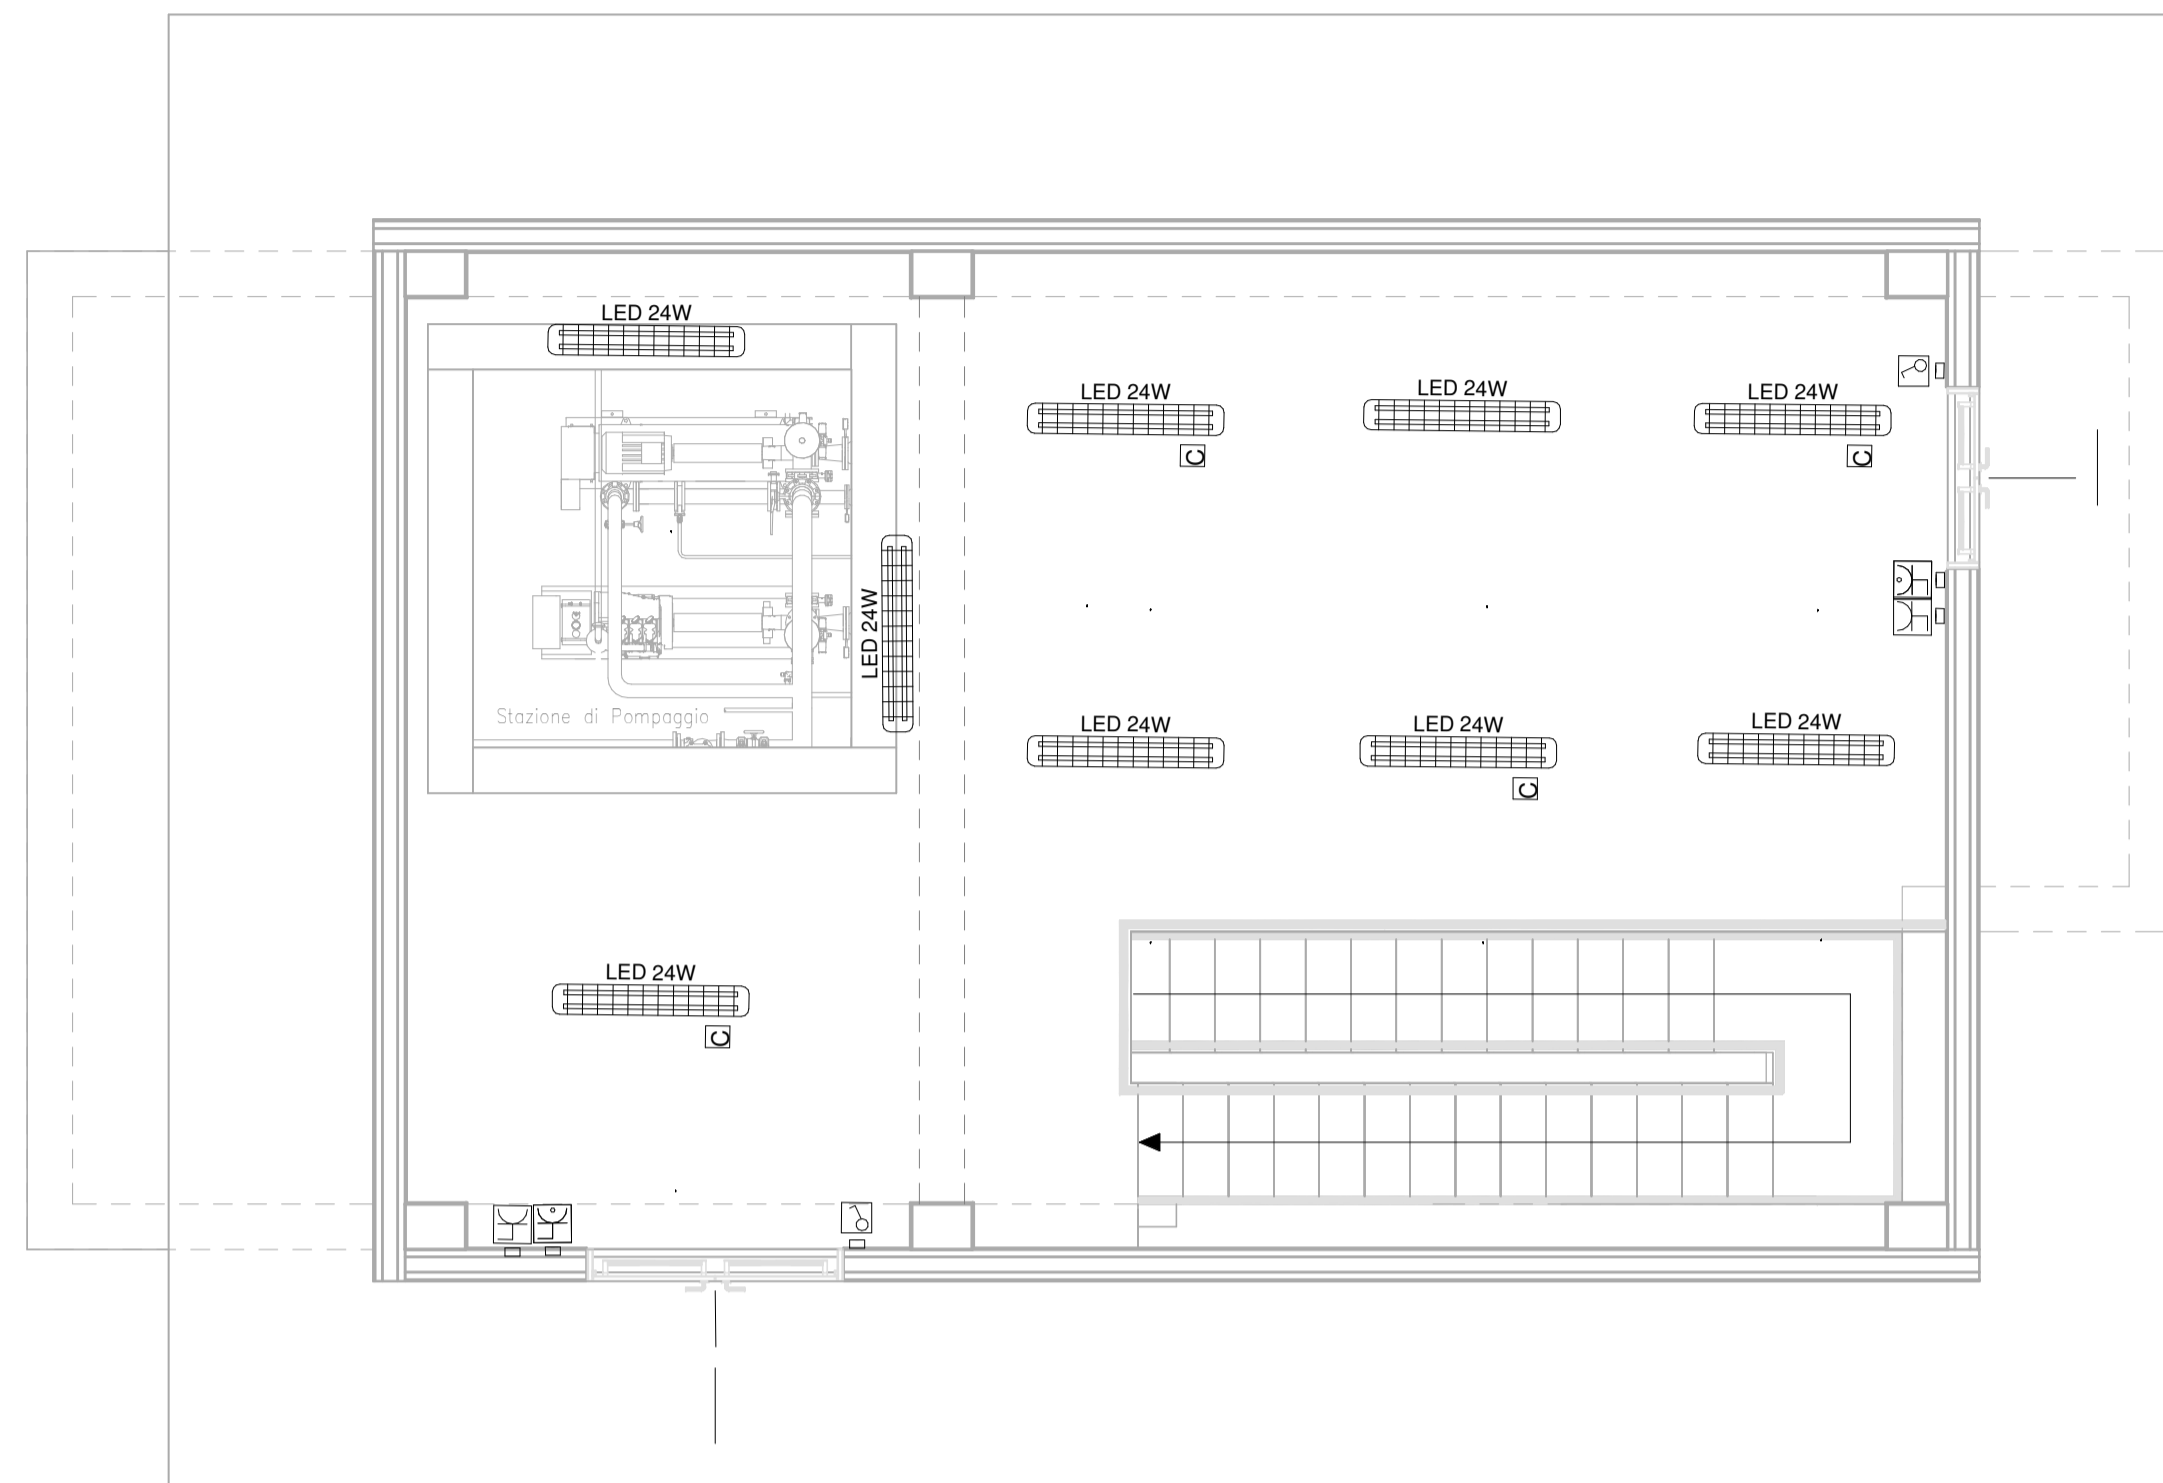

LEGENDA SIMBOLI

	CORPO ILLUMINANTE STAGNO PER INSTALLAZIONE A PLAFONE O A SOSPENSIONE, LAMPADE LED 2x24W, CORPO IN ACCIAIO INOX E DIFFUSORE IN VETRO TEMPRATO, GRADO DI PROTEZIONE IP65
	APPARECCHIATURA ALIMENTATO DA CIRCUITO DI CONTINUITA (NO-BREAK)
	INTERRUTTORE UNIPOLARE
	PRESA 2P+T 10A 230V AD ALVEOLI ALLINEATI - INSTALLAZIONE IN CASSETTA DA ESTERNO A PARETE
	PRESA 2P+T 16A 230V TIPO UNEL COMPLETA DI INTERRUTTORE AUTOMATICO BIPOLARE (1 POLO PROTETTO) - INSTALLAZIONE IN CASSETTA DA ESTERNO A PARETE


KEY-PLAN

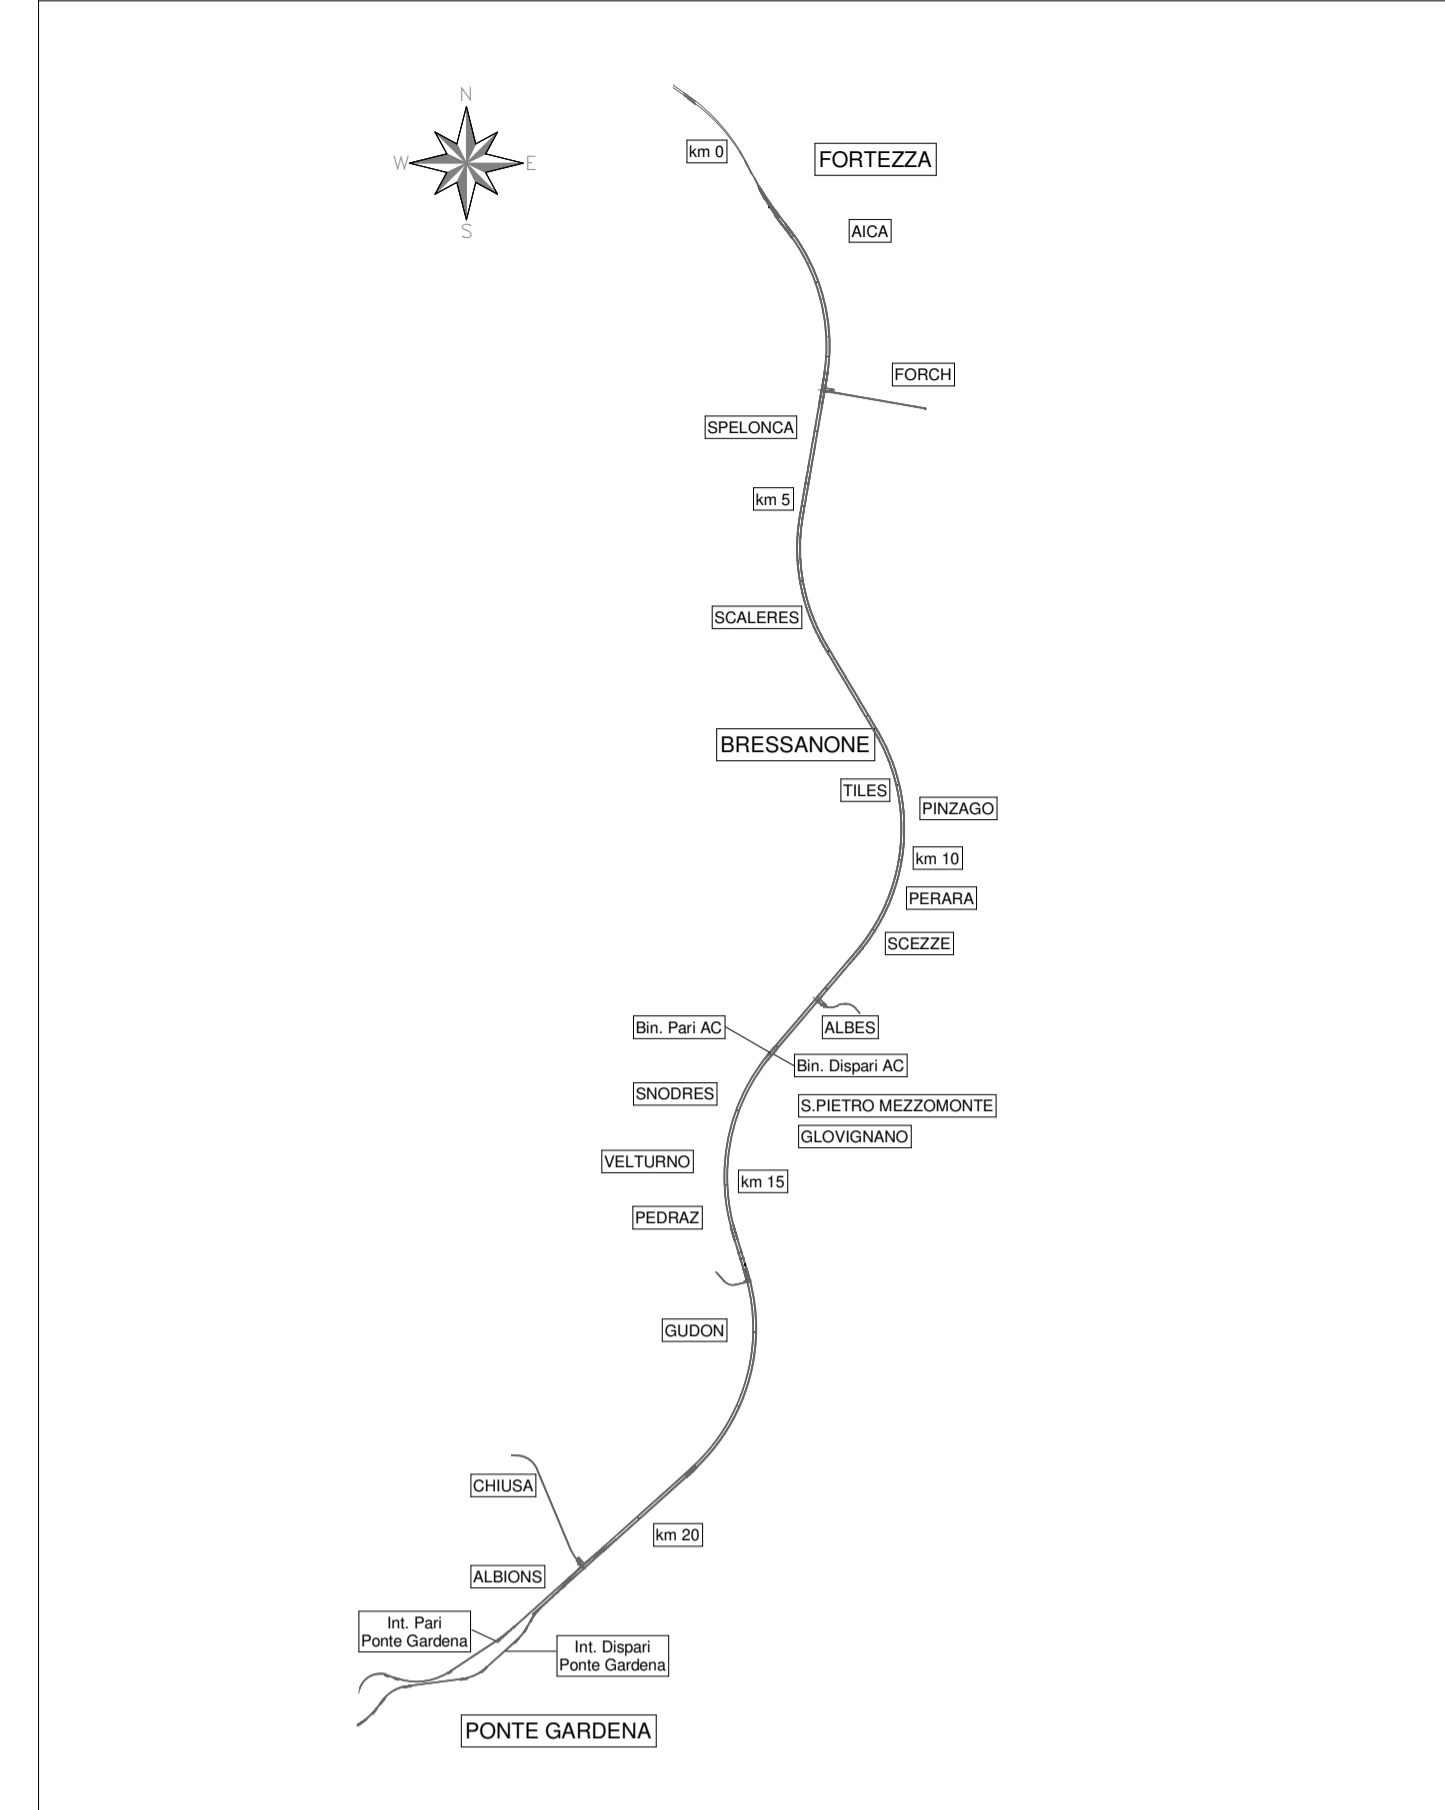

PGEP PONTE GARDENA (EX Rimessa Carrelli)

SCALA 1 : 50

CENTRALE IDRICA ANTINCENDIO  
PIANTA PIANO INTERRATO

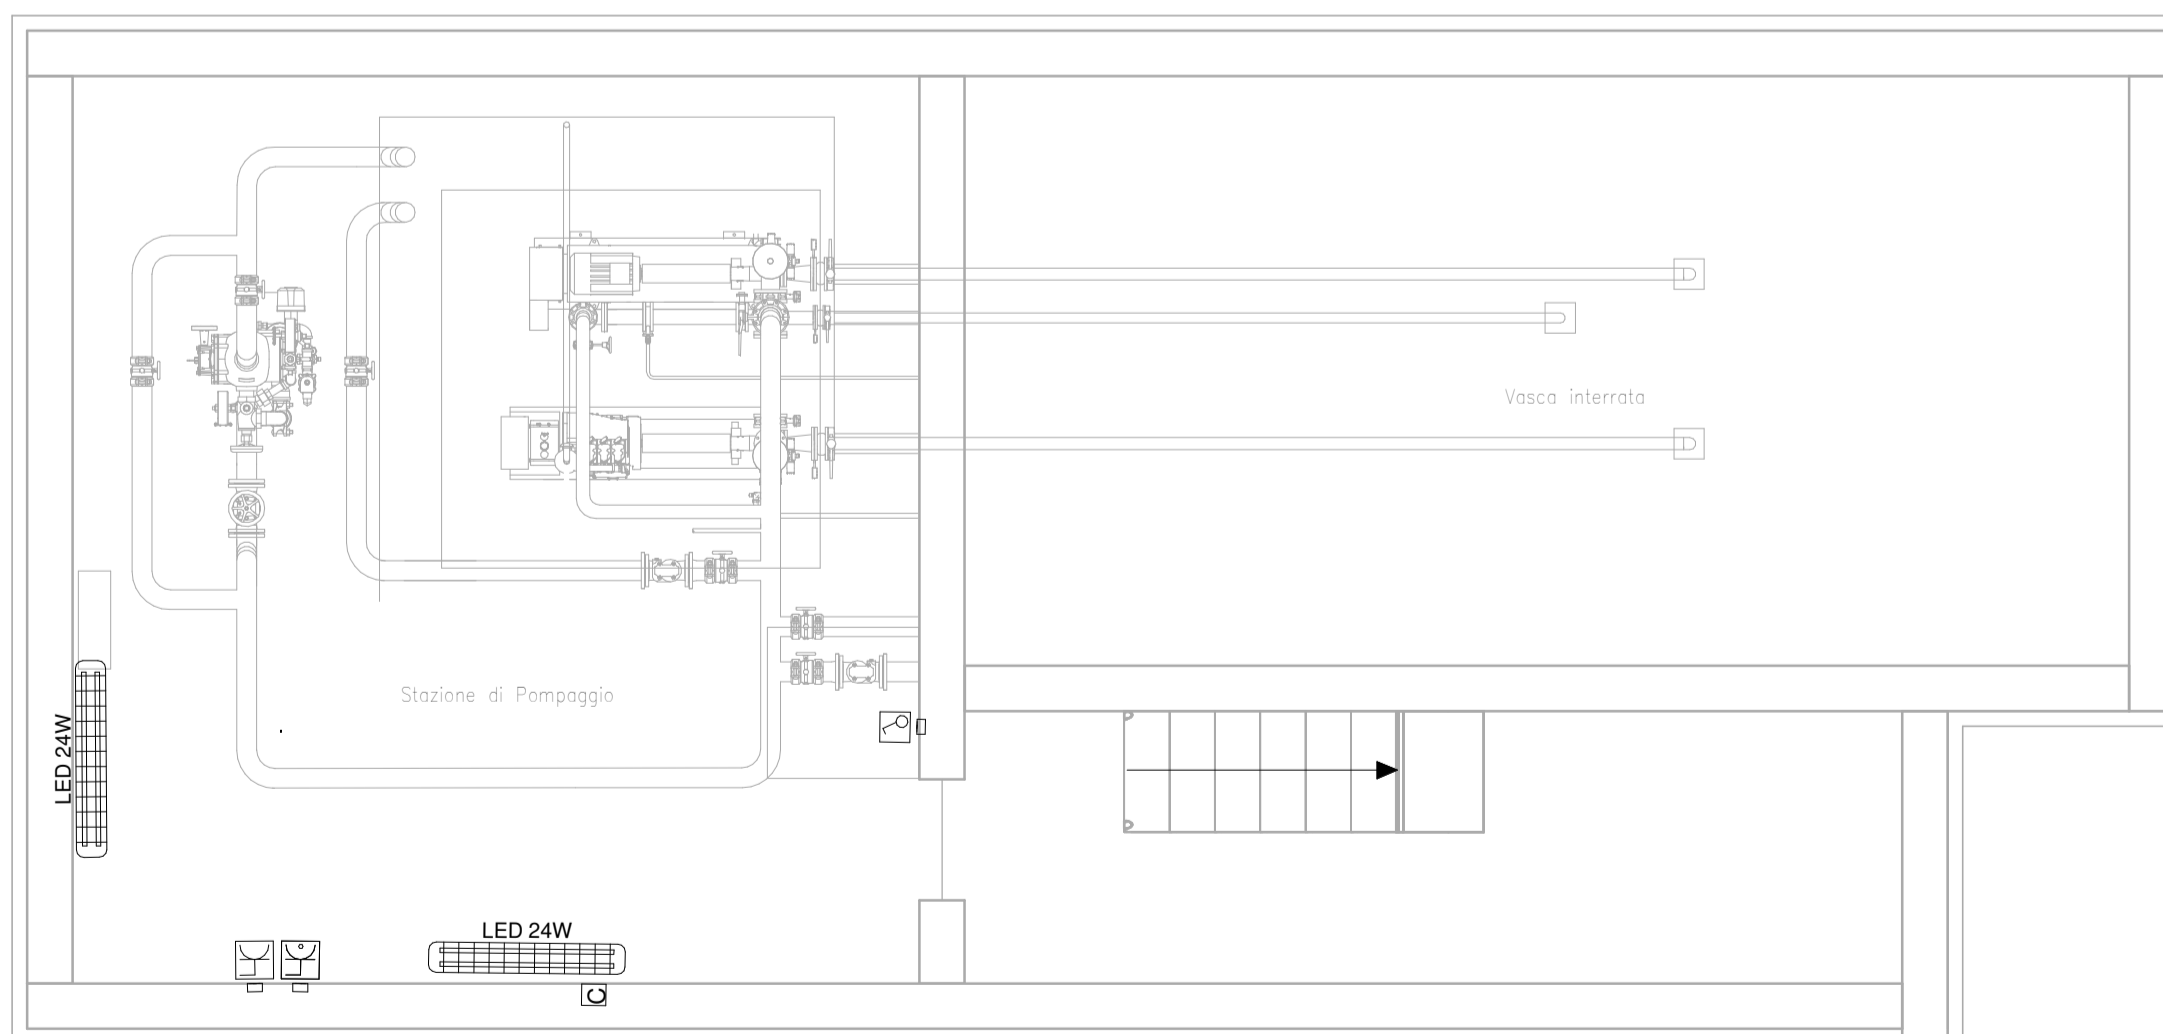

COMMITTENTE:

DIREZIONE LAVORI:

APPALTATORE:

PROGETTAZIONE:  
MANDATARIA: MANDANTI:

IL DIRETTORE DELLA PROGETTAZIONE:

**PROGETTO ESECUTIVO**

**PROGETTAZIONE ESECUTIVA ED ESECUZIONE DEI LAVORI DI REALIZZAZIONE DEL LOTTO 1 DEL QUADRUPPLICAMENTO DELLA LINEA FERROVIARIA FORTEZZA - VERONA TRATTA "FORTEZZA - PONTE GARDENA"**

DISEGNO  
16 - LUCE FORZA MOTRICE  
PGEP Ponte Gardena (ex rimessa carrelli)  
Layout apparecchiature LFM e canalizzazioni Centrale idrica Antincendio

APPALTATORE  
IL DIRETTORE TECNICO

COMMESSA	LOTTO	FASE	ENTE	TIPO DOC.	OPERA/DISCIPLINA	PROGR.	REV.
IBOU	1B	EZZ	PB	LF0100	012	A	

Rev.	Descrizione	Redatto	Data	Verificato	Data	Approvato	Data	Autorizzato Data
A	Emissione	C.Todeschini	27/12/2021	G.Di Cosimo	31/12/2021	D. Buttafoco (Dolomiti)	19/01/2022	IL PROGETTISTA P. Cuchio