

COMMITTENTE:



PROGETTAZIONE:



**INFRASTRUTTURE FERROVIARIE STRATEGICHE DEFINITE
DALLA LEGGE OBIETTIVO N. 443/01**

**DIREZIONE TECNICA - U.O. CENTRO DI PRODUZIONE MILANO
PROGETTO DEFINITIVO PER APPALTO INTEGRATO**

**POTENZIAMENTO DELLA LINEA RHO-ARONA. TRATTA RHO-GALLARATE
QUADRUPPLICAMENTO RHO-PARABIAGO E RACCORDO Y**

Sottostazione di Legnano
Impianto Antintrusione e Antincendio

SCALA :
1:50

COMMESSA LOTTO FASE ENTE TIPO DOC. OPERA/DISCIPLINA PROGR. REV.
MDL1 12 D 26 PB SE0200 005 B


Revis.	Descrizione	Redatto	Data	Verificato	Data	Approvato	Data	Autorizzato / Data
A	Emissione Esecutiva	M. Gennari	09/2010	M. Reggiani	09/2010	S. Bonelli		
B	Rec. oss. RV Interni M-01	M. Reggiani	04/2011	M. Reggiani	04/2011	S. Bonelli		

LEGENDA Antincendio

	Rivelatore Ottico di Fumo
	Canalizzazione impianto rivelaz. incendi Tubo PVC serie pasante Diam. 25mm

LEGENDA Impianto Antintrusione

	Sensore magnetico da applicare a porte e finestre
	Rivelatore a raggi infrarossi
	Canalizzazione impianto rivelaz. incendi Tubo PVC serie pasante Diam. 25mm

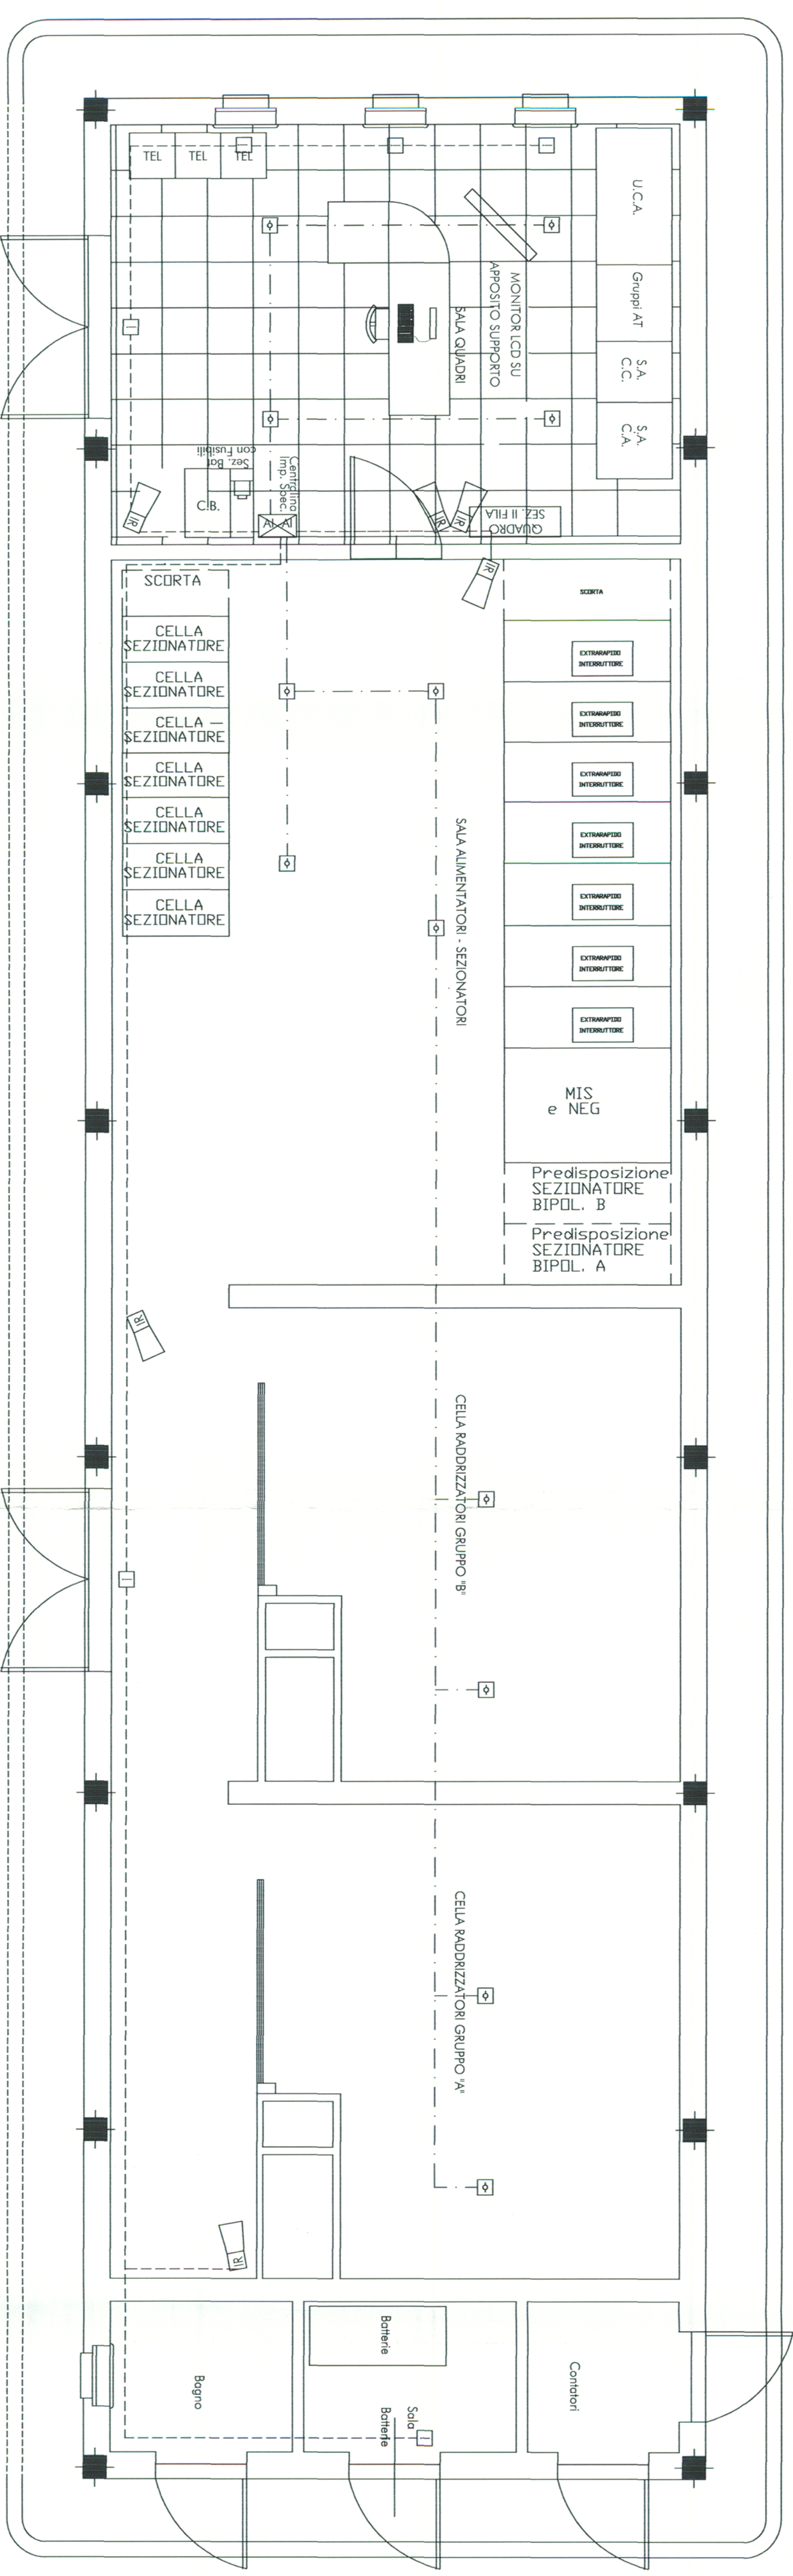

File: _____ n. Elab.: _____