


LEGENDA	
	Cavalletto costituito da tre (sesto diverse indicazioni) tubi corrugati in polietilene a doppio strato ed alta densità Ø 100 mm
	Cassella di derivazione
	Tubo in acciaio srotolato del diametro di 50 mm
	Proiettili per smaltimento cavi in calcestruzzo Dimensioni 60x60x100 cm
	Proiettili per smaltimento cavi in calcestruzzo Dimensioni 50x50x80 cm
	Apparecchio di illuminazione con lampada S.A.P. 150W installato su palo in acciaio zincato h=10 m e stacco 1 m
	Apparecchio di illuminazione con lampada S.A.P. 250W installato su palo in acciaio zincato h=12 m e stacco 2 m
	Torre faro h=12 m dotata di due proiettori SLP 400 W e caldaia in pressurizzazione di alluminio della parte superiore
	Proiettore con lampada a vapori di sodio alta pressione 250 W
	Apparecchio illuminante esistente
	Punto di consegna energia
	Quadro elettrico comando e protezioni

TABELLA MATERIALI		
DESCRIZIONE	U.M.	Q.tà
Tubo diametro 100 mm interrato per cavi UF	m	1230
Tubo in acciaio srotolato del diametro di 50 mm	m	75
Proiettile 500x500x800mm	n°	15
Proiettile 600x600x1000mm	n°	-
Pole di illuminazione H=10 m con armatura stradale e lampada a vapori di sodio alta pressione 150 W	n°	14
Pole di illuminazione H=12 m con armatura stradale e lampada a vapori di sodio alta pressione 250 W	n°	-
Quadro generale illuminazione con regolatore di flusso	n°	1

TABELLA CAVI ILLUMINAZIONE E FI		
Circuito	sec. (mm²)	m
Circ. P1	F3/D3R 0,6/1KV	220
Circ. P2	4x16	400
Circ. P3	4x16	75

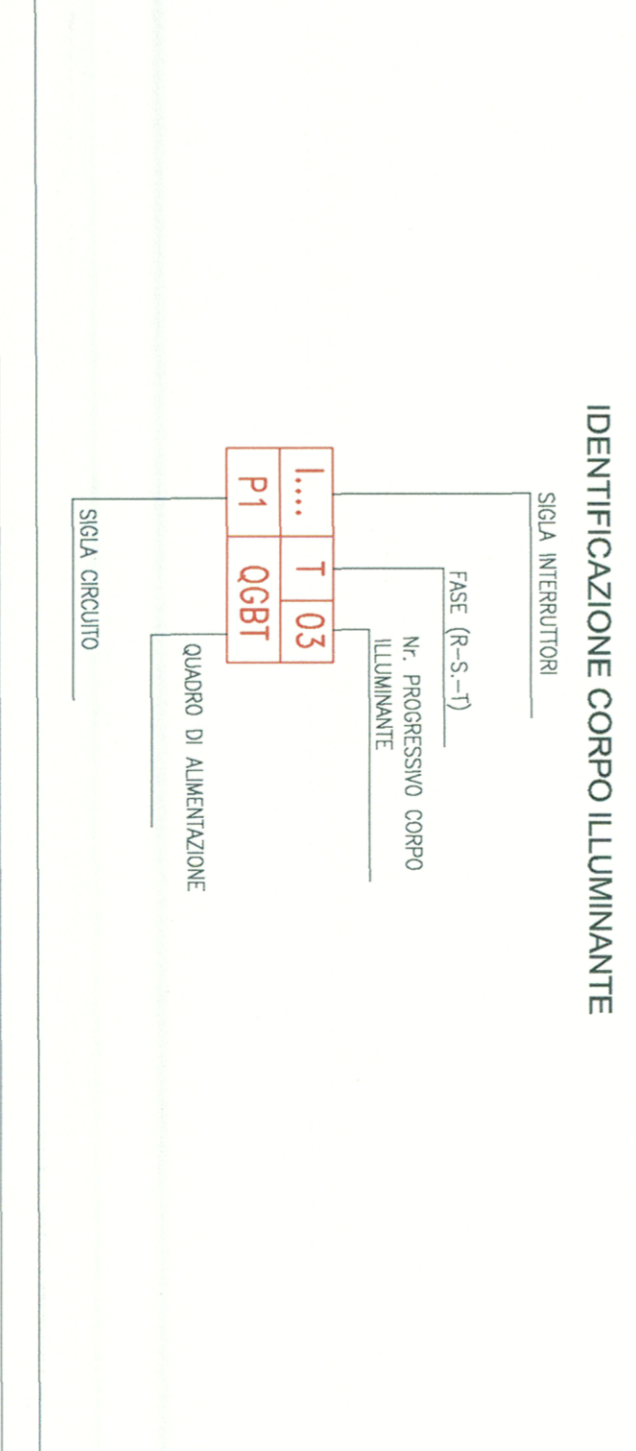

COMMITTENTE: **SRFI** Gruppo Ferrovie dello Stato

PROGETTAZIONE: **ITALFERR** Gruppo Ferrovie dello Stato

INFRASTRUTTURE FERROVIARIE STRATEGICHE DEFINITE DALLA LEGGE ORBITTIVO N. 443/01

DIREZIONE TECNICA - CENTRO DI PRODUZIONE MILANO

PROGETTO DEFINITIVO PER APPALTO INTERATTO

POTENZIAMENTO DELLA LINEA RHO-ARONA, TAORMINA-GALLARATE QUADRUPPLICAMENTO RHO-PARABIAIO E RACCORDO Y ILLUMINAZIONE STRADALE

NRX1 / SL25 - Ricollocazione collegamento stradale tra sottopasso via Olona e via Lombardia - Nerviano: Pianimetria di progetto e Schema elettrico unifilare

SCALA: **1:500**

COMMESSA: LOTTO FASE ENTE TIPO DOC OPERAZIONE/OPERAIA PROCOR REV/

MD1 12 D 26 P8 LF1000 011 A

Rev. Descrizione Redatto Data Verificato Data Approvato Data Autografo/ Data

A Emendamenti 16.07.2011 M. P. 16.07.2011 S. P. 16.07.2011 S. P. 16.07.2011 S. P.

FILE: MD1_125299R1_1000111

9. EMB.