


SCHEMA UNIFILARE QL
400/230V-50Hz
ENEL

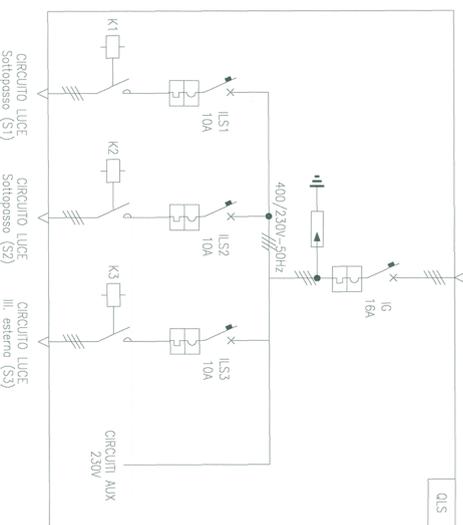

FRONTE QUADRO QLS

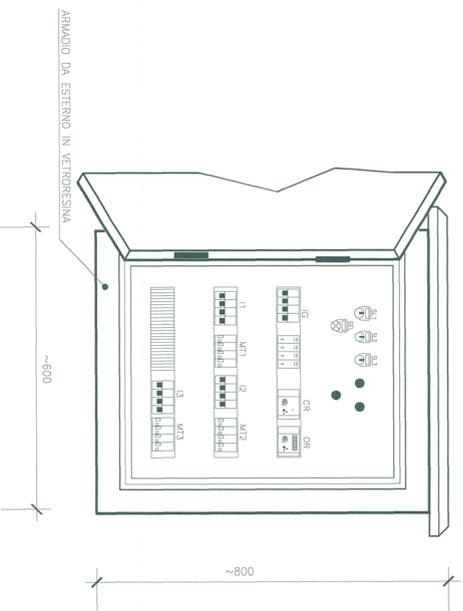


TABELLA MATERIALI


DESCRIZIONE	U.M.	Q.tà
Cassetta di derivazione	n°	24
Proiettore con lampada e vapori di sodio alta pressione 250 W	n°	22
Tubo in acciaio smaltato del diametro di 25 mm	m	140
Pozzetto 500x500x800mm	n°	6
Polo d'illuminazione Ht=8 m con armatura stradale e lampada a vapori di sodio alta pressione 150 W	n°	4
Tubi diametro 100 mm interdetto per cavi LF	m	140

LEGENDA IMPIANTI

SIMBOLO	DESCRIZIONE
	Apparecchio di illuminazione con 2 tubi fluorescenti da 36W, grado di protezione IP55
	Apparecchio di illuminazione con 2 tubi fluorescenti da 36W, grado di protezione IP55
	Cassetta di derivazione
	Tubo in acciaio smaltato del diametro di 25 mm
	Proiettore con lampada a vapori di sodio alta pressione 250 W
	Apparecchio di illuminazione con lampada S.A.P. 150W installato su palo in acciaio zincato Ht=8 m
	Cavioduto costituito da un (salvo diversa indicazione) tubo corrugato in polietilene a doppio strato ed alta densità. Ø 100 mm
	Pozzetti per smistamento cavi in calcestruzzo Dimensioni 50x50x80 cm

IDENTIFICAZIONE DELLE APPARECCHIATURE


1) IDENTIFICAZIONE CORPO ILLUMINANTE

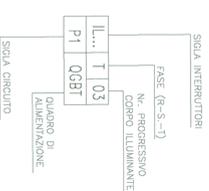



NOTE:

- LA POSIZIONE DEL QUADRO è DA DEFINIRE NELLE SUCCESSIVE FASI PROGETTUALI IN FUNZIONE DEL PUNTO DI CONSEGNA DELL'ENTE FORNITORE

DETTAGLI MONTAGGIO PALINA

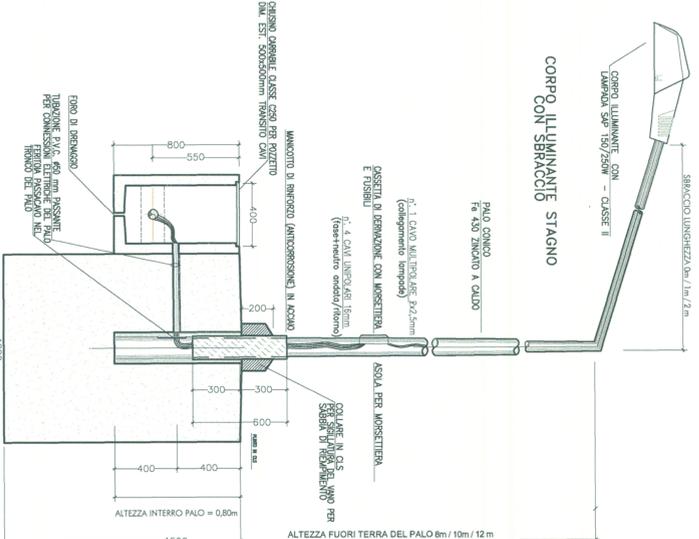

CORPO ILLUMINANTE STAGNO CON SBRACCIO

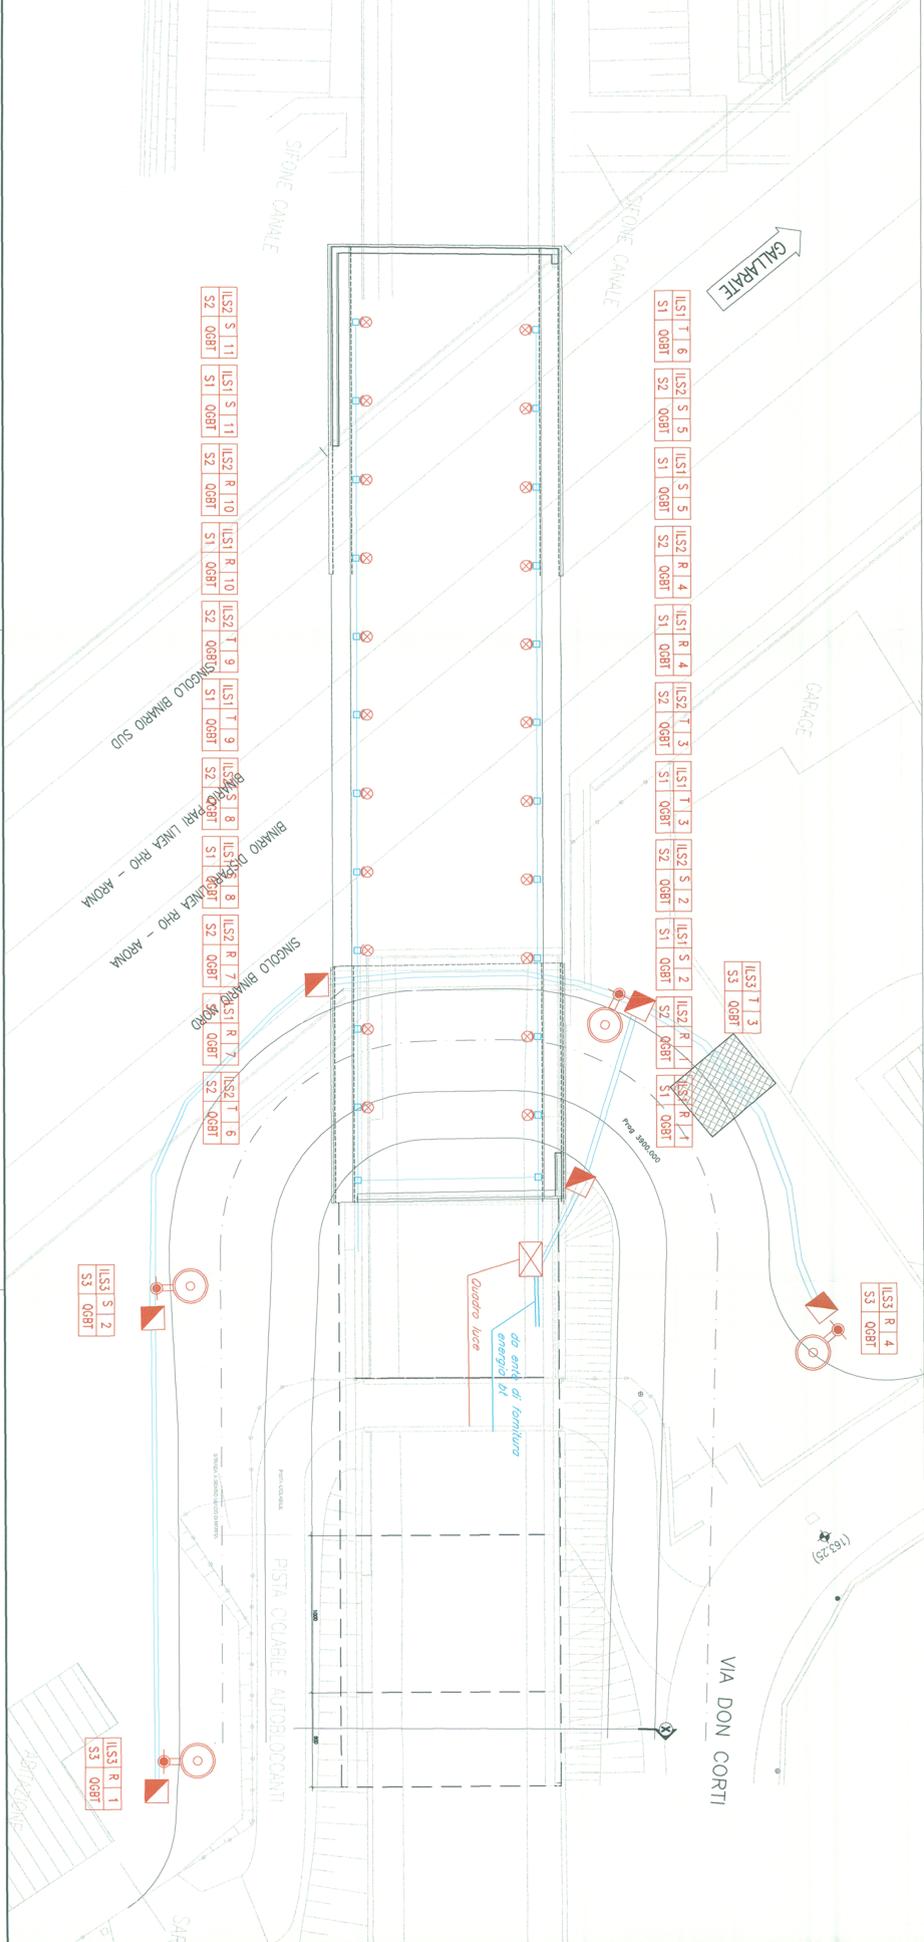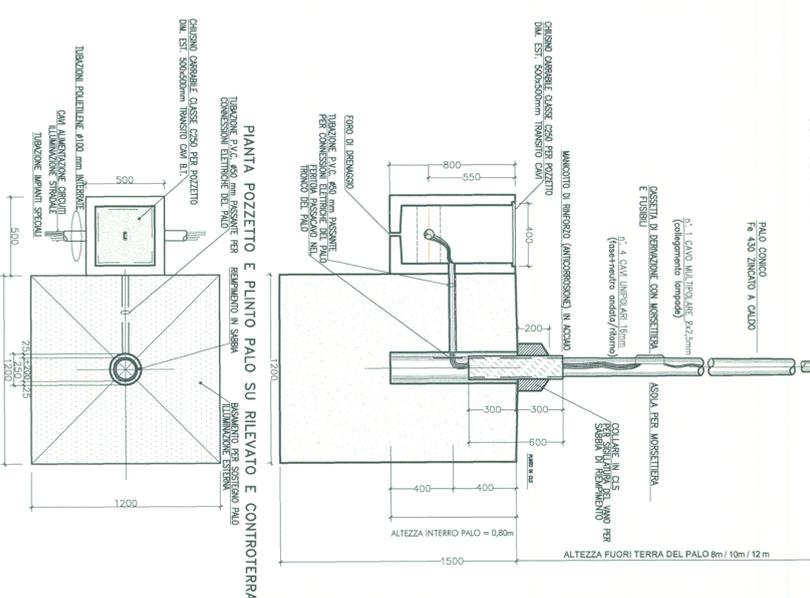

COMMITTENTE:



PROGETTAZIONE:



INFRASTRUTTURE FERROVIARIE STRATEGICHE DEFINITE DALLA LEGGE OBBLITTIVO N. 443/01

DIREZIONE TECNICA - CENTRO DI PRODUZIONE MILANO
PROGETTO DEFINITIVO PER APPALTO INTEGRATO
POTENZIAMENTO DELLA LINEA RHO-ARONA, TRATTA RHO-GALLARATE
QUADRUPPLICAMENTO RHO-PARABIAGO E RACCORDO Y
ILLUMINAZIONE STRADALE
SLO5 - PROLUNGAMENTO SOTTOVOIA S.P. 229 Km 3+918.49
Planimetria Luce

SCALA: 1:200

COMMESSA LOTTO FASE ENTE TIPO DOC. OPERA/DESCRIZIONE PROG. REV.

MDL1 12 D 26 P9 LF1000 005 A

Revis.	Descrizione	Redatto	Data	Verificato	Data	Approvato	Data	Autorezzato	Data
A	Emissione definitiva		24/12/2010		23/12/2010		5/2		

File: MDL112028RPL1000005A

n. Ediz.: 1

