




SEZIONE A-A
SCALA 1:50

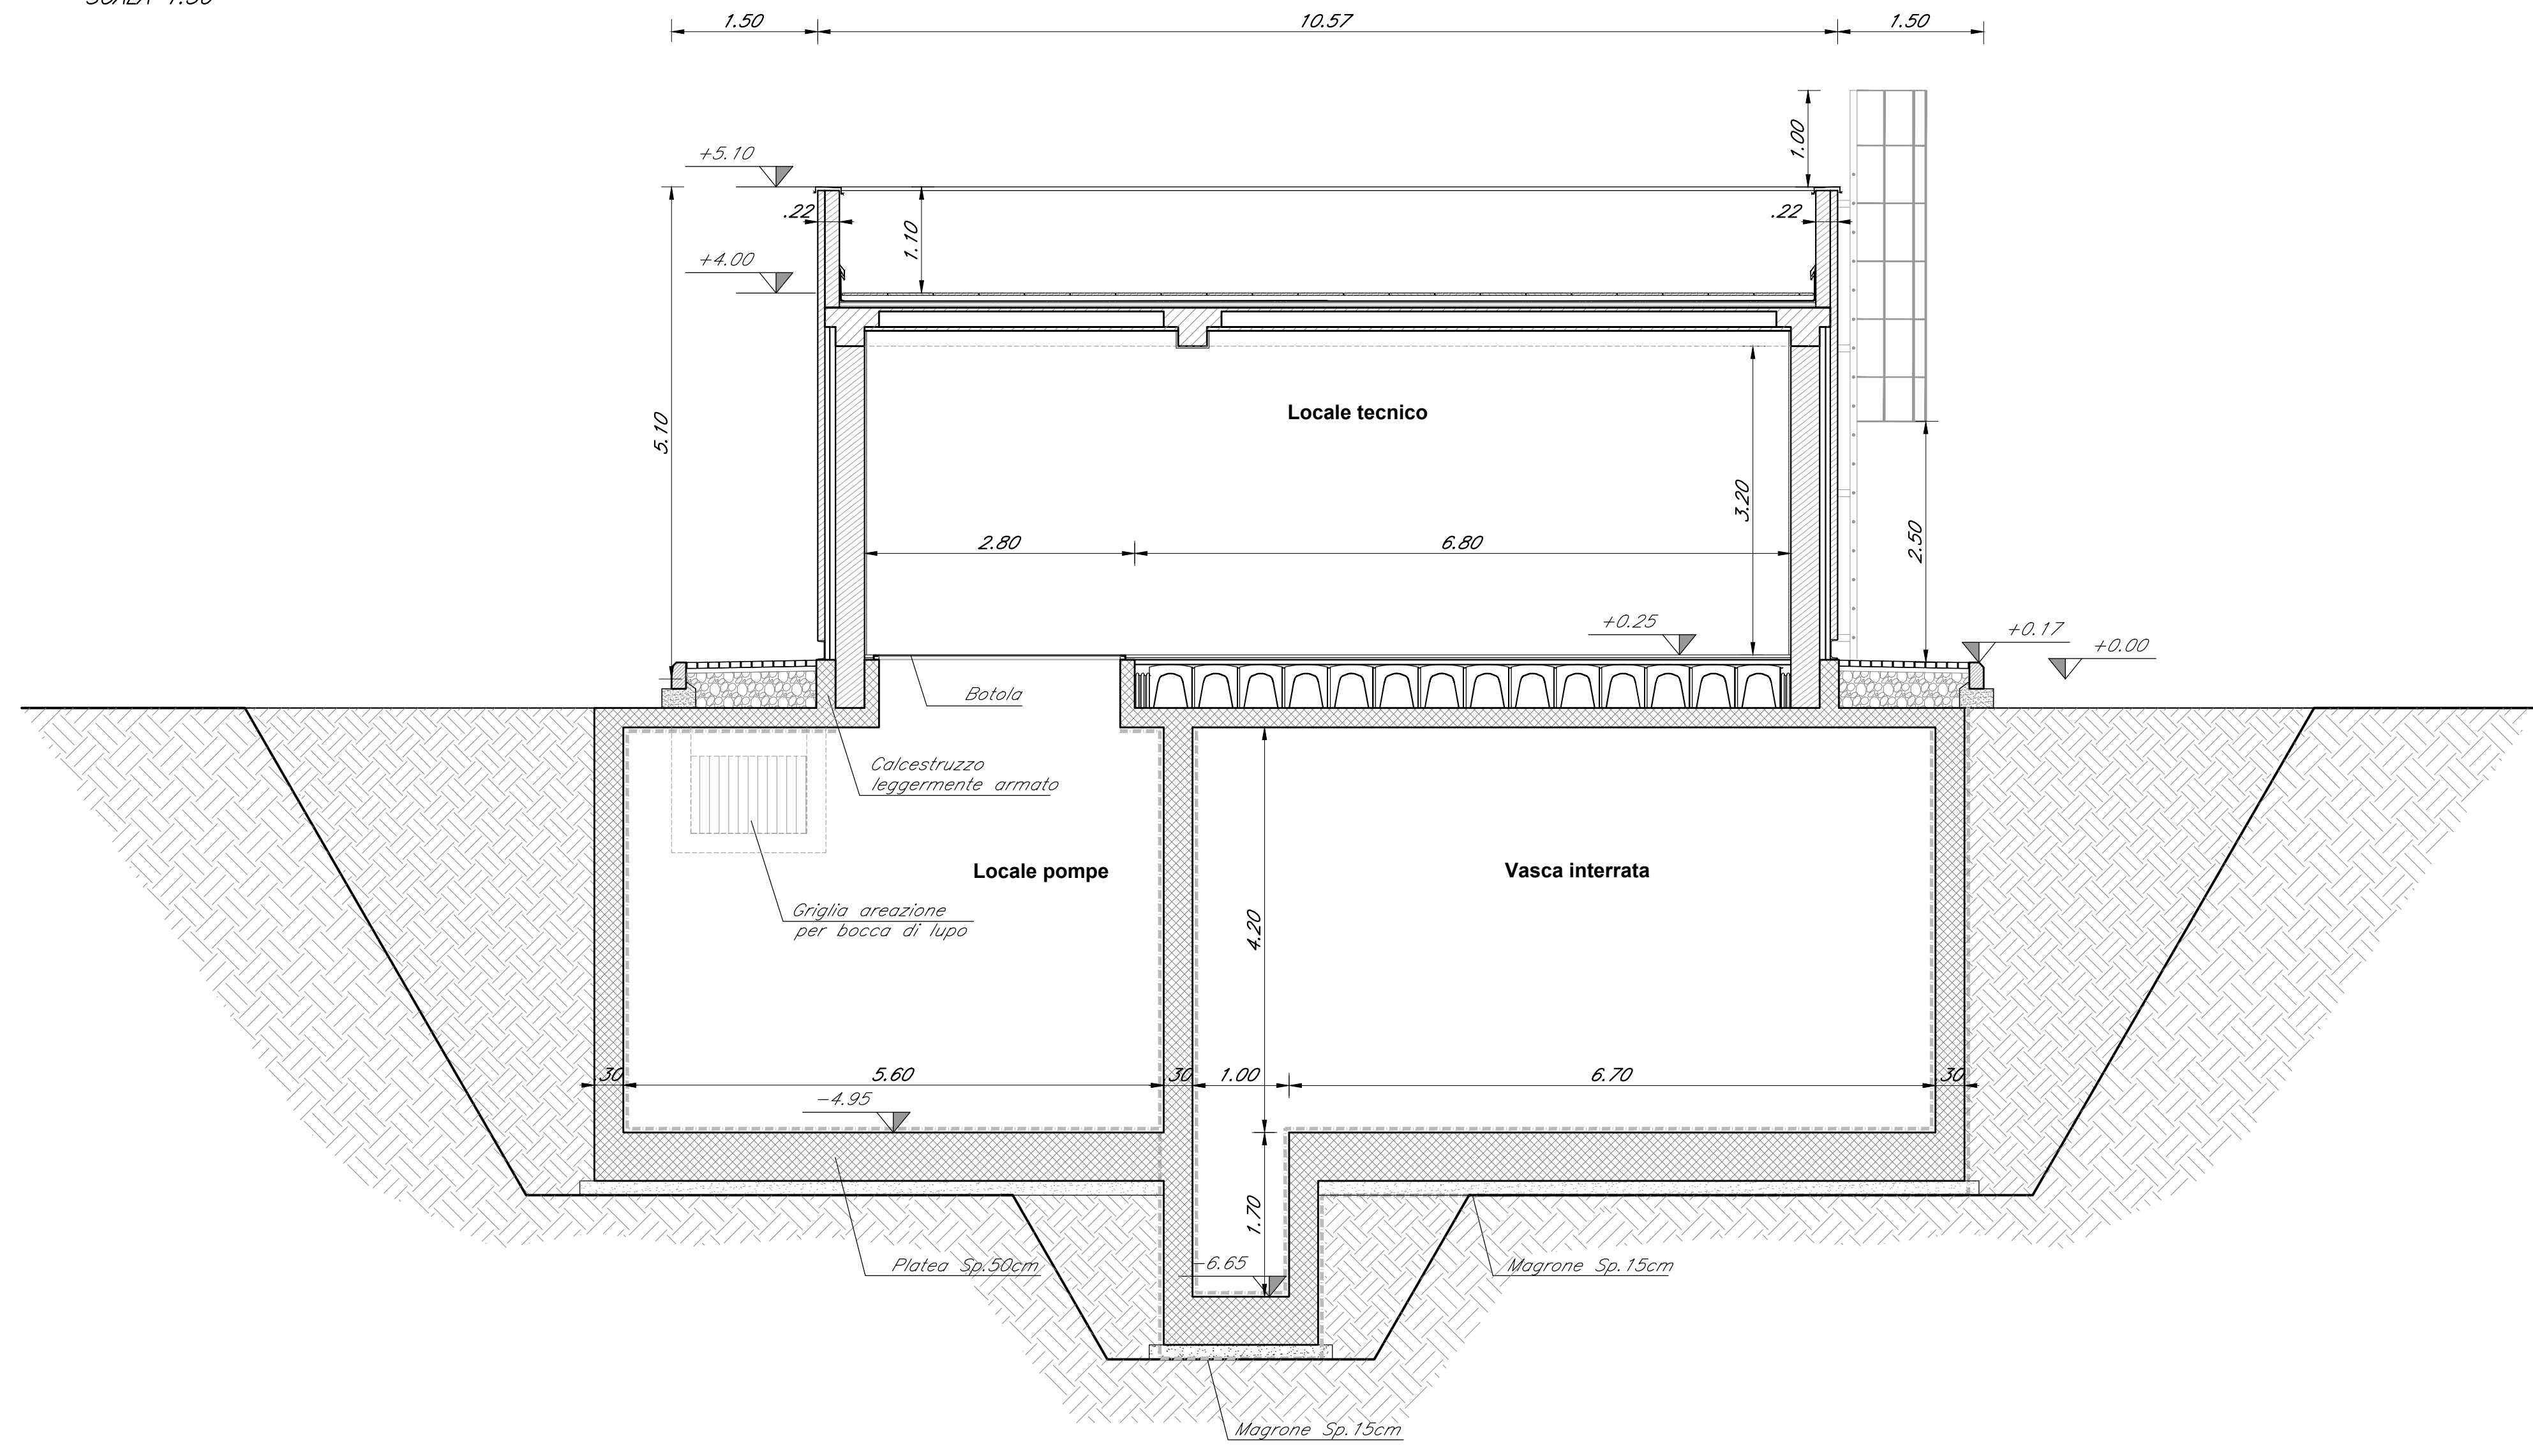


SEZIONE B-B
SCALA 1:50

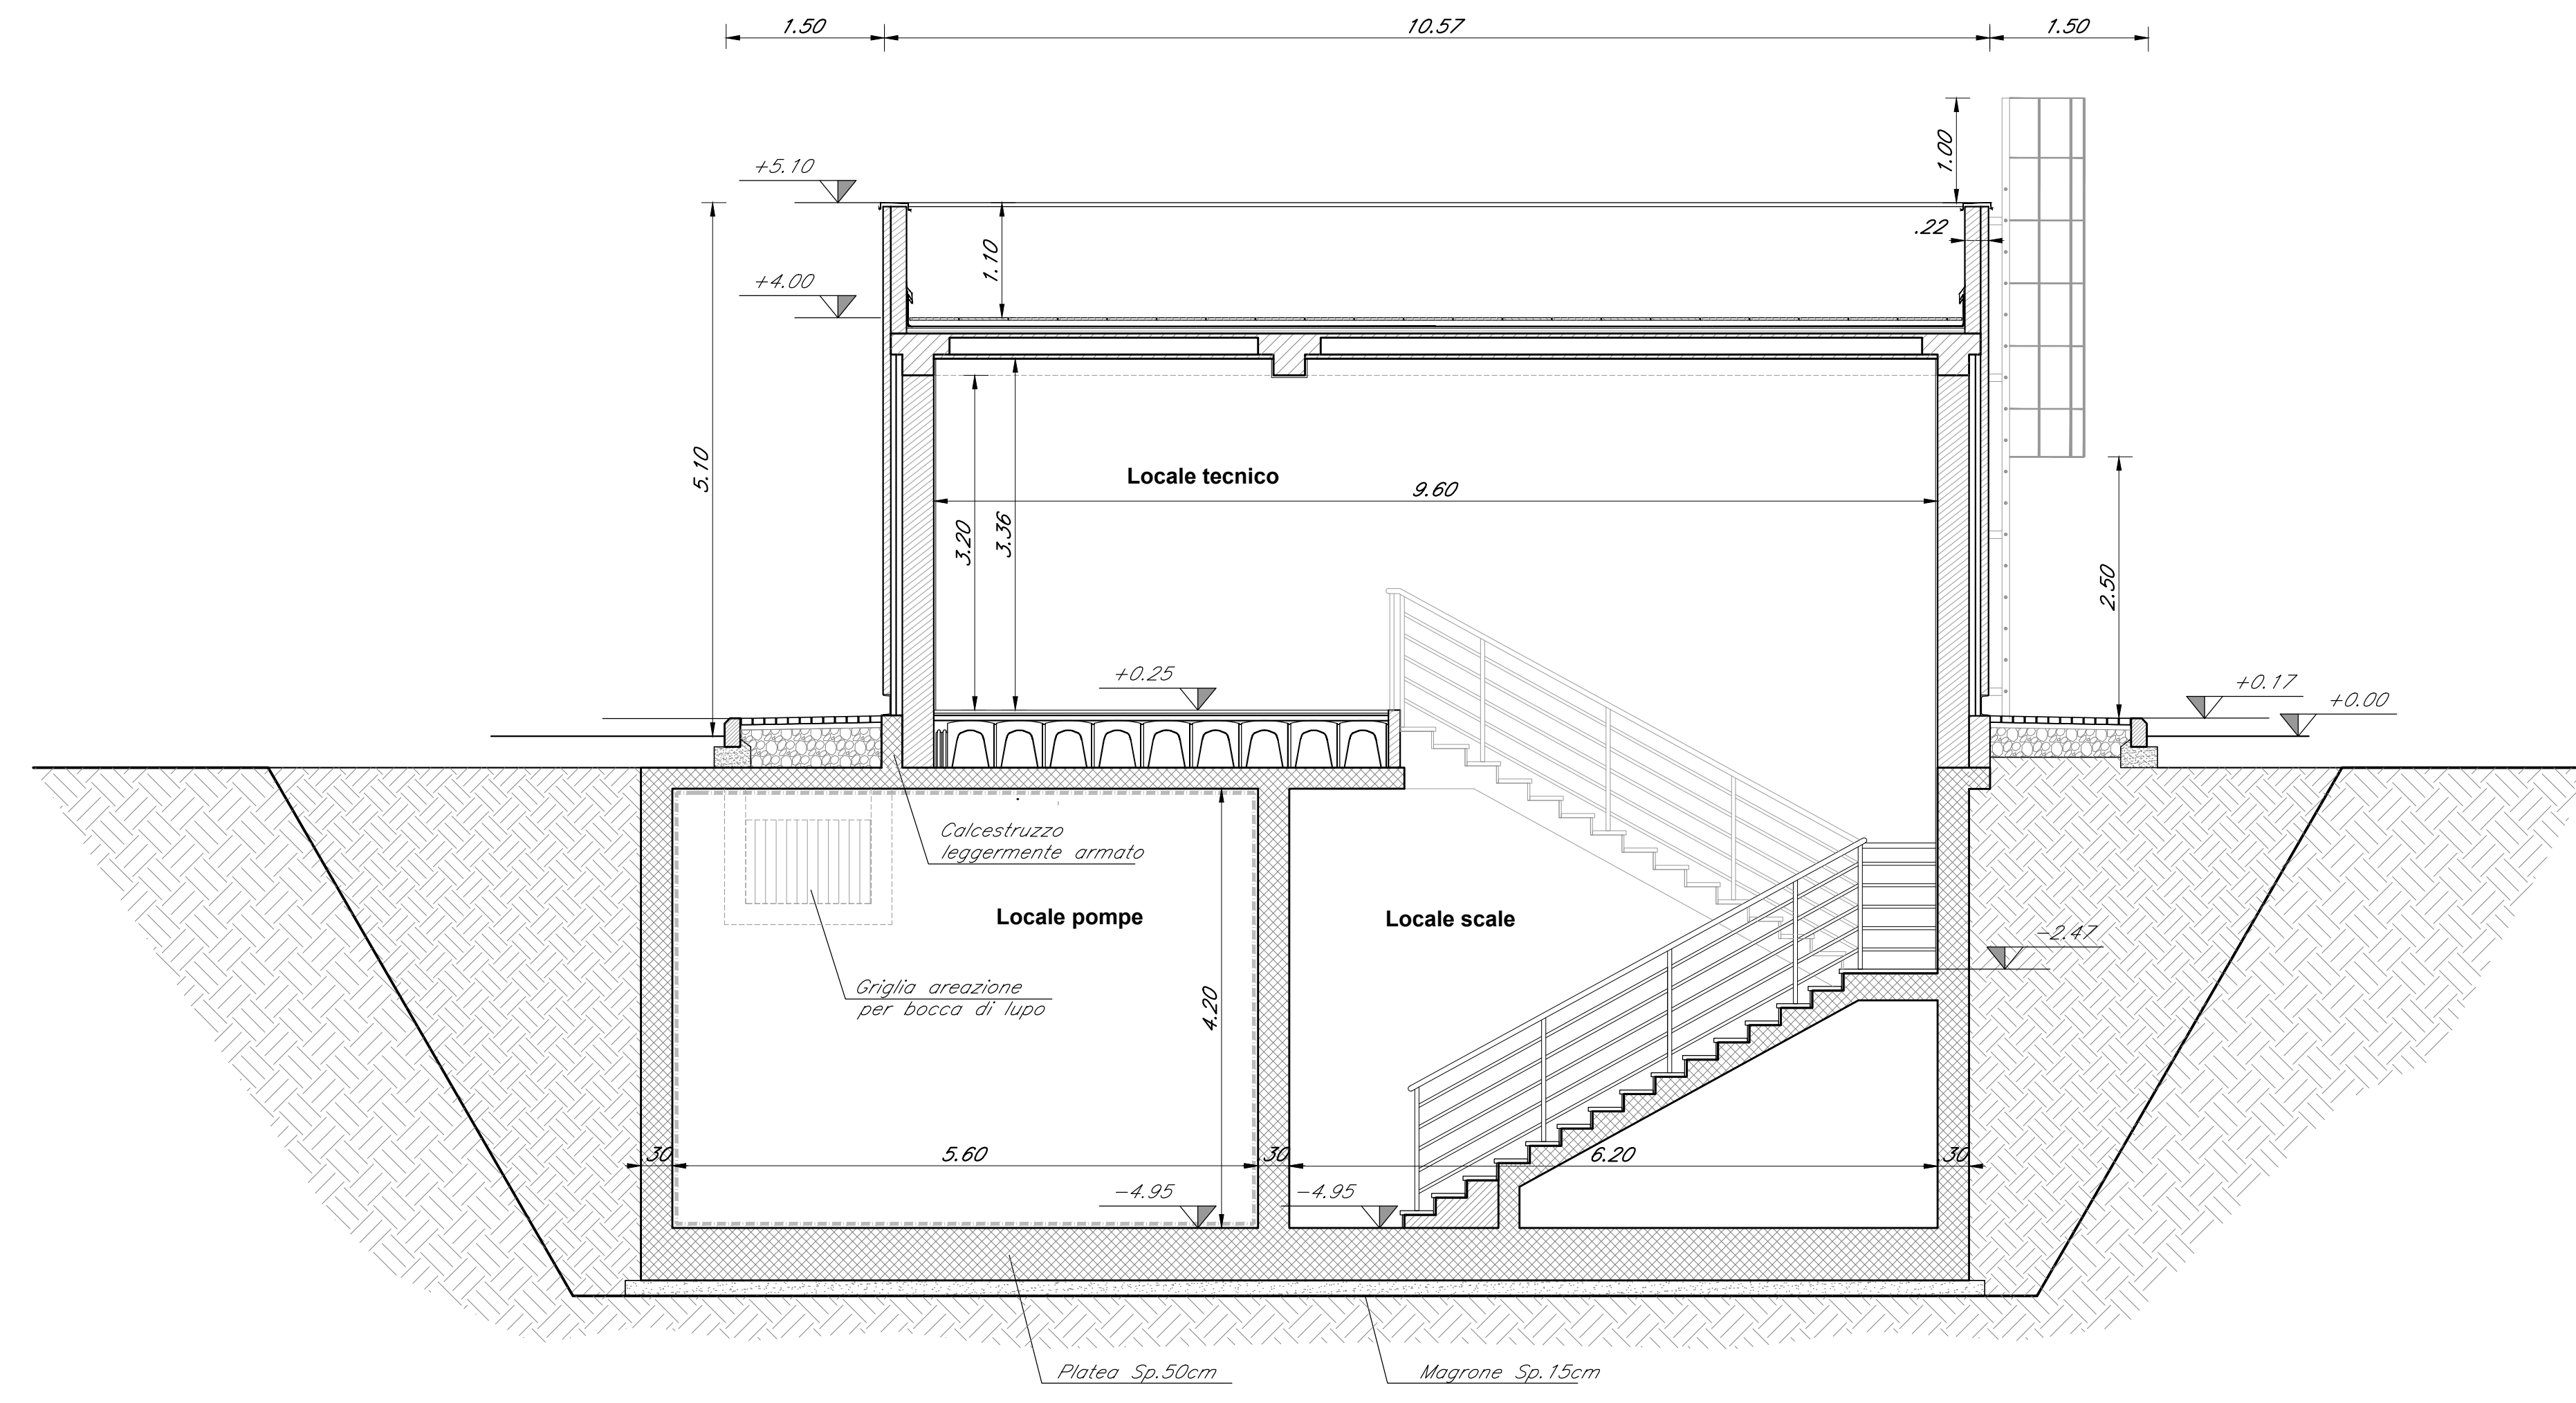


SEZIONE C-C
SCALA 1:50

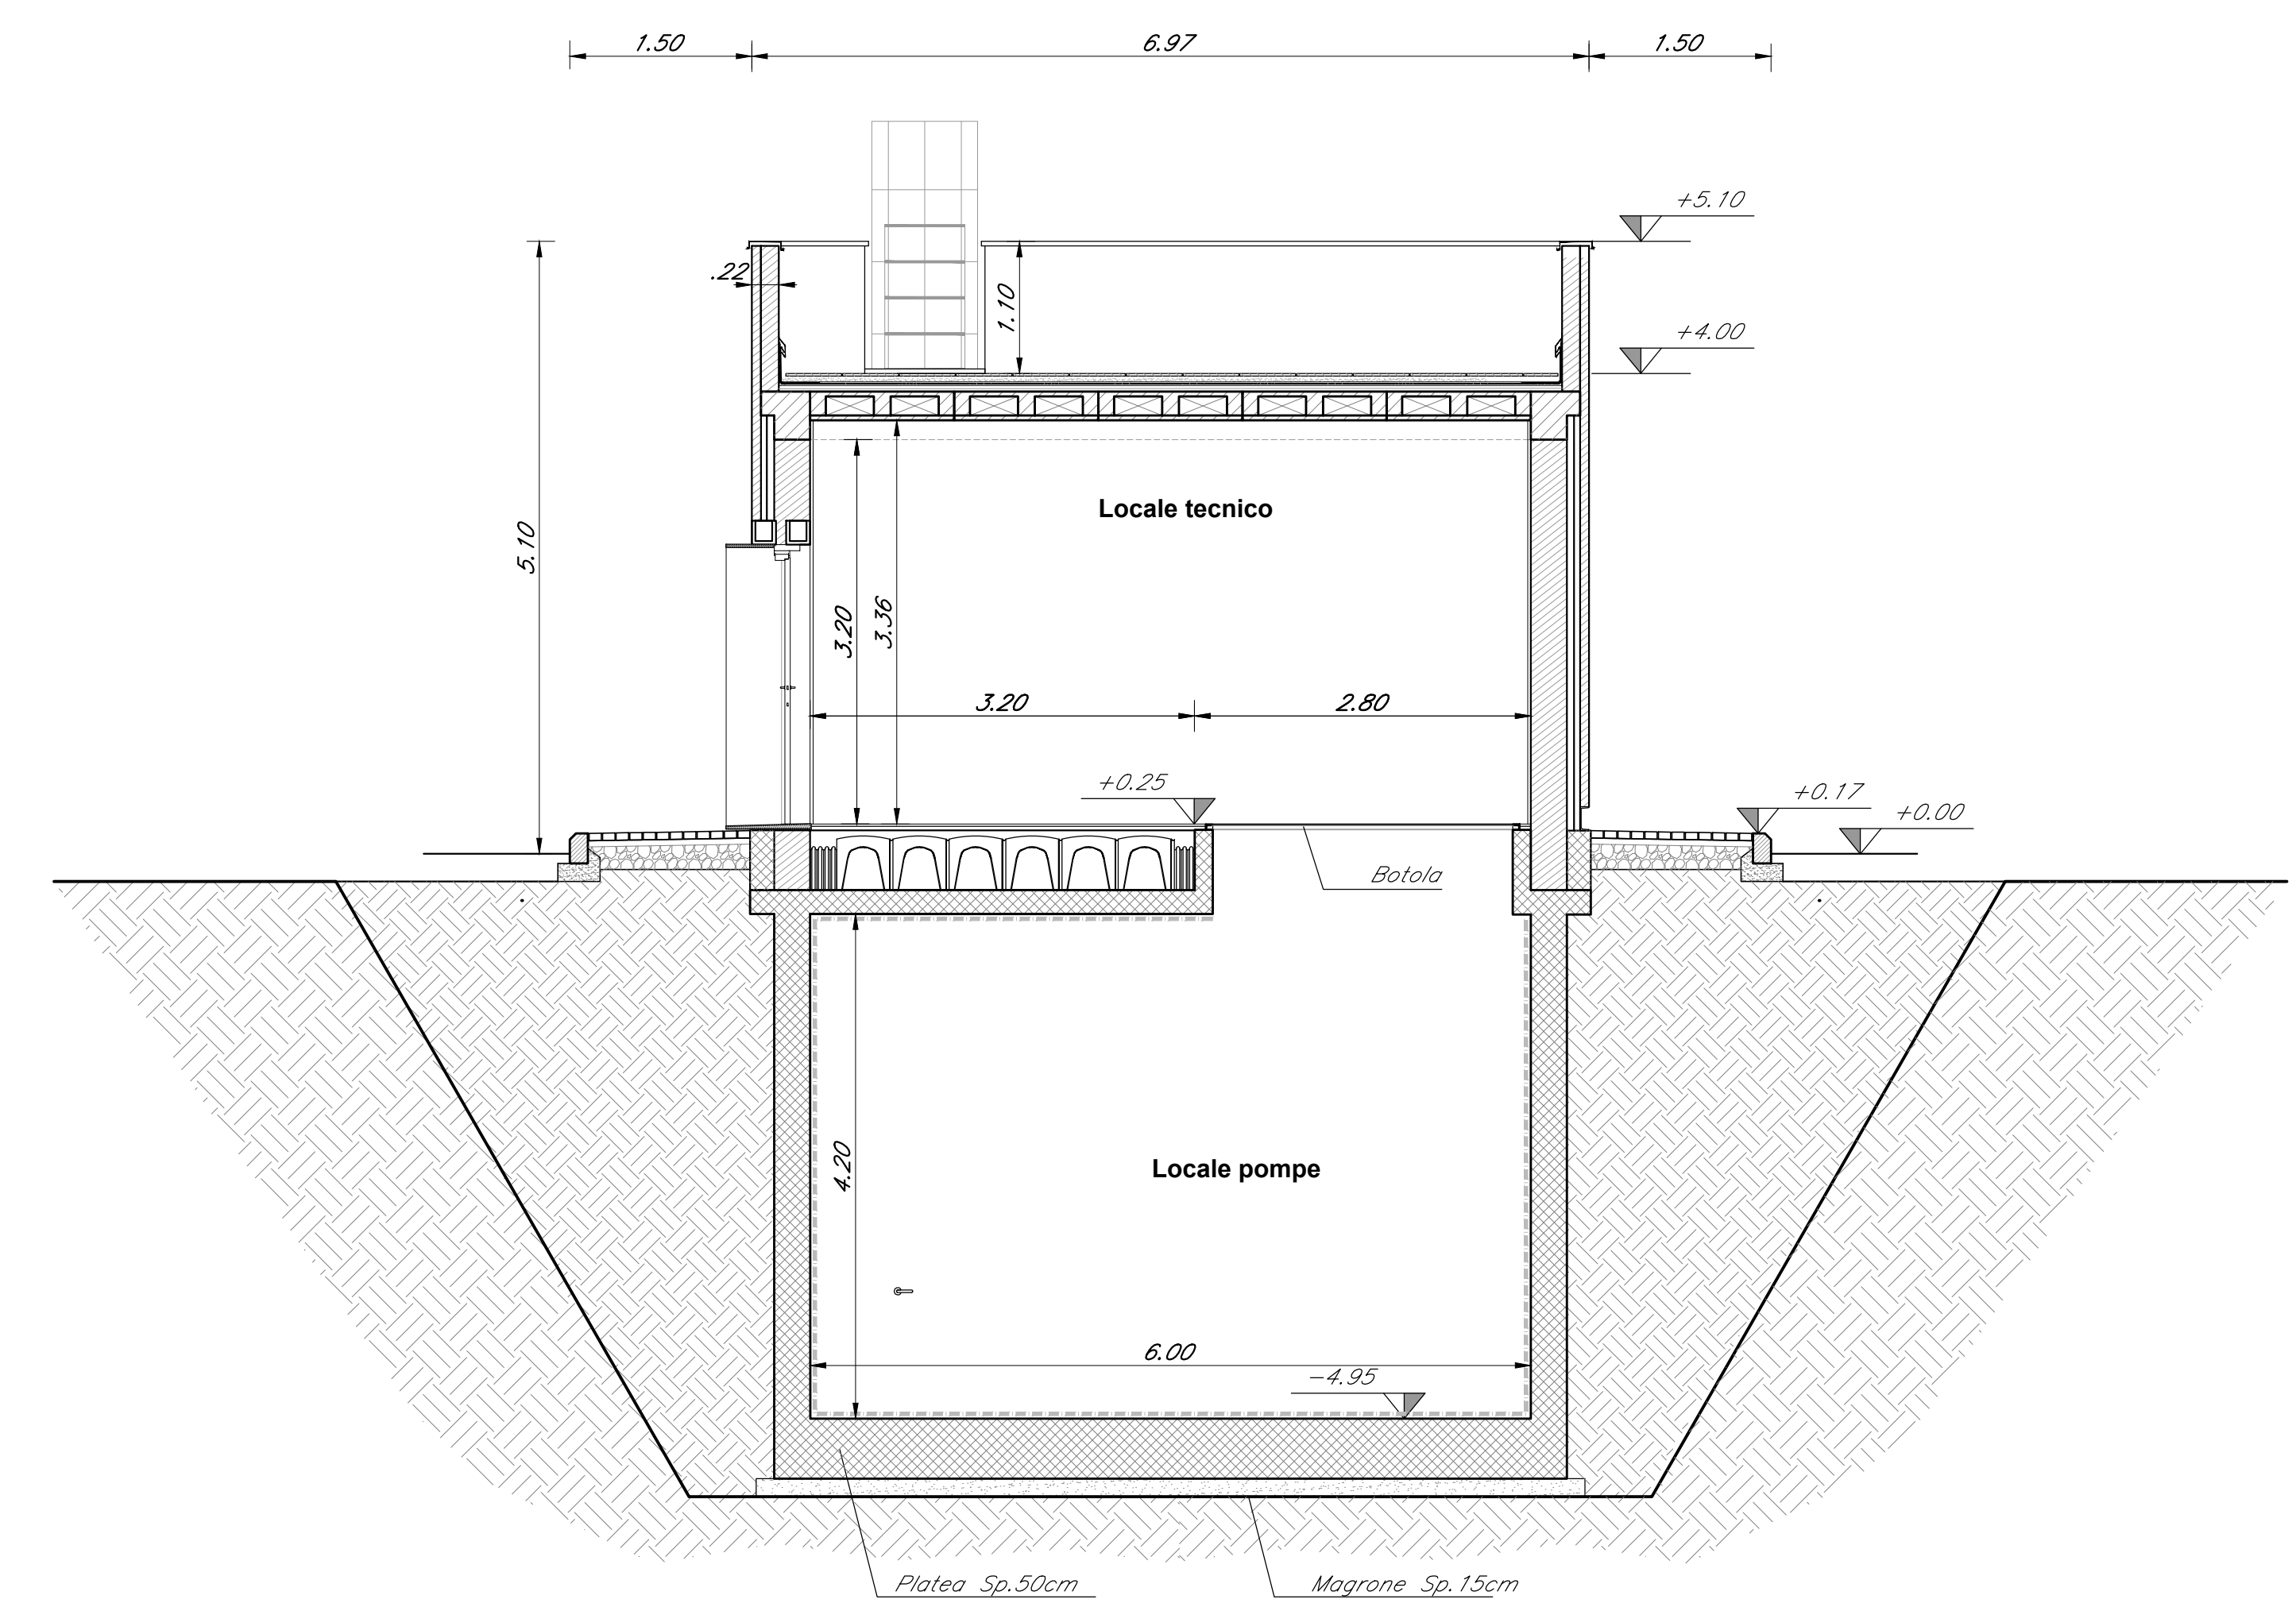


PROSPETTO P1
SCALA 1:50

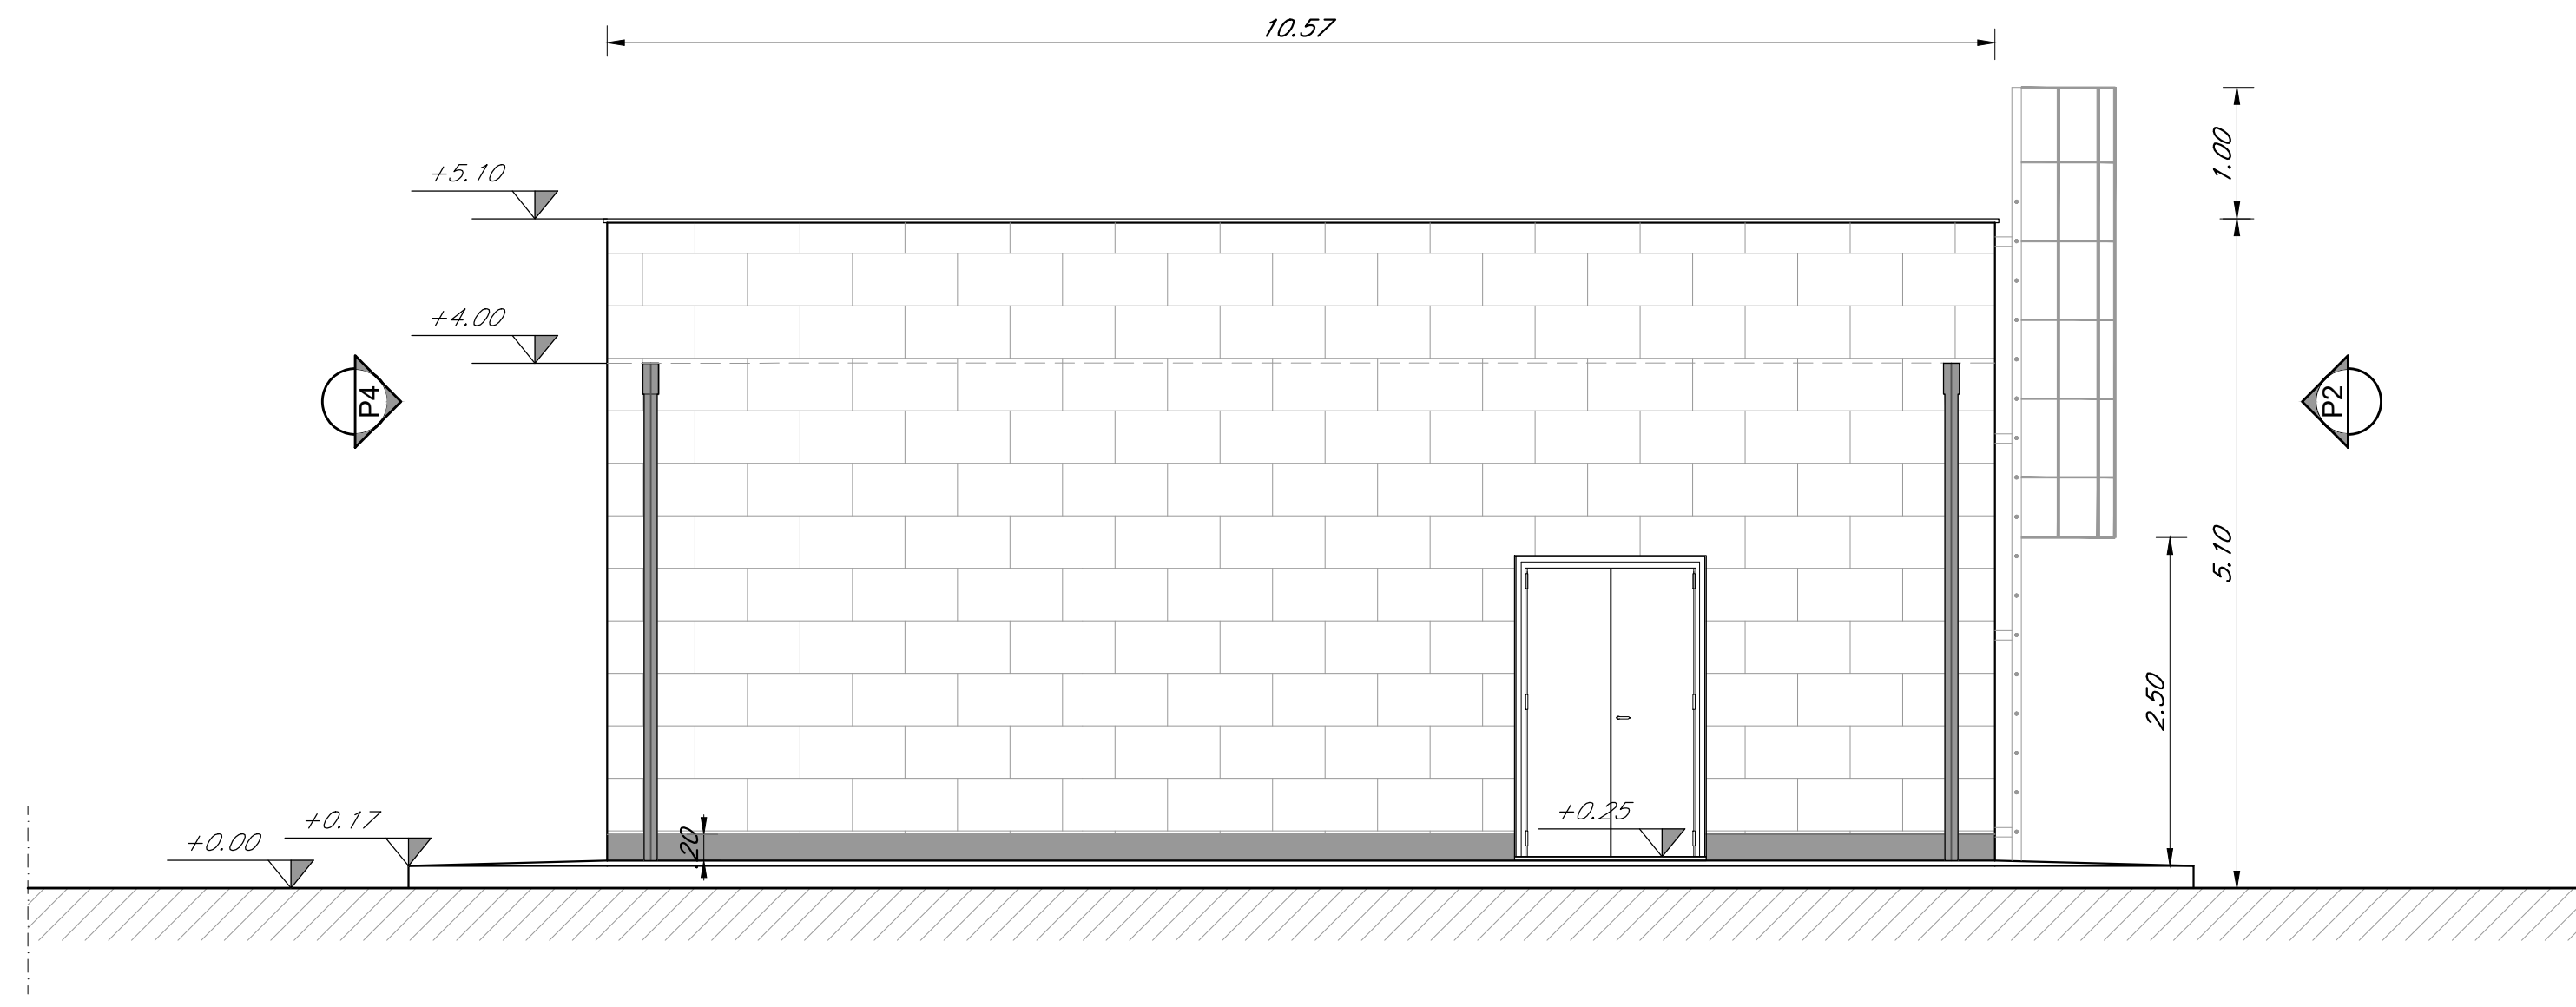


PROSPETTO P2
SCALA 1:50

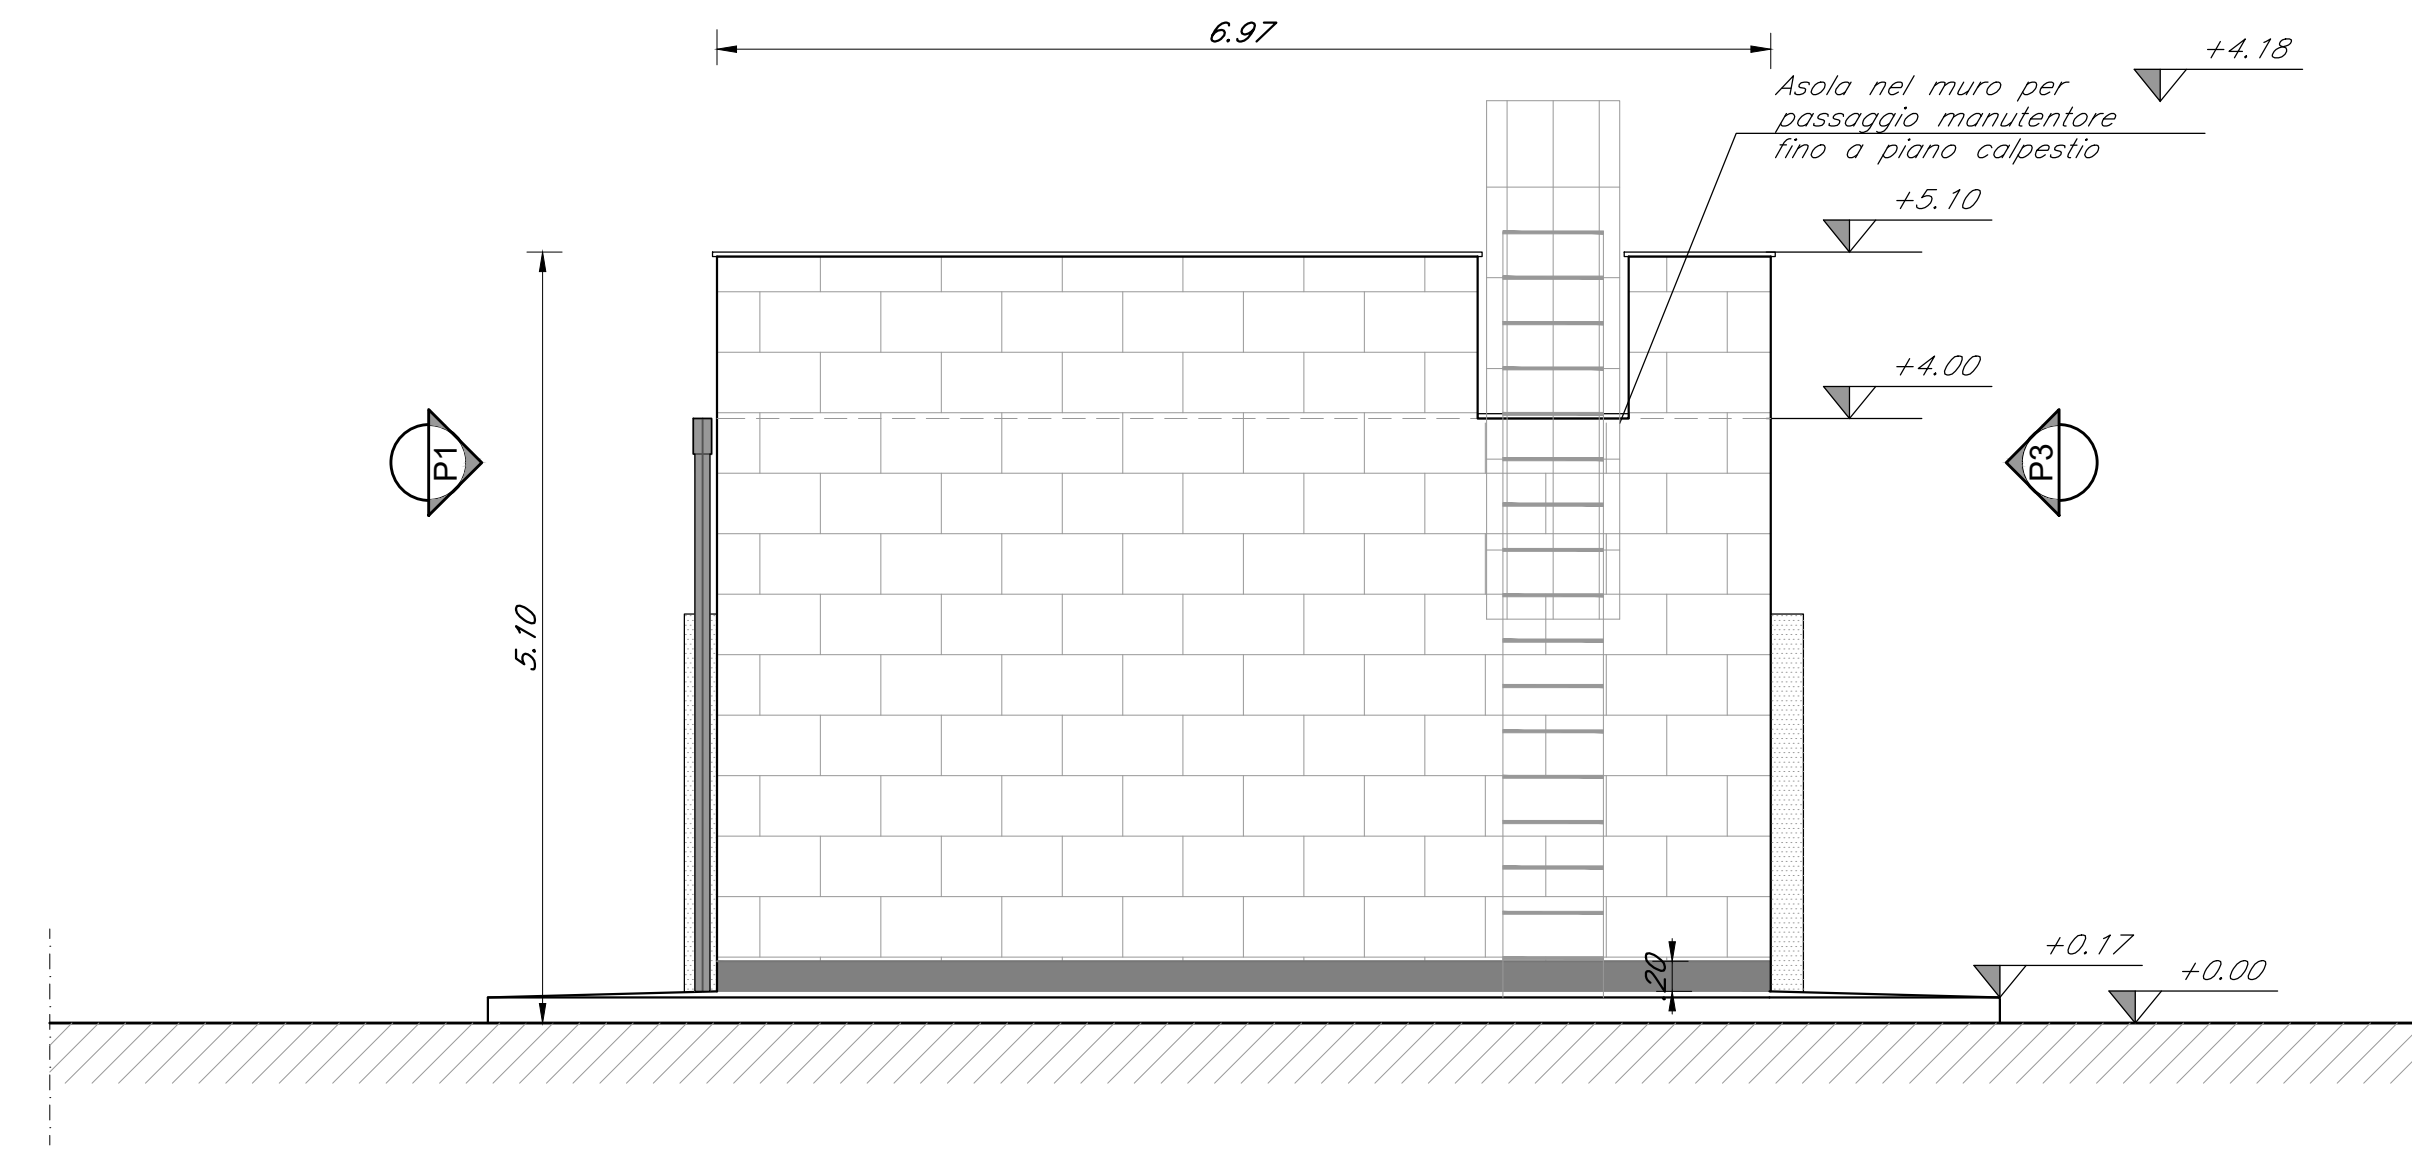

PROSPETTO P3
SCALA 1:50

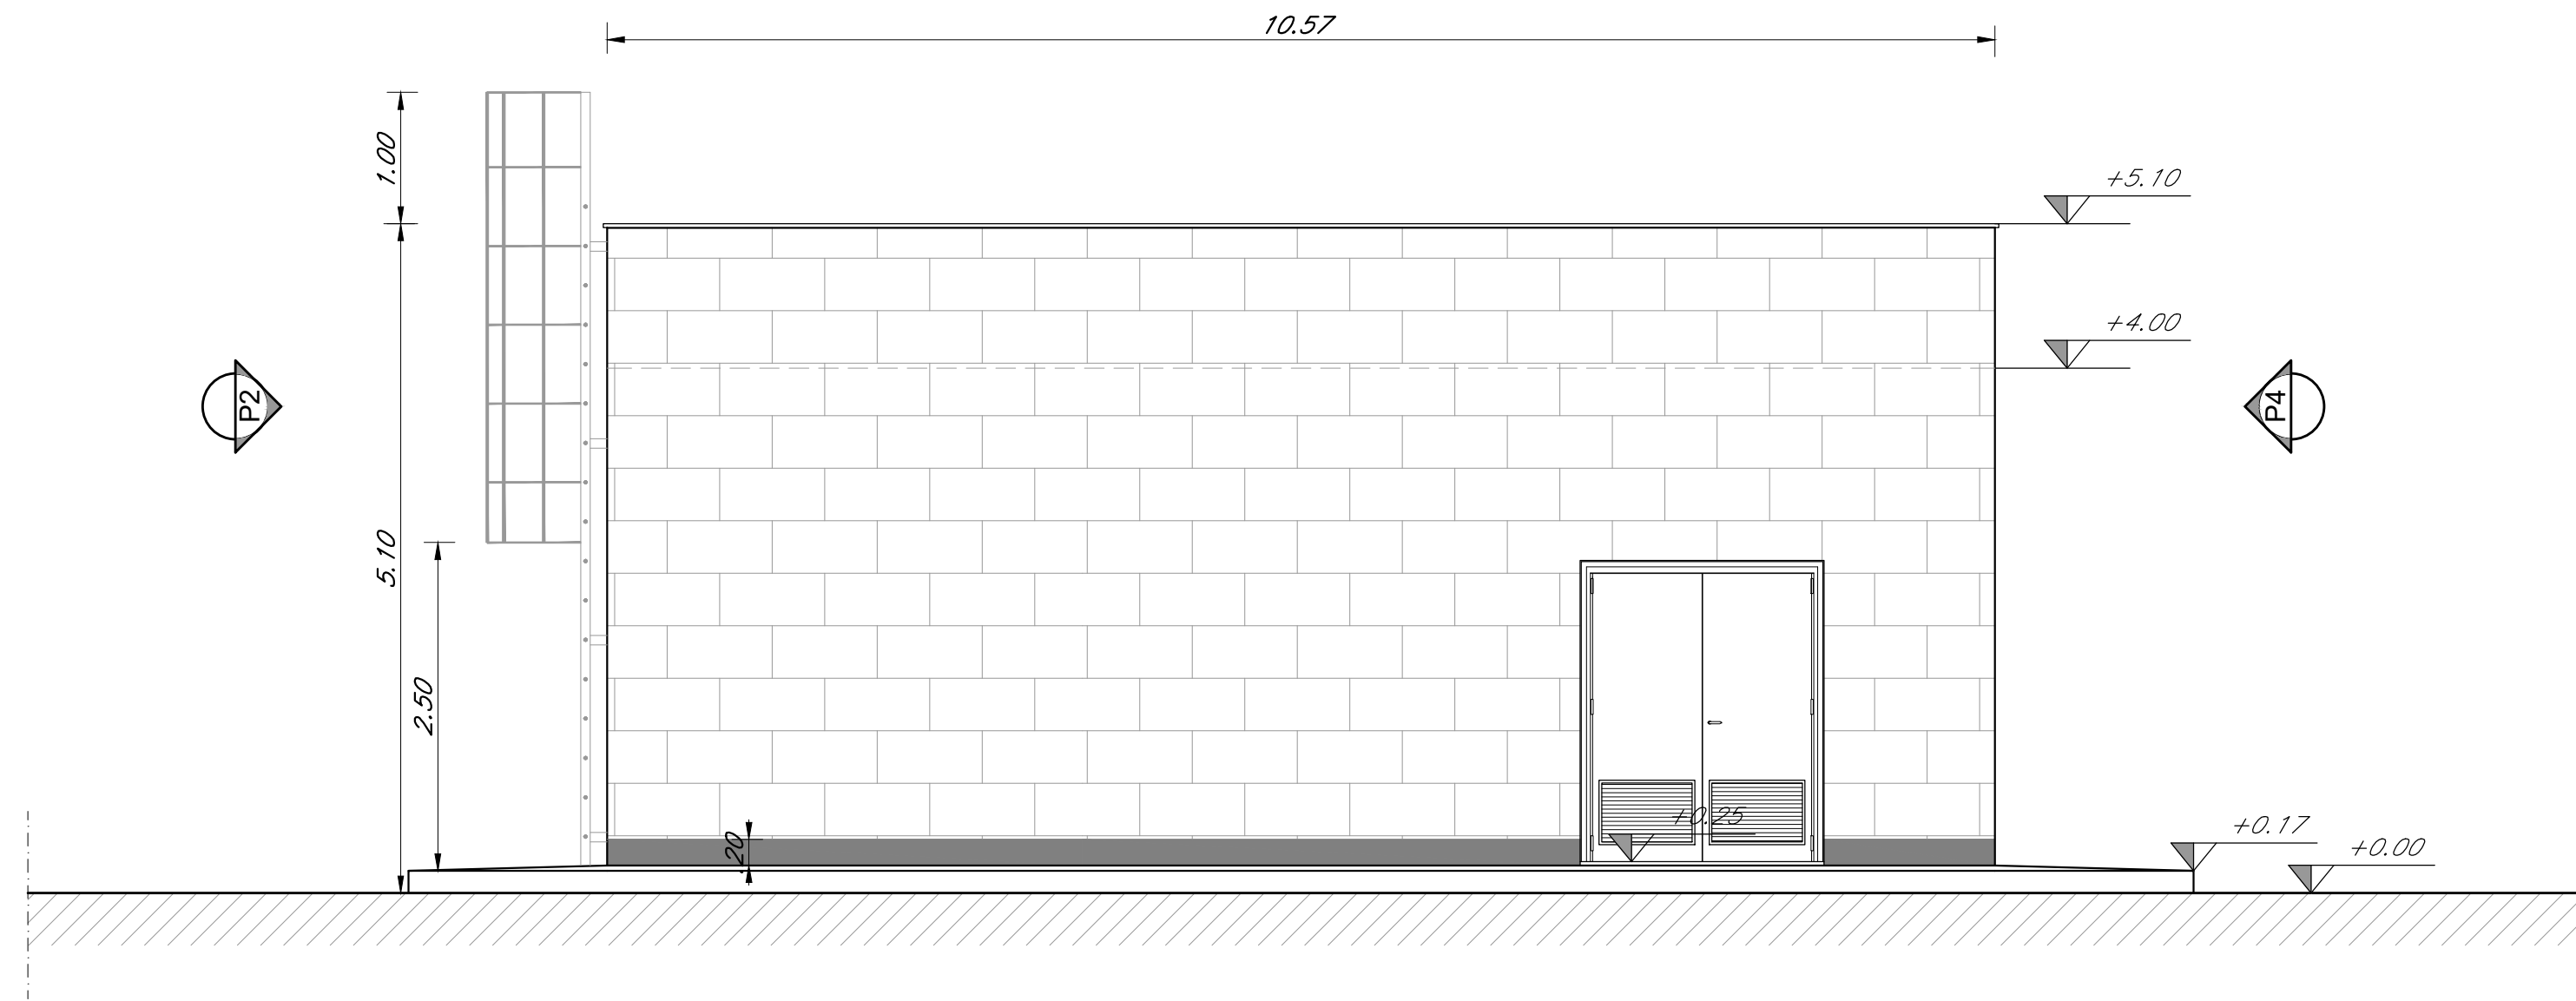

PROSPETTO P4
SCALA 1:50

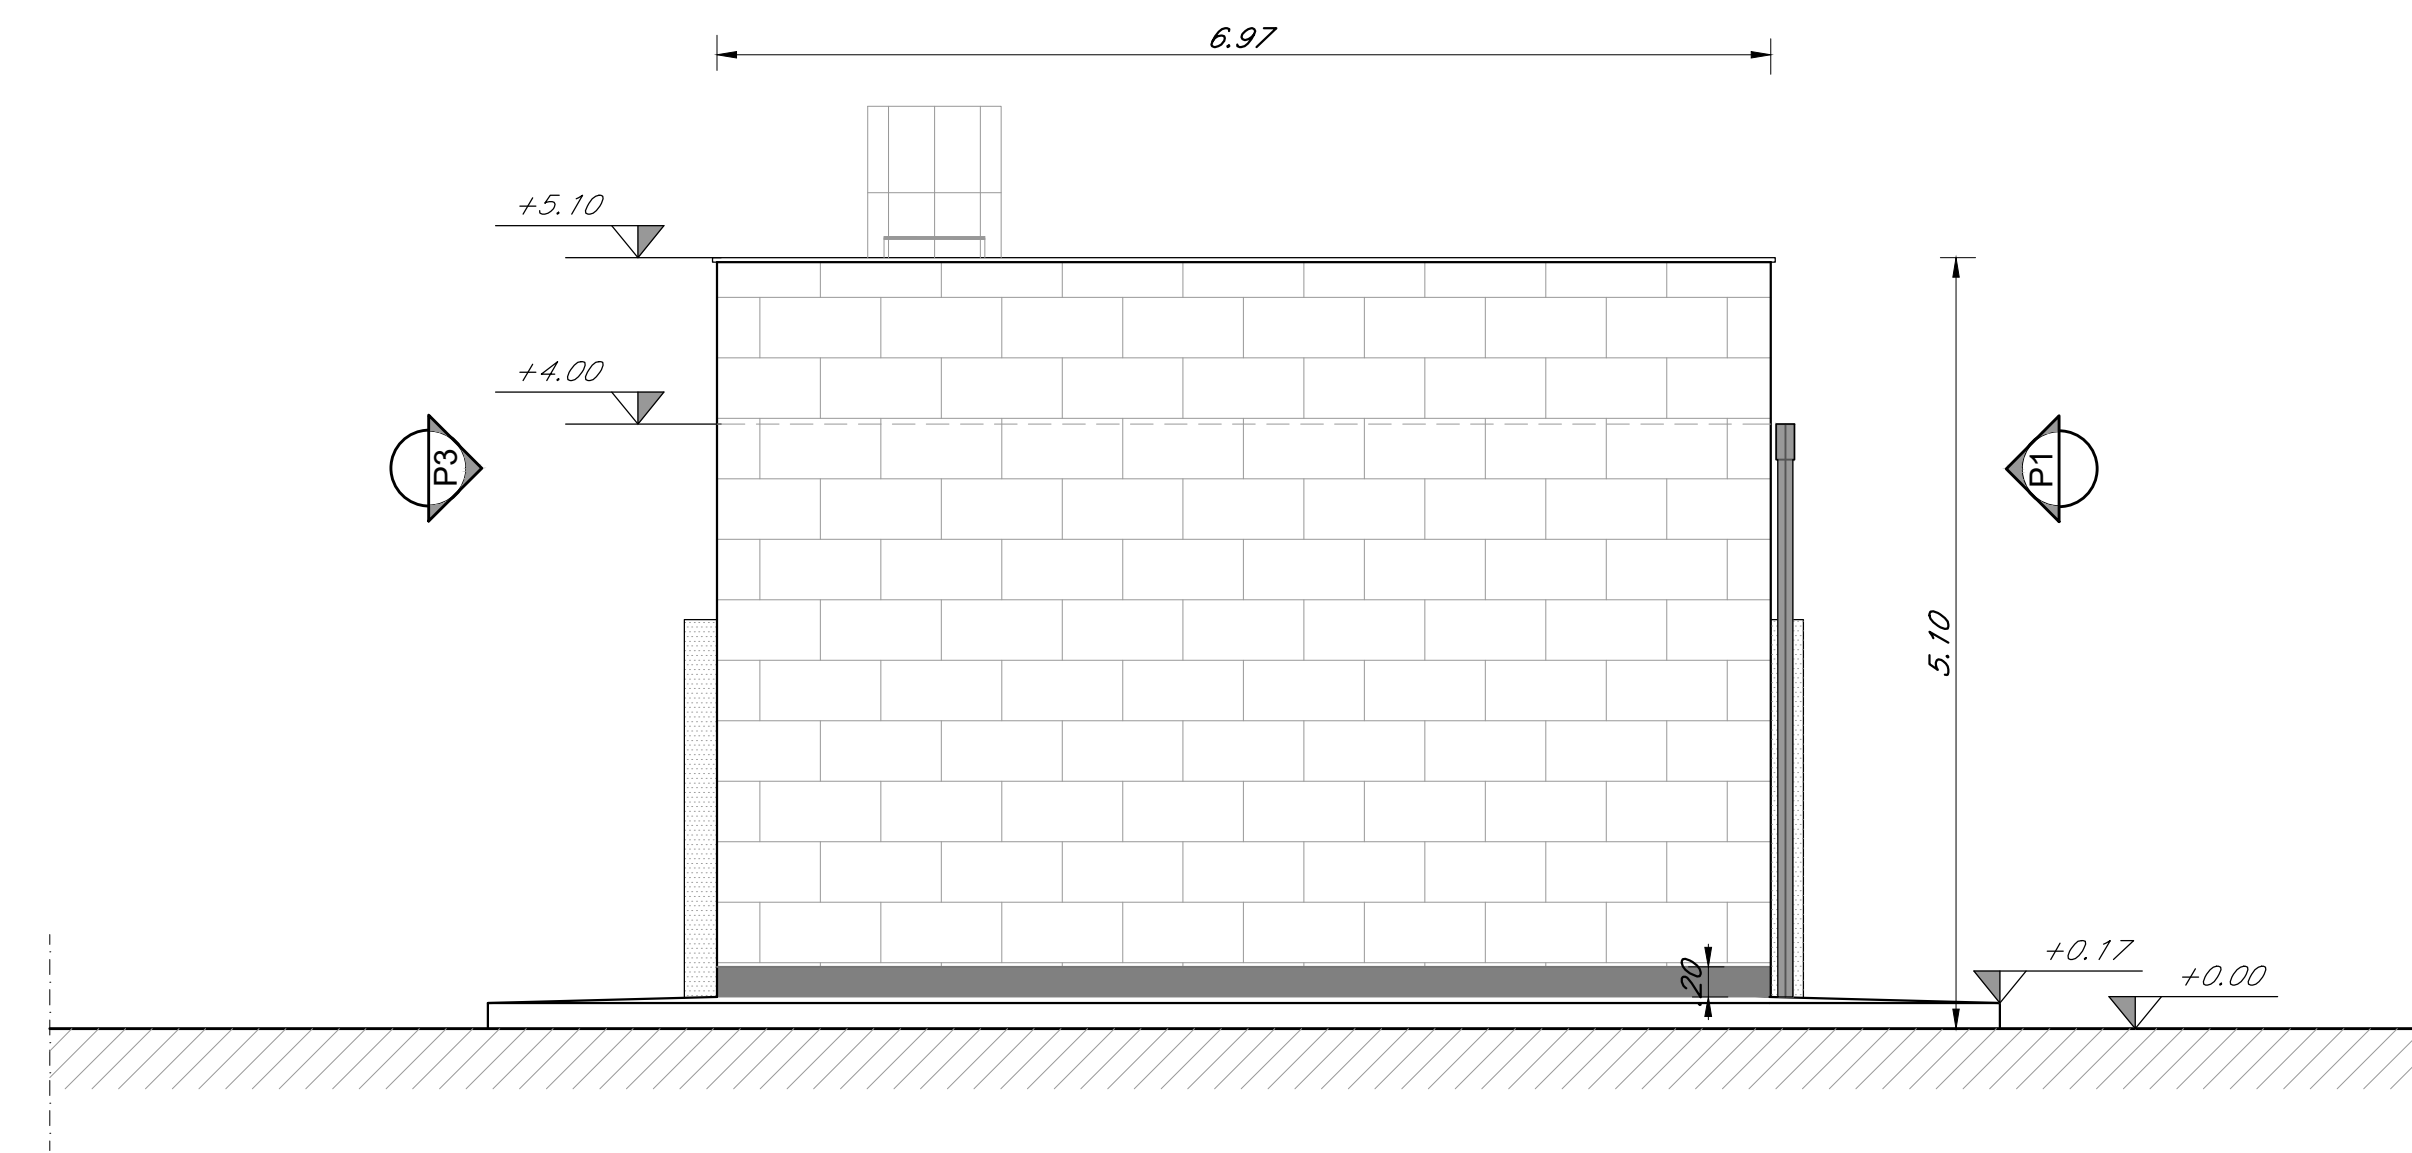

COMMITTENTE: **RFI** RETE FERROVIARIA ITALIANA GRUPPO FERROVIE DELLO STATO ITALIANO

PROGETTAZIONE: **ITALFERR** GRUPPO FERROVIE DELLO STATO ITALIANO

U.O. COORDINAMENTO DI SISTEMA PFTE

PROGETTO DI FATTIBILITA' TECNICA ED ECONOMICA

LINEA SALERNO - REGGIO CALABRIA
NUOVA LINEA AV SALERNO - REGGIO CALABRIA
LOTTO 1 BATTIPAGLIA - PRAIA
LOTTO 1C BUONABITACOLO - PRAIA

VIABILITA' DI ACCESSO AI PIAZZALI
 Fabbricati tecnologici
 Tipologico 2 Locale di pressurizzazione e impianto antincendio - E1 (FA-B): prospetto e sezioni

SCALA: 1:50

Rev.	Descrizione	Redatto	Data	Verificato	Data	Approvato	Data	Autorizzato	Data
A	Emissione esecutiva	[Firma]	26/03/21	[Firma]	26/03/21	[Firma]	26/03/21	[Firma]	26/03/21

File: RC2A.B.1.R.14.PB.FA.00.0.0.004.A In Elaborazione