



ELETTRODOTTI IN M.T.
IN ARRIVO DA IMPIANTO EOLICO

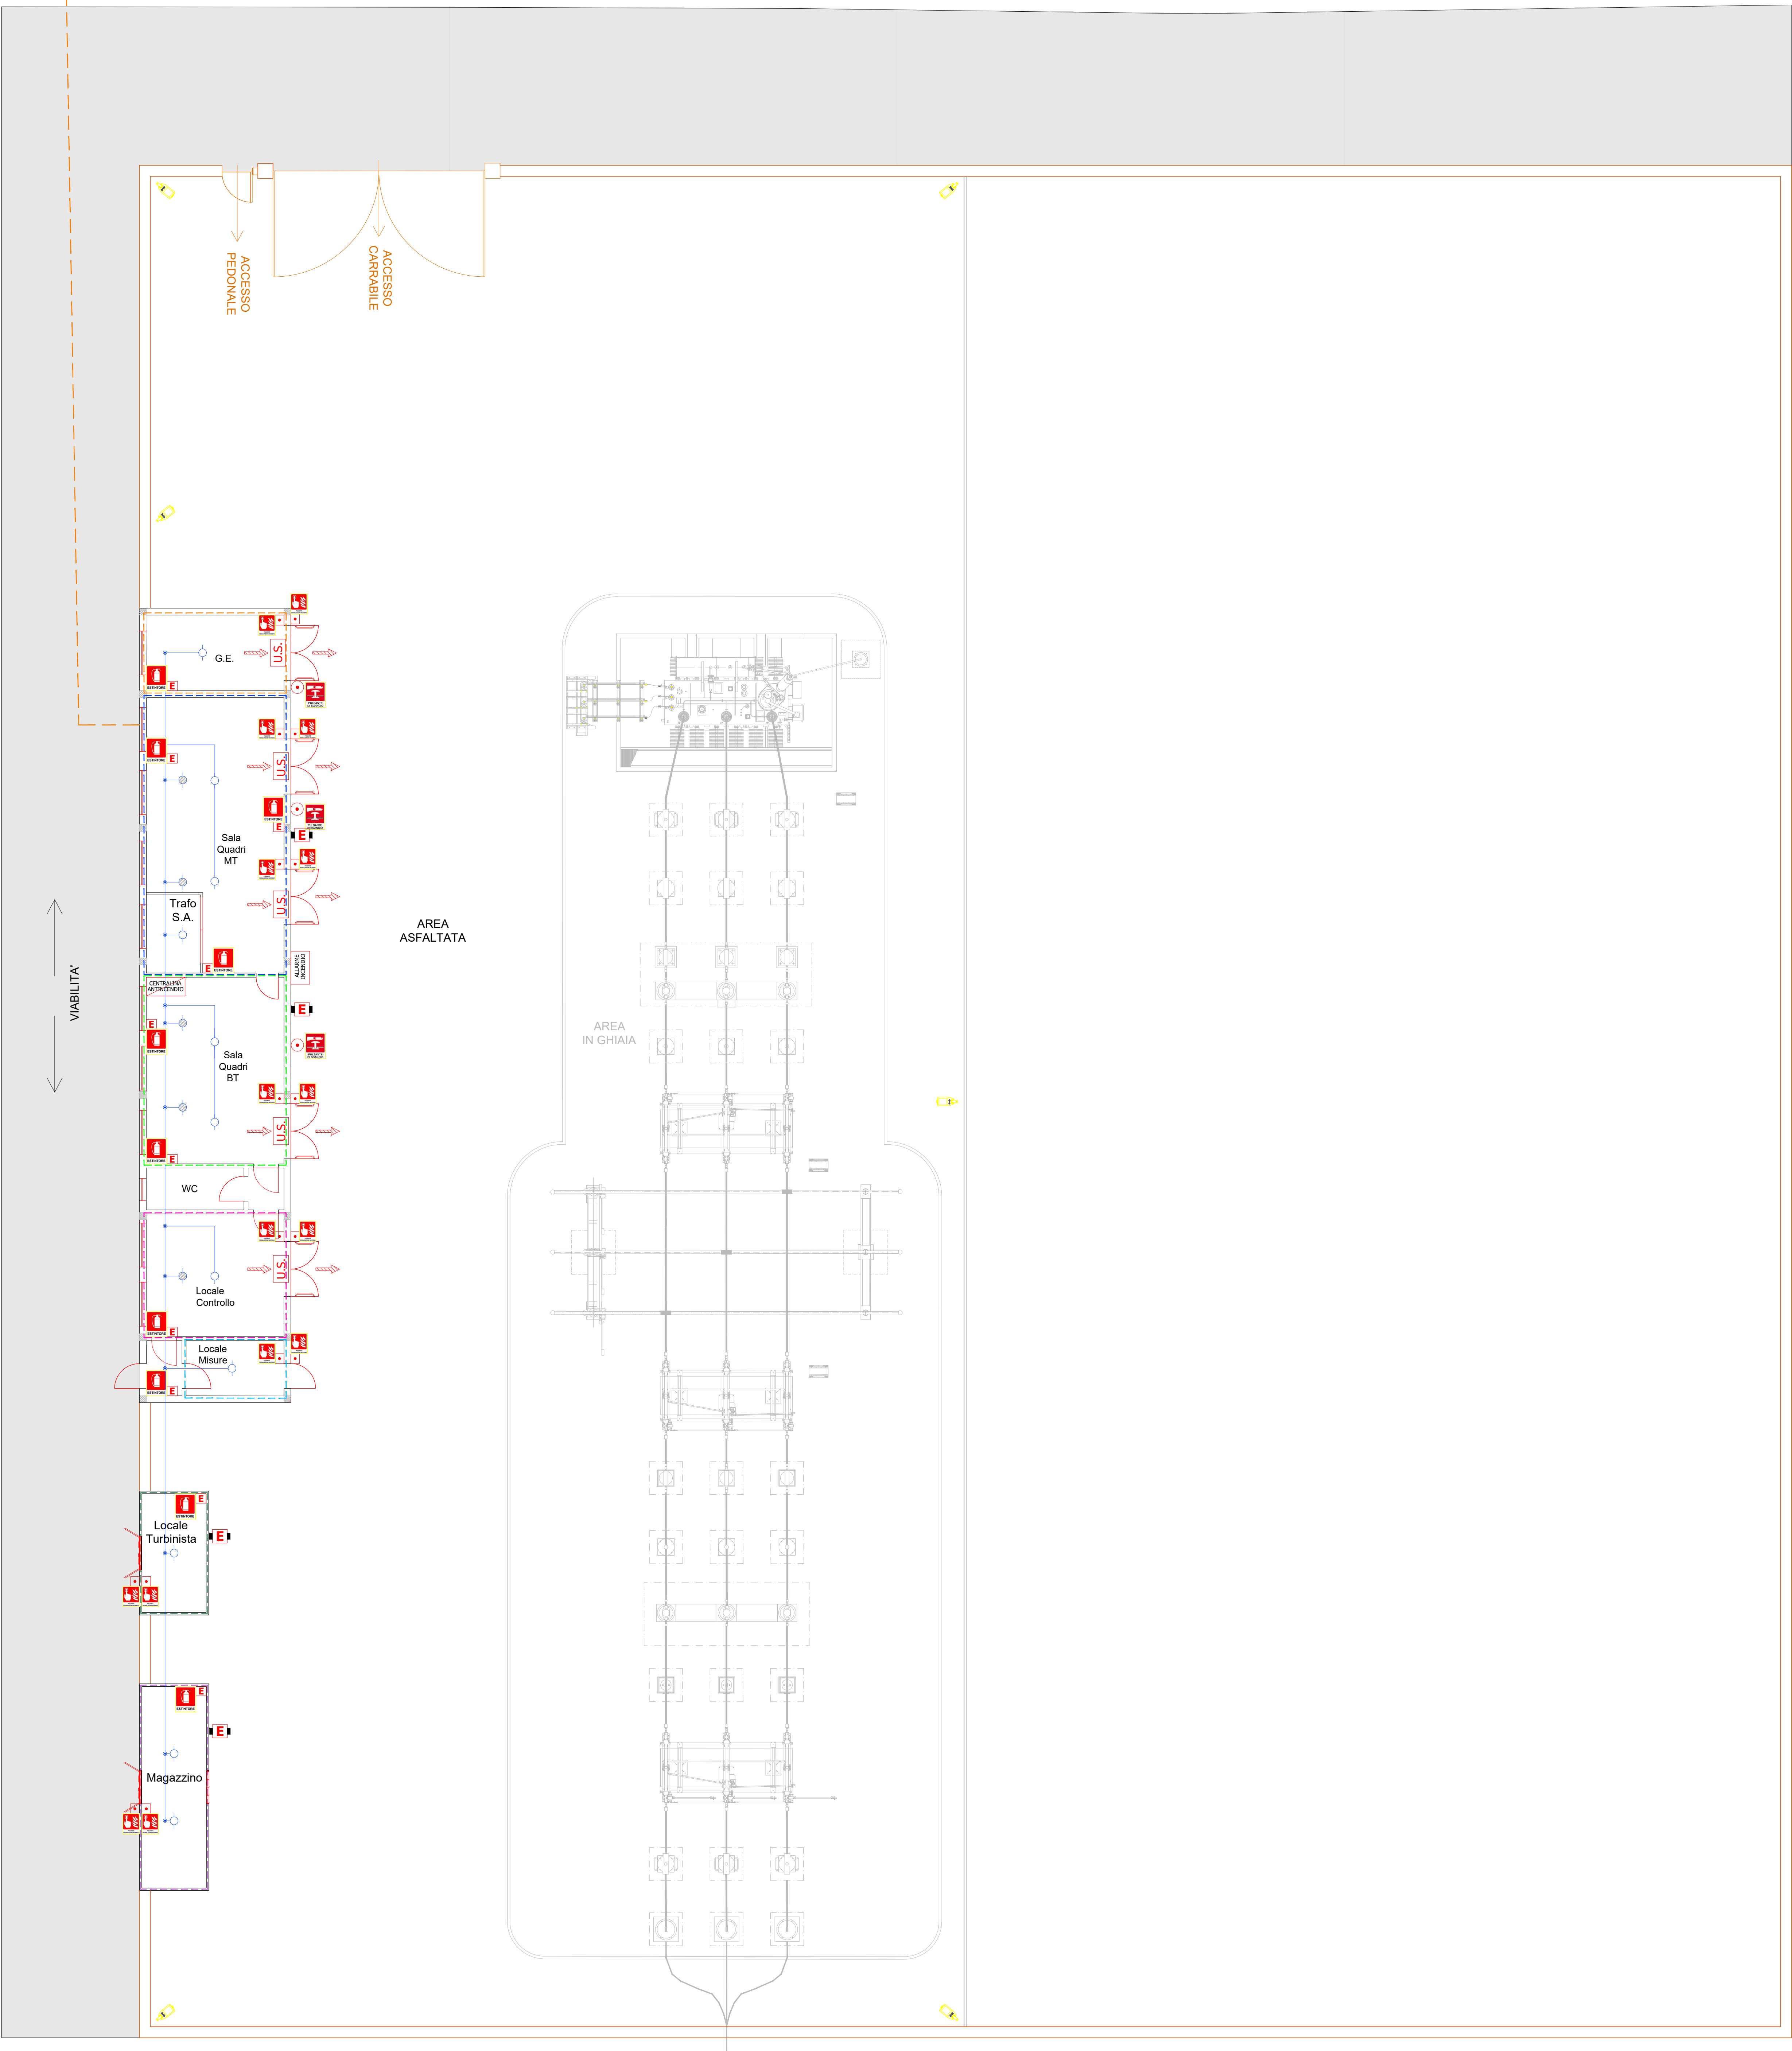

PLANIMETRIA SOTTOSTAZIONE ELETTRICA UTENTE
SCALA 1:100

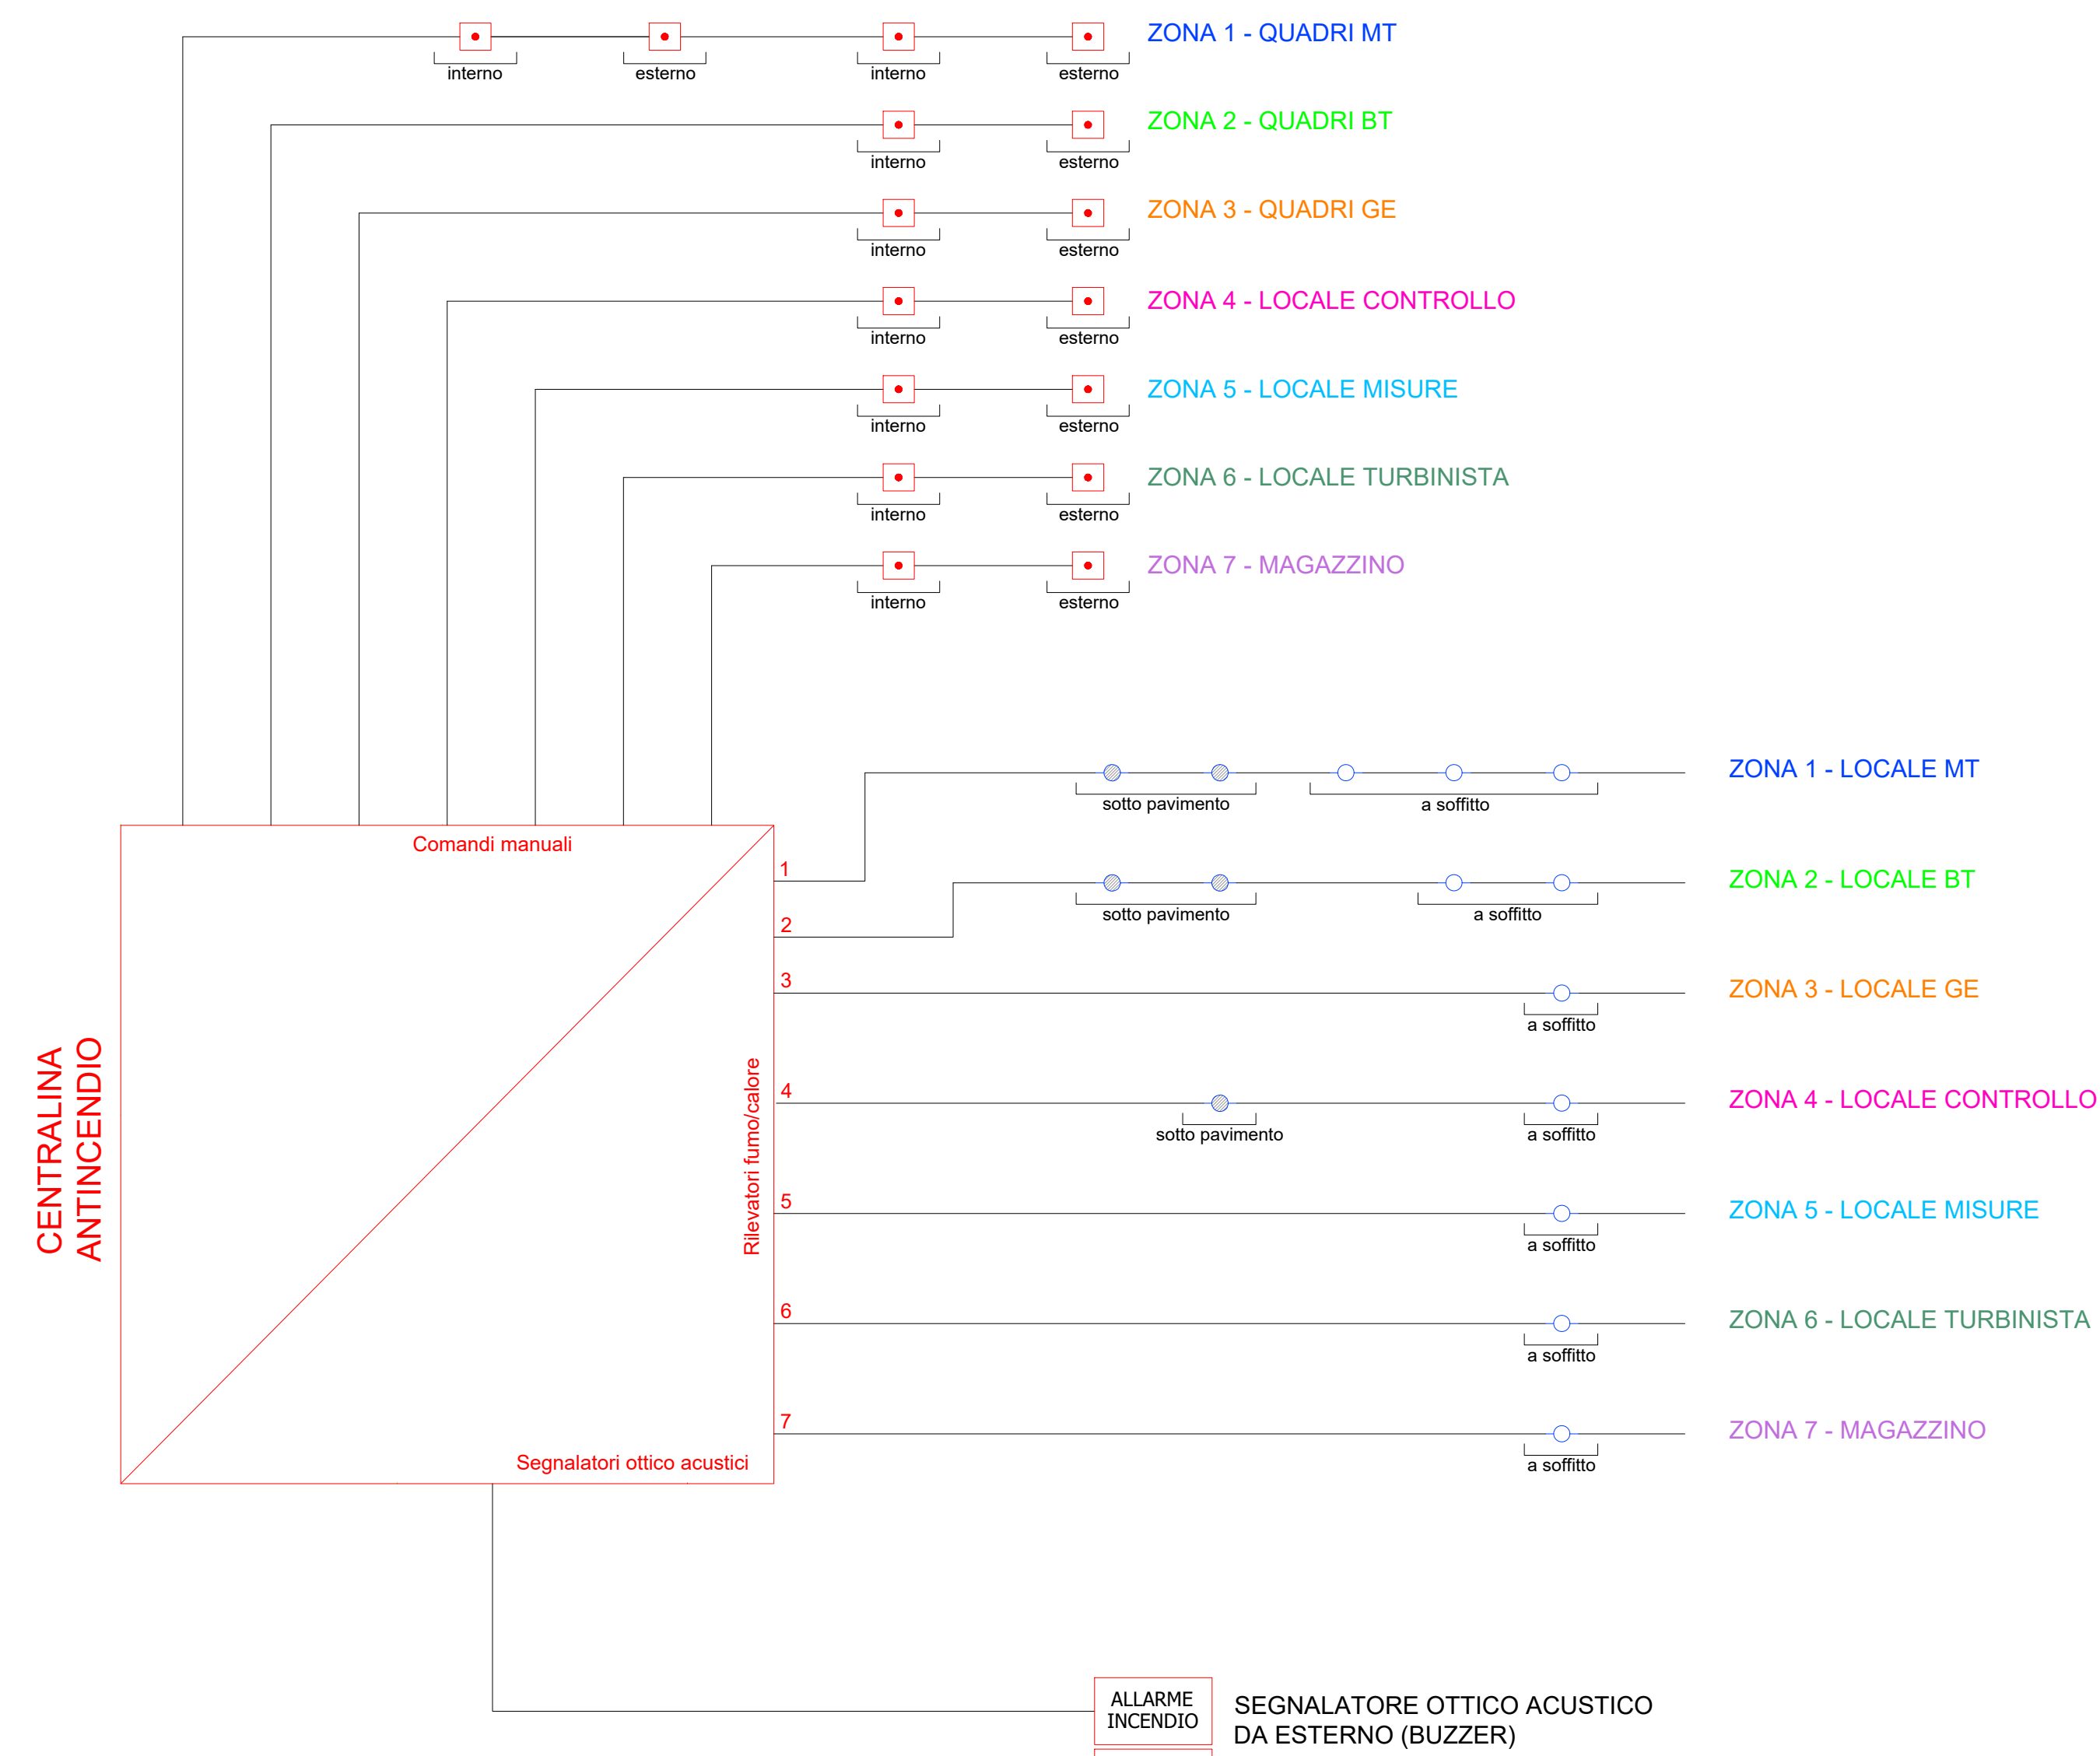

LEGENDA			
	Estintore portatile		Cartello "Pulsante allarme antincendio"
	Estintore carrellato		Cartello "Estintore"
	Rilevatore multicriterio fumo/calore a soffitto		Porta con maniglione antipanico
	Rilevatore multicriterio fumo/calore sotto pavimento		Pannello ottico-acustico "Allarme incendio"
	Centralina antincendio		Pulsante di allarme incendio
	Cartello "Pulsante di sgancio"		Pulsante di sgancio
	Centralina antincendio		Vie di esodo

Regione:	PUGLIA
Provincia:	TARANTO
Comune:	GINOSA
Localita':	CORVELLARA-CIPOLLUZZO
E-GINO	
PROGETTO DEFINITIVO	
Titolo:	Sottostazione Elettrica Utente: Impianto antincendio

CODICE ELABORATO GRAFICO

IT / EOL / E-GINO / PDF / E / PLN / 110 - A

Visti / Timbri:



Note: Scala: 1:100 - Formato A0

REVISIONI				
Data	Rev.	Descrizione revisioni	Elaborato:	Approvato:
25/09/2023	A	Prima emissione	Ing. Gianluca Parillo	Ing. Massimo Candito

ASJA GINOSA Srl
Via G. Cesare, 10
74013 GINOSA (TA)
Tel. 0965.210212 - Fax 0965.210213
www.asjaginosasrl.it

STM Engineering S.p.A.
Via G. Cesare, 10
74013 GINOSA (TA)
Tel. 0965.210212 - Fax 0965.210213
www.stmengineering.it