


**Planimetria antincendio
scala 1:100**

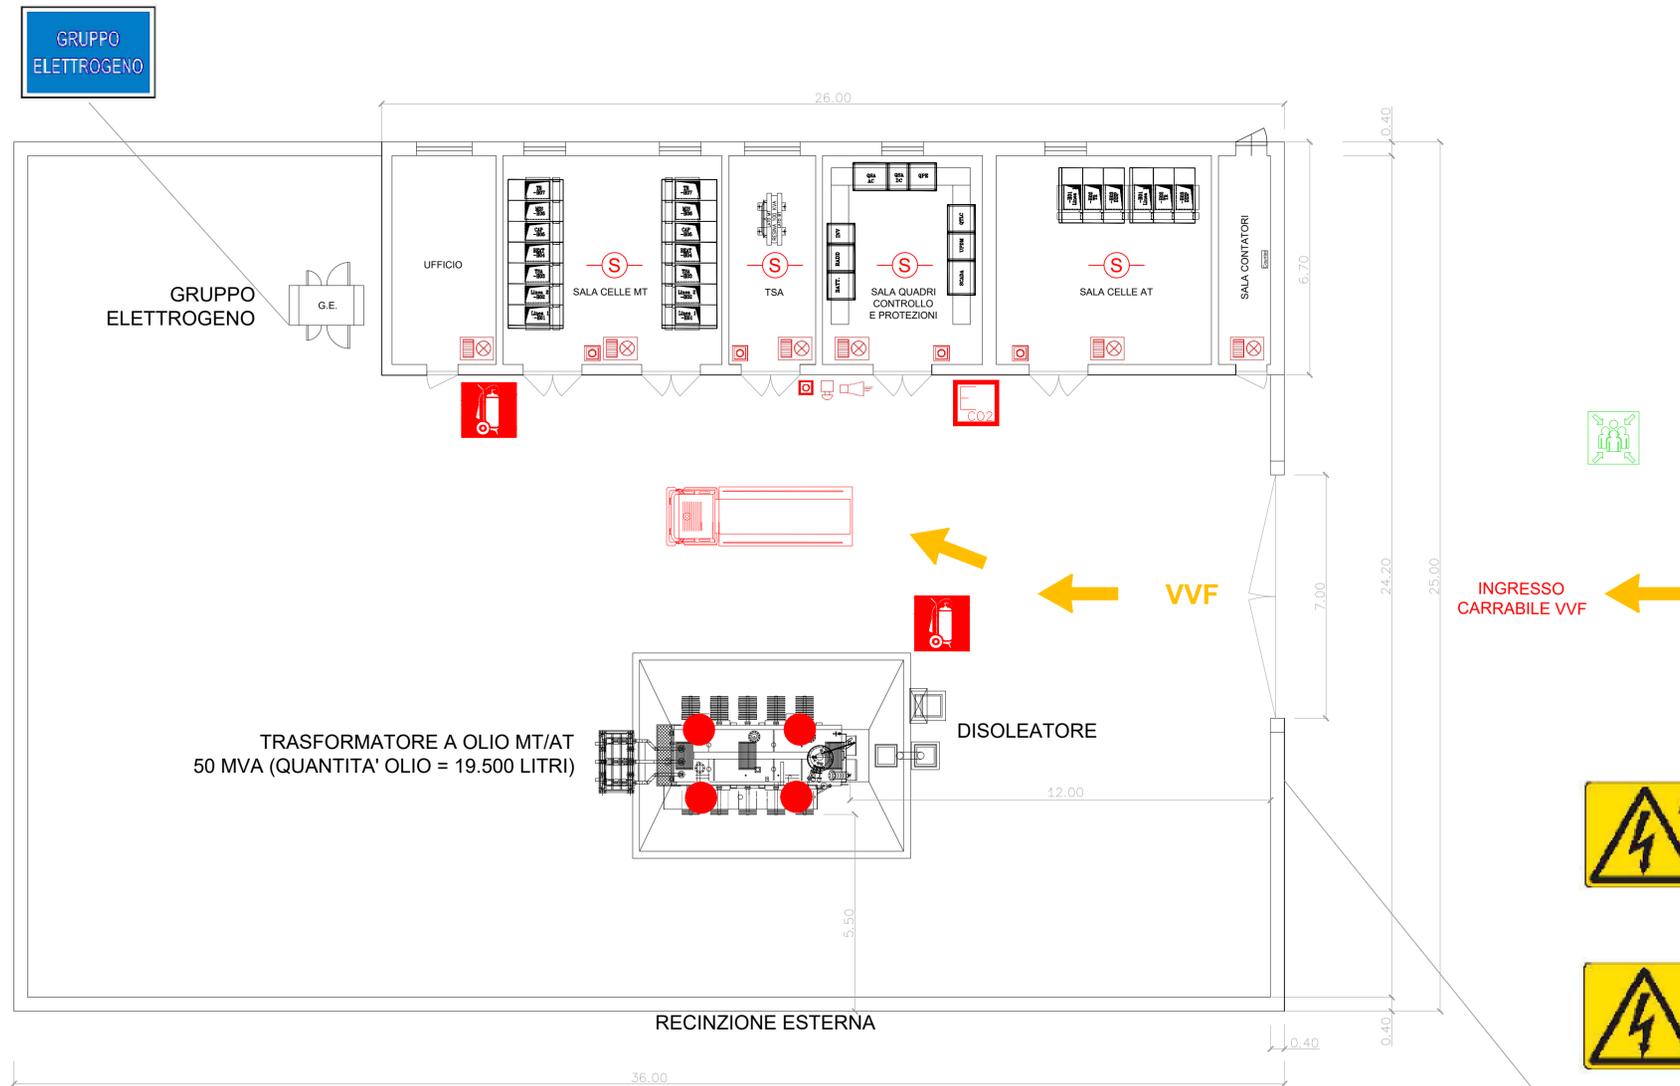

LEGENDA PIANO ANTINCENDIO	
	APPARECCHIATURE SOTTO TENSIONE
	ATTENZIONE PERICOLO DI FOLGORAZIONE
	VIETATO L'ACCESSO AL PERSONALE NON AUTORIZZATO
	ACCESSO AI SOCCORRITORI CONSENTITO SOLO IN PRESENZA DI PERSONALE TECNICO AUTORIZZATO
	GRUPPO ELETTROGENO
	ESTINTORE CARRELLATO A POLVERE 50kg (classi AB1C)
	ESTINTORE PORTATILE A CO2 5kg (BG5 - cl. 89B)
	SENSORE DI TEMPERATURA INSTALLATO SOPRA IL TRASFORMATORE (MODELLO TERRY FERRARIS 2712100FI25211 O SIMILARE)
	PERCORSO AUTOPOMPA VIGILI DEL FUOCO
	PUNTO DI RACCOLTA

LEGENDA CABINA	
	SENSORE DI FUMO
	ALLARME OTTICO-ACUSTICO
	PULSANTE DI EMERGENZA INTERNO
	PULSANTE DI EMERGENZA ESTERNO
	ALLARME ACUSTICO
	PULSANTE DI EMERGENZA GENERALE



DOCUMENTI DI RIFERIMENTO					
0	EMISIONE FINALE	10/11/2023	TORCHIANI	ESPOSTO	
REV. N°	DESCRIZIONE	DATA	PREPARATO	CONTROLLATO	
SITO/LOCALITA'		IGLESIAS			
N° Contratto	Questo documento è di proprietà della Società che tutelerà i propri diritti secondo la Legge				
1-HH-0694A	ATTIVITA' DI PROGETTAZIONE WINDFARM IGLESIAS CABINA DI CONSEGNA - IMPIANTO ANTINCENDIO				
FORMATO					A0
SCALA					1:100
DATA	10/11/2023	REV. 0	FG. 1	DI 1	
DISEGNO N° HH0694A-IG-PD-PL-20		SCALA DI PLOTTAGGIO 1:100			
UNITA' DI MISURA: NUMERO DOCUMENTO: HH0694A-IG-PD-PL-20_Cabina di consegna (impianto antincendio).dwg					