


# CABINA AT

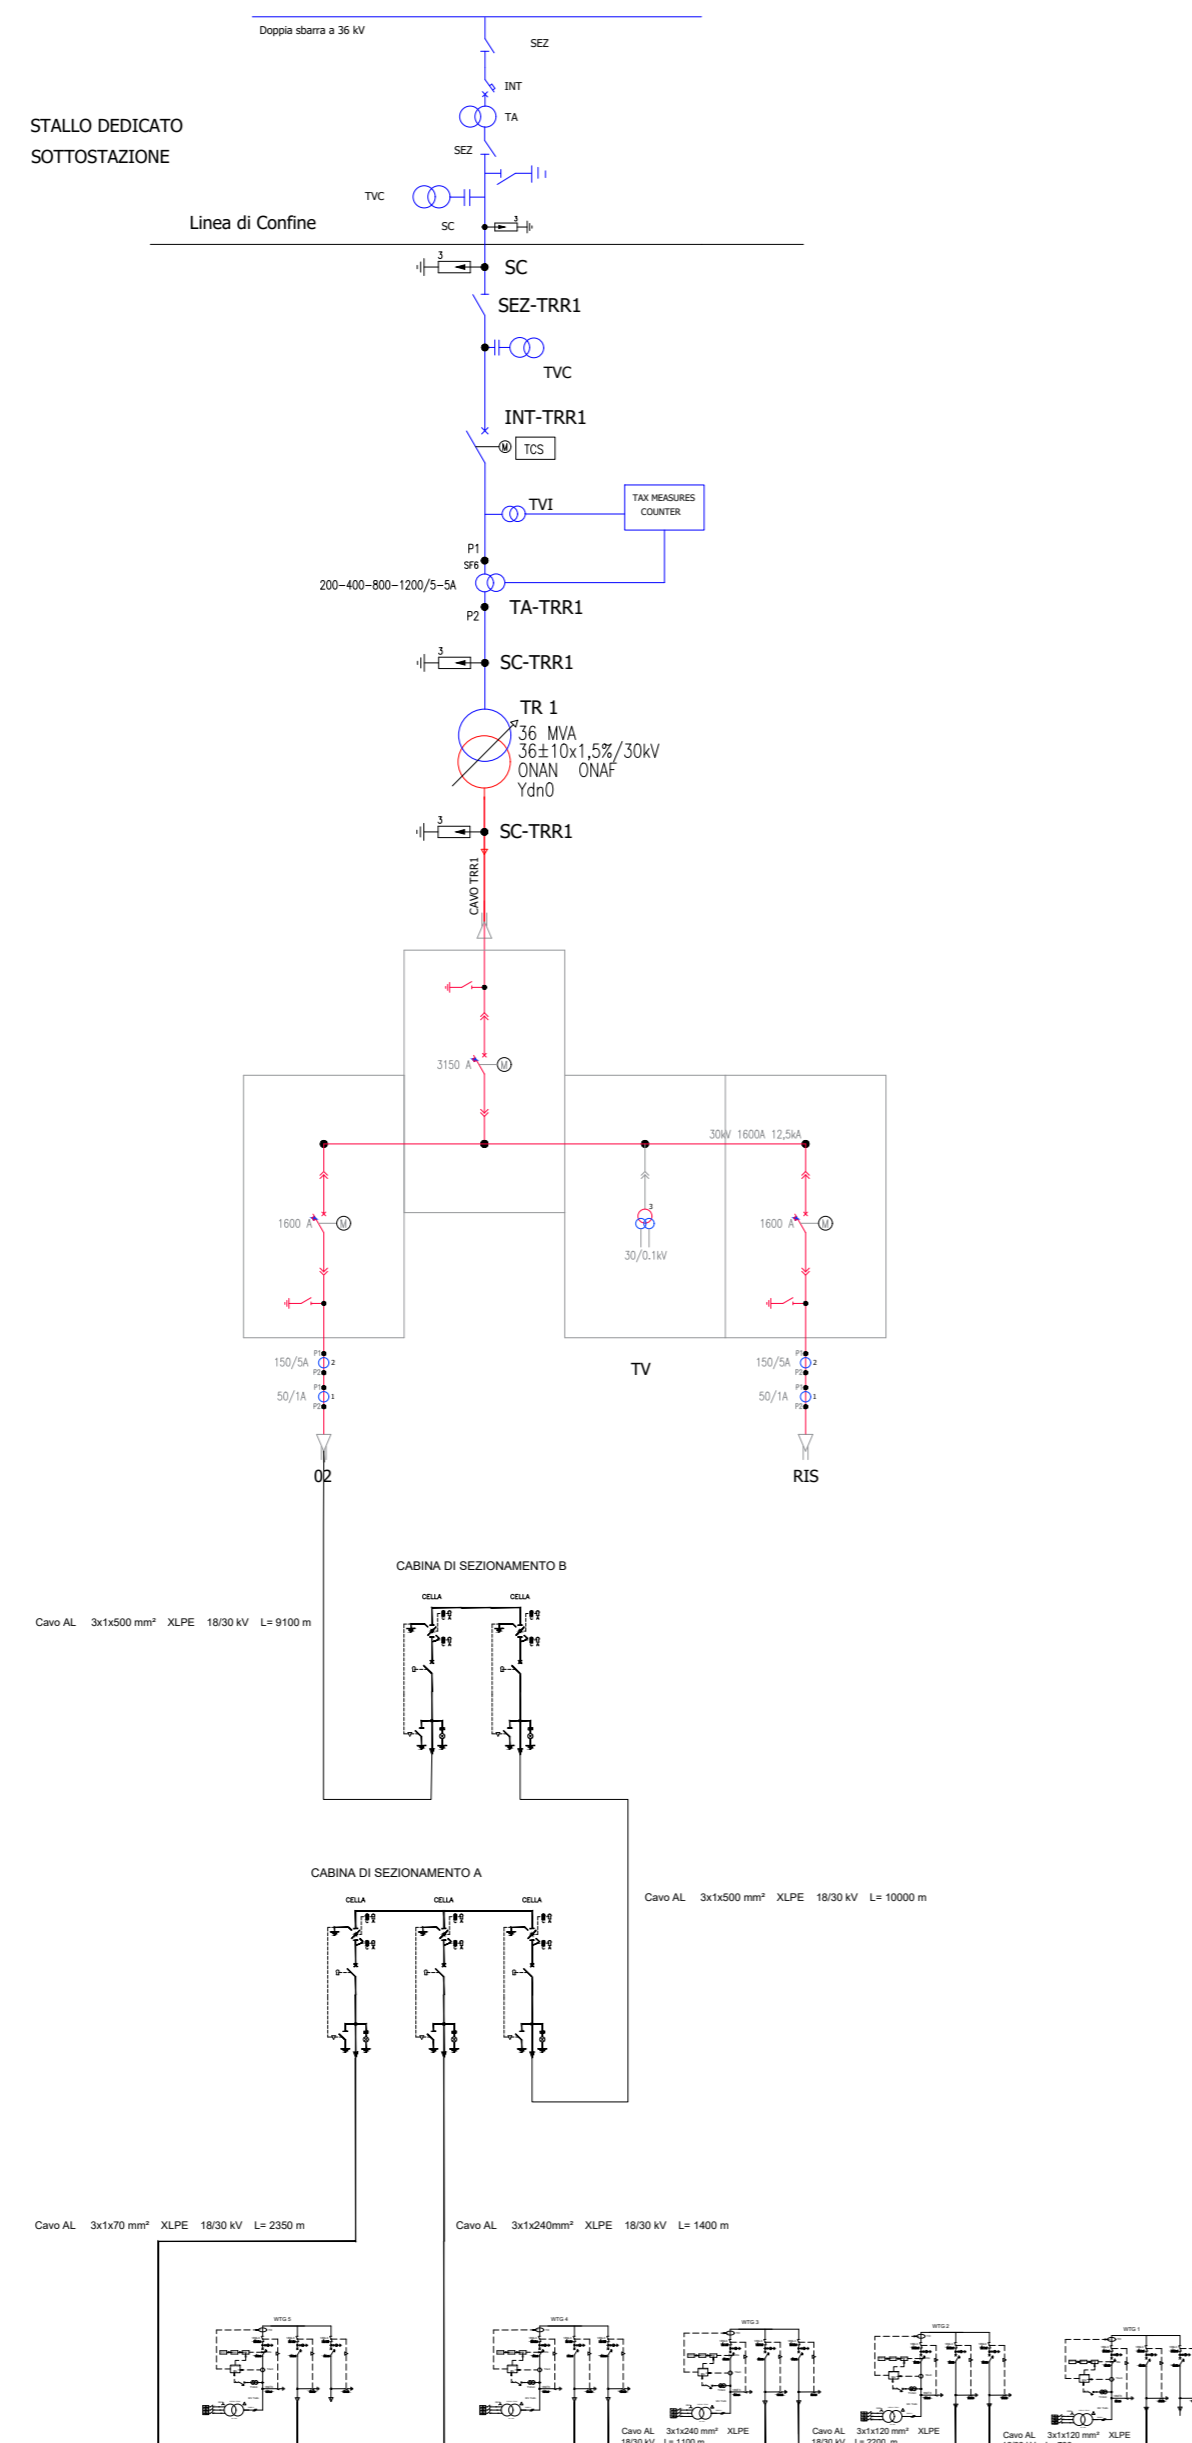

RICCIA - TUFARA -  
GAMBATESA

REGIONE MOLISE

PROVINCIA DI  
CAMPOBASSO

IMPIANTO EOLICO DA 55 MW COMPOSTO DA N. 12 AEROGENERATORI  
RICADENTI NEI COMUNI DI RICCIA, TUFARA E GAMBATESA IN PROVINCIA  
DI CAMPOBASSO, CON RELATIVE OPERE ED INFRASTRUTTURE

PROGETTO DEFINITIVO

## Schema unifilare STMG - 25 MW

Proponente:

**EN.IT s.r.l.**  
Via Antonio Locatelli n.1  
37122 Verona  
P.IVA 04642500237  
www.enitspa.it  
enit srl@pec.enitspa.it

Progettista:

**WH Group s.r.l.**  
Via A. Locatelli n. 1 - 37122 Verona (VR)  
P.IVA 12336131003  
ingegneria@enitgroup.eu



Spazio riservato agli Enti:

File: 2022030_9.19_SchemaUnifilareSTMG-25MW.pdf		Cod. 2022030	Scala: 1:3000		
<b>9.19</b>	Rev.	Data	Descrizione	Redatto	Approvato
	00	24/07/2023	Prima emissione	A. Tartaglia	S.M. Caputo
<p><b>WH Group s.r.l.</b>   Via A. Locatelli n.1 - 37122 Verona (VR) - P.IVA 12336131003   <a href="mailto:ingegneria@enitgroup.eu">ingegneria@enitgroup.eu</a></p>					