


LEGENDA

-  DENOTA LA RETE FOGNARIA E LA DIREZIONE DEL FLUSSO PER LO SCARICO DELLE ACQUE DI CONDENZA
-  DENOTA LA RETE FOGNARIA PER LO SCARICO DELLE ACQUE ANTINCENDIO E LA DIREZIONE DEL FLUSSO (TUTTE LE CADUTE DEVONO ESSERE IN ACCIAIO INDESSIBILE E LE CONDUTTURE IN GRES CERAMICO)
-  DENOTA LA RETE FOGNARIA E LA DIREZIONE DEL FLUSSO PER LO SCARICO DELLE ACQUE REFLUE DOMESTICHE
-  DENOTA LA RETE FOGNARIA E LA DIREZIONE DEL FLUSSO PER LO SCARICO DELLE ACQUE DI PRIMA PIOGGIA

NOTA

TUTTE LE CONDOTTE DOVRANNO ESSERE REALIZZATE UTILIZZANDO TUBI PER FOGNATURA IN PCV_u SALVO OVE DIVERSAMENTE INDICATO

IDENTIFICATIVO POZZETTO	QUOTA CHIUSINO (m)	QUOTA FONDO POZZETTO (m)	IDENTIFICATIVO POZZETTO	QUOTA CHIUSINO (m)	QUOTA FONDO POZZETTO (m)
F1.0	84.466	83.218	F15.0	84.637	82.892
F1.1	84.466	83.049	F16.0	84.550	83.808
F2.0	84.466	82.715	F17.0	84.637	83.280
F2.1	84.388	83.578	F18.0	84.637	83.853
F2.2	84.357	83.825	F19.0	84.637	83.254
F3.0	84.240	82.292	F20.0	84.637	83.775
F4.0	84.546	82.891	F21.0	84.637	83.327
F4.1	84.563	82.440	F25.0	84.550	82.592
F5.0	83.900	80.579	F26.0	83.282	80.605
F5.1	84.030	80.530	F27.0	84.426	82.878
F6.0	84.650	81.798	F28.0	84.437	83.905
F7.0	84.471	82.590	F30.0	84.450	83.854
F7.1	84.491	82.731	F31.0	84.452	83.294
F8.0	84.475	82.916	F32.0	84.445	82.211
F10.0	84.637	83.907	F33.0	84.499	82.575
F11.0	84.637	83.306	F33.1	84.329	83.150
F12.0	84.637	83.808			
F13.0	84.637	83.134			
F14.0	84.637	83.601			

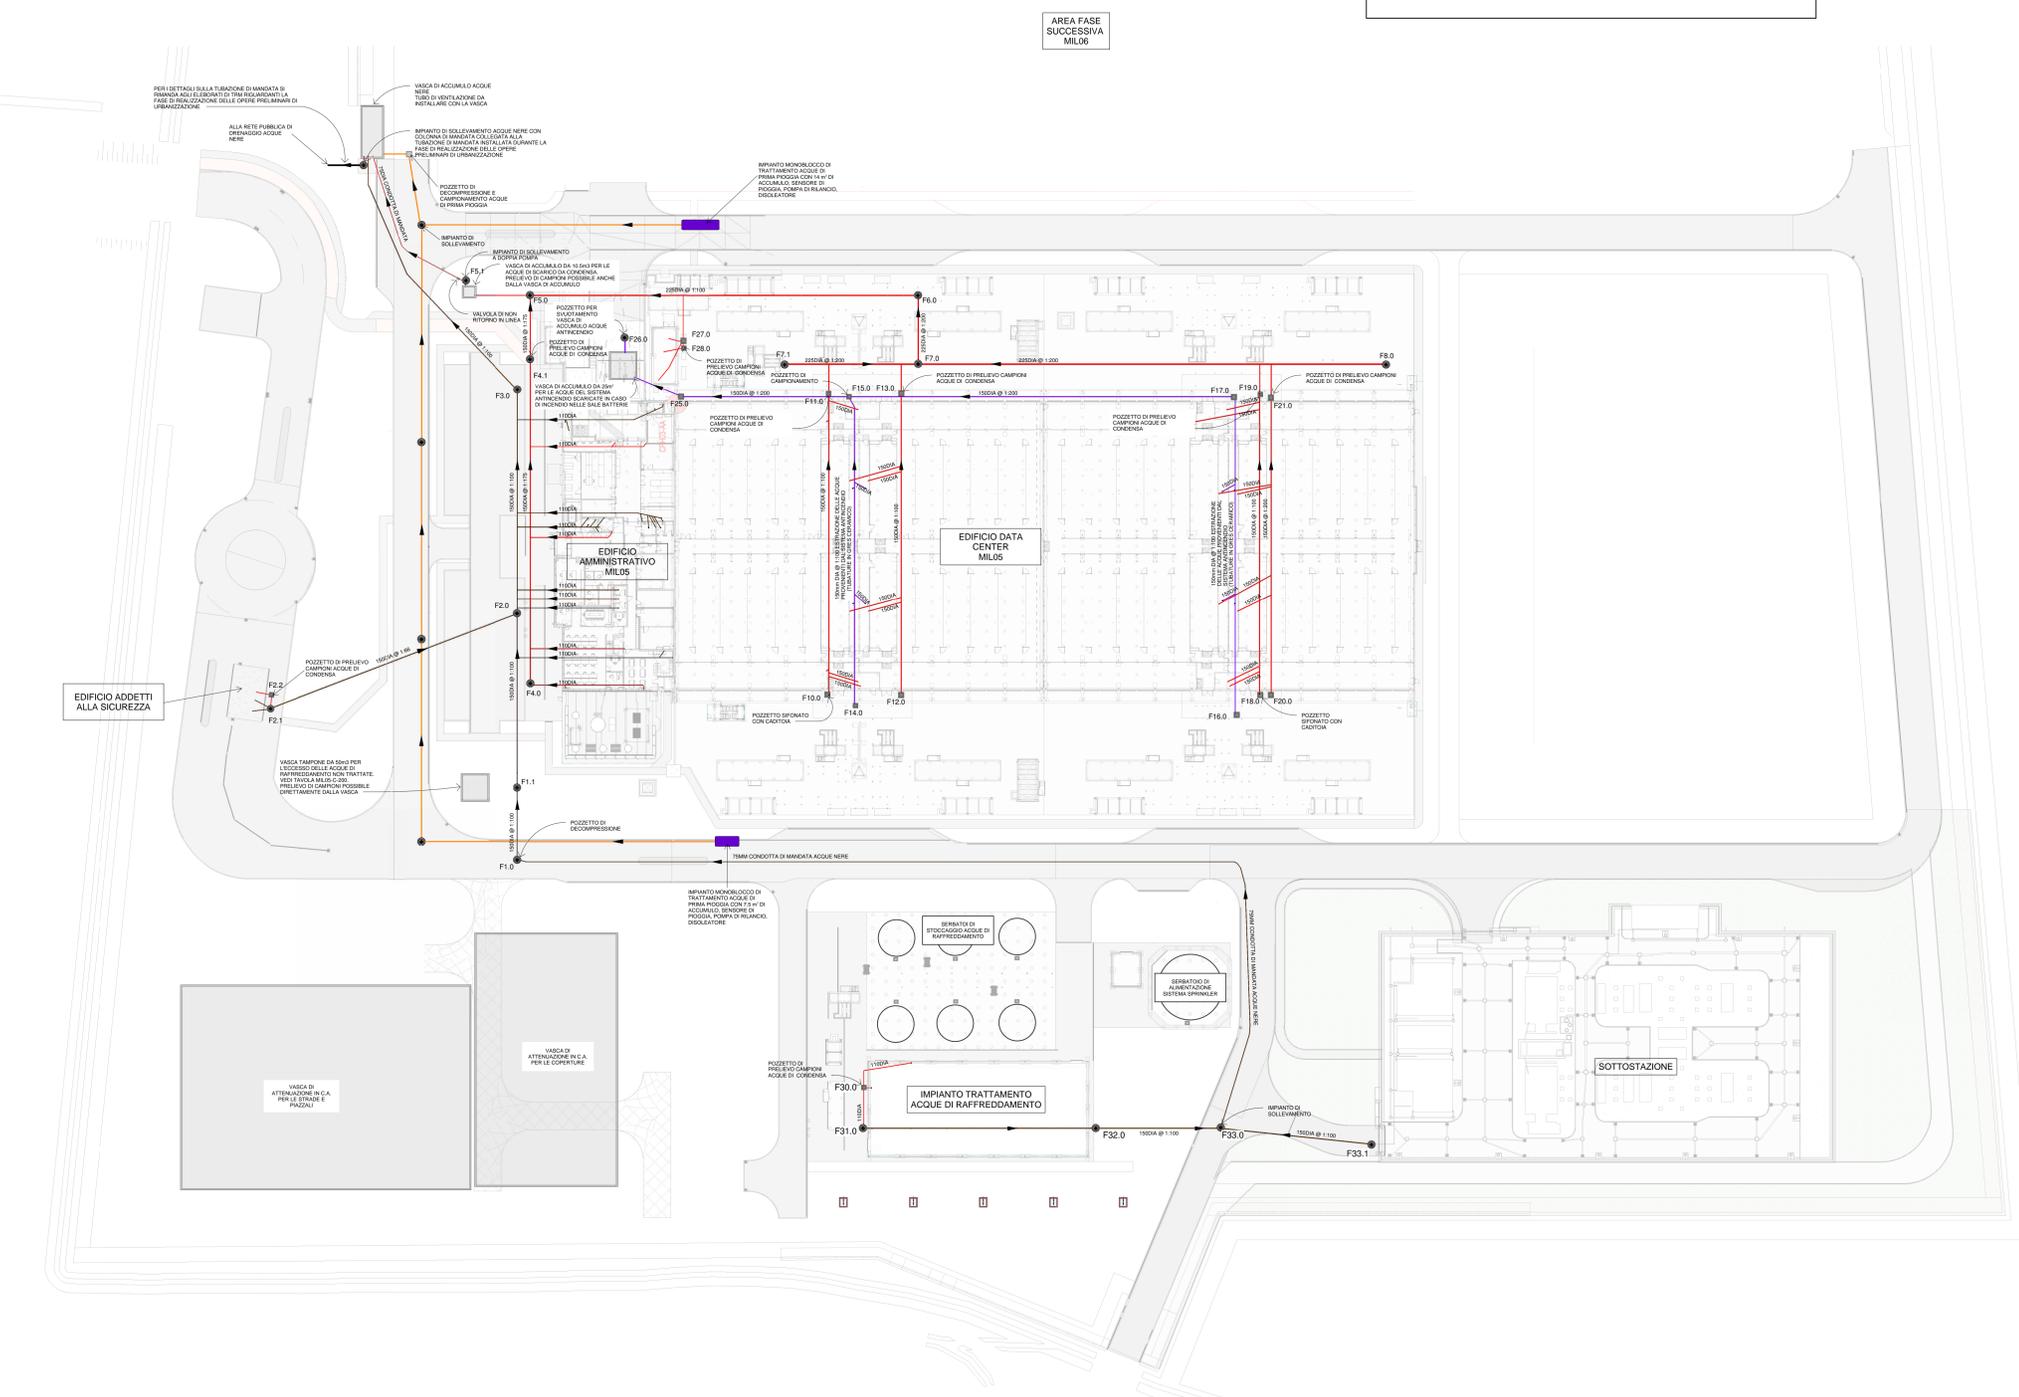

Rete Fognaria Acque Nere - Schema Planimetrico
1 : 500


COMUNE DI BORNASCO
Provincia di Pavia

Microsoft
Microsoft Corporation
One Microsoft Way
Redmond, WA 98073-0850
USA

hanley pepper
consulting engineers - civil and structural
DUNSTOWN COLLEGE
PO BOX 100
DUNSTOWN, CO. DUBLIN, IRELAND

Instanza di Valutazione di Impatto Ambientale Art.23 D. Lgs.152/2006

KEY PLAN

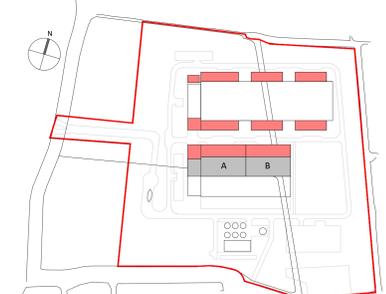

PROGETTO PER LA REALIZZAZIONE DI UN DATACENTER IN COMUNE DI BORNASCO - INSTALLAZIONE DI GRUPPI ELETTOGENI IN EMERGENZA DI POTENZA COMPLESSIVA SUPERIORE A 150 MWt.

PROGETTO N. 42.3146

DATA 15.12.2023

TITOLO CED IN BORNASCO

NUMERO ELABORATO MILOS-C-210

NUMERO ELABORATO MILOS-C-210

Autore: *Joe Byn*

Scale: 1:500

