


### SEZIONE DI SCAVO ALLACCI

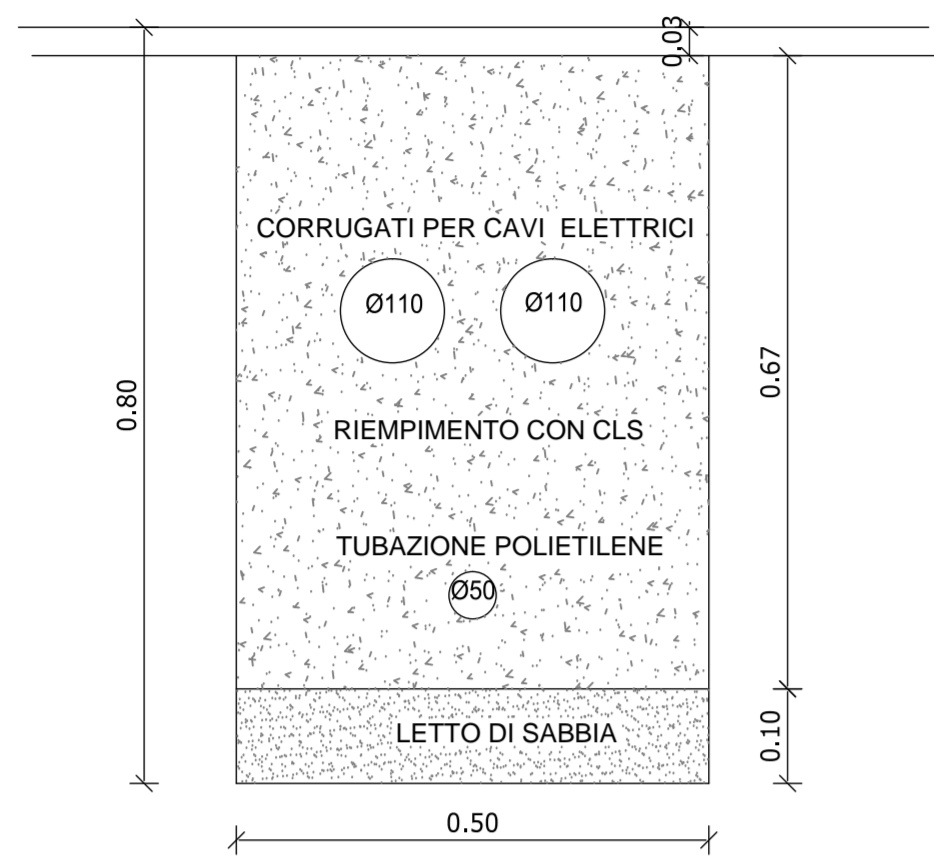

### LEGENDA

- QUADRO ELETTRICO
- ⊕ COLONNINE DI EROGAZIONE
- ▶ ESTINTORE A SCHIUMA
- IMPIANTO IDRICO ACQUA POTABILE
- IMPIANTO ELETTRICO ED ILLUMINAZIONE
- ☼ IMPIANTO DI SEGNALAMENTO MARITTIMO
- ⊙ FANALE DI TESTATA

COMUNE DI TRAPANI  
PORTO DI TRAPANI

MARINA DI SAN FRANCESCO  
PROGETTO PER LA REALIZZAZIONE DI UN APPRODO TURISTICO (art. 2 c.b DPR 509/97)

PROGETTO DEFINITIVO  
Conferenza dei Servizi presso il Comune di Trapani del 18/04/2012  
concernente l'approvazione del progetto preliminare

#### OPERE A MARE

Elaborato: **PLANIMETRIA IMPIANTI**  
Scala: **1/400**  
Data: **Aprile 2013**

Progettisti:  
Dott. Ing. Rocco Ricevuto

Arch. Biancamaria Verde

Geom. Benedetto Lupo

Collaborazioni:  
Per. Ind. Antonino Rizzo

data	revisione	descrizione

Società proponente  
Cantiere navale Drepanum s.r.l.

Elaborato:

**D14/M**

