



LEGENDA	
1	Palazzina uffici e abitazione custodia
2	Sala manov. operai
3	Servizi operai
4	Spogliatoi operai
5	Cabina elettrica e trasformatori
6	Inneszimento
7	Officina
8	Sala compressori, aria
9	Sala pompe antincendio
10	Serbatoio di riserva idrica $\phi = 13$ mt. H= 15 mt. V= 2000 mc.
11	Percheggio autoveicoli dipendenti e visitatori
12	Cappannone imbottigliamento idrocarburio
13	Sala pompe e compressori G.P.L.
14	Parco serbatoi di stoccaggio G.P.L. (tandem) $\phi = 800$ mt. Lit. 102.139 mt. V= 5000 mc. cad.
15	Punto di carico FC
16	Punto di carico ATB con pesa elettronica 16x3 mt.
17	Area deposito piccoli serbatoi
18	Area di sosta ATB in attesa di carico
19	Pesa a ponte per FC
20	Zona deposito bombola
21	Serbatoio G.P.L. da mc. 1 per impianto di riscaldamento
22	Impianto di distribuzione carburante per uso interno
23	Locale gruppo elettrogeno
24	Portineria
25	Zona sosta ATB in attesa di synaptico

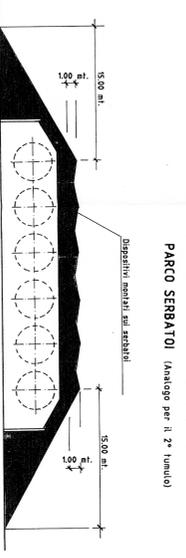

ZONA DI RISPETTO

S. S. 09 GARGANICA

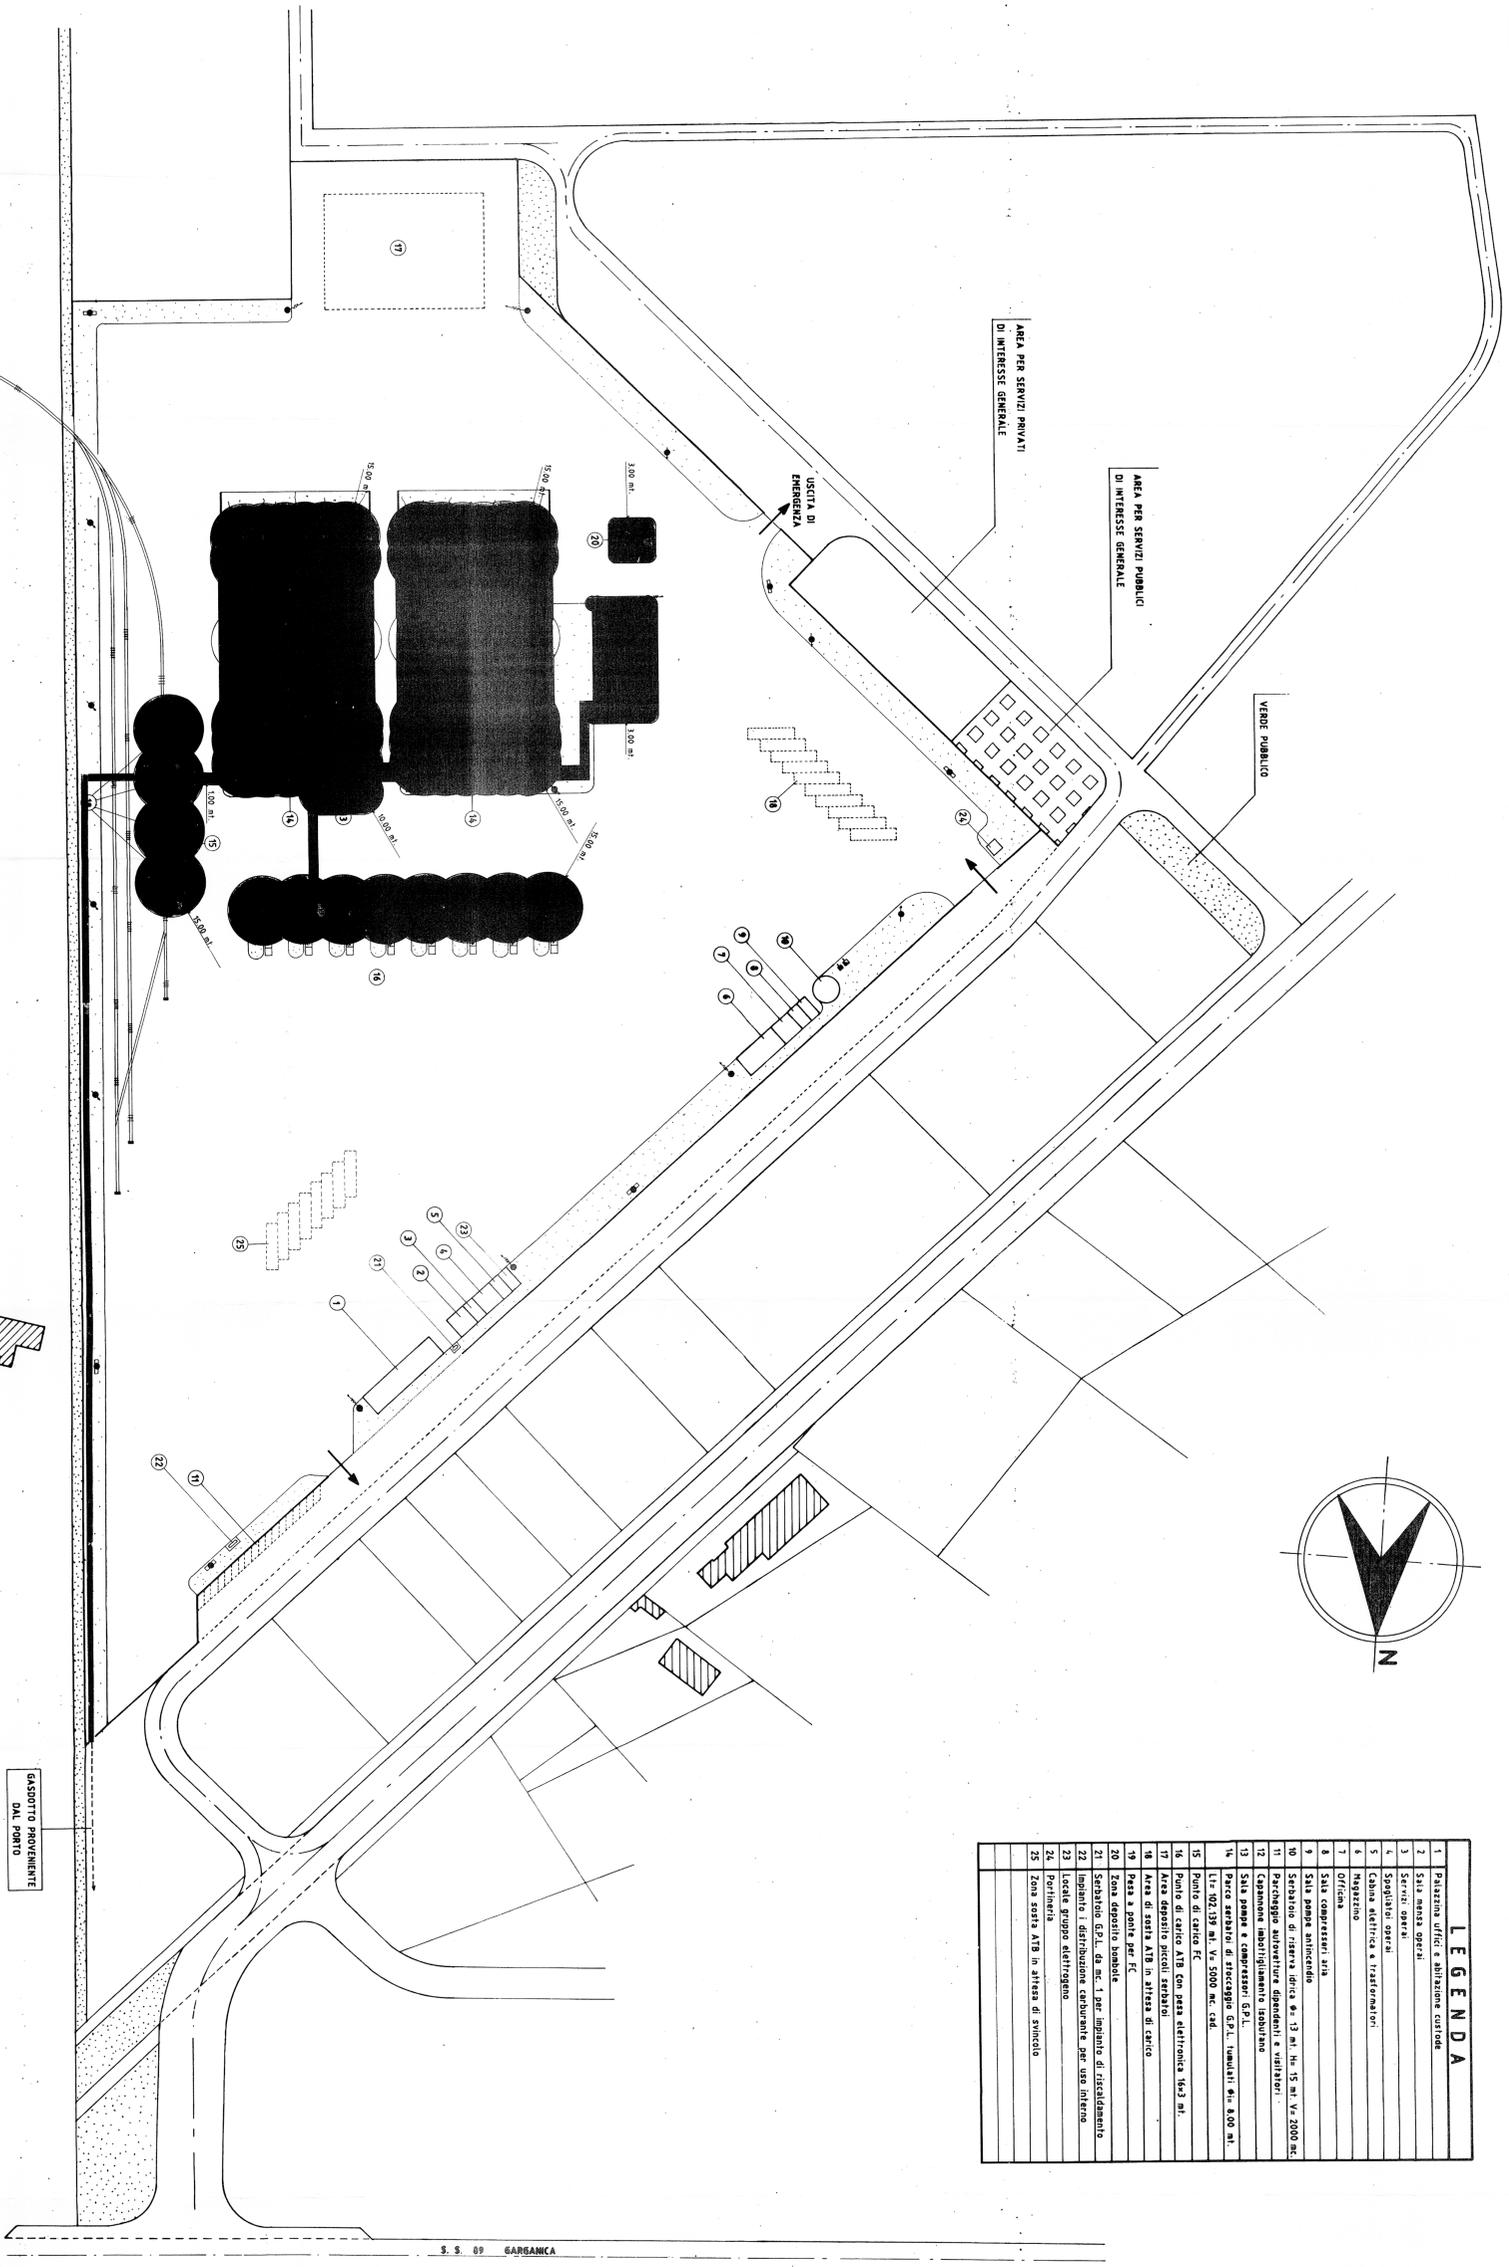

CLIENTE	ISOSAR S.r.l.	DIS. IS-12
INDICATA	Stabilimento di MANFREDONIA (FG)	SCALE
PROGETTO	Stoccaggio e imbottigliamento G.P.L.	SCALE
	PLANIMETRIA GENERALE	SCALE
	Zone di rispetto	SCALE

ALLEGATO
13
Planimetria generale scala 1:1000
Con indicazione delle zone di rispetto.