
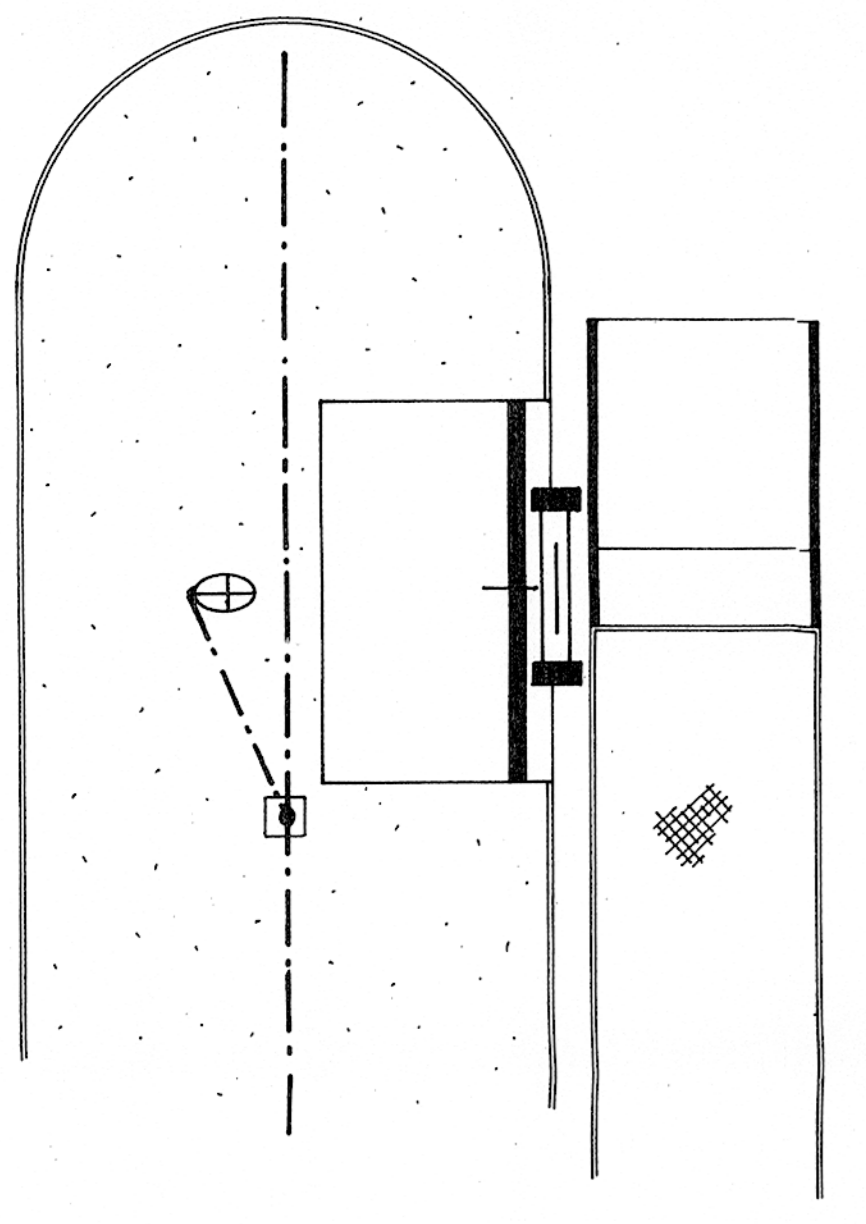


LEGENDA	
1	Palazzina uffici e abitazione custode
2	Sala mensa operai
3	Servizi operaie
4	Sportelloni operai
5	Cabina elettrica e trasformatori
6	Magazzino
7	Ufficio
8	Sala compressori aria
9	Sala pompe antincendio
10	Seratoio di riserva idrica ϕ : 1 mt. Ht. 1 mt. V: 2000 mc.
11	Pericentro autovetture dipendenti e visitatori
12	Spalmone imbottigliamento Isodurano
13	Sala pompe e compressori GPL
14	Parco serbatoi di stoccaggio GPL. Imballati ϕ : 800 mt. Lit. 025.139 mt. V: 5000 mc. cad.
15	Punto di carico FC
16	Punto di carico ATB con pass elettronica 16x3 mt.
17	Area deposito piccoli serbatoi
18	Area di sosta ATB in attesa di carico
19	Pesa a ponte per FC
20	Zona deposito bombole
21	Seratoio GPL da mc. 1 per impianto di riscaldamento
22	Impianto di distribuzione carburante per uso interno
23	Locale gruppo elettrogeno
24	Periferia
25	Zona di sosta ATB in attesa di servizio

SIMBLOGIA	
—	Corda di rame di messa a terra
⊙	Lampada stradale semplice 250 W - Palo Ht. 9 mt.
⊙	Lampada stradale doppia 2x250 W - Palo Ht. 9 mt.
⊙	Lampada fluorescente ADPE 2x40 W
□	Pozzetto con panchina in acciaio lamato
□	Pozzetto semplice
□	Quadro elettrico generale

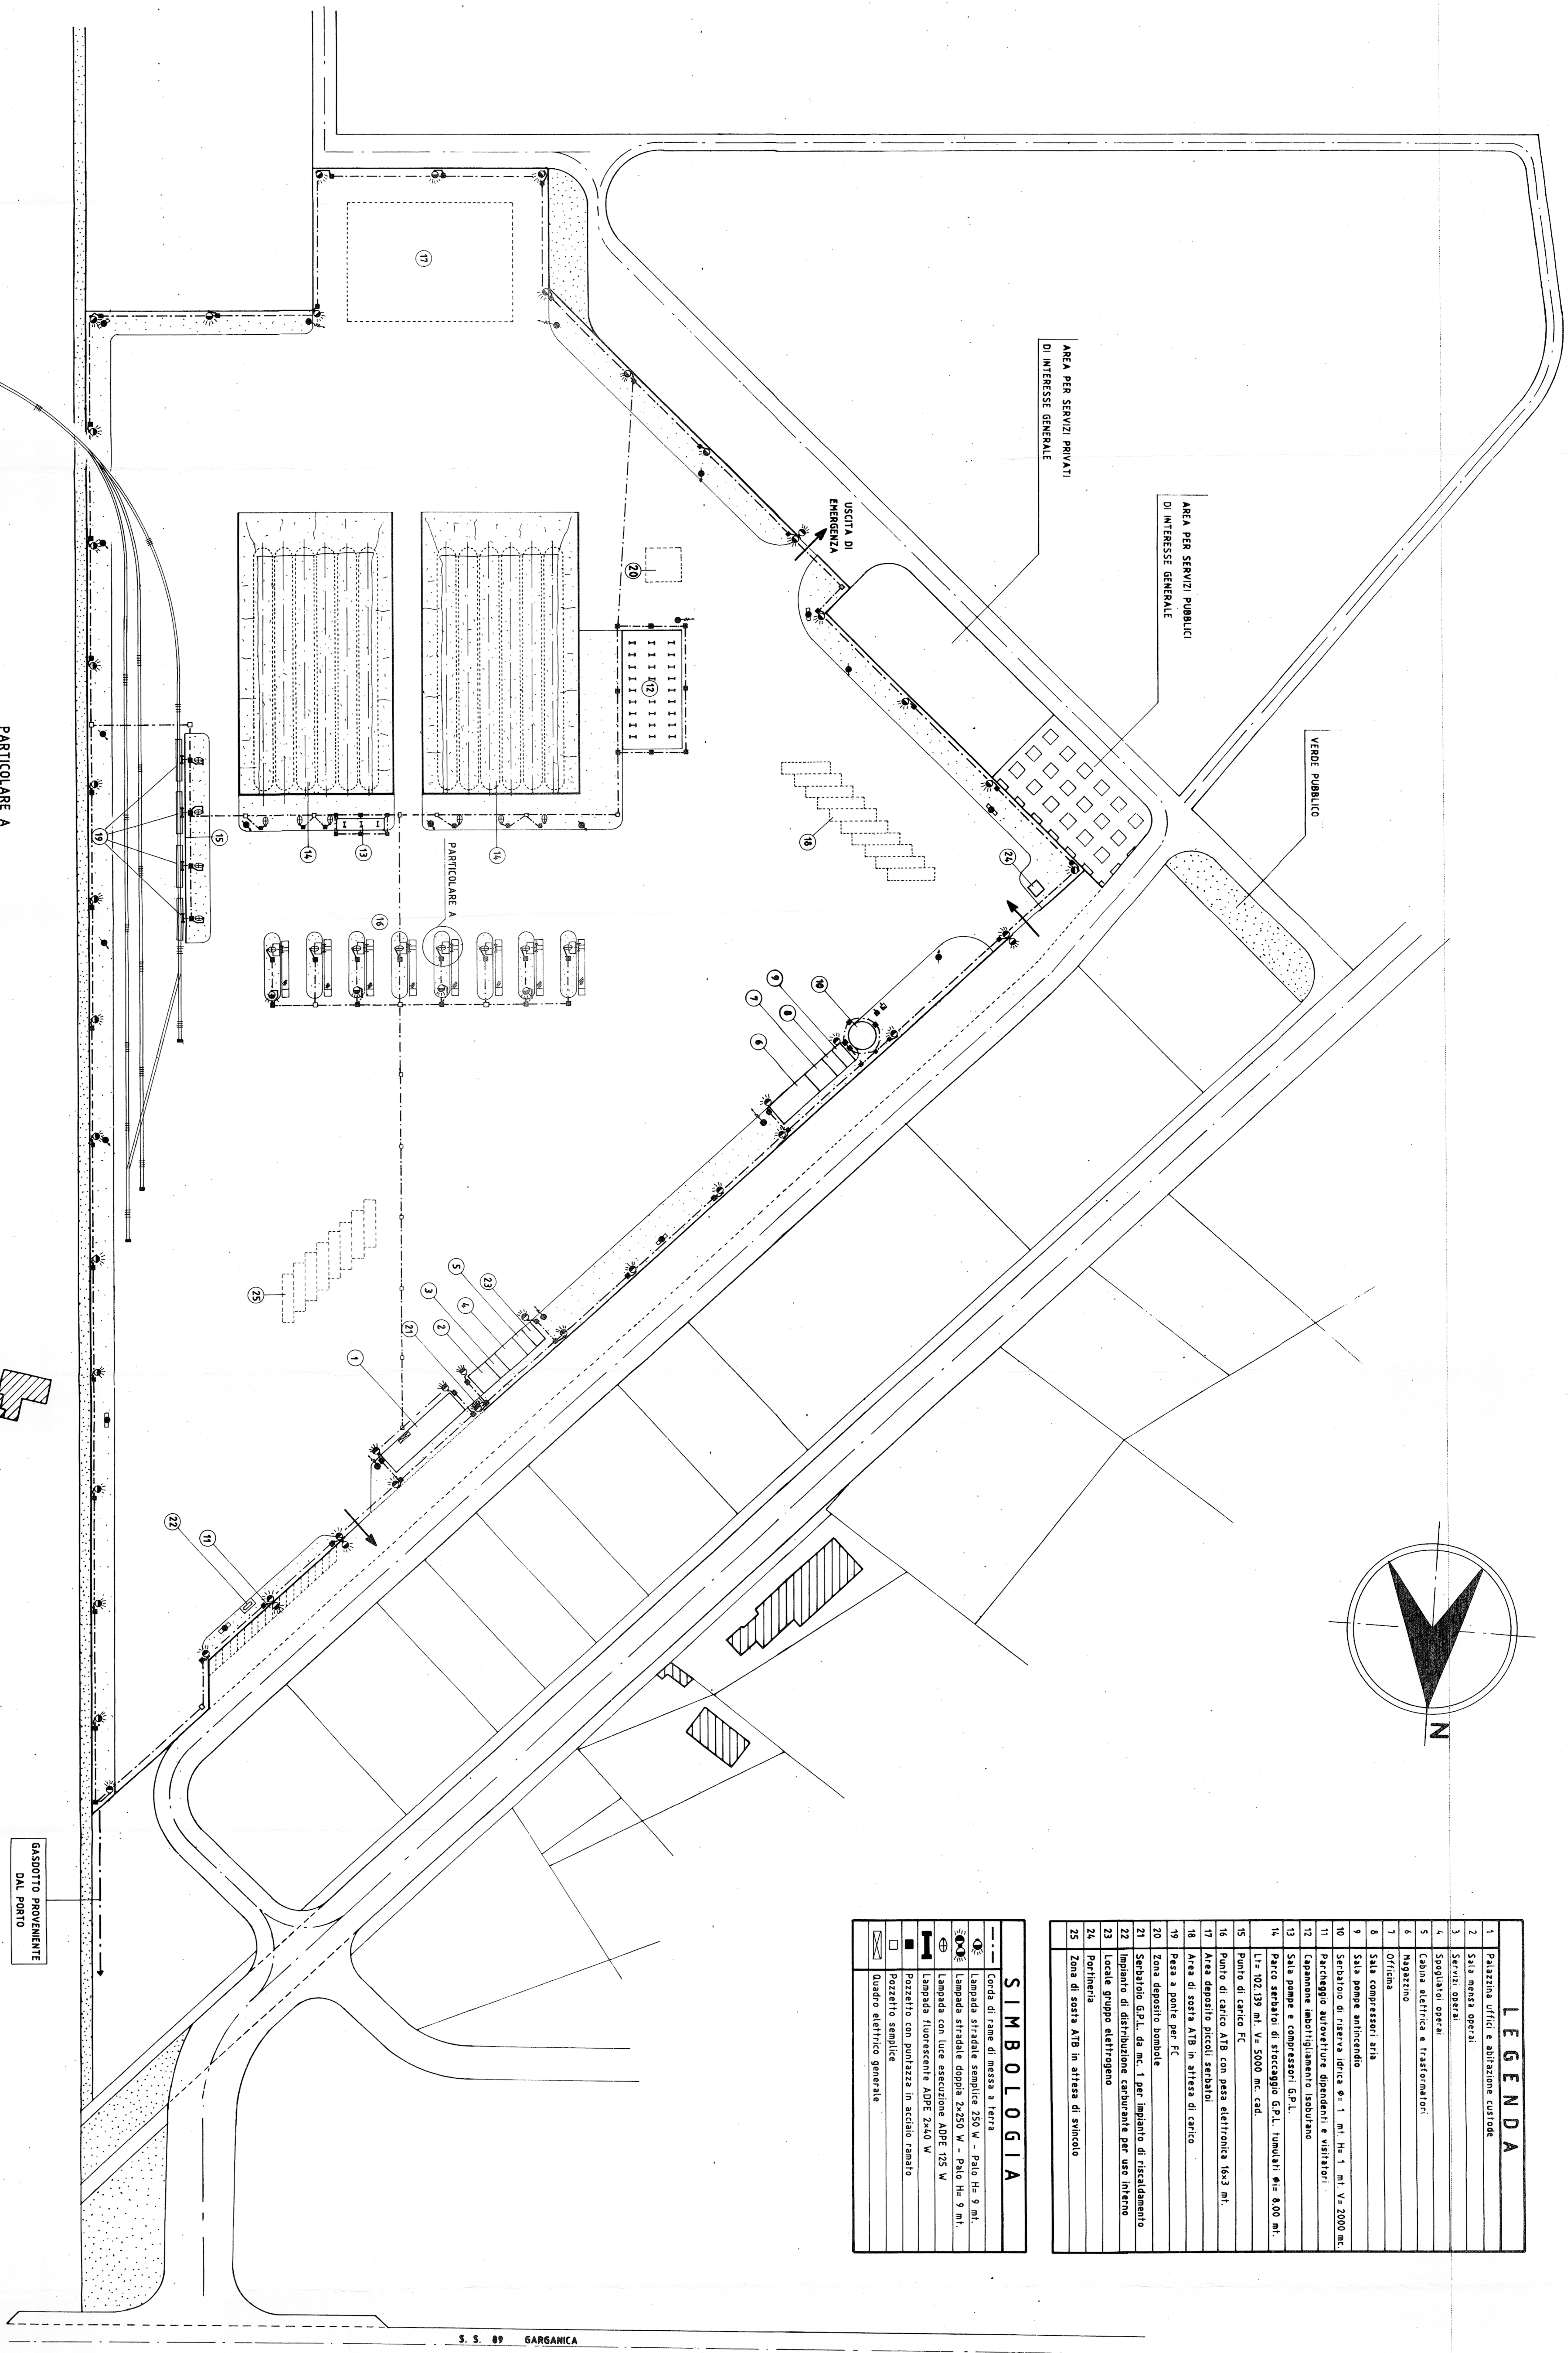

CANTIERI
ISOSAR S.R.L.
 Stabilimento di MANFREDONIA (FG)
 Stoccaggio e imbottigliamento GPL
 Progetto: PLANIMETRIA GENERALE
 Illuminazione esterna e messa a terra

CODICE: 01/01
 DATA: 01/03/11
 AUTORE: [Firma]
 VERIFICATORE: [Firma]
 APPROVATO: [Firma]
 DATA: 20/03/11

DIS: IS-11
 SCALA: 1:1000