



Legenda	
	Tubazione acqua calda sanitaria
	Tubazione acqua fredda sanitaria
	Tubazione scarico acque nere
	Tubazione scarico acqua saponata
	Collettori
	Aerazione forzata
	Split con recuperatore di calore

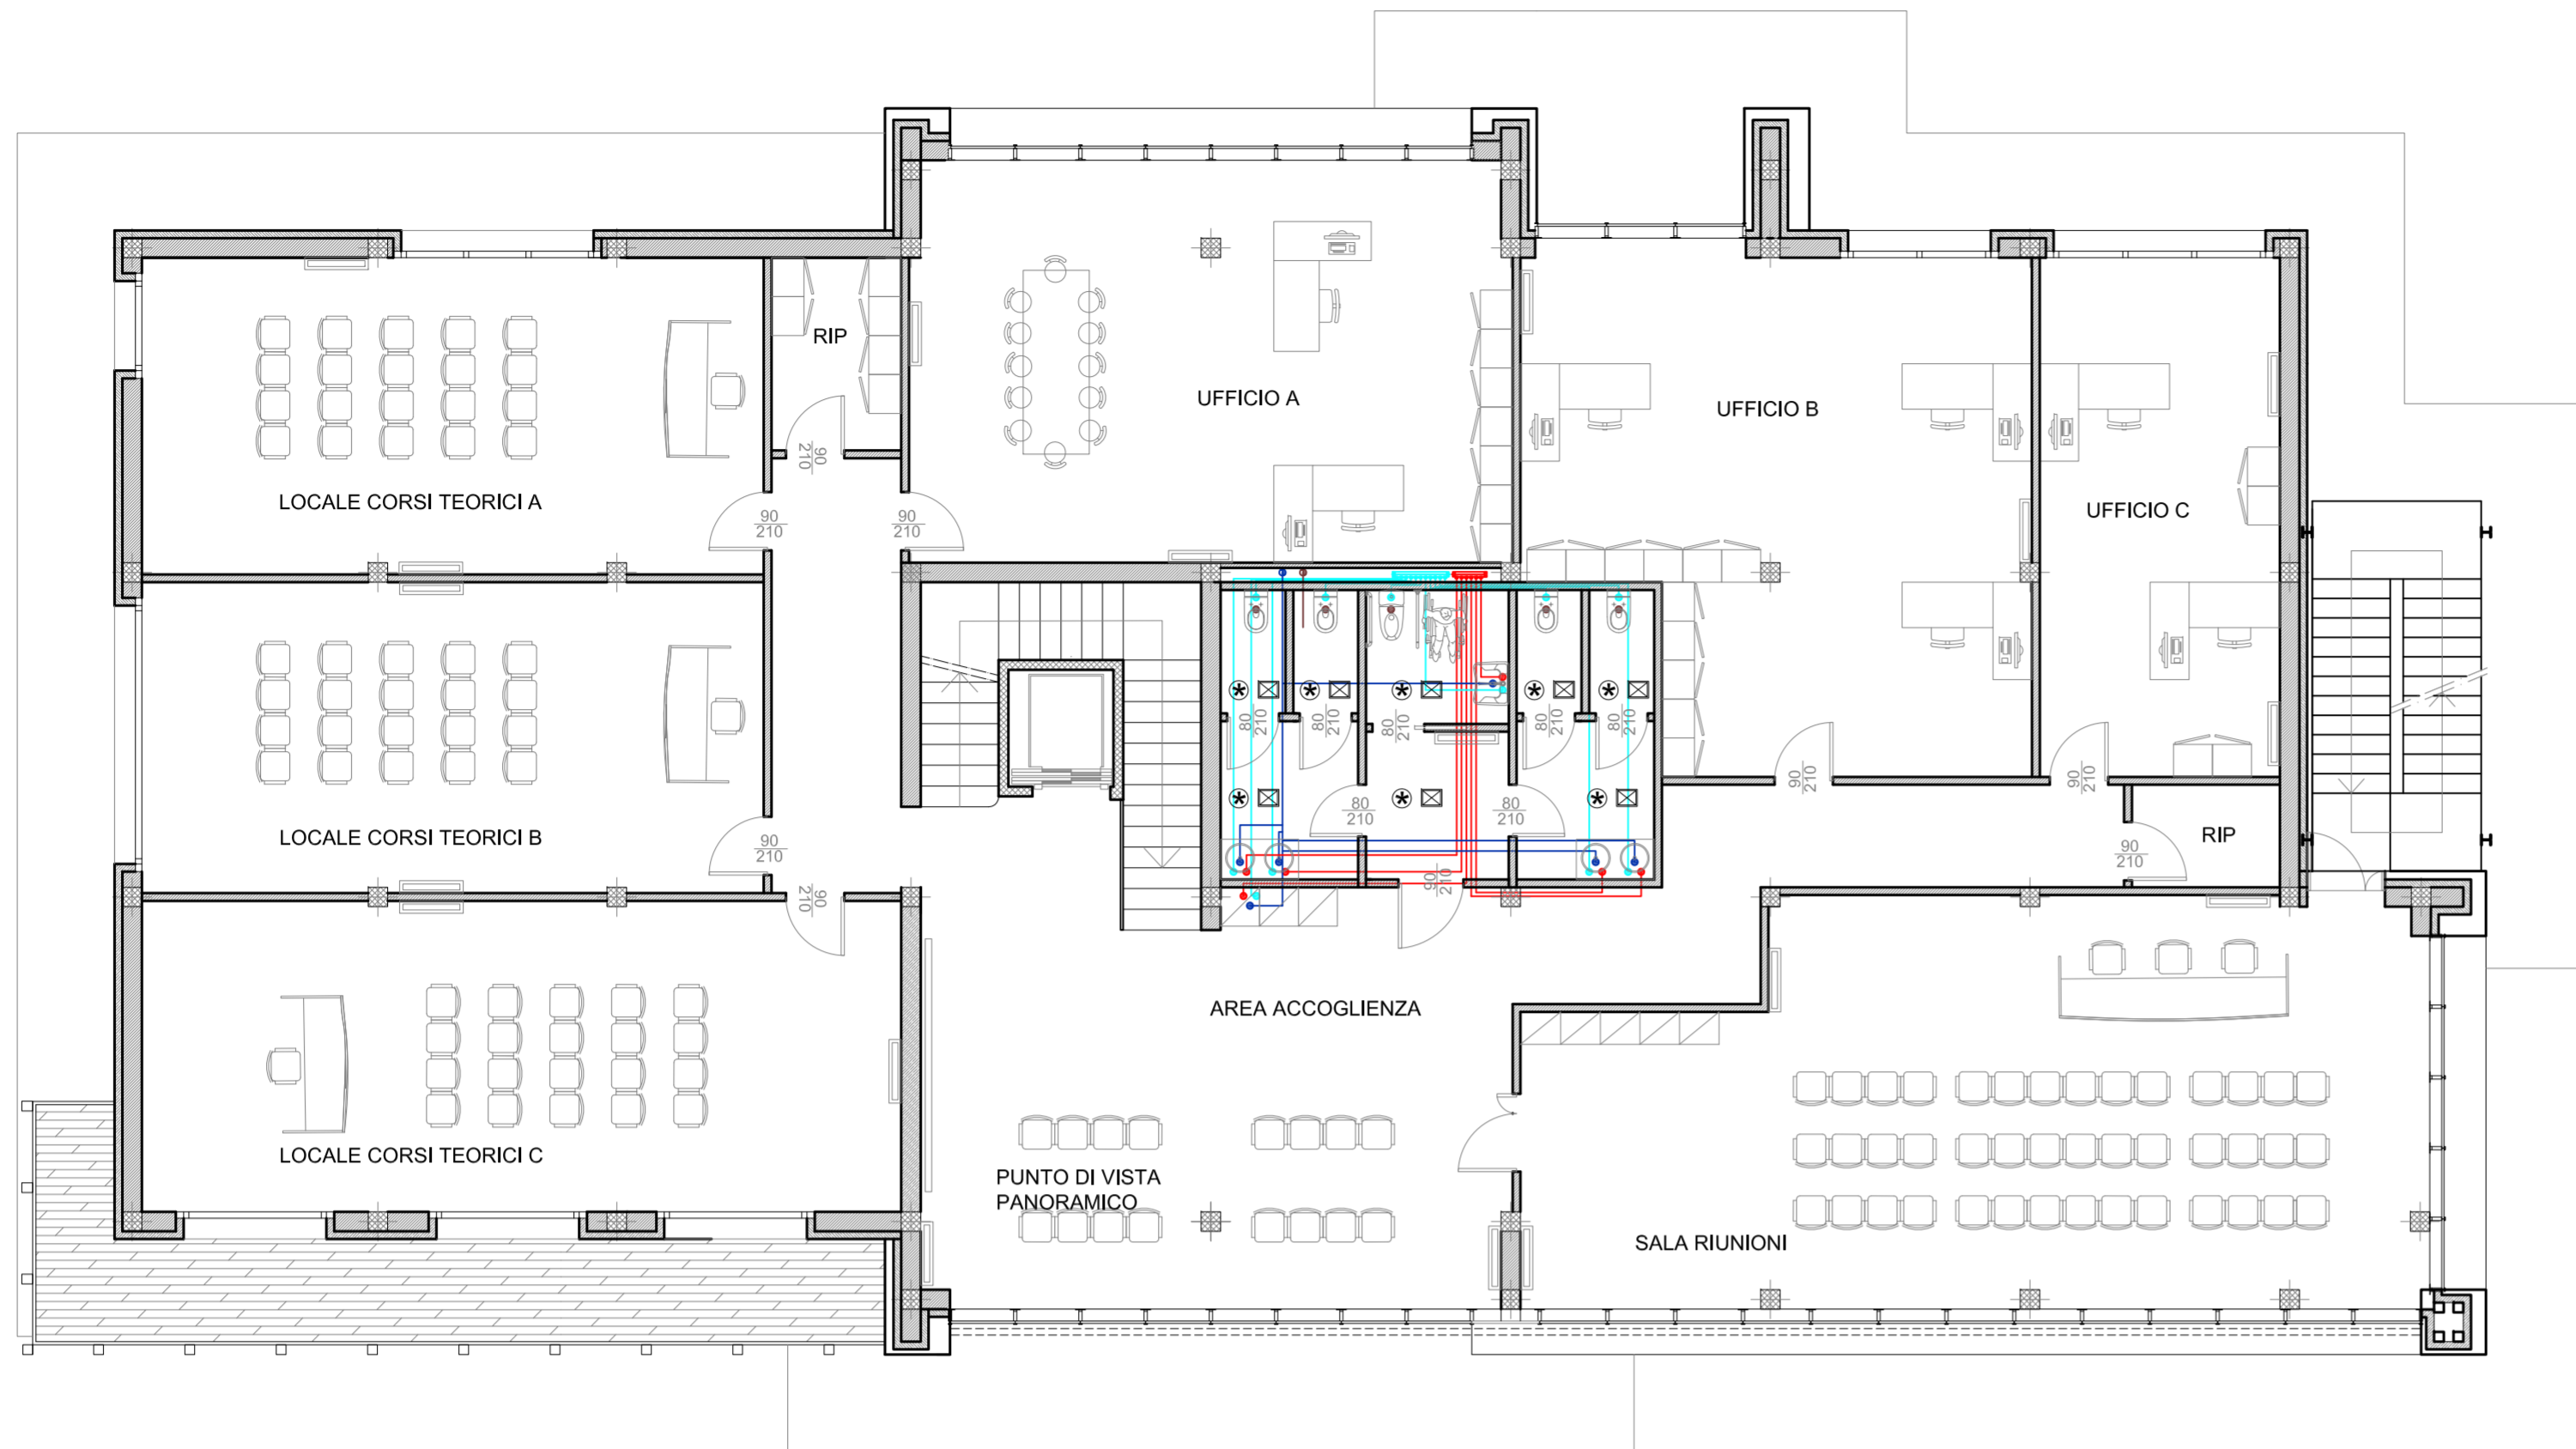

PIANTA PIANO PRIMO
 schema impianto idrico sanitario - scala 1:100
 quote in cm



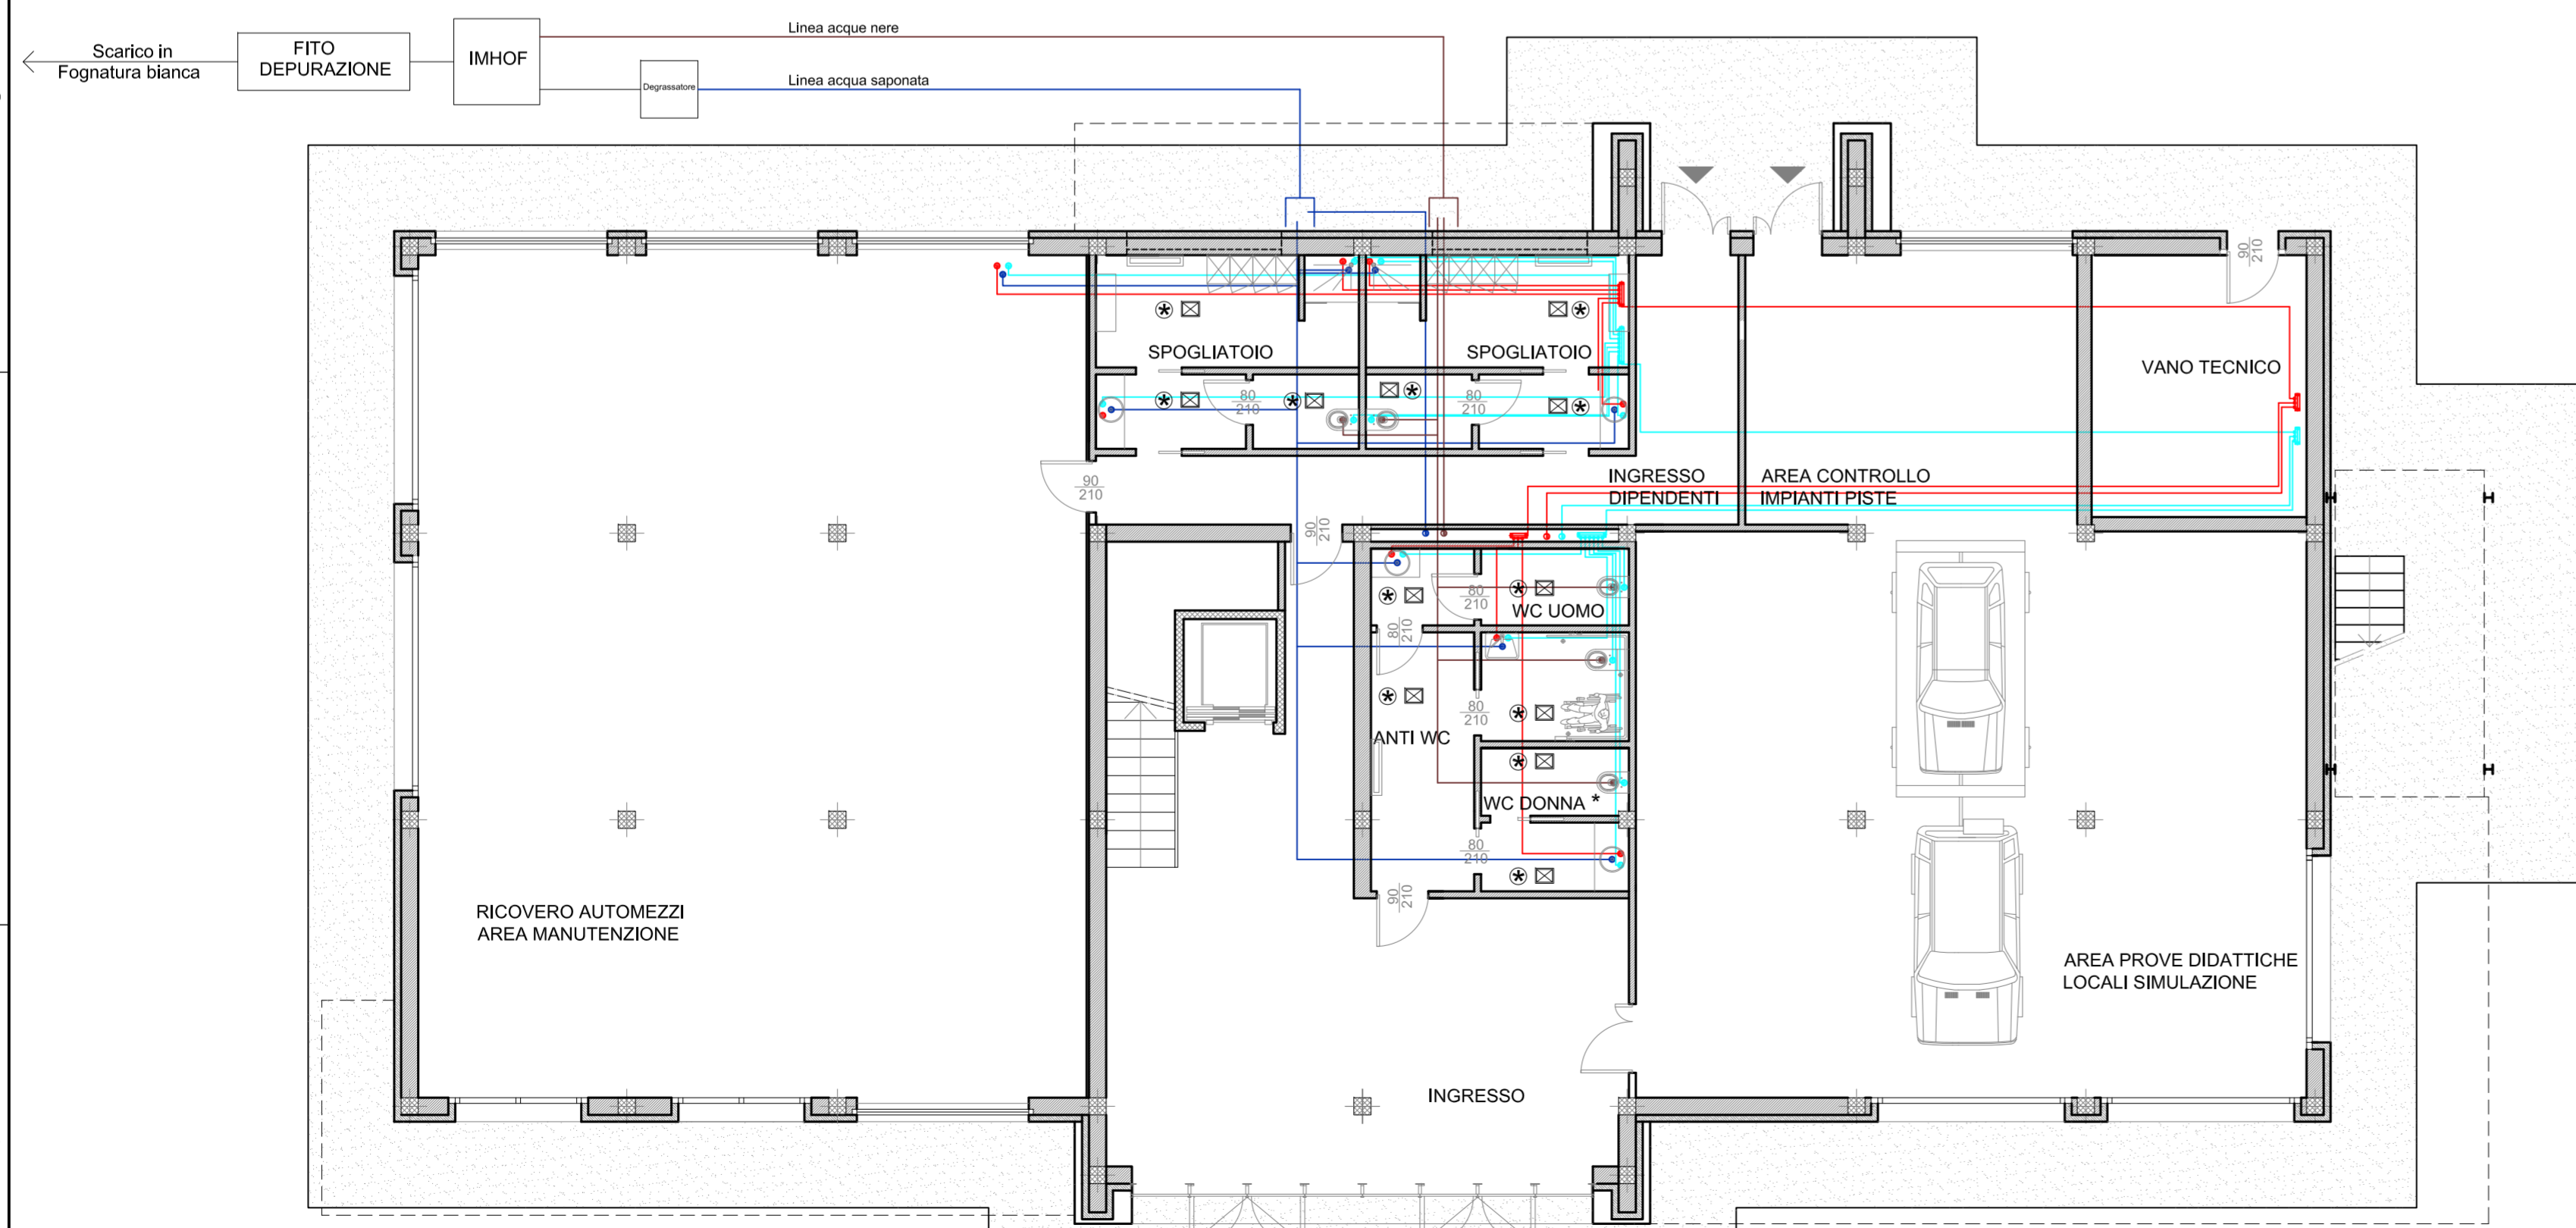



PIANTA PIANO TERRENO
 schema impianto idrico sanitario - scala 1:100
 quote in cm


 


 **REGIONE PIEMONTE**
COMUNE DI AVIGLIANA
 PROVINCIA DI TORINO

**PROGETTAZIONE PER LA RILOCALIZZAZIONE DI
 UNA PISTA DI GUIDA SICURA SITA IN AREA
 AUTOPORTO DI SUSA (TO)**

Codice generale	Codice dell'opera	Lotto	Livello di progettazione	Area di progettazione	Numero elaborato	Tipo documento	Versione
Cconspa	001	0	D	M	008	plan	1-13

IL COMMITTENTE :  **CONSEPI S.p.A.**

I PROGETTISTI (A.T.I.) :
 Ing. Valter RIPAMONTI (Capogruppo)
 Studio DUEPUNTODIECI Associati 
 Studio ESSEBI Ingegneria 
 Ing. Enrico GUIOT
 Ing. Stefano COALOVA 

TIMBRI E FIRME:

 Capogruppo di progettazione : Ing. Valter RIPAMONTI 
 Responsabile area di progettazione : Ing. Enzo LACROCE 
 Redattore : Ing. Davide MECONI 

PROGETTO DEFINITIVO
 ai sensi del d.lgs163/06 allegato XXI

OGGETTO
OPERE EDILI
IMPIANTI MECCANICI - CENTRO SERVIZI - IDRICO SANITARIO
PIANTE

VERS.	MODIFICHE	DATA	SCALA
0	Prima consegna	04 Novembre 2013	1:100
1	Seconda consegna	22 Novembre 2013	CUP C11J05000030001
2			
3			
4			