


PIANTA PIANO SECONDO – QUOTA +108.00m – SCALA 1:100

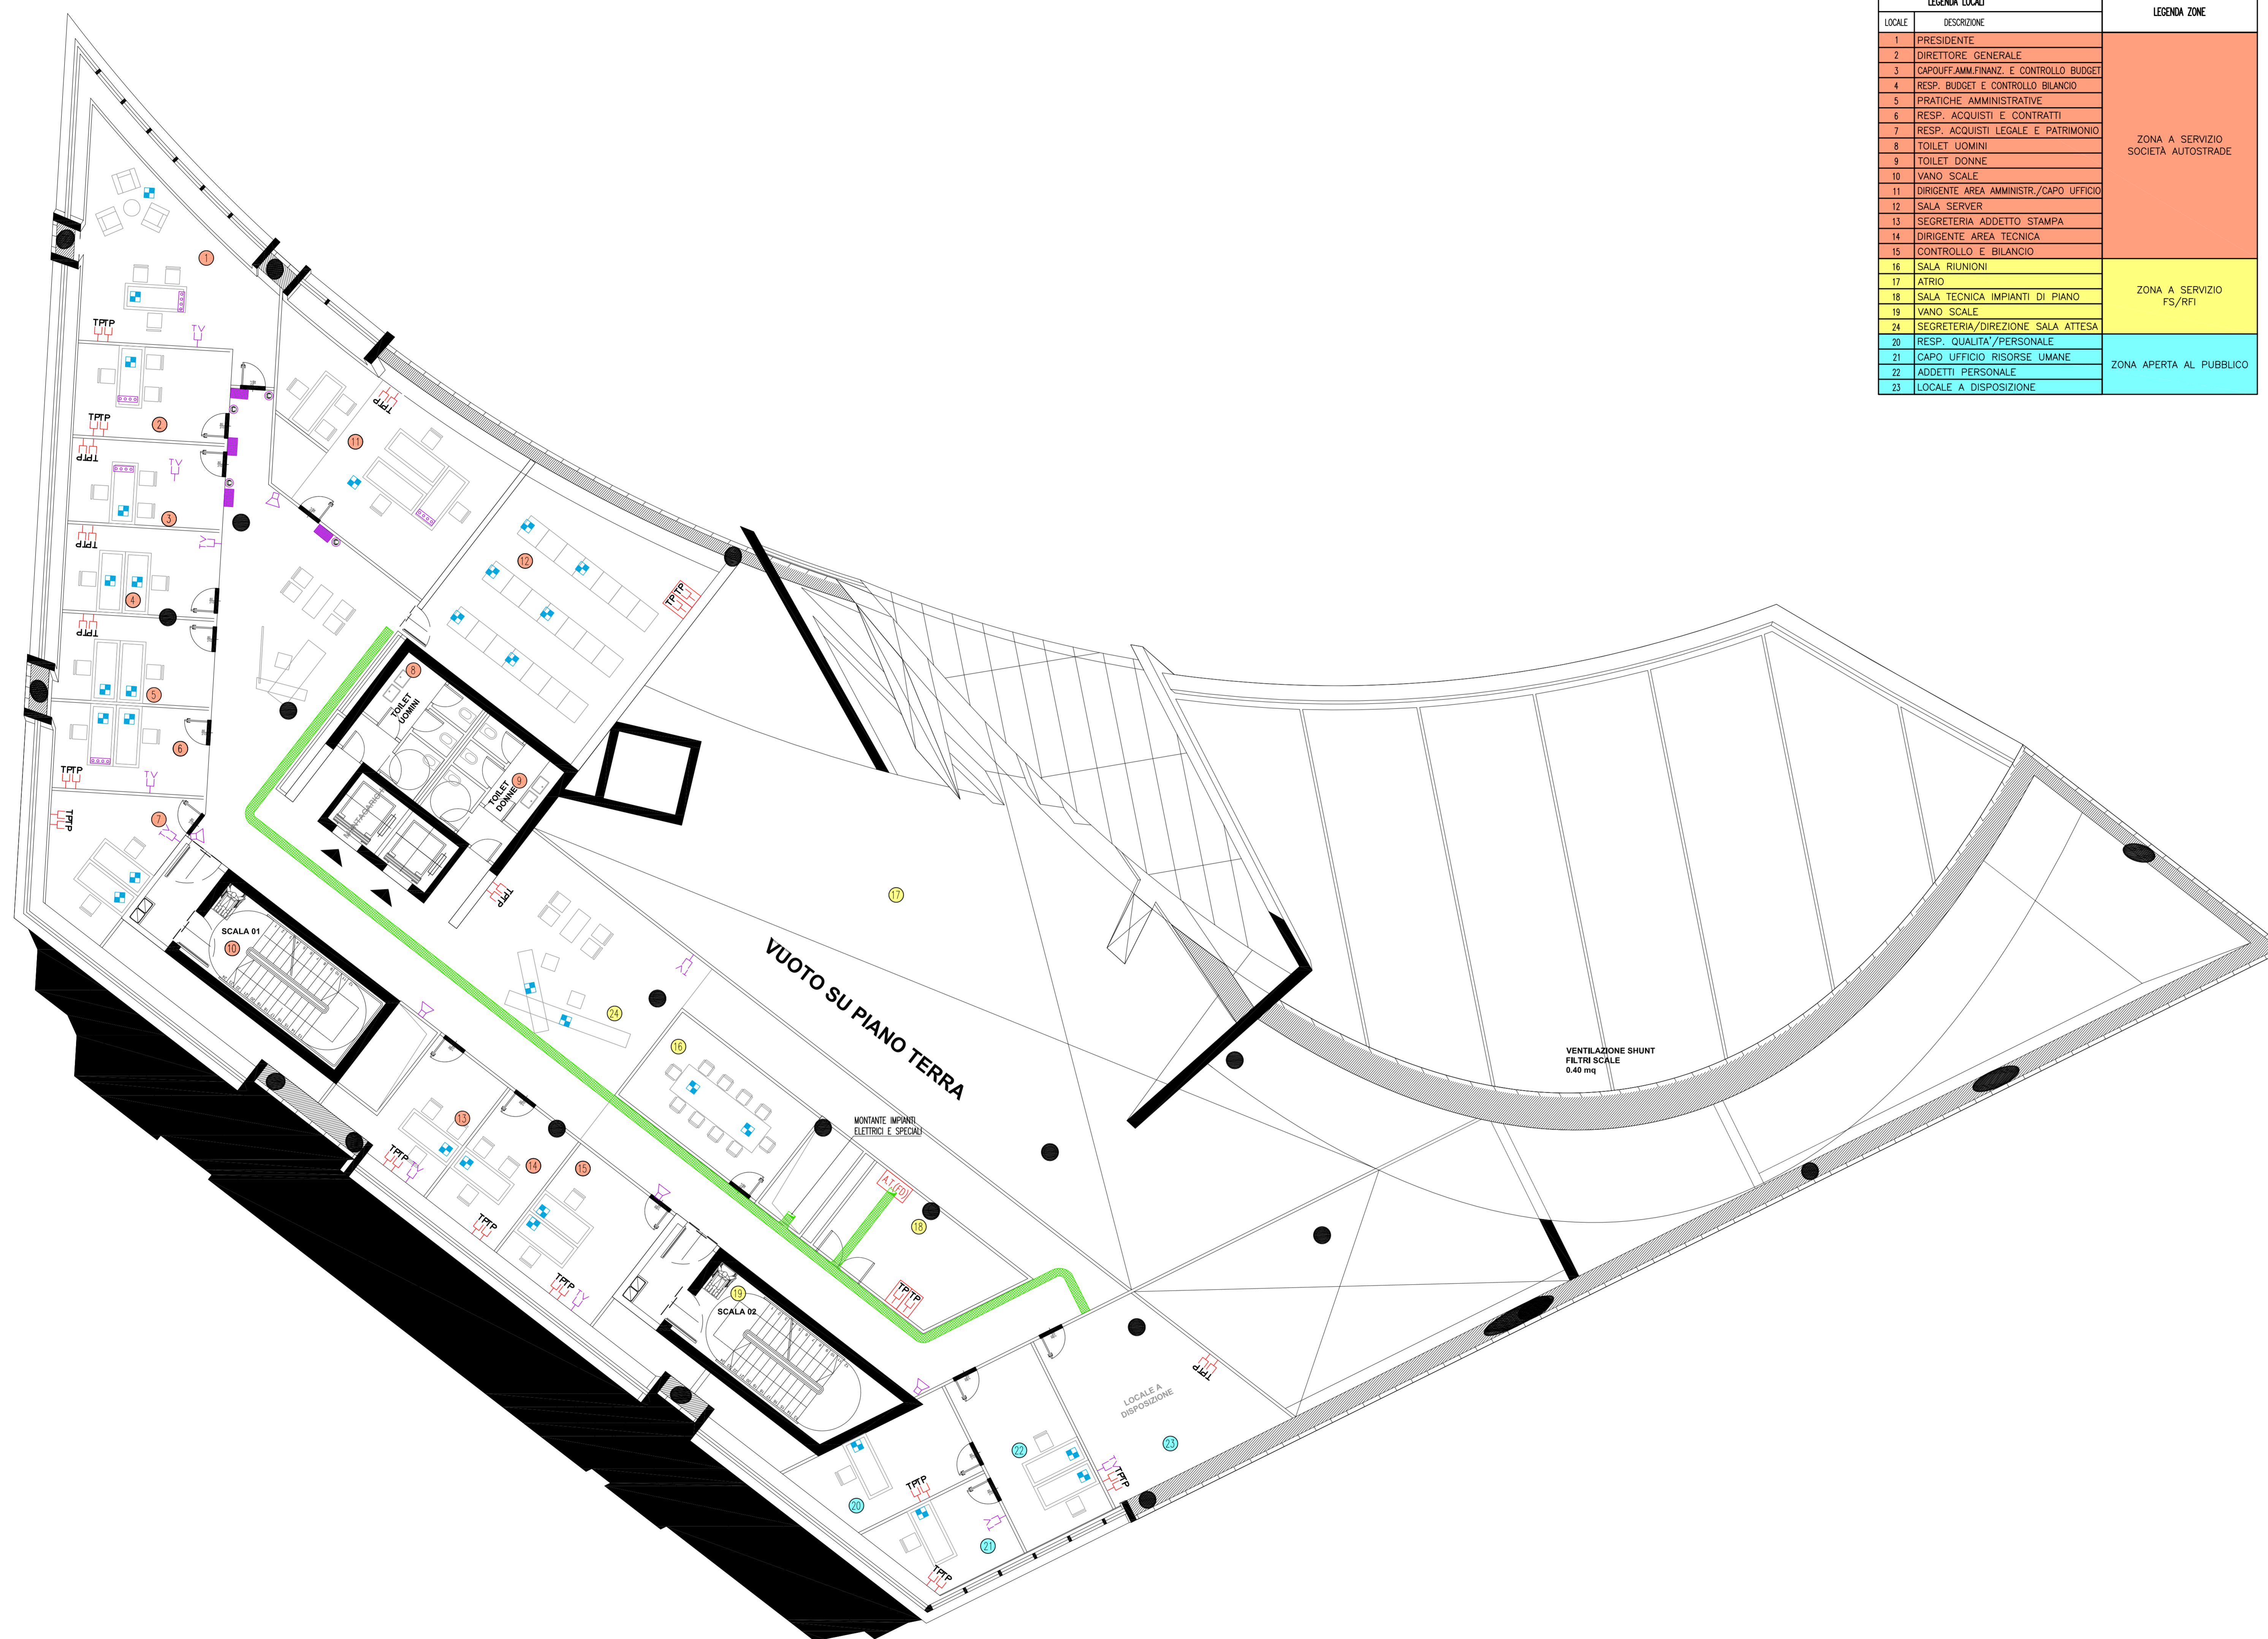

LEGENDA LOCALI		LEGENDA ZONE
LOCALE	DESCRIZIONE	
1	PRESIDENTE	ZONA A SERVIZIO SOCIETA' AUTOSTRADE
2	DIRETTORE GENERALE	
3	CAPOUFFAM.FINANZ. E CONTROLLO BUDGET	
4	RESP. BUDGET E CONTROLLO BILANCIO	
5	PRATICHE AMMINISTRATIVE	
6	RESP. ACQUISTI E CONTRATTI	
7	RESP. ACQUISTI LEGALE E PATRIMONIO	
8	TOILET UOMINI	
9	TOILET DONNE	
10	VANDO SCALE	
11	DIREZIONE AREA AMMINISTR./CAPO UFFICIO	
12	SALA SERVER	
13	SEGRETERIA ADDETTO STAMPA	
14	DIREZIONE AREA TECNICA	
15	CONTROLLO E BILANCIO	ZONA A SERVIZIO FS/RFI
16	SALA RIUNIONI	
17	ATRIO	
18	SALA TECNICA IMPIANTI DI PIANO	
19	VANDO SCALE	ZONA APERTA AL PUBBLICO
20	SEGRETERIA/DIREZIONE SALA ATTESA	
21	CAPO UFFICIO RISORSE UMANE	
22	ADDETTI PERSONALE	
23	LOCALE A DISPOSIZIONE	

NOTE GENERALI  
LEGENDA SIMBOLI

SIMBOLO	DESCRIZIONE
[A.T. (FD)]	ARMADIO FONIA-DATI FLOOR DISTRIBUTOR PER CABLAGGIO STRUTTURATO
[CDS]	CENTRALE DIFFUSIONE SONORA E SORGENTE MUSICALE
[TP]	PRESA FONIA-DATI R445 IP55 A PARETE
[TP]	PRESA FONIA-DATI R445 A PARETE
[Y]	ANTENNA TV TERRESTRE
[Y]	ANTENNA TV SATELLITARE
[Y]	GRUPPO DI PRESE TV COSTITUITO DA UNA PRESA DI ANTENNA TV DI TIPO TERRESTRE ED UNA PRESA DI ANTENNA SATELLITARE
[Y]	CENTRALINO AMPLIFICATORE IMPIANTO TV
[Y]	POSTO VIDEOCITOFONICO INTERNO ALL' INGRESSO
[Y]	POSTO VIDEOCITOFONICO ESTERNO COMPLETO DI TELECAMERA
[Y]	SERRATURA ELETTRICA
[Y]	TORRETTA A PAVIMENTO 3 MODULI COMPOSTA DA: N 2 PRESE FONIA-DATI R445
[Y]	ALTOPARLANTE DA INCASSO DA 6W
[Y]	PASSERELLA PERFORATA IN ACCIAIO ZINCATO DIMENSIONI 300x100 mm PER DISTRIBUZIONE IMPIANTI SPECIFICI
[Y]	PULSANTE DI CHIAMATA
[Y]	QUADRO CONTROLLO CHIAMATA COMPRESIVO DI PULSANTERIA SEGNALAZIONE PER PANNELLO FUORI PORTA
[Y]	PANNELLO FUORI PORTA CON SEGNALAZIONE "LIBERO-OCCUPATO"

NOTE:  
- BASE ARCHITETTONICA DA ELABORATO: CG4300PPADCCD1CFA0000004B

**Stretto di Messina**  
Concessionario per la progettazione, realizzazione e gestione del collegamento stabile tra la Sicilia e il Continente  
 Oggetto di diritto pubblico  
 Legge n° 1156 del 17 dicembre 1971, modificata dal D.Lgs. n° 114 del 24 aprile 2003

**Eurolink**

**PONTE SULLO STRETTO DI MESSINA**

**PROGETTO DEFINITIVO**

**EUROLINK S.C.p.A.**  
IMPREGIACO S.p.A. (Mandatante)  
 SOCIETA' ITALIANA PER CONDOTTE D'ACQUA S.p.A. (Mandatante)  
 COOPERATIVA MURATORI E CEMENTISTI - C.M.C. di Ravenna Soc. Coop. a.r.l. (Mandatante)  
 SACOR S.A.S. (Mandatante)  
 ISHKAWAJIMA - HARIMA HEAVY INDUSTRIES CO. Ltd. (Mandatante)  
 A.C.I. S.C.P.A. - CONSORZIO STABILE (Mandatante)

IL PROGETTISTA Dott. Ing. I. Barilli Ordine Ingegneri V.C.O. n° 122 SINA	IL CONTRATTORE GENERALE Project Manager (Ing. P.P. Marcheselli)	STRETTO DI MESSINA Direttore Generale e RUP Isolazione (Ing. G. Fommenghi)	STRETTO DI MESSINA Amministratore Delegato (Dott. P. Ciucci)
--	---	---	--

**COLLEGAMENTI VERSANTE CALABRIA**  
 CENTRO DIREZIONALE **CD0453\_F0**  
 IMPIANTI  
 TELEFONIA ED IMPIANTI TELEFONICI – EDIFICIO PRINCIPALE  
PIANTERRE IMPIANTI DI COMUNICAZIONE E CONTROLLO AL PIANO SECONDO: TELEFONO, RICESSIONE (MULTELECOMUNICAZIONE), TELEFONIA, SONORA, TV, SUPERVISIONE

REV.	DATA	DESCRIZIONE	REDATTO	VERIFICATO	APPROVATO
1	20/05/2011	EMMISSIONE FINALE	D. RE.	G. LUPI	I. BARILLI

NOME DEL FILE: CD0453\_F0.DWG