


PIANTA PIANO QUARTO - QUOTA +116.00m - SCALA 1:100

LEGENDA LOCALE		LEGENDA ZONE
LOCALE	DESCRIZIONE	
1	CORRIDOIO	ZONA APERTA AL PUBBLICO
2	MANO. SCALE	

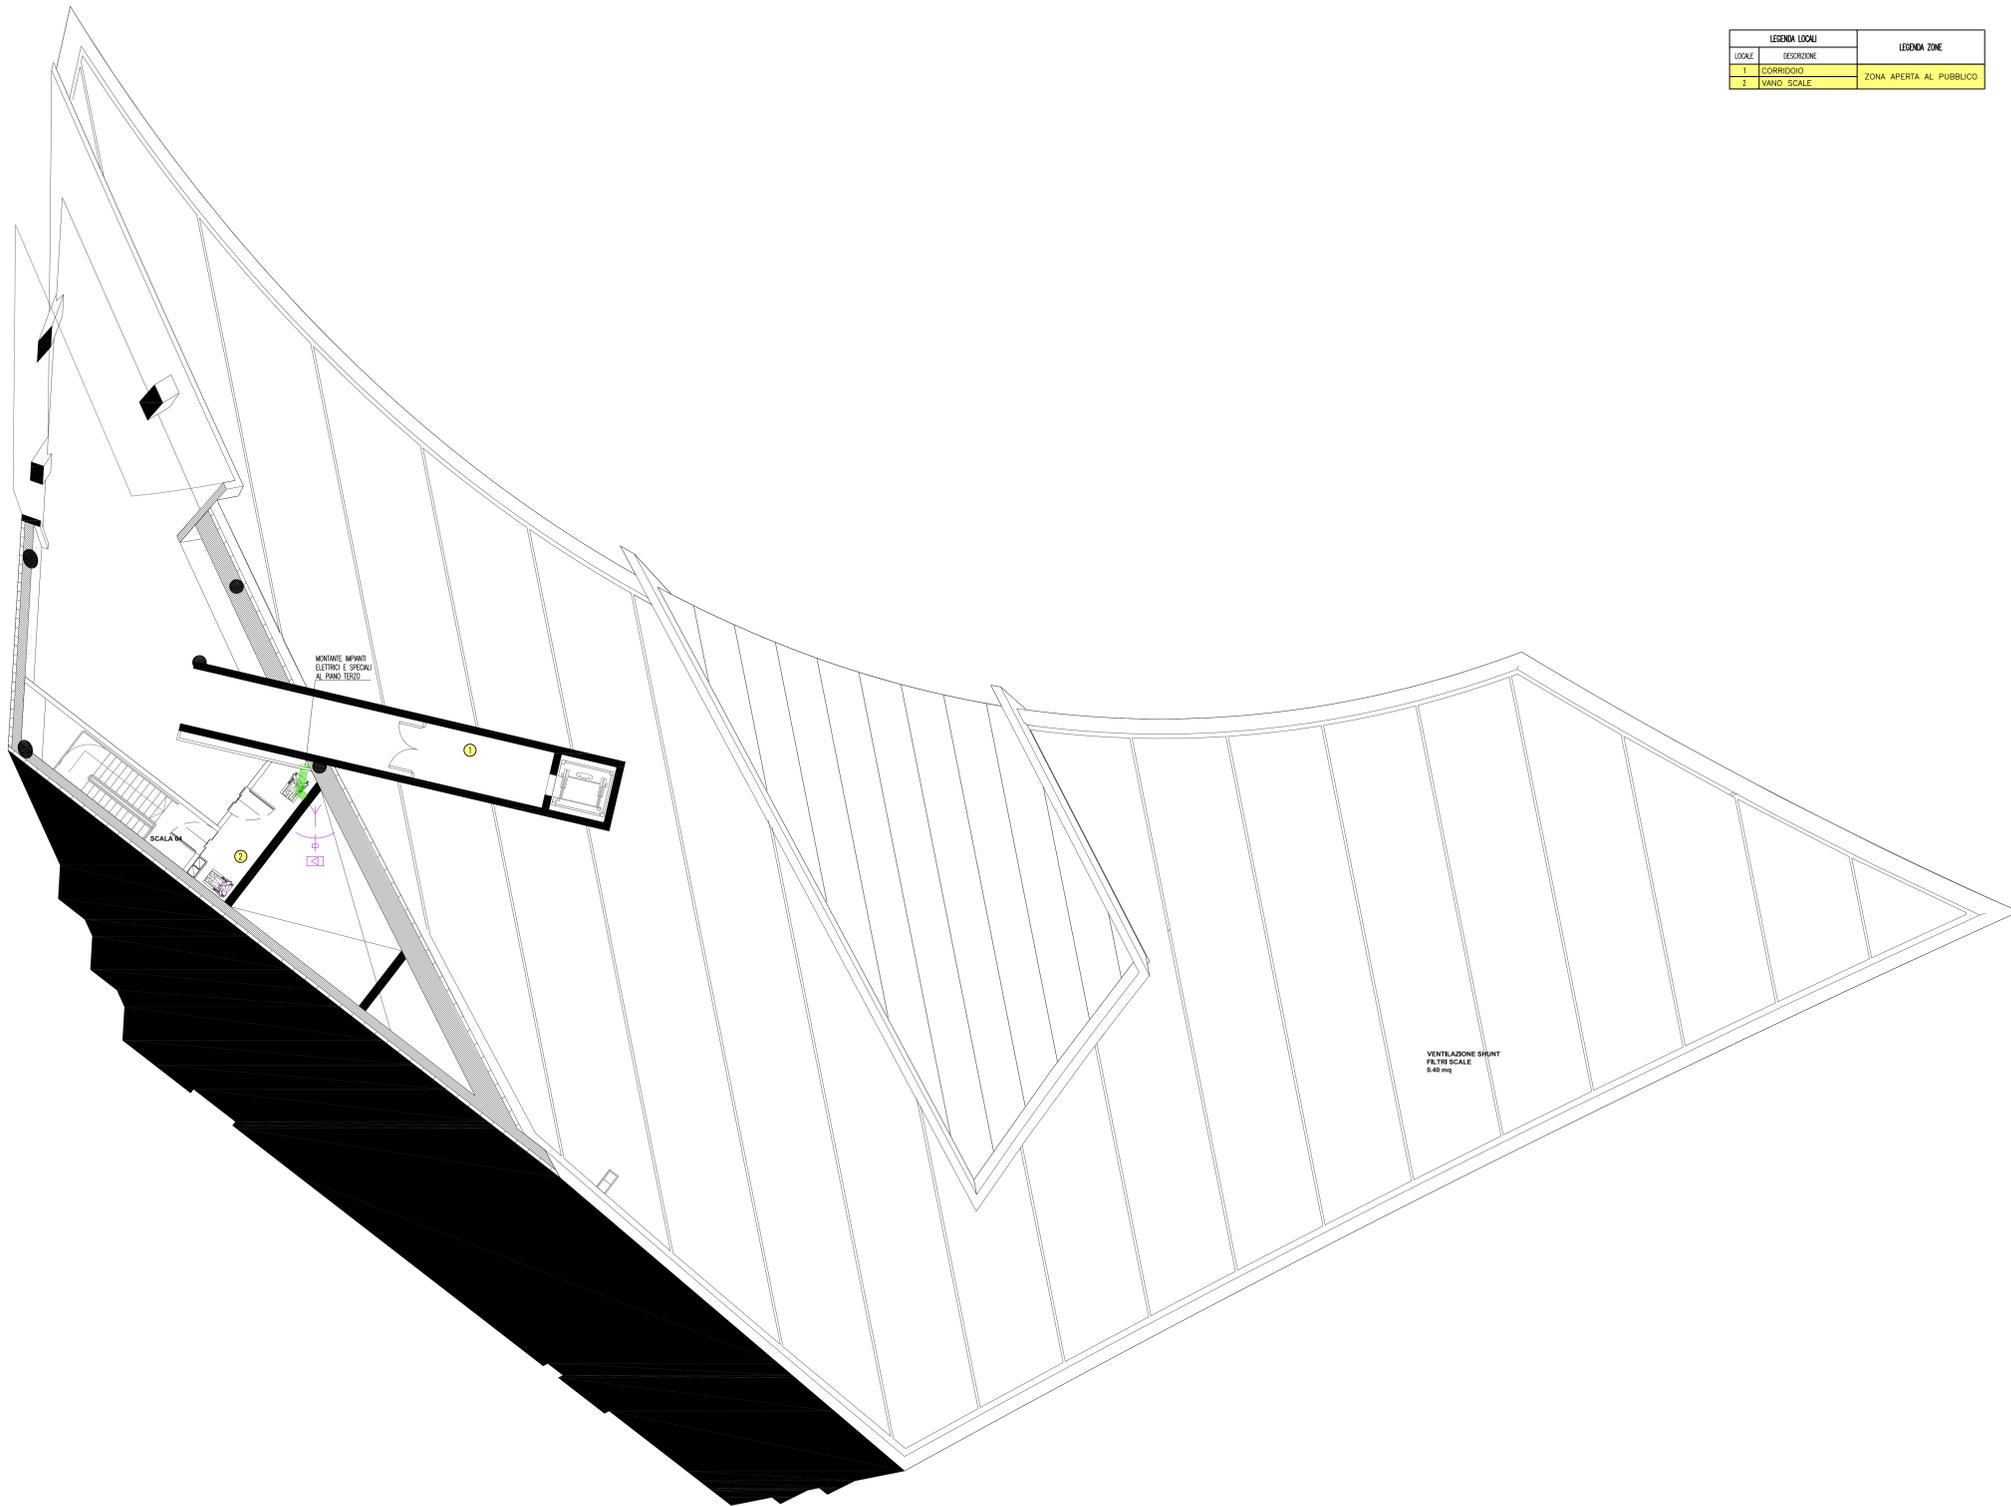

NOTE GENERALI

LEGENDA SIMBOLI

SIMBOLO	DESCRIZIONE
[A.T.]	ARMADIO FONIA-DATI PER CABLAGGIO STRUTTURATO
[CDS]	CENTRALE DIFFUSIONE SONORA E SORGENTE MUSICALE
[TP]	PRESA FONIA-DATI RJ45 IP55 A PARETE
[TP]	PRESA FONIA-DATI RJ45 A PARETE
[Y]	ANTENNA TV TERRESTRE
[Y]	ANTENNA TV SATELLITARE
[Y]	GRUPPO DI PRESE TV COSTITUITO DA UNA PRESA DI ANTENNA TV DI TIPO TERRESTRE ED UNA PRESA DI ANTENNA SATELLITARE
[Y]	CENTRALINO AMPLIFICATORE IMPIANTO TV
[Y]	POSTO VIDEOCITOFONICO INTERNO ALL' INGRESSO
[Y]	POSTO VIDEOCITOFONICO ESTERNO COMPLETO DI TELECAMERA
[Y]	SERRATURA ELETTRICA
[Y]	TORRETTA A PAVIMENTO 3 MODULI COMPOSTA DA: N 2 PRESE FONIA-DATI RJ45
[Y]	ALTOPARLANTE DA INCASSO
[Y]	PASSERELLA PERFORATA IN ACCIAIO ZINCATO DIMENSIONI 300x100 mm PER DISTRIBUZIONE IMPIANTI SPECIALI
[Y]	PULSANTE DI CHIAMATA
[Y]	QUADRO CONTROLLO CHIAMATA COMPRESIVO DI PULSANTERIA SEGNALAZIONE PER PANNELLO FUORI PORTA
[Y]	PANNELLO FUORI PORTA CON SEGNALAZIONE "LIBERO-OCCUPATO"

NOTE:
- BASE ARCHITETTONICA DA ELABORATO: CG4300PPADCCD1CFA00000006B

Stretto di Messina
Concessionario per la progettazione, realizzazione e gestione del collegamento stabile tra lo Stretto e il Continente
 Oggetto di diritto pubblico
 Legge n° 1156 del 17 dicembre 1971, modificata dal D.Lgs. n° 114 del 24 aprile 2003

PONTE SULLO STRETTO DI MESSINA
PROGETTO DEFINITIVO

EUROLINK S.C.p.A.
IMPREGILO S.p.A. (Mandatante)
 SOCIETA' ITALIANA PER CONDOTTE D'ACQUA S.p.A. (Mandatante)
 COOPERATIVA MURATORI E CEMENTISTI - C.M.C. di Ravenna Soc. Coop. a.r.l. (Mandatante)
 SACOTR S.A.S. (Mandatante)
 ISHKAWAJIMA - HARIMA HEAVY INDUSTRIES CO. Ltd. (Mandatante)
 A.C.I. S.C.P.A. - CONSORZIO STABILE (Mandatante)

IL PROGETTISTA Dott. Ing. I. Barili Ordine Ingegneri V.C.O. n° 122	IL CONTRATTORE GENERALE Project Manager (Ing. P.P. Marcheselli)	STRETTO DI MESSINA Direttore Generale e RIP. Valutazione (Ing. G. Fommenghi)	STRETTO DI MESSINA Amministratore Delegato (Dott. P. Ciucci)
------------------------------------------------------------------------------------	------------------------------------------------------------------------------	----------------------------------------------------------------------------------------------	---------------------------------------------------------------------------

COLLEGAMENTI VERSANTE CALABRIA
CENTRO DIREZIONALE **CD0455_F0**
IMPIANTI
TELEFONIA ED IMPIANTI TELEFONICI - EDIFICIO PRINCIPALE
PIANIMETRA IMPIANTI DI COMUNICAZIONE E CONTROLLO AL PIANO QUARTO (TELEFONIA, TRASMISSIONE DATI, VIDEOCITOFONICO, CHIAMATA, SORVEGLIA, SUPERVISIONE)

REV.	DATA	DESCRIZIONE	REDATTO	VERIFICATO	APPROVATO
1	20/05/2011	EMMISSIONE FINALE	D. RE.	G. LUPI	I. BARILI

NOME DEL FILE: CDD0455_F0.DWG