


PIANTA PIANO QUARTO – QUOTA +116.00m – SCALA 1:100

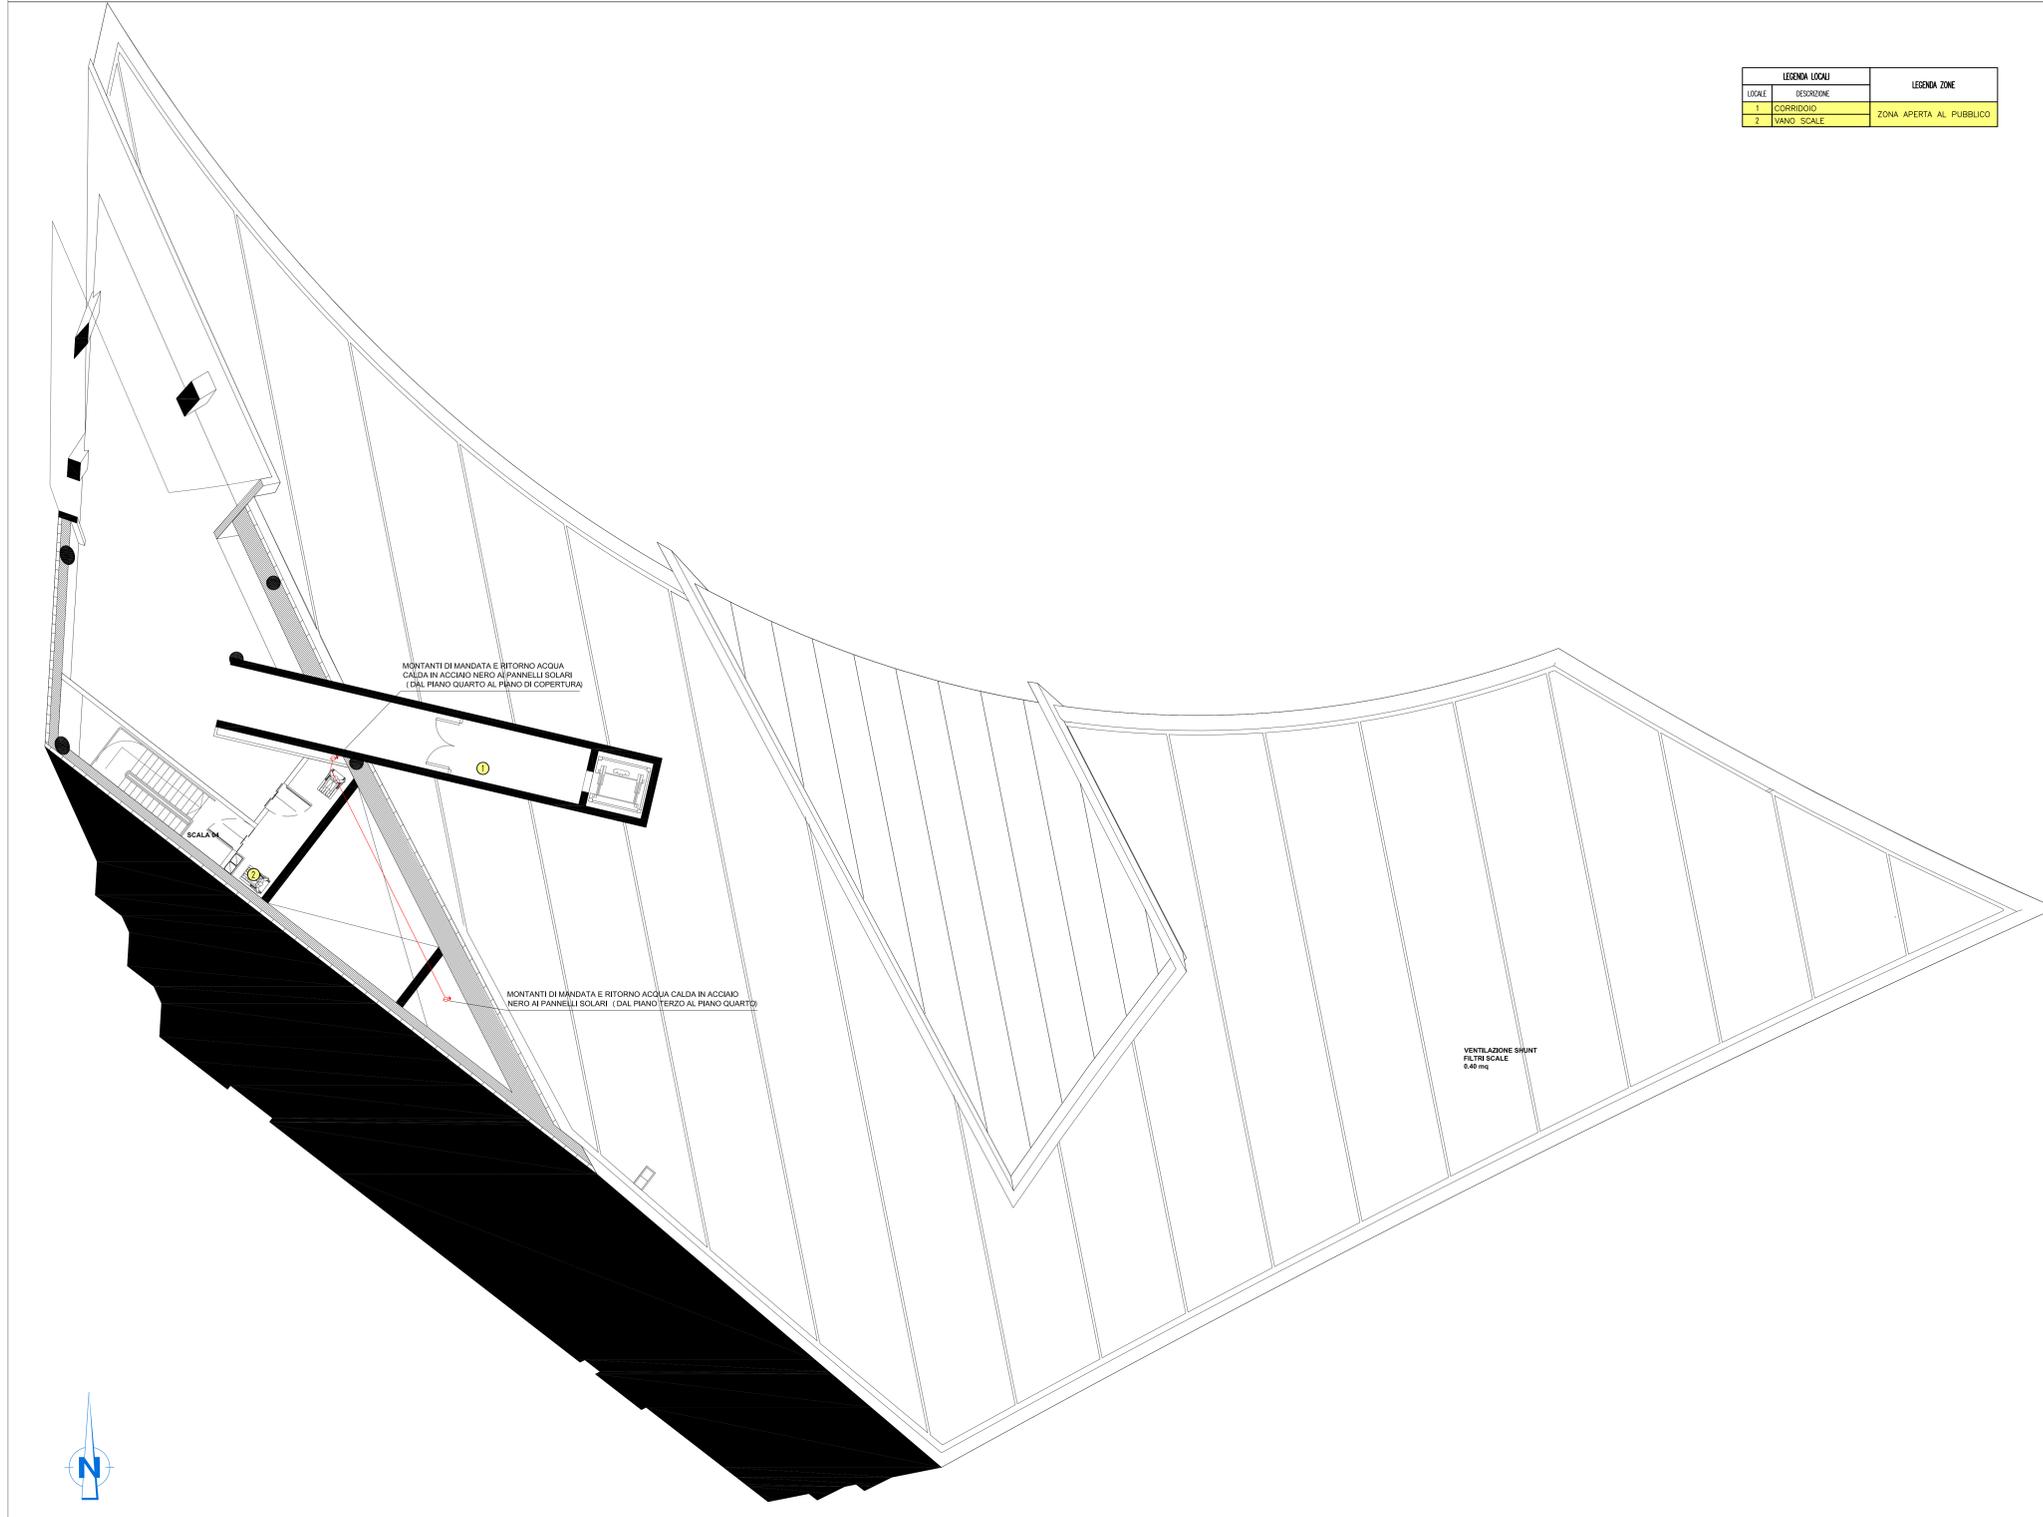

LEGENDA LOCALI		LEGENDA ZONE	
LOCALE	DESCRIZIONE		
1	CORRIDOIO		ZONA APERTA AL PUBBLICO
2	VANO SCALE		

NOTE GENERALI

LEGENDA SIMBOLI

SIMBOLO	DESCRIZIONE
	N. 2 TUBI DI MANDATA E RITORNO ACQUA CALDA IN ACCIAIO NERO PASSANTI NEL CONTROSOFFITTO

SPessori Isolamento Tubazioni in Acciaio

TUBO FLESSIBILE IN ELASTOMERO	SPessori mm											
	CAVITÀ						DISTRIBUZIONI					
DN	DN	DN	DN	DN	DN	DN	DN	DN	DN	DN	DN	
15	20	25	32	40	50	65	80	100	150	200	250	
15	20	25	32	40	50	65	80	100	150	200	250	
32	45	45	45	45	45	45	45	45	45	45	45	
19	32	32	45	45	45	45	45	45	45	45	45	
19	19	32	32	32	32	32	32	32	32	32	32	

acqua calda (rischio surriscaldamento)  
 acqua fredda (rischio surriscaldamento)  
 per tutti i diametri, spessore = 15 mm  
 N.B. tutte le tubazioni in acciaio passanti alligero e nei curvatori tecnologici saranno rivestite con lamina di alluminio di spessore 0.8 mm

NOTE:  
 - BASE ARCHITETTONICA DA ELABORATO: CG4300PPADCCD1CFA0000006B

**Stretto di Messina**  
 Concessionario per la progettazione, realizzazione e gestione del collegamento stabile tra la Sicilia e il Continente  
 Oggetto di Diritto pubblico  
 Legge n° 1156 del 17 dicembre 1971, modificata dal D.Lgs. n° 114 del 24 aprile 2003

**PONTE SULLO STRETTO DI MESSINA**  
 PROGETTO DEFINITIVO

**EUROLINK S.p.A.**  
 IMPREGILO S.p.A. (Mandatante)  
 SOCIETA' ITALIANA PER CONDOTTE D'ACQUA S.p.A. (Mandatante)  
 COOPERATIVA MURATORI E CEMENTISTI - C.M.C. di Ravenna Soc. Coop. a.r.l. (Mandatante)  
 SACOR S.A.S. (Mandatante)  
 ISHKAWAJMA - HARIMA HEAVY INDUSTRIES CO. Ltd. (Mandatante)  
 A.C.I. S.C.P.A. - CONSORZIO STABILE (Mandatante)

<b>IL PROGETTISTA</b> Dott. Ing. I. Barili Ordine Ingegneri V.C.O. n° 122 SINA Dott. Ing. E. Poponi Ordine Ingegneri Milano n° 15428	<b>IL CONTRATTO GENERALE</b> Project Manager (Ing. P.P. Marcheselli)	<b>STRETTO DI MESSINA</b> Direttore Generale e RUP Isolazione (Ing. G. Fommenghi)	STRETTO DI MESSINA Amministratore Delegato (Dott. P. Cucco)
---	--	--	---

**COLLEGAMENTI VERSANTE CALABRIA**  
 CENTRO DIREZIONALE **CD0480\_F0**  
 IMPIANTI  
 IMPIANTI MECCANICI – EDIFICIO PRINCIPALE  
 PLANIMETRIA IMPIANTI IDRICO SANITARI AL PIANO QUARTO

REV.	DATA	DESCRIZIONE	REDATTO	VERIFICATO	APPROVATO
10	20/05/2011	EMMISSIONE FINALE	D. RE.	G. LUPI	I. BARILI

NOME DEL FILE: CD0480\_F0.dwg