


NOTE GENERALI


LEGENDA SIMBOLI

SIMBOLO	DESCRIZIONE
	TUBAZIONI PER IMPIANTO ANTINCENDIO CASSETTE UN45 IN ACCIAIO NERO A NORMA UNI EN 10255 VERNICIATE DI ROSSO
	TUBAZIONI PER IMPIANTO ANTINCENDIO CASSETTE UN45 IN ACCIAIO NERO A NORMA UNI EN 10255 VERNICIATE DI ROSSO
	TUBAZIONI ACQUA FREDDA SANITARIA IN ACCIAIO ZINCATO PASSANTI NEL CONTROSOFFITTO

STRALCIO PIANTA PIANO INTERRATO - PARCHEGGI - QUOTA +94.70m - SCALA 1:50

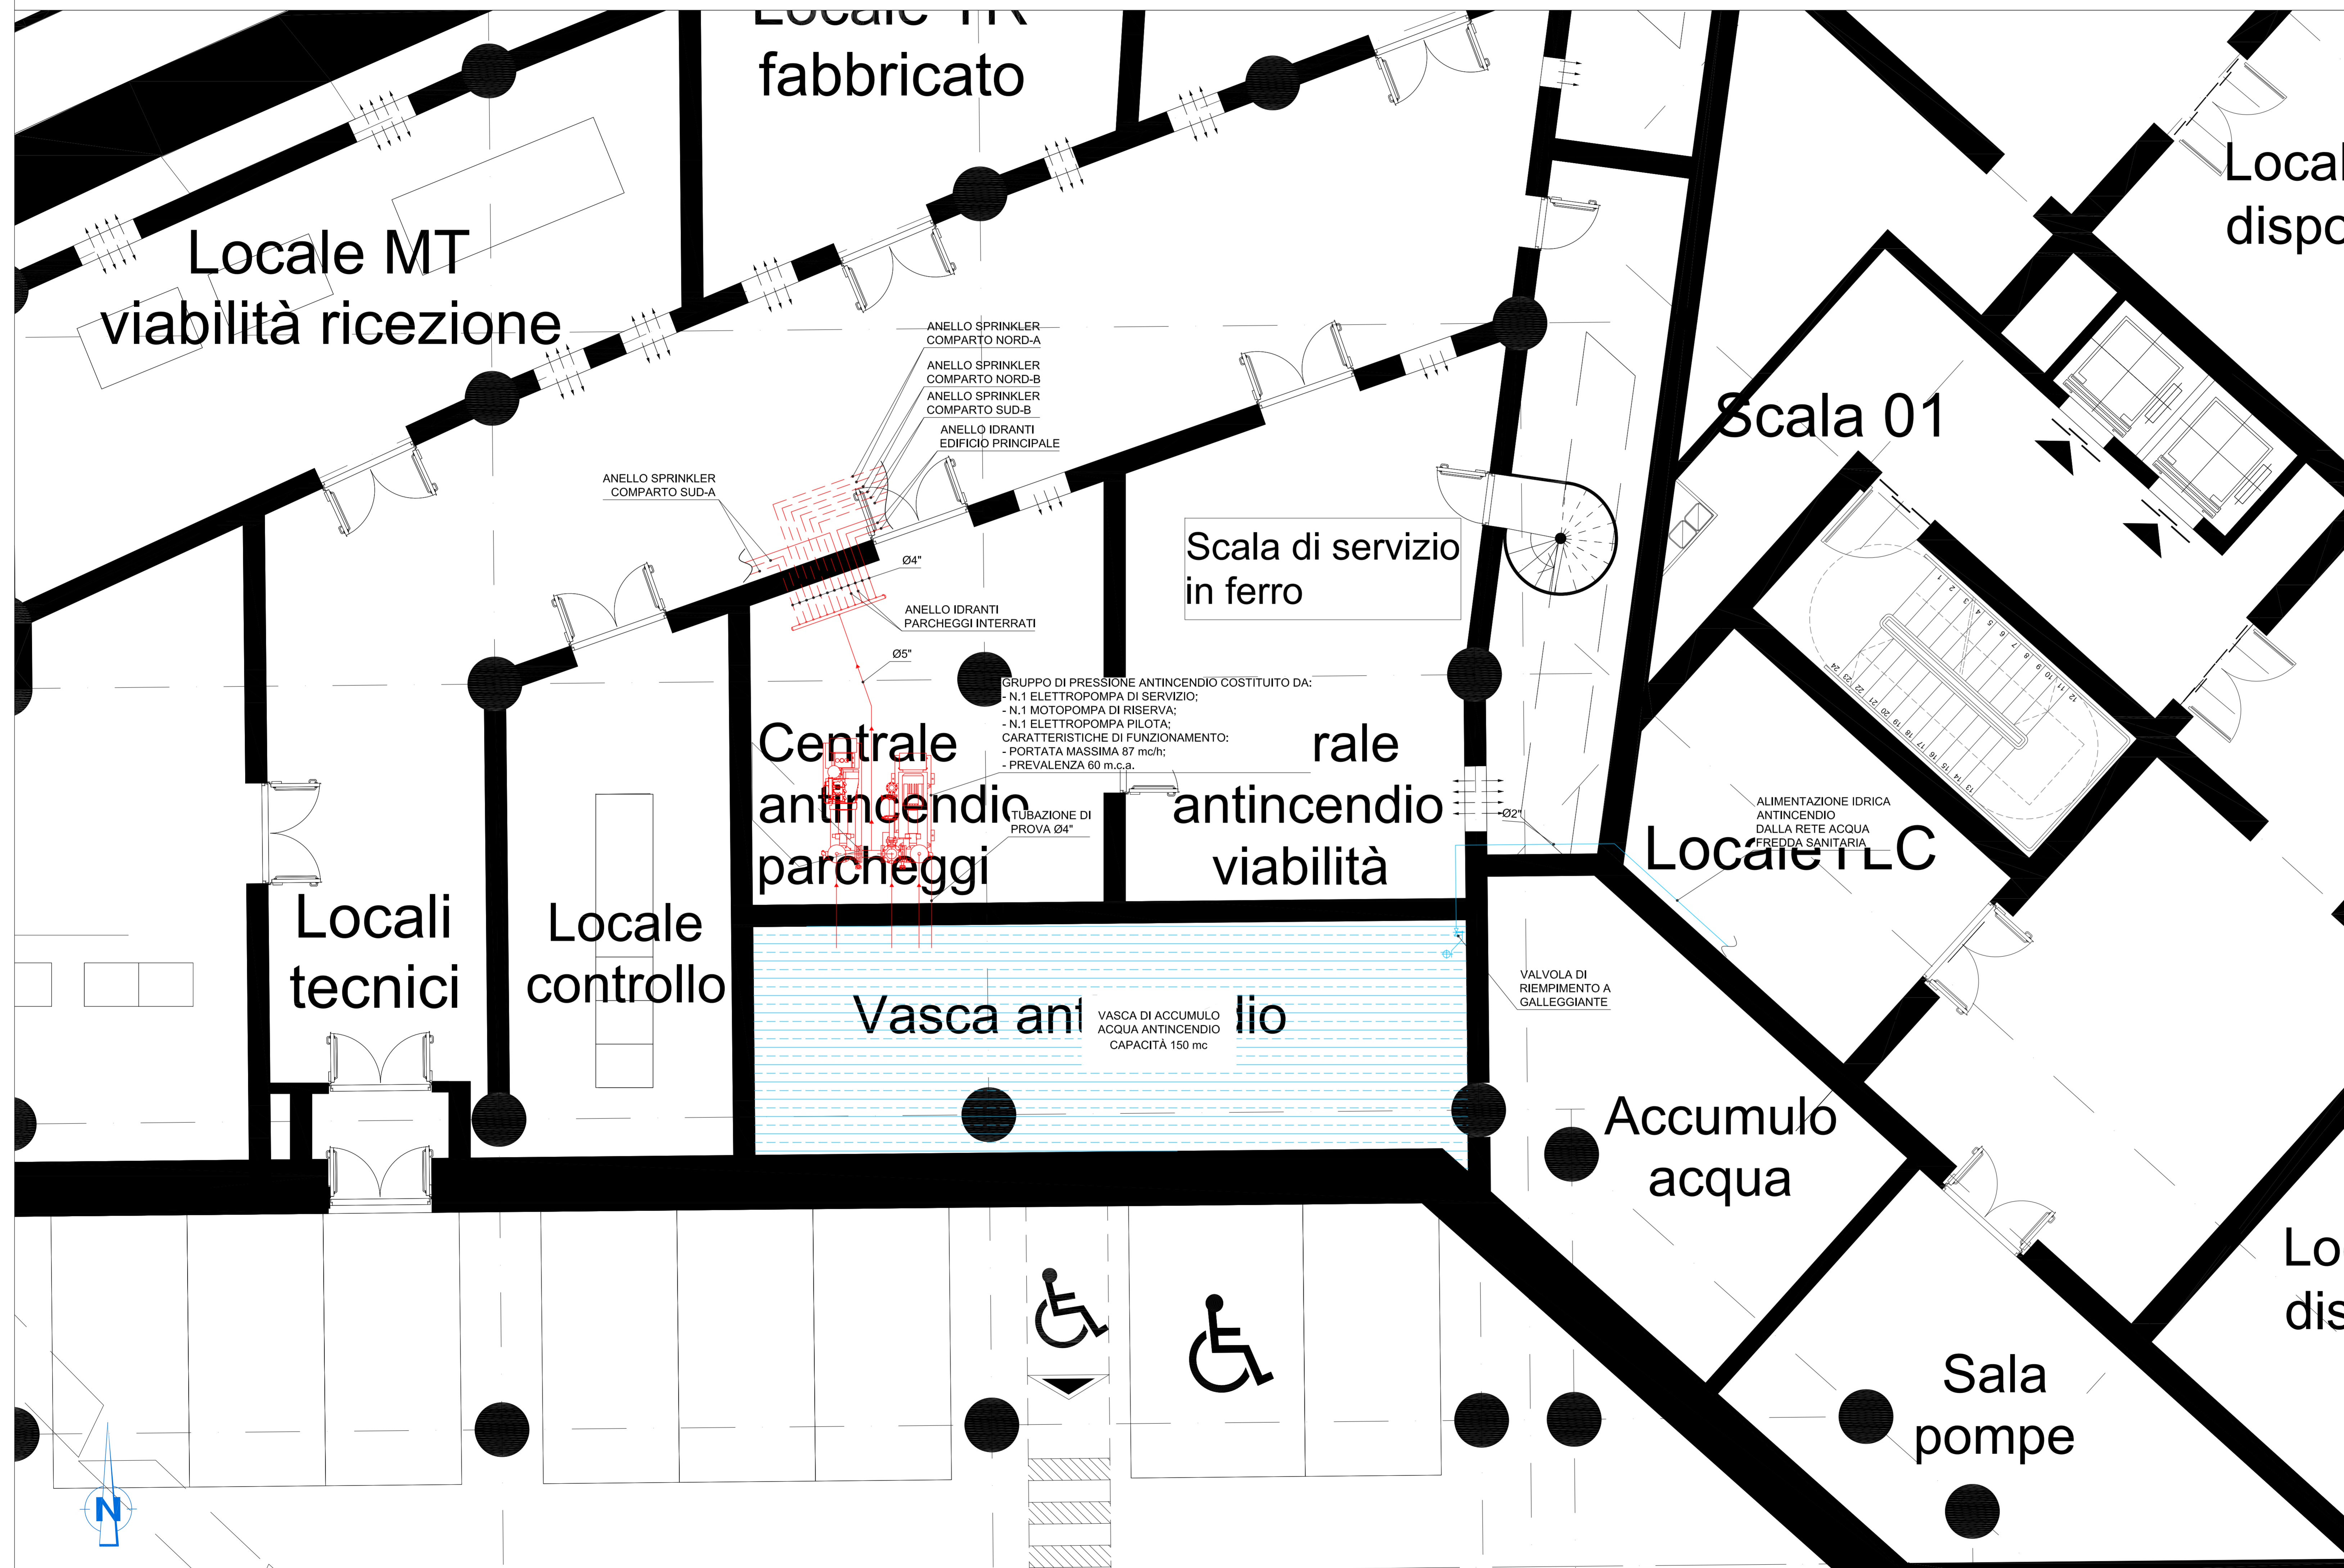

NOTE:  
- BASE ARCHITETTONICA DA ELABORATO: CG4300P8DCCD1CPR0000001B

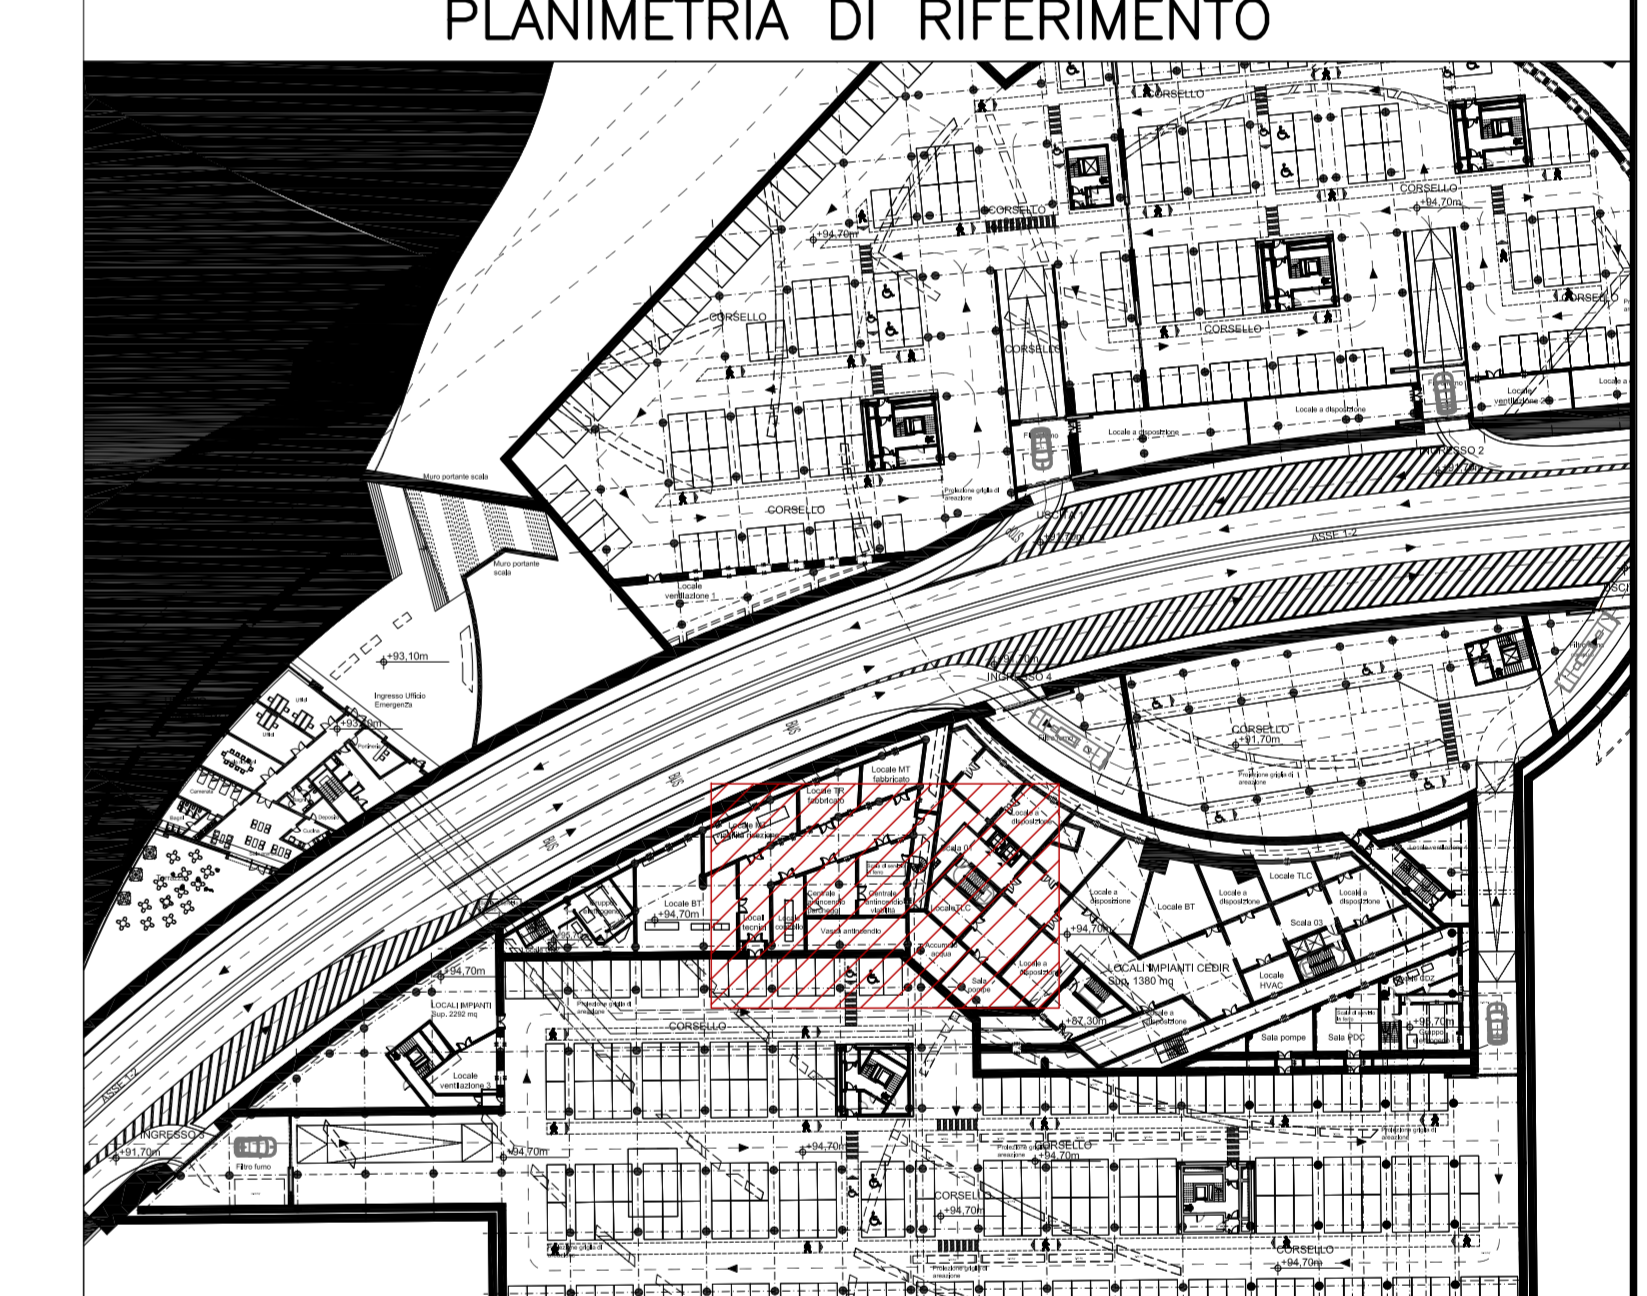

**Stretto di Messina**  
 Concessionario per la progettazione, realizzazione e gestione del collegamento stabile tra lo Stretto e il Continente  
 Oggetto: il Stretto pubblico  
 Legge n° 1108 del 17 dicembre 1971, modificata dal D.Lgs. n° 114 del 24 aprile 2000

**PONTE SULLO STRETTO DI MESSINA**  
 PROGETTO DEFINITIVO

**EUROLINK S.C.p.A.**  
 IMPREGILO S.p.A. (Mandatario)  
 SOCIETA' ITALIANA PER CONDOTTE D'ACQUA S.p.A. (Mandatario)  
 COOPERATIVA MURATORI E CEMENTISTI - C.M.C. di Ravenna Soc. Coop. a.r.l. (Mandatario)  
 SACOR S.A.S. (Mandatario)  
 ISHKAWAJMA - HARIMA HEAVY INDUSTRIES CO. Ltd. (Mandatario)  
 A.C.I. S.C.P.A. - CONSORZIO STABILE (Mandatario)

IL PROGETTISTA Dott. Ing. I. Barili Ordine Ingegneri V.C.O. n° 122	IL CONTRATTO GENERALE Project Manager (Ing. P.P. Marcheselli)	STRETTO DI MESSINA Direttore Generale e RUP Validazione (Ing. G. Fommenghi)	STRETTO DI MESSINA Amministratore Delegato (Dott. P. Ciucci)
---	---	--	--

**COLLEGAMENTI VERSANTE CALABRIA**  
 CENTRO DIREZIONALE  
 IMPIANTI  
 IMPIANTI MECCANICI - PARCHEGGI  
 PLANIMETRIA IMPIANTI MECCANICI IN CENTRALE

REV.	DATA	DESCRIZIONE	REDATTO	VERIFICATO	APPROVATO
1/0	20/05/2011	EMMISSIONE FINALE	D. RE.	G. LUPI	I. BARILI

NOME DEL FILE: CD0495\_F0.dwg