


PIANTA PIANO TERRA - QUOTA +93.10m - SCALA 1:100

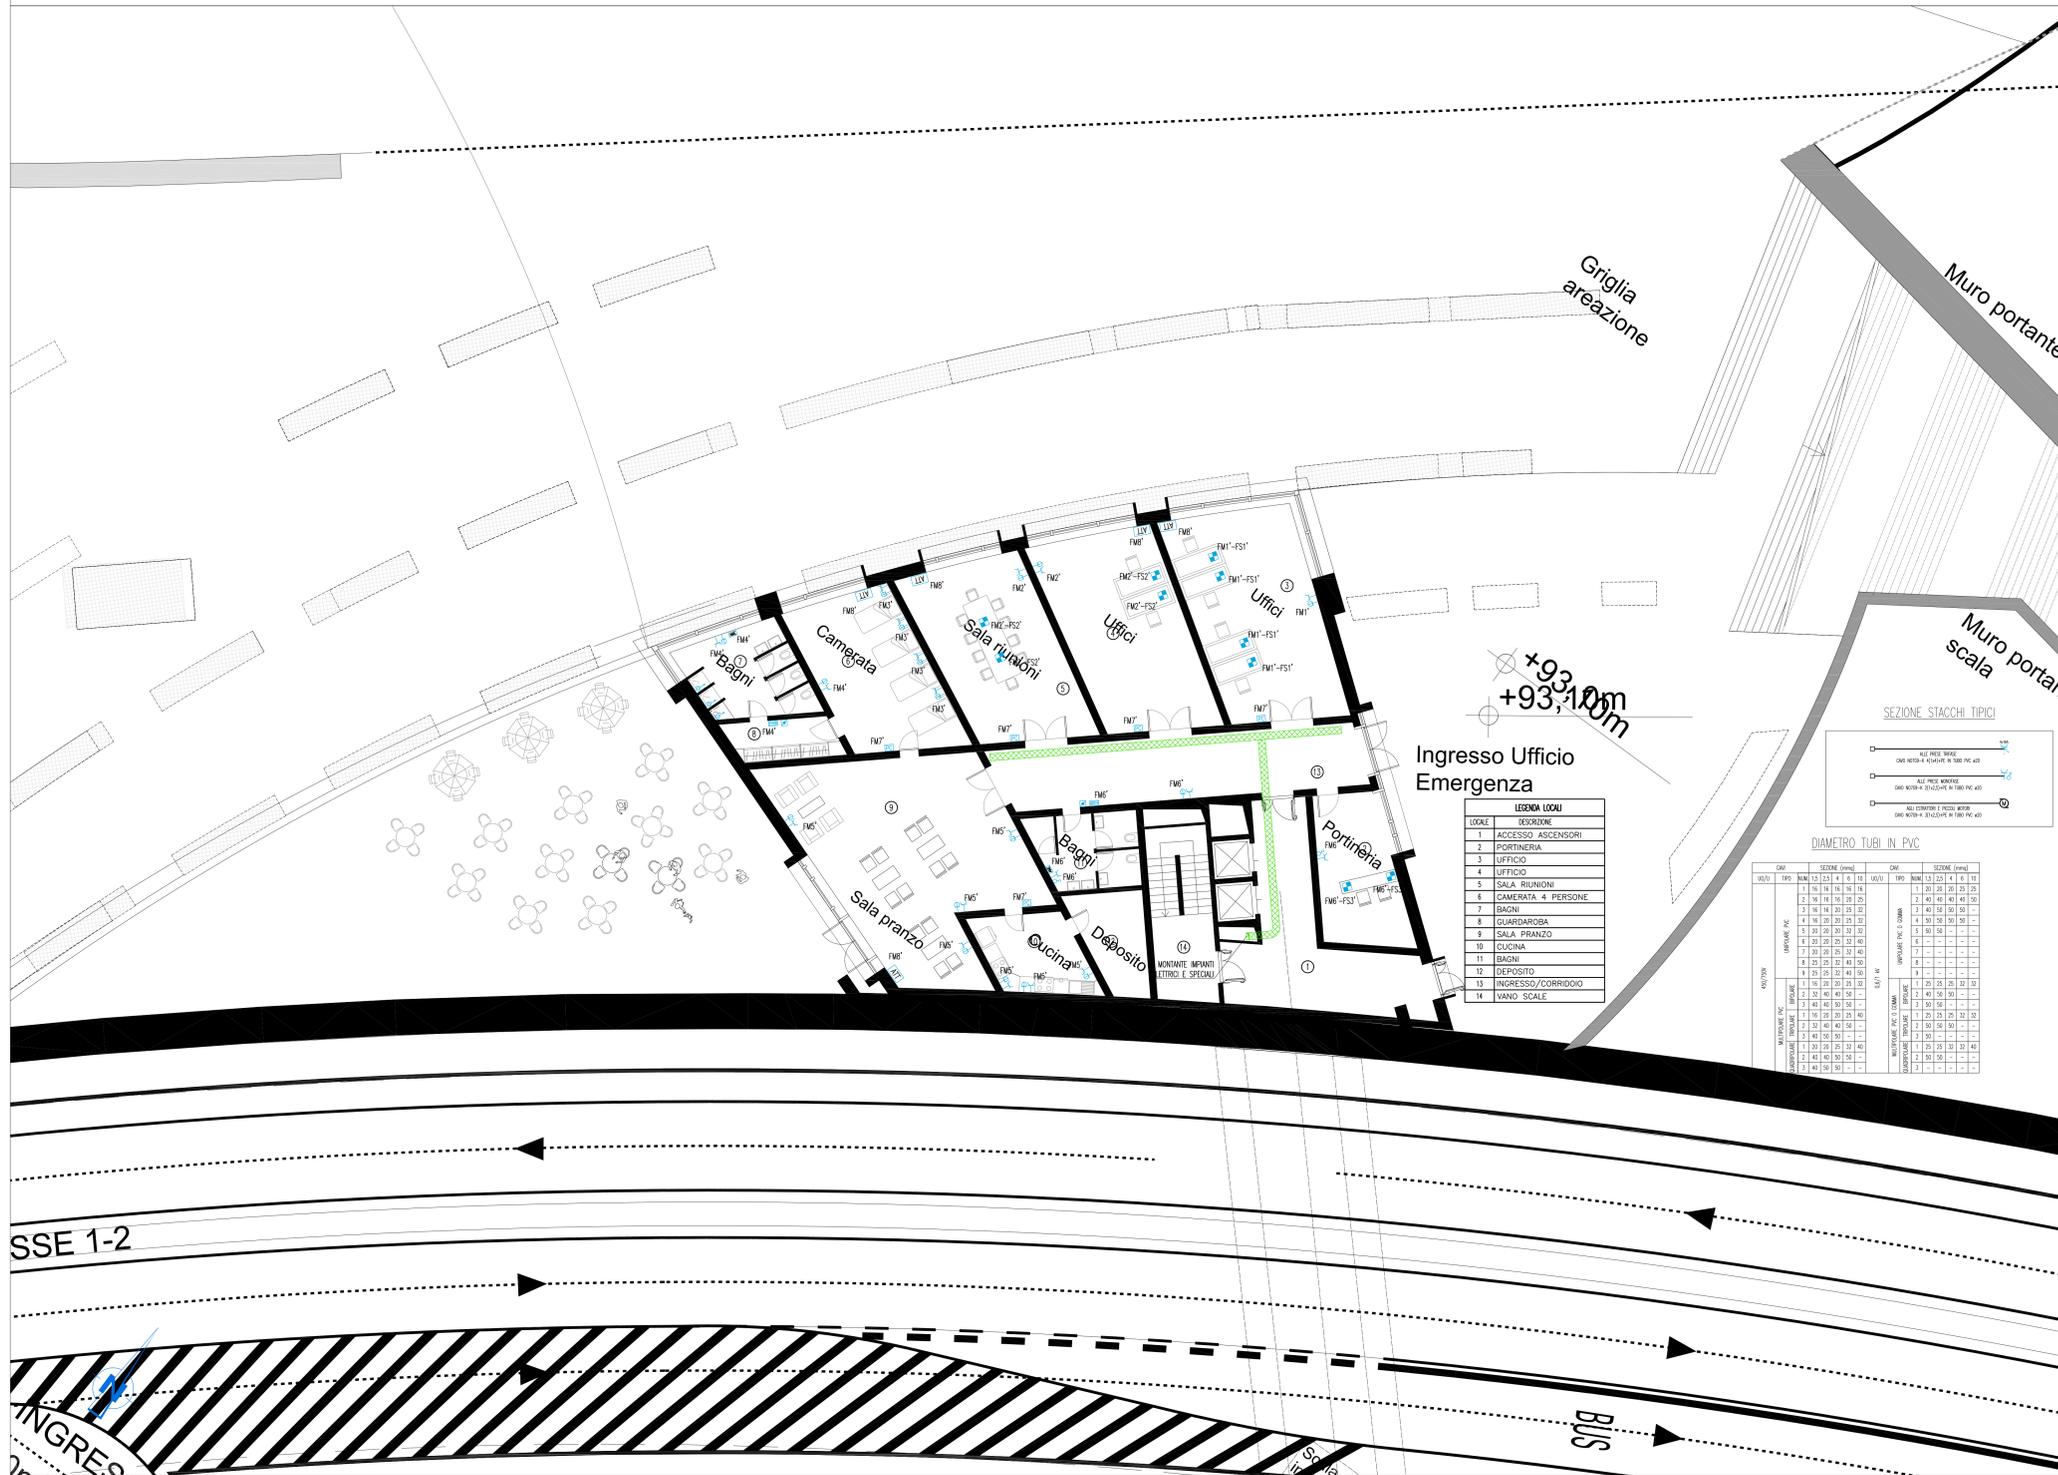

**LEGENDA LOCALI**

LOCALI	SEGNALAZIONE
1	ACCESSO ASCENSORI
2	PORTINERIA
3	UFFICIO
4	UFFICIO
5	SALA RIUNIONI
6	CAMERATA 4 PERSONE
7	BAGNI
8	GUARDAROBA
9	SALA PRANZO
10	CUCINA
11	BAGNI
12	DEPOSITO
13	INGRESSO/CORRIDOIO
14	VANO SCALE


**DIAMETRO TUBI IN PVC**

SEZIONE (mm)	DM	SEZIONE (mm)	DM
1-16	16	1-20	20
2-16	16	2-20	20
3-16	16	3-20	20
4-16	16	4-20	20
5-16	16	5-20	20
6-16	16	6-20	20
7-16	16	7-20	20
8-16	16	8-20	20
9-16	16	9-20	20
10-16	16	10-20	20
11-16	16	11-20	20
12-16	16	12-20	20
13-16	16	13-20	20
14-16	16	14-20	20

**NOTE GENERALI**

**LEGENDA SIMBOLI**

SIMBOLO	DESCRIZIONE
[Linea verde]	PASSERELLA PERFORATA IN ACCIAIO ZINCATO DIMENSIONI 300x100 mm PER DISTRIBUZIONE PRINCIPALE CON SETTO SEPARATORE TRA RETE NORMALE E CONTINUITA' ASSOLUTA
[Simbolo]	PRESA BIPASSO 2P+T 10/16A CON INTERRUITTORE DI BLOCCO BIPOLARE IN CUSTODIA INCASSATA A PARETE
[Simbolo]	PUNTO DI ALIMENTAZIONE PER ASCIUGAMANI ELETTRICI COSTITUITO DA UNA PRESA BIPASSO 2P+T 10/16A CON INTERRUITTORE DI BLOCCO IN CUSTODIA INCASSATA A PARETE
[Simbolo]	ALLARME OTTICO-ACUSTICO FUORI PORTA CON RONSATORE E GEMMA LUMINOSA ROSSA
[Simbolo]	PULSANTE DI TACITAZIONE ALLARME
[Simbolo]	PULSANTE A TIRANTE DA 10 A IN CUSTODIA INCASSATA A PARETE
[Simbolo]	PANNELLO DI COMANDO E CONTROLLO PER LA GESTIONE DELL'ILLUMINAZIONE, DELLA CLIMATIZZAZIONE E DELLE TAPPARELLE MOTORIZZATE
[Simbolo]	ATTUATORE E MOTORIZZAZIONE PER TAPPARELLE O SISTEMA DI OMBREGGIATURA
[Simbolo]	TORRETTA A PAVIMENTO 8/10 MODULI COMPOSTA DA - N 2 PRESSE BIPASSO 2x10/16A+T CON INTERRUITTORE - N 2 PRESSE UNEL 2x16A+T CON INTERRUITTORE
[Simbolo]	GRUPPO PRESSE COSTITUITO DA 1 PRESA TIPO UNEL 2P+T 16A E 1 PRESA BIPASSO 2P+T 10/16A INCASSATA A PARETE

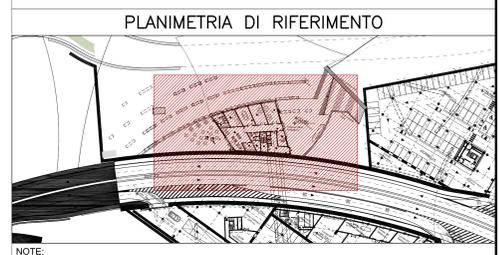

NOTE:  
- BASE ARCHITETTONICA DA ELABORATO: CG4300PP8DCDD1CPR0000001B

**Stretto di Messina**  
Concessionario per la progettazione, realizzazione e gestione del collegamento stabile tra lo Stretto e il Continente  
 Organismo di diritto pubblico  
 Legge n° 1158 del 10 dicembre 1971, modificata dal D.Lgs. n° 114 del 24 aprile 2003

**EuroLink**

**PONTE SULLO STRETTO DI MESSINA**

**PROGETTO DEFINITIVO**

**EUROLINK S.C.p.A.**  
IMPREGILO S.p.A. (Mandatario)  
 SOCIETA' ITALIANA PER CONDOTTE D'ACQUA S.p.A. (Mandatario)  
 COOPERATIVA MURATORI E CEMENTISTI - C.M.C. di Ravenna Soc. Coop. a.r.l. (Mandatario)  
 SACOR S.p.A. (Mandatario)  
 ISHKAWAJIMA - HARIMA HEAVY INDUSTRIES CO. Ltd. (Mandatario)  
 A.C.I. S.C.P.A. - CONSORZIO STABILE (Mandatario)

<b>IL PROGETTISTA</b> Dott. Ing. I. Barilli Ordine Ingegneri V.C.O. n° 122	<b>IL CONTRAENTE GENERALE</b> Project Manager (Ing. P.P. Marcheselli)	<b>STRETTO DI MESSINA</b> Direttore Generale e Rip. Valutazione (Ing. G. Fommemghini)	<b>STRETTO DI MESSINA</b> Amministratore Delegato (Dott. P. Ciucci)
---	---	--	---

**COLLEGAMENTI VERSANTE CALABRIA**  
 CENTRO DIREZIONALE **CD0501\_F0**  
 IMPIANTI  
 IMPIANTI ELETTRICI - EDIFICIO WF  
 Pianimetria impianti elettrici di forza motrice al piano a quota +93,10

REV.	DATA	DESCRIZIONE	REDATTO	VERIFICATO	APPROVATO
1	20/05/2011	EMISSIONE FINALE	D. RE.	G. LUPI	I. BARILLI

NOME DEL FILE: CD0501\_F0.dwg