



PIANTA PIANO INTERRATO - QUOTA +84.50m - SCALA 1:200

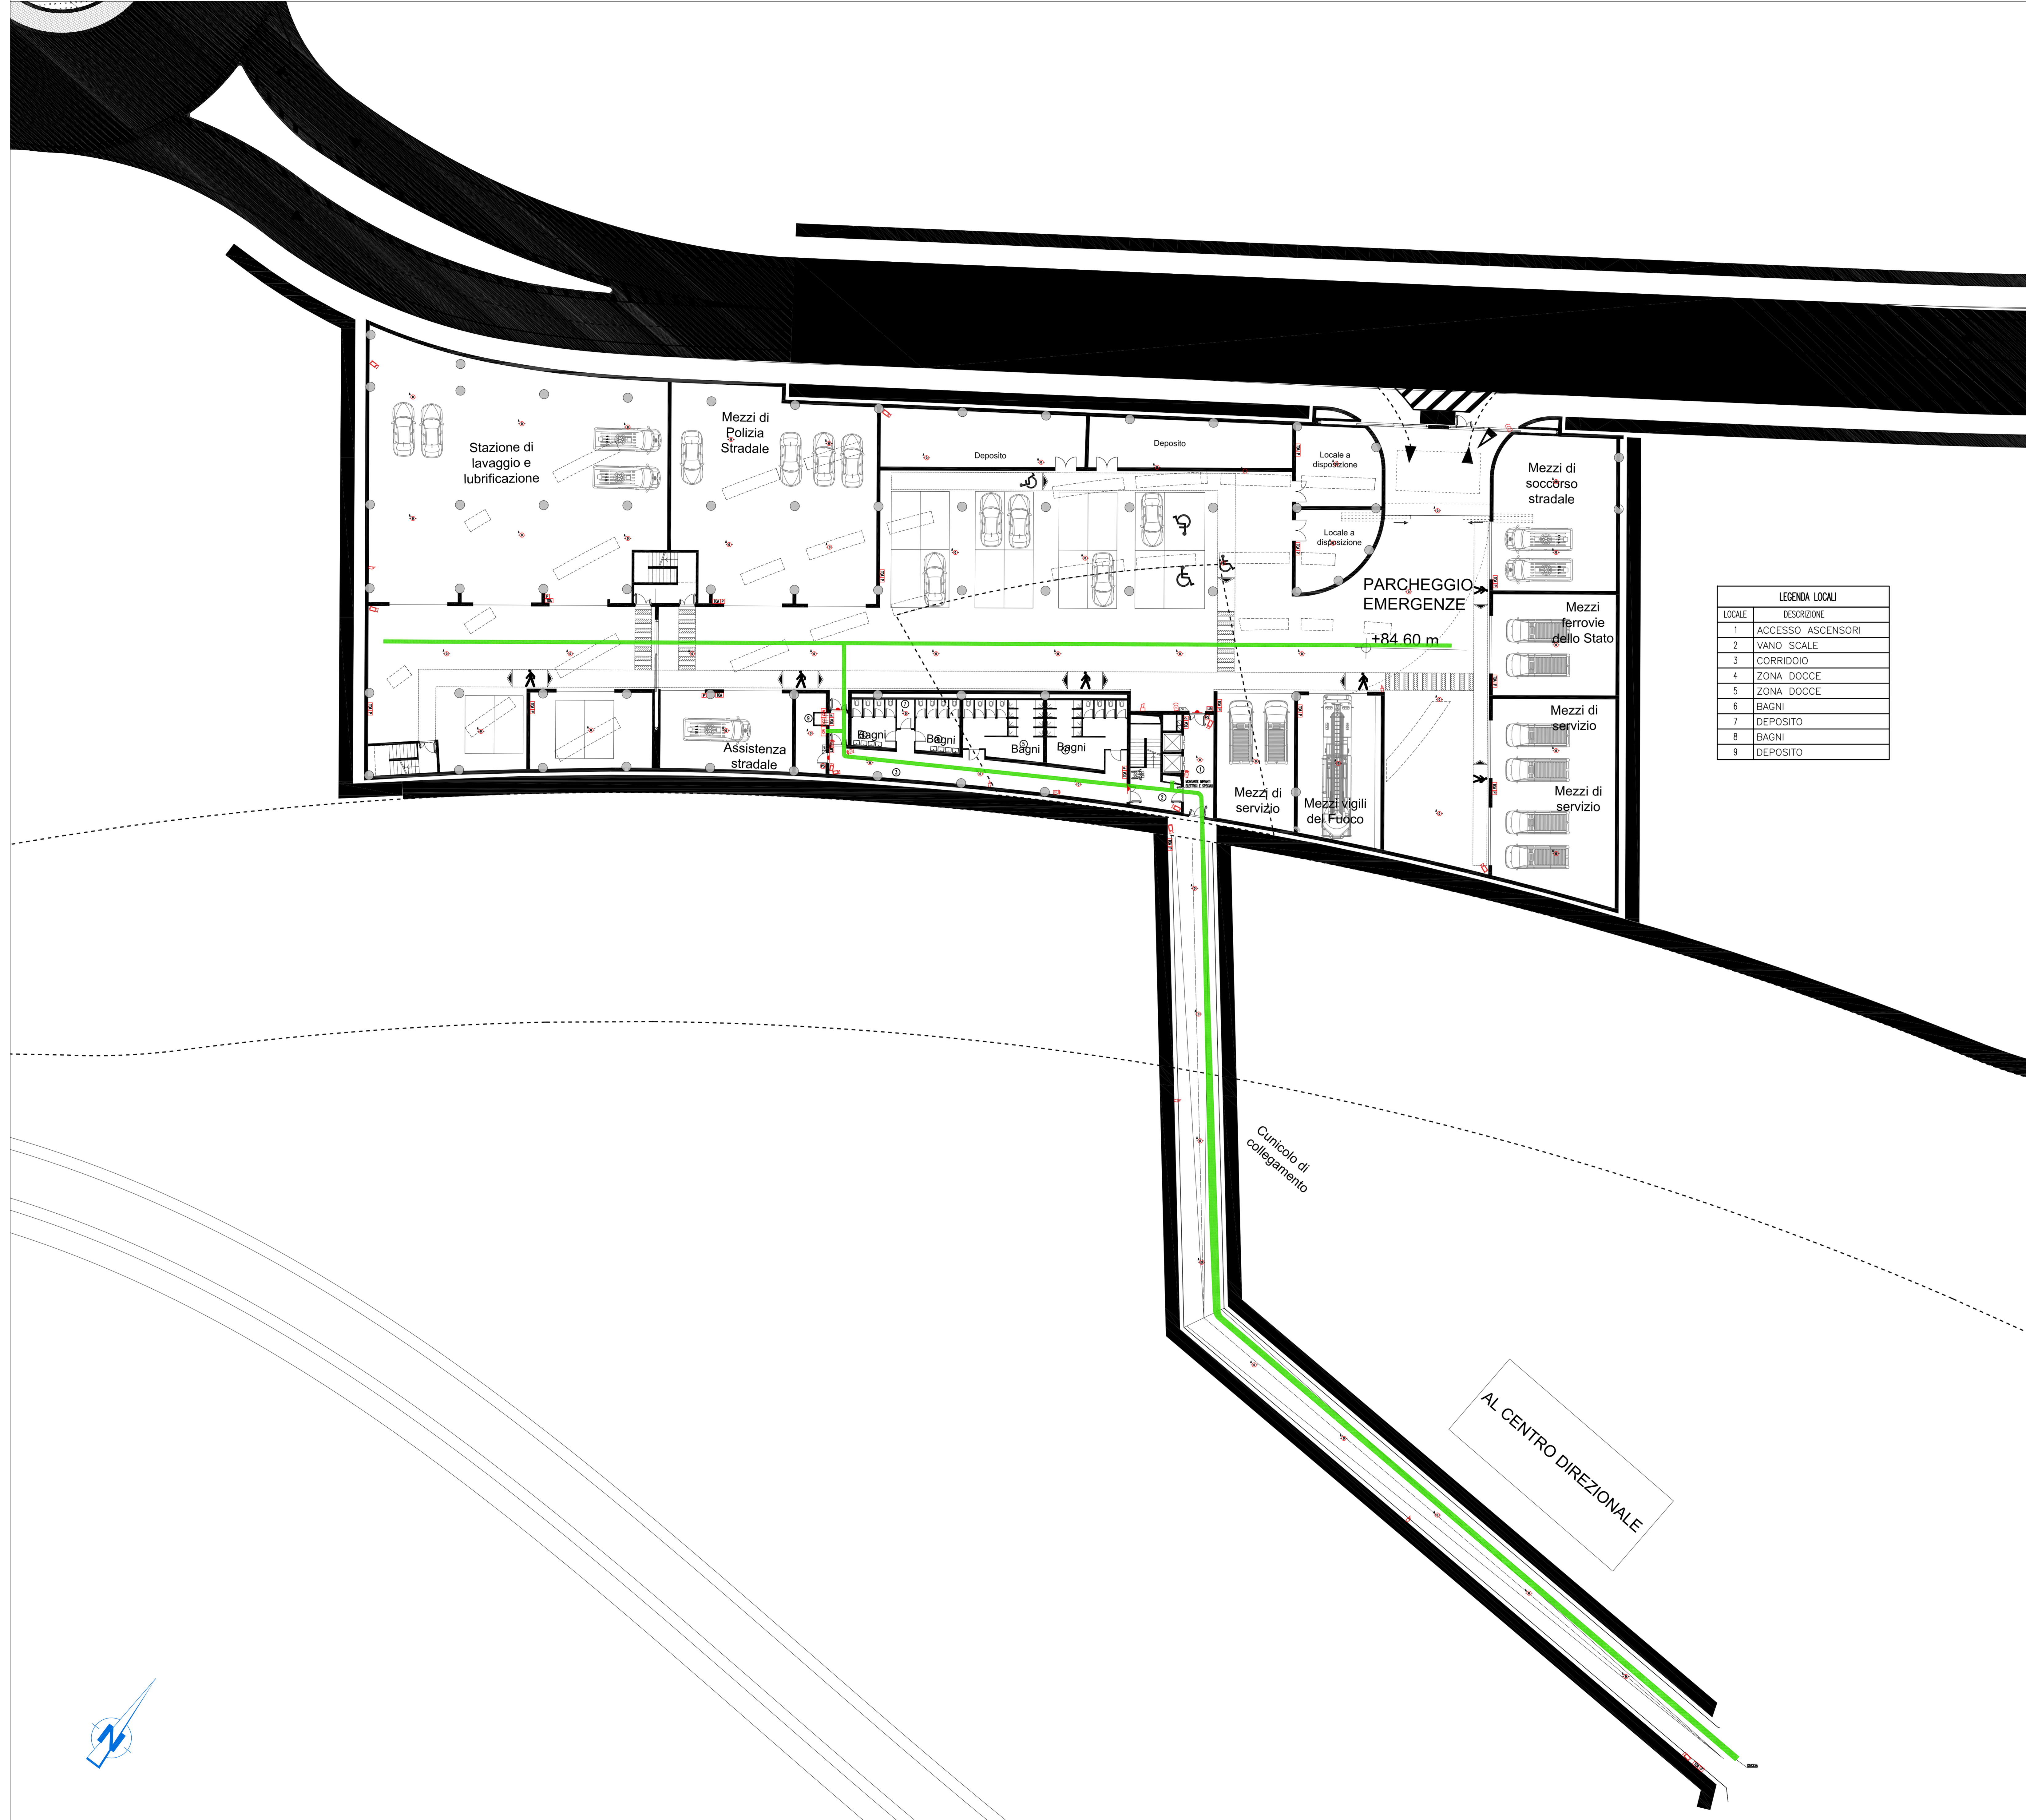

LEGENDA LOCALI	
LOCALE	DESCRIZIONE
1	ACCESSO ASCENSORI
2	VANO SCALE
3	CORRIDOIO
4	ZONA DOCCE
5	ZONA DOCCE
6	BAGNI
7	DEPOSITO
8	BAGNI
9	DEPOSITO

NOTE GENERALI	
LEGENDA SIMBOLI	
	CENTRALE RIVELAZIONE INCENDI
	CENTRALE ANTINTRUSIONE E CONTROLLO ACCESSI
	CENTRALE DI GESTIONE IMPIANTO TELECAMERE
	RIVELATORE MULTICRITERIO IN AMBIENTE
	RIVELATORE OTTICO DI FUMO IN AMBIENTE
	RIVELATORE OTTICO DI FUMO NEL CONTROSOFFITTO
	RIVELATORE OTTICO DI FUMO NEL PAVIMENTO GALLEGGIANTE
	PANNELLO CON SEGNALE LUMINOSE PER L'INDIVIDUAZIONE DEL PUNTO DI PROVENIENZA DELL'ALLARME PER I RIVELATORI NON DIRETTAMENTE VISIBILI
	PULSANTE DI ALLARME INCENDI
	TARGA OTTICO ACUSTICA
	SIRENA ALLARME INCENDIO DA ESTERNO
	CONTATTO MAGNETICO
	LETTORE DI BADGE
	SERRATURA ELETTRICA
	PULSANTE DI SBLOCCO
	SIRENA ALLARME ANTINTRUSIONE
	RIVELATORE A DOPPIA TECNOLOGIA PER IMPIANTO ANTINTRUSIONE
	TELECAMERA FISSA
	PASSERELLA PERFORATA IN ACCIAIO ZINCATO DIMENSIONI 300x100 mm PER DISTRIBUZIONE IMPIANTI SPECIALI
	TELECAMERA DOME BRANDEGGIABILE

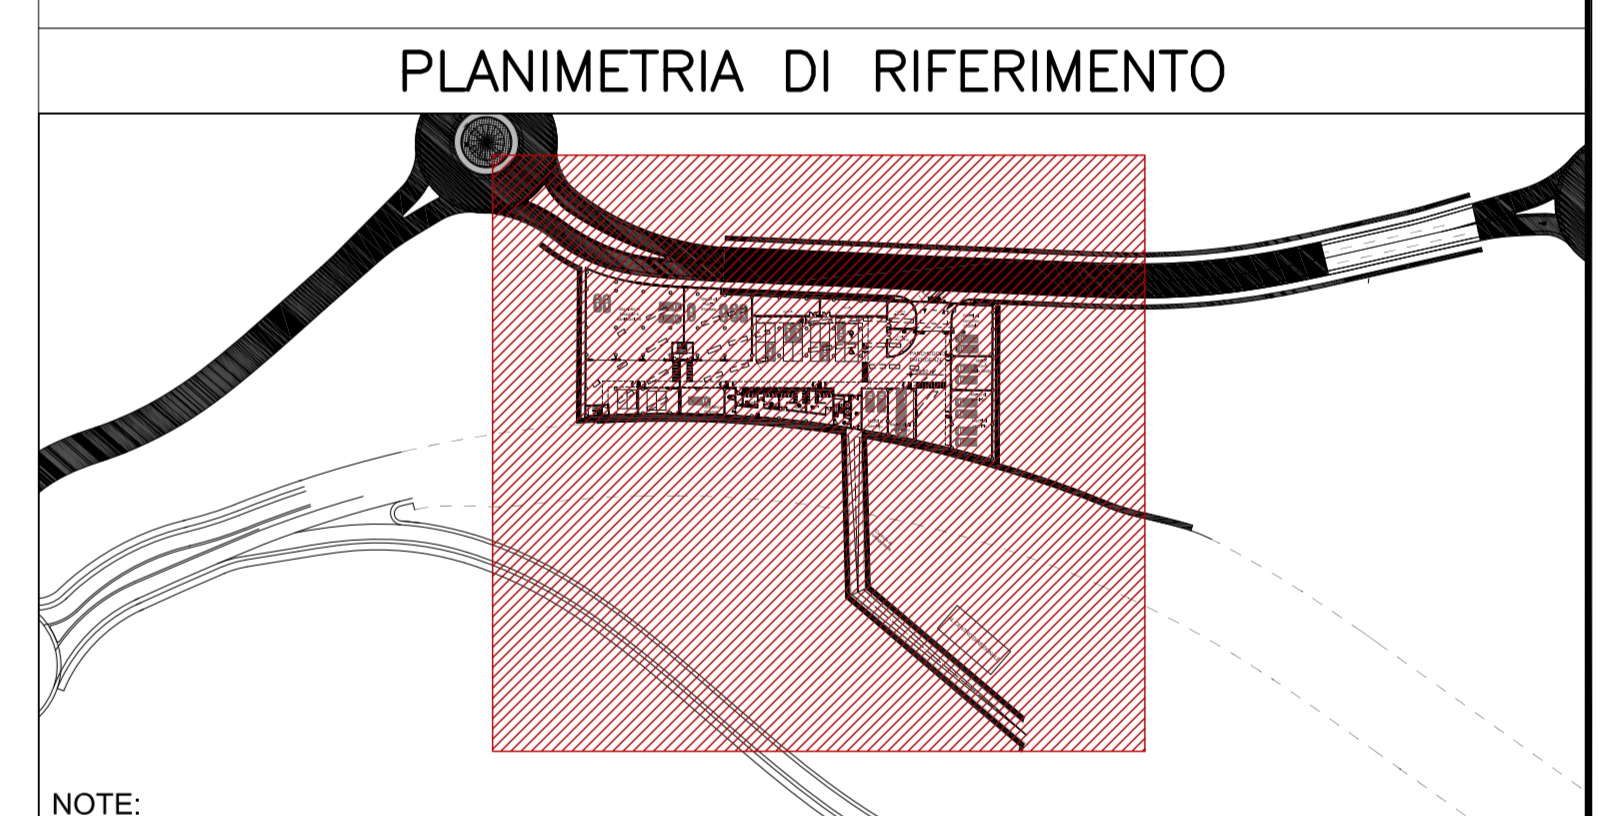

NOTE:
- BASE ARCHITETTONICA DA ELABORATO: CGH300P8DGD1CPR0000001B

Stretto di Messina
Concessionario per la progettazione, realizzazione e gestione del collegamento stabile tra lo Stretto e il Continente
 Operatore di diritto pubblico
 Legge n° 1108 del 10 dicembre 1971, modificata dal D.Lgs. n° 114 del 24 aprile 2003

PONTE SULLO STRETTO DI MESSINA
PROGETTO DEFINITIVO

EUROLINK S.C.p.A.
IMPREGILO S.p.A. (Mandatante)
 SOCIETA' ITALIANA PER CONDOTTE D'ACQUA S.p.A. (Mandatante)
 COOPERATIVA MURATORI E CEMENTISTI - C.M.C. di Ravenna Soc. Coop. a.r.l. (Mandatante)
 SACOR S.A.S. (Mandatante)
 ISHKAWAJIMA - HARIMA HEAVY INDUSTRIES CO. Ltd. (Mandatante)
 A.C.I. S.C.P.A. - CONSORZIO STABILE (Mandatante)

IL PROGETTISTA Dott. Ing. I. Barili Ordine Ingegneri V.C.O. n° 122	IL CONTRATTORE GENERALE Project Manager (Ing. P.P. Marcheselli)	STRETTO DI MESSINA Direttore Generale e RIP Validazione (Ing. G. Fommenghi)	STRETTO DI MESSINA Amministratore Delegato (Dott. P. Cucco)
--	--	---	--

COLLEGAMENTI VERSANTE CALABRIA
CENTRO DIREZIONALE **CD0503_F0**
IMPIANTI
IMPIANTI DI SICUREZZA - EDIFICIO WF

REV.	DATA	DESCRIZIONE	REDATTO	VERIFICATO	APPROVATO
F0	20/05/2011	EMMISSIONE FINALE	D. RE.	G. LUPI	I. BARILI

NOME DEL FILE: CD0503_F0.dwg