


PIANTA PIANO TERRA - QUOTA +93.10m - SCALA 1:100

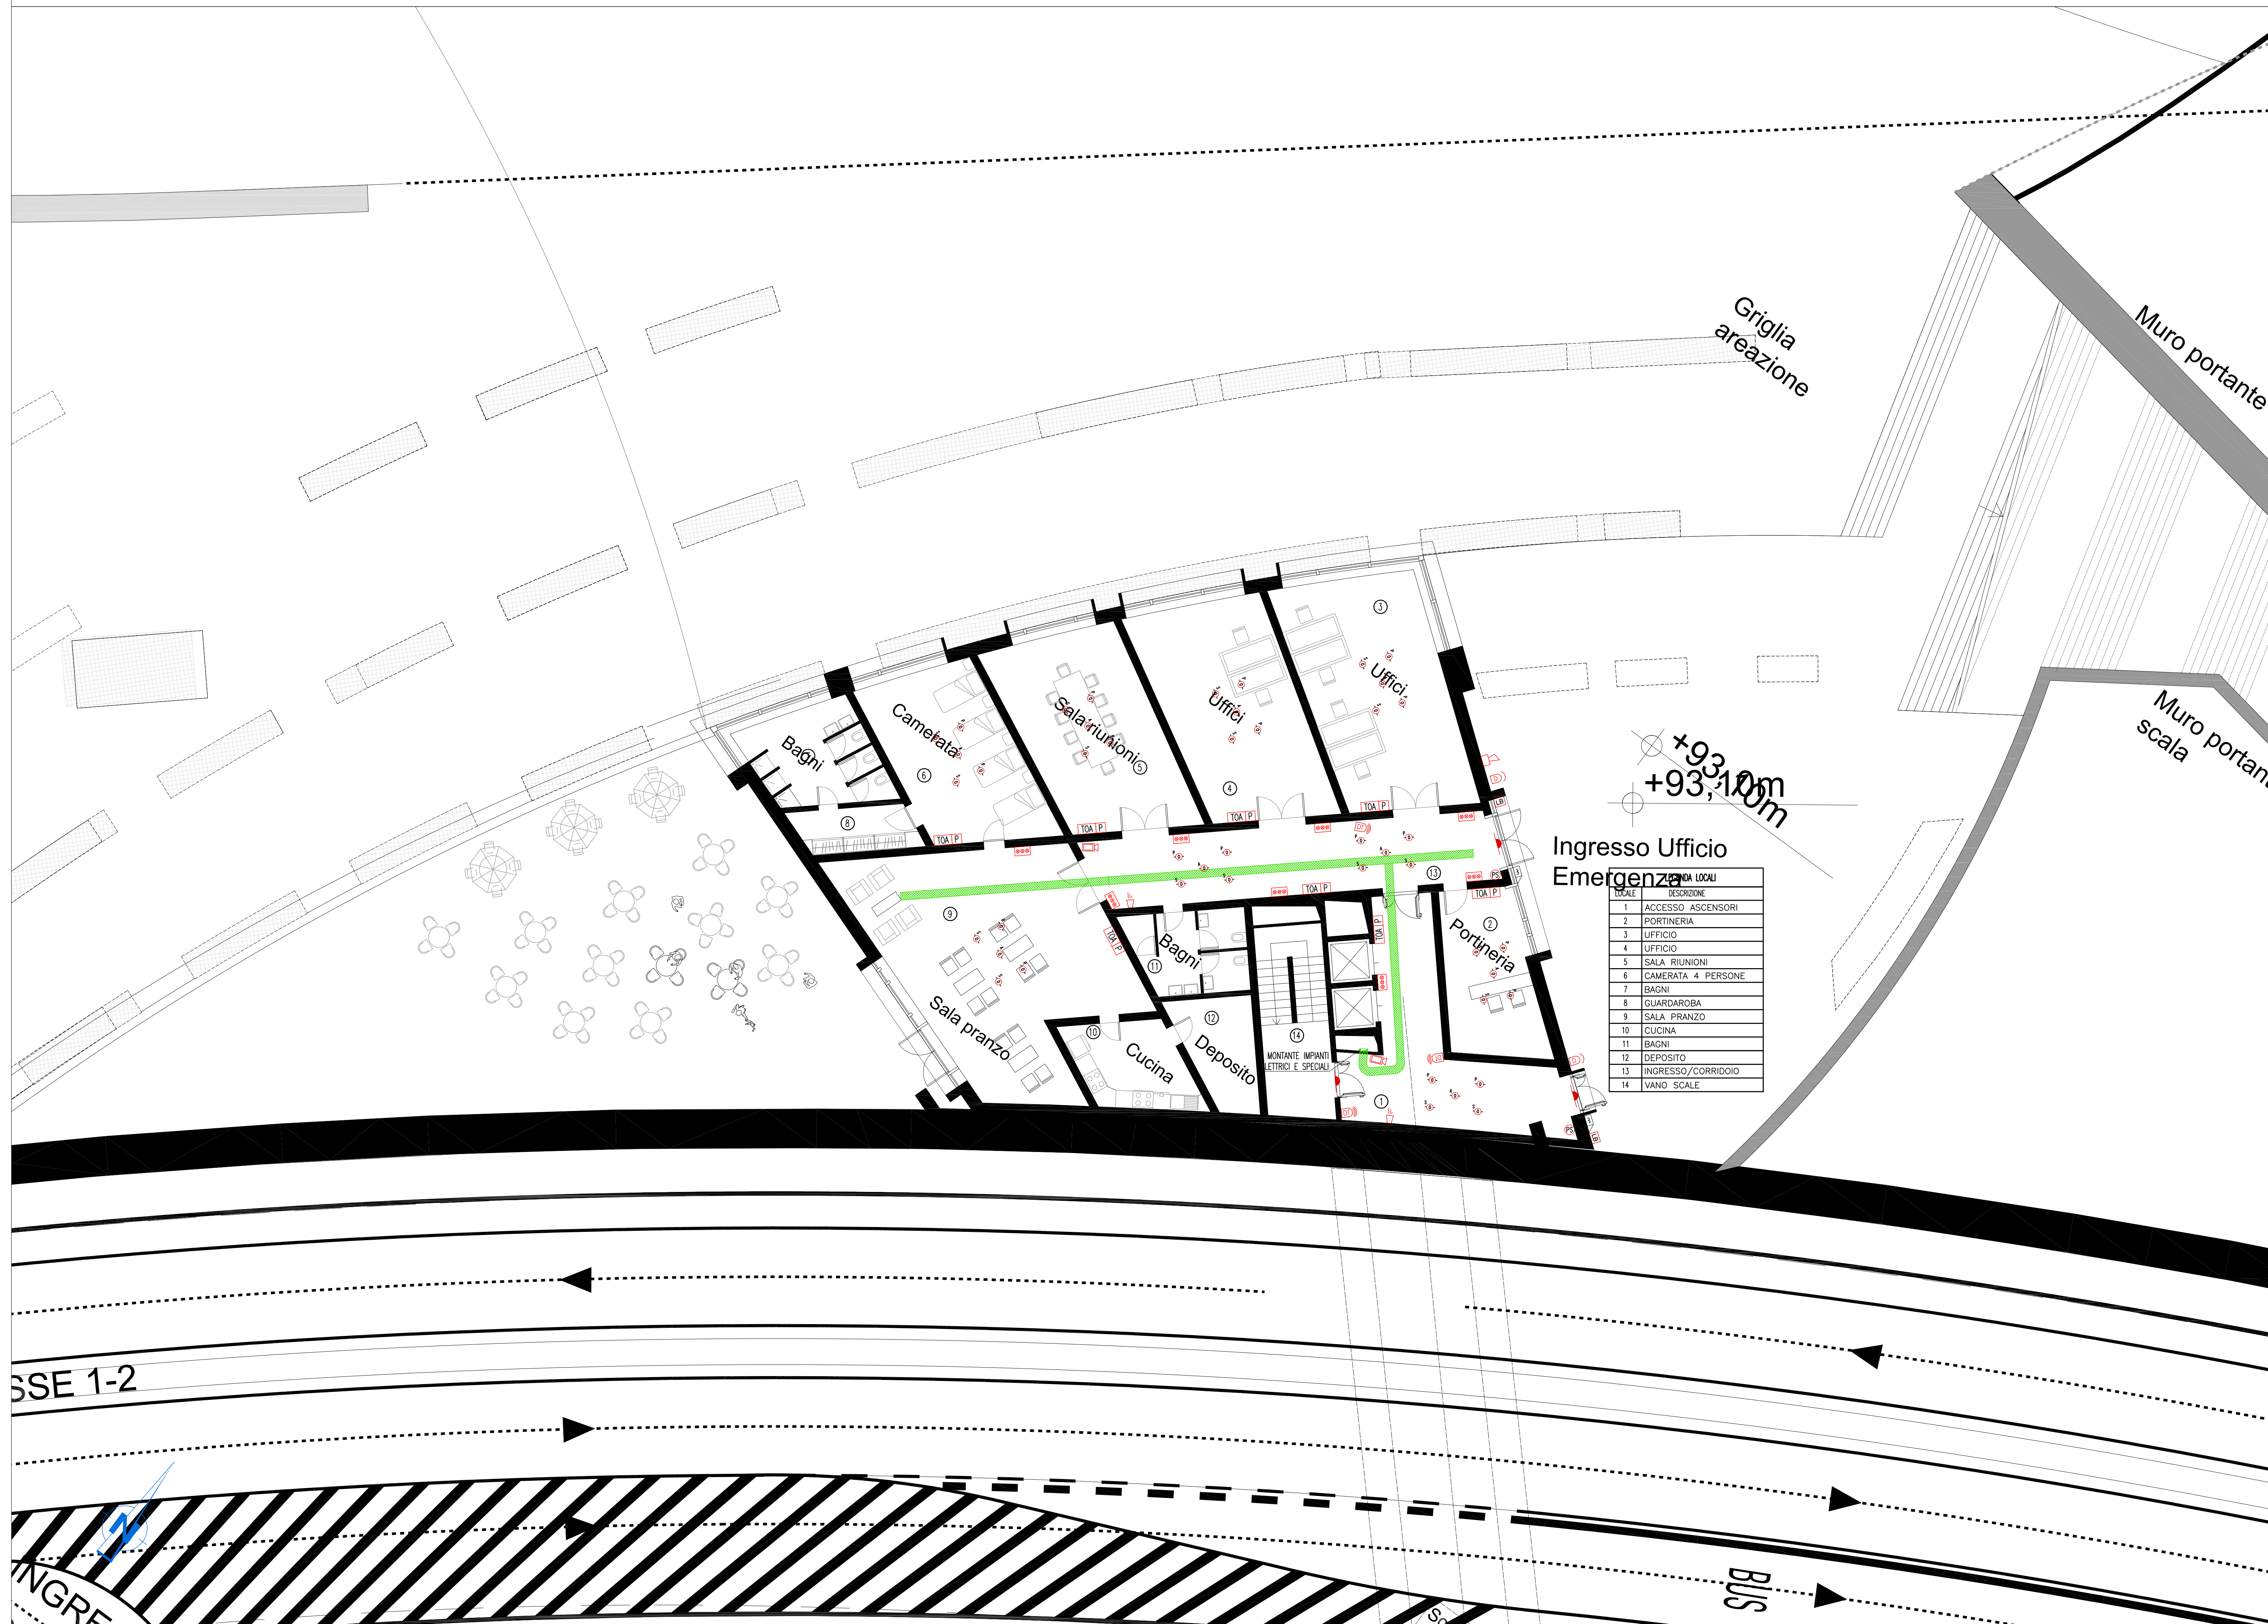


NOTE GENERALI

LEGENDA SIMBOLI

SIMBOLO	DESCRIZIONE
	CENTRALE RIVELAZIONE INCENDI
	CENTRALE ANTINTRUSIONE E CONTROLLO ACCESSI
	CENTRALE DI GESTIONE IMPIANTO TELECAMERE
	RIVELATORE MULTICRITERIO IN AMBIENTE
	RIVELATORE OTTICO DI FUMO IN AMBIENTE
	RIVELATORE OTTICO DI FUMO NEL CONTROSOFFITTO
	RIVELATORE OTTICO DI FUMO NEL PAVIMENTO GALLEGGIANTE
	PANNELLO CON SEGNALE LUMINOSE PER L'INDIVIDUAZIONE DEL PUNTO DI PROVENIENZA DELL'ALLARME PER I RIVELATORI NON DIRETTAMENTE VISIBILI
	PULSANTE DI ALLARME INCENDI
	TARGA OTTICO ACUSTICA
	SIRENA ALLARME INCENDIO DA ESTERNO
	CONTATTO MAGNETICO
	LETTORE DI BADGE
	SERRATURA ELETTRICA
	PULSANTE DI SBLOCCO
	SIRENA ALLARME ANTINTRUSIONE
	RIVELATORE A DOPPIA TECNOLOGIA PER IMPIANTO ANTINTRUSIONE
	TELECAMERA FISSA
	PASSERELLA PERFORATA IN ACCIAIO ZINCATO DIMENSIONI 300x100 mm PER DISTRIBUZIONE IMPIANTI SPECIALI
	TELECAMERA DOME BRANDEGGIABILE

PLANIMETRIA DI RIFERIMENTO

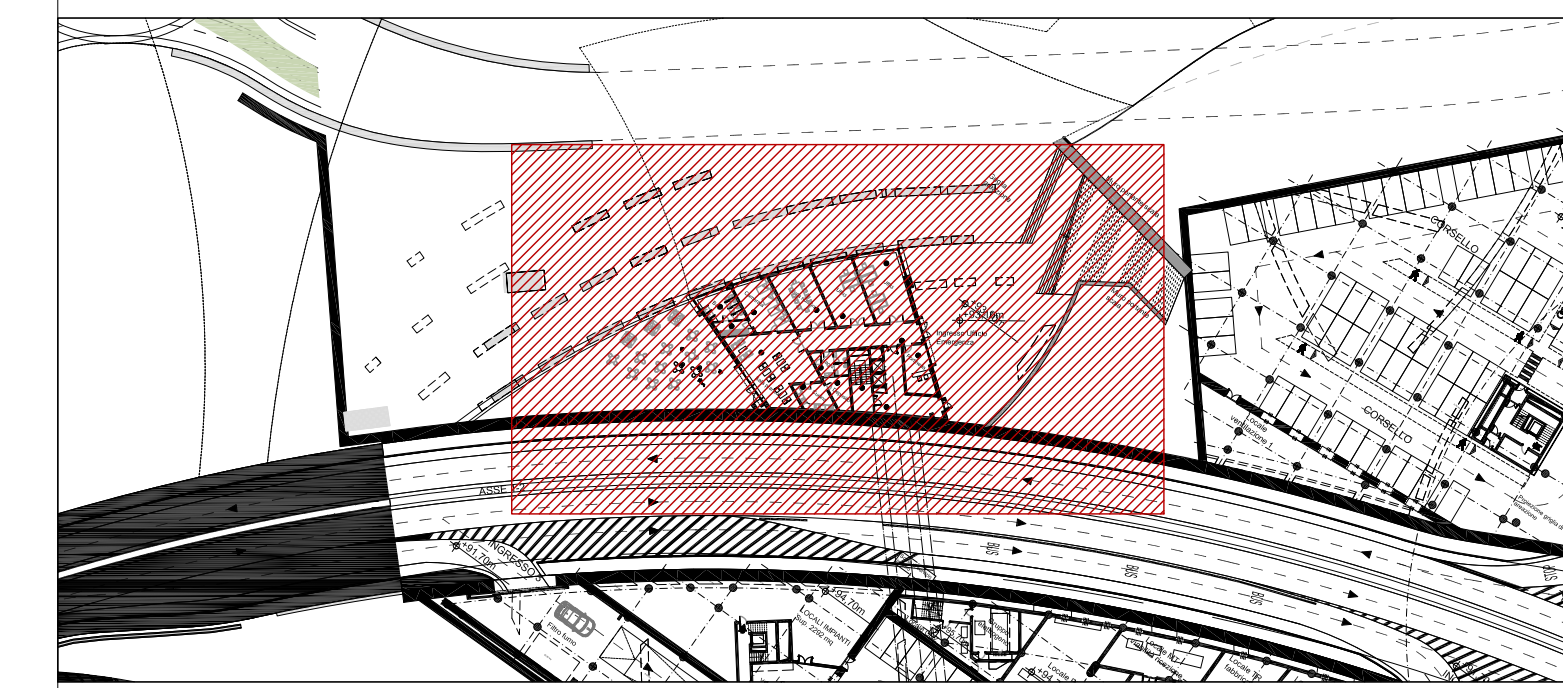


NOTE:
- BASE ARCHITETTONICA DA ELABORATO: CG4300PP8DCDD1CPR0000001B

Stretto di Messina

Concessionario per la progettazione, realizzazione e gestione del collegamento stabile tra lo Stretto e il Continente
Ordine di Stato pubblico
Legge n° 1108 del 12 dicembre 1971, modificata dal D.Lgs. n° 114 del 24 aprile 2003



PONTE SULLO STRETTO DI MESSINA

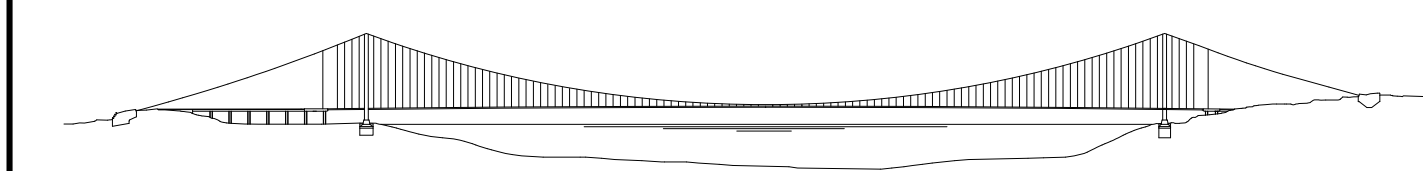

PROGETTO DEFINITIVO

EUROLINK S.C.p.A.

IMPREGIACO S.p.A. (Mandatante)
SOCIETA' ITALIANA PER CONDOTTE D'ACQUA S.p.A. (Mandatante)
COOPERATIVA MURATORI E CEMENTISTI - C.M.C. di Ravenna Soc. Coop. a.r.l. (Mandatante)
SACOR S.p.A. (Mandatante)
ISHIKAWAJIMA - HARIMA HEAVY INDUSTRIES CO. Ltd. (Mandatante)
A.C.I. S.C.P.A. - CONSORZIO STABILE (Mandatante)

IL PROGETTISTA
Dott. Ing. I. Barili
Ordine Ingegneri V.C.O.
n° 122

IL CONTRANTE GENERALE
Project Manager
(Ing. P.P. Marcheselli)

STRETTO DI MESSINA
Direttore Generale e
RIP. Valutazione
(Ing. G. Fommenghi)
Amministratore Delegato
(Dott. P. Cucco)

COLLEGAMENTI VERSANTE CALABRIA

CENTRO DIREZIONALE

CD0504_F0

IMPIANTI

IMPIANTI DI SICUREZZA - EDIFICIO WF

PLANIMETRIA IMPIANTI DI SICUREZZA AL PIANO A QUOTA +93,10(Antintrusione, controllo accessi, rivelazione incendi, Tivo)

REV.	DATA	DESCRIZIONE	REDATTO	VERIFICATO	APPROVATO
1	20/05/2011	EMMISSIONE FINALE	D. BARILI	G. LUPI	I. BARILI

NOME DEL FILE: CD0504_F0.dwg