



PIANTA PIANO INTERRATO - QUOTA +84.50m - SCALA 1:200

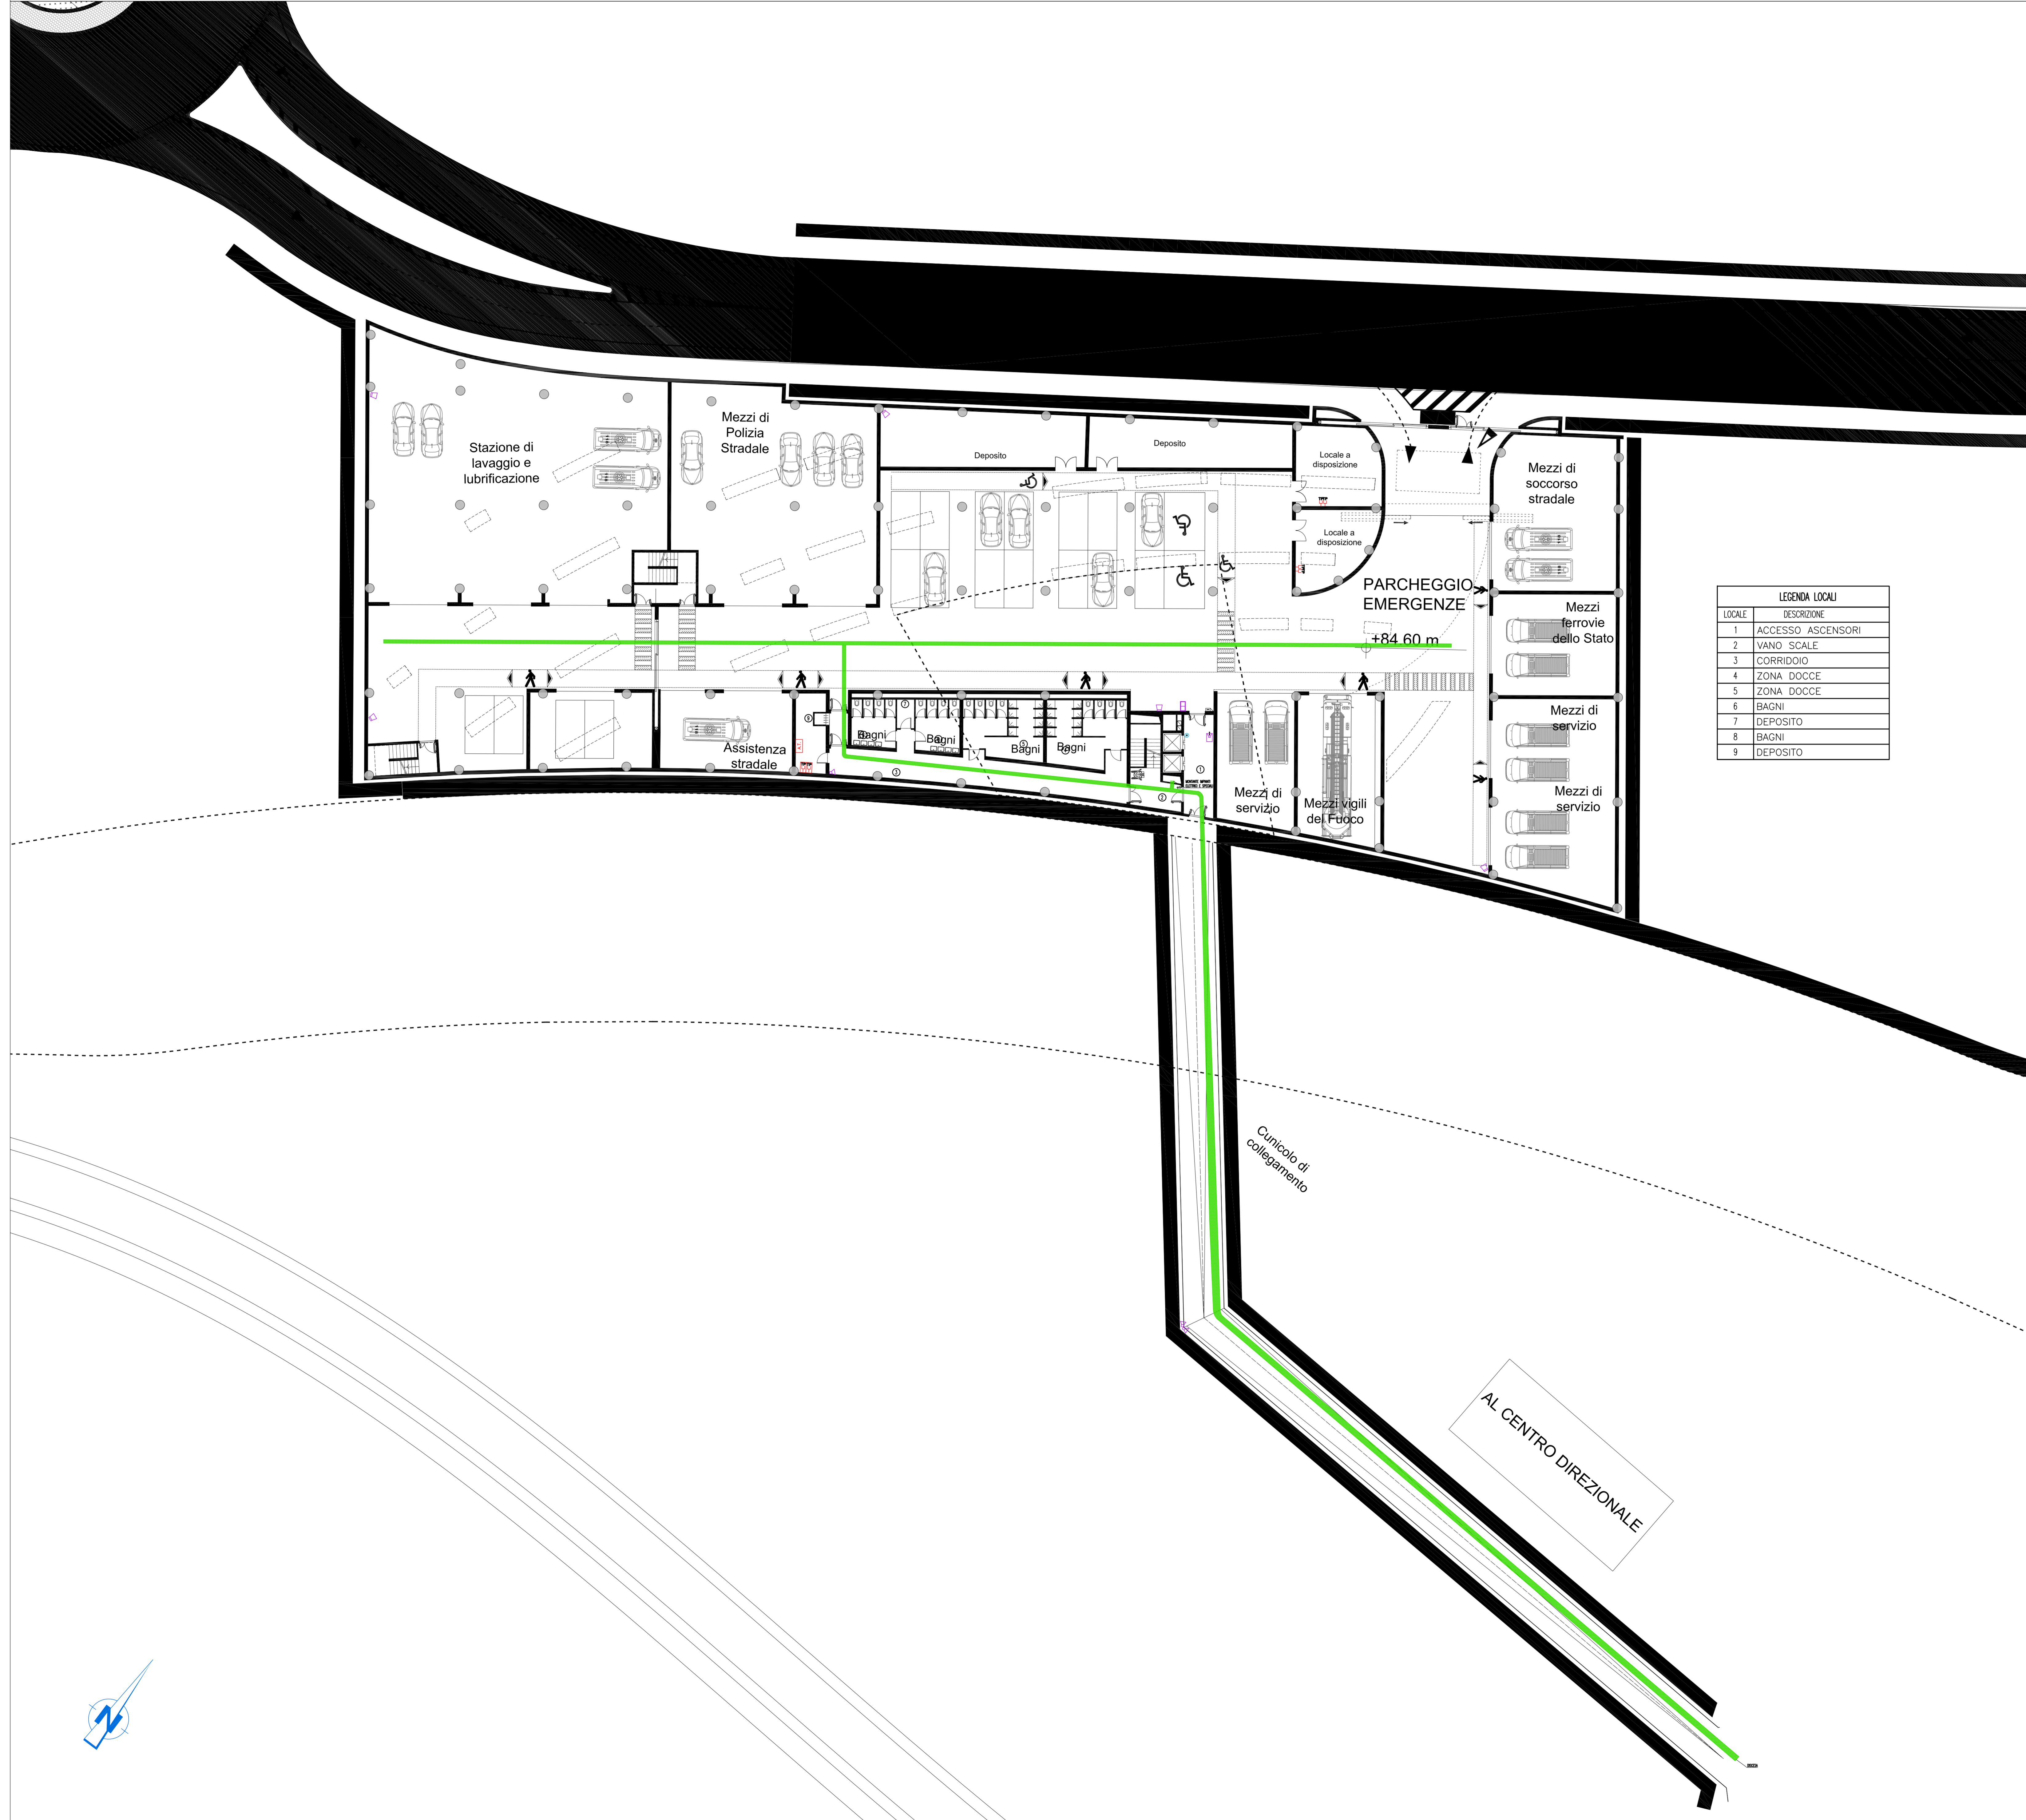

LEGENDA LOCALI	
LOCALE	DESCRIZIONE
1	ACCESSO ASCENSORI
2	VANO SCALE
3	CORRIDOIO
4	ZONA DOCCE
5	ZONA DOCCE
6	BAGNI
7	DEPOSITO
8	BAGNI
9	DEPOSITO

NOTE GENERALI	
LEGENDA SIMBOLI	
[A.T.]	ARMADIO FONIA-DATI PER CABLAGGIO STRUTTURATO
[CDS]	CENTRALE DIFFUSIONE SONORA E SORGENTE MUSICALE
[TP]	PRESA FONIA-DATI RJ45 IPSS A PARETE
[TP]	PRESA FONIA-DATI RJ45 A PARETE
[Y]	ANTENNA TV TERRESTRE
[Y]	ANTENNA TV SATELLITARE
[Y]	GRUPPO DI PRESE TV COSTITUITO DA UNA PRESA DI ANTENNA TV DI TIPO TERRESTRE ED UNA PRESA DI ANTENNA SATELLITARE
[Y]	CENTRALINO AMPLIFICATORE IMPIANTO TV
[V]	POSTO VIDEOCITOFONICO INTERNO
[V]	POSTO VIDEOCITOFONICO ESTERNO COMPLETO DI TELECAMERA
[E]	SERRATURA ELETTRICA
[E]	TORRETTA A PAVIMENTO 3 MODULI COMPOSTA DA: N 2 PRESE FONIA-DATI RJ45
[A]	ALTOPARLANTE DA INCASSO DA 6W
[A]	PASSERELLA PERFORATA IN ACCIAIO ZINCATO DIMENSIONI 300x100 mm PER DISTRIBUZIONE IMPIANTI SPECIALI
[C]	PULSANTE DI CHIAMATA
[C]	QUADRO CONTROLLO CHIAMATA COMPRESIVO DI PULSANTERIA SEGNALAZIONE PER PANNELLO FUORI PORTA
[C]	PANNELLO FUORI PORTA CON SEGNALAZIONE "LIBERO-OCCUPATO"
[M]	POSTAZIONE MICROFONICA
[M]	DIFFUSORE A TROMBA DA 10W
[C]	PULSANTE APERTURA PORTE

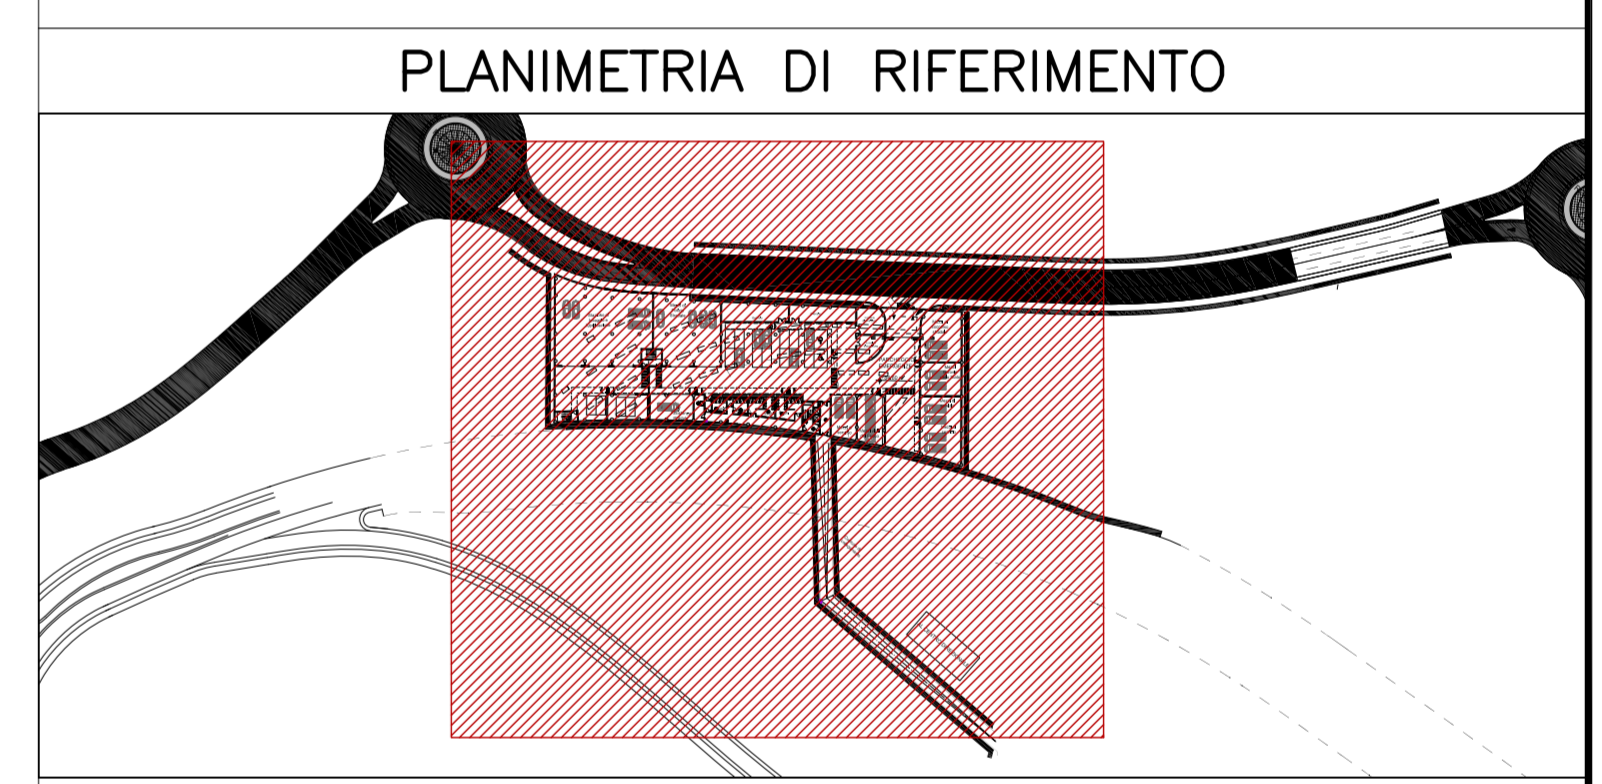

NOTE:
- BASE ARCHITETTONICA DA ELABORATO: CG4300PP8DCCD1CPR00000001B

Stretto di Messina
Concessionario per la progettazione, realizzazione e gestione del collegamento stabile tra lo Stretto e il Continente
 Organismo di diritto pubblico
 Legge n° 1156 del 10 dicembre 1971, modificata dal D.Lgs. n° 114 del 24 aprile 2003

EuroLink

PONTE SULLO STRETTO DI MESSINA

PROGETTO DEFINITIVO

EUROLINK S.C.p.A.
IMPREGIOLIO S.p.A. (Mandatante)
 SOCIETA' ITALIANA PER CONDOTTE D'ACQUA S.p.A. (Mandatante)
 COOPERATIVA MURATORI E CEMENTISTI - C.M.C. di Ravenna Soc. Coop. a.r.l. (Mandatante)
 SACOR S.A.S. (Mandatante)
 ISHKAWAJIMA - HARIMA HEAVY INDUSTRIES CO. Ltd. (Mandatante)
 A.C.I. S.C.P.A. - CONSORZIO STABILE (Mandatante)

<p>IL PROGETTISTA Det. Ing. I. Barili Ordine Ingegneri V.C.O. n° 122</p>	<p>IL CONTRATTORE GENERALE Project Manager (Ing. P.P. Marcheselli)</p>	<p>STRETTO DI MESSINA Direttore Generale e RUP Validazione (Ing. G. Fommemith)</p>	<p>STRETTO DI MESSINA Amministratore Delegato (Dott. P. Ciucci)</p>
--	---	--	--

COLLEGAMENTI VERSANTE CALABRIA
 CENTRO DIREZIONALE **CD0506_F0**
 IMPIANTI
 TELEFONIA ED IMPIANTI TELEFONICI - EDIFICIO WF
PLANIMETRIA IMPIANTI DI COMIN. E CONTROLLO AL PIANO A QUOTA +84,50 (telefoia, transm. dati, videocitofono, rich. udienza, diff. sonora, TV, supprv.)

REV.	DATA	DESCRIZIONE	REDATTO	VERIFICATO	APPROVATO
FO	20/05/2011	EMMISSIONE FINALE	DI. RE.	G. LUPI	I. BARILI

NOME DEL FILE: CD0506_F0.dwg