



PIANTA PIANO INTERRATO - QUOTA +84.50m - SCALA 1:100

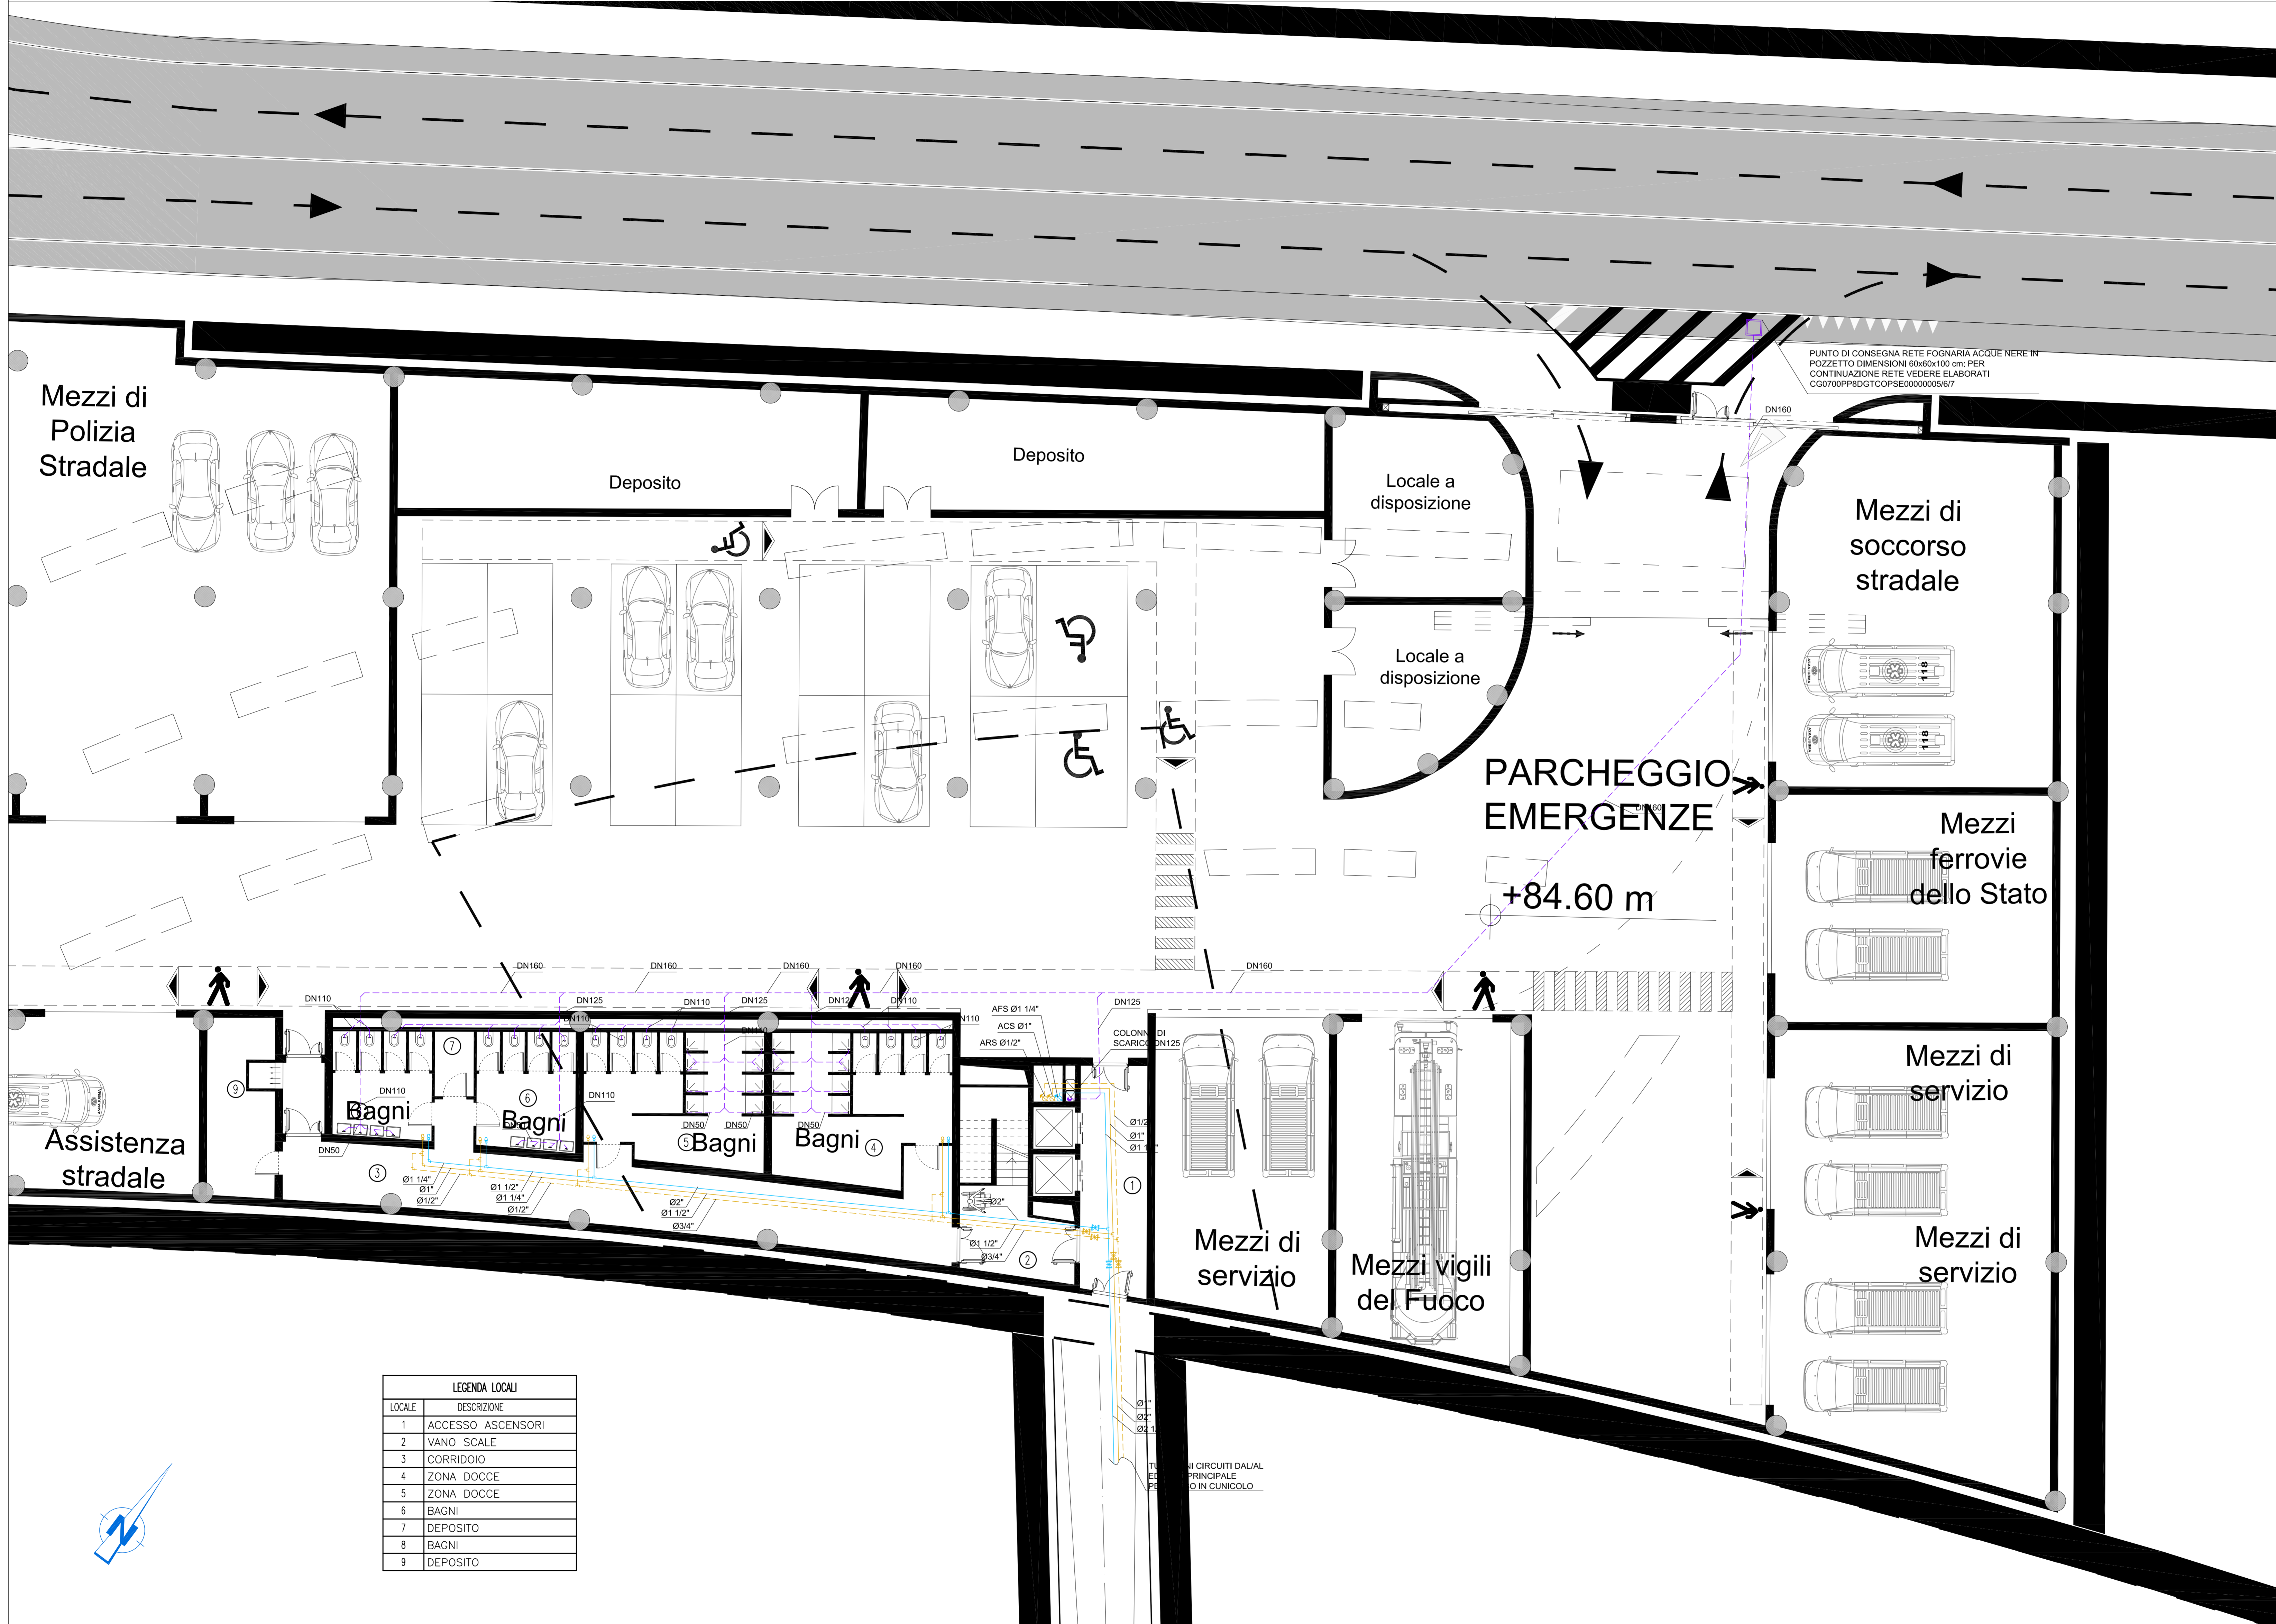

LEGENDA LOCALI	
LOCALE	DESCRIZIONE
1	ACCESSO ASCENSORI
2	VANO SCALE
3	CORRIDOIO
4	ZONA DOCCE
5	ZONA DOCCE
6	BAGNI
7	DEPOSITO
8	BAGNI
9	DEPOSITO

NOTE GENERALI	
LEGENDA SIMBOLI	
	TUBAZIONI ACQUA CALDA SANITARIA (ACS) IN ACCIAIO ZINCATO PASSANTI NEL CONTROSOFFITTO
	TUBAZIONI ACQUA FREDDA SANITARIA (AFS) IN ACCIAIO ZINCATO PASSANTI NEL CONTROSOFFITTO
	TUBAZIONI RICIRCOLO ACQUA CALDA SANITARIA (ARS) IN ACCIAIO ZINCATO PASSANTI NEL CONTROSOFFITTO
	VALVOLE DI INTERCETTAZIONE
	VALVOLE DI INTERCETTAZIONE A RUBINETTO DN15
	MONTANTI TUBAZIONI ACQUA CALDA E FREDDA SANITARIA DI ADDIZIONE
	RETE DI SCARICO ACQUE NERE IN PVC DEL TIPO INSONORIZZATO DEL TIPO INSONORIZZATO
	COLONNA DI SCARICO ACQUE NERE IN PVC DEL TIPO INSONORIZZATO DEL TIPO INSONORIZZATO

SPESSORI ISOLAMENTO TUBAZIONI IN ACCIAIO	
TUBO FLESSIBILE IN ELASTOMERO	CELLULE CHIUSE (DIN 4761 e 4762)
CLASSI	
1	2
3	4
5	6
7	8
9	10
11	12
13	14
15	16
17	18
19	20
21	22
23	24
25	26
27	28
29	30
31	32
33	34
35	36
37	38
39	40
41	42
43	44
45	46
47	48
49	50
51	52
53	54
55	56
57	58
59	60
61	62
63	64
65	66
67	68
69	70
71	72
73	74
75	76
77	78
79	80
81	82
83	84
85	86
87	88
89	90
91	92
93	94
95	96
97	98
99	100

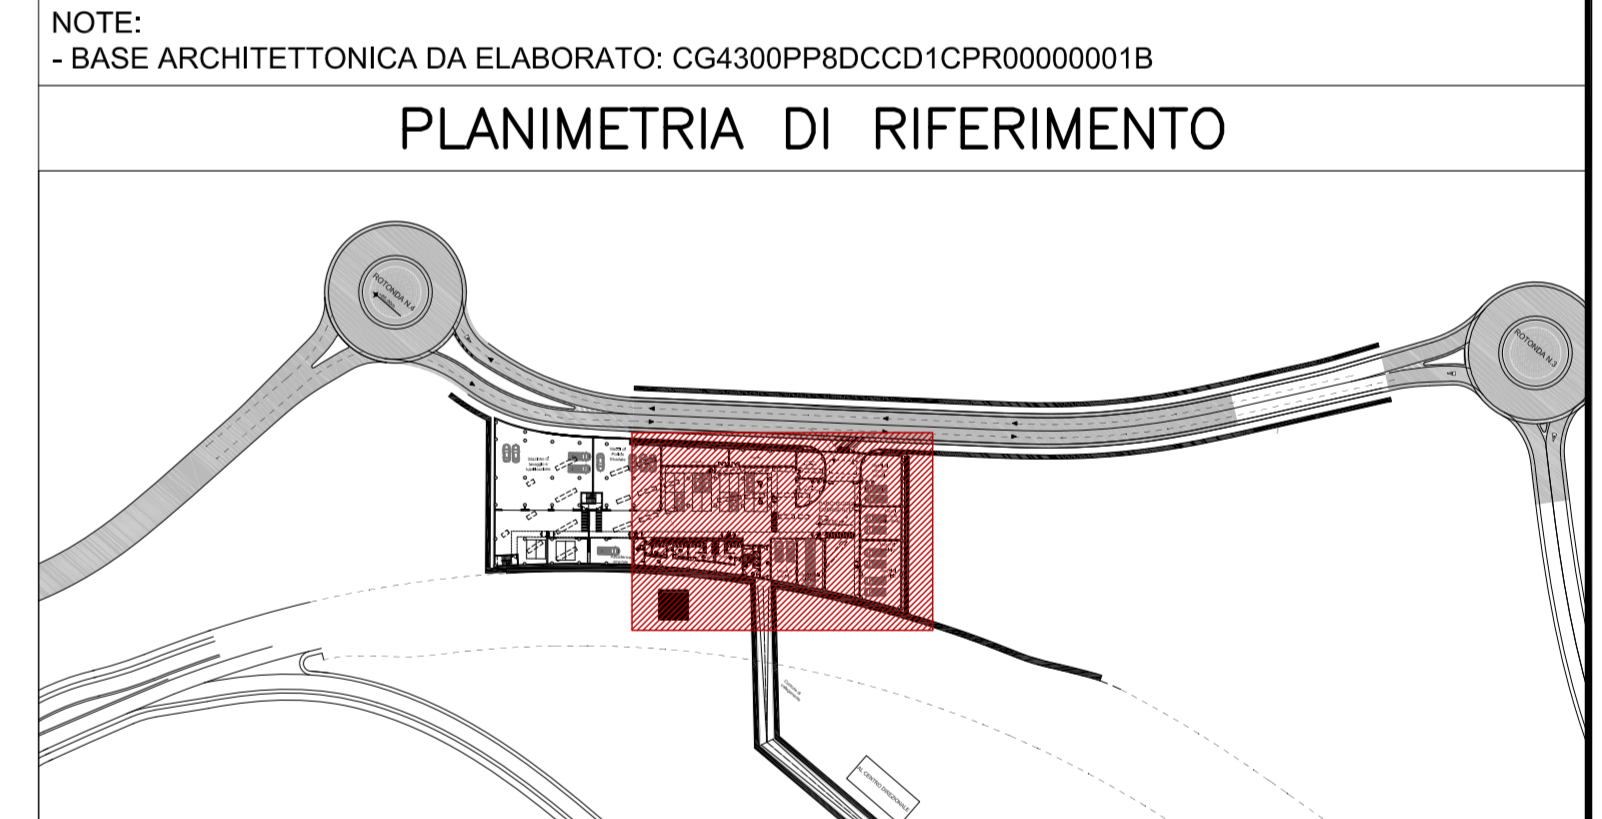

Stretto di Messina
Concessionario per la progettazione, realizzazione e gestione del collegamento stabile tra la Sicilia e il Continente
 Operatore di diritto pubblico
 Legge n° 110 del 17 dicembre 1971, modificata dal D.Lgs. n° 114 del 24 aprile 2000

EUROLINK

PONTE SULLO STRETTO DI MESSINA
PROGETTO DEFINITIVO

EUROLINK S.p.A.
IMPREGILO S.p.A. (Mandatante)
 SOCIETA' ITALIANA PER CONDOTTE D'ACQUA S.p.A. (Mandatante)
 COOPERATIVA MURATORI E CEMENTISTI - C.M.C. di Ravenna Soc. Coop. a.r.l. (Mandatante)
 SACOR S.A.S. (Mandatante)
 ISHKAWAJIMA - HARIMA HEAVY INDUSTRIES CO. Ltd. (Mandatante)
 A.C.I. S.C.P.A. - CONSORZIO STABILE (Mandatante)

IL PROGETTISTA Dott. Ing. I. Barili Ordine Ingegneri V.C.O. n° 122	IL CONTRATTO GENERALE Project Manager (Ing. P.P. Marcheselli)	STRETTO DI MESSINA Direttore Generale e Rip. Validazione (Ing. G. Fommenghi)	STRETTO DI MESSINA Amministratore Delegato (Dott. P. Ciucci)
---	---	---	--

COLLEGAMENTI VERSANTE CALABRIA
 CENTRO DIREZIONALE **CD0512_F0**
 IMPIANTI
 IMPIANTI MECCANICI - EDIFICIO VVF
 PLANIMETRIA IMPIANTI IDRICO SANITARI AL PIANO A QUOTA +84,50

REV.	DATA	DESCRIZIONE	REDATTO	VERIFICATO	APPROVATO
1	20/05/2011	EMMISSIONE FINALE	G. LUPI	I. BARILI	

NOME DEL FILE: CD0512_F0.dwg