

LEGENDA COLORI

Red	IMPIANTO DI ILLUMINAZIONE/FORZA MOTTRICE (LFM)
Blue	IMPIANTO DI SUPERVISIONE (LFM)
Orange	IMPIANTO TELEFONIA DI EMERGENZA E DIFFUSIONE SONORA (TEM_DS)
Purple	IMPIANTI Tivcc, ANTINTRUSIONE, CONTROLLO ACCESSI
Magenta	IMPIANTO RIVELAZIONE INCENDI
Light Blue	IMPIANTO RADIO GSM/UMTS
Yellow	IMPIANTO ANTINCENDIO
Light Green	IMPIANTO DI VENTILAZIONE
Dark Green	RETE DATI DI EMERGENZA

LEGENDA DENOMINAZIONE APPARATI

SW	SWITCH PRINCIPALE
SWIN	SWITCH DI NODO
SWB	SWITCH DI BRIVIO
TEM_DS	COLONNINO TEM_DS



LEGENDA POSIZIONE APPARATI

.../BOX	GALLERIA BOLANO X=1(RAMI 1 E 2) - X=2(RAMI 3 E 4) - X=3(RAMI 5 E 6)
.../CB	CABINA INTERMEDIA GALLERIA BOLANO
.../CC	CABINA INTERMEDIA GALLERIA S.CECILIA
.../ME	PIAZZALE DI EMERGENZA STAZIONE DI MESSINA
.../OP	OPERA DI ATTRAVERSAMENTO
.../PB	PIAZZALE DI EMERGENZA GALL. BOLANO (VERSO OPERA DI ATTRAVERSAMENTO)
.../PE	PIAZZALE DI EMERGENZA GALL. SAGATA (VERSO OPERA DI ATTRAVERSAMENTO)
.../PM	POSTO DI MANUTENZIONE
.../PV	PIAZZALE DI EMERGENZA VILLA S.GIOVANNI
.../PX	POZZI X=1(PAPARDO) - X=2(ANNUNZIATA) - X=3(EUROPA)
.../SA	GALLERIA SANT'AGATA
.../SC	GALLERIA SANTA CECILIA
.../SX	STAZIONE X=1(PAPARDO) - X=2(ANNUNZIATA) - X=3(EUROPA)
.../D	BINARIO DISPARI
.../P	BINARIO PARI
.../1	NUMERAZIONE PROGRESSIVA

LEGENDA SIMBOLI

Green box	APPARATO ATTIVO
Green box with 'S'	SWITCH DI NODO (NESSUNA INDICAZIONE)
Green box with 'G'	SWITCH GENERALE
Green box with 'B'	SWITCH DI BRIVIO
Orange circle	COLONNINO TELEFONICO TEM_DS
Orange square	DIFFUSORE A TROMBA CON POTENZA P=10 W
Orange circle	DIFFUSORE A TROMBA CON POTENZA P=30 W
Circle with 'X'	COLLEGAMENTO X A DIFFUSORI

NOTE GENERALI

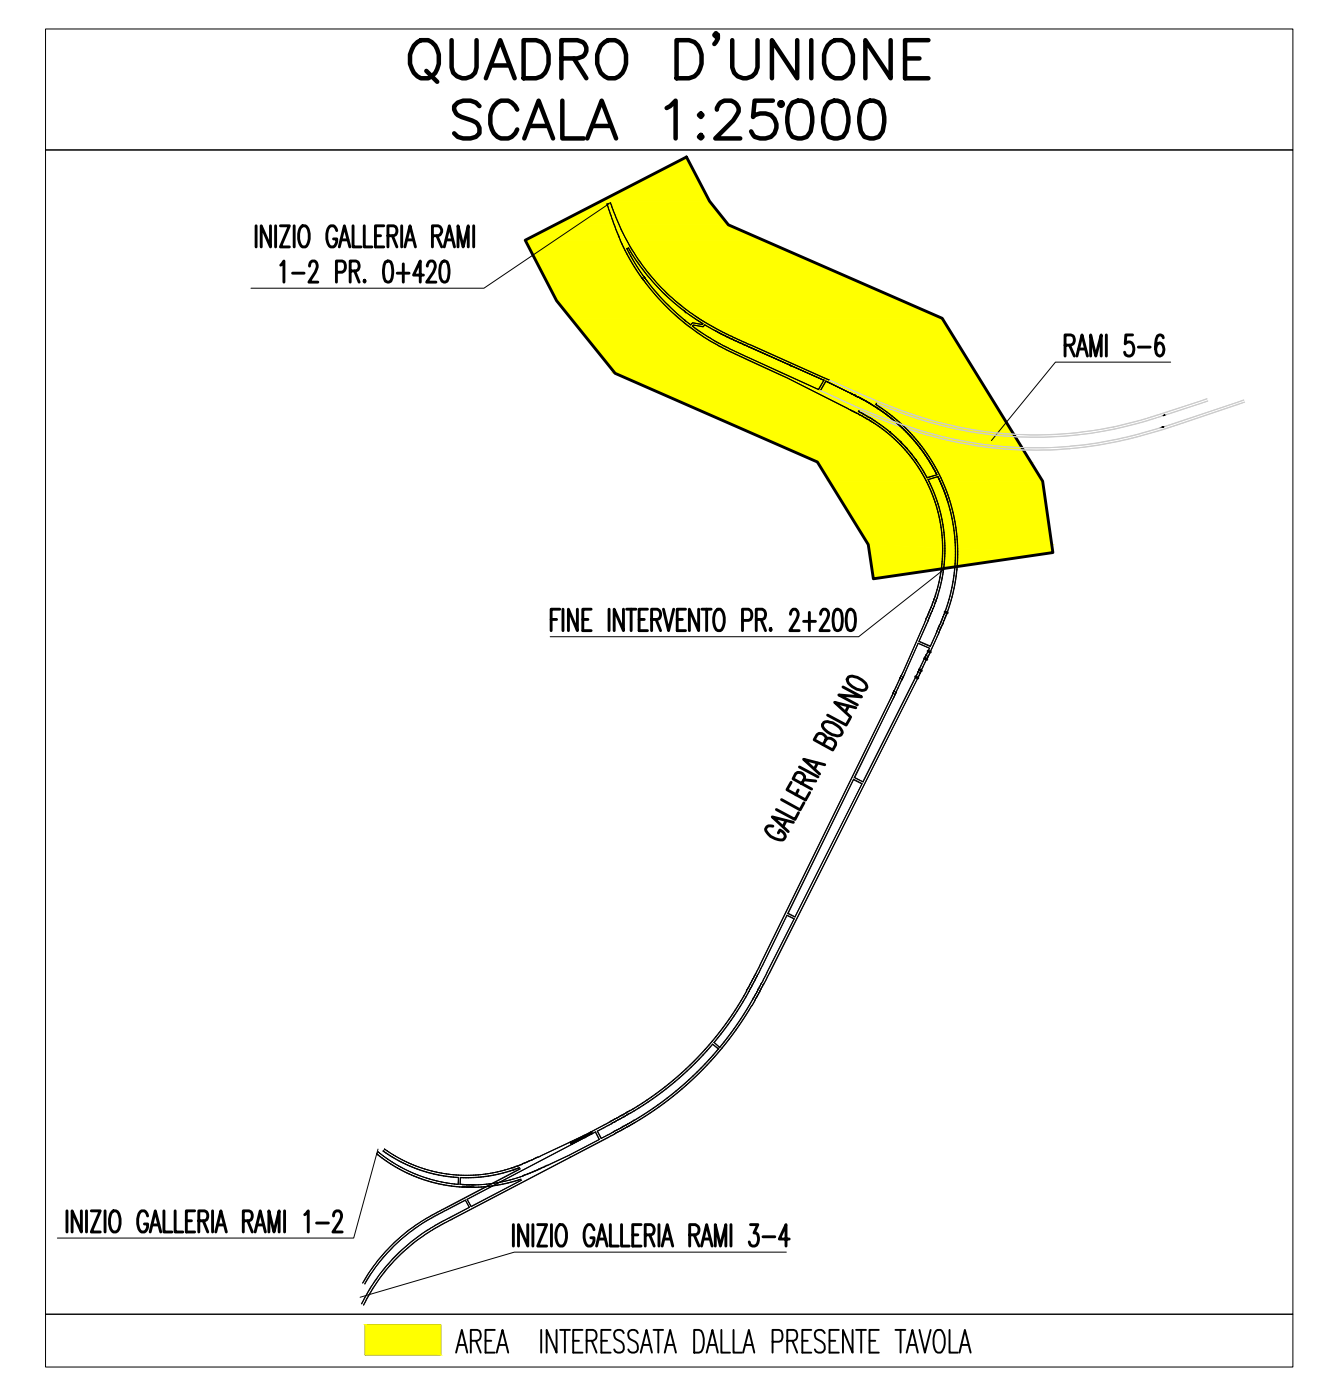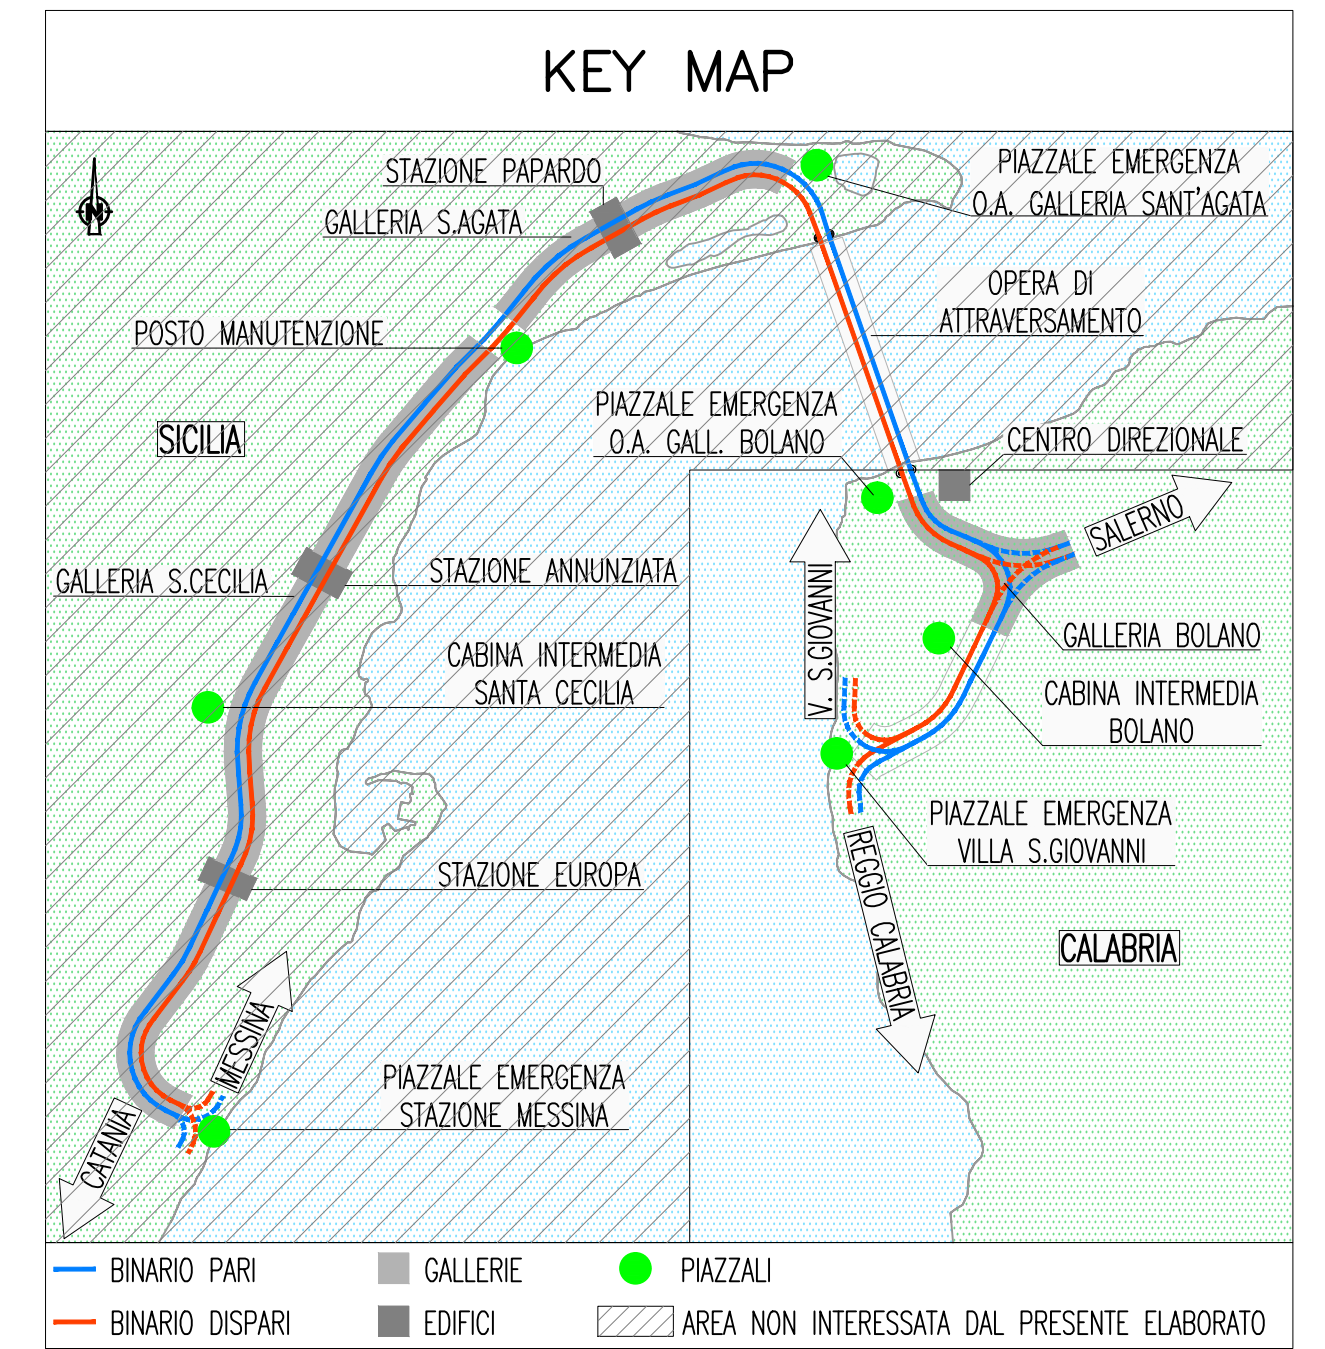

NOTE:
 (*) LE UTENZE TT NEI BY-PASS SONO INDIVIDUATE NEGLI SCHEMI A BLOCCHI E NEI LAY-OUT LOCALI TECNICI IN GALLERIA
 - ZONA EVIDENZIATA NELLA SEZIONE/TAVOLA SUCCESSIVA/PRECEDENTE
 - OGGETTO DI ALTRA PROGETTAZIONE

Stretto di Messina
 Concessionario per la progettazione, redazione e gestione del collegamento stabile tra la Sicilia e il Continente
 Organismo di Diritto Pubblico
 (Legge n. 1158 del 17 dicembre 1971, modificata dal D.Lgs. n. 114 del 24 aprile 2000)

PONTE SULLO STRETTO DI MESSINA
 PROGETTO DEFINITIVO

EUROLINK S.C.p.A.
 IMPREGILO S.p.A. (Mandatataria)
 SOCIETA' ITALIANA PER CONDOTTE D'ACQUA S.p.A. (Mandatario)
 COOPERATIVA MURATORI E CEMENTISTI - C.M.C. di Ravenna Soc. Coop. a.r.l. (Mandatario)
 SACVYR S.A.U. (Mandatario)
 ISHIKAWAJIMA - HARIMA HEAVY INDUSTRIES CO. Ltd. (Mandatario)
 A.C.I. S.C.P.A. - CONSORZIO STABILE (Mandatario)

IL PROGETTISTA Dott. Ing. I. Barilli Ordine Ingegneri V.C.O. n° 122	IL CONTRAENTE GENERALE Project Manager (Ing. P.P. Marchesetti)	STRETTO DI MESSINA Direttore Generale e RUP Validazione (Ing. G. Timmemmelli)	STRETTO DI MESSINA Amministratore Delegato (Dott. P. Ciucci)
------------------------------------------------------------------------------	----------------------------------------------------------------------	----------------------------------------------------------------------------------------	--------------------------------------------------------------------

COLLEGAMENTI CALABRIA [CF0164_F0]
 IMPIANTI TECNOLOGICI ELETTROFERROVIARI DI LINEA
 IMPIANTI TELEFONICI E TELECOMUNICAZIONI
 GENERALE - GALLERIA BOLANO
 PLANIMETRIA IMPIANTI TT: RETE DATI DI EMERGENZA, TELEFONIA DI EMERGENZA E DIFFUSIONE SONORA

REV.	DATA	DESCRIZIONE	REDATTO	VERIFICATO	APPROVATO
FO	20/06/2011	EMISSIONE FINALE	D. RE	M. TACCA	I. BARILLI

CODICE: C G O 7 0 0 P 1 P D C F I T T G O 0 0 0 0 0 1 1 F O
 FO: 20/06/2011
 DESCRIZIONE: EMISSIONE FINALE
 REDATTO: D. RE
 VERIFICATO: M. TACCA
 APPROVATO: I. BARILLI
 SCALA: 1:1000
 NOME DEL FILE: CF0164_F0.dwg